

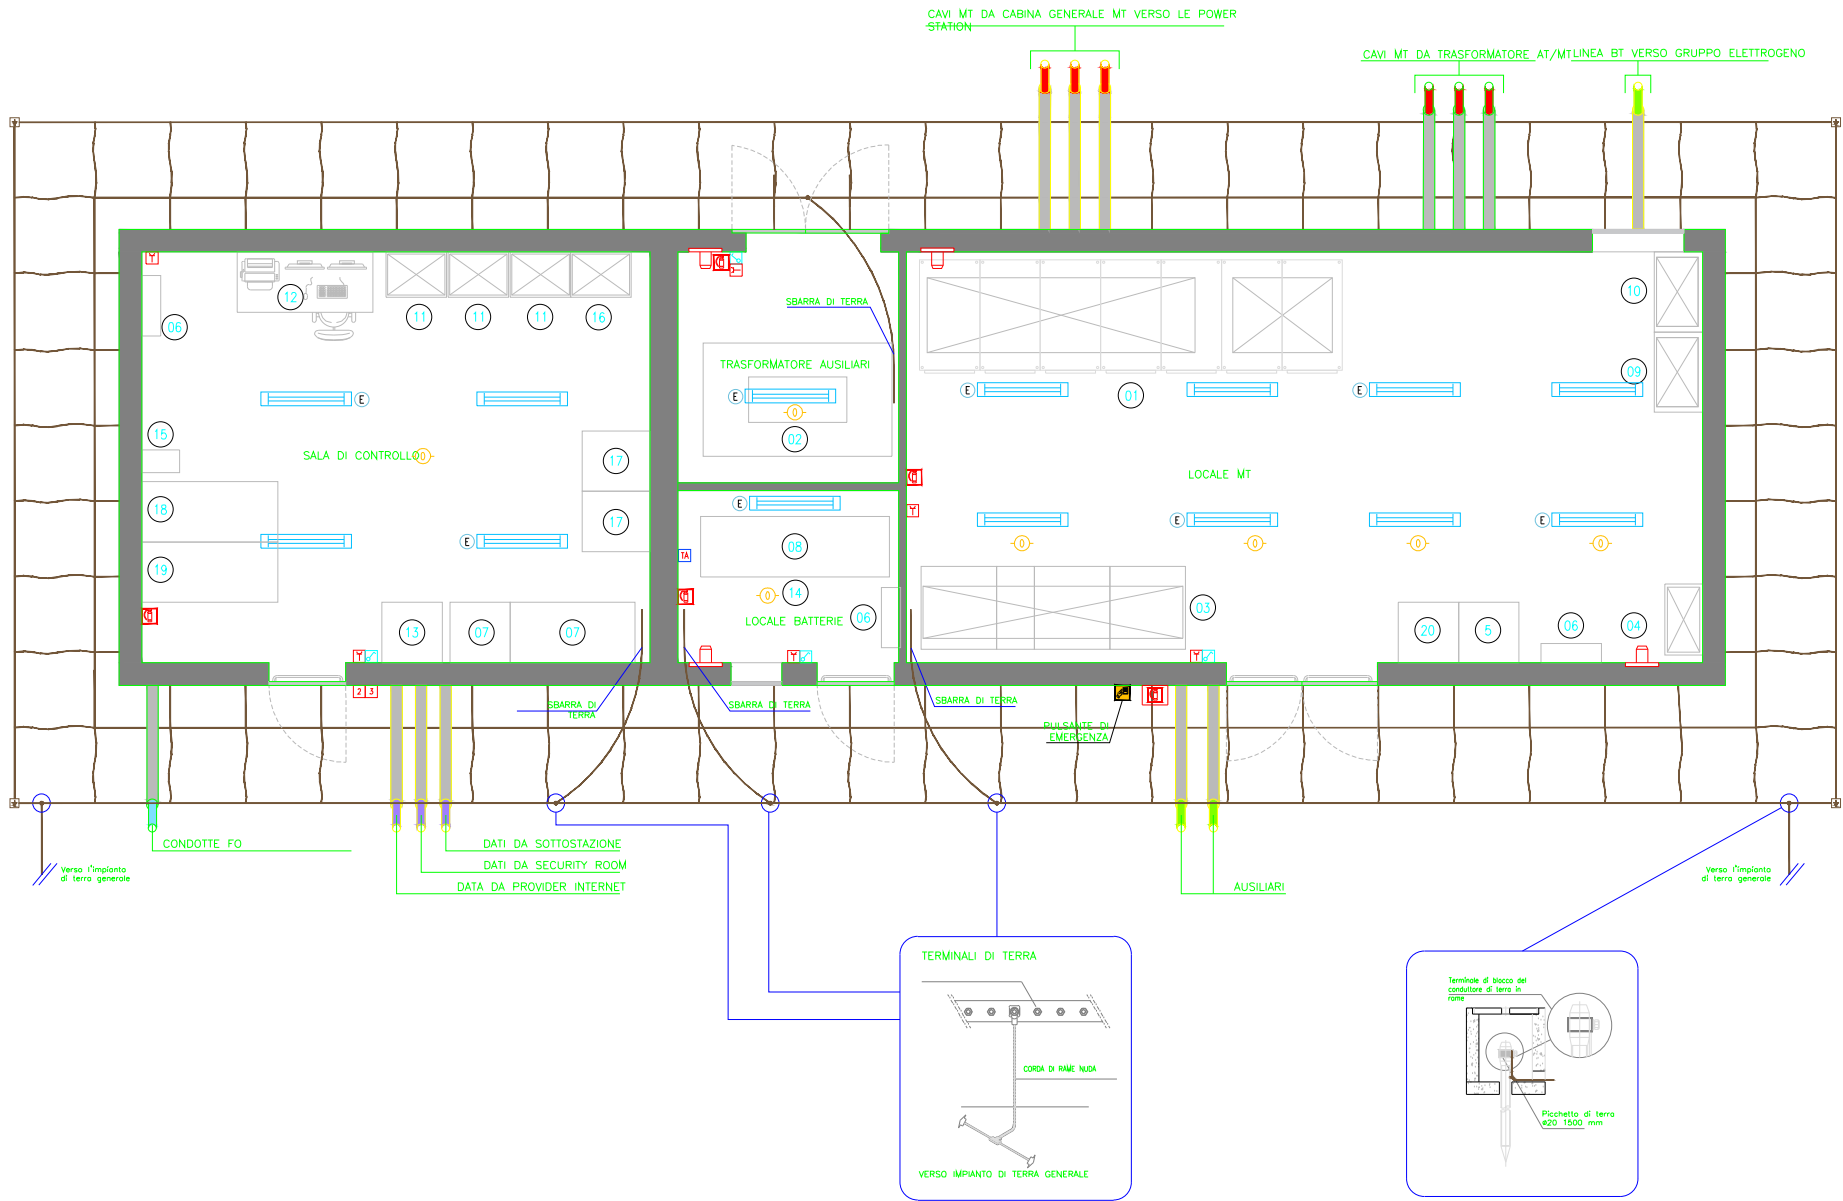
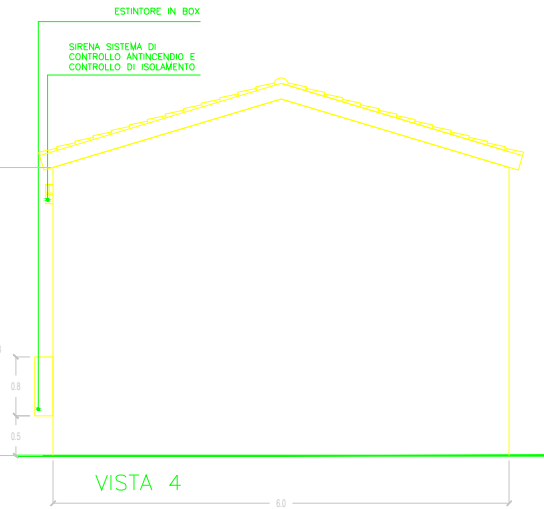
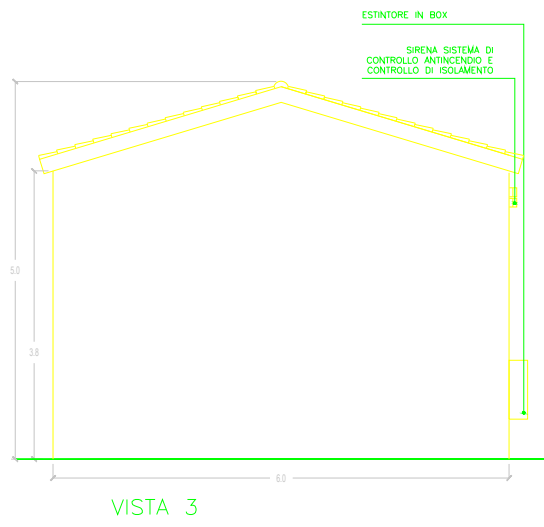
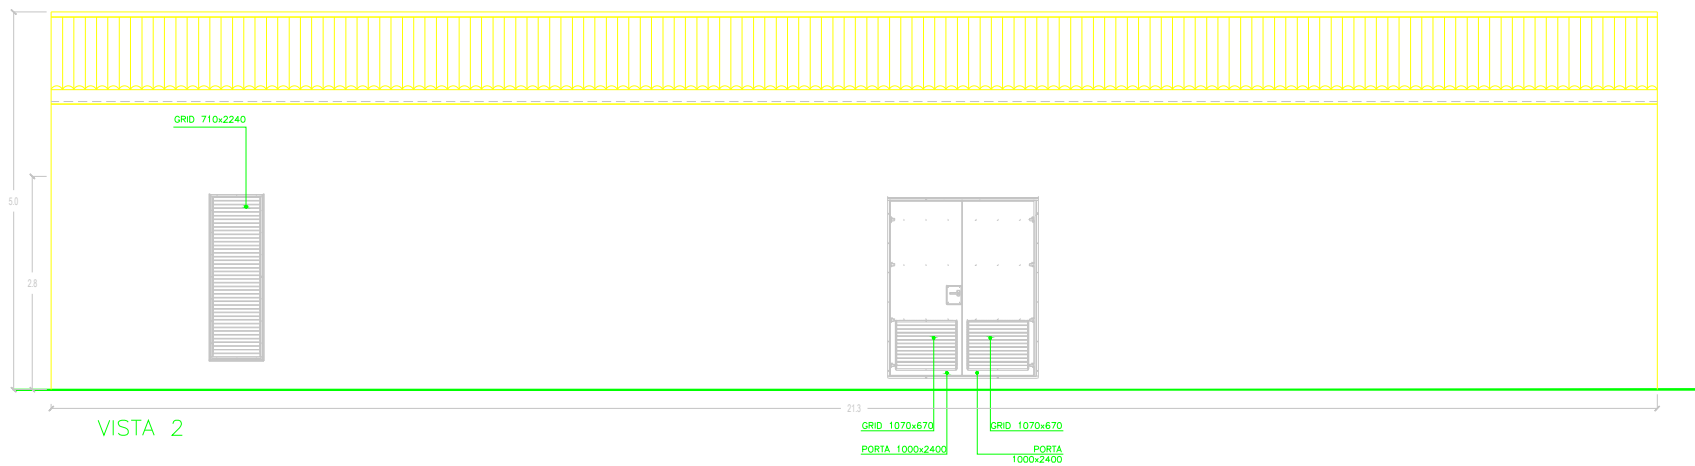


PLANIMETRIA ALLESTIMENTO ELETTRICO

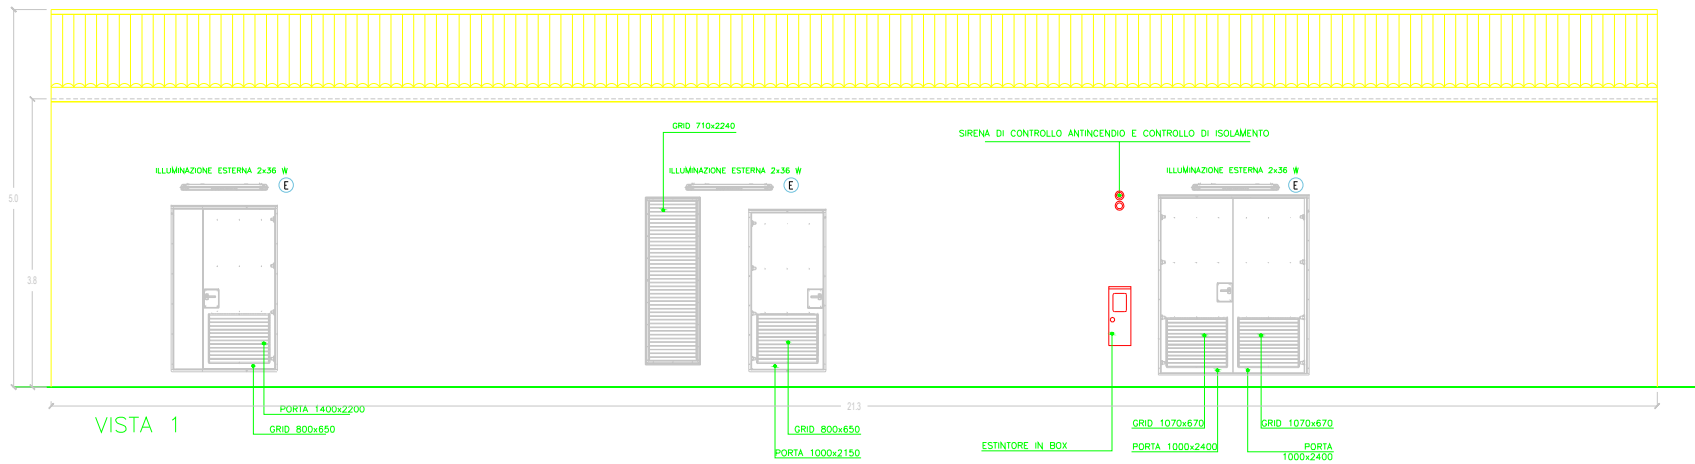

PLANIMETRIA GENERALE QUOTATA

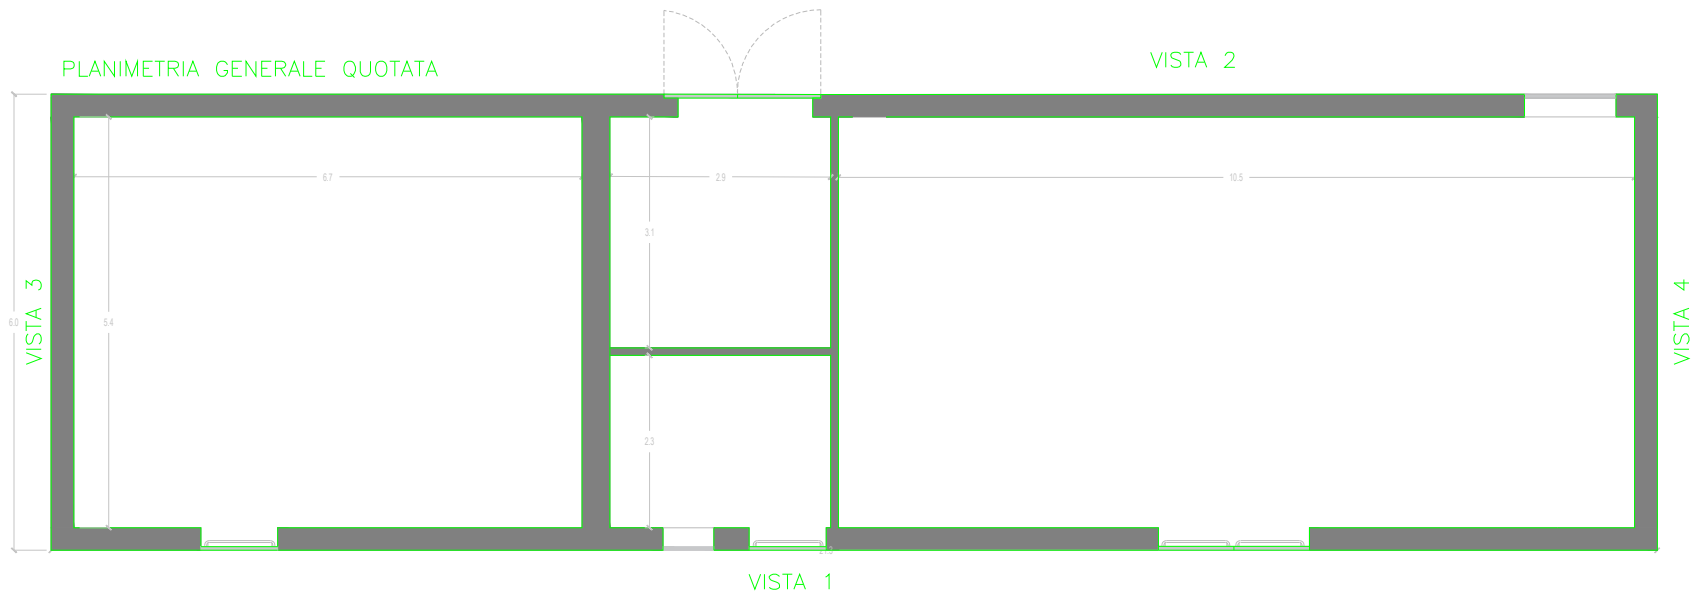

LEGENDA

- RECINZIONE IN PROGETTO
- TRACKER
- ACCESSO AREA IMPIANTO
- VIABILITA' INTERNA IN PROGETTO
- CABINA ELETTRICA GENERALE MT
- ESTRATTORE
- PRESA SHUKO 10 A - PRESA 2P+T
- IEC309 1P+N+PE
- IEC309 3P+N+PE
- ILLUMINAZIONE 2x36W
- ILLUMINAZIONE D'EMERGENZA
- SWITCH BIPOLARE
- ESTINTORE
- ESTINTORE IN BOX
- RIVELATORE DI FUMI OTTICO
- ALLARME MAGNETICO
- TERMOSTATO
- SENSORE DI PROSSIMITA' A SOFFITTO

- QUADRO PRINCIPALE MT 36 kV
- TRASFORMATORE AUSILIARI 20/0.4 kV 200 kVA
- QUADRO BT FUNZIONAMENTO ORDINARIO/EMERGENZA
- QUADRO DISTRIBUZIONE BT LOCALE
- OSCILLOPERTURBOGRAFO (SEZIONE REMOTA*)
- ARIA CONDIZIONATA
- AC UPS (INVERTITORE + INVERTER) SEZIONE NORMALE + SEZIONE DI RICARICA
- BATTERIE PER UPS
- DISTRIBUZIONE MT UPS
- DISTRIBUZIONE AUX MT
- SCADA SYSTEM DCS & PPC (POWER PLAN CONTROLLER)
- SCADA + VIDEOSORVEGLIANZA WORKSTATION
- TMS (TRACKER MONITORING SYSTEM)
- BATTERY HYDROGEN DETECTORS
- PANNELLO DI CONTROLLO ANTINCENDIO
- CABINA TELECOMUNICAZIONE
- DC UPS (110 Vdc-24 Vdc)
- RTU + UPDM (SEZIONE REMOTA*)
- CONTATORI FISCALI
- PROTEZIONI AT (SEZIONE REMOTA*)

0	Prima Emissione	FR	FR	F. Rappresent	20/12/2023
Rev.	Descrizione	Redatto	Verificato	Approvato	Data
Proponente:	TREP RENEWABLES (CAVAREZE 4) SRL Piazzale Giulio Douhet, 25 - 00143 - Roma (RM) P.IVA n° 07.17374271003 - REA RM - 1714161				
Progetto:	IMPIANTO AGRIVOLTAICO POTENZA DI GENERAZIONE (DC) 58.905 MWp POTENZA NOMINALE IN IMMISSIONE (AC) 56.1 MW Comune di Cavarzere (VE) - Comune di Asolo (RG)				
Progetto:	PROGETTO DEFINITIVO (Art. 23 del D. Lgs. 152/2006 e ss. mod.) Art. 15 del D. Lgs. 384/2015 e ss. mod.)				
Progetto:	ING. FABIO RAPICAVOLI - iscritto all'Ordine degli Ingegneri della Provincia di Catania al n. 46222				
Tabella:	CABINA GENERALE AT				Tav. n° PI-T11
Rev.	23-07/24-ET-COZ-P5-T11_0	Foglio: 01 Scale: 1:50			