
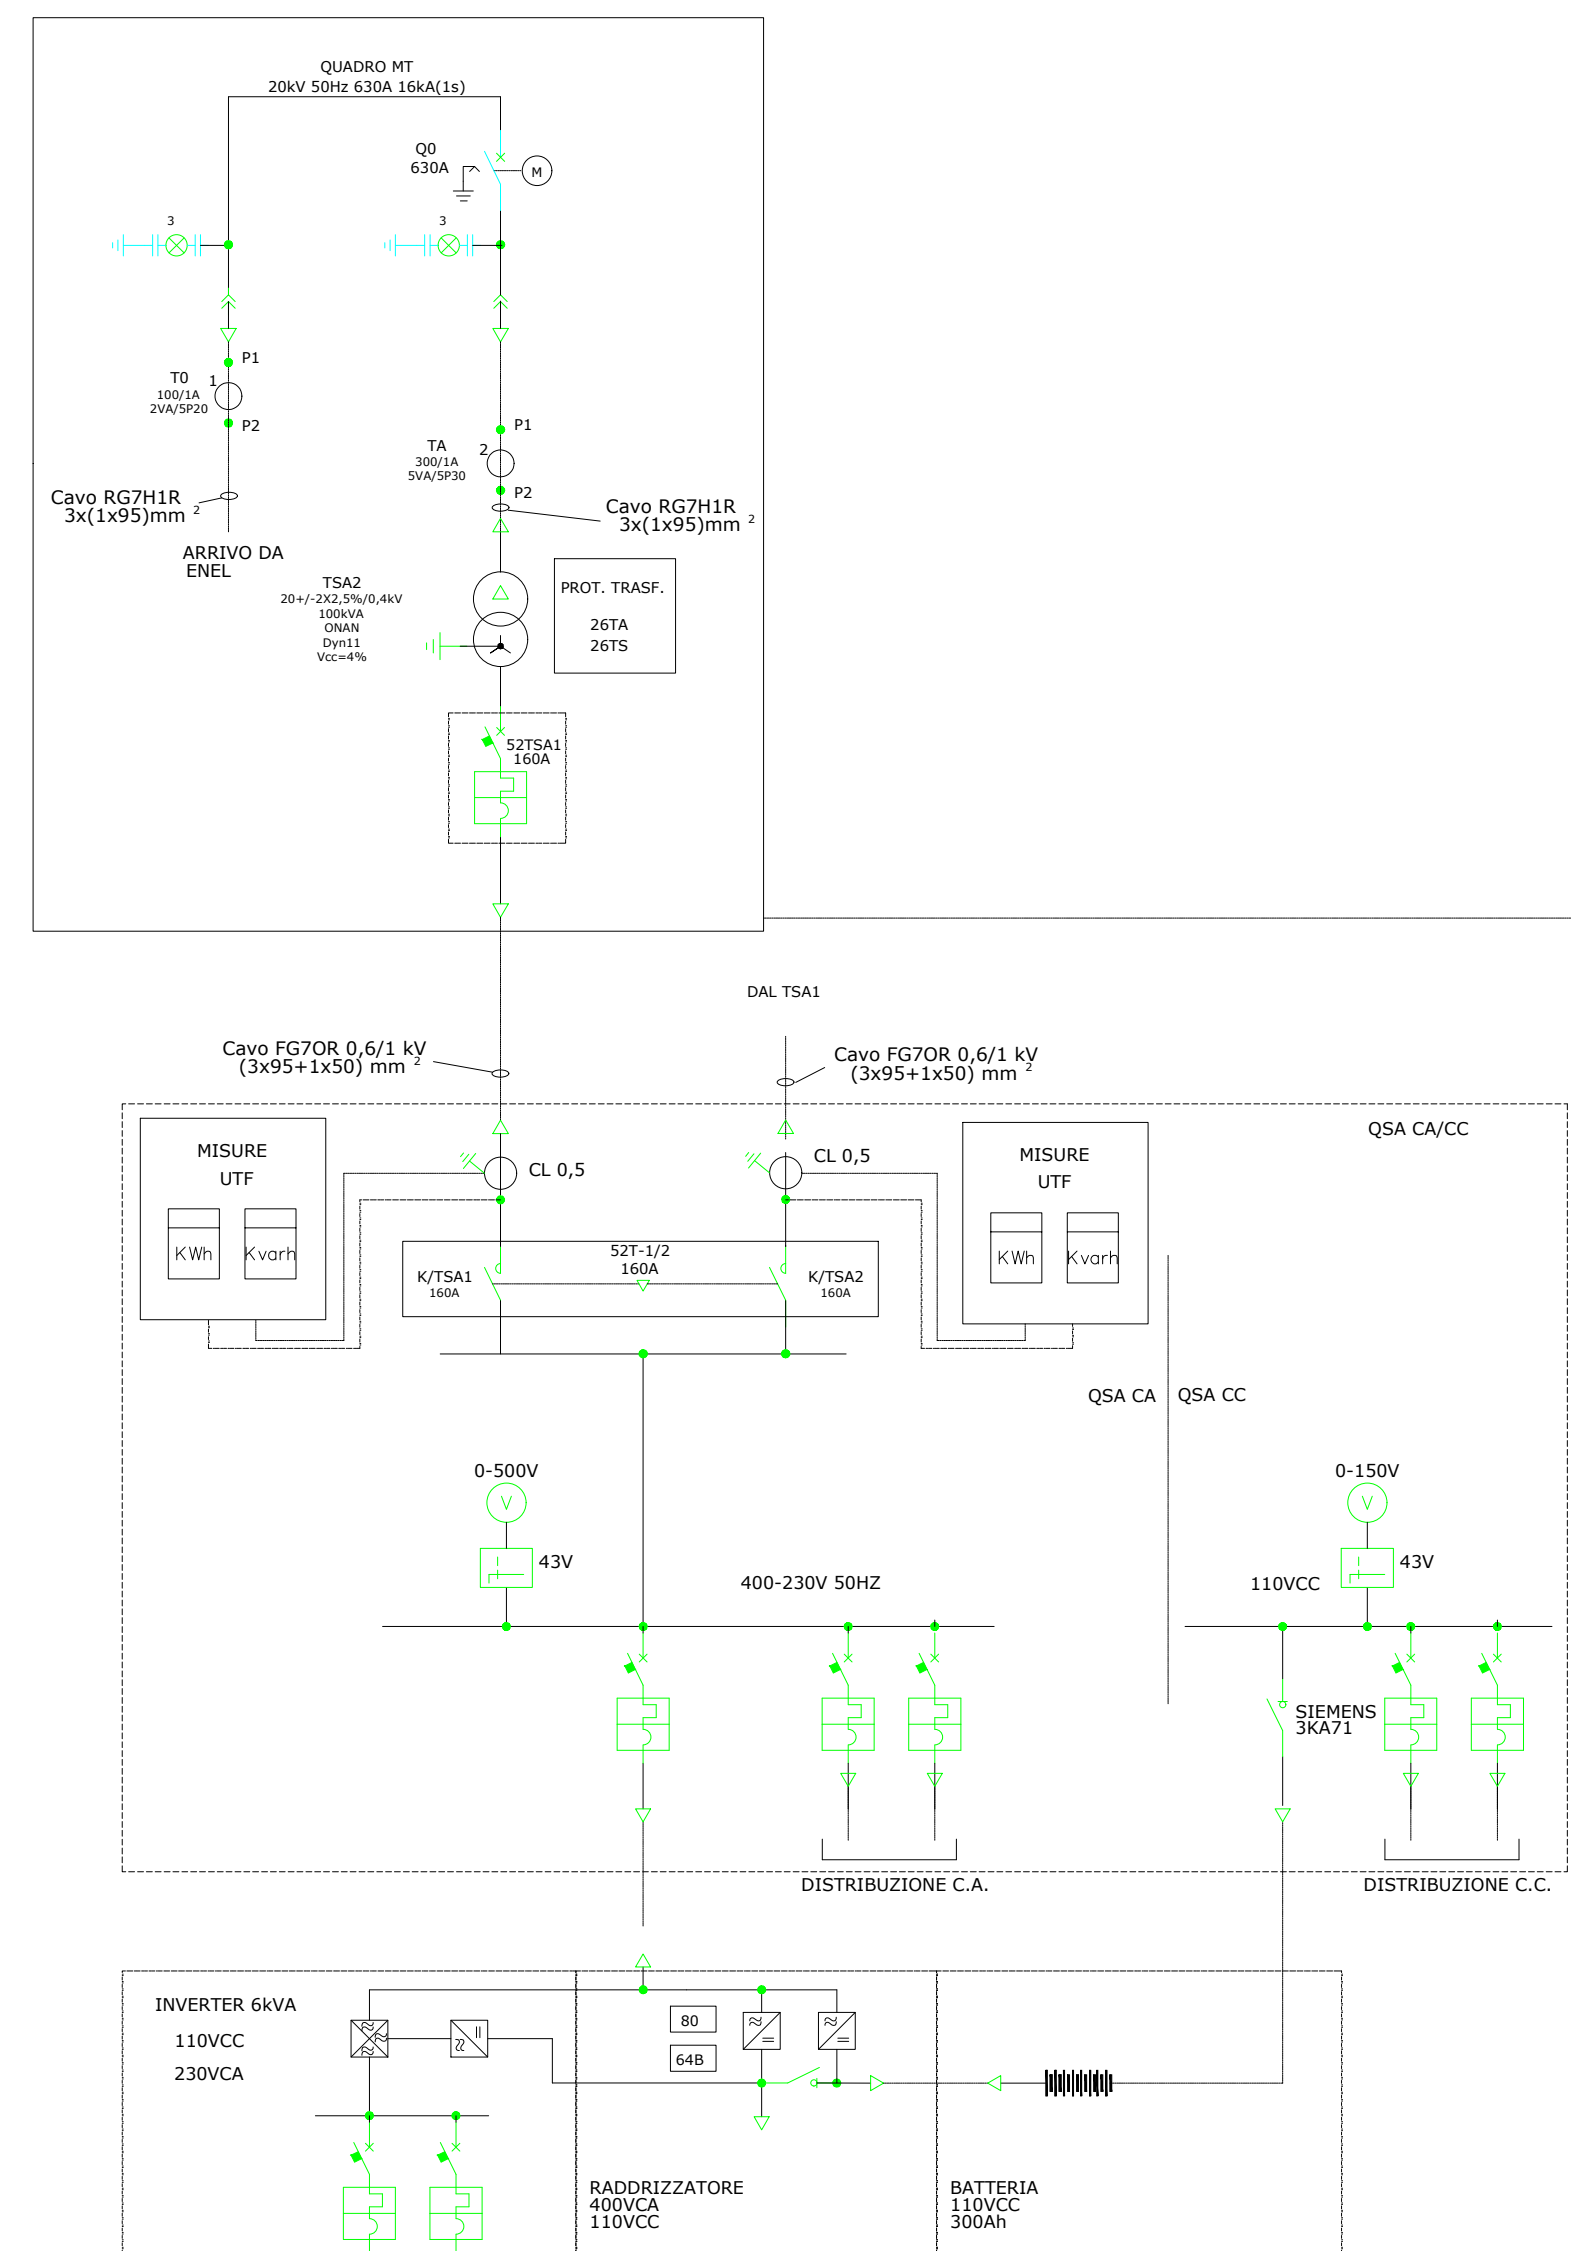


UNIFILARE DI CONNESSIONE ALLA RETE RTN

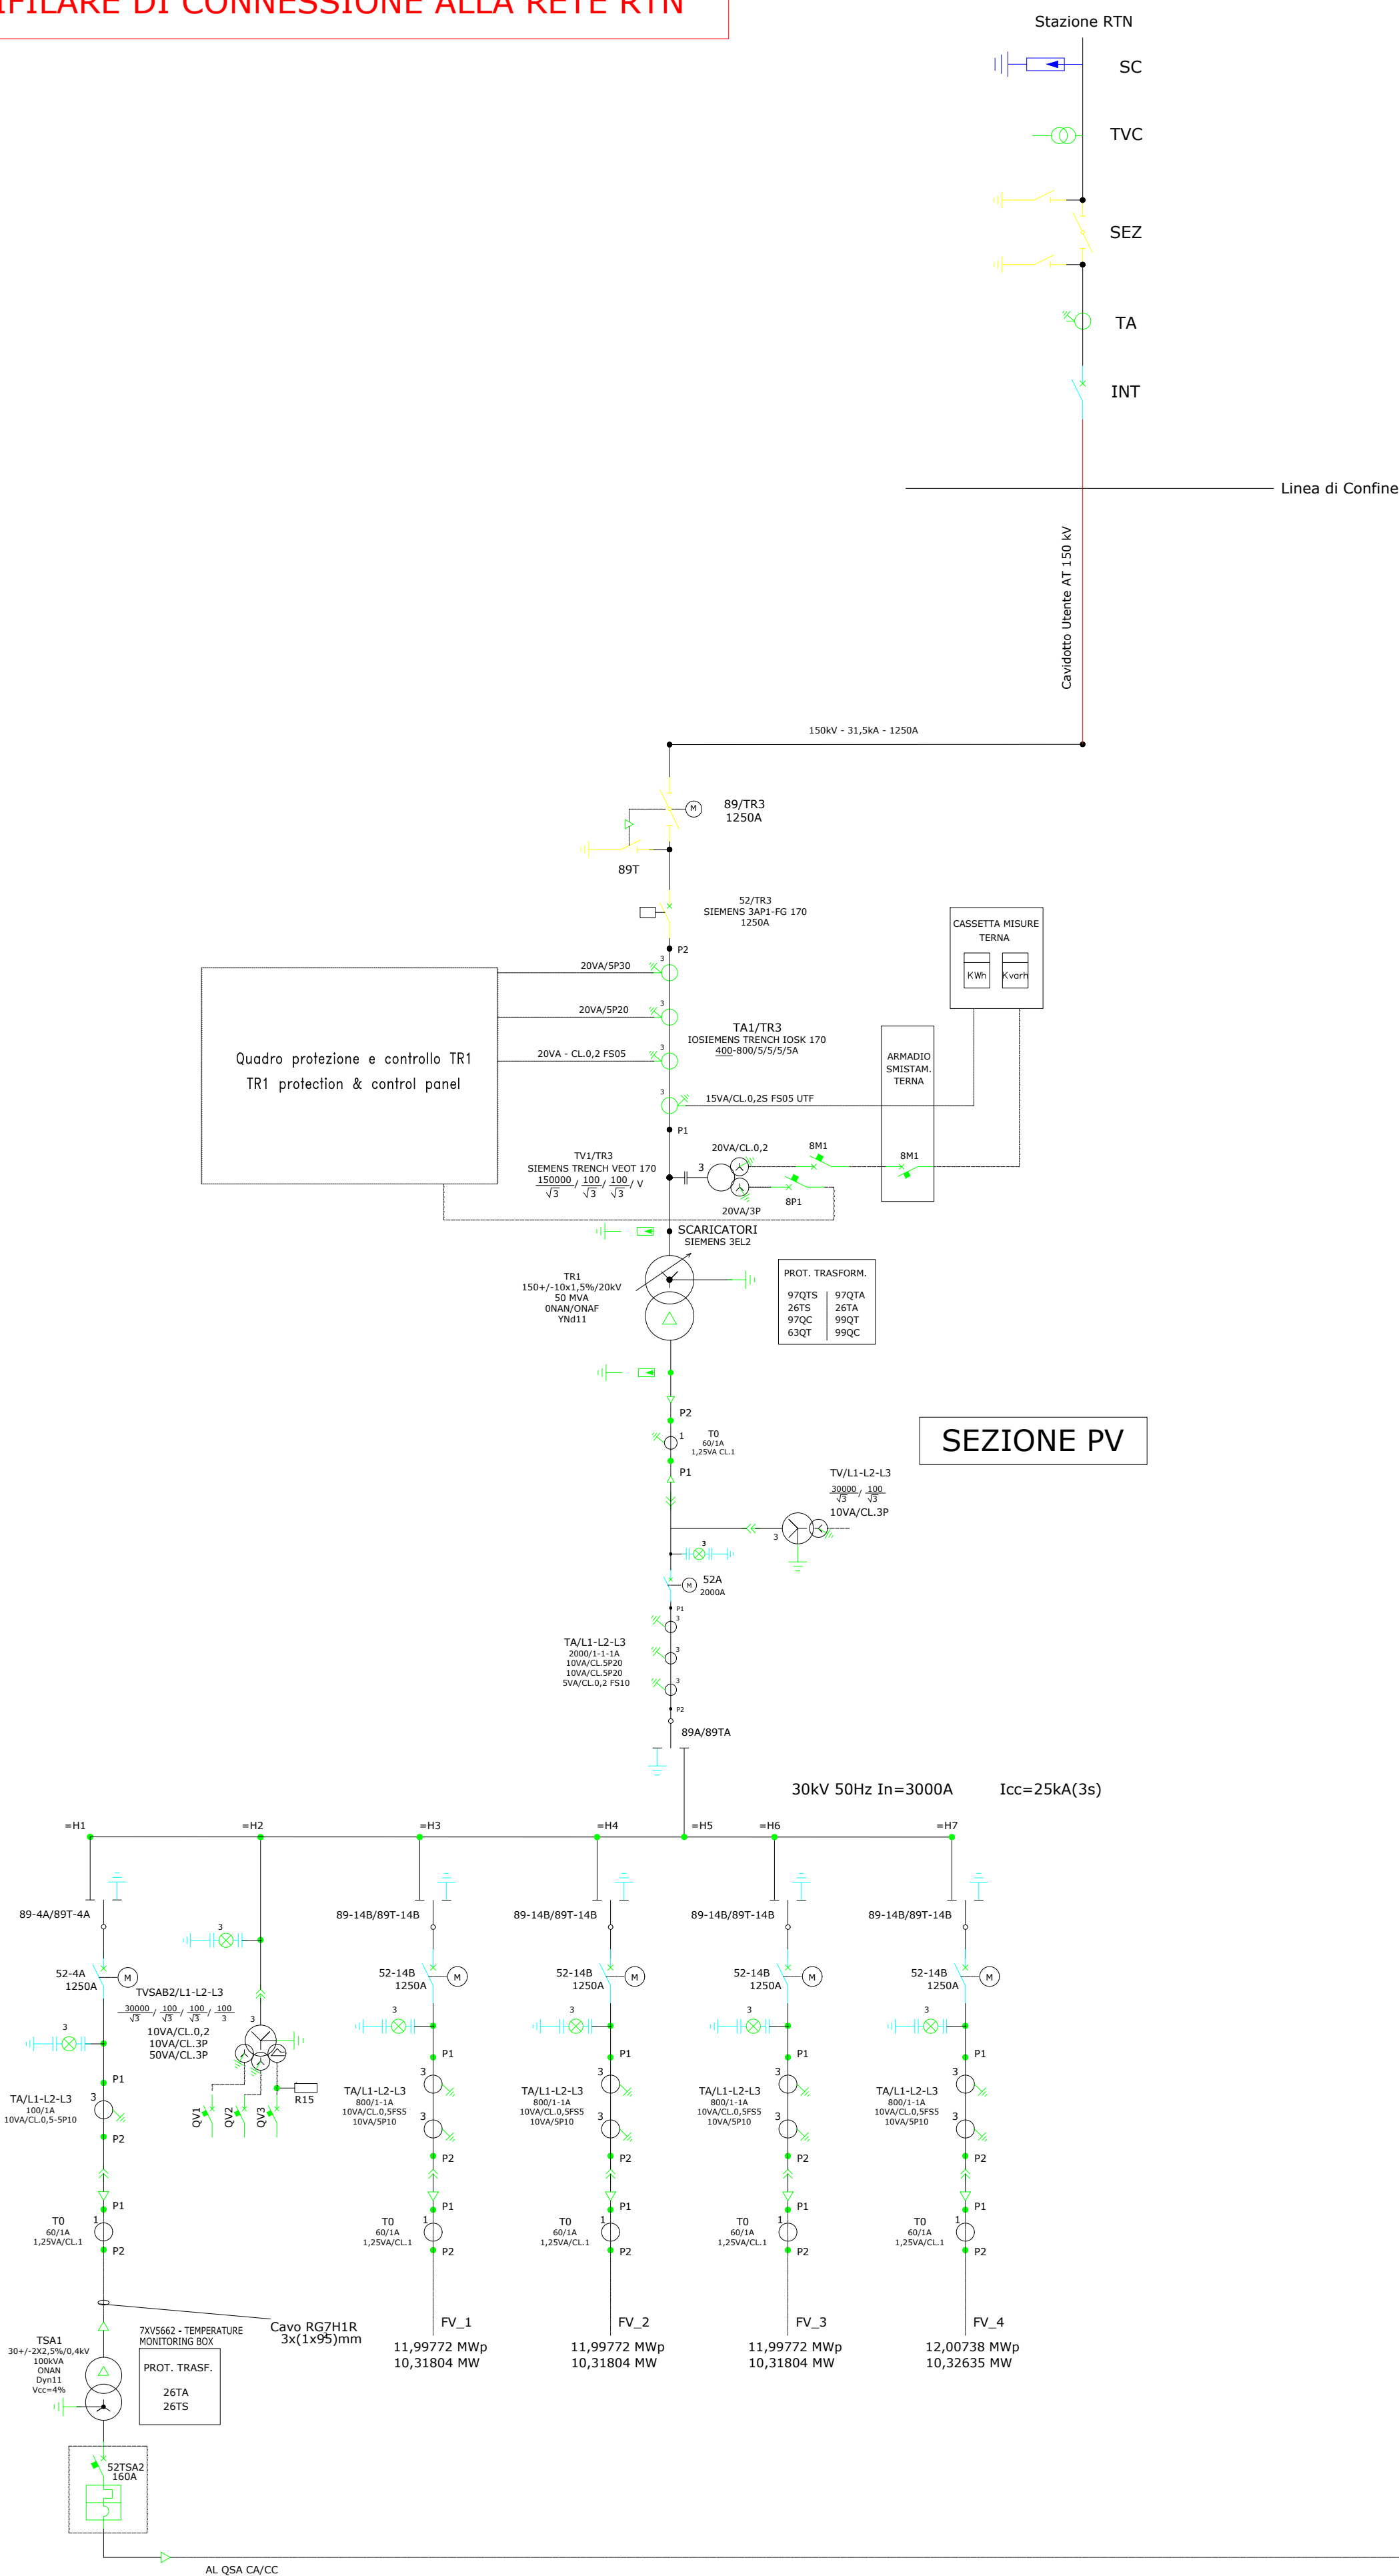

LEGENDA:

99QT	MINIMO LIVELLO OLIO TRAFLO ALLARME
99QC	MINIMO LIVELLO OLIO V.S.C. ALLARME
26TA	TEMPERATURA ALLARME
97QTA	BUCHHOLZ TRAFLO ALLARME
26TS	TEMPERATURA SCATTO
97QTS	BUCHHOLZ TRAFLO SCATTO
97QC	BUCHHOLZ V.S.C. SCATTO
63QT	VALV. DI SOVRAPRESS. SCATTO
50/51	MASSIMA CORRENTE
59N	MASS. TENSIONE OMOPOLARE
27	MINIMA TENSIONE
59	MASSIMA TENSIONE
81	MINIMA E MASSIMA FREQUENZA
50BF	MANCATA APERTURA INTERRUETTORE
87T	DIFFERENZIALE TRAFLO
67N	DIREZIONALE DI TERRA

NOTA

———— CIRCUITI AMPEROMETRICI
 ———— CIRCUITI VOLTMETRICI

COMUNE DI FERRANDINA (MT)
CONSORZIO DI SVILUPPO INDUSTRIALE
DELLA PROVINCIA DI MATERA

REALIZZAZIONE IMPIANTO FOTOVOLTAICO

 
PROGETTO PER LA REALIZZAZIONE DI UN IMPIANTO FOTOVOLTAICO
AREA INDUSTRIALE VAL BASENTO

PROVVEDIMENTO AUTORIZZATORIO VIA (art. 23 del Dlgs 152/2006 ssmmi) + AUR
Comune di Ferrandina e Pomarico (MT)
Progetto di un Impianto Fotovoltaico a Terra Potenza Nominale 48,0005 MWp

COMMITTENTE:
Ferrandina Fotovoltaico srl
Via Battisti, n.115
Presicce - Acquarica (LE)

PROGETTISTA:

ESA2PRO srl
Ing Angela Lancellotti



0	PRIMA EMISSIONE	Ing. A. Lanciotti	Ing. A. Lanciotti	Ing. A. Lanciotti	ottobre 2023				
REV	DESCRIZIONE	REDATTO	VISTO	APPROVATO	DATA				
TITOLO:						E02 ELABORATO			
SCHEMI UNIFILARI						VG P IF 01 rev 0			
						SCALA 1: 1000			