

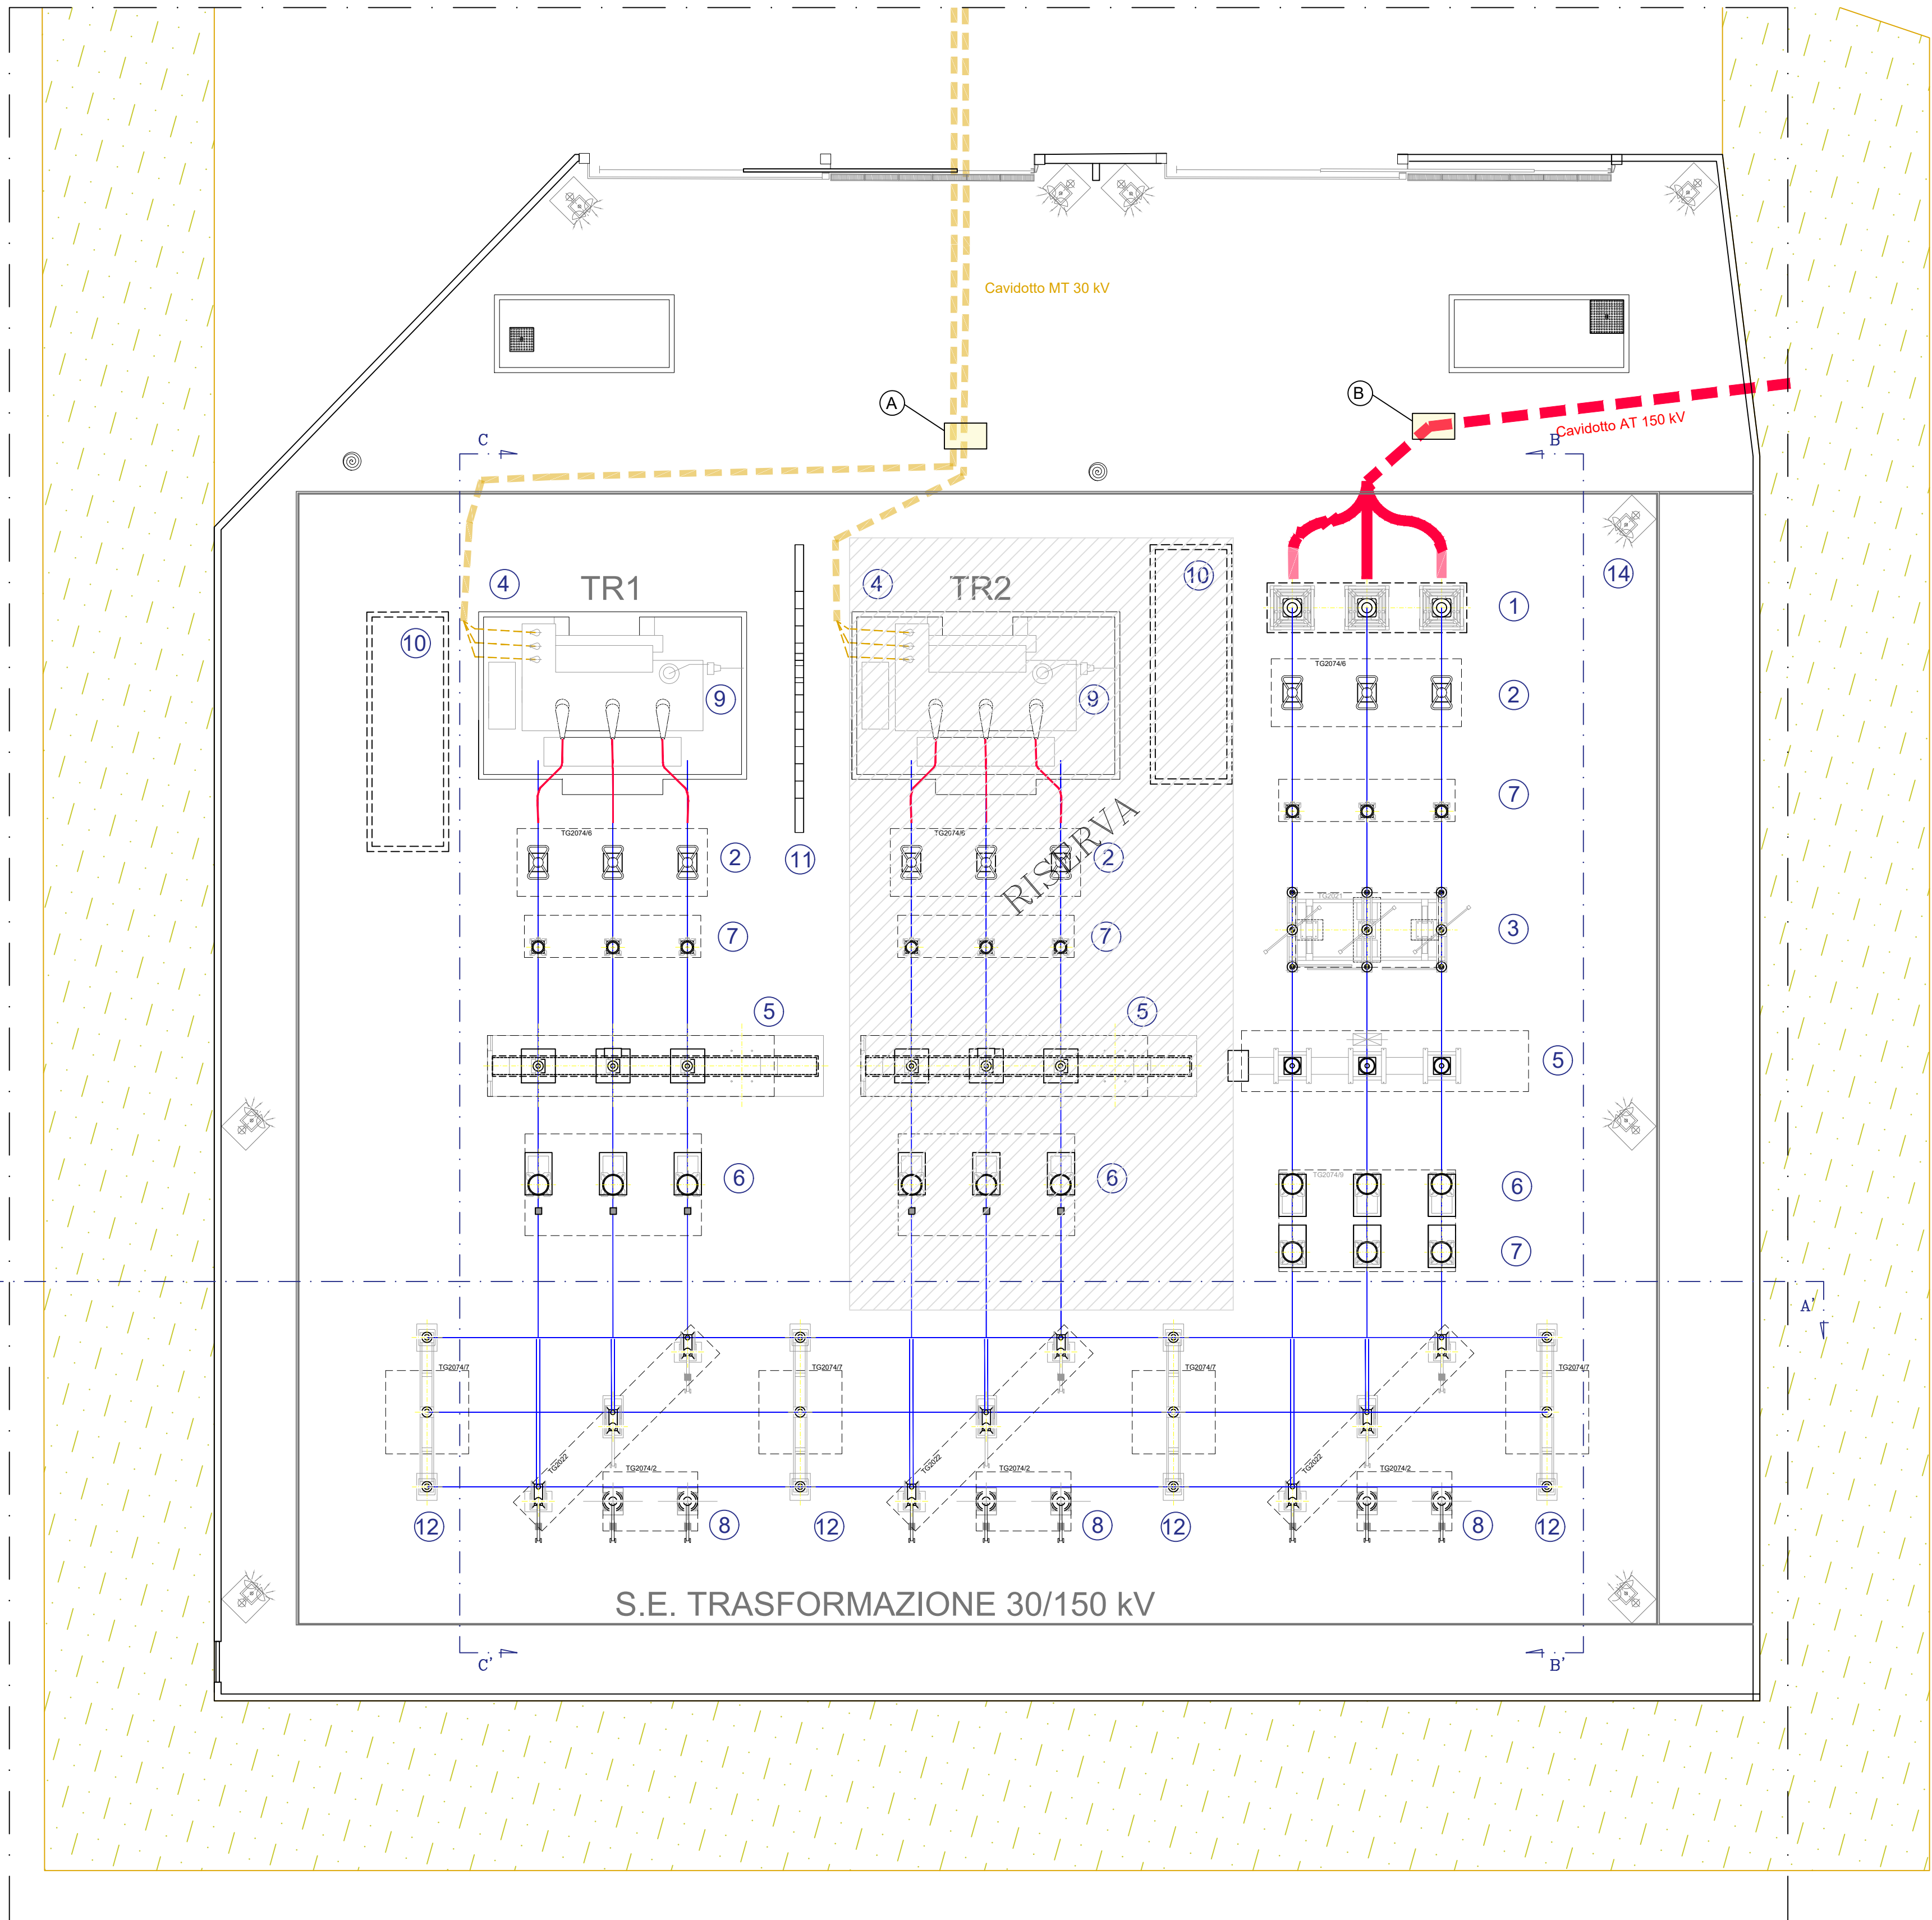
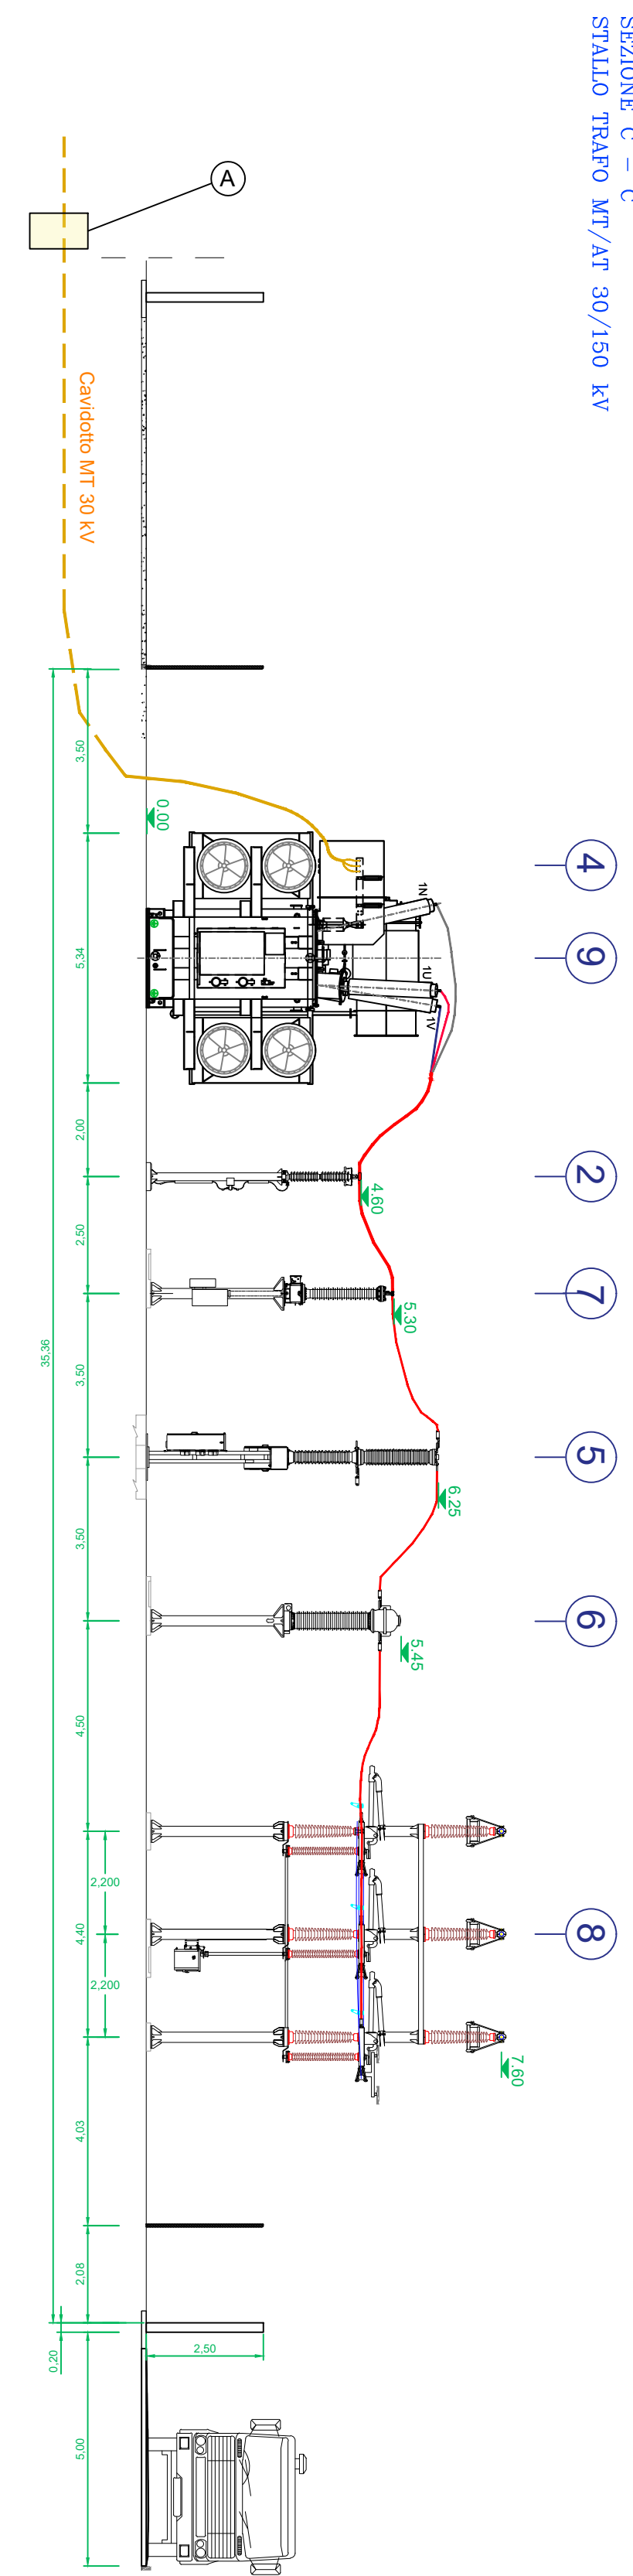





SEZIONE A-A'  
(SBARRE A 150 kV)

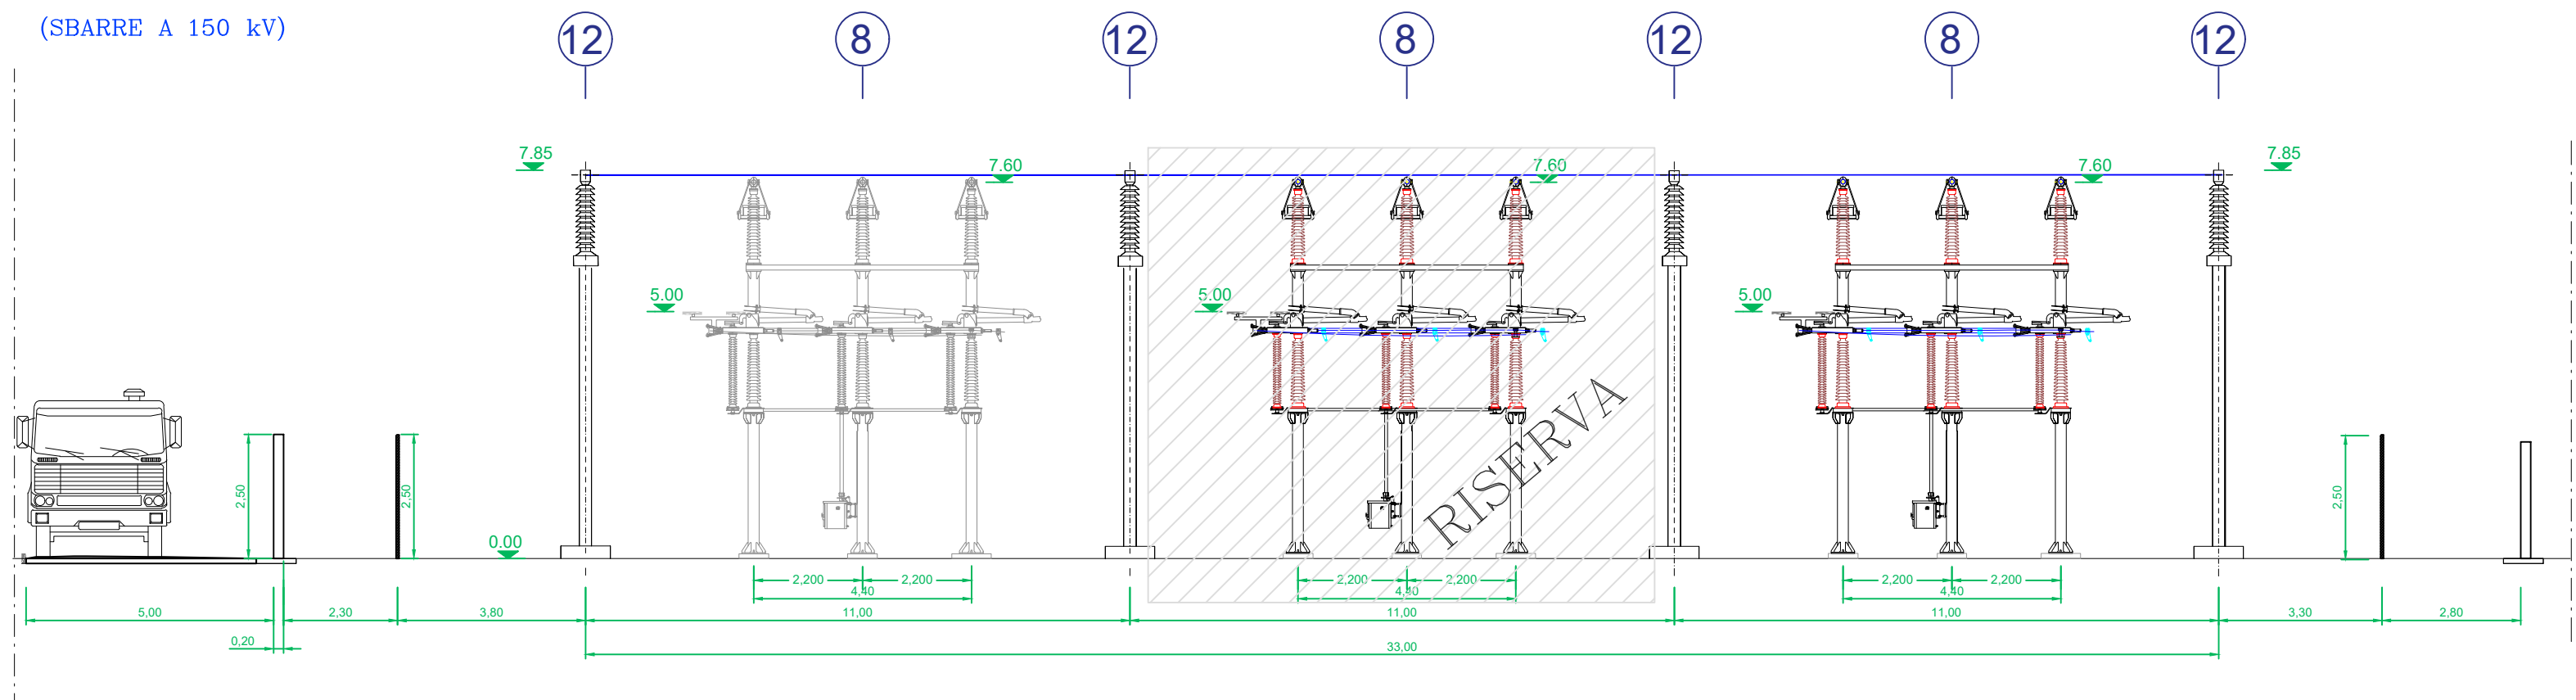


PARTICOLARE: Locale Quadri MT e Locale Servizi CS-1

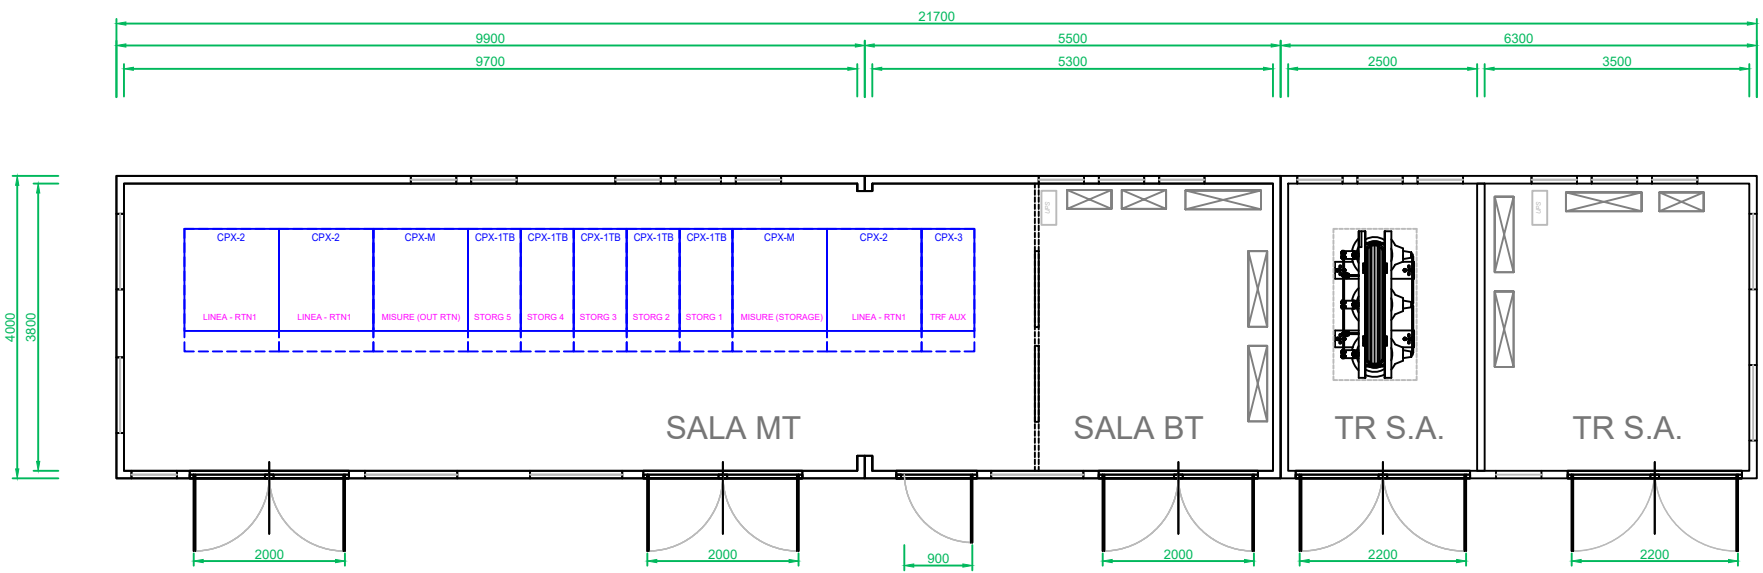

 PARTICOLARE: Locale Servizi CS-2

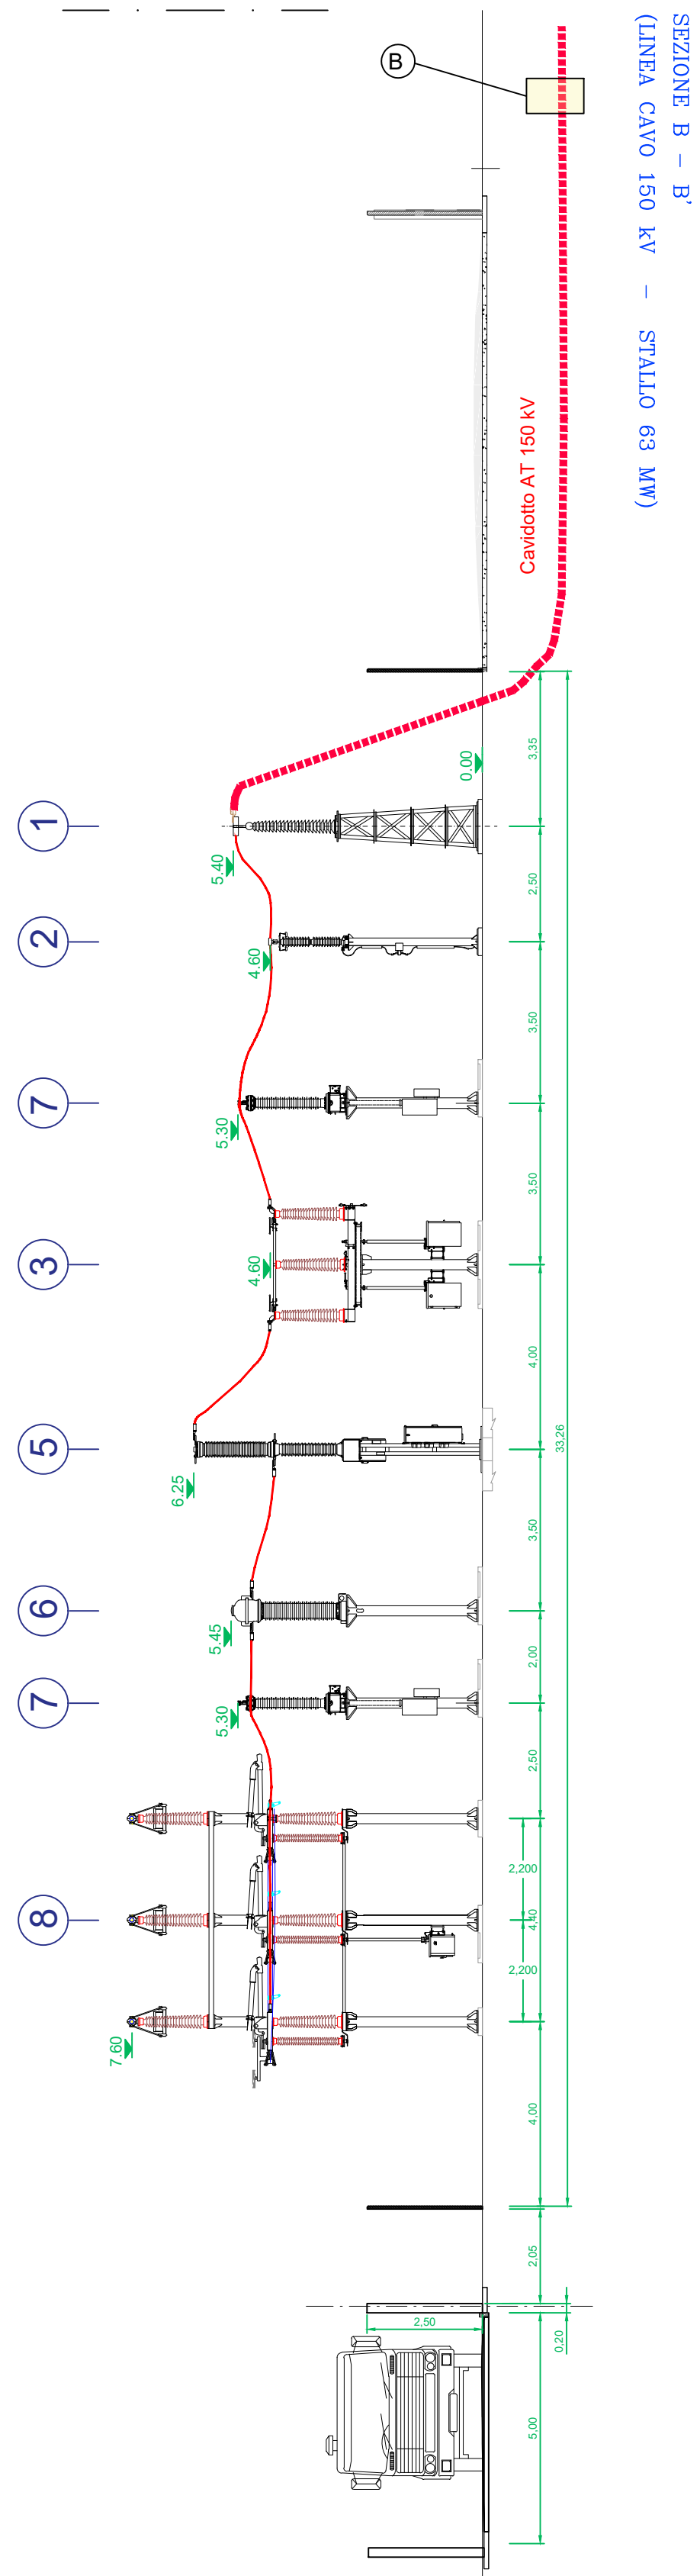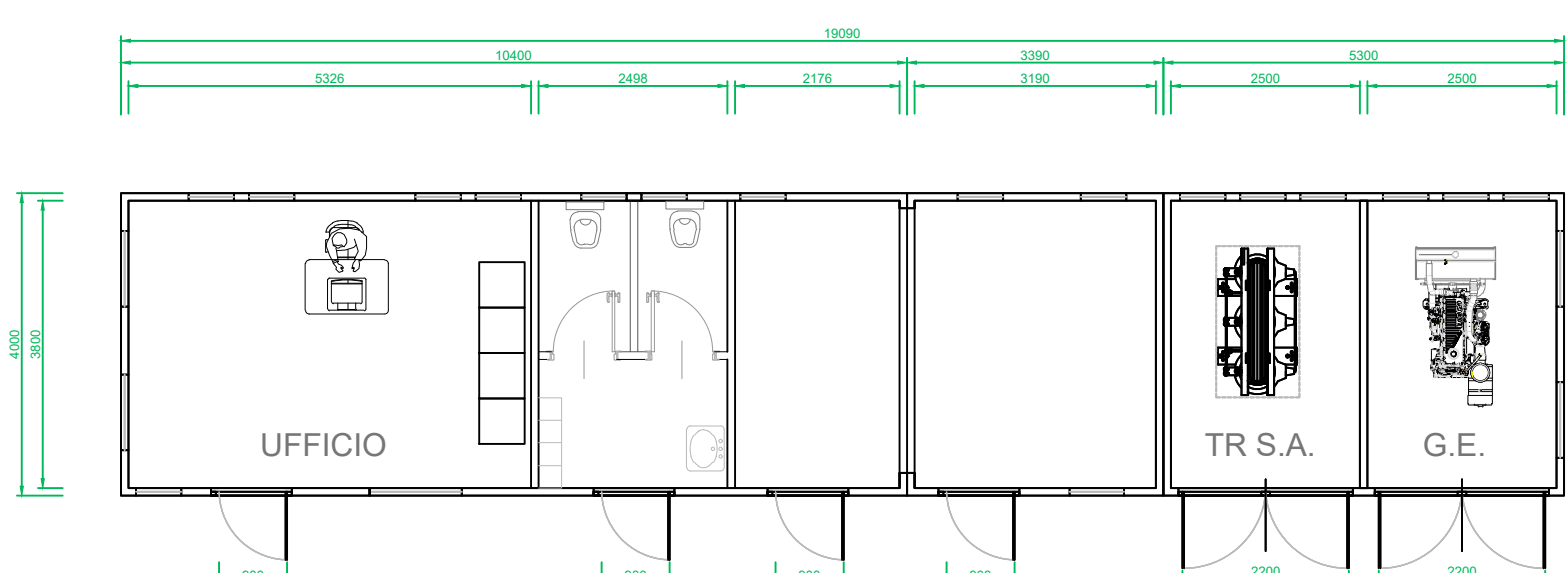


SCHEMA UNIFILARE MT/AT

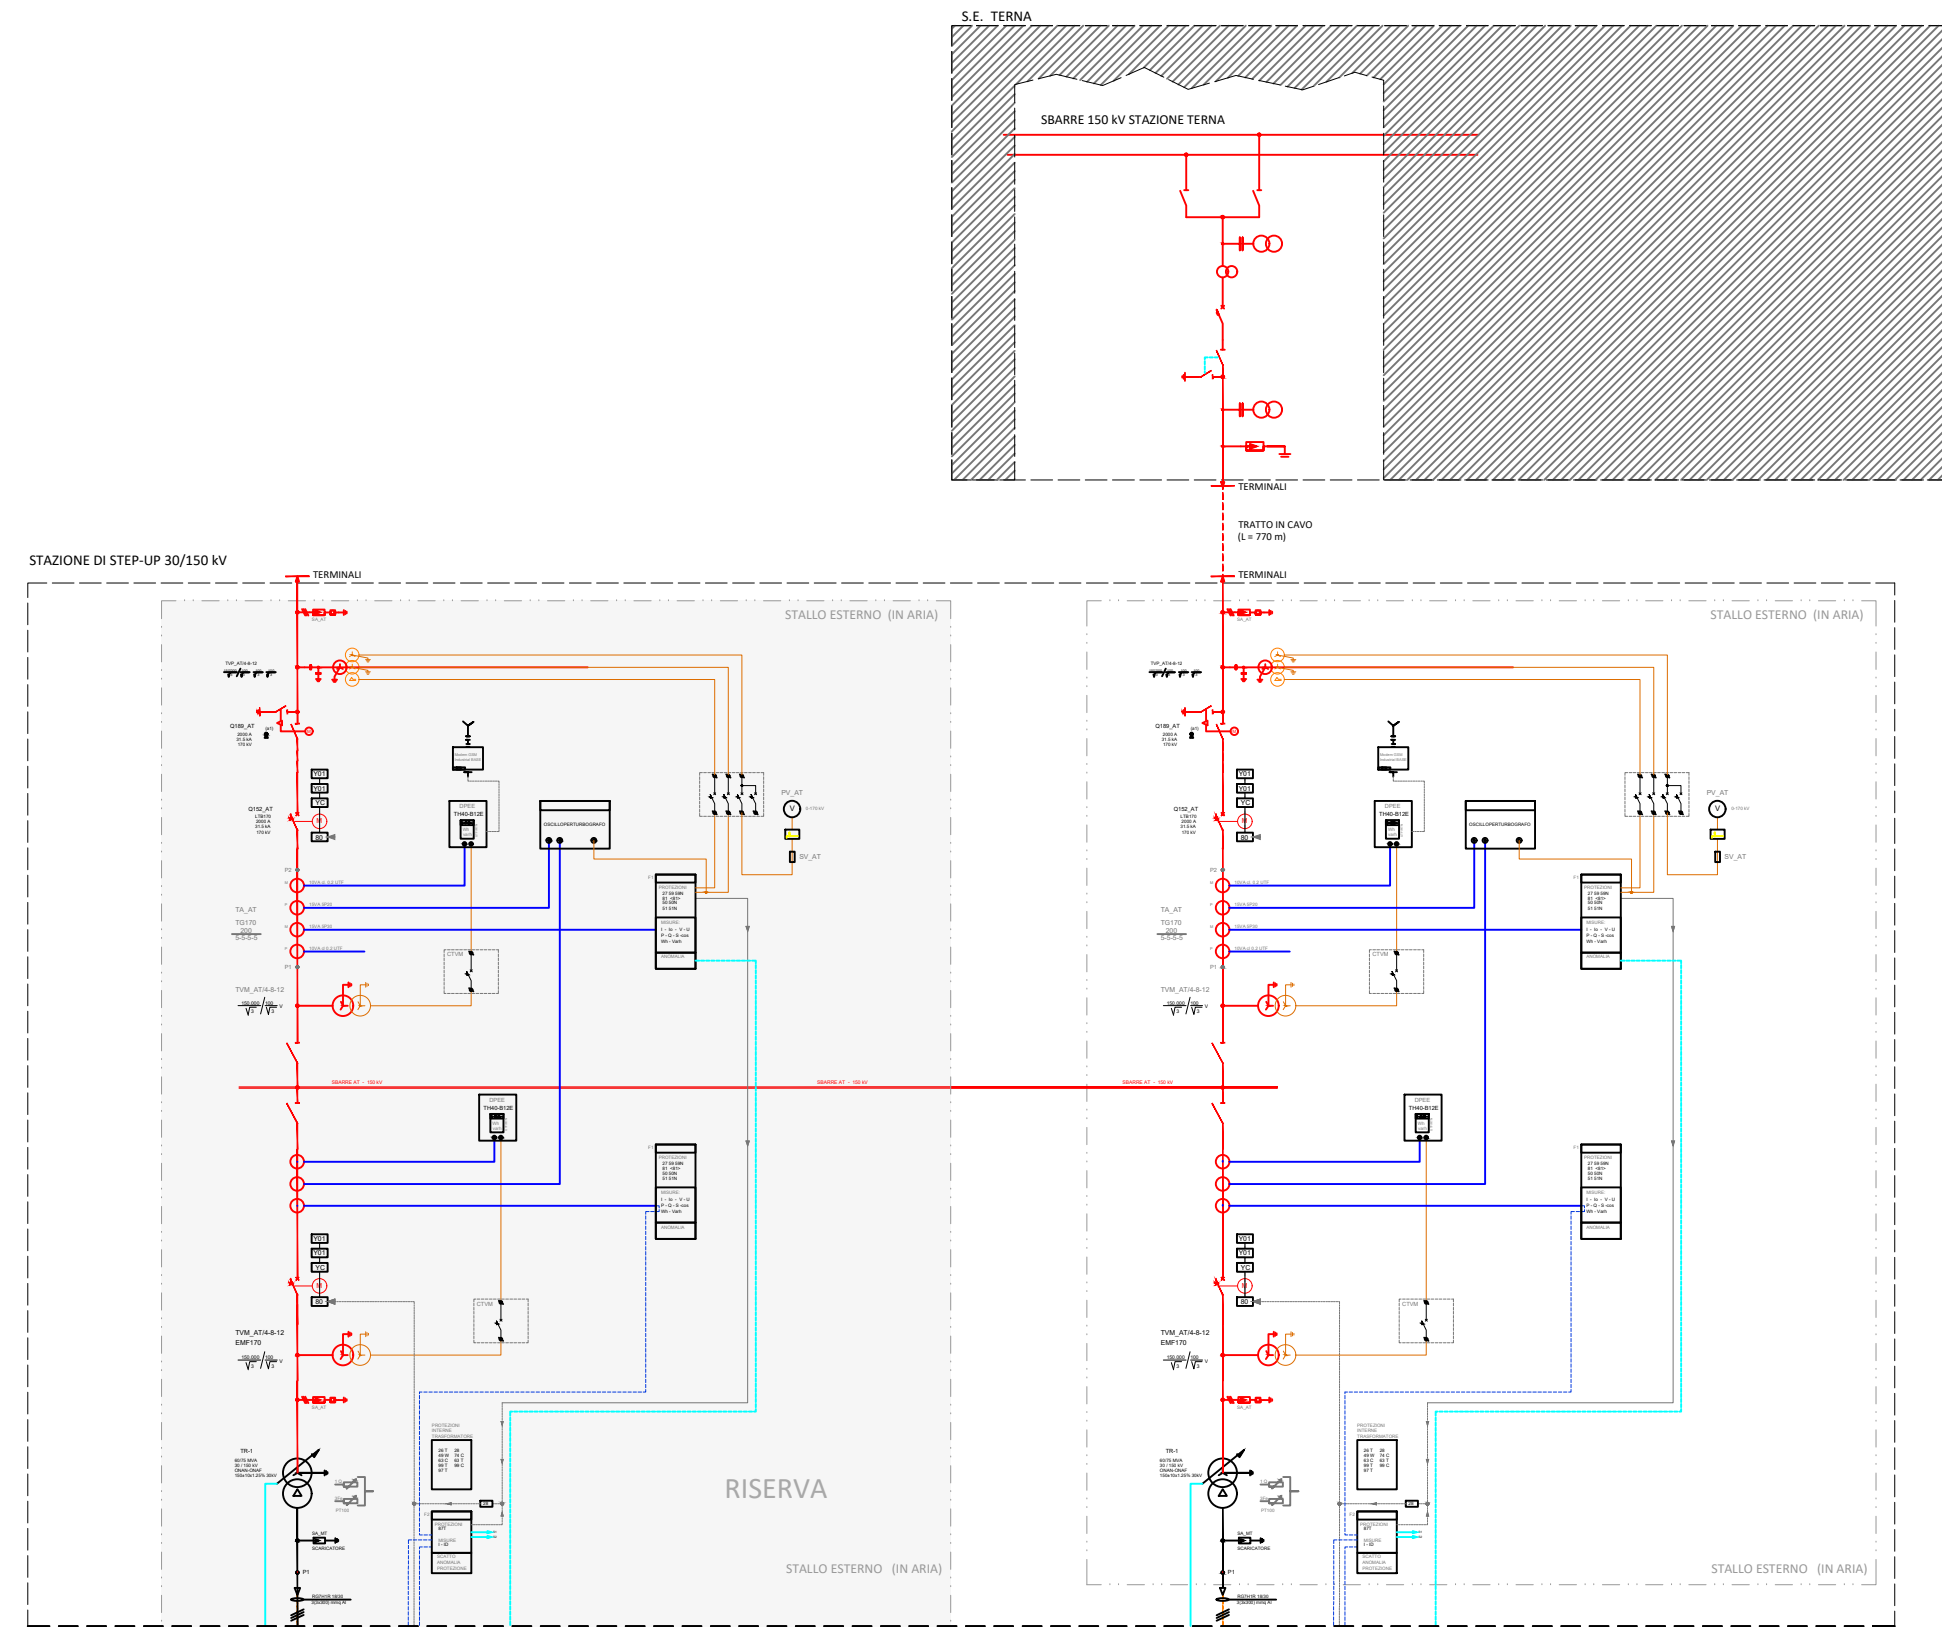


- 1 Terminali partenza cavo a 150 kV
- 2 Scaricatore
- 3 Sezionatore tripolare orizzontale con lame di messa a terra e comando motorizzato
- 4 Terminale cavo MT - 30 kV
- 5 Interruttore tripolare
- 6 Trasformatore di corrente (TA)
- 7 Trasformatore di tensione induttivo (TV)
- 8 Sezionatore tripolare verticale
- 9 Trasformatore di potenza
- 10 Vasca raccolta olio
- 11 Muro Tagliafiamme
- 12 Portale sbarre (colonnino)
- 13 Trasformatore di tensione capacitivo
- 14 Proiettore su palo per illuminazione
- A Cavidotto interrato MT (30 kV)
- B Cavidotto interrato AT (150 kV)

PARTICOLARE A: SEZIONE DI SCAVO IN MT

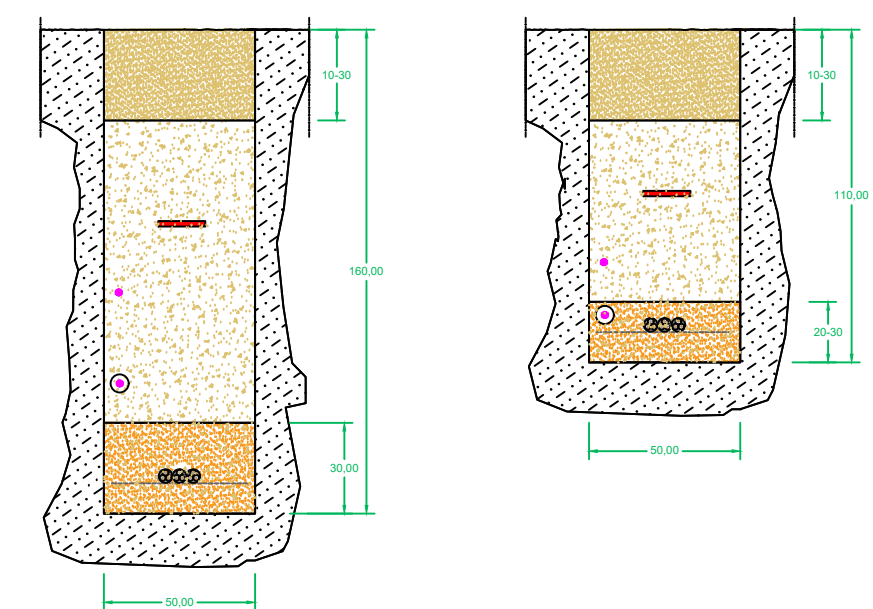


Scala: 1:25


PARTICOLARE B: SEZIONE DI SCAVO IN AT

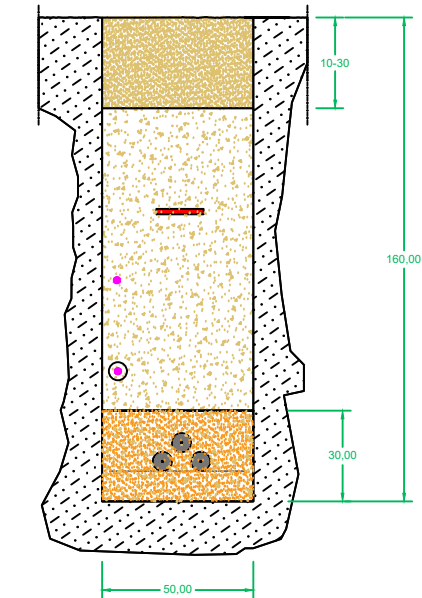

Scala: 1:25

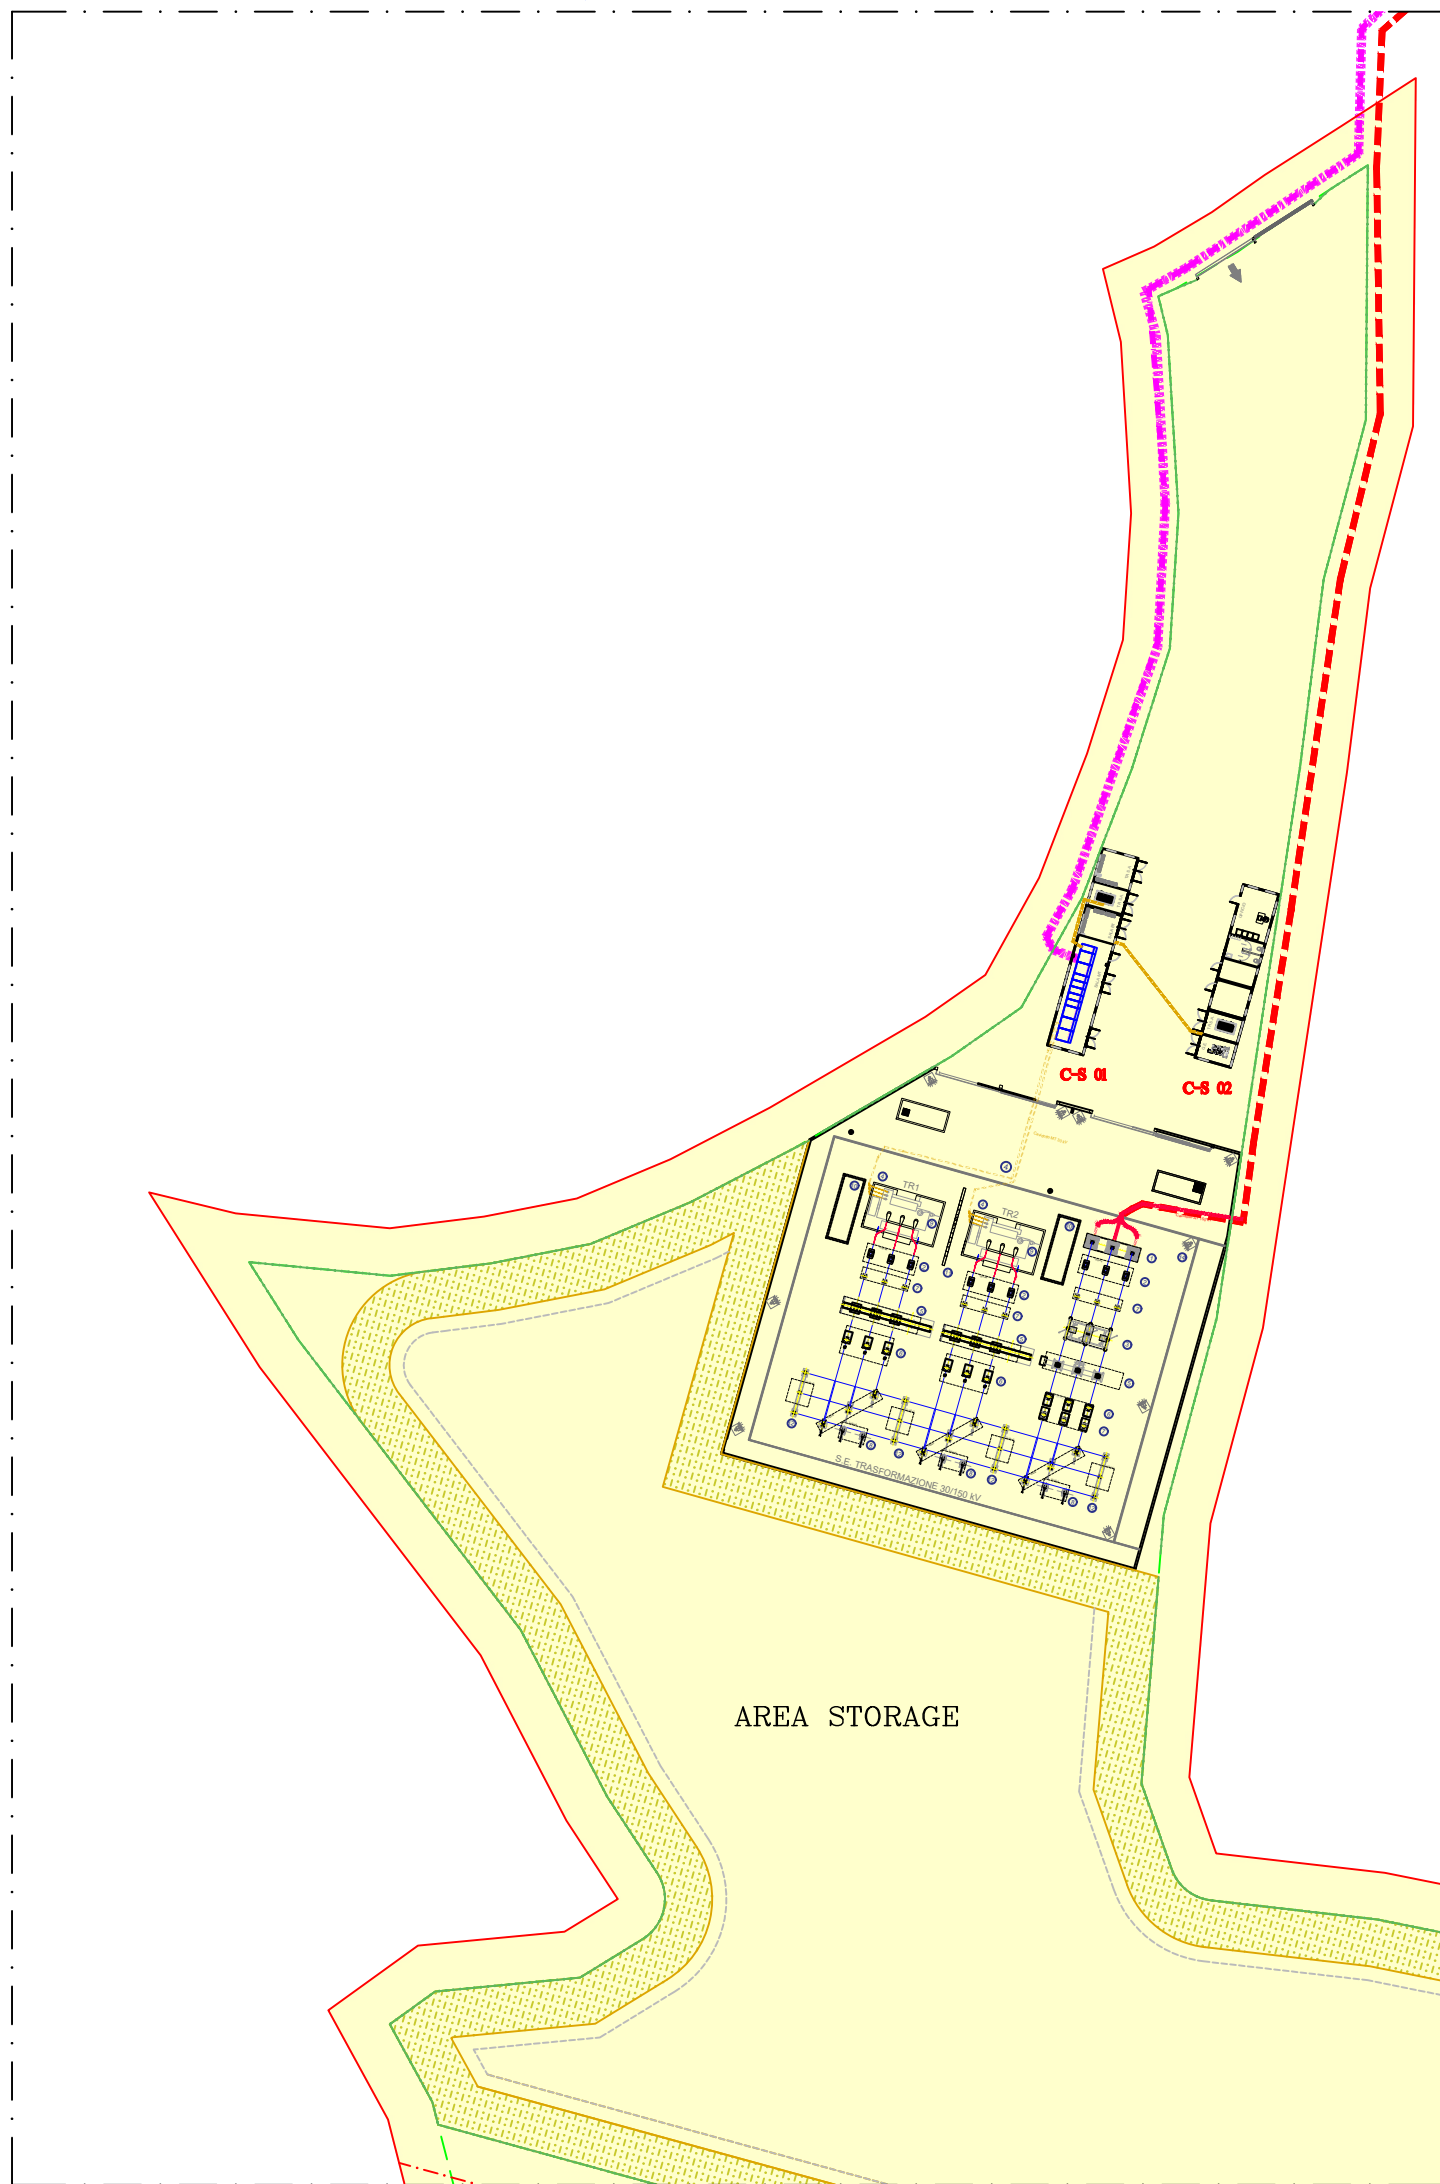

SCHEMA A BLOCCHI IMPIANTO FV E LINEA DI CONNESSIONE ALLA RTN

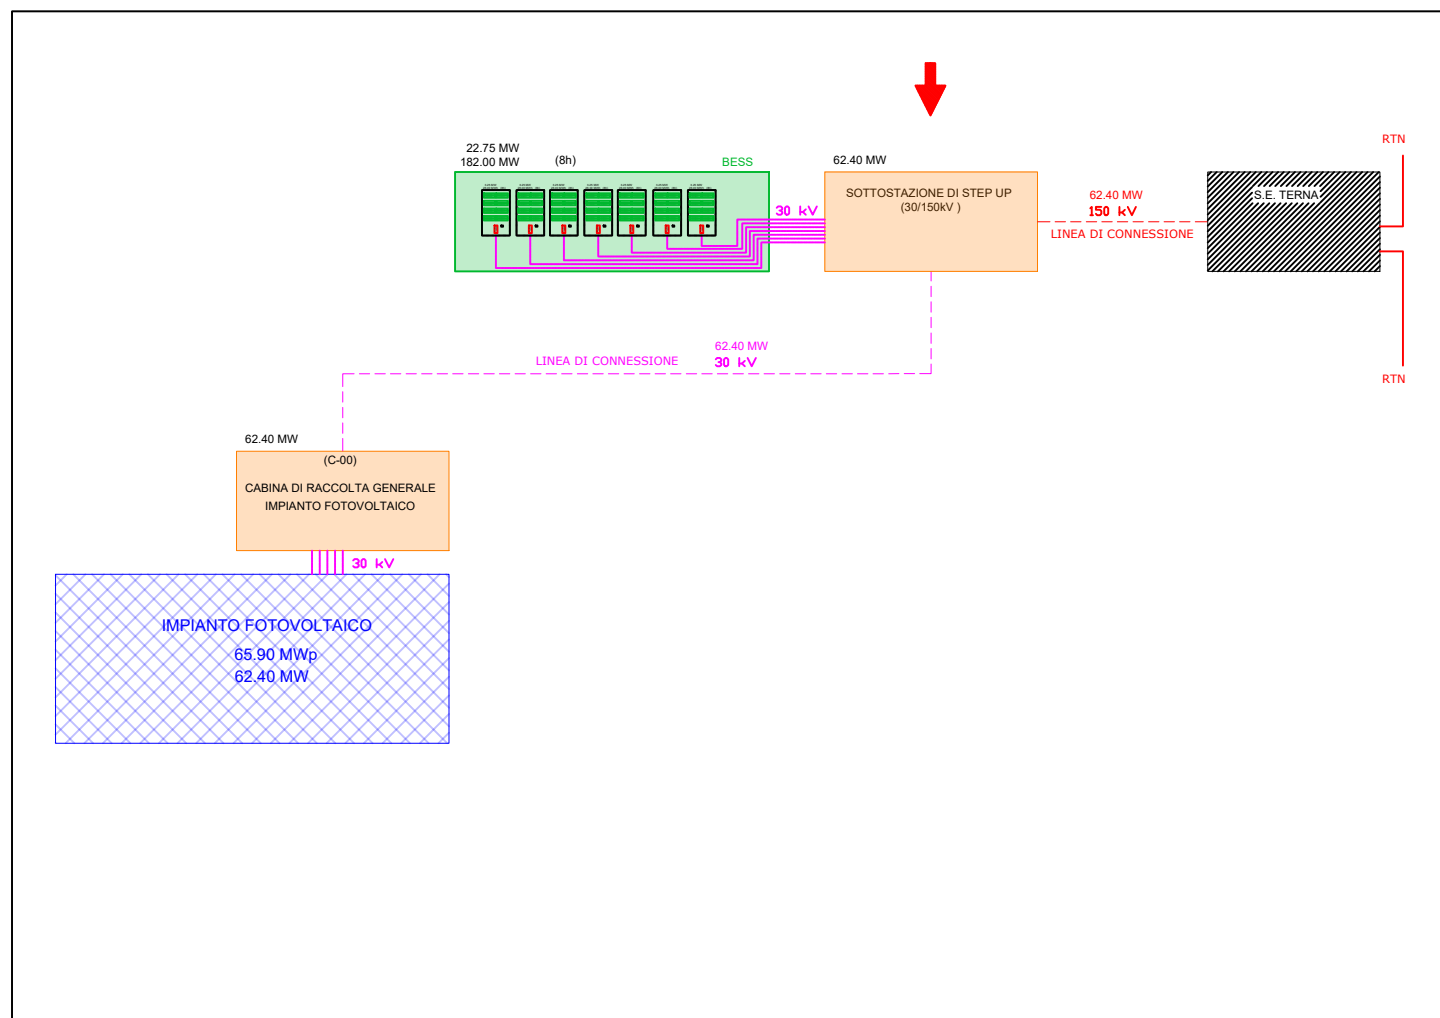

| REV | DISEGNATO DA  | DATA       | VERIFICATO DA         | DATA | APPROVATO DA | DATA |
|-----|---------------|------------|-----------------------|------|--------------|------|
| R00 | Ing. S. Motta | 12/12/2023 | Innova Service s.r.l. |      |              |      |

| SCALA | SEDE PROGETTO | FORMATO |
|-------|---------------|---------|
| ---   | CAGLIARI      | A0      |

| DATA          | TIPO DI EMISSIONE |
|---------------|-------------------|
| Novembre 2023 | Prima Emissione   |

|                                                                                                              |                                                                                                             |
|--------------------------------------------------------------------------------------------------------------|-------------------------------------------------------------------------------------------------------------|
| Proponente - Sviluppo progetto FV:<br>SKI 40 S.r.l.<br>Via Caradosso n. 9 - Milano (MI)<br>P.IVA 11584400961 | Studio di progettazione:<br>LA SIA S.p.A.<br>Viale L. Schiavonetti, 28600173-Roma (RM)<br>P.IVA 08207411003 |
| Statkraft                                                                                                    | LASIA                                                                                                       |

| PROGETTO                                                                                                                                                                                                                       |
|--------------------------------------------------------------------------------------------------------------------------------------------------------------------------------------------------------------------------------|
| Progetto Definitivo per la realizzazione di un impianto agrivoltaico denominato "Mogoro Agrisolare" della potenza di picco di 65.902,20 kW + BESS, ubicato nel comune di Mogoro (OR), e relative opere di connessione alla RTN |

| TITOLO ELABORATO              |
|-------------------------------|
| STAZIONE DI STEP-UP 30/150 kV |

| Coordinamento Progettisti:                                                                                                                  |                                                                                                                        |
|---------------------------------------------------------------------------------------------------------------------------------------------|------------------------------------------------------------------------------------------------------------------------|
| <p><b>INNOVA SERVICE S.r.l.</b><br/>Via Santa Margherita, 4 - 09124 Cagliari (CA)<br/>P.IVA 03379940921<br/>PEC: innovaservicoca@pec.it</p> |  <p><b>INNOVA SERVICE SRL</b></p> |

| GRUPPO DI LAVORO                                                                                                                                        |                                                                                                                                                                                                                                                                                        |
|---------------------------------------------------------------------------------------------------------------------------------------------------------|----------------------------------------------------------------------------------------------------------------------------------------------------------------------------------------------------------------------------------------------------------------------------------------|
| <p>per INNOVA SERVICE S.r.l.</p> <p>Giorgio Roberto Porriglia - Architetto</p> <p>Silvio Motta - Ingegnere Elettrico</p> <p>Aurora Melis - Geometra</p> | <p>per La SIA S.p.A.</p> <p>Riccardo Sacconi - Ingegnere Civile</p> <p>Antonio Dedoni - Ingegnere Idraulico</p> <p>Alberto Mossa - Archeologo</p> <p>Simone Manconi - Geologo</p> <p>Franco Millo - Agronomo</p> <p>Francesco Paolo Pinchera - Biologo</p> <p>Rita Bosi - Agronomo</p> |

| NOME ELABORATO   | REV |
|------------------|-----|
| TAV_LIN_07-STEP1 | R00 |