




SISTEMA DI ACCUMULO (AREA STORAGE 2)

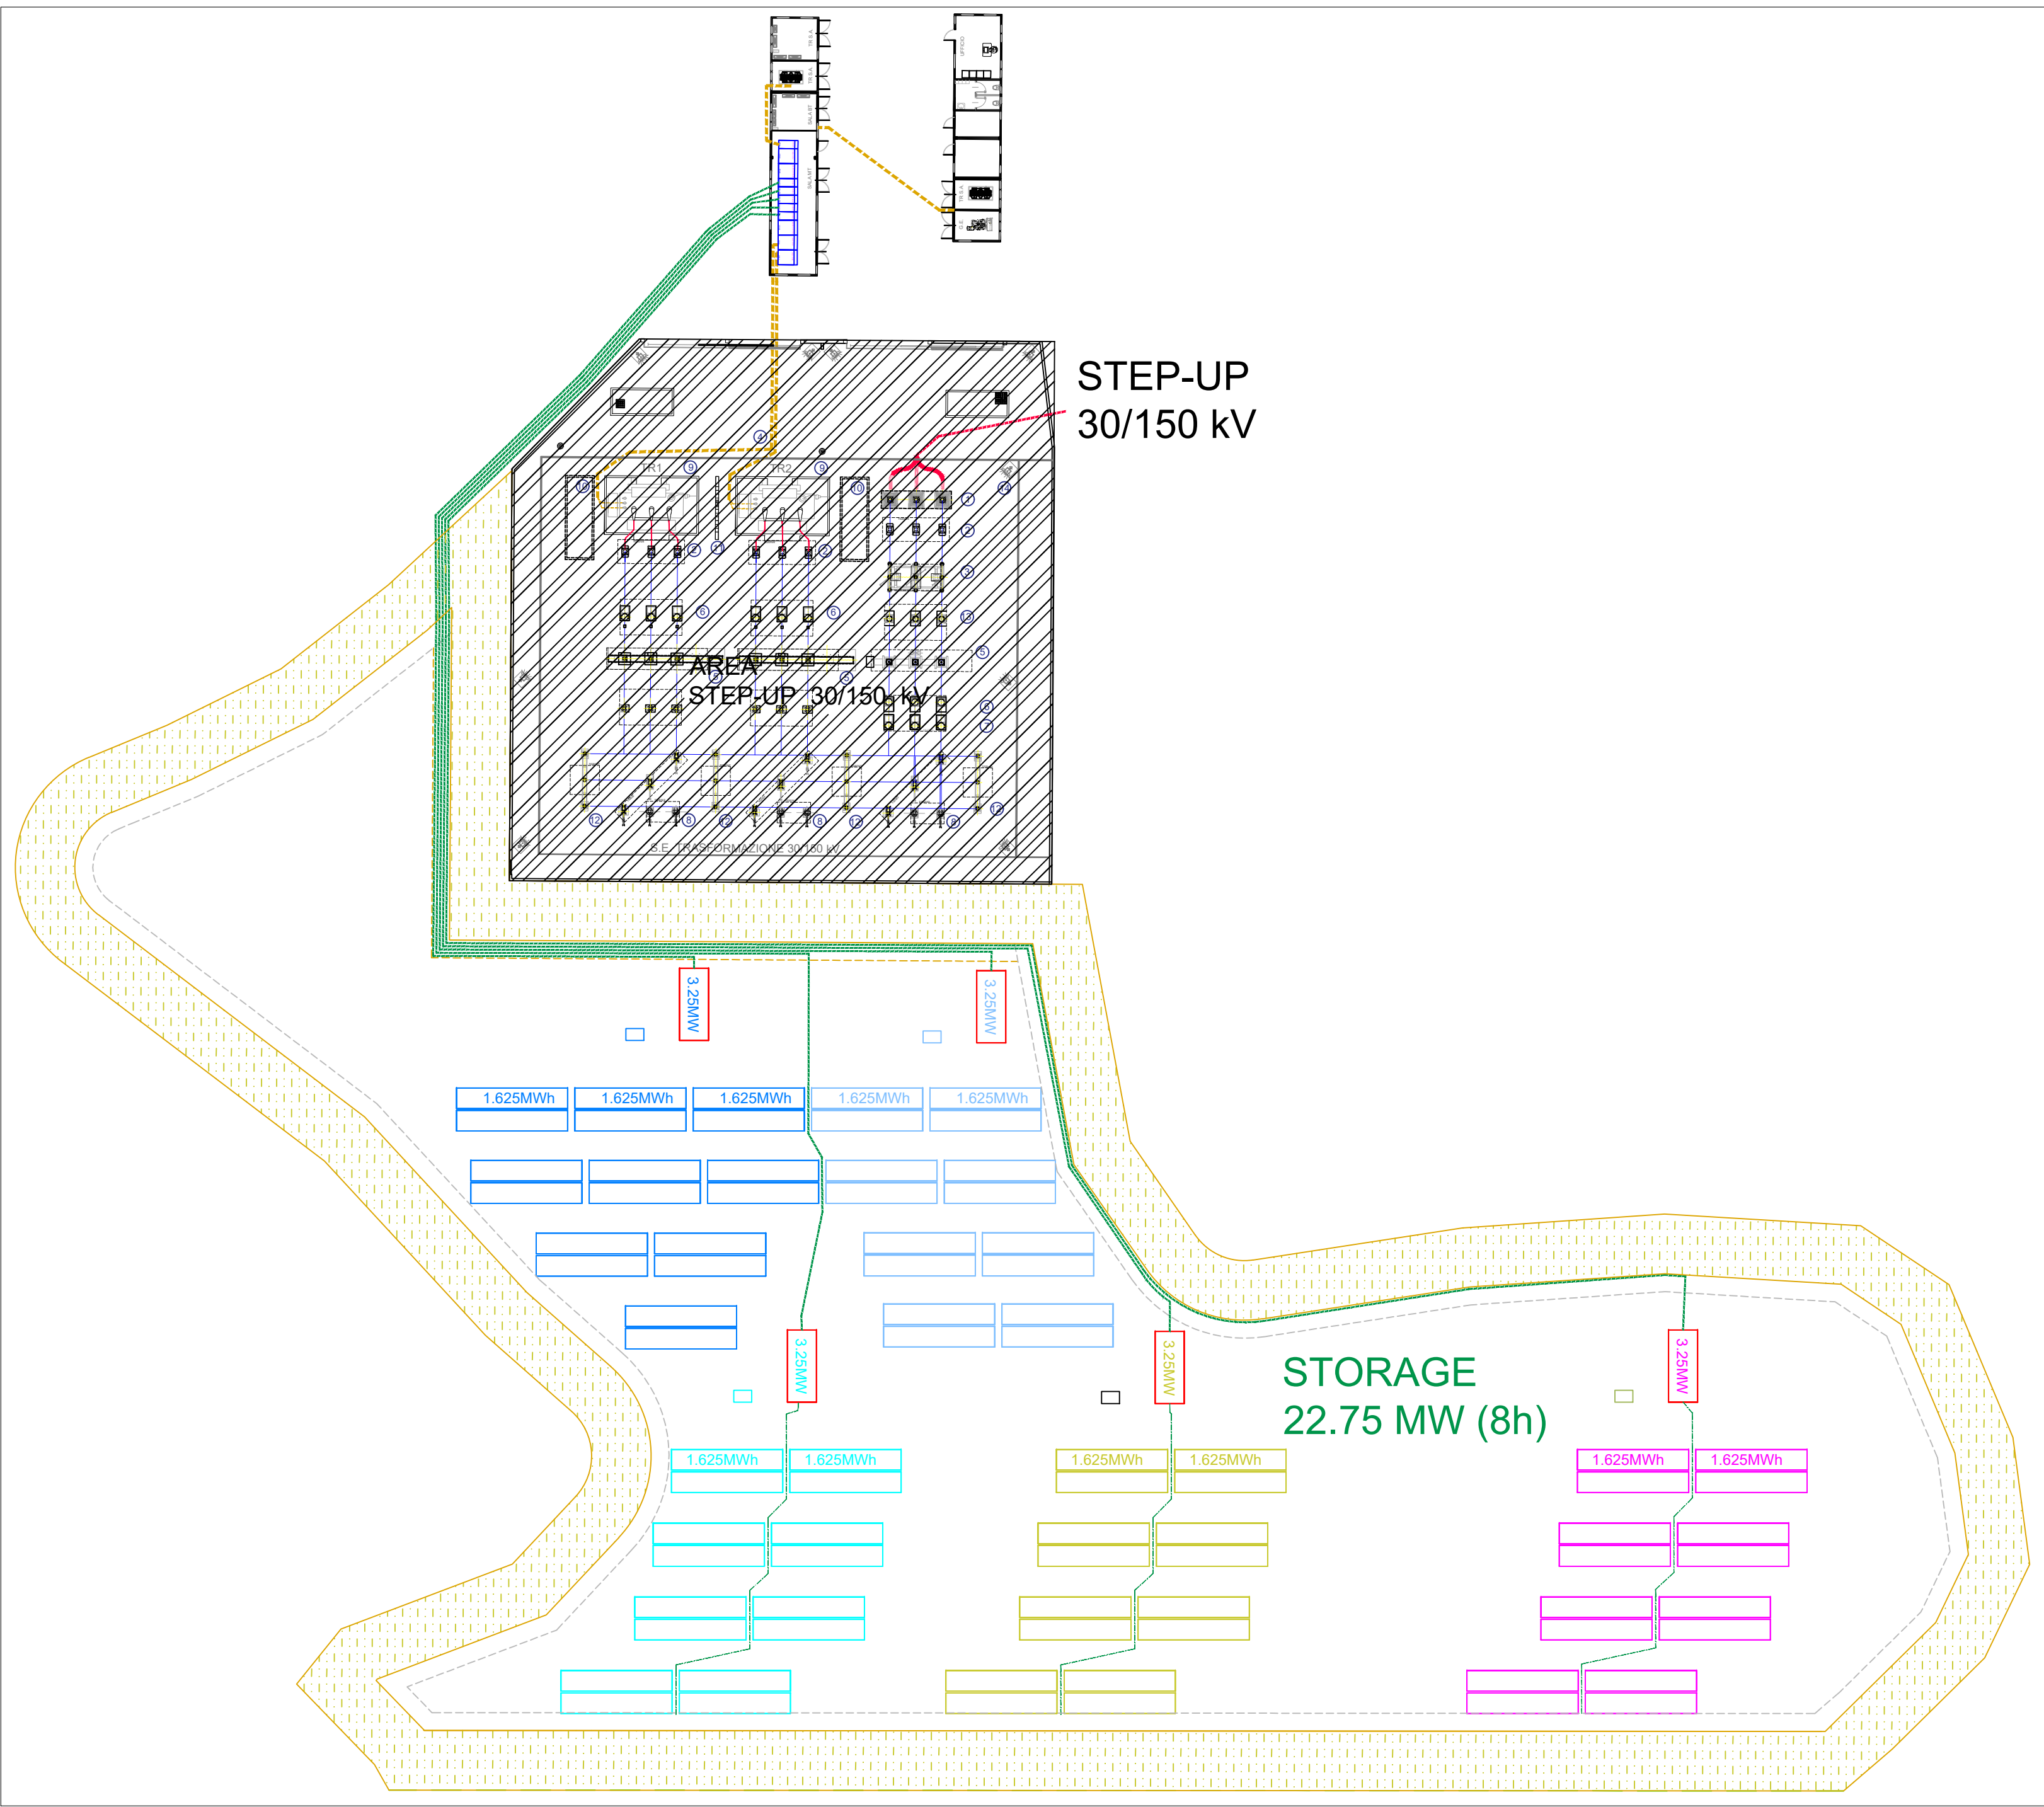


LEGENDA

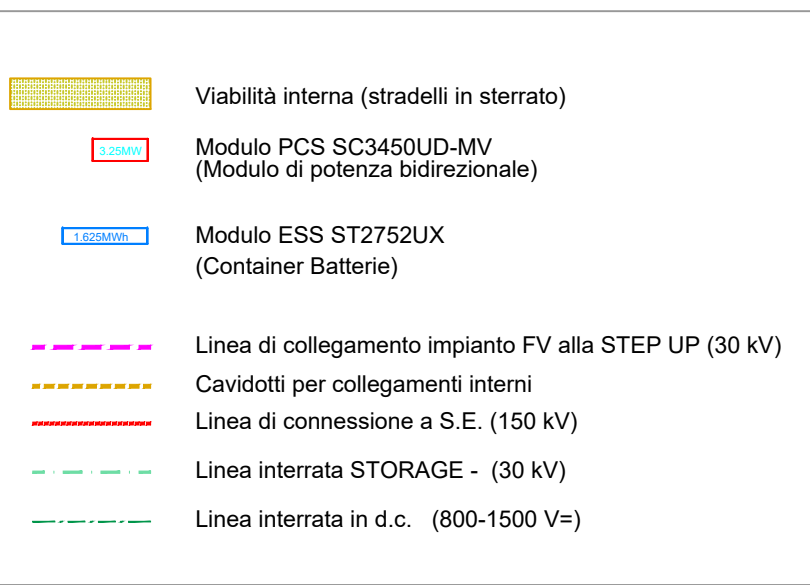


PARTICOLARE 2: SEZIONE DI SCAVO IN MT

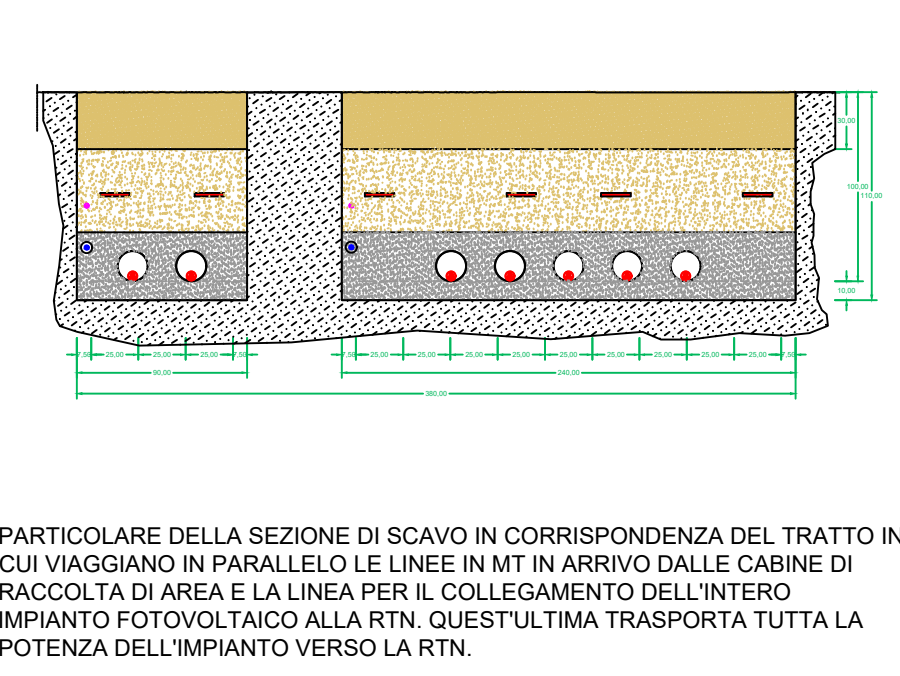


LAYOUT GENERALE DELL'INTERVENTO

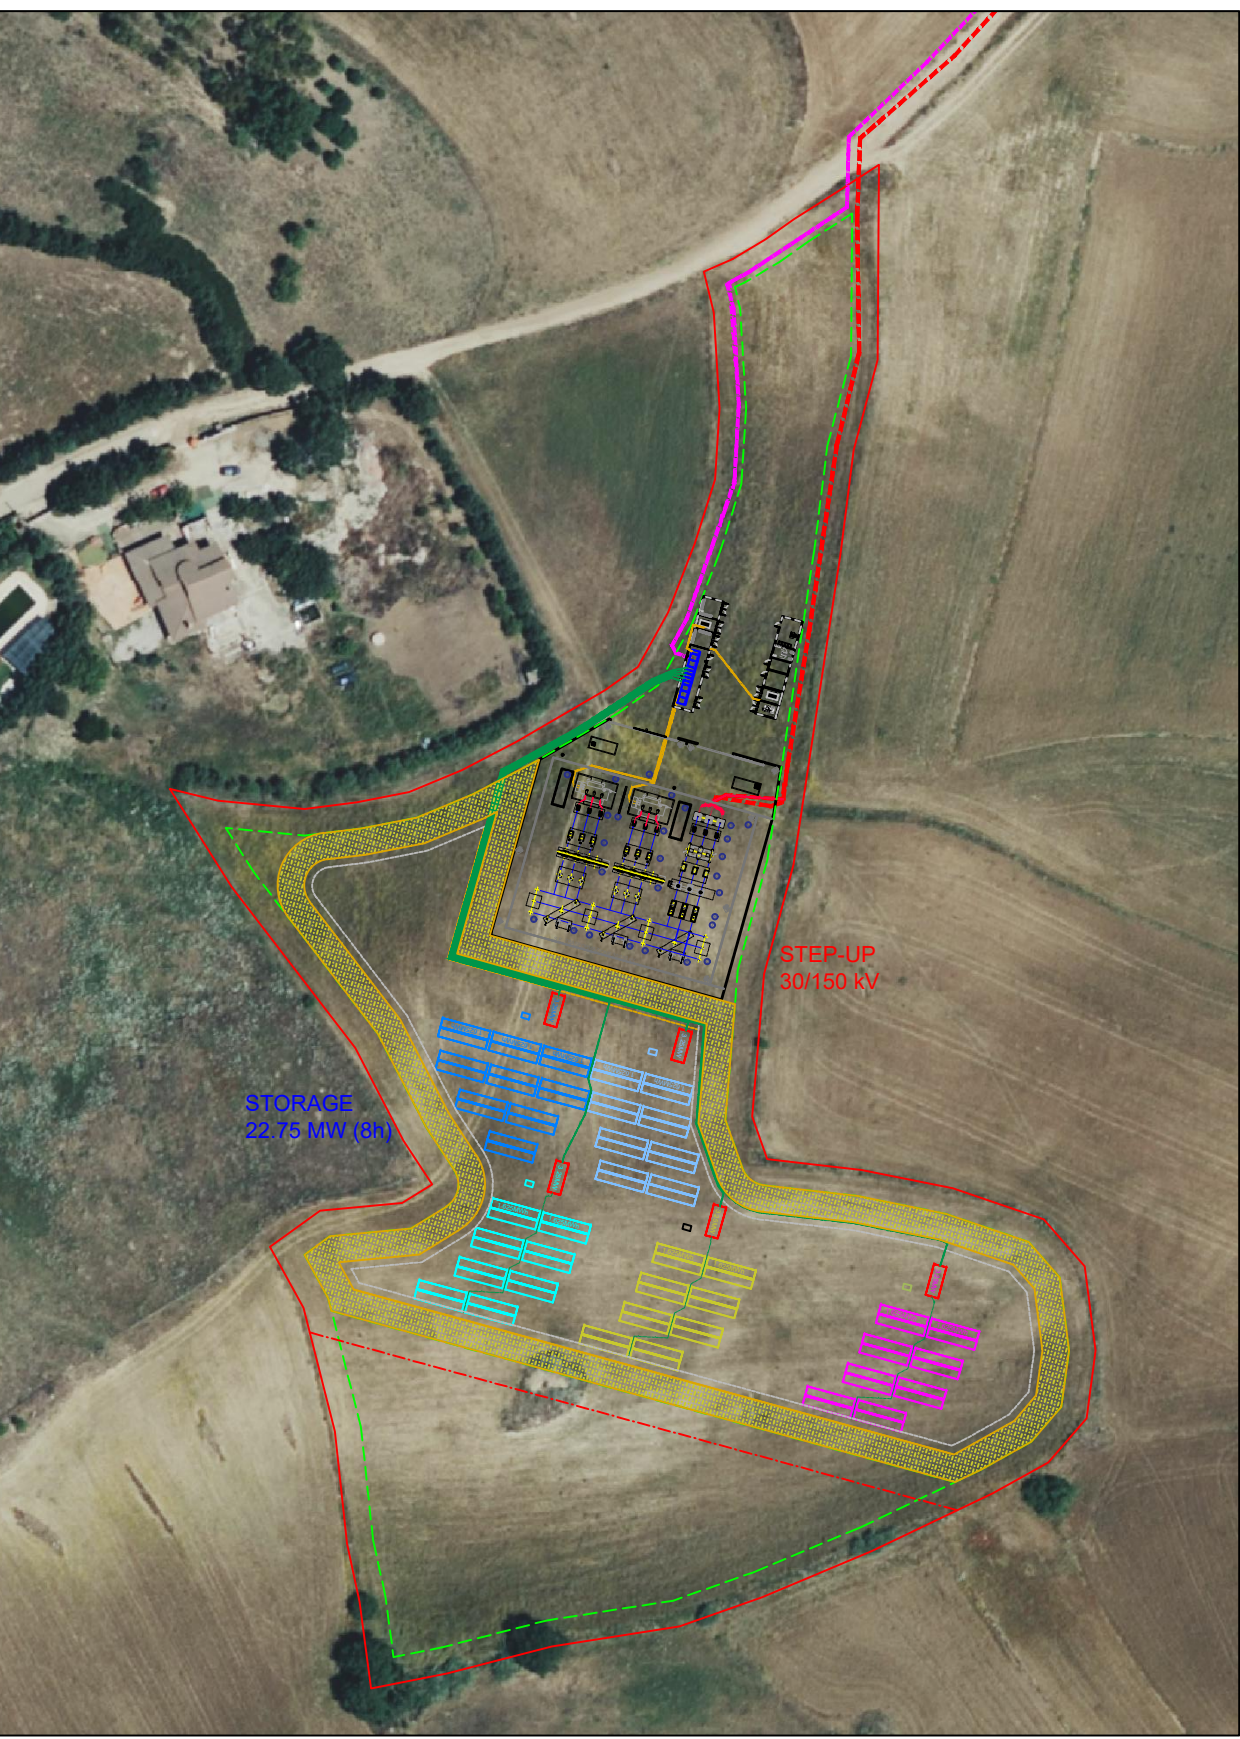


GRUPPO INVERTER + TRAFIO BT/AT

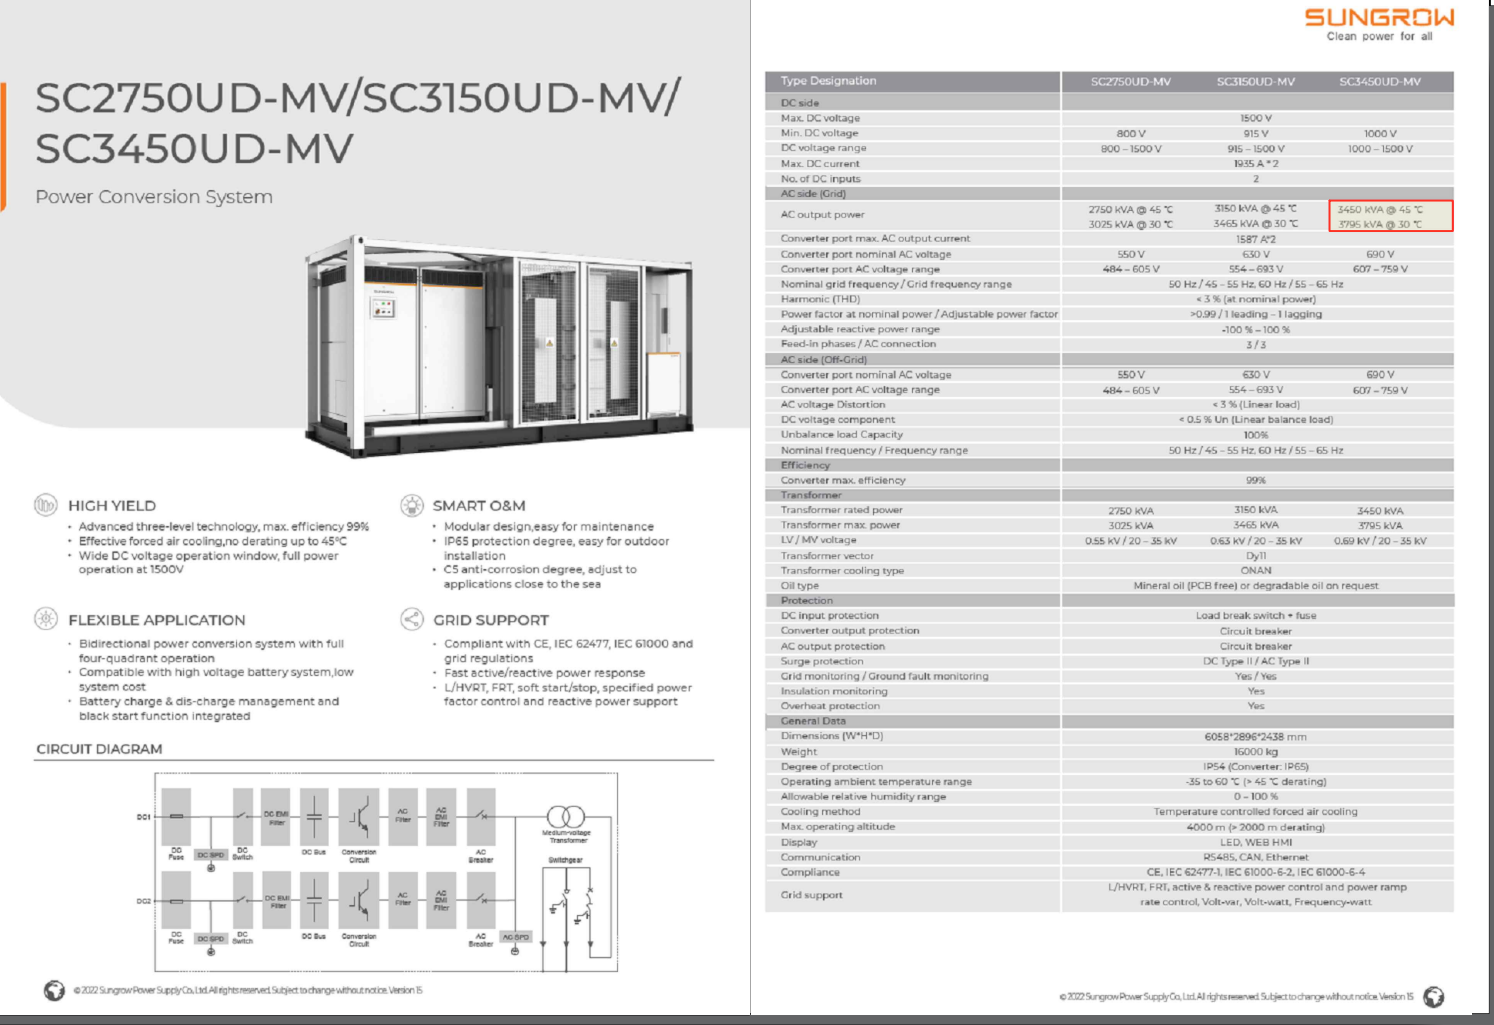


CONTAINER BATTERIE

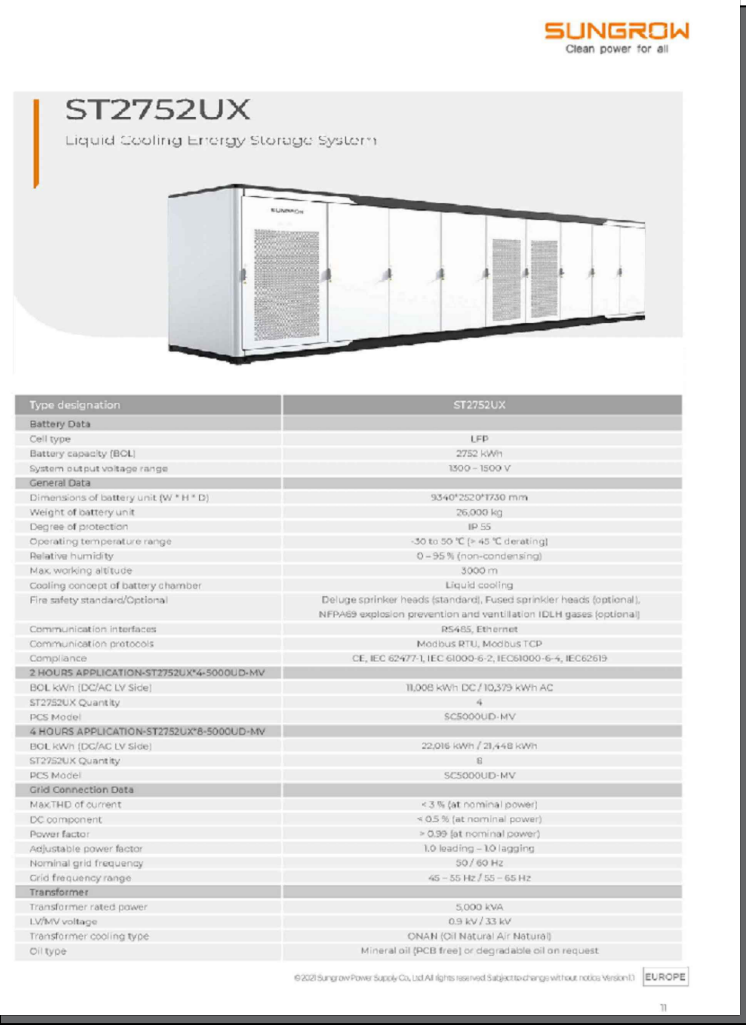

SCHEMA FUNZIONALE MODULARE BESS

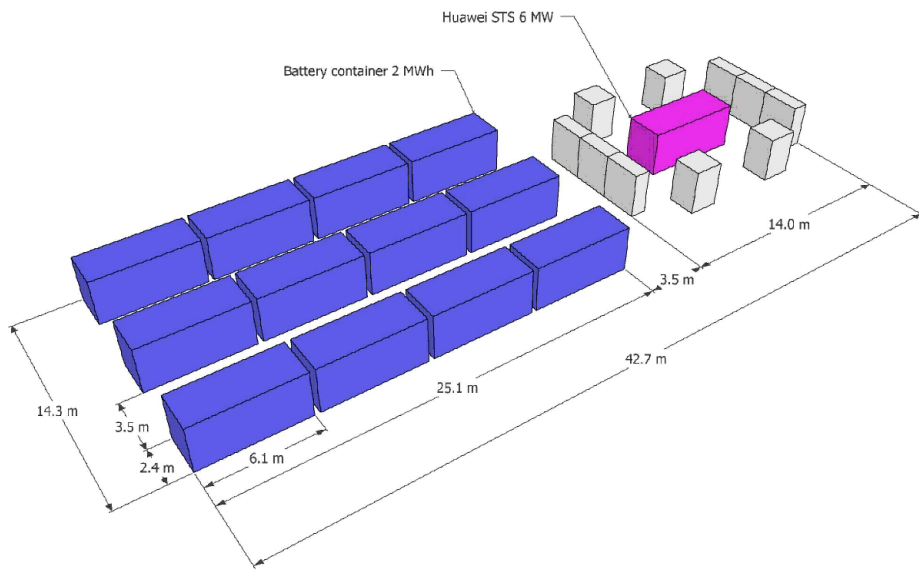


SCHEMA A BLOCCHI IMPIANTO FV E LINEA DI CONNESSIONE ALLA RTN

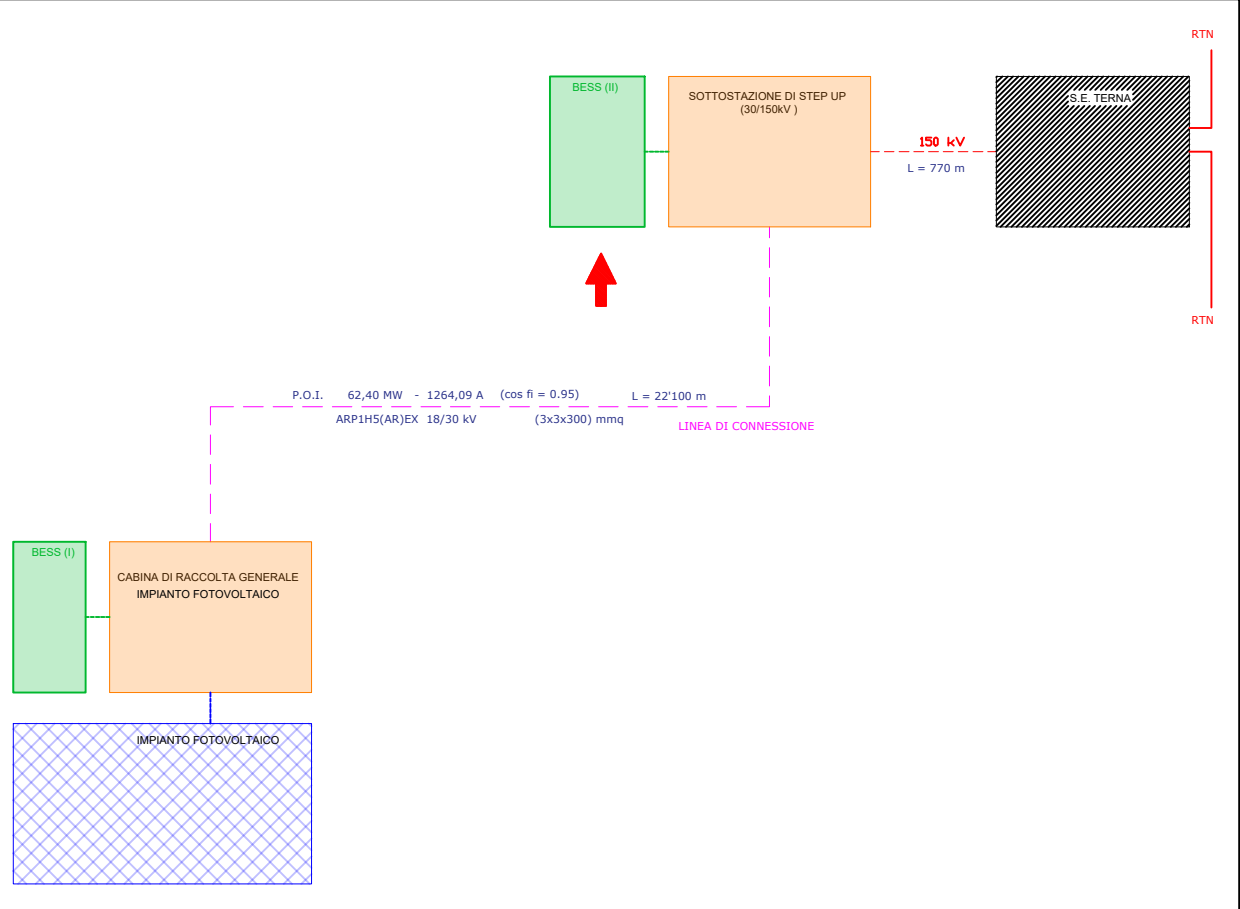

SCHEMA UNIFILARE DEL SISTEMA BESS

(13.00 MW - 104.00 MWh - 8 h)

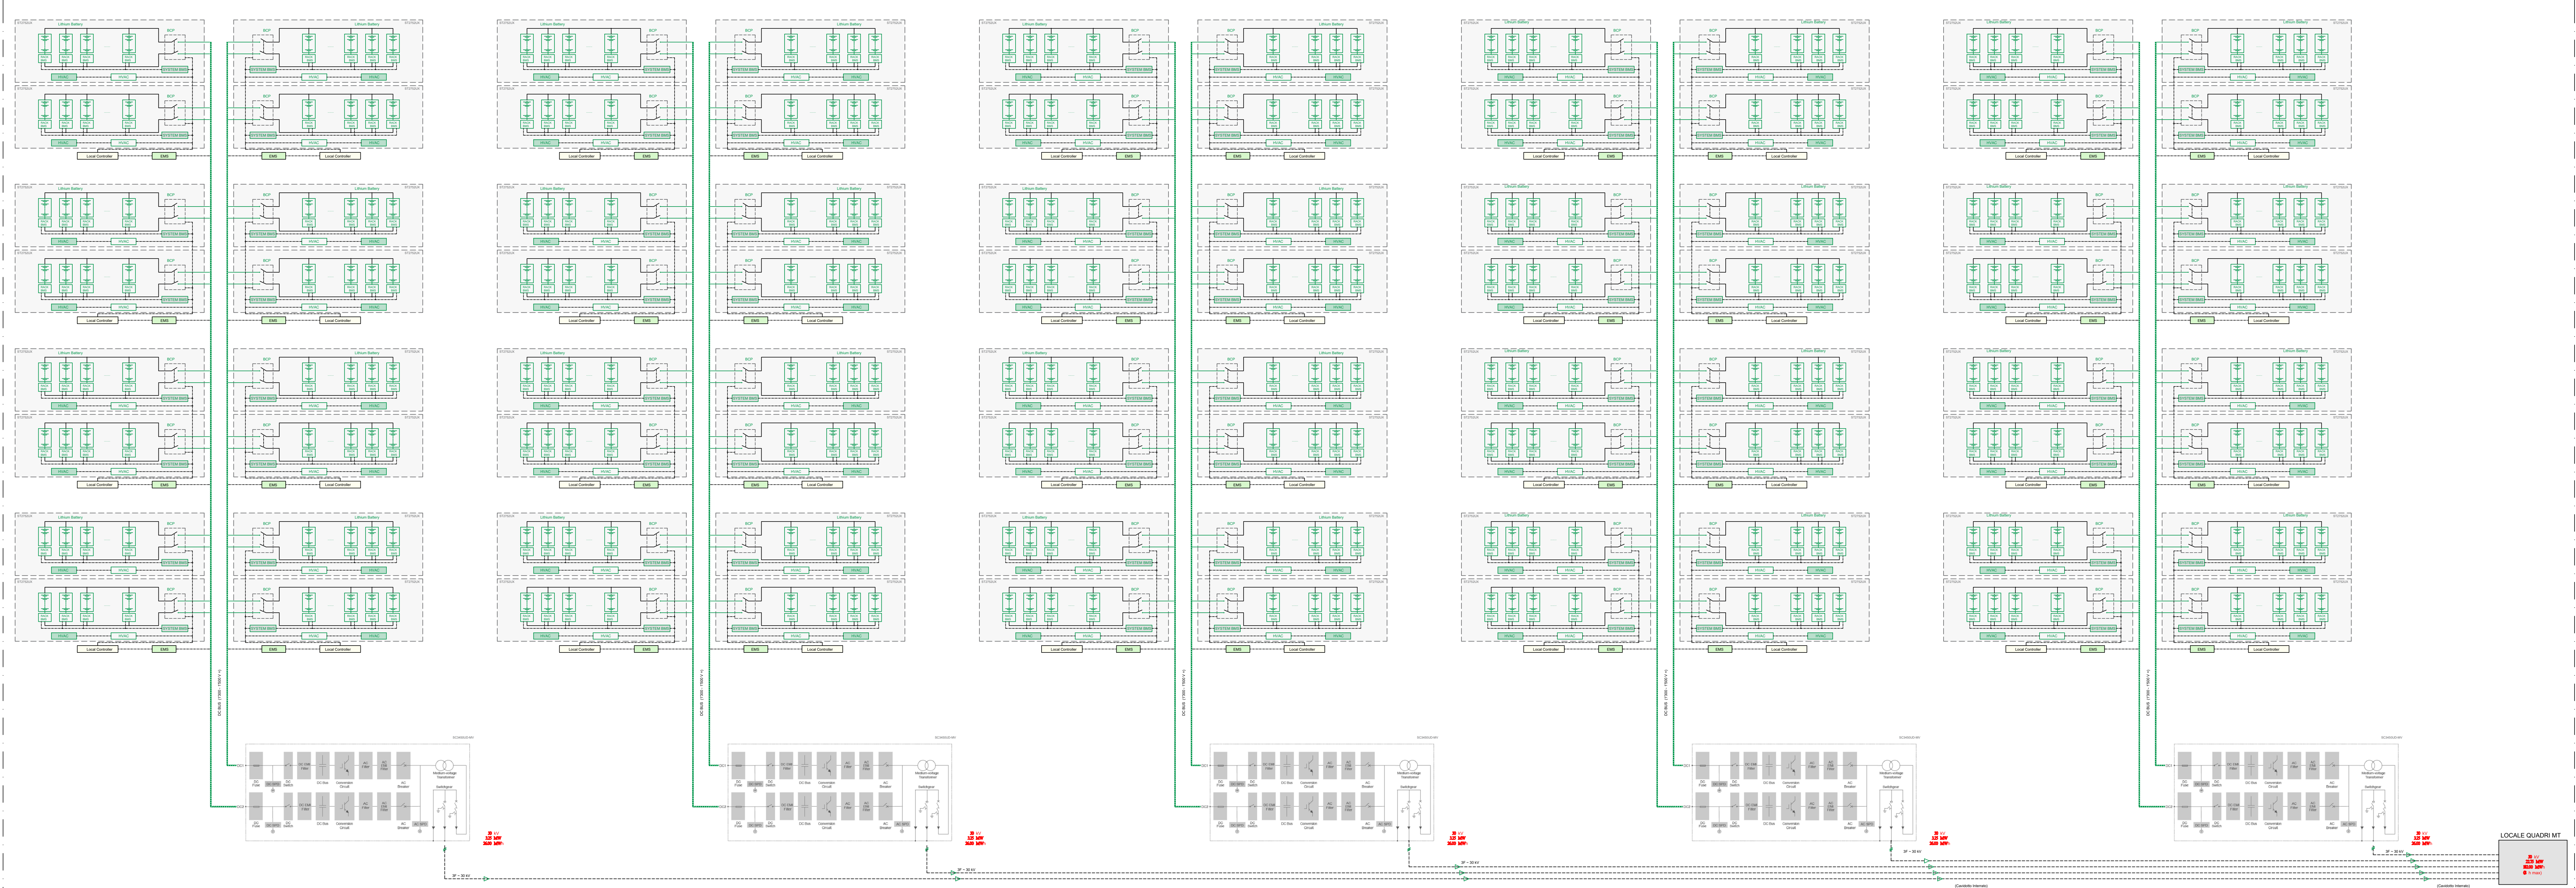

REV	DISEGNATO DA	DATA	VERIFICATO DA	DATA	APPROVATO DA	DATA
R00	Ing. S. Matta	20/11/2023	Innova Service s.r.l.			
SCALA 1:2000 varie	SEDE PROGETTO CAGLIARI			FORMATO A0		
DATA	TIPO DI EMISSIONE					
Novembre 2023	Prima Emissione					
Proponente - Sviluppo progetto FV: SKI 40 S.r.l. Via Caradossu n. 9 - Milano (MI) P.IVA 11584400961				Studio di progettazione: LA SIA S.p.A. Viale L. Schiavonetti, 28600173-Roma (RM) P.IVA 08207411003		
						
PROGETTO						
Progetto Definitivo per la realizzazione di un impianto agrivoltaico denominato "Mogoro Agrivoltaico" della potenza di picco di 65.902,20 kW + BESS, ubicato nel comune di Mogoro (OR), e relative opere di connessione alla RTN						
TITOLO ELABORATO						
DETTAGLI APPARECCHIATURE STORAGE AREA 2						
Coordinamento Progettisti:						
INNOVA SERVICE S.r.l. Via Santa Margherita, 4 - 09124 Cagliari (CA) P.IVA 0337940921 PEC: innovaserviceca@pec.it						
GRUPPO DI LAVORO						
per INNOVA SERVICE S.r.l. Giovanni Roberto Porpiglia - Architetto Silvio Matta - Ingegnere Elettrico Aurora Melis - Geometra						
per La SIA S.p.A. Riccardo Saccani – Ingegnere Civile Antonio Dedoni – Ingegnere Idraulico Alberto Mossa – Archeologo Simone Mancani – Geologo Franco Millo – Agronomo Francesco Paolo Pinchera - Biologo Rita Bosi – Agronomo						
NOME ELABORATO						
TAV_LIN_08 - STOR2						
REV						
R00						