




Stazione Alta Tensione - Sezione AA
1 : 200

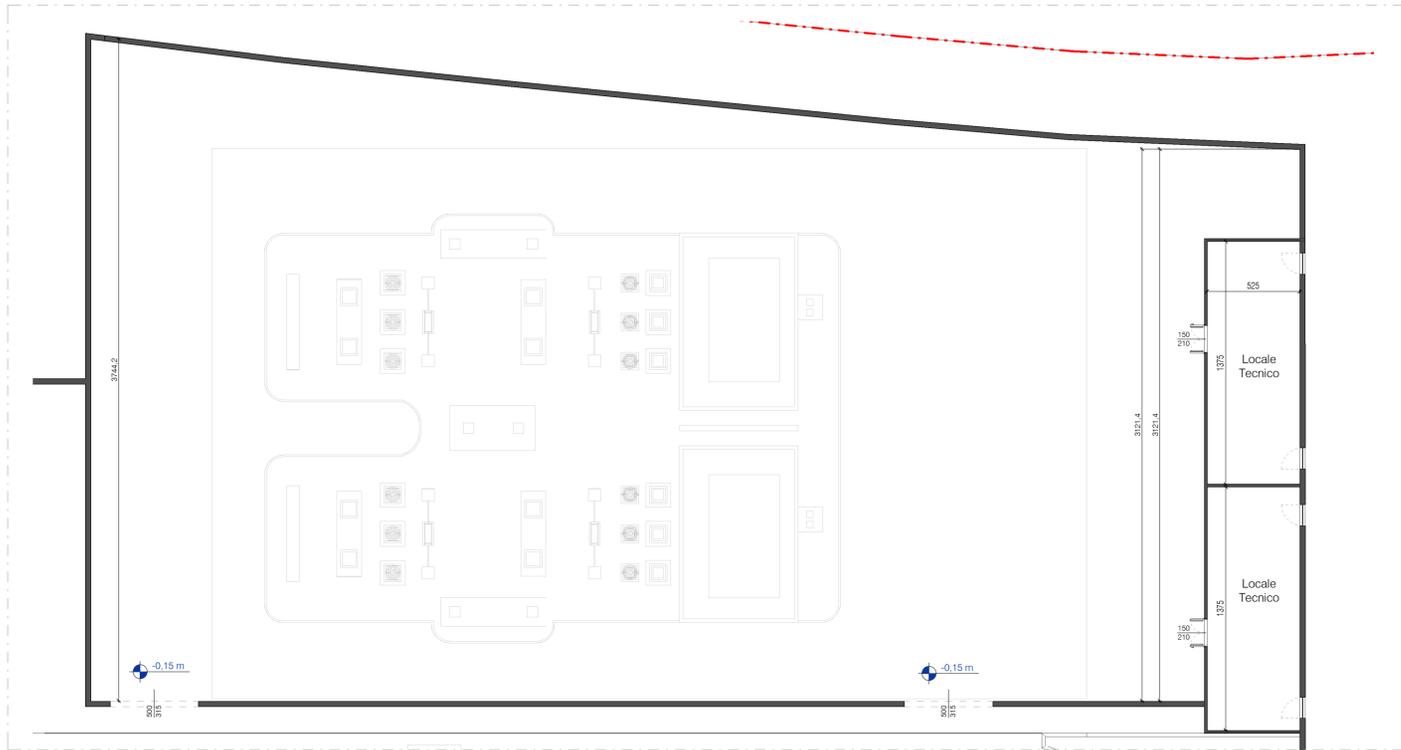


Stazione Alta Tensione - Pianta
1 : 200

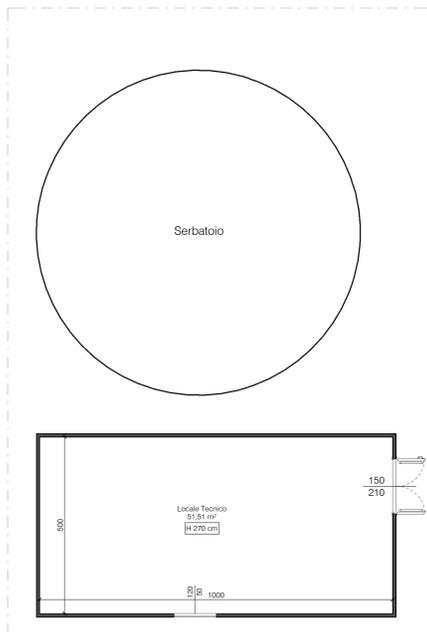


Locale antincendio - Pianta
1 : 100

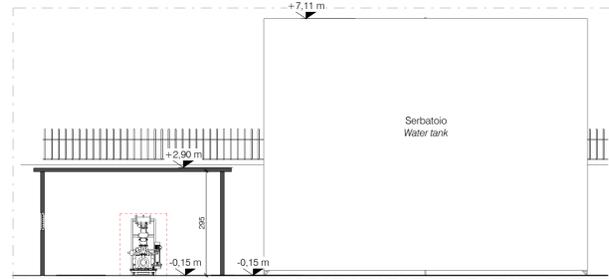


Locale antincendio - Sezione AA
1 : 100

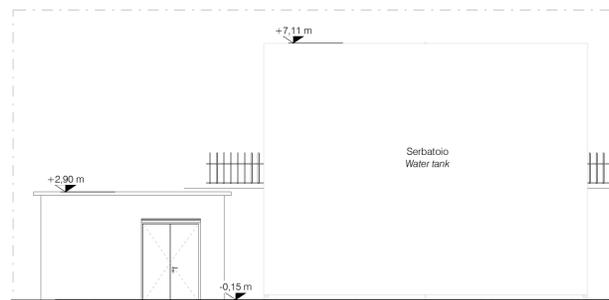


Locale antincendio - Prospetto Est
1 : 100

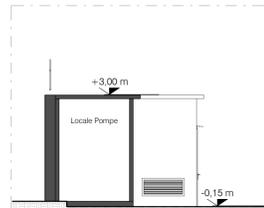


Locali rifiuti e pompe - Sezione BB
1 : 100

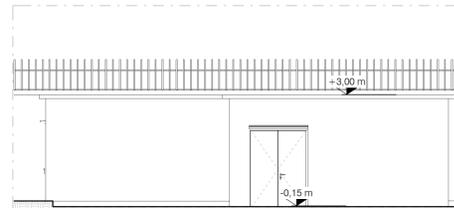


Locali rifiuti e pompe - Prospetto est
1 : 100

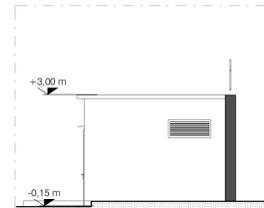


Locali rifiuti e pompe - Prospetto Nord
1 : 100

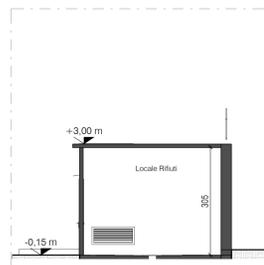

Locali rifiuti e pompe - Sezione AA
1 : 100

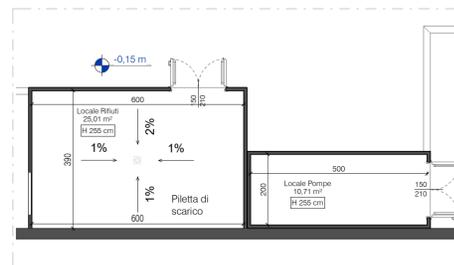


Locali rifiuti e pompe - Pianta
1 : 100

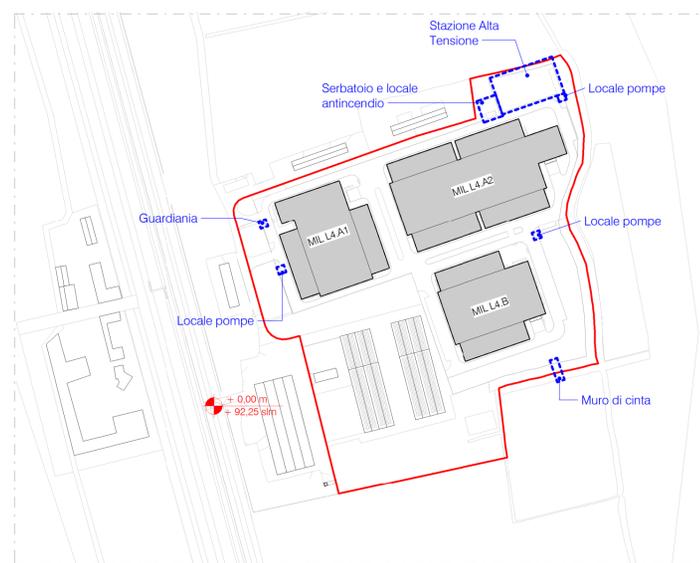


Keyplan




G. - Prospetto S

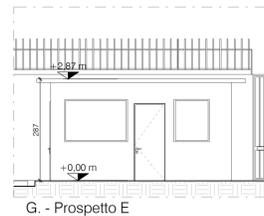


G. - Prospetto E

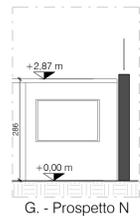


G. - Prospetto N

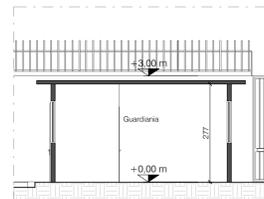

G. - Sezione AA

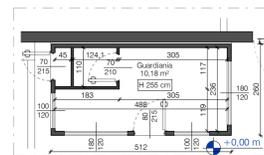

Guardiana - Pianta

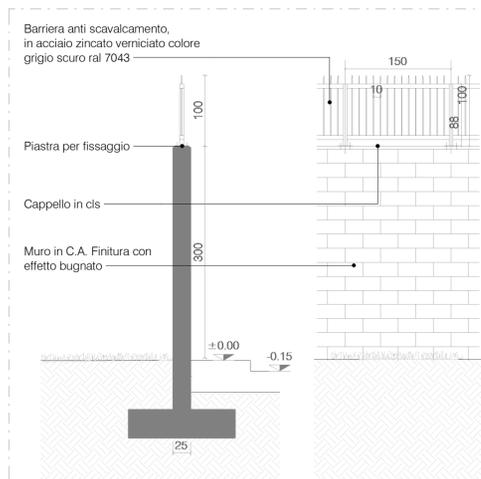

Stato di Progetto - Dettaglio del muro di recinzione
1 : 50

REV.	DATA / DATE	DESCRIZIONE / DESCRIPTION	IL RICHIEDENTE	IL PROGETTISTA
<p>PROGETTISTA: L22 L22 è una divisione di: Lombardini22 S.p.A. Via Lombardini 22 20143 Milano, Italia T. +39 02 36 59 62 00 F. +39 02 83 20 13 97 info@l22.it www.l22.it</p> <p>STRUTTURE: SPS S.r.l. Via M. Gioia, 64 - 20125 Milano, Italia www.spsrf-mi.it segreteria@spsrf-mi.it T. 02/964687</p> <p>Capitale sociale Euro 100 000 i.v. C.F./P.IVA: 05505600964 R.E.A. 1827099</p> <p>Sistema di gestione qualità conforme alla UNI EN ISO 9001:2008 - Certificato N. 50 100 8319 da TÜV Italia</p>				
<p>COMMITTENTE / CLIENT: INFRASTRUCTURE ITALIA LAND 4 S.r.l. Via del Bosco Rinnovato, 6 Palazzo U4 20090 Assago (MI)</p>				
<p>PROGETTO / PROJECT: MIL L4 - Fase 04 Costruzione edificio MIL 04.B e cabina di alta tensione Alzaia Naviglio Pavese snc, Vellezzo Bellini (PV)</p>				
<p>PROGETTISTA / DESIGNER: L22 - Marco Amosso - Iscritto all'Ordine degli Architetti di Torino n°4157 ufficio.tecnico@l22.it - lombardini22@legamail.it</p>				
<p>OGGETTO / OBJECT: SCIA (ai sensi dell'art.23 del DPR 380/2001) intervento di nuova costruzione a seguito di demolizione di edifici a destinazione produttiva. (Rif. in variante a SCIA art. 23 prot. 27791 del 09-05-2023, SCIA art.22 prot.60092 del 29-09-2023 e SCIA art.22 prot. 62345 del 10-10-2023)</p>				
<p>TITOLO / DESCRIPTION: STATO DI PROGETTO Cabina alta tensione, locale pompe, antincendio e dettaglio muro perimetrale</p>				
<p>DISEGNATO DA: DRAWN BY: PCU</p>	<p>CONTROLLATO DA: CHECKED BY: DFO</p>	<p>DATA / DATE: 13/10/2023</p>	<p>SCALA / SCALE: Varie</p>	<p>DATA REV.:</p>
<p>FORMAT: A1</p>	<p>NOME FILE / FILE NAME: 3604_L22_AC-011</p>	<p>COMMESSA / JOB: 3604</p>	<p>TAVOLA / DRAWING: AC-011</p>	<p>REV.:</p>