


Stato di Progetto - Cabina di media tensione - Sezione AA

1 : 100




Stato di Progetto - Cabina di media tensione - Prospetto Sud

1 : 100

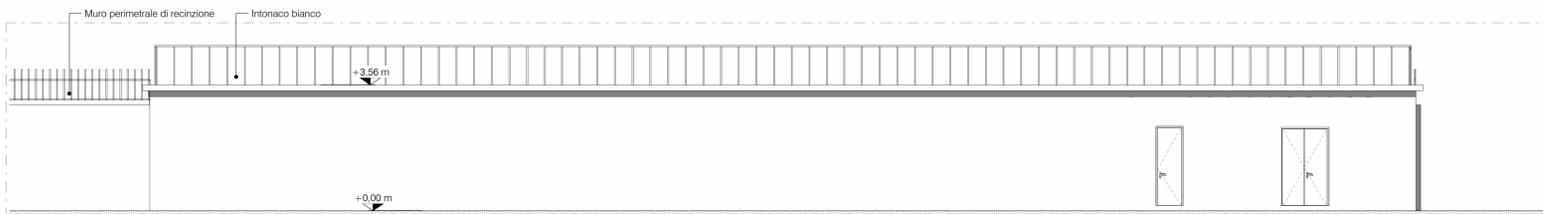


Stato di Progetto - Cabina di media tensione - Prospetto Nord

1 : 100

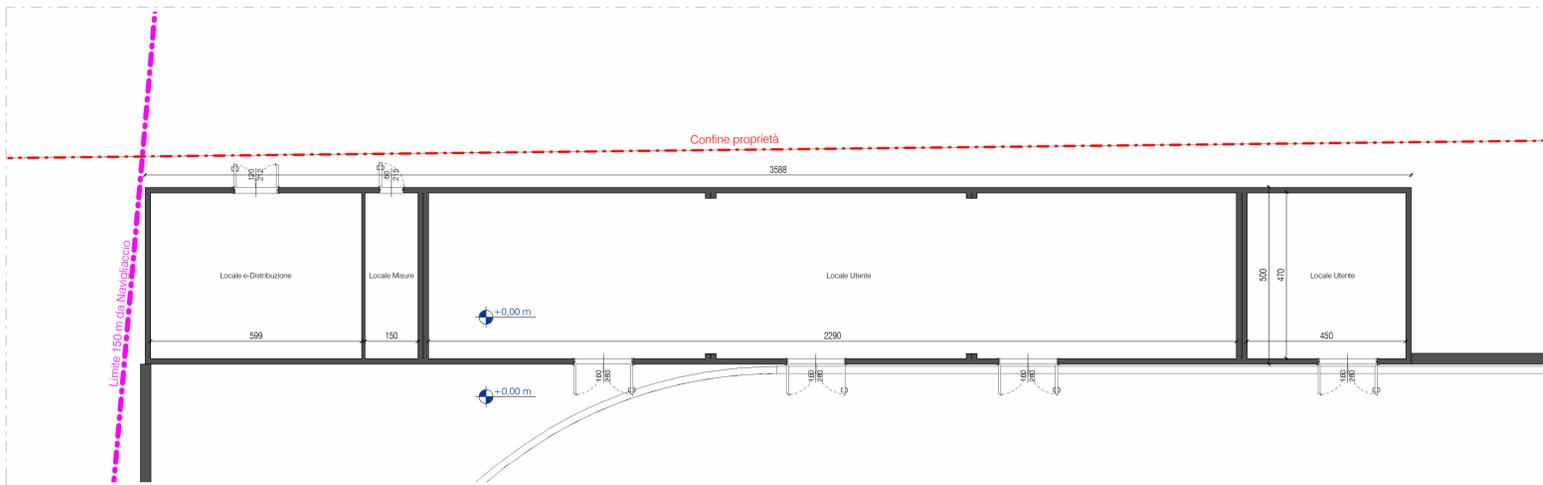

Stato di Progetto - Cabina di media tensione - Pianta Piano Terra

1 : 100

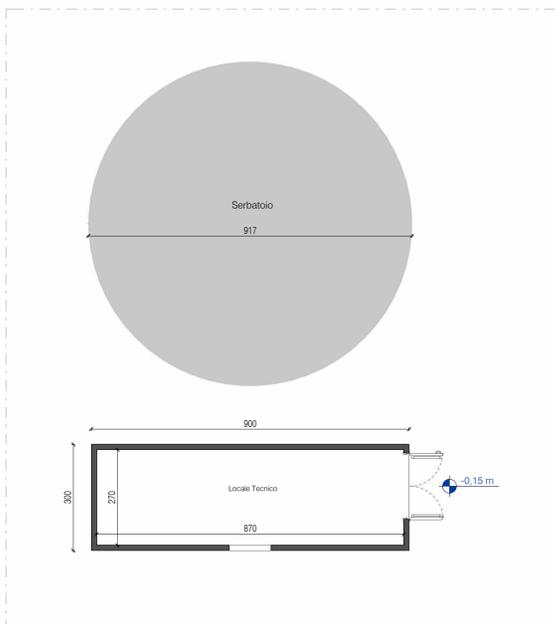


Stato di Progetto - Locale pompe e serbatoio - Pianta Piano Terra

1 : 100




Stato di Progetto - Locale pompe e serbatoio - Sezione AA

1 : 100

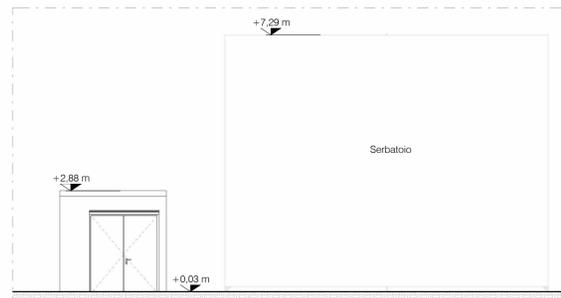


Stato di Progetto - Locale pompe e serbatoio - Prospetto Est

1 : 100

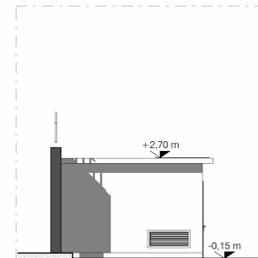


SDP - Locale rifiuti - Prospetto Sud

1 : 100

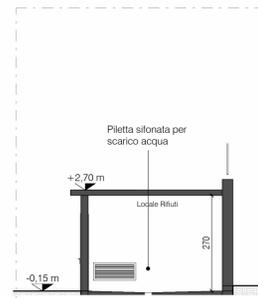


SDP - Locale rifiuti - Sezione AA

1 : 100

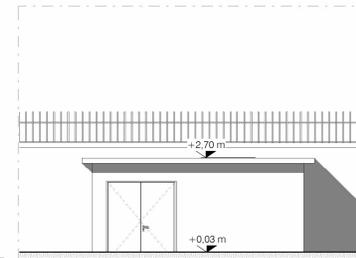


SDP - Locale rifiuti - Prospetto Est

1 : 100

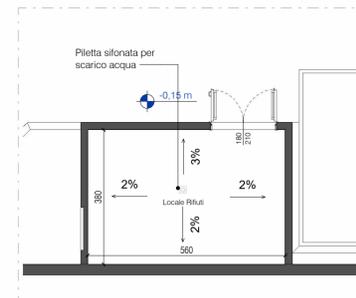

SDP - Locale rifiuti - Pianta Piano Terra


1 : 100

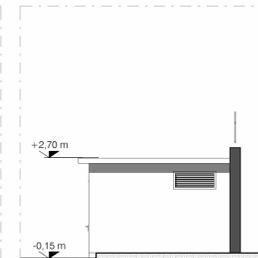

SDP - Locale rifiuti - Prospetto Nord

1 : 100

Legenda
 --- Confine comunale
 --- Confine proprietà

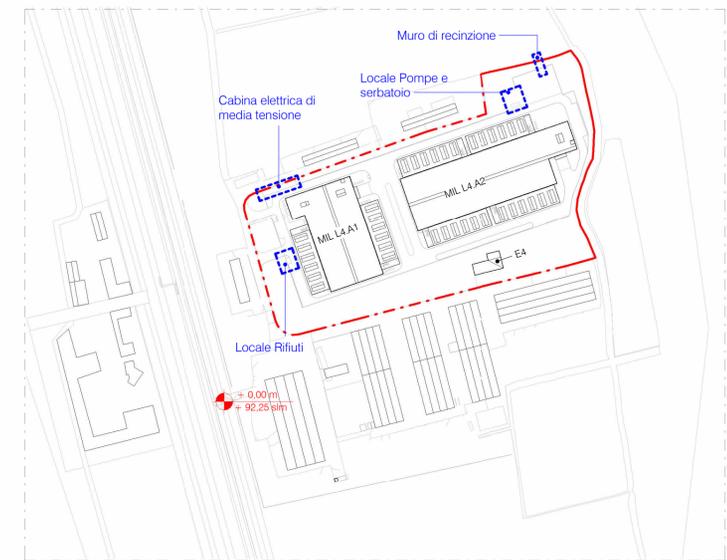


Stato di Progetto - Keyplan



SDP - Cabina MT - Sezione BB

1 : 100

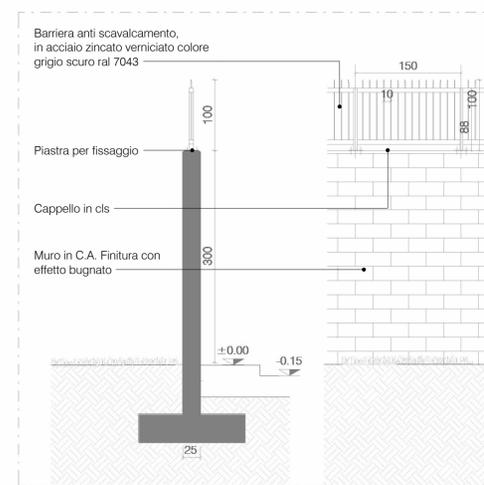

Stato di Progetto - Dettaglio del muro di recinzione

1 : 50

REV. DATA / DATE		DESCRIZIONE / DESCRIPTION	IL RICHIEDENTE	IL PROGETTISTA
<p>PROGETTISTA: L22 L22 è una divisione di: Lombardini22 S.p.A. Via Lombardini 22 T. +39 02 36 59 62 00 info@l22.it</p>				
<p>STRUTTURE: SPS S.P.S. S.r.l. Ing. Arturo Donadio Via M. Gioia, 64 - 20125 Milano, Italia www.spsr-mi.it segreteria@spsr-mi.it T. 02 9694887</p>				
<p>Capitale sociale Euro 100 000 i.v. C.F./P.N.A: 05505600964 R.E.A. 1827099</p>				
<p>Sistema di gestione qualità conforme alla UNI EN ISO 9001:2008 - Certificato N. 50 100 8319 da TÜV Italia</p>				
<p>COMMITTENTE / CLIENT: INFRASTRUCTURE ITALIA LAND 4 S.r.l. Via del Bosco Rinnovato, 6 Palazzo U4 20090 Assago (MI)</p>				
<p>PROGETTO / PROJECT: MIL L4 Alzaia Naviglio Pavese snc, Vellezzo Bellini (PV)</p>				
<p>PROGETTISTA / DESIGNER: L22 - Marco Amosso - Iscritto all'Ordine degli Architetti di Torino n°4157</p>				
<p>OGGETTO / OBJECT: SCIA_Signalazione Certificata di Inizio Attività - Art.23 D.P.R. 380/2000 - Intervento di nuova costruzione di edifici a destinazione produttivo</p>				
<p>TITOLO / DESCRIPTION: STATO DI PROGETTO Cabina elettrica di media tensione Locale pompe e serbatoio Dettaglio muro perimetrale</p>				
<p>DISEGNATO DA: DRAWN BY: PCU</p>	<p>CONTROLLATO DA: CHECKED BY: DFO</p>	<p>DATA/ DATE: 31/04/2023</p>	<p>SCALA / SCALE: 1:200/1:50</p>	<p>DATA REV.:</p>
<p>FORMAT: A1</p>	<p>NOME FILE / FILE NAME: 3604_L22_AC-015</p>	<p>COMMESSA / JOB: 3604</p>	<p>TAVOLA / DRAWING: AC-015</p>	<p>REV.:</p>