


LEGENDA FORZA MOTRICE	
	Quadro elettrico Electrical Switchboard
	Quadro elettrico dotato di sistema per alimentazione interruttori modulari rimovibili con il quadro attivo Electrical Switchboard equipped with system for powering removable modular switches with the active switchboard
	Cassetta in pvc da parete modello 503 installata a +46cm dal pavimento finito PVC box recessed 503 installed at +46cm from the finished floor
	Cassetta in pvc da parete modello 503 installata a +46cm dal pavimento finito completa di placca stagna IP 55 PVC box recessed 503 installed at +46cm from the finished floor complete with waterproof plaque IP55
	Cassetta in materiale isolante da incasso modello 503 installata a +46cm dal pavimento finito completa di guaina intumescente per la protezione antincendio della scatola Recessed insulating material box model 503 installed at +46cm from the finished floor complete with intumescent sheathing for fire protection of the box
	Cassetta in materiale isolante da incasso modello 506 installata a +46cm dal pavimento finito completa di guaina intumescente per la protezione antincendio della scatola PVC box recessed 506 installed at +46cm from the finished floor with intumescent sheathing for fire protection of the box
	Interfono di emergenza Emergency Intercom
	Colonina SCS Emergency SCS
	N°1 presa basso 10/16A N°1 socket 10/16A
	N°1 presa UNEL 10/16 A N°1 socket UNEL 10/16A
	N°1 presa interbloccata 2P+T da 16A, IP67 / N°1 presa interbloccata 3P+N+T da 16A, IP67 N°1 interlocking socket 2P+T 16A, IP67 / N°1 interlocking socket 3P+N+T 16A, IP67
	Cassetta porta fili metallica con n°2 prese Unel e n°2 prese 10/16A Metallic cable tray with n°2 Unel sockets and n°2 10/16A sockets
	Torretta a pavimento 8+8 moduli completa di 4 prese Unel P30 10/16A e 1 presa dati/telefonica Floor box with 4 duplex outlets and 1 telephone/data outlet with brass cover plate and carpet flange
	Torretta a pavimento 8+8 moduli completa di 4 prese Unel P30 10/16A e 4 prese dati/telefonica Floor box with 4 duplex outlets and 4 telephonic/data outlets with brass cover plate and carpet flange
	Presse dati in esecuzione da incasso. Comprensiva di tubo corrugato Ø20mm incassato fino al controsoffitto. Il simbolo con a fianco (2) indica n°2 prese dati. Flush mounting data socket. Including Ø20mm corrugated pipe embedded up to the false ceiling. The symbol with alongside (2) indicates 2 data sockets.
	Access Point installato a soffitto/parete, completo di cavo UTP cat. 6a e presa RJ45 Ceiling/wall-mounted access point installed, complete with UTP cat. 6a cable and RJ45 socket
	Motore porta basculante Door motor and control
	Pulsantiera sull'ascendi porta basculante Pushbutton up/down control
	Punto alimentazione torrello elettrico Electric turret power supply
	Sezionatore Switch

Key Plan - 1:1000

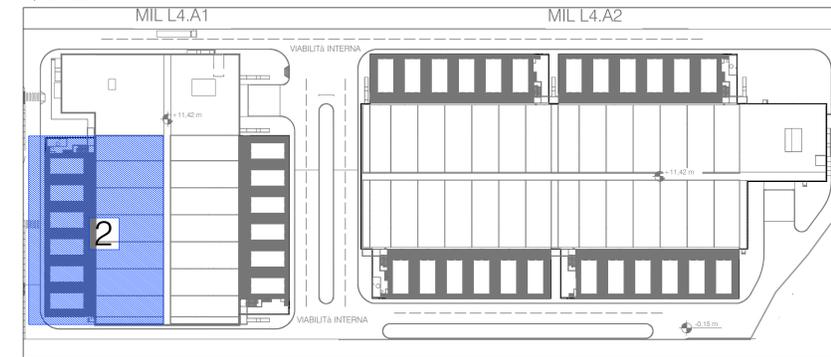

REV	DATA	DESCRIZIONE / DESCRIPTION	IL RICHIEDENTE	IL PROGETTISTA

L22 una divisione di
Lombardini 22 S.p.A.
Via Lombardi 22
20143 Milano, Italia
T. +39 02 26 59 62 00
www.l22.it

SPS
Ing. Arturo Donato
S.P.S. S.r.l.
Via M. Gioi, 64 - 20125 Milano, Italia
www.spsmil.it
sps@spsmil.it
T. 02/9694887

Capitale sociale Euro 100.000 i.v.
C.F./P.A.N. 02000600964 R.L.A. 162799
Sistema di gestione qualità conforme alla UNI EN ISO 9001:2008 - Certificato Nr. 50 100 8019 da TÜV Italia

COMMITTENTE / CLIENT:
INFRASTRUCTURE ITALIA LAND 4 S.r.l.
via del Bosco Rinnovato 6 - Palazzo U4 20090 Assago (MI)

PROGETTO / PROJECT:
MIL L4
Alzaia Naviglio Pavese snc, Vellezzo Bellini (PV)

PROGETTISTA / DESIGNER:
Lombardini 22, via Lombardini 22, Milano - Ing. Roberto Cereda
Iscritto all'Ordine degli Ingegneri di Brescia n. A2609

OGGETTO / OBJECT:
SCIA, Segnalazione Certificata di Inizio Attività - Art.23 D.P.R. 380/2000 - Intervento di demolizione e nuova costruzione di edifici a destinazione produttiva

TITOLO / DESCRIPTION:
Impianti Elettrici e Speciali - Edificio MIL L4 A1
Piano Primo - Area 2
Impianto Forza Motrice e Cablaggio Strutturato

DISEGNATO DA: DRAWN BY: ESI	CONTROLLATO DA: CHECKED BY: RC	DATA / DATE: 30/04/2023	SCALA / SCALE: 1:100	DATA REV.: -
FORMAT: A0	NOME FILE / FILE NAME: 3604_AEA10003-1	COMMESSA / JOB: 3604	TAVOLA / DRAWING: AEA10003	REV.: -