




LEGENDA FORZA MOTRICE	
	Quadro elettrico Electrical Switchboard
	Quadro elettrico dotato di sistema per alimentazione interruttori modulari rimovibili con il quadro attivo Electrical Switchboard equipped with system for powering removable modular switches with the active switchboard
	Cassetta in pvc da parete modello 503 installata a +46cm dal pavimento finito PVC box recessed 503 installed to +46cm from the finished floor
	Cassetta in pvc da parete modello 503 installata a +46cm dal pavimento finito completa di placca stagna IP 55 PVC box recessed 503 installed to +46cm from the finished floor complete with waterproof plaque IP55
	Cassetta in materiale isolante da incasso modello 503 installata a +46cm dal pavimento finito completa di guaina intumescente per la protezione antincendio della scatola Recessed insulating material box model 503 installed at +46cm from the finished floor complete with intumescent sheathing for fire protection of the box
	Cassetta in materiale isolante da incasso modello 506 installata a +46cm dal pavimento finito completa di guaina intumescente per la protezione antincendio della scatola PVC box recessed 506 installed to +46cm from the finished floor with intumescent sheathing for fire protection of the box
	Interfono di emergenza Emergency Intercom
	Colorina SCS Emergency SCS
	N1 presa basso 10/16A N1 socket 10/16A
	N1 presa UNEL 10/16 A N1 socket UNEL 10/16A
	N1 presa interbloccata 2P+T da 16A, IP67 / N1 presa interbloccata 3P+N+T da 16A, IP67 N1 socket interlocked 2P+T 16A, IP67 / N1 socket interlocked 3P+N+T 16A, IP67
	Cassetta porta tutti metallica con n°2 prese Unel e n°2 prese 10/16A Floor box door with n°2 Unel and n°2 socket 10/16A
	Torretta a pavimento 8+8 moduli completa di 4 prese Unel P30 10/16A, e 1 presa dati/telefonica Floor box with 4 duplex outlets and 1 telephone outlet with legs and carpet flange
	Torretta a pavimento 8+8 moduli completa di 4 prese Unel P30 10/16A, e 4 prese dati/telefonica Floor box with 2 duplex outlets and 4 telephonedata combination outlet with brass cover plate and carpet flange
	Presse dati in esecuzione da incasso. Comprensiva di tubo corrugato Ø20mm incassato fino al controsoffitto. Il simbolo con a fianco (2) indica n°2 prese dati. Flush mounting data socket. Including Ø20mm corrugated pipe embedded up to the false ceiling. The symbol with alongside (2) indicates 2 data sockets.
	Access Point installato a soffitto/parete, completo di cavo UTP cat. 6a e presa RJ45 Ceiling/wall-mounted access point installed, complete with UTP cat. 6a cable and RJ45 socket
	Motore porta basculante Door motor and control
	Pulsantiera sull'ascendi porta basculante Pushbutton up/down overhead door
	Punto alimentazione tunnel elettrico Electric tunnel power supply
	Sezionatore Switch

Key Plan - 1:1000

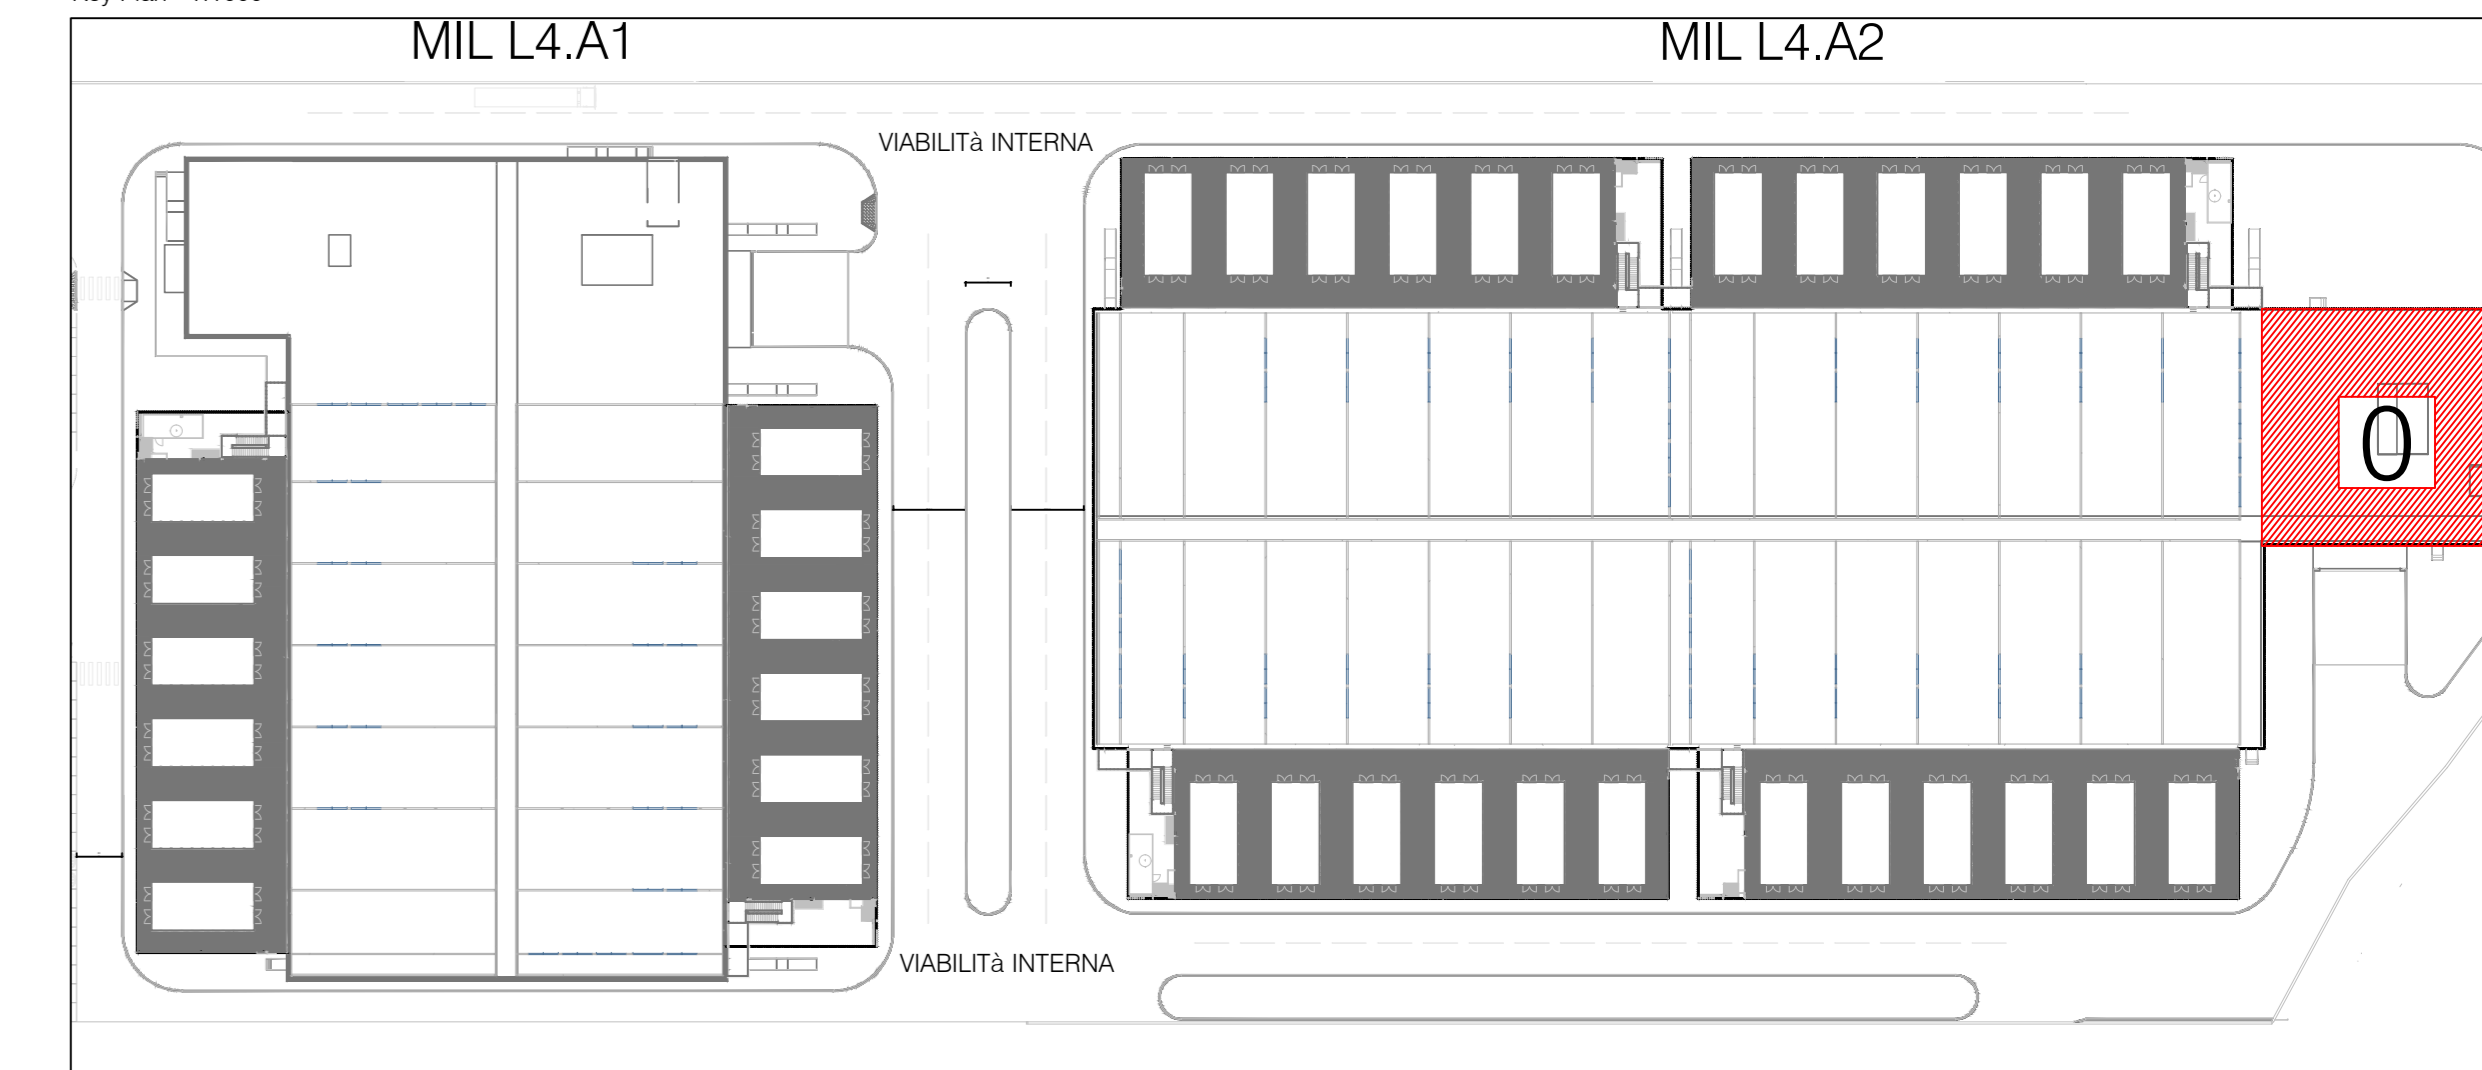

REV	DATA	DESCRIZIONE / DESCRIPTION	IL RICHIEDENTE	IL PROGETTISTA

**L22**

STRUTTURE:  
S.P.S. S.r.l.  
Via Lombardi 22, 20143 Milano, Italia  
Tel. +39 02 26 59 62 00  
www.l22.it

Ing. Arturo Donato  
Via M. Gioia, 64 - 20125 Milano, Italia  
Tel. +39 02 83 20 13 97  
www.spsr.it  
T. 02/964887

Capitale sociale Euro 100.000 i.v.  
C.F. 07/AR 0200000064 R.L.A. 1627996  
Sistema di gestione qualità conforme alla UNI EN ISO 9001:2008 - Certificato Nr. 50 100 019 019 via TOV Italia

COMMITTENTE / CLIENT:  
INFRASTRUCTURE ITALIA LAND 4 S.r.l.  
via del Bosco Rinnovato 6 - Palazzo U4 20090 Assago (MI)

PROGETTO / PROJECT:  
MIL L4  
Alzaia Naviglio Pavese snc, Vellezzo Bellini (PV)

PROGETTISTA / DESIGNER:  
Lombardini 22, via Lombardini 22, Milano - Ing. Roberto Cereda  
iscritto all'Ordine degli Ingegneri di Brescia n. A2609

OGGETTO / OBJECT:  
SCIA, Segnalazione Certificata di Inizio Attività - Art. 23 D.P.R. 380/2000 - Intervento di demolizione e nuova costruzione di edifici a destinazione produttivo

TITOLO / DESCRIPTION:  
Impianti Elettrici e Speciali - Edificio MIL L4 A2  
Piano Terra e Piano Primo - Area 0  
Impianto Forza Motrice e Cablaggio Strutturato

DISEGNATO DA: DRAWN BY: ESI	CONTROLLATO DA: CHECKED BY: RC	DATA / DATE: 30/04/2023	SCALA / SCALE: 1:100	DATA REV.: -
FORMAT: A0	NOME FILE / FILE NAME: 3604_AEA20001-X	COMMESSA / JOB: 3604	TAVOLA / DRAWING: AEA20001	REV.: -