




LEGENDA

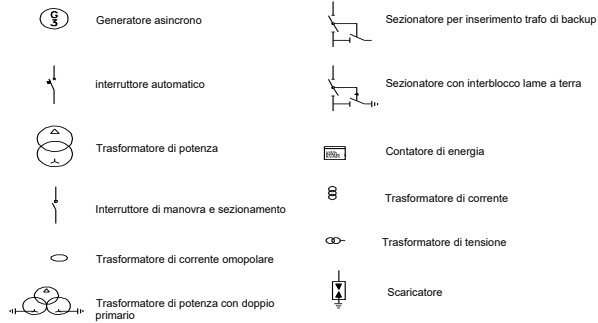


MONTALTO WIND - SEZIONE N. 1

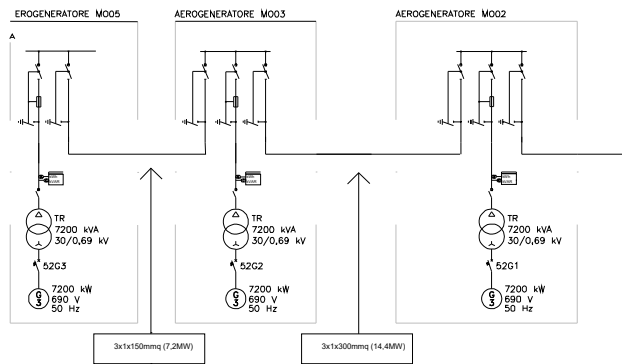

MONTALTO WIND - SEZIONE N. 2




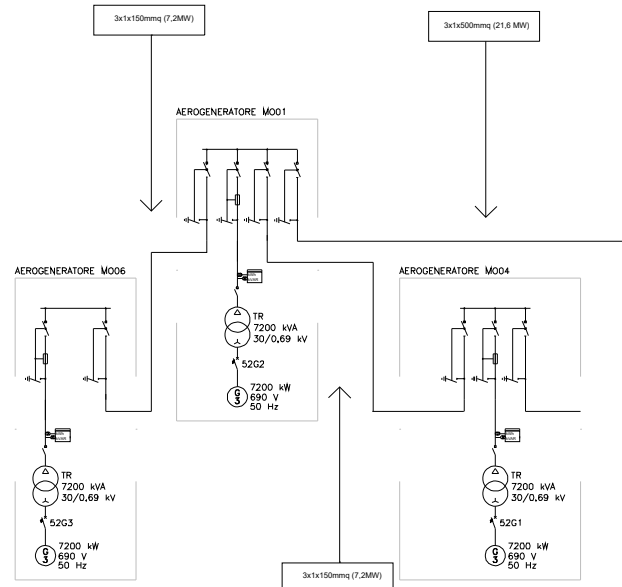


SE MANCIANO (VT) - LATO TERNA

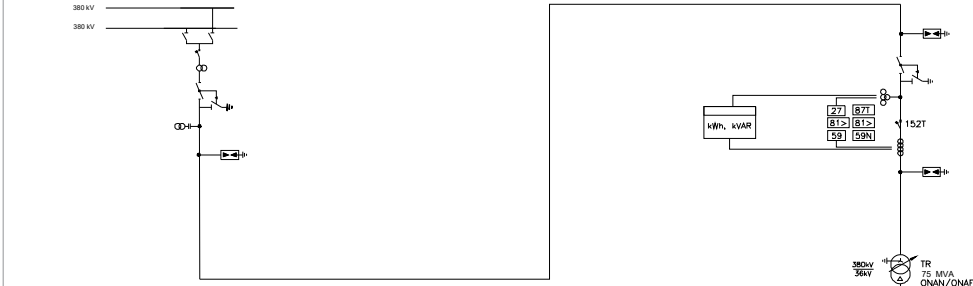

SOTTOSTAZIONE DI TRASFORMAZIONE 380/36 kV - COLLEGAMENTO A STALLO

CABINA UTENTE - TRASFORMAZIONE 30/36 kV

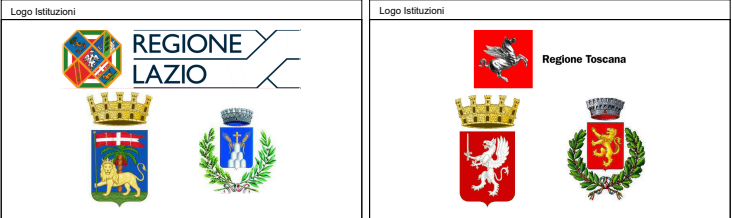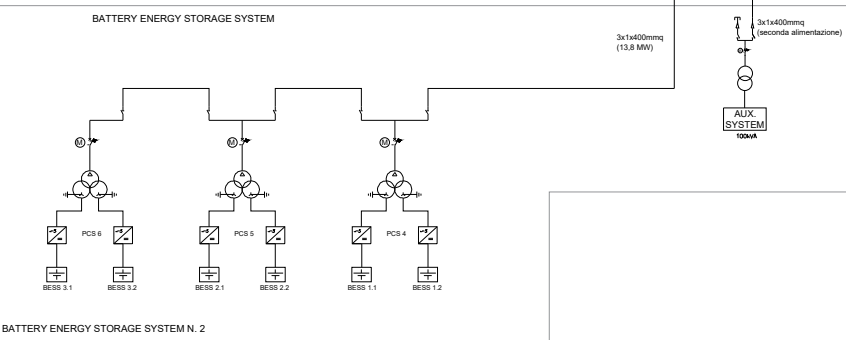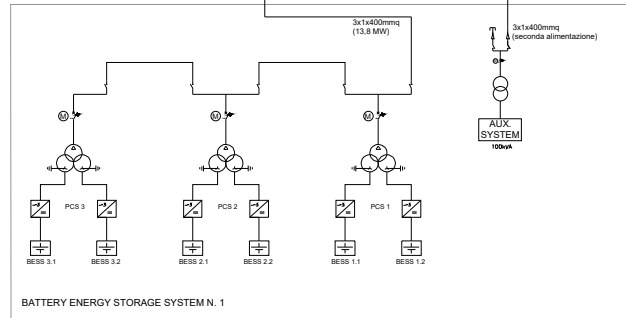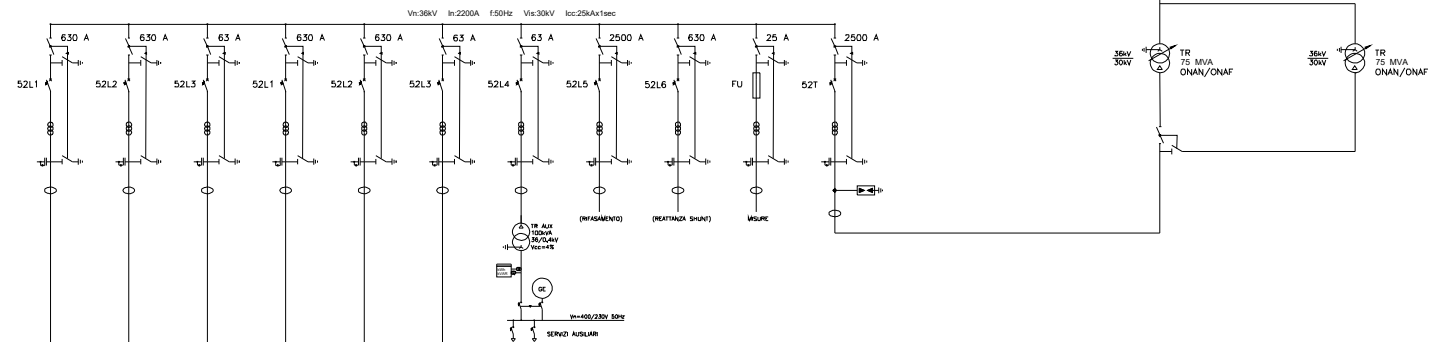

Progetto
MONTALTO
 COMUNE DI MONTALTO DI CASTRO (VT)
 COMUNE DI MANCIANO (GR)



Descrizione Impianto
 PROGETTO DI IMPIANTO EOLICO COSTITUITO DA:
 N.6 AEROGENERATORI DI POTENZA NOMINALE 7.2 MW
 POTENZA COMPLESSIVA DI 43.2 MW
 SISTEMA BESS 27,6 MW

Numero Progetto	Numero Tavola	Titolo Tavola
1	18	SCHEMA UNIFILARE
Agg. Data 01 30/10/2023 02 03 04 05	Note 	

Scala
 1:1000
 Dimensione Tavola
 A2 594 mm x 420 mm

In Collaborazione con
SWITCH Engineering Srl
 Via F. Bernaglia n.13 - 00152 - Roma
 p.iva 15500571005
 pec: switchengineering@legalmail.it

Orientamento Tavola

Il disegno è di proprietà © SWITCH Engineering Srl, è vietata la riproduzione anche parziale, o la cessione a terzi previa autorizzazione, ai sensi della vigente Legislazione in materia.