



## CAVIDOTTO MT - TIPO A - SCALA 1:20

**CANALIZZAZIONE TIPO A**  
Posa di n° 1 cavi MT e n° 1 cavo in fibra ottica in tritubo su strada sterrata o terreno agricolo

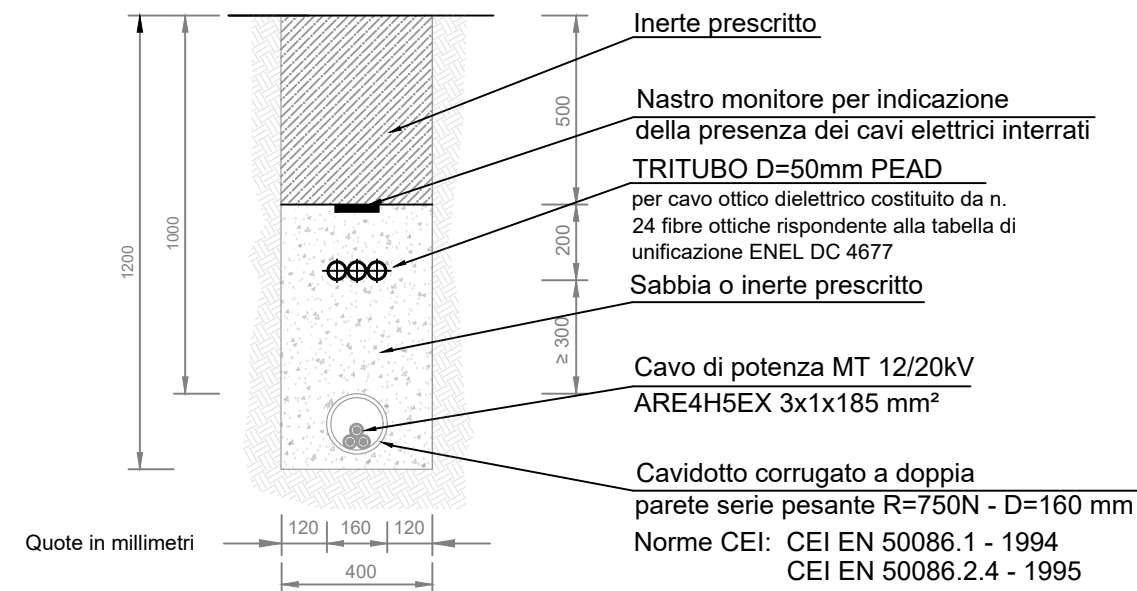


## CAVIDOTTO MT - TIPO B - SCALA 1:20

**CANALIZZAZIONE TIPO B**  
Posa di n° 1 cavi MT e n° 1 cavo in fibra ottica in tritubo su strada asfaltata pubblica

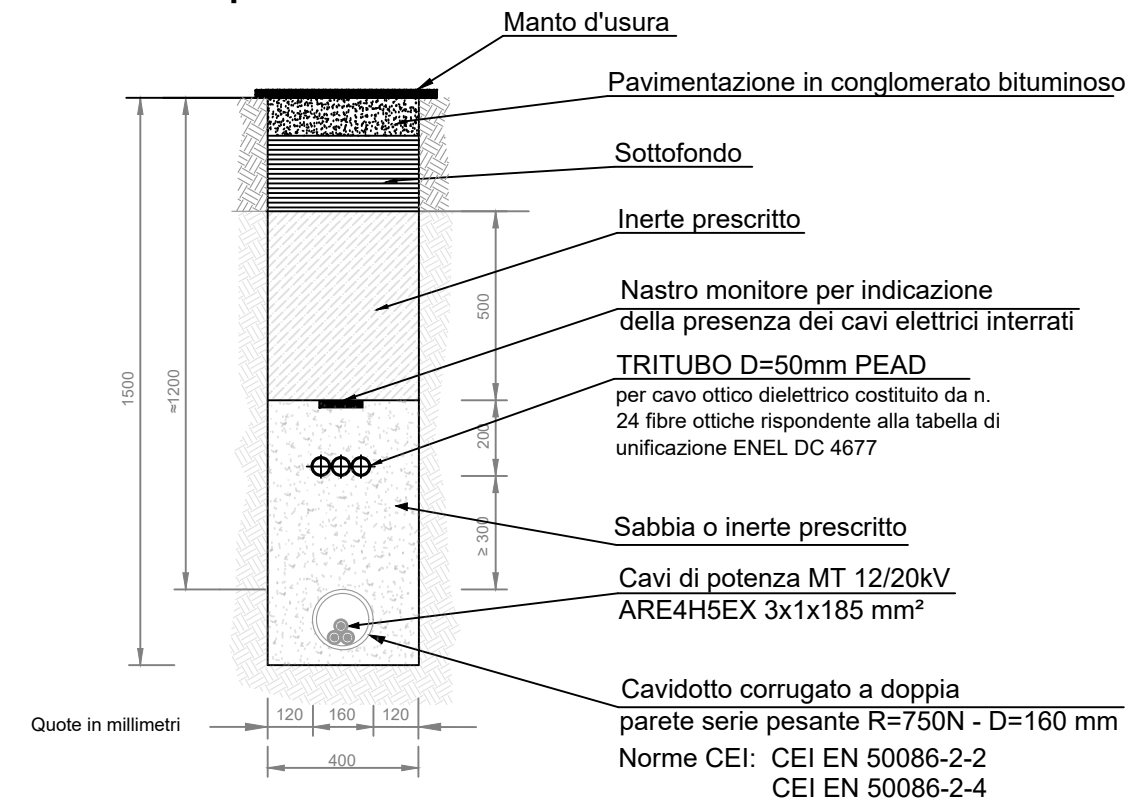


## SEZIONE TIPO STRADA STATALE 88 ATTRAVERSAMENTO CAVIDOTTO MT - SCALA 1:100


**STATO DI FATTO**

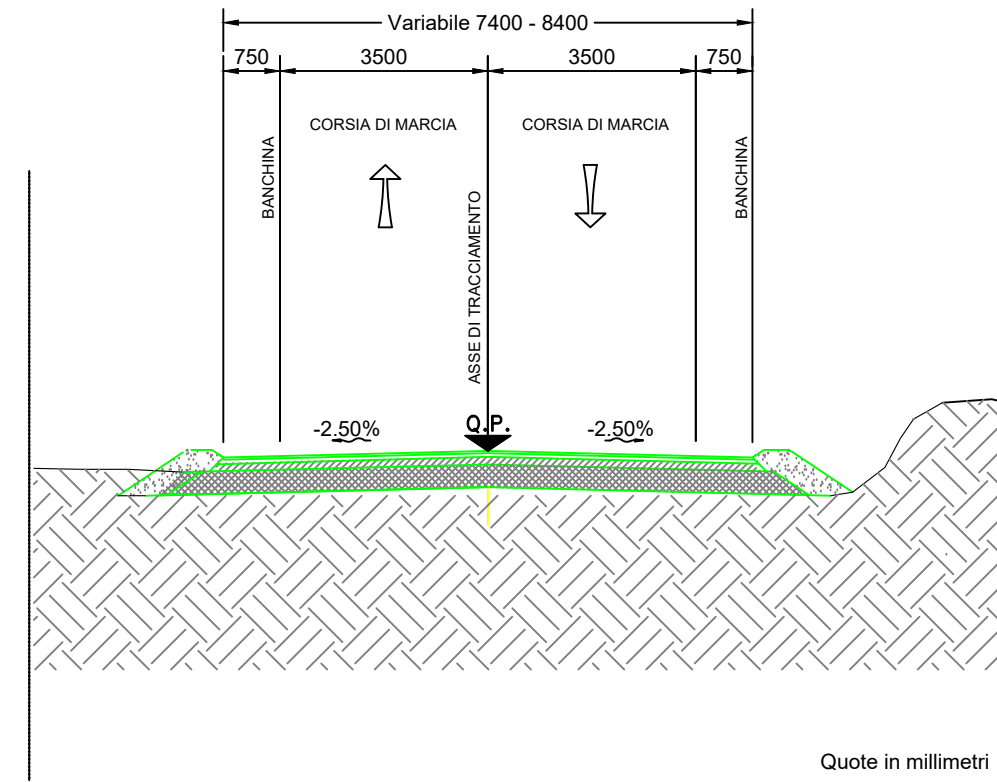

**STATO DI PROGETTO**

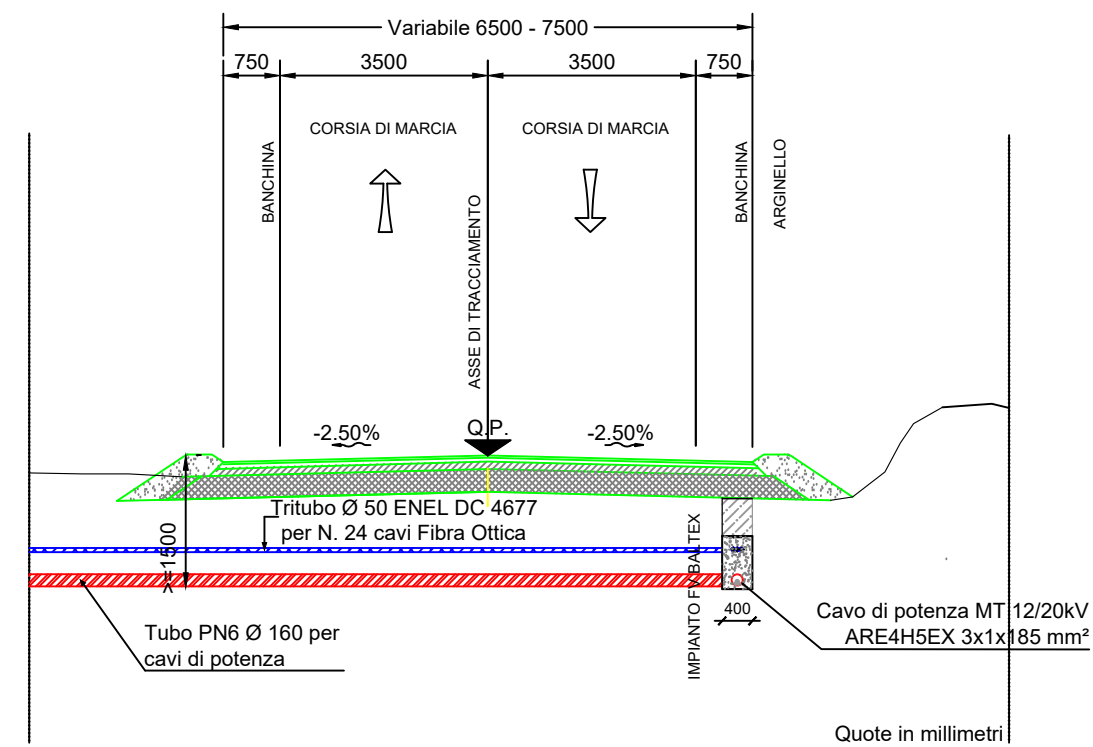


## SEZIONE TIPO LINEA BT SU TERRENO NATURALE - SCALA 1:20

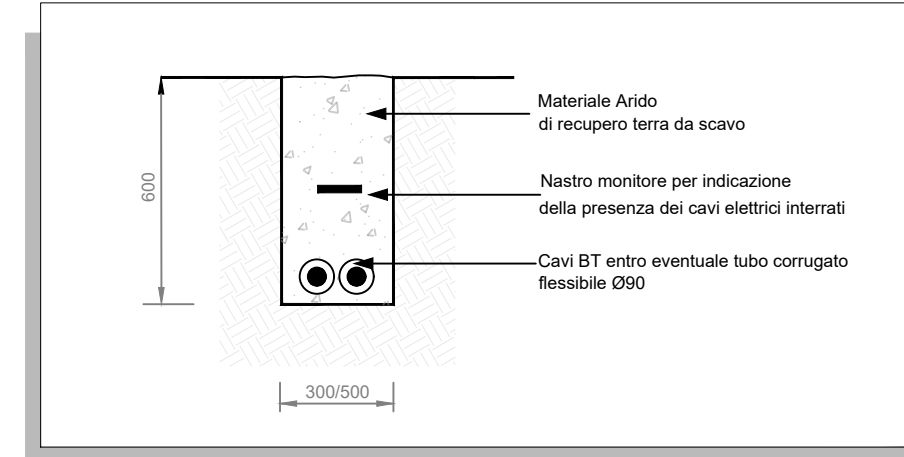


## SEZIONE LINEA MT IMPIANTO - TIPO A - SCALA 1:20

**CAVIDOTTO TIPO A**  
Posa di n° 1 cavo MT  
e n° 1 cavo in fibra ottica in tritubo  
su strada sterrata o terreno naturale

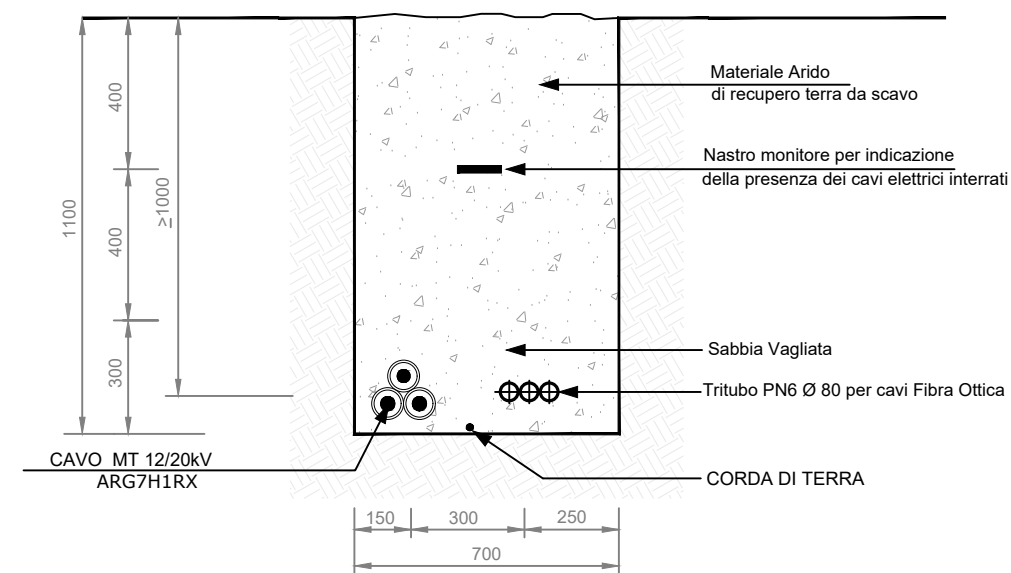

## SEZIONE LINEA MT IMPIANTO - TIPO B - SCALA 1:20

**CAVIDOTTO TIPO B**  
Posa di n° 2 cavi MT  
e n° 1 cavo in fibra ottica in tritubo  
su strada sterrata o terreno naturale

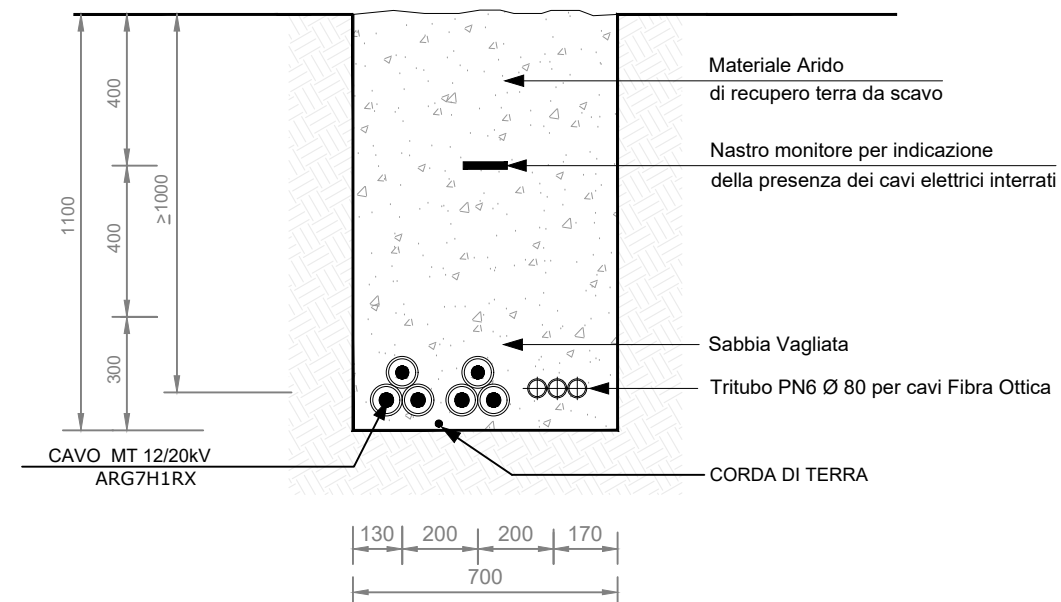

## ELABORATI DI RIFERIMENTO

TAVOLA	TITOLO
BS-FVG-TP10a	Schema elettrico unifilare generale impianto FV
BS-FVG-TP10b	Schema elettrico unifilare generale impianto FV
BS-FVG-TP11	Layout inseguitori solari e distribuzione elettrica MT di impianto
BS-FVG-TP12	Tracciato elettrodotta MT 15 kV per la connessione

**REGIONE SARDEGNA**  
**PROVINCIA DI ORISTANO**  
COMUNI DI VILLANOVA TRUSCHEDU E OLLASTRA

**IMPIANTO FOTOVOLTAICO A TERRA DA 10.42 MWp**  
**IN LOCALITA' "PERDA ARROIA"**

Oggetto	PROGETTO DEFINITIVO	BS-FVVT-TP15
Titolo	CAVIDOTTI MT - SEZIONI TIPO	Cod. elab. scala 1:20 - 1:100

Data	Rev.	Descrizione	Eseg.	Contr.	Appr.
Gennaio 2024	1	Integrazioni documentali	FM	GF	BS
Luglio 2022	0	Emissione per procedura di VIA	IAT	GF	BS

**A cura di:**  
I.A.T. Consulenza e progetti S.r.l.  
Dott. Ing. Giuseppe Frongia

**Progettazione:**  
Dott. Ing. Giuseppe Frongia  
**ORDINE INGEGNERI  
PROVINCIA CAGLIARI**  
N. 3453 Dott. Ing. Giuseppe Frongia

**Il Committente:**

**iat** CONSULENZA  
E PROGETTI  
www.iatprogetti.it

**Committente:**  
BALTEX SARDEGNA 10 VILLANOVA TRUSCHEDU S.R.L.  
Corso Ventidue Marzo, 33 - 20129 Milano (MI)  
PEC: baltexsardegna10villanova@legalmail.it

A2	BS-FVVT-TP15_Cavidotti MT - Sezioni tipo	BS-FVVT-TP15_Cavidotti MT - Sezioni tipo	2022/0306
Formato	File origine	File di stampa	Codice pratica

Elaborazioni: I.A.T. Consulenza e progetti S.r.l. con socio unico - Via Michele Giua s.n.c. ZI CACIP, 09122 Cagliari, Tel./Fax +39.070.658297

Disegni, calcoli, specifiche e tutte le altre informazioni contenute nel presente documento sono di proprietà della I.A.T. Consulenza e progetti S.r.l. Al ricevimento di questo documento la stessa diffida pertanto di riprodurlo, in tutto o in parte, e di rivelarne il contenuto in assenza di esplicita autorizzazione.