




PIANTA
Scala 1:50

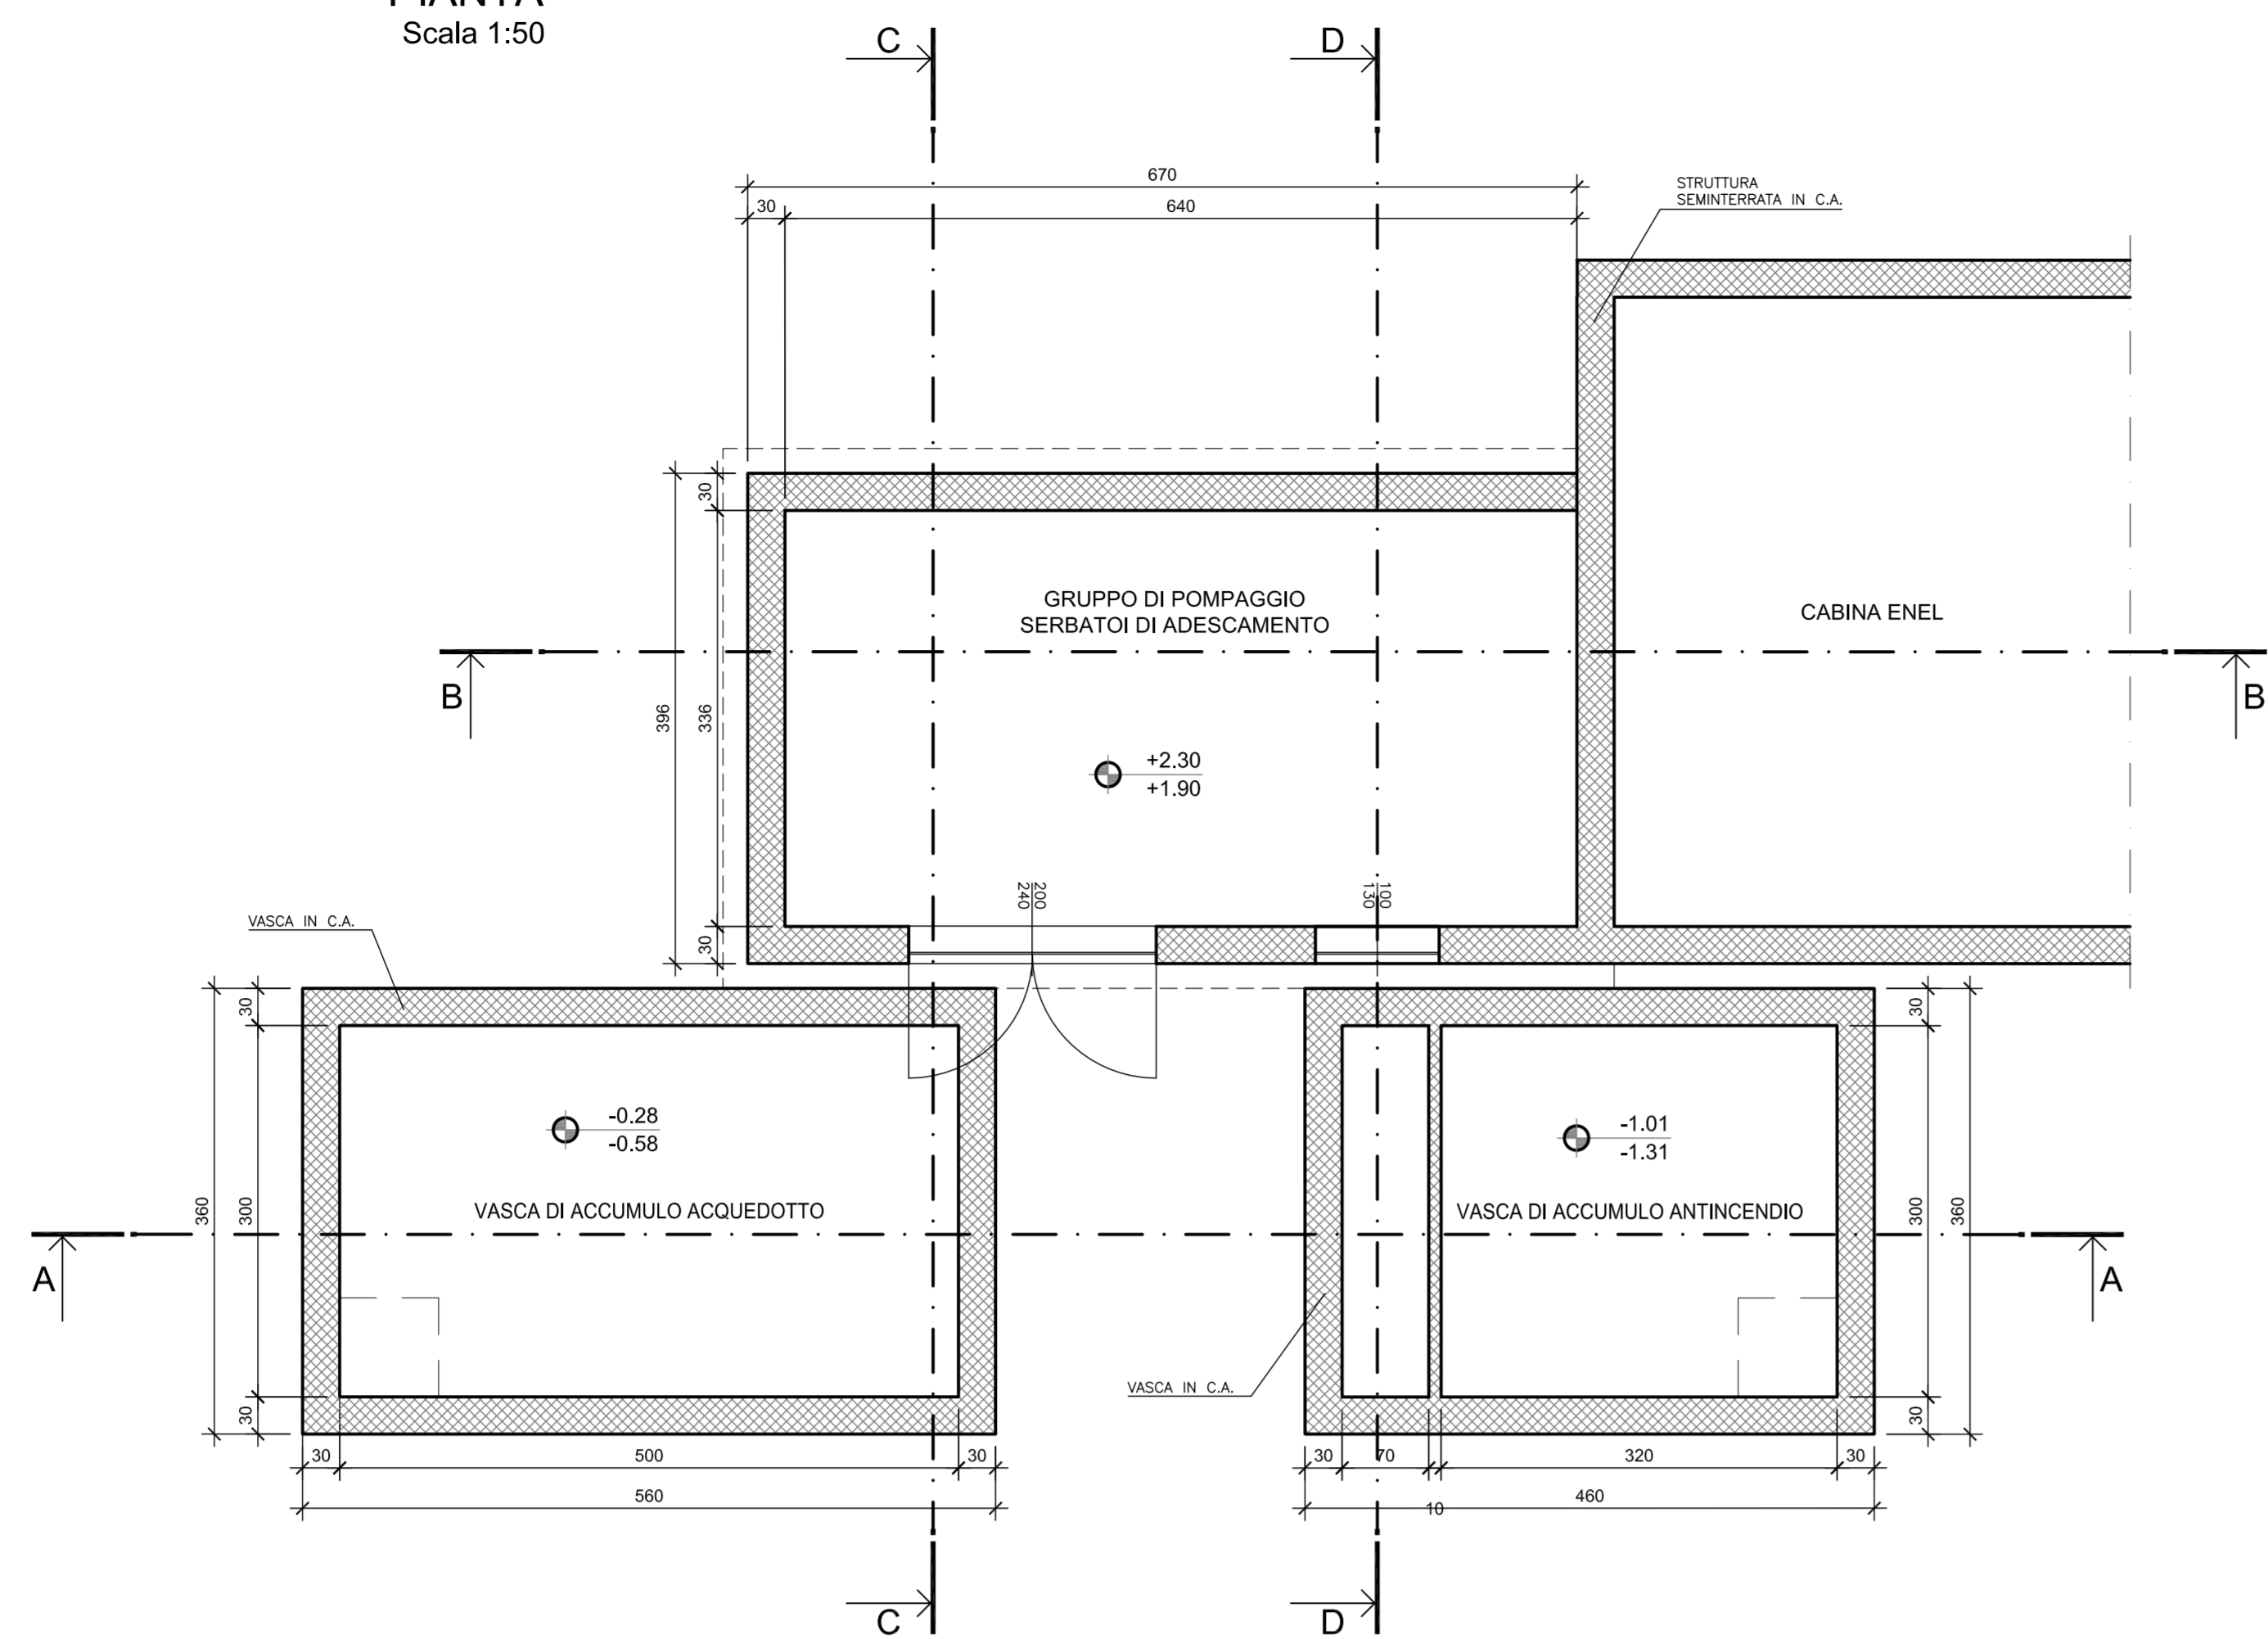


INQUADRAMENTO PLANIMETRICO
Scala 1:200

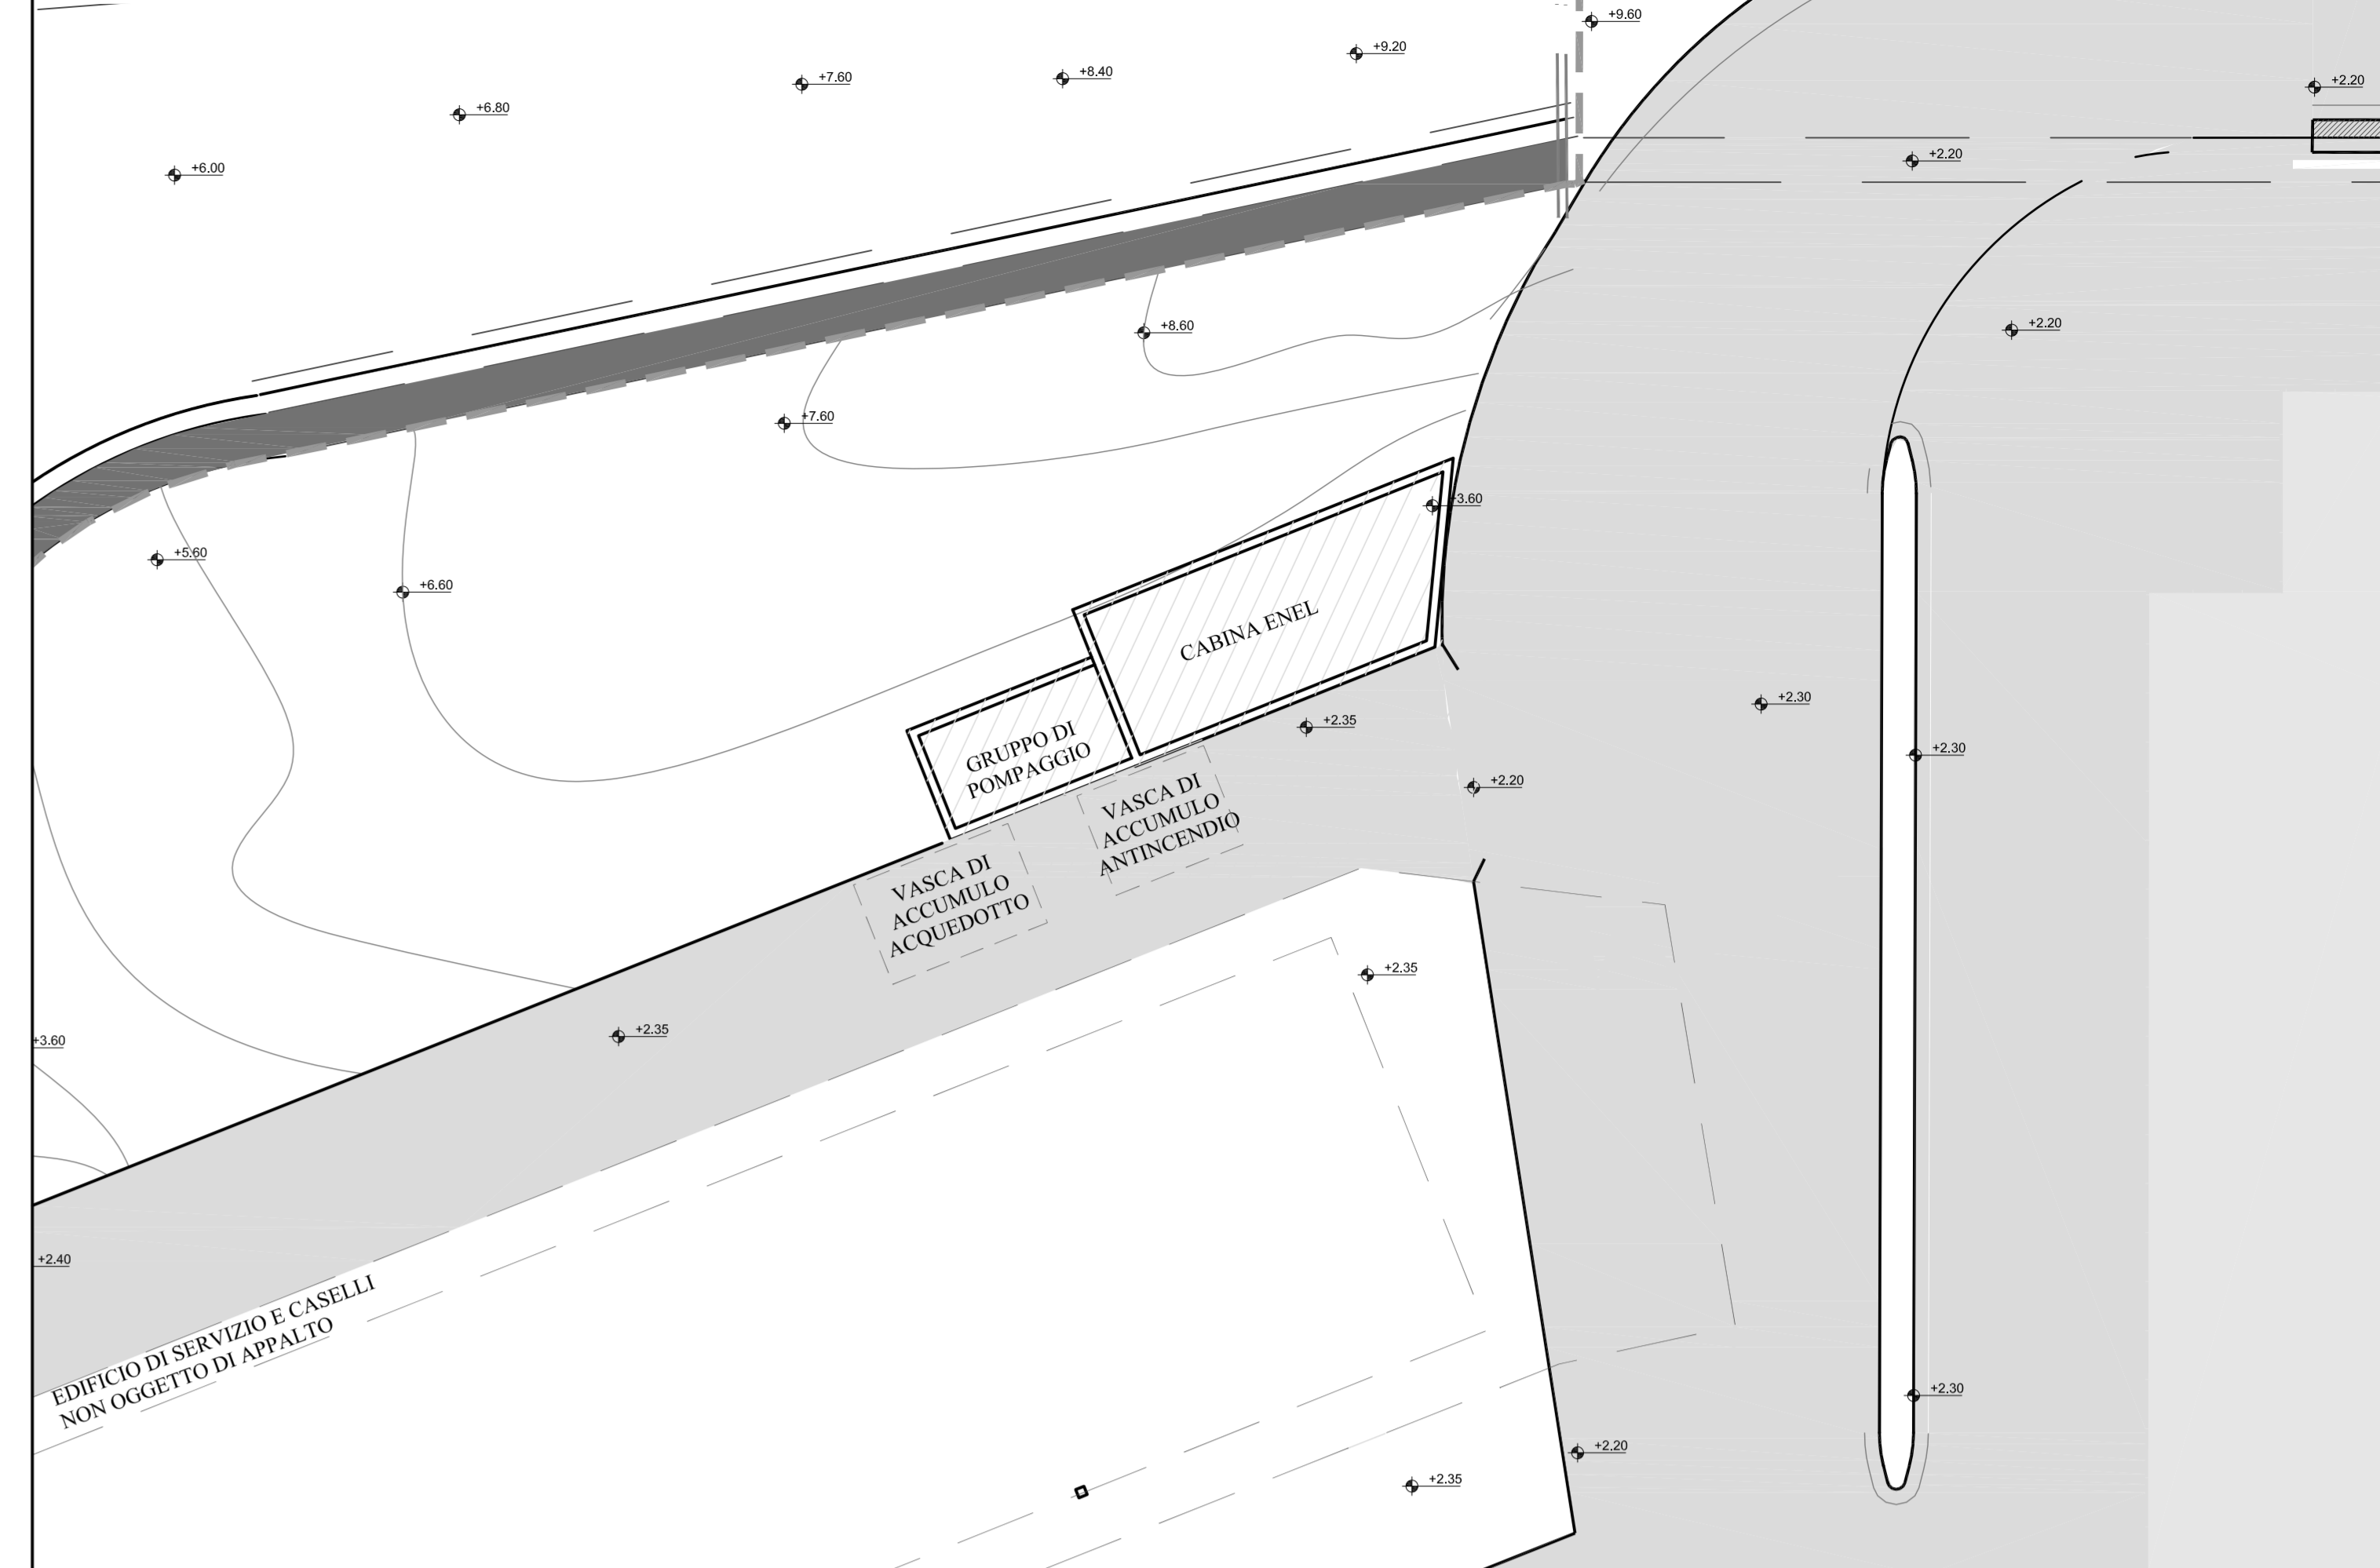


SEZIONE A-A
Scala 1:50

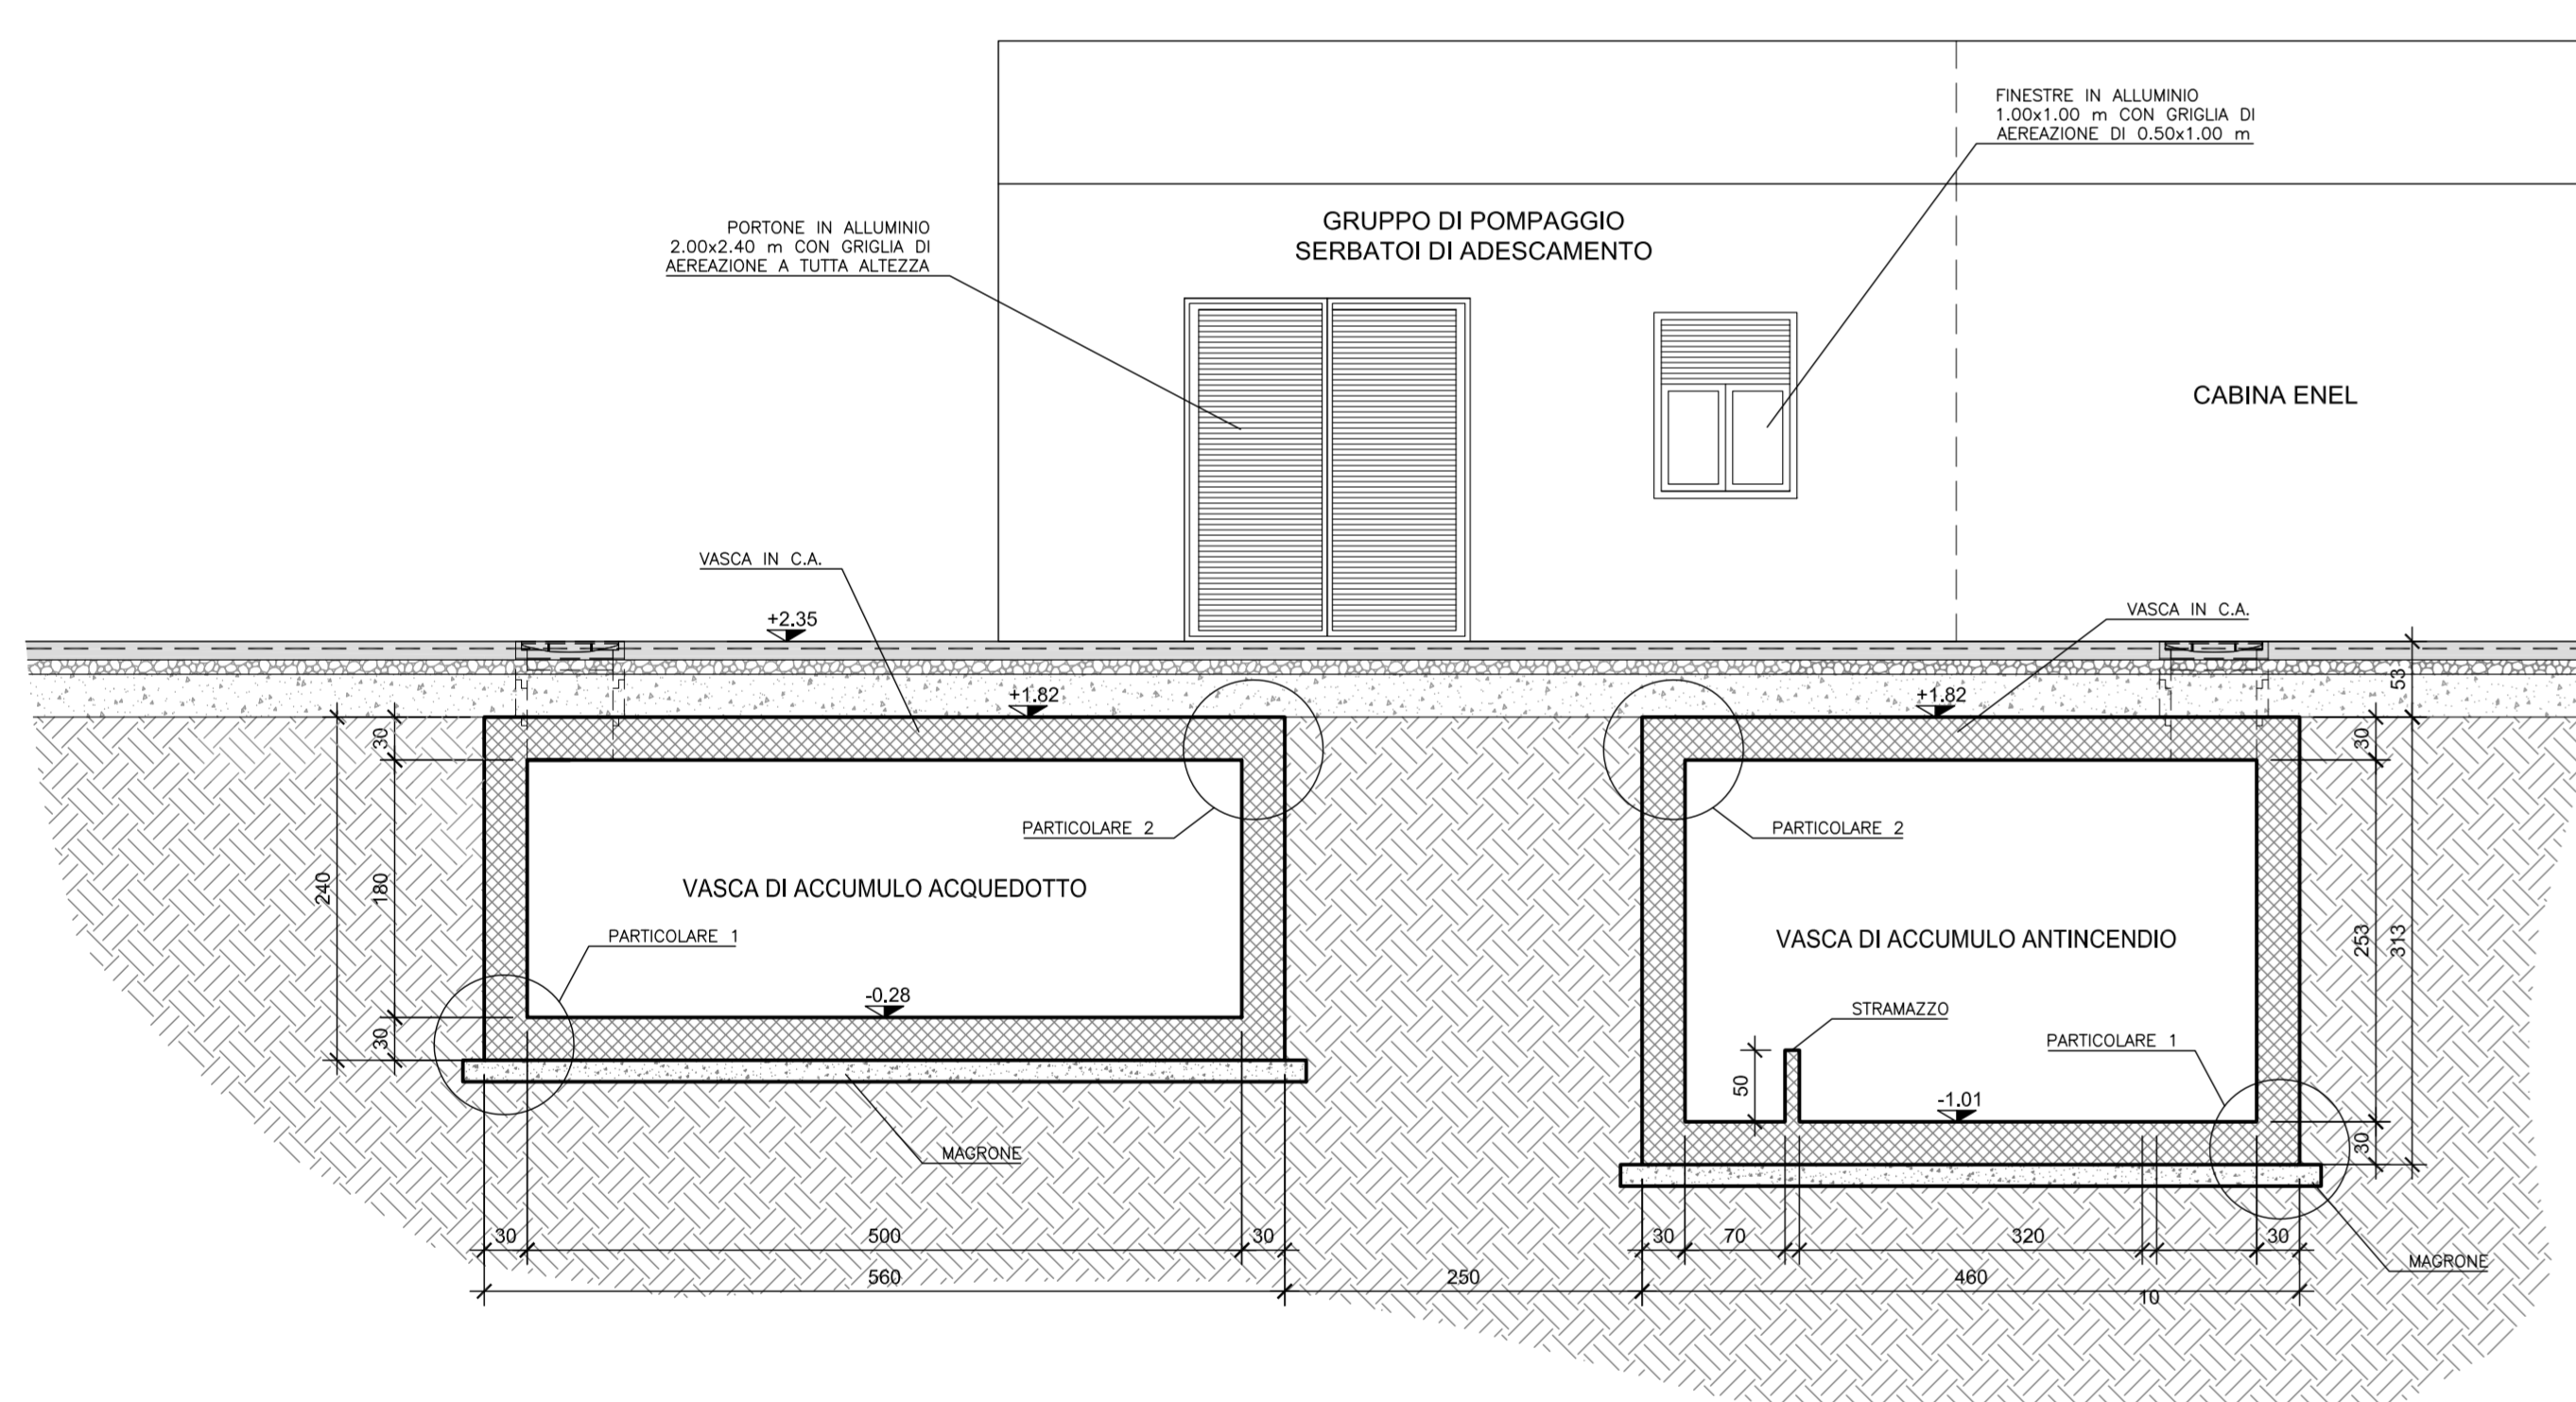


SEZIONE C-C
Scala 1:50

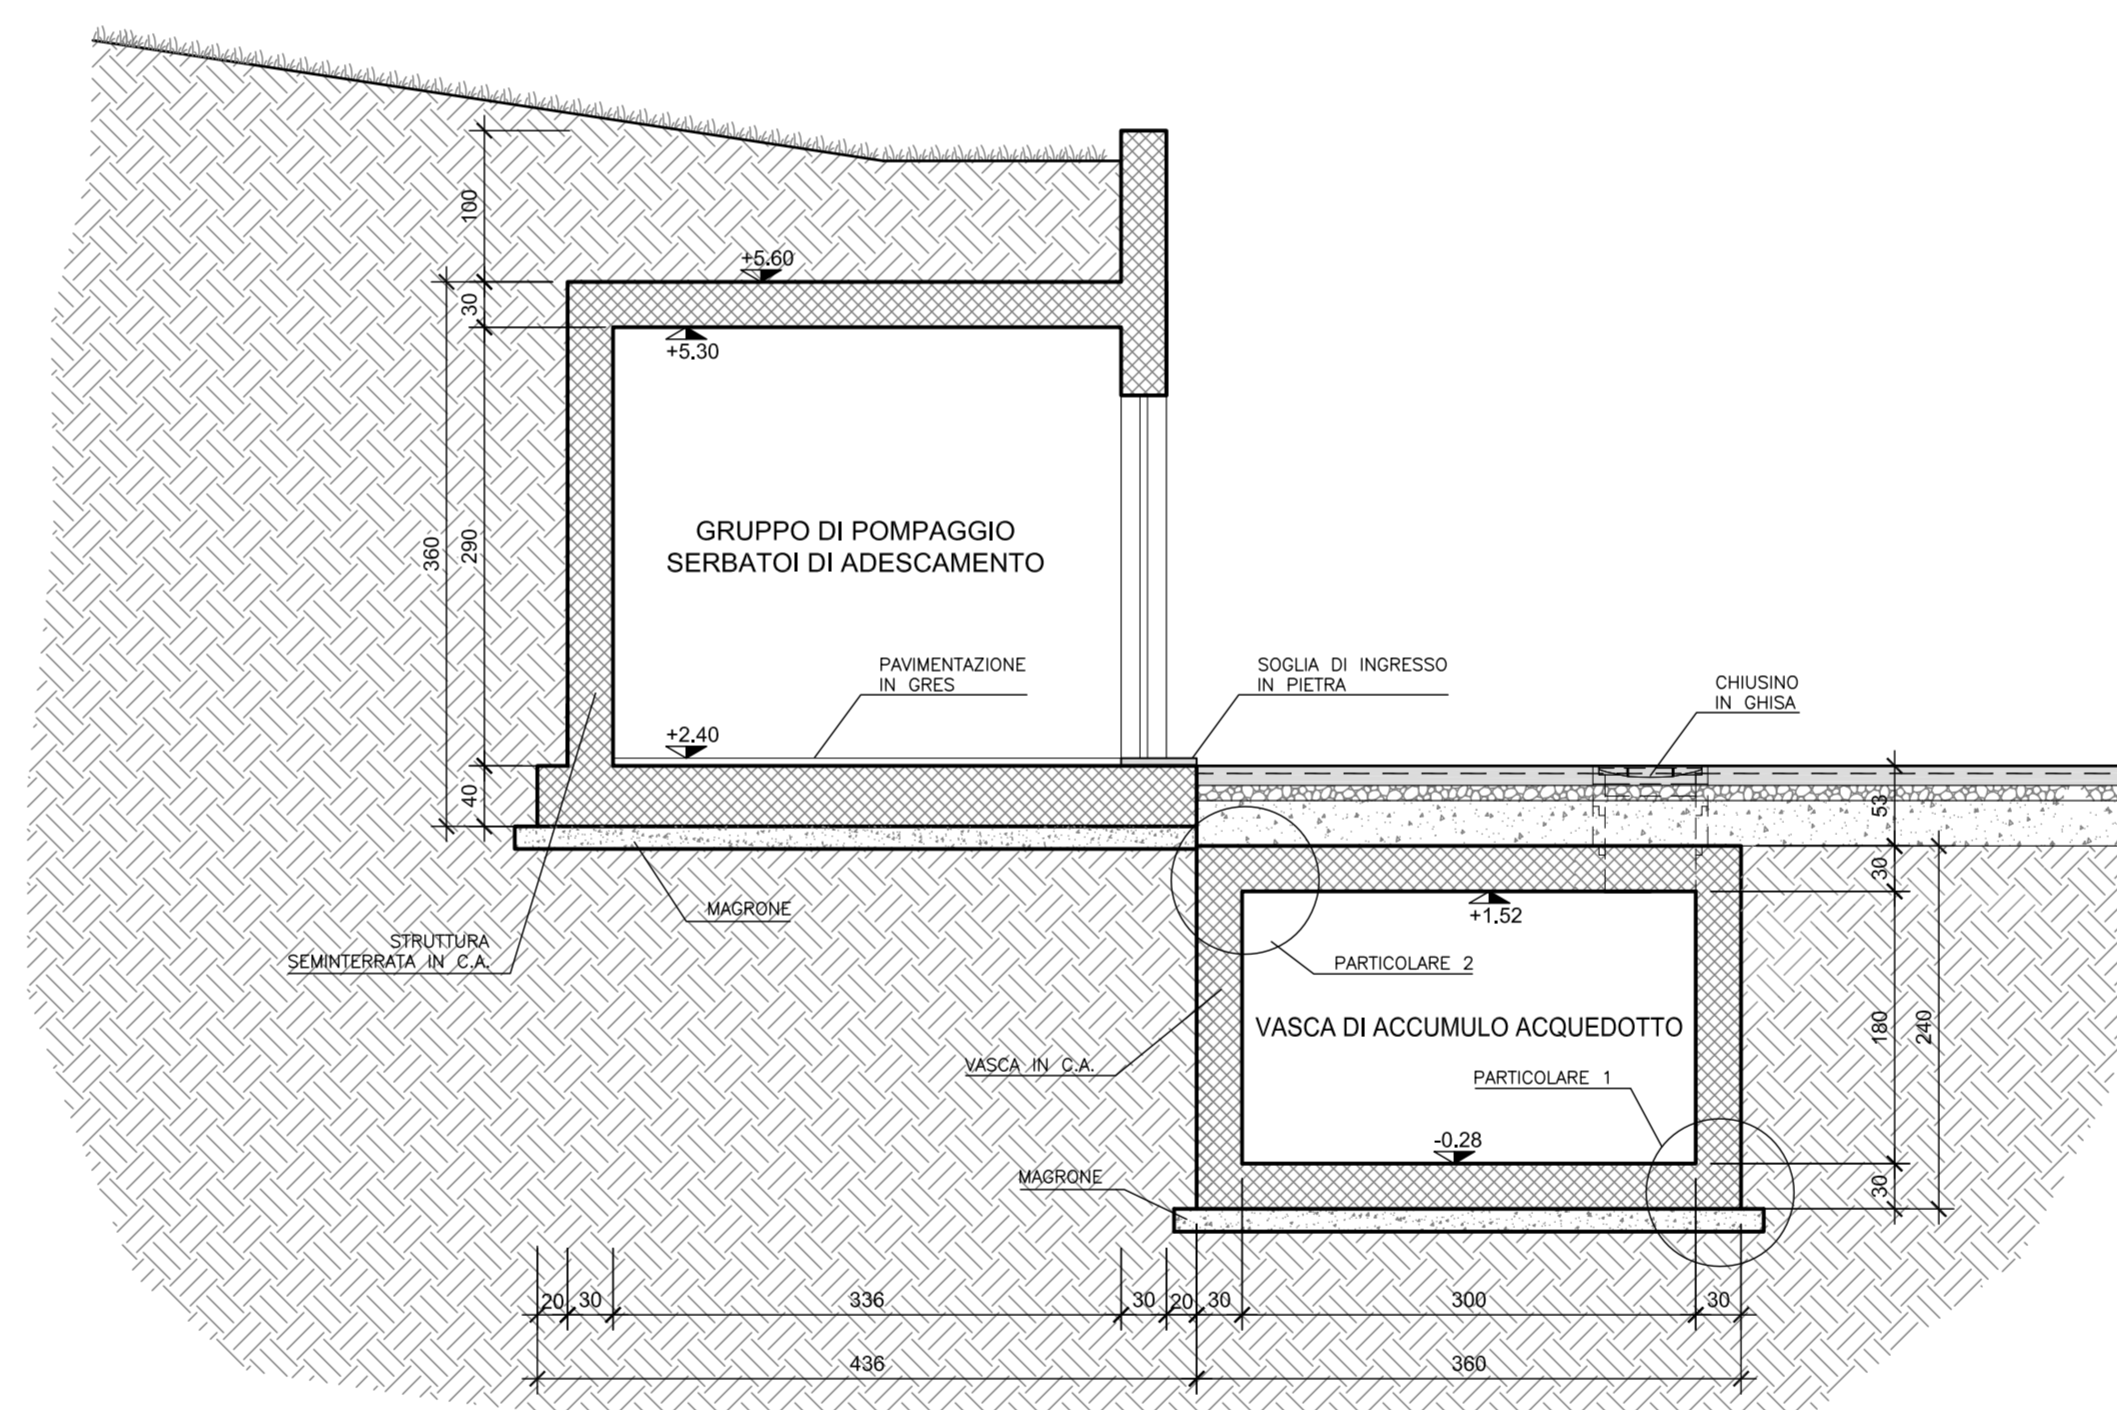


SEZIONE B-B
Scala 1:50

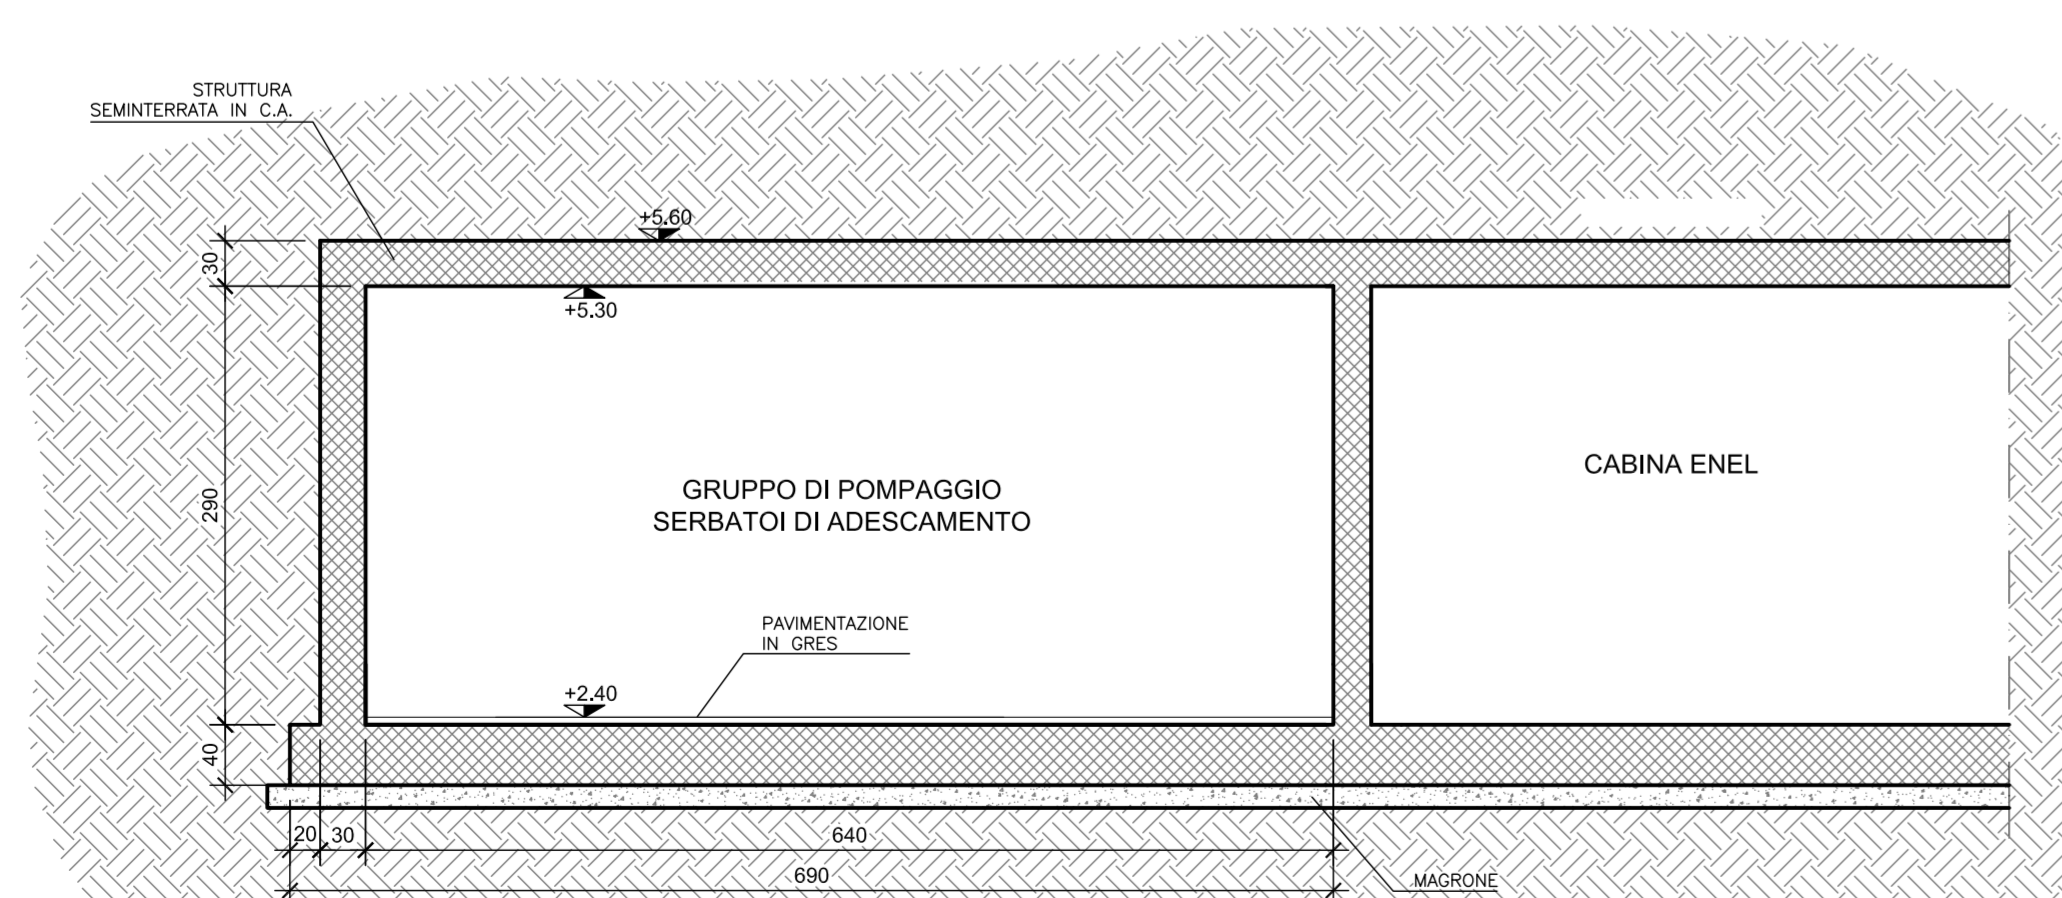

SEZIONE D-D
Scala 1:50

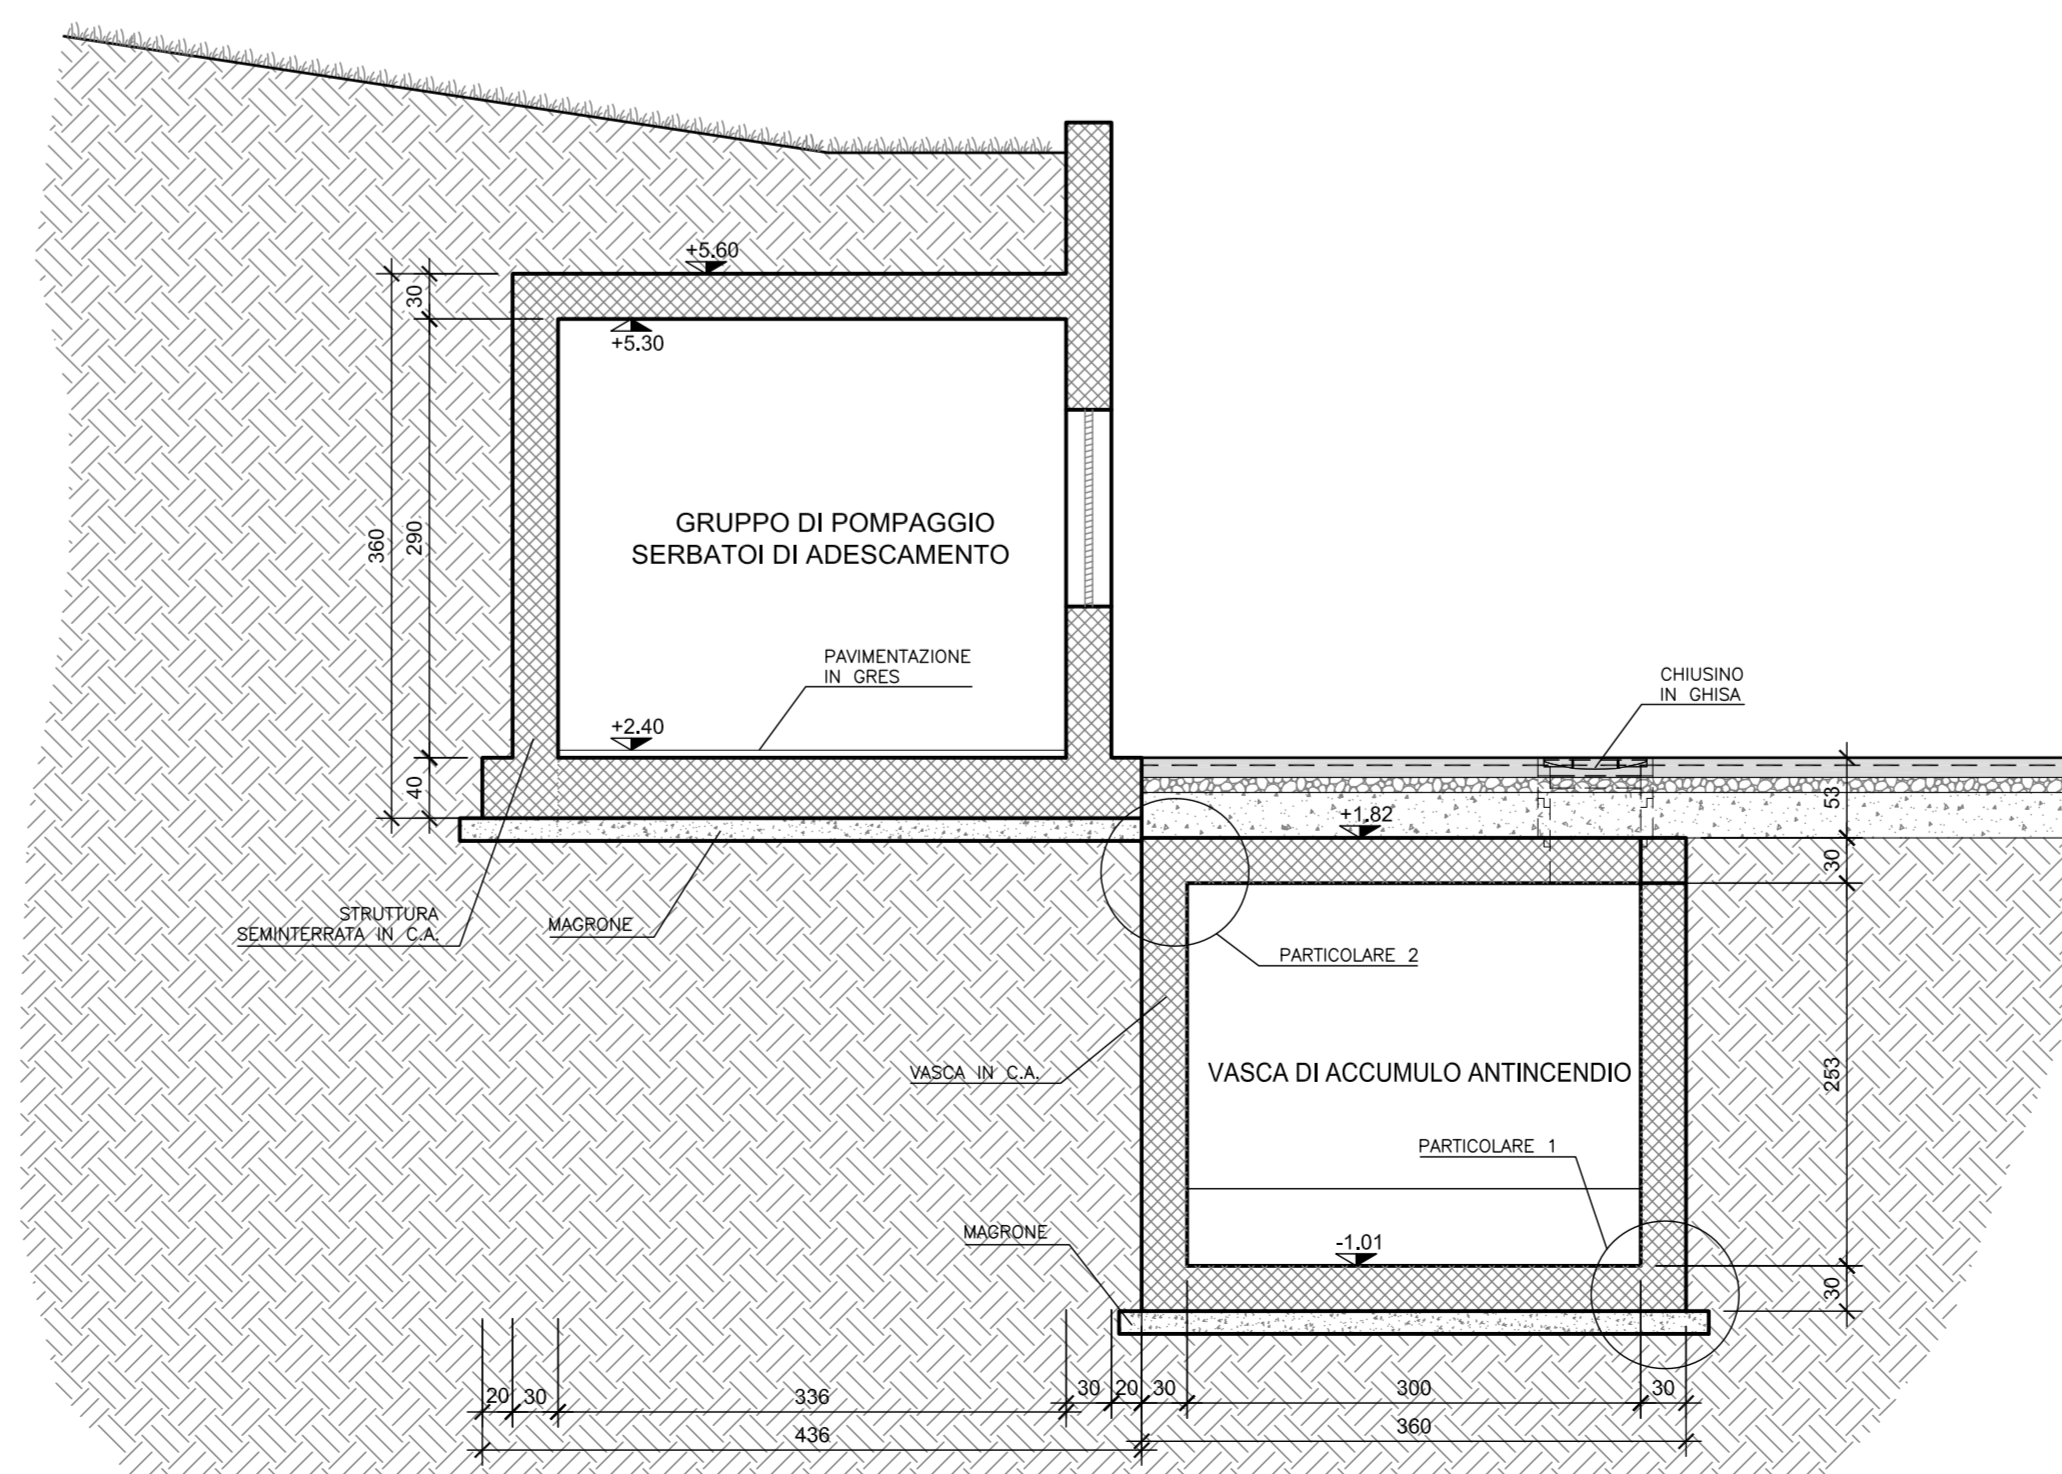

PARTICOLARE POSA GUAINE VASCHE DI ACCUMULO
Scala 1:10

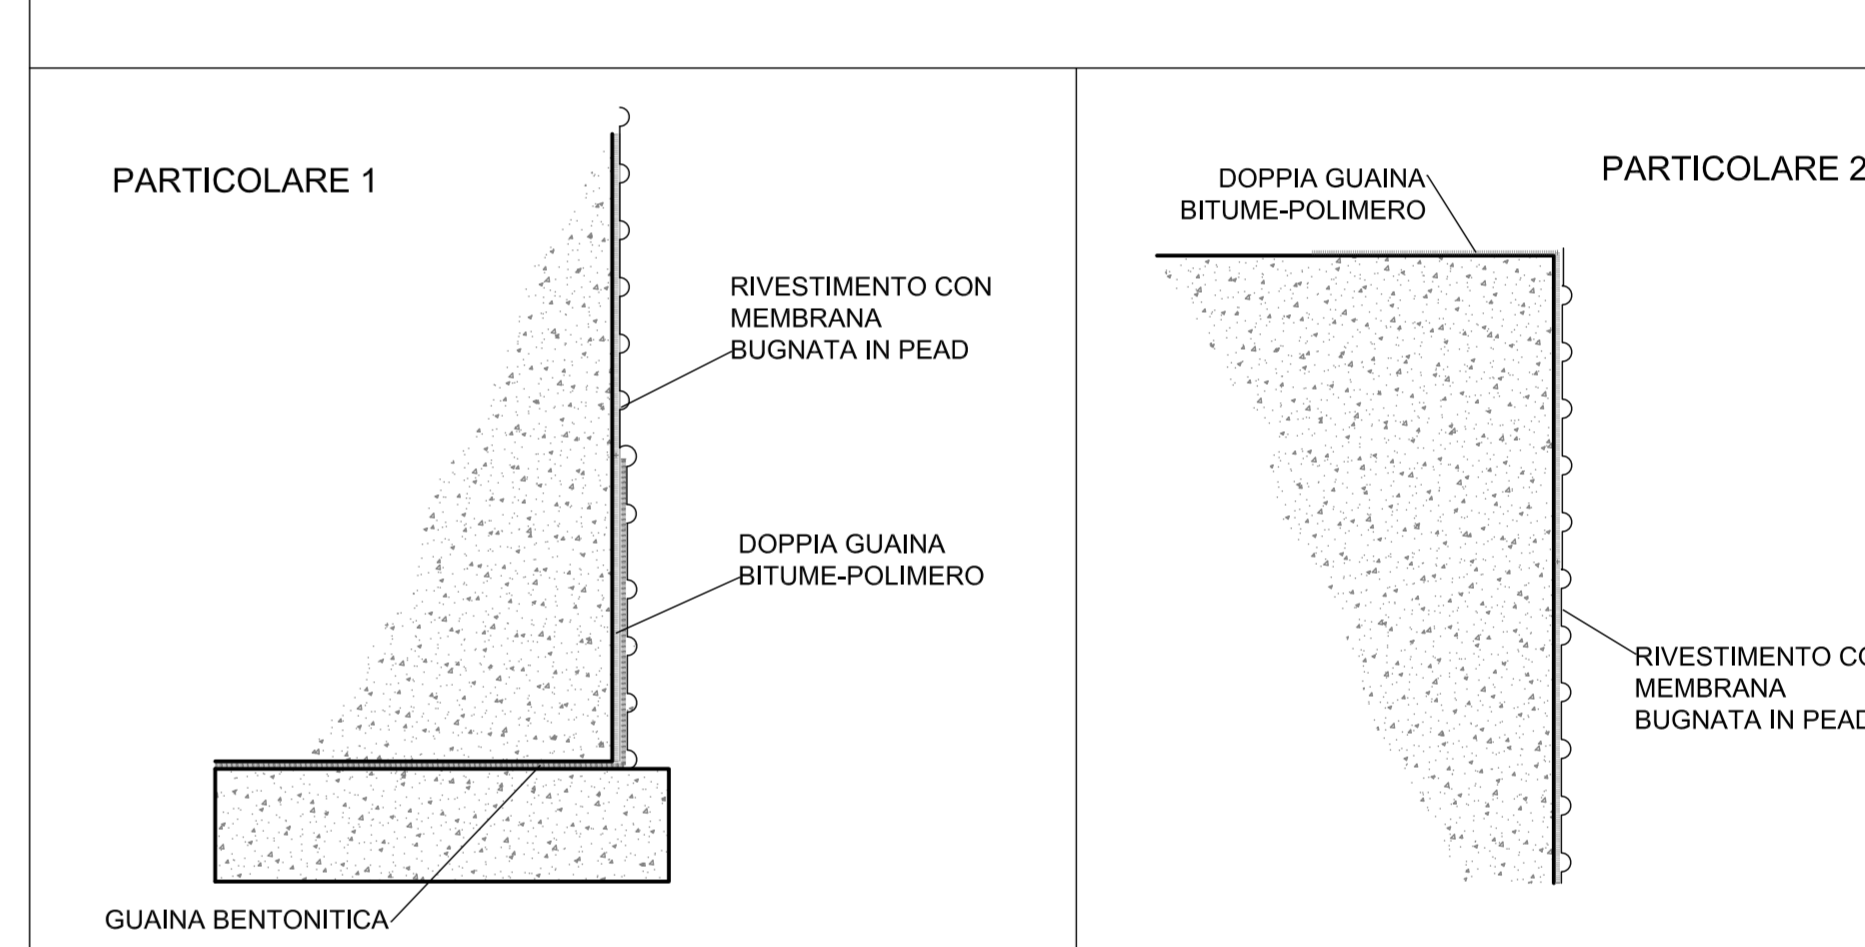

Il Sindaco del Comune di Messina
Comunicato Delegato ex C.R.P. n. 3511 del 19/10/2018

ENTE APPALTANTE
Commissario Delegato per l'Emergenza Traffico a Messina ex
OPCM 3633/07 e successive, con sede presso il Comune di
Messina, Piazza Unione Europea, 98100 Messina

A.T. IMPRESE
CO.ED.MAR Nuova CO.ED.MAR Srl
Via Banchina F - Val da Rio
30015 Chioggia (VE)

CONSORZIO COOPERATIVE COSTRUZIONI
CCC Società Cooperativa
Via Marco Emilio Lepido, 182/2
40132 Bologna

PROGETTAZIONE
F2M F2M s.p.a. Ingegneria
Via...
DROTEC
Via...
Ing. Vincenzo Iacopino
Studio Tecnico Falzea
Arch. Claudio Lucchesi
Ing. Manlio Marino
Dott. Geol. Sergio Doffin

PROGETTO
COMUNE DI MESSINA
LAVORI DI COSTRUZIONE DELLA PIATTAFORMA
LOGISTICA INTERMODALE TREMESTIERI CON ANNESSO
SCALO PORTUALE - PRIMO STRALCIO FUNZIONALE

EMMISSIONE
PROGETTO DEFINITIVO

TITOLO
OPERE CIVILI PER IMPIANTI
VASCA ANTINCENDIO E GRUPPO POMPE
CARPENTERIE - OPERE CIVILI

REV.	DATA	FILE	OGGETTO	DIS.	APPR.
A	-	-	-	-	-
B	-	-	-	-	-
C	-	-	-	-	-
D	-	-	-	-	-
E	-	-	-	-	-
F	-	-	-	-	-

ELABORATO N. **G797FMLD110**

DATA: 2/05/2010
SCALE: 1:10 - 1:50 - 1:200
FILE: G797FMLD110.dwg
AUTORE: G.C.
APPROVATO: T.T.