


Scala 1:500

5 25 m

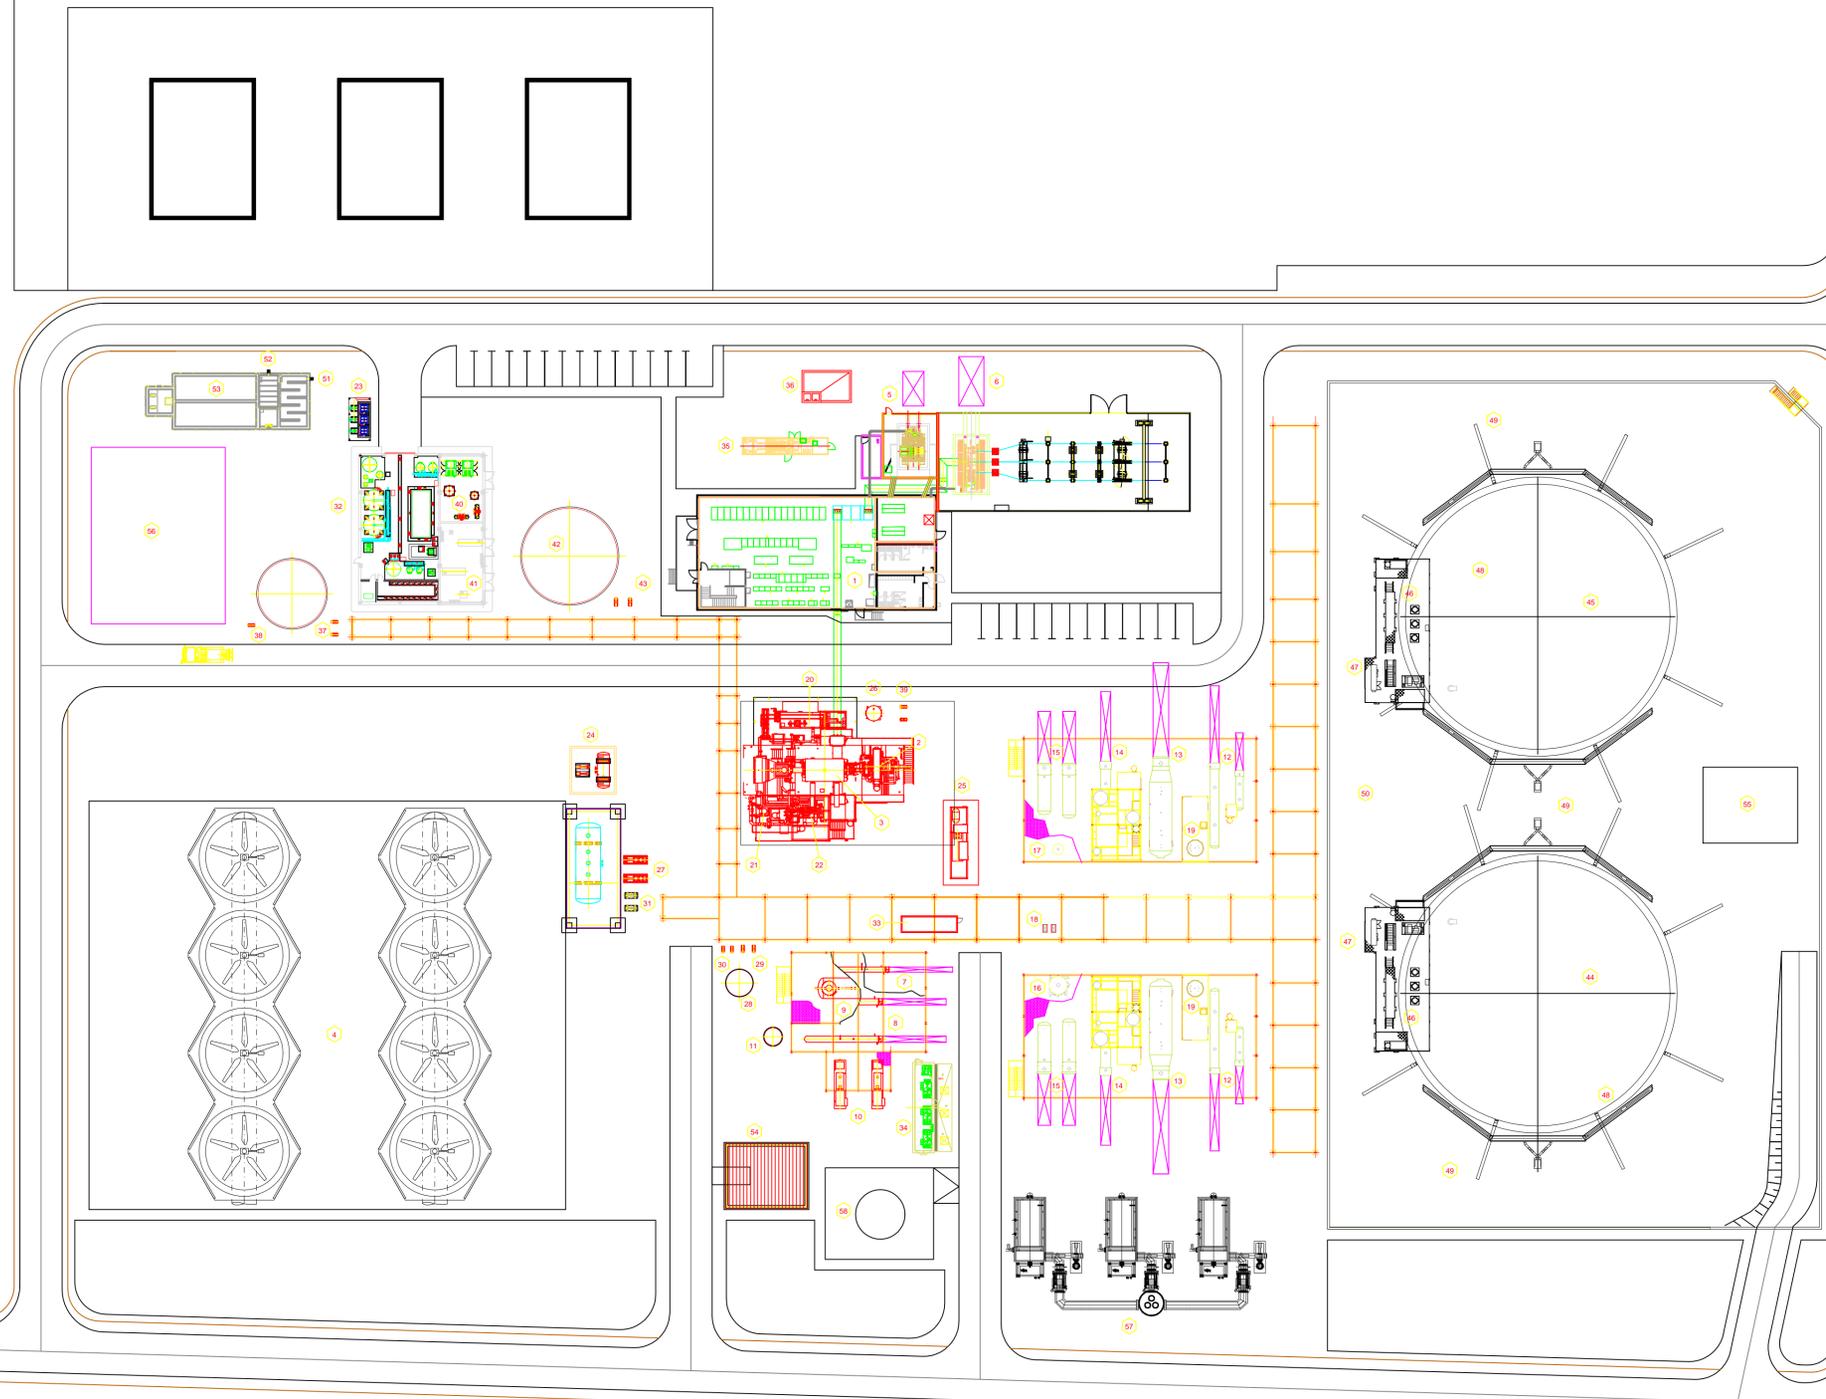

Provincia del Medio Campidano
Comune di Gonnosfanadiga
Comune di Guspini

Nome Progetto:

IMPIANTO SOLARE TERMODINAMICO DELLA
POTENZA LORDA DI 55 MWe DENOMINATO

"GONNOSFANADIGA"

Titolo Documento:

Planimetria Power-block

LEGENDA

- 1 EDIFICIO ELETTRICO E DI CONTROLLO
- 2 TURBINA A VAPORE
- 3 GENERATORE
- 4 CONDENSATORE AD ARIA (6 CELLE + 2 AUSILIARIE)
- 5 TRANSFORMATORE AUSILIARIO
- 6 TRANSFORMATORE PRINCIPALE
- 7 PRERISCALDATORE DELL'ACQUA BP
- 8 PRERISCALDATORE DELL'ACQUA AP
- 9 DEGASATORE

- 10 POMPE DELL'ACQUA DI ALIMENTAZIONE
- 11 SERBATOIO DI SFIORO DEL DEGASATORE
- 12 ECONOMIZZATORE
- 13 EVAPORATORE
- 14 SURRISCALDATORE
- 15 RISCALDATORE
- 16 SERBATOIO DI SPURGO CONTINUO
- 17 SERBATOIO DI SPURGO INTERMITTENTE
- 18 POMPE DI RECUPERO DEL DRENAGGIO DEL VAPORE
- 19 POZZETTO DI SCARICO
- 20 CONDENSATORE DI VAPORE

- 21 UNITA' DI PURIFICAZIONE
- 22 UNITA' OLIO LUBRIFICANTE
- 23 DOSAGGIO CHIMICO PTA
- 24 SERBATOIO E POMPE DI DRENAGGIO DEL CANALE
- 25 CALDAIA DI VAPORE AUSILIARIA
- 26 SERBATOIO DI DRENAGGIO ATMOSFERICO
- 27 SERBATOIO E POMPE DEL CONDENSATO
- 28 SARBATOIO DI STOCCAGGIO DEL CONDENSATO
- 29 POMPE DEL CONDENSATO APPORTO CONTINUO
- 30 POMPE DEL CONDENSATO APPORTO INTERMITTENTE

- 31 POMPE ACQUA DI REFRIGERAZIONE
- 32 IMPIANTO DI TRATTAMENTO DELL'ACQUA
- 33 SISTEMA DI CAMPIONAMENTO
- 34 DOSAGGIO CHIMICO
- 35 GRUPPO DIESEL DI EMERGENZA
- 36 SEPARATORE DI OLIO DEI TRASFORMATORI
- 37 SERBATOIO E POMPE DELL'ACQUA DEMINERALIZZATA
- 38 POMPA LAVAGGIO DEGLI SPECCHI
- 39 POMPE DI RECUPERO DEI DRENAGGI
- 40 SISTEMA DI ARIA COMPRESSA

- 41 SISTEMA DI PROTEZIONE ANTINCENDIO
- 42 SERBATOIO DELL'ACQUA DEI SERVIZI E PCI
- 43 POMPE DELL'ACQUA DI SERVIZIO
- 44 SERBATOIO FREDDO DI STOCCAGGIO TERMICO
- 45 SERBATOIO CALDO DI STOCCAGGIO TERMICO
- 46 POMPE DEI SALI
- 47 APPARECCHIATURA DI PRERISCALDAMENTO DEI SERBATOI DEI SALI
- 48 RISCALDATORI ELETTRICI SARBOTOIO DEI SALI
- 49 VENTILAZIONE FORZATA FONDAZIONE SERBATOI DEI SALI

- 50 BACINO DI CONTENIMENTO DEI SALI
- 51 CONTENITORE DI RAFFREDDAMENTO DEI DRENAGGI
- 52 SEPARATORE LAMELLARE
- 53 BACINO DI TRATTAMENTO DEGLI EFFLUENTI
- 54 STOCCAGGIO DEI MATERIALI
- 55 AREA UNITA' DI FUSIONE DEI SALI
- 56 AREA PRETRATTAMENTO DELL'ACQUA
- 57 RISCALDATORI AUSILIARI
- 58 SERBATOI DI STOCCAGGIO COMBUSTIBILI

SVILUPPO			TIMBRO e FIRMA PROGETTISTA		
Energogreen Renewables s.r.l. Via E.Fermi, 19 - 62010 Pollenza (MC)					
COMMITTENTE			CODICE DI RIFERIMENTO		
GONNOSFANADIGA LTD. Bow Road 221 London (UK) Italian Branch: Corso Umberto I, 226 Macomer (NU)			GN_TAV.A_08		
0	12.2013	EMISSIONE	L.MACCARI	C.BUBBOLINI	C.BUBBOLINI
REV	DATA	DESCRIZIONE	PREP.	CONTR.	APPROVATO
Misure:	metri	Foglio:	1 di 1	Formato:	A1 (594 x 841)
Scala:	1: 500				