


PIANTA INDICANTE IL CARICO DI INCENDIO CONCENTRATO
SCALA 1 : 2500

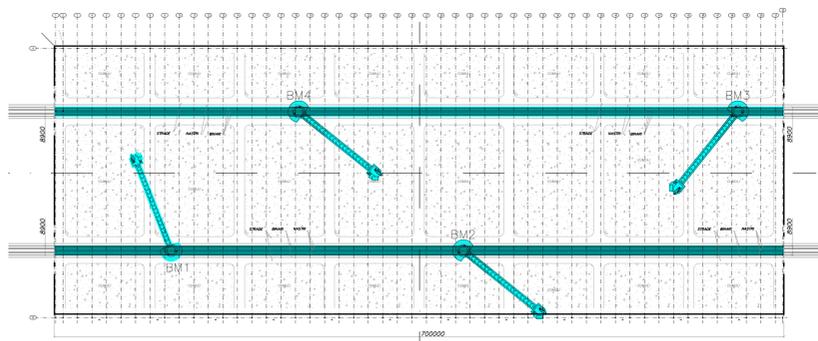

LEGENDA GENERALE	
	Sistemi di segnalazione: Sistemi di segnalazione allarme
	Sistemi di segnalazione: Pulsante di allarme
	Sistemi di segnalazione: Pulsante di disalimentazione elettrica generale
	Sistemi di Rilevazione: Cavo sensore di temperatura lineare
	Vie di esodo interne al fabbricato
	Vie di esodo esterne al fabbricato
	Percorsi di uscita orizzontali verso luogo sicuro
	Via di esodo: porta o apertura da utilizzare in caso di incendio.
	Punto di raccolta in luogo sicuro esterno alla zona con pericolo di incendio
	Superfici per calcolo carico d'incendio circoscritto all'area interessata dei soli materiali combustibili

COMUNE di TARANTO
(Provincia di Taranto)

COPERTURA DEI PARCHI MATERIE PRIME DELLO STABILIMENTO DI TARANTO		TAVOLA 2
COMMITTENTE:	Stabilimento di TARANTO <small>SOCCIALE SOTTILE ALL'ATTIVITA' DI DIREZIONE E COORDINAMENTO DI "MIN ACCIAIO SPA"</small>	Scala: 1 : 750 Data: Febbraio 2014
UBICAZIONE: S.S. APPIA Km. 648 - Taranto		

PROGETTISTA:
Ravera Ing. Giorgio
Via Monviso n.27
12037 SALUZZO (CN) - ITALY
tel./fax +39.0175.41146/0175.217556
e-mail: raverag@eteasicurezza.it



OGGETTO:
RICHIESTA DI PARERE DI CONFORMITÀ ANTINCENDIO
ELABORATI GRAFICI

PIANTA DELLA NUOVA STRUTTURA PREVISTA
REALIZZABILE NEL PARCO "MINERALE" CON
INDICAZIONE DELLE VIE D'ESODO E DEI SISTEMI
DI RILEVAZIONE INCENDI E SEGNALAZIONE ALLARMI