




PROSPETTO EST – INDICAZIONE DELLE USCITE DI SICUREZZA E DEI DISPOSITIVI DI PROTEZIONE ATTIVA ANTINCENDIO – Scala 1:500

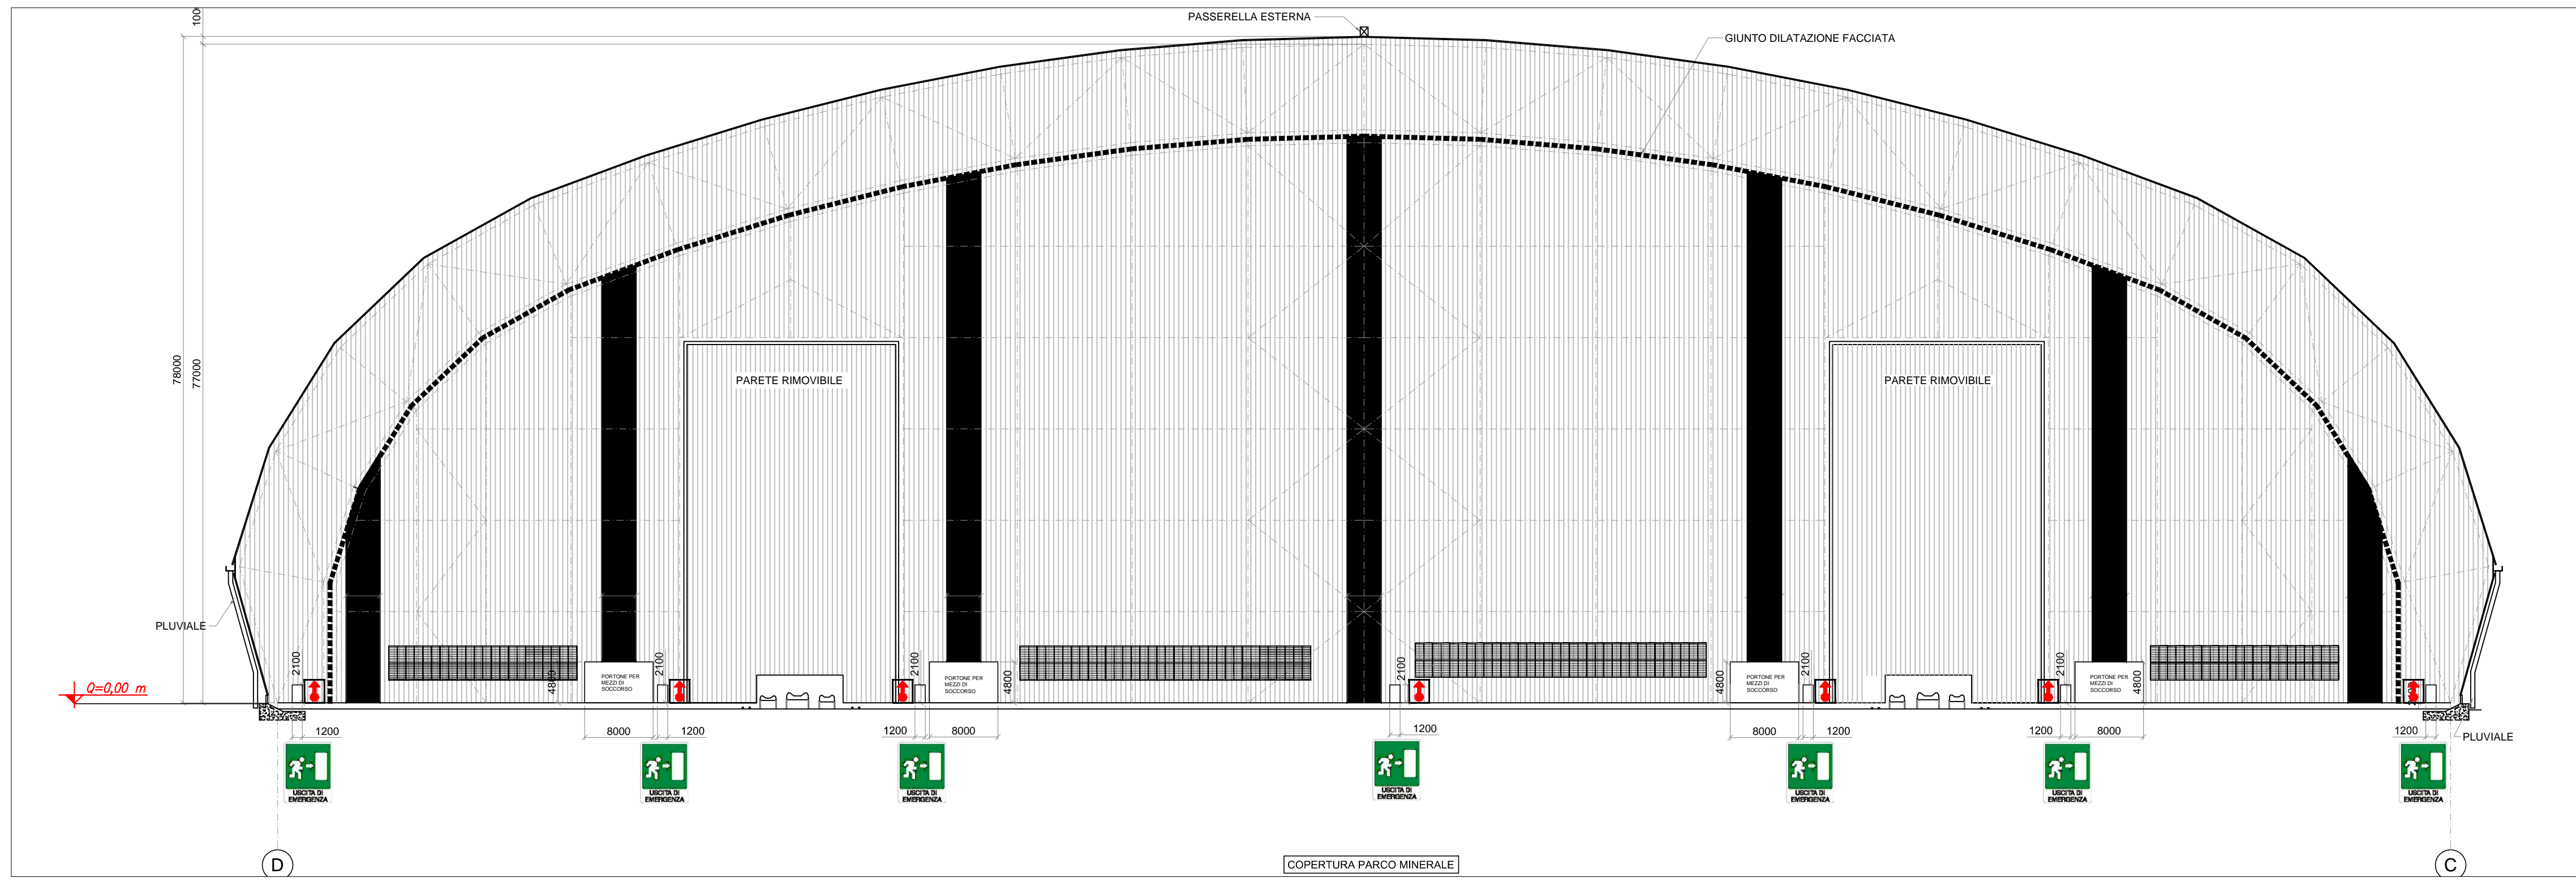


PROSPETTO OVEST – INDICAZIONE DELLE USCITE DI SICUREZZA E DEI DISPOSITIVI DI PROTEZIONE ATTIVA ANTINCENDIO – Scala 1:500

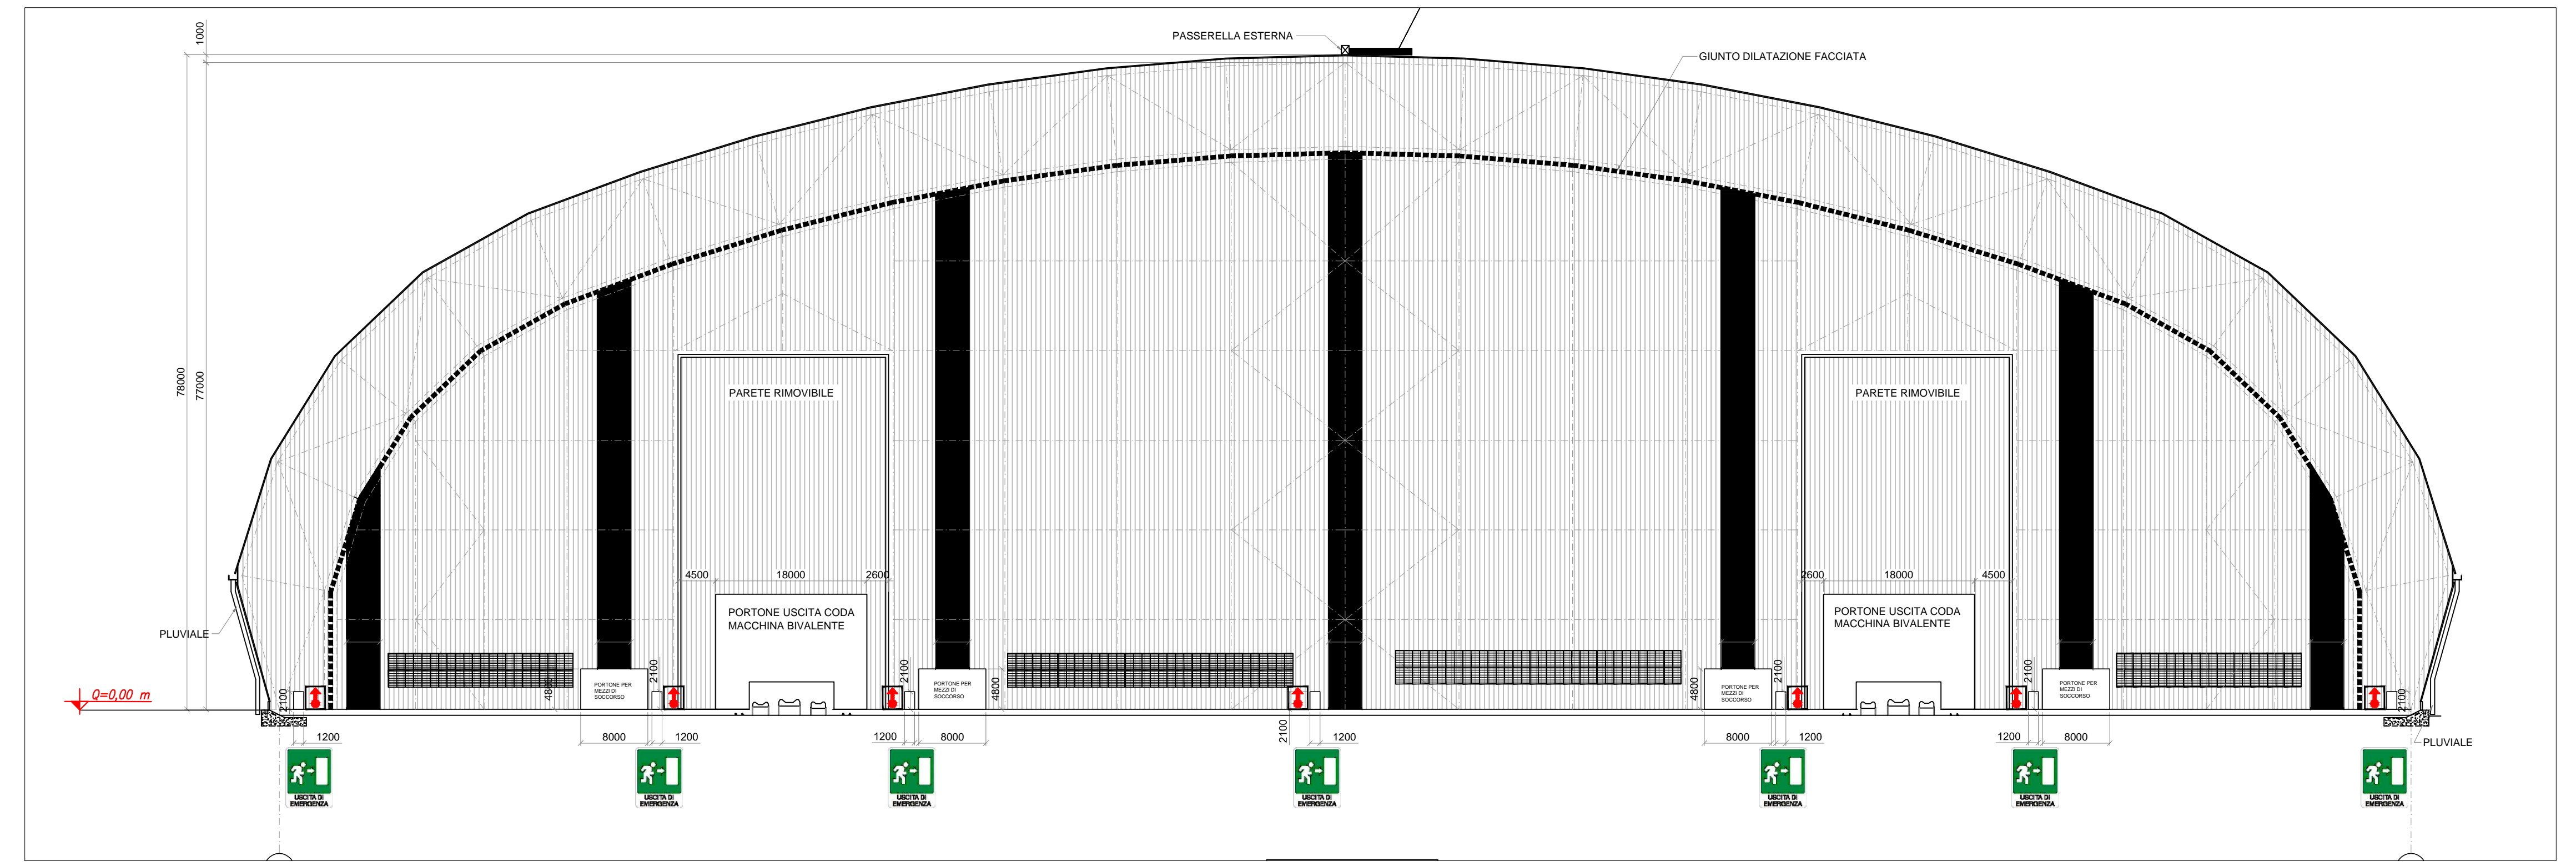


PROSPETTO EST – INDICAZIONE DELLE SUPERFICI DI AERAZIONE NATURALE – Scala 1:500

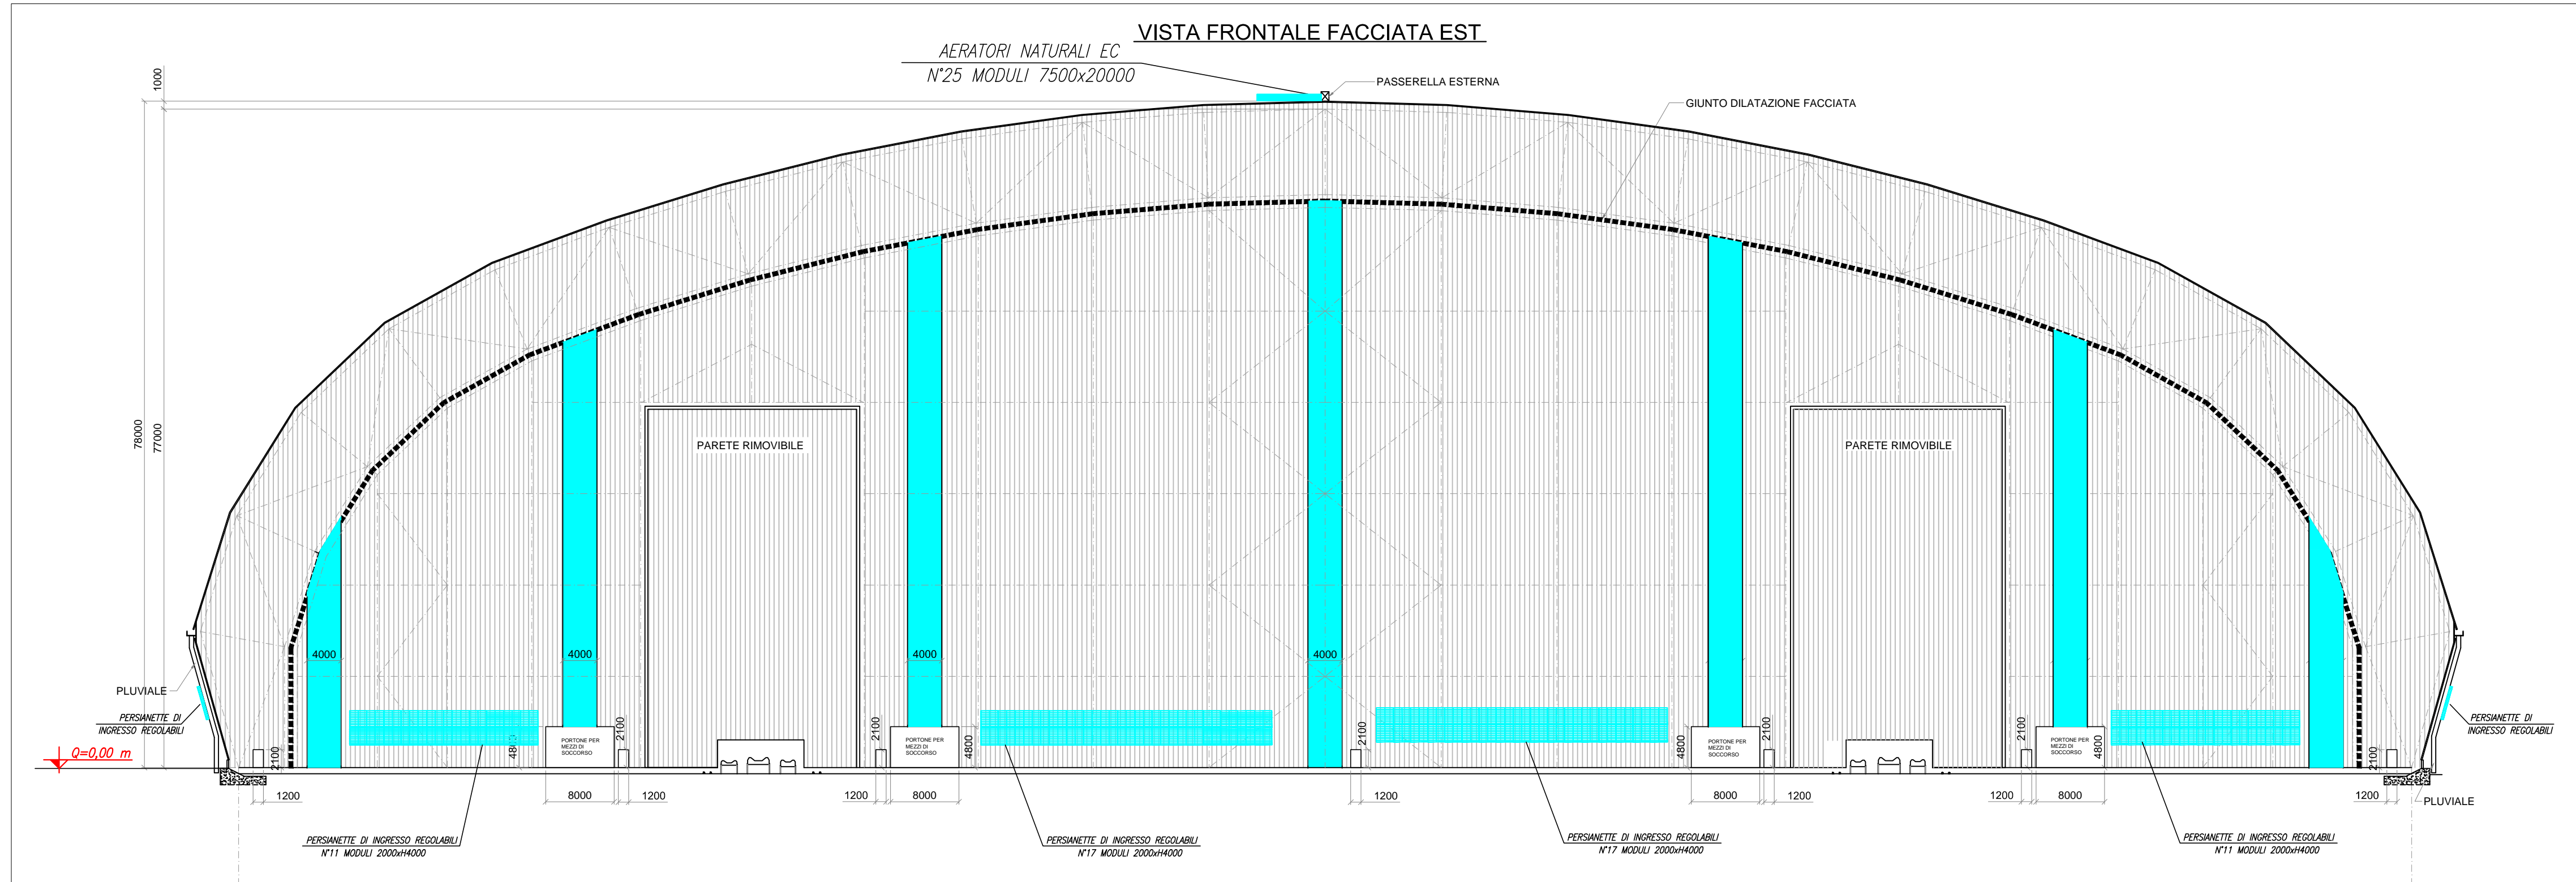


PROSPETTO OVEST – INDICAZIONE DELLE SUPERFICI DI AERAZIONE NATURALE – Scala 1:500

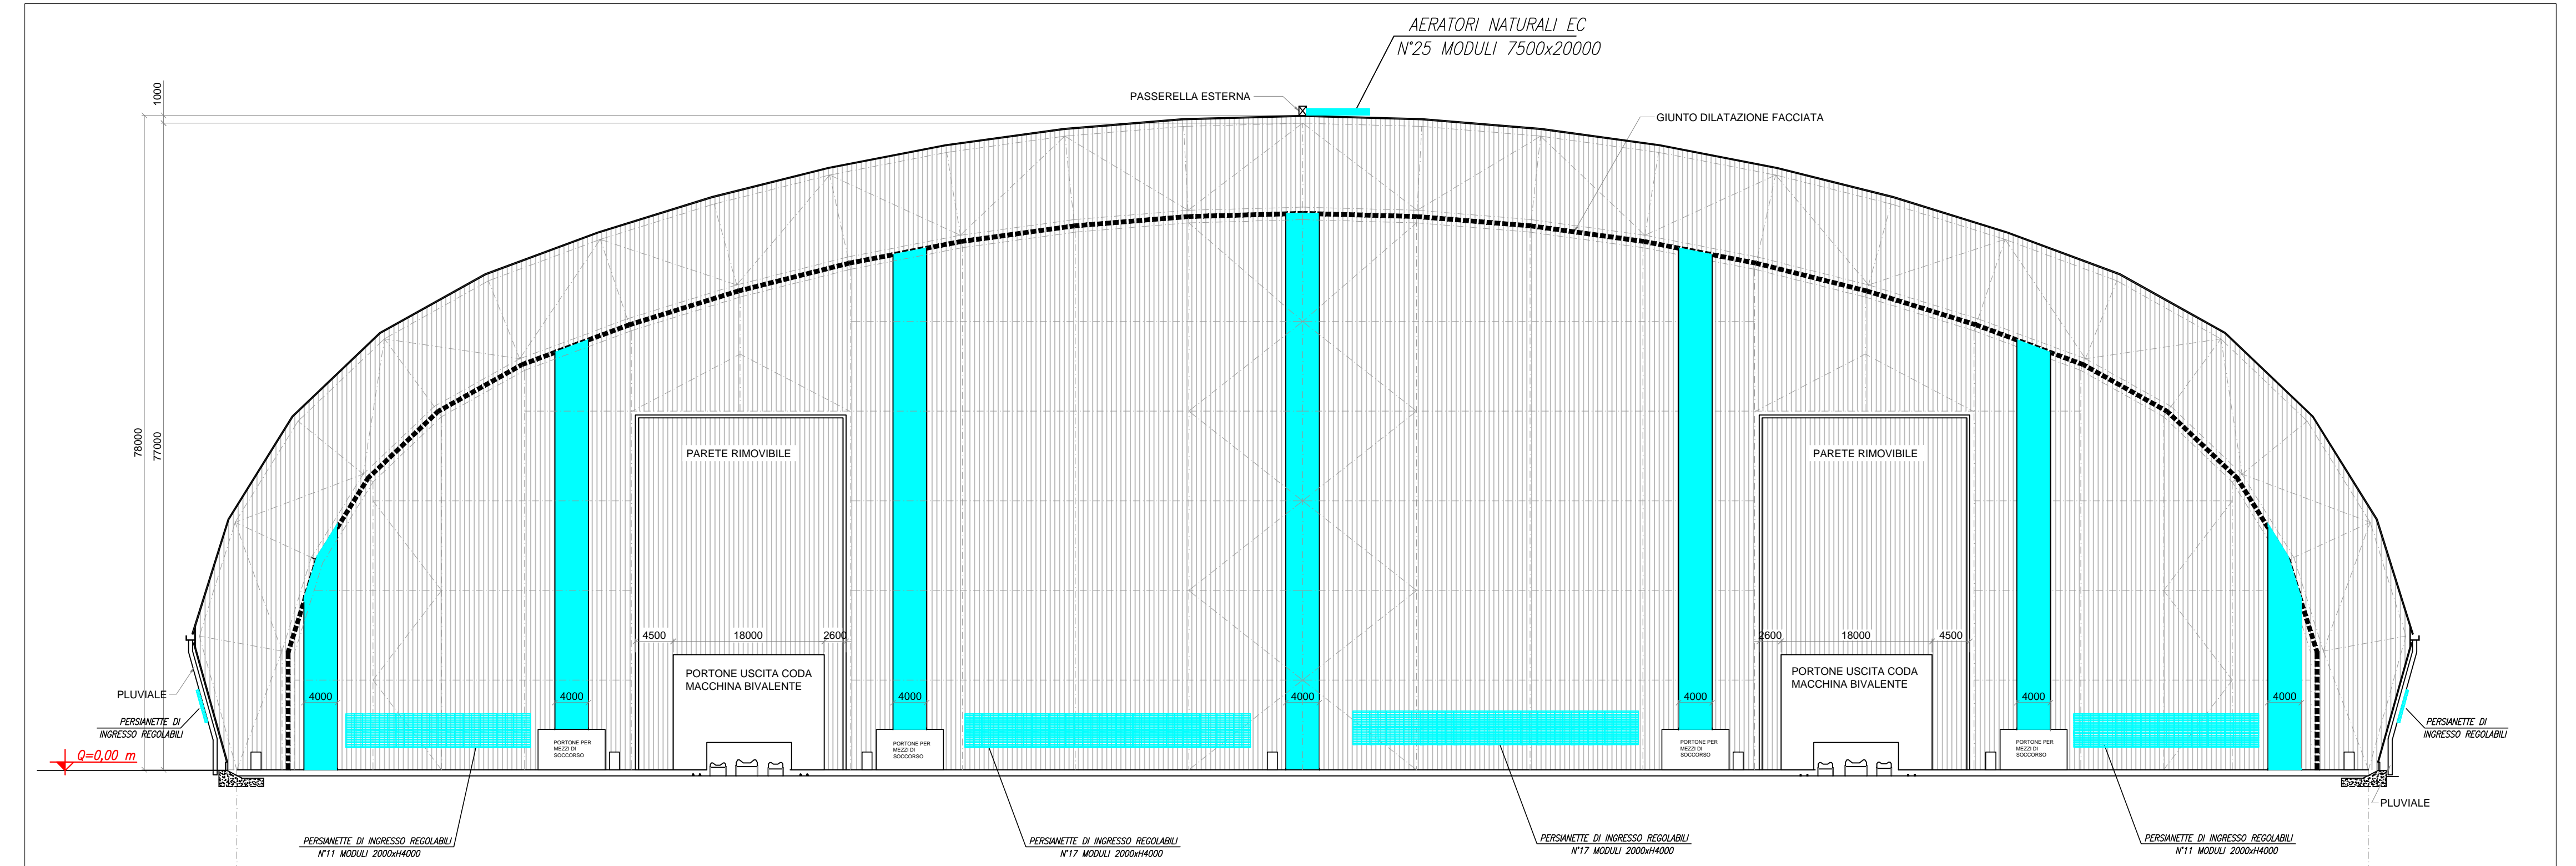

PROSPETTO LATERALE – INDICAZIONE DELLE USCITE DI SICUREZZA E DEI DISPOSITIVI DI PROTEZIONE ATTIVA ANTINCENDIO – Scala 1:750

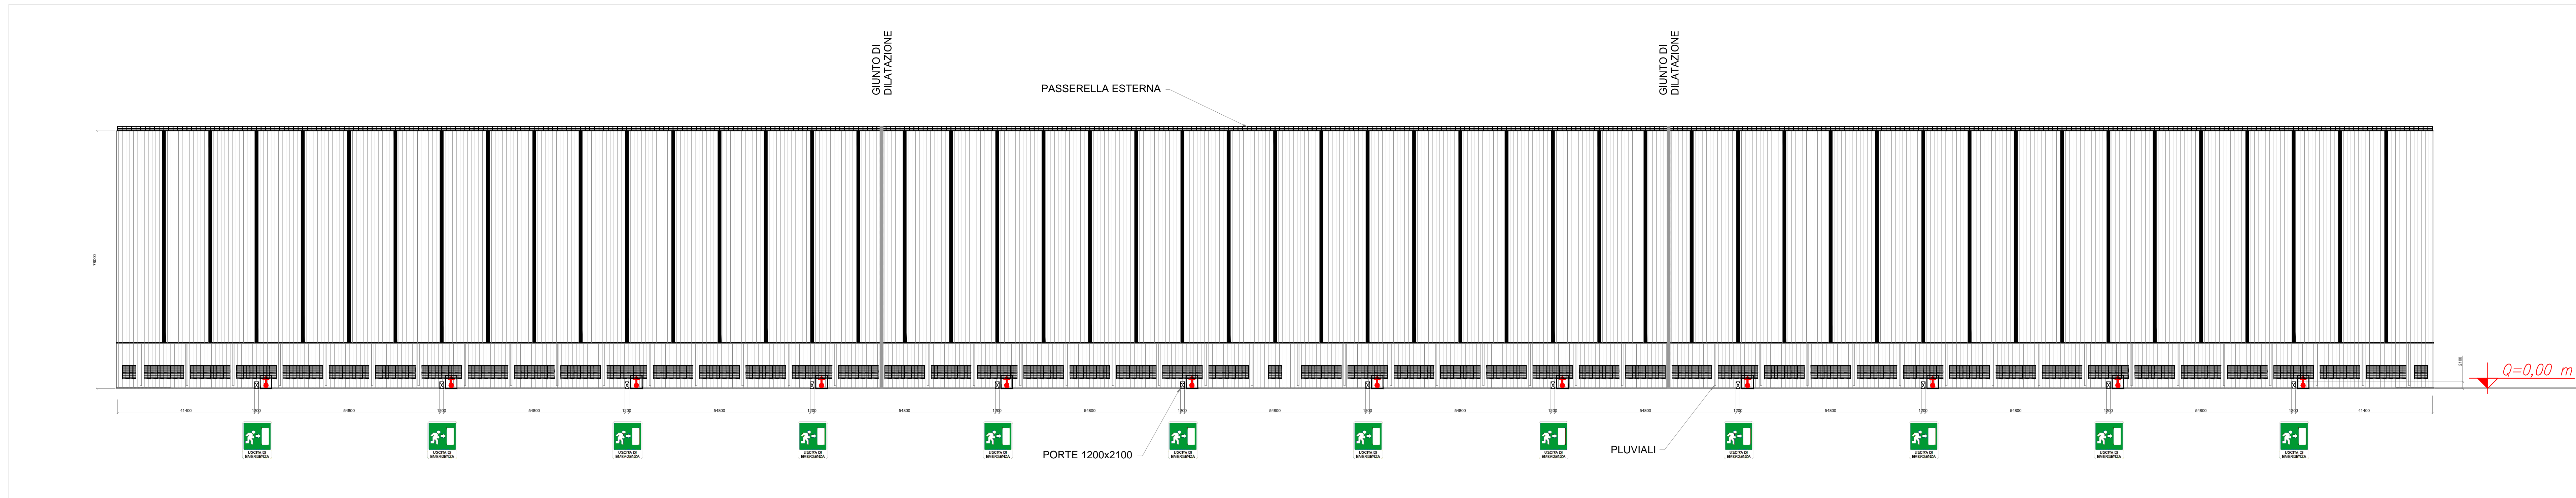

PROSPETTO LATERALE – INDICAZIONE DELLE SUPERFICI DI AERAZIONE NATURALE – Scala 1:750

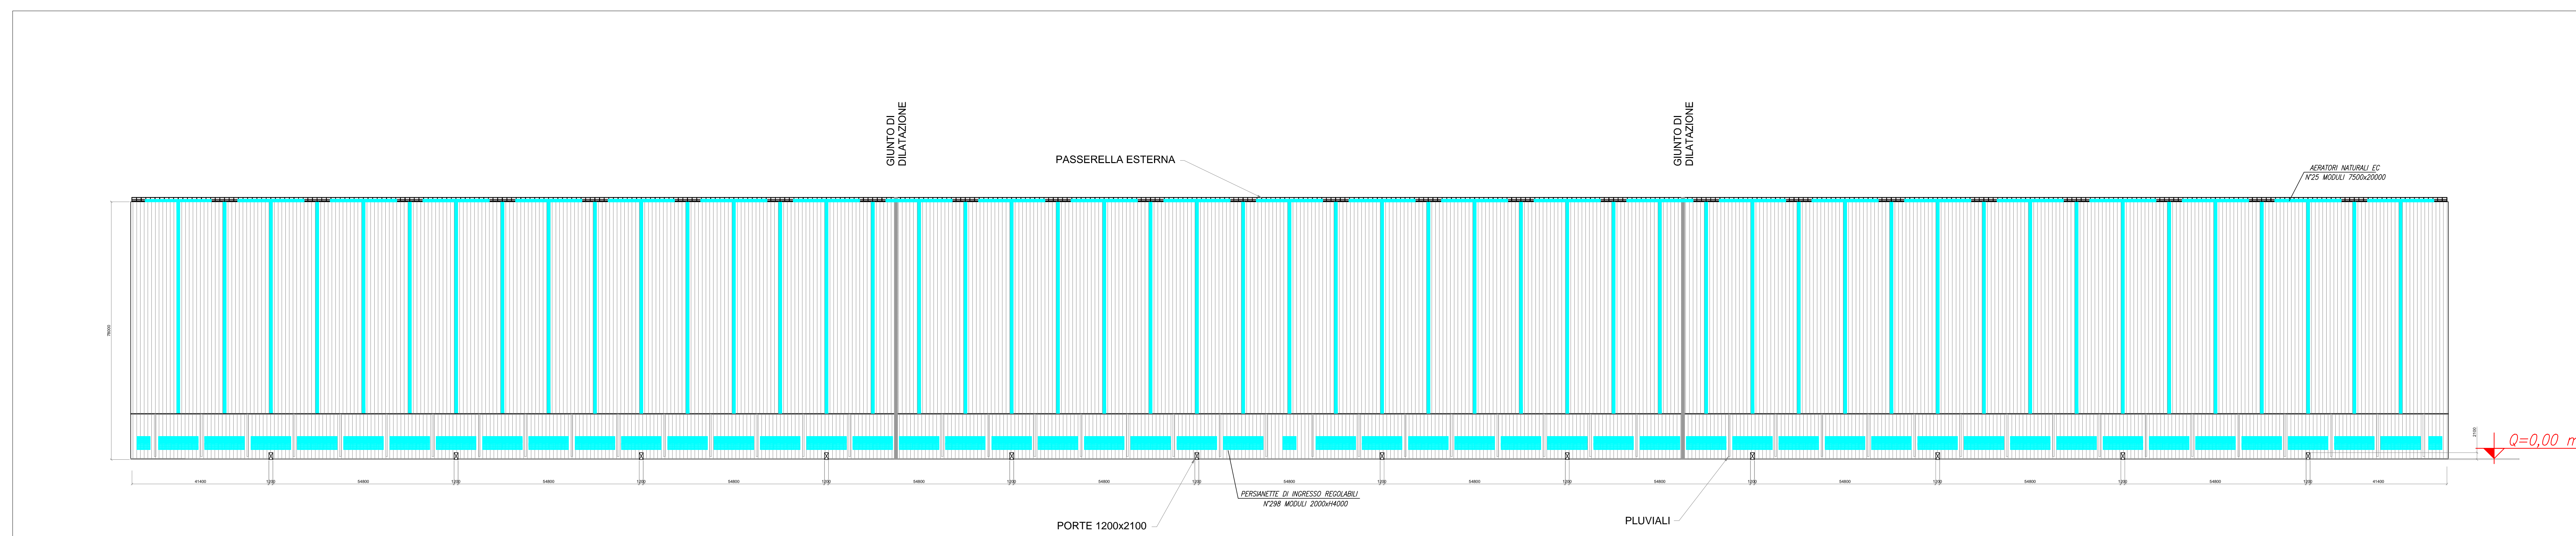

**LEGENDA GENERALE**

Sistemi antincendio idrici: Idrante soprasuolo.  
 Il suddetto si intende costituito da un attacco unificato, dotato di valvola di intercettazione ad apertura manuale posizionata al di sopra della colonna e collegata alla rete di alimentazione idrica antincendio; tubazione flessibile e lancia erogatrice munita di valvola regolatrice e di chiusura del getto.  
 Accanto al simbolo è individuato il diametro degli attacchi ed il numero se multiplo.  
 N.B.: in fase di progettazione esecutiva, nel caso in cui gli spazi risultino inadeguati, si segnala che alcuni idranti soprasuolo potrebbero venir sostituiti da idranti sottosuolo ubicati entro pozzetti interrati e specificatamente dedicati, la cui posizione sarà evidenziata da apposita cartellonistica.

Idrante N°2 UNI73  
 N°2 UNI45

Via di esodo: porta o apertura da utilizzare in caso di incendio.

Superfici di aerazione naturale

**COMUNE di TARANTO**  
 (Provincia di Taranto)

**COPERTURA DEI PARCHI MATERIE PRIME DELLO STABILIMENTO DI TARANTO**

COMMITTENTE: **ILVA** Stabilimento di **TARANTO**  
 Società soggetta al regime di Opzione +  
 Costituzione e R.I. n° 124

UBICAZIONE: S.S. APPIA Km. 648 - Taranto

PROGETTISTA: **Ravera Ing. Giorgio**  
 Via Monviso n.27  
 12037 SALUZZO (CN) - ITALY  
 tel./fax +39.0175.41146/0175.217556  
 e-mail: raverag@easiceurezza.it

**PAUL WURTH**  
 PAUL WURTH ITALIA S.p.A.

OGGETTO:  
**RICHIESTA DI PARERE DI CONFORMITÀ ANTINCENDIO ELABORATI GRAFICI**

TAVOLA 5  
 Scala: 1:250  
 Data: Febbraio 2014

**PROSPETTI CON INDICATE LE USCITE DI SICUREZZA, L'IMPIANTO IDRANTI E LE AERAZIONI NATURALI PRESENTI NEL PARCO "MINERALE"**