


LEGENDA CABINA ELETTRICA DI RACCOLTA

SIMBOLO	DESCRIZIONE
[Linea blu]	ILLUMINAZIONE 2x30 W
[E]	LAMPADA DI EMERGENZA
[I]	INTERRUTTORE BIPOLARE
[Estrattore]	ESTRATTORE
[Presa]	PRESA SHUKO 10 A - PRESA 2P+T
[2]	IEC309 1P+N+PE
[3]	IEC309 3P+N+PE
[4]	ESTINTORE
[4]	ESTINTORE IN BOX
[D]	RIVELATORE FUMI OTTICO
[TA]	TERMOSTATO
[M]	ALLARME MAGNETICO
[Pulsante]	PULSANTE DI EMERGENZA
[01]	ARRIVO SBARRA 36 kV
[02]	CELLA MISURE
[03]	CELLA RAMO 1
[04]	CELLA RIFASAMENTO
[05]	CELLA RISERVA
[06]	CONGIUNTORE DI SBARRA
[07]	CELLA REATTANZE SHUNT
[08]	CELLA RAMO 2
[09]	AUSILIARI DI CABINA
[10]	QUADRO DI RIFASAMENTO
[11]	QUADRO REATTANZE SHUNT
[12]	TRASFORMATORE AUSILIARIO
[13]	QUADRO AUSILIARIO BASSA TENSIONE
[14]	DISPOSITIVI UPS
[15]	QUADRO GENERATORE DIESEL
[16]	CONTATORE FISCALE AUSILIARI
[17]	CONTATORE FISCALE IMPIANTO EOLICO
[18]	SCADA + VIDEOSORVEGLIANZA WORKSTATION
[19]	CONDIZIONATORE ARIA

NOTE:
 1) LE DIMENSIONI DELLA CABINA SONO DA INTENDERSI COME LE MASSIME PREVISTE E SONO SUSCETTIBILI DI DIMINUIZIONE.
 2) PER MAGGIORE DETTAGLIO FARE RIFERIMENTO ALLA TAVOLA DELLO SCHEMA ELETTRICO UNIFILARE.

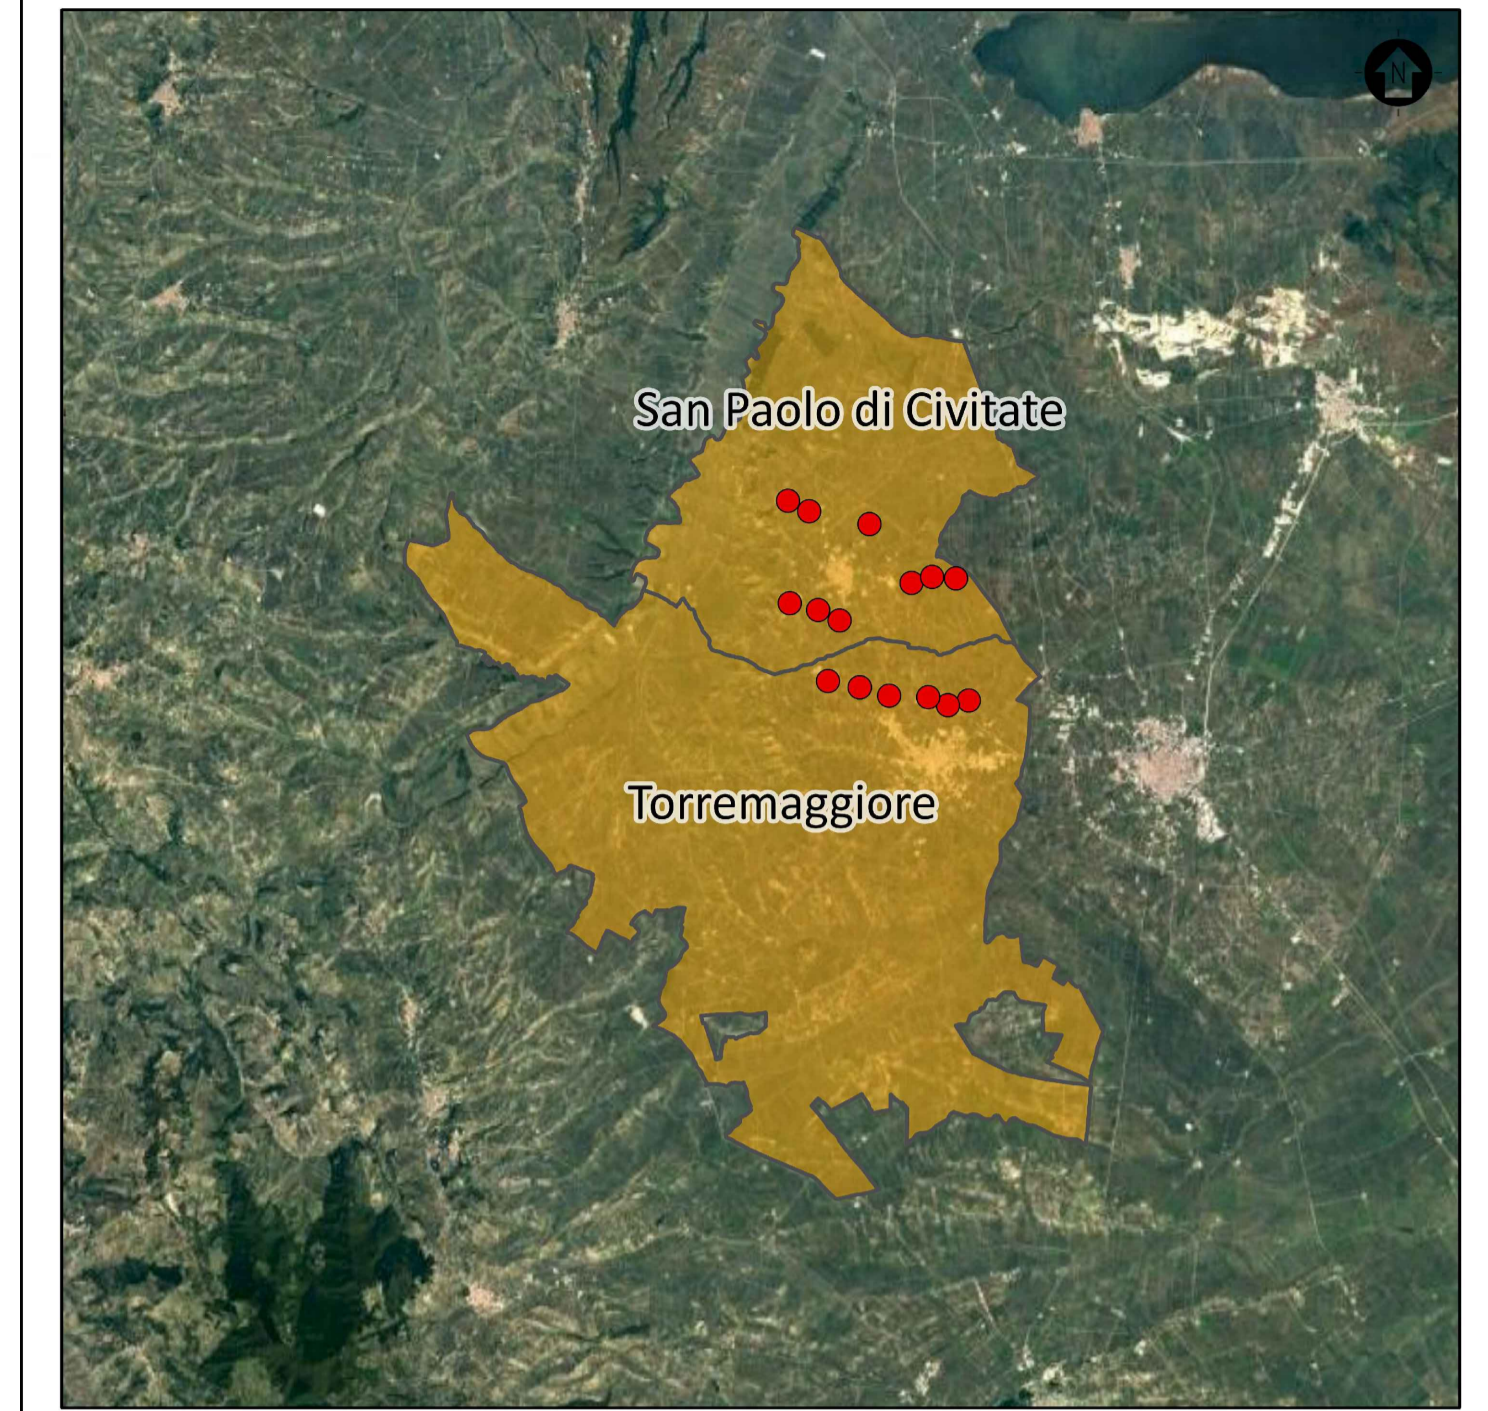

INQUADRAMENTO TERRITORIALE
 SCALA 1:250.000 1 cm = 2 km

LEGENDA
 ● Aerogeneratore di progetto
 ■ Comune di riferimento

SCALA 1:100 - 1 cm = 1 m

0	PRIMA EMISSIONE	MP	EL	LC	02/2024
REV.	DESCRIZIONE	DESIGN.	CONTROL.	APPROV.	DATA

Montana

MontanaSpA
 Via Carlo Azeglio-Furugato, 6
 20124 Milano
 Tel: +390254188173
 Fax: +390254229890
 www.montanaspa.com
 P.A.N. 124/02/0236
 C.S. 56.0000000000
 Milano | Sede Certificata ISO 9001 | Brescia | Palermo | Cagliari | Roma | Siracusa

Commentante:
REPSOL GAUDE S.R.L.
 Via Michele Mercati, 39 - 00197, Roma (RM)
 C.F. 17292741000

Progettisti:
 ING. LAURA CONTI
 iscritta all'Ordine degli Ingegneri della Provincia di Pavia al n. 1726

Objetto:
IMPIANTO EOLICO "TORREMAGGIORE" DA 99 MW
 Comuni di Torremaggiore e San Paolo di Civitate (FG)

Tavola:
 DISEGNI ARCHITETTONICI CABINA ELETTRICA DI CONNESSIONE
 N. Tav.: **R09_T04.1**

N. di: 3247_5893_QQRTM_PFE_T04_1_REV0_DISEGNI ARCHITETTONICI C.E. CONNESSIONE
 Scala: 1:100

È VIETATA LA RIPRODUZIONE DI QUESTO DOCUMENTO SENZA PREVENTIVA AUTORIZZAZIONE SCRITTA DELLA MONTANA SPA