



Tracciato: TR_A_NV04A-T1
Sezione 13
Progressiva: 0+240.00
Scala: 1:200
Quota di Riferimento: 30.00

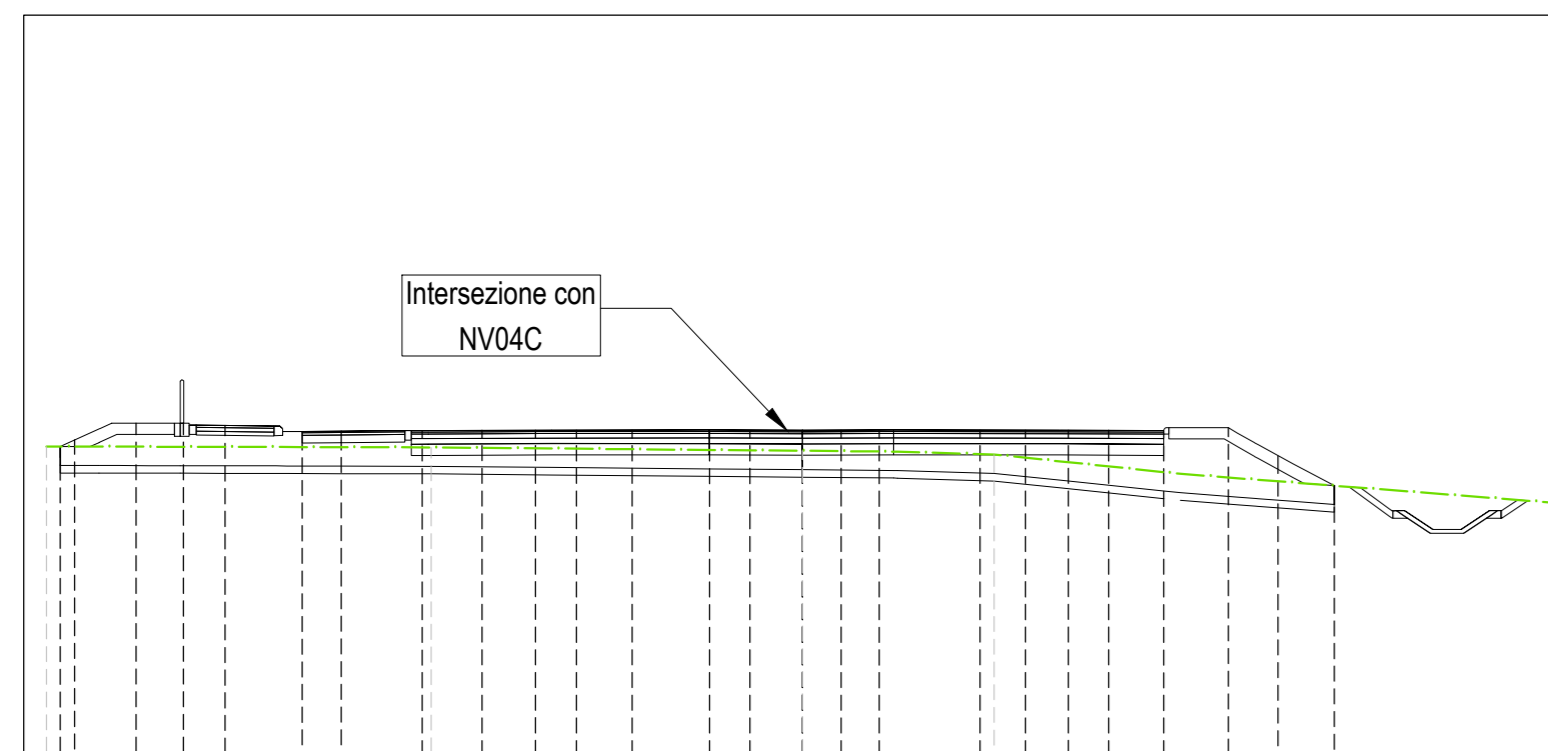

QUOTE TERRENO	38.59	-20.00	37.59
PROGRESSIVE TERRENO	-19.64	-19.25	-17.63
QUOTE PROGETTO	38.76	39.20	39.14
DISTANZE PARZIALI PROGETTO	0.160	0.175	0.624
PROGRESSIVE PROGETTO	0.000	0.175	0.874
DIFFERENZA QUOTE	0.170	0.250	0.550

Materiale	Area	Volume	Viv. Cum
Area di sterco	2.00 m²		
Area di riparto	8.61 m²		
Volume sterco	21.38 m³		
Volume riparto	82.38 m³		
Volume sterco cumulato	2626.80 m³		
Volume riparto cumulato	1250.88 m³		
Volume netto	1375.92 m³		
Materiale	Area	Volume	Viv. Cum
Scotico	16.492 m²	353.60 m³	1723.49 m³
Anticapillare	16.492 m²	283.60 m³	1723.49 m³
Bonifica	3.878 m²	95.44 m³	586.05 m³

Tracciato: TR_A_NV04A-T1
Sezione 14
Progressiva: 0+260.69
Scala: 1:200
Quota di Riferimento: 30.00

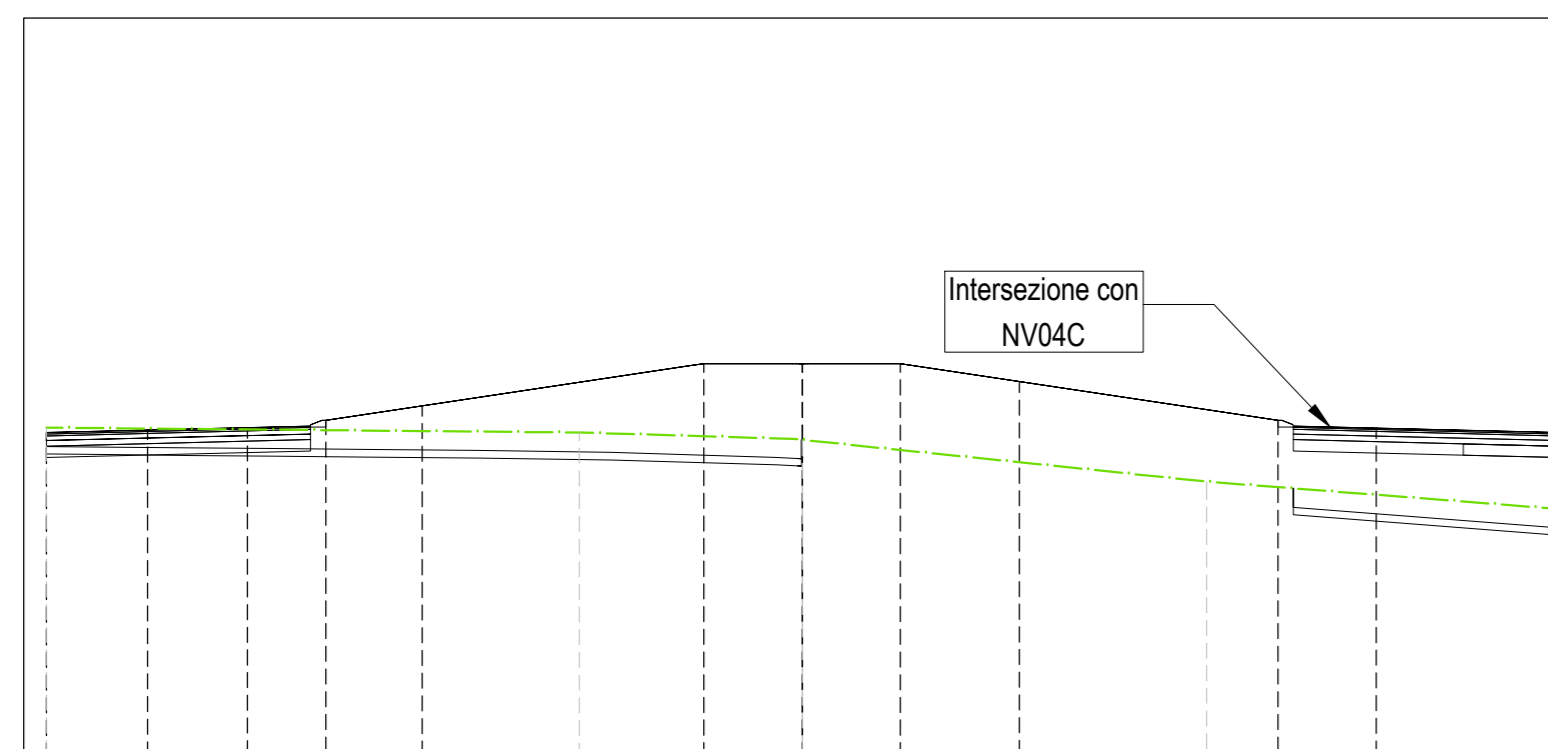

QUOTE TERRENO	39.03	-20.00	37.03
PROGRESSIVE TERRENO	2.68	2.64	39.16
QUOTE PROGETTO	39.10	39.16	39.35
DISTANZE PARZIALI PROGETTO	0.080	0.260	0.666
PROGRESSIVE PROGETTO	-0.13	-0.041	14.86
DIFFERENZA QUOTE	-0.07	0.52	0.19

Materiale	Area	Volume	Viv. Cum
Area di sterco	3.79 m²		
Area di riparto	90.71 m²		
Volume sterco	99.59 m³		
Volume riparto	982.47 m³		
Volume sterco cumulato	2686.38 m³		
Volume riparto cumulato	1833.35 m³		
Volume netto	853.04 m³		
Materiale	Area	Volume	Viv. Cum
Scotico	13.178 m²	306.06 m³	2027.75 m³
Anticapillare	13.178 m²	306.06 m³	2027.75 m³
Bonifica	6.748 m²	129.95 m³	885.99 m³

COMMITTENTE: **RFI** RETE FERROVIARIA ITALIANA
GRUPPO FERROVIE DELLO STATO ITALIANE
DIREZIONE INVESTIMENTI
DIREZIONE PROGRAMMI INVESTIMENTI
DIRETTRICE SUD - PROGETTO ADRIATICA

DIREZIONE LAVORI:

APPALTATORE: **AD AGOSTINO** CONTROLSON - **IBENIC** - **ATLANTE**

PROGETTAZIONE: MANDATARIA **HUB** MANDANTI **HYV pro**

PROGETTO ESECUTIVO
LINEA PESCARA - BARI
RADDOPPIO DELLA TRATTA FERROVIARIA TERMOLI - LESINA
LOTTO 2 e 3: RADDOPPIO TERMOLI - RIPALTA

NV04 - Viabilità di accesso alla Fermata di Campomarino
SEZIONI TRASVERSALI
Tratto 1 - Tav. 3 di 3

APPALTATORE: **AD AGOSTINO CONTROLSON** DIRETTORE: **Ing. G. Agostino**
PROGETTAZIONE: **IBENIC** DIRETTORE: **Ing. G. Benic**

SCALA: 1:200

COMMESSA LOTTO FASE ENTE TIPO DDC OPERATIVITÀ/SCALINA PROGR. REV.

L10B 02 E ZZ W9 NV0400 003 C

Revis.	Descrizione	Redatto	Data	Verificato	Data	Approvato	Data	Autorizzato Data
A	Disegno esecutivo	A. Cristofari	12/12/2022	C. Fazio	14/12/2022	R. Fazio	14/12/2022	M. Fazio 20/10/2023
B	Revisione per Rev. LIB-PA-0000001	A. Cristofari	01/06/2023	C. Fazio	05/06/2023	R. Fazio	07/06/2023	
C	Revisione per Rev. LUP	A. Cristofari	27/08/2023	C. Fazio	29/08/2023	R. Fazio	02/10/2023	

File: L10B02EZZW9NV0400003C n. Elab.: