


Fabbricati Tecnologico PGEP - Piano Terra

Scala: 1 : 100

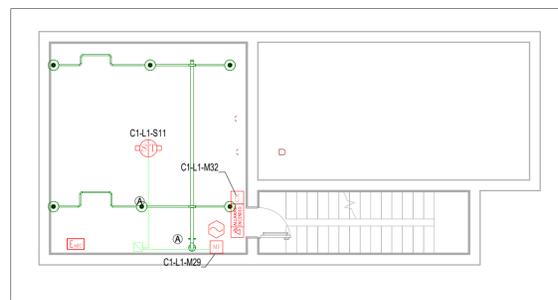

Fabbricati Tecnologico PGEP - Base Muro

Scala: 1 : 100

CODIFICA INDIRIZZO APPARECCHIATURE


- ⊖ L1 S01 INDIRIZZO : LOOP n. 1, SENSORE n. 1
- SECONDA CIFRA SIGLA DI IDENTIFICAZIONE (dimmer 2 sull'apparecchio)
- PRIMA CIFRA SIGLA DI IDENTIFICAZIONE (dimmer 1 sull'apparecchio)
- LETTERA S=SENSORE, M=MODULO (ingresso/uscita)
- NUMERO IDENTIFICATIVO DEL LOOP UTILIZZATO
- LOOP ANTINCENDIO (sempre L)

LEGENDA SIMBOLI

SIMBOLO	DESCRIZIONE
	CENTRALE RIVELAZIONE INCENDI + CONVERTITORE SERIALE/ETHERNET
	ALIMENTATORE SUPPLEMENTARE 5A - 24Vcc - ENS4
	RIVELATORE COMBINATO OTTICO E TERMOVELOCIMETRICO INDIRIZZABILE A SOFFITTO
	RIVELATORE COMBINATO OTTICO E TERMOVELOCIMETRICO INDIRIZZABILE NEL CONTROSOFFITTO
	RIVELATORE COMBINATO OTTICO E TERMOVELOCIMETRICO INDIRIZZABILE SOTTOPAVIMENTO
	RIVELATORE TERMOVELOCIMETRICO INDIRIZZABILE
	RIVELATORE DI IDROGENO
	RIVELATORE DI OSSIGENO
	MODULO 1 INGRESSO INDIRIZZABILE
	MODULO 2 INGRESSI INDIRIZZABILE
	MODULO 1 USCITA INDIRIZZABILE
	MODULO 10 USCITE INDIRIZZABILE
	RIPETITORE OTTICO AD INCASSO PER PAVIMENTI
	PULSANTE MANUALE DI ALLARME INCENDIO INDIRIZZABILE
	PANNELLO OTTICO ACUSTICO DI ALLARME PER INTERNO
	PANNELLO OTTICO ACUSTICO DI ALLARME PER ESTERNO IP55
	SONDA ANTIALLAGAMENTO
	UNITÀ DI SPEGNIMENTO 2 USCITE (U.D.S.)
	PULSANTE MANUALE A ROTTURA VETRO PER BLOCCO SPEGNIMENTO (PULSANTE BLU)
	PULSANTE MANUALE A ROTTURA VETRO PER COMANDO SPEGNIMENTO (PULSANTE GIALLO)
	PANNELLO OTTICO ACUSTICO DI ALLARME "EVACUARE IL LOCALE"
	PANNELLO OTTICO ACUSTICO DI ALLARME "VIETATO ENTRARE SPEGNIMENTO IN CORSO"
	J. BOX - QUADRO IN POLIESTERE CON PORTA TRASPARENTE E SERRATURA
	CASSETTA DI DERIVAZIONE
	TUBO PVC RIGIDO
	1e25 - CAVO 2x1,5 mm ² FTE290HM16 0,6/1kV PH120 (LOOP ANTINCENDIO) - Cca-s1b,d1,a1
	1e25 - CAVO 2x1,5 mm ² FTE290HM16 0,6/1kV PH120 (LOOP ANTINCENDIO) - Cca-s1b,d1,a1
	1e25 - CAVO 2x1,5 mm ² FTG180M16 0,6/1kV PH120 (ALIMENTAZIONE 24Vcc) - B2ca-s1a,d1,a1
	1e25 - CAVO 2x1,5 mm ² FTG180M16 0,6/1kV PH120 (ALIMENTAZIONE 24Vcc) - B2ca-s1a,d1,a1
	CANALINA PORTACAVI APERTA SENZA COPERCHIO, ASOLATA, 200x100 mm (ove non diversamente specificato)
	NOTE: LE CANALINE DI DISTRIBUZIONE PRIMARIA ED I CAVIDOTTI SONO COMUNI PER TUTTI GLI IMPIANTI A CORRENTI DEBOLI (SECURITY - SAFETY). IL COLLEGAMENTO TRA I FABBRICATI TECNICI SFROTTERÀ CAVIDOTTI INTERRATI

LEGENDA ESTINTORI

SIMBOLO	DESCRIZIONE
	Estintore portatile a polvere 6 kg UNI EN 3/7 Classe 34A-233BC completo di cassetta di contenimento a parete e cartello indicatore
	Estintore portatile a CO2 5 kg UNI EN 3/7 Classe 113BC completo di cassetta di contenimento a parete e cartello indicatore
	Estintore carrellato a polvere 50 kg UNI EN 1866 Classe A-B1-C completo di cartello indicatore

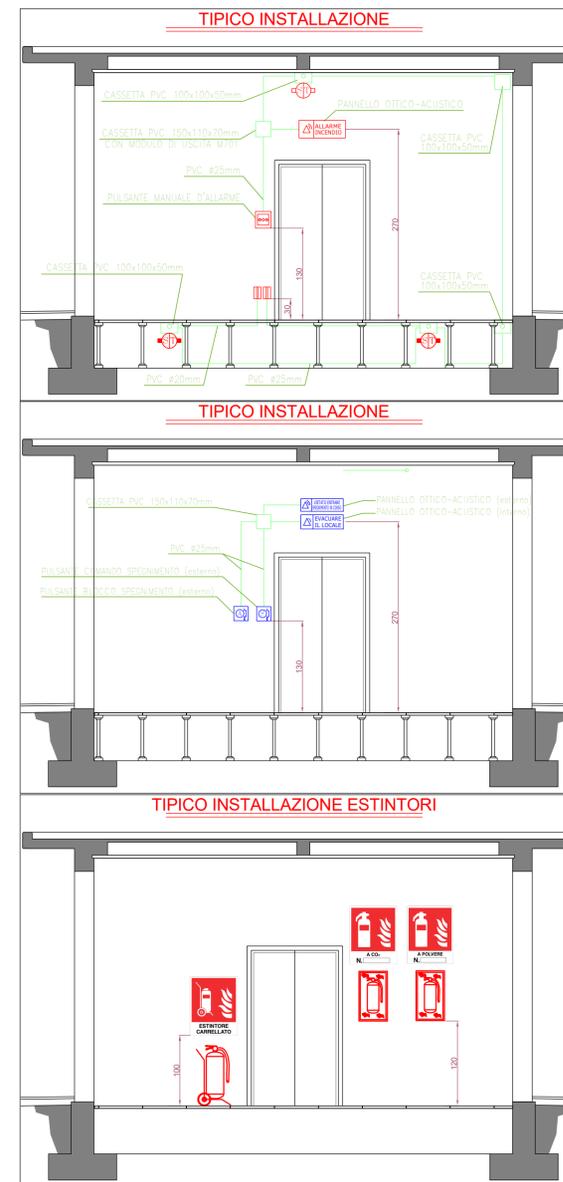

COMMITTENTE
RFI
 RETE FERROVIARIA ITALIANA
 GRUPPO FERROVIE DELLO STATO ITALIANE
 DIREZIONE INVESTIMENTI
 DIREZIONE PROGRAMMI INVESTIMENTI
 DIREZIONE SUD - PROGETTO ADRIATICA

DIREZIONE LAVORI

APPALTATORE
AD AGOSTINO
 COSTRUZIONI E SERVIZI
MANDATARIA **MANDANTI**

PROGETTAZIONE
 MANDATARIA **HUB** MANDANTI **HYpro**

PROGETTO ESECUTIVO
LINEA PESCARA - BARI
RADDOPPIO DELLA TRATTA FERROVIARIA TERMOLI - LESINA
LOTTO 2 e 3: RADDOPPIO TERMOLI - RIPALTA

Titolo dell'elaborato: Fabbricati di PGEP lato Nord
 Sottotitolo elaborato: Impianti Safety - Impianto rivelazioni incendi

APPALTATORE
 A. DI AGOSTINO COSTRUZIONI GENERALI S.p.A.
 Ing. G. Babini il Direttore Tecnico
 (Ing. Giancarlo Babini)

PROGETTAZIONE
 Ing. M. Facchini

SCALA:
 1:100

COMMESSA **LOTTO** **FASE** **ENTE** **TIPO DOC.** **OPERA/DISCIPLINA** **PROGR.** **REV.**

LI0B 02 E ZZ PA AI0305 001 C

Revis.	Descrizione	Redatto	Data	Verificato	Data	Approvato	Data	Autorizzato Data
01	Emissione Esecutiva	De Luca	Dicembre 2022	Caputo	Dicembre 2022	S. Sottili	Dicembre 2022	M. Facchini Dicembre 2022
02	Aggiornamento per RDV	De Luca	Aprile 2023	Caputo	Aprile 2023	S. Sottili	Aprile 2023	M. Facchini Aprile 2023
03	Aggiornamento per RV	De Luca	Ottobre 2023	Caputo	Ottobre 2023	S. Sottili	Ottobre 2023	M. Facchini Ottobre 2023
04								
05								
06								

File: n. Elab 3163