




PLANIMETRIA STAZIONE UTENTE
Scala 1:50

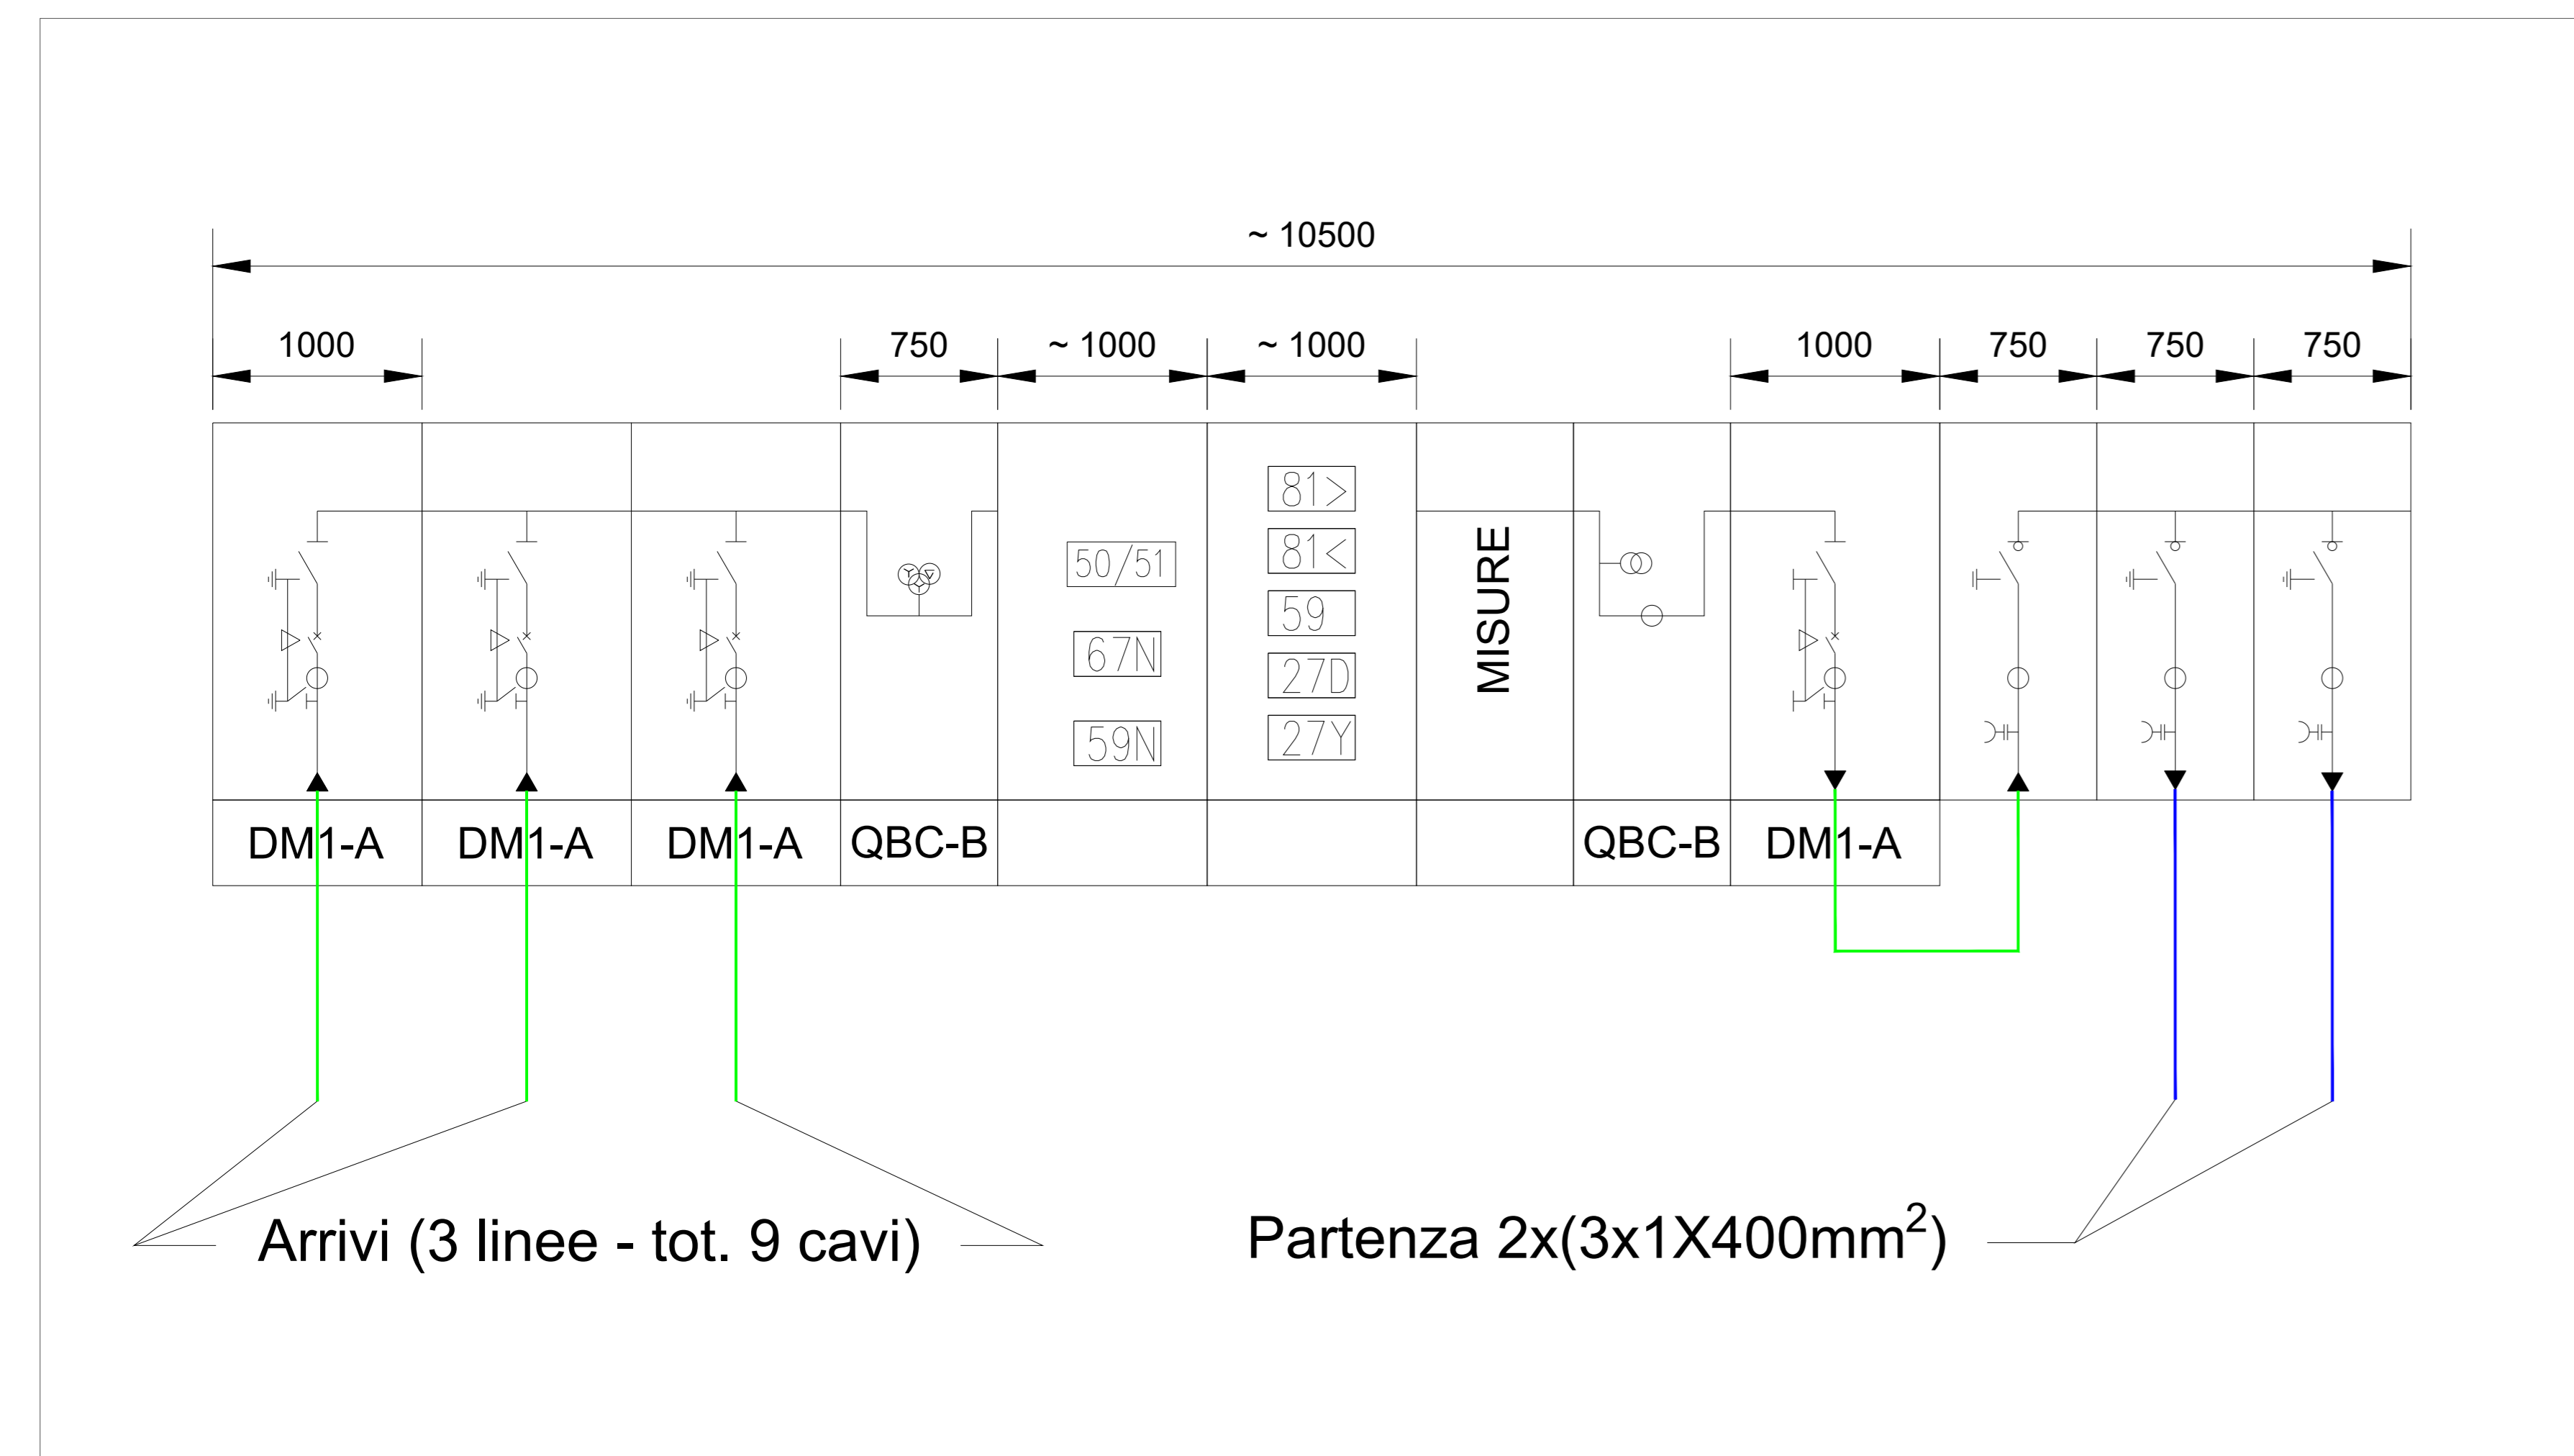


PLANIMETRIA GENERALE STAZIONE UTENTE
Scala 1:500

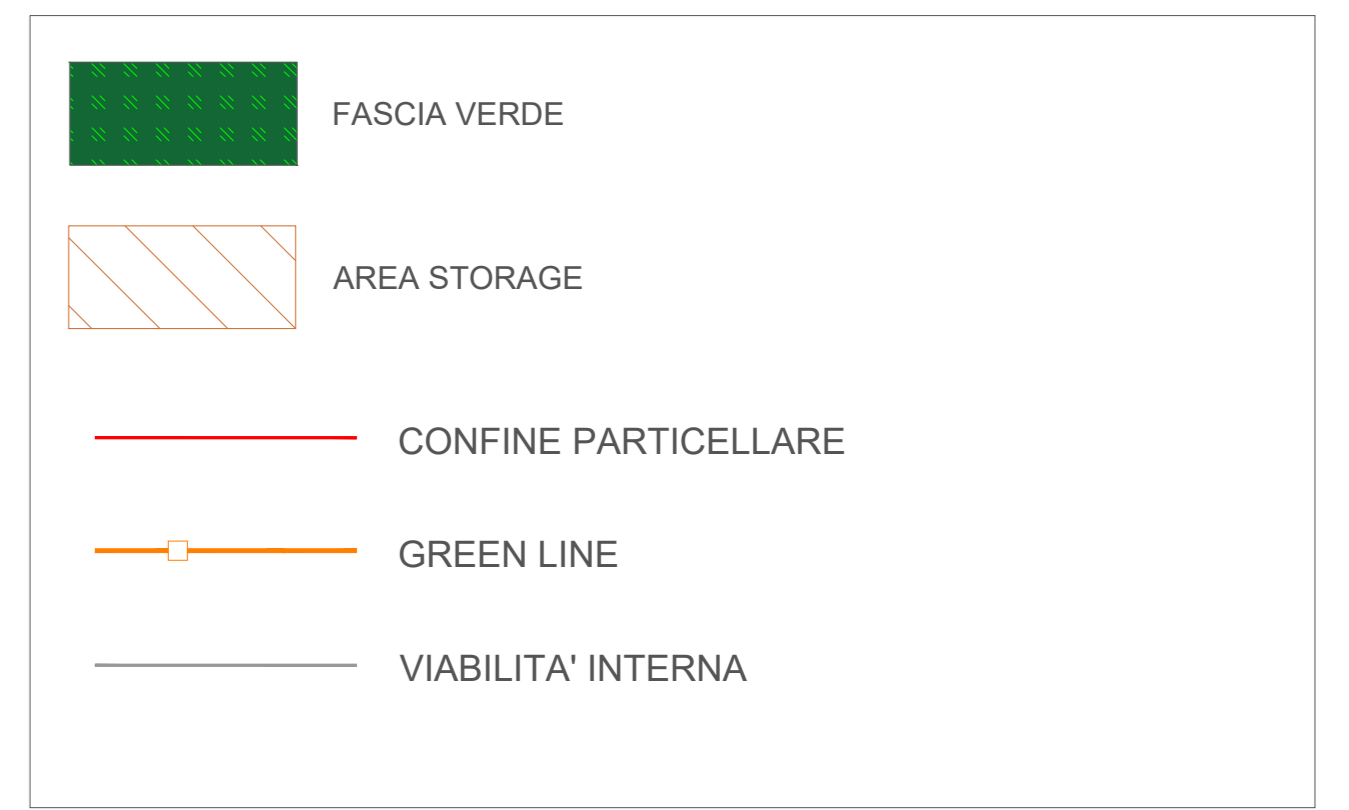

SCHEMA ELETTRICO UNIFILARE MINIMO
Fuori Scala

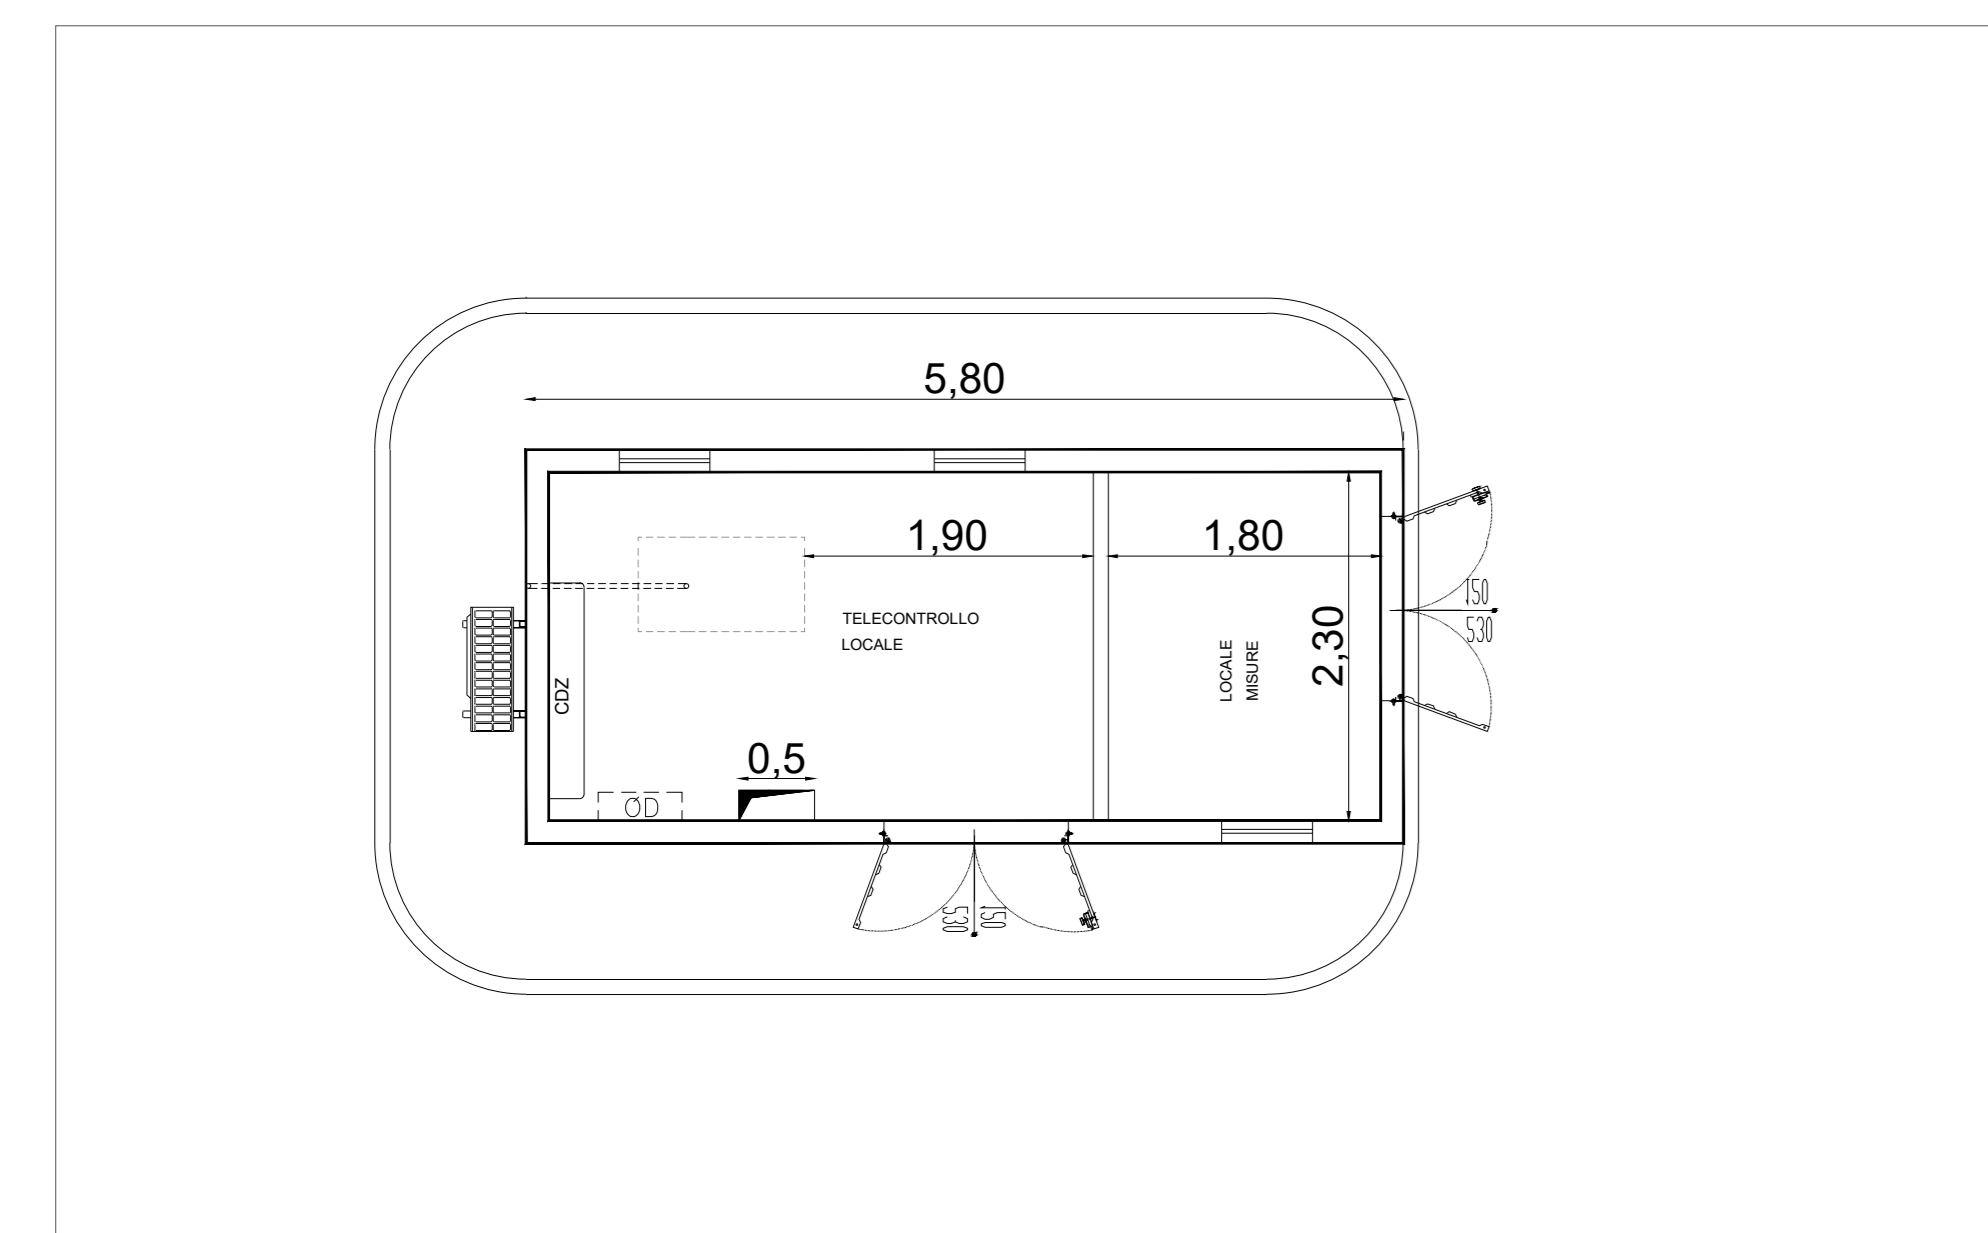

PLANIMETRIA LOCALI TECNICO E TLC
Scala 1:50

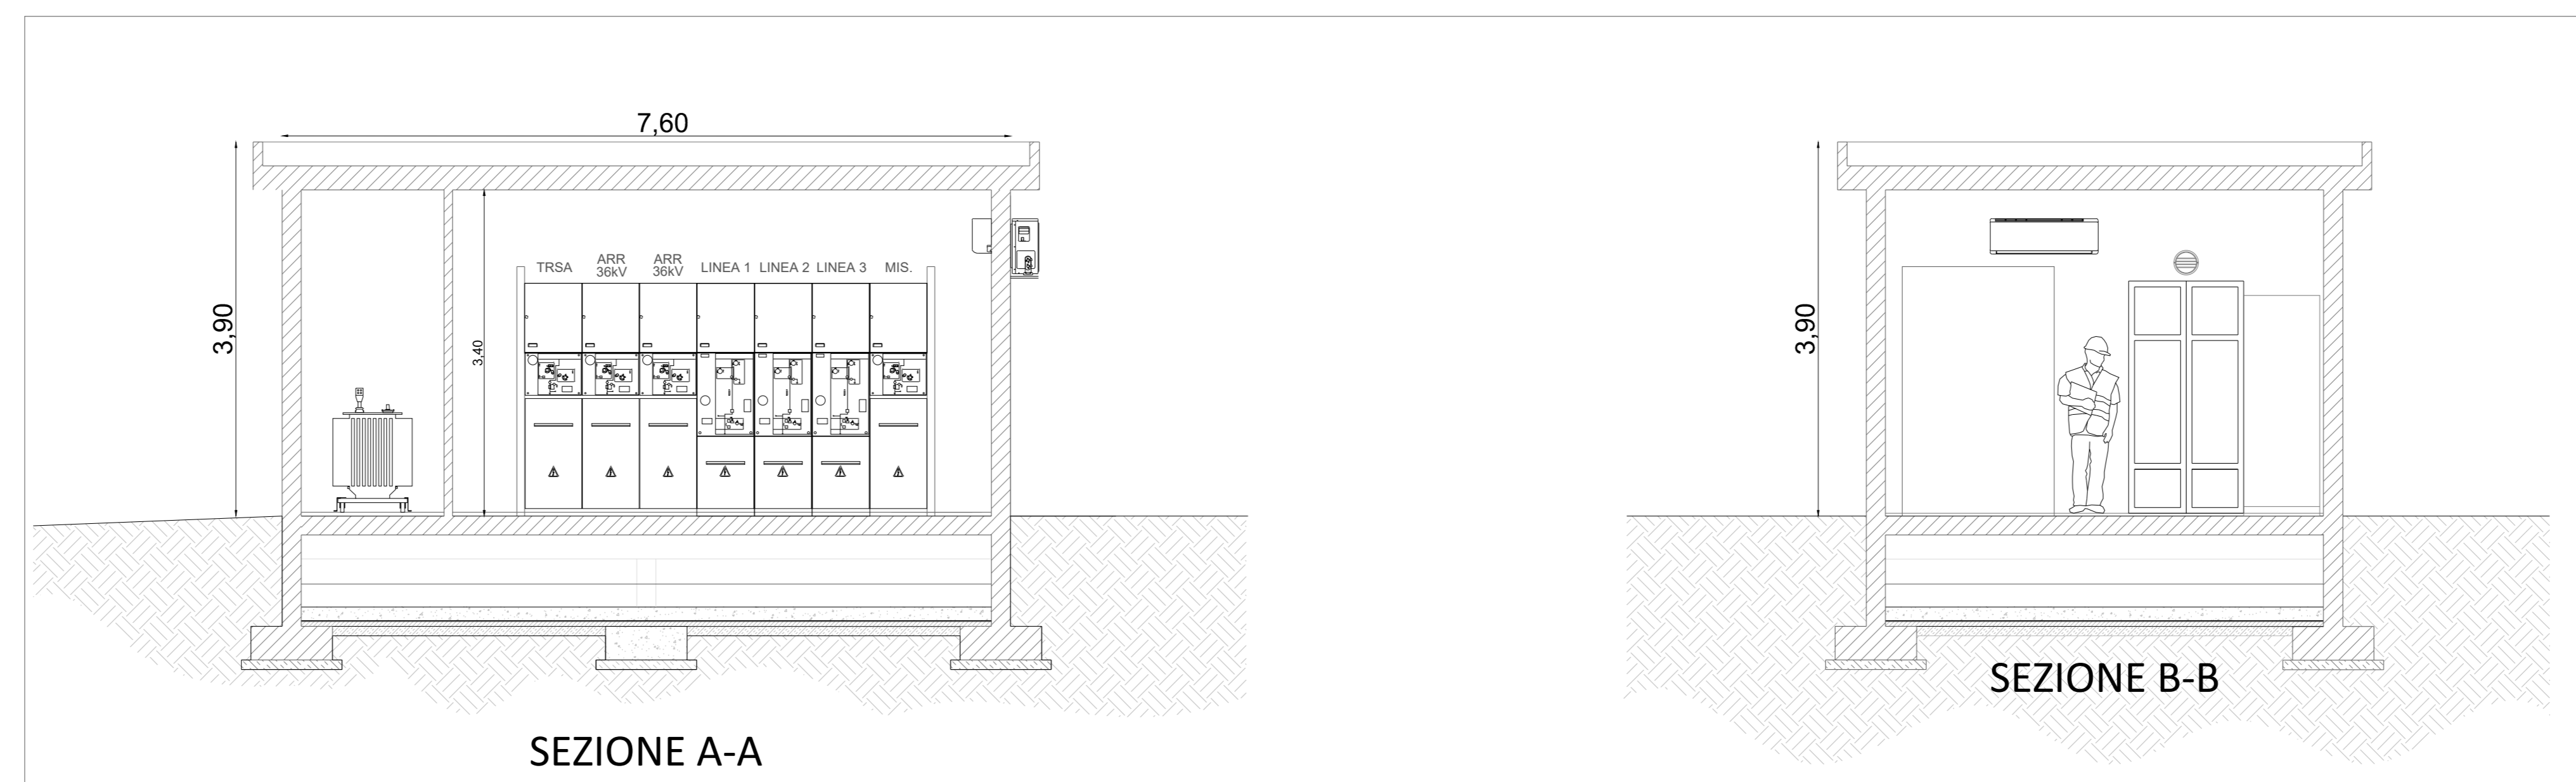

Scala 1:50

REGIONE SICILIA
PROVINCIA DI TRAPANI
COMUNI DI SALEMI MARSALA E TRAPANI

Il Committente:
NP Sicilia 2
NP Sicilia 2 S.r.l.
Via Galleria Passarella, 2
20122 MILANO
P.IVA - C.F. 12844470968

Il Progettista:
Agon engineering and **Centrope srl**
dot. Ing. VITTORIO RANDAZZO
dot. Ing. VINCENZO DI MARCO

Titolo del progetto:
PARCO EOLICO "CELISO-PESCES"
POTENZA NOMINALE 39,6 MW

Elaborato: PROGETTO DEFINITIVO
Codice Elaborato: NPS2_SAL_G12_EPD

TITOLO ELABORATO:
Planimetria Stazione Utente_var1

FOGLIO: 1 SCALA: VARIE FORMATO: A0

Rev.	Data	Descrizione Revisione	Redatto	Controllato	Approvato
0	16/06/2023		G.Z.	V.D.	V.R.
1	19/04/2024		G.Z.	V.D.	V.R.