



PIANTA PIANO INTERRATO - SCALA 1:50

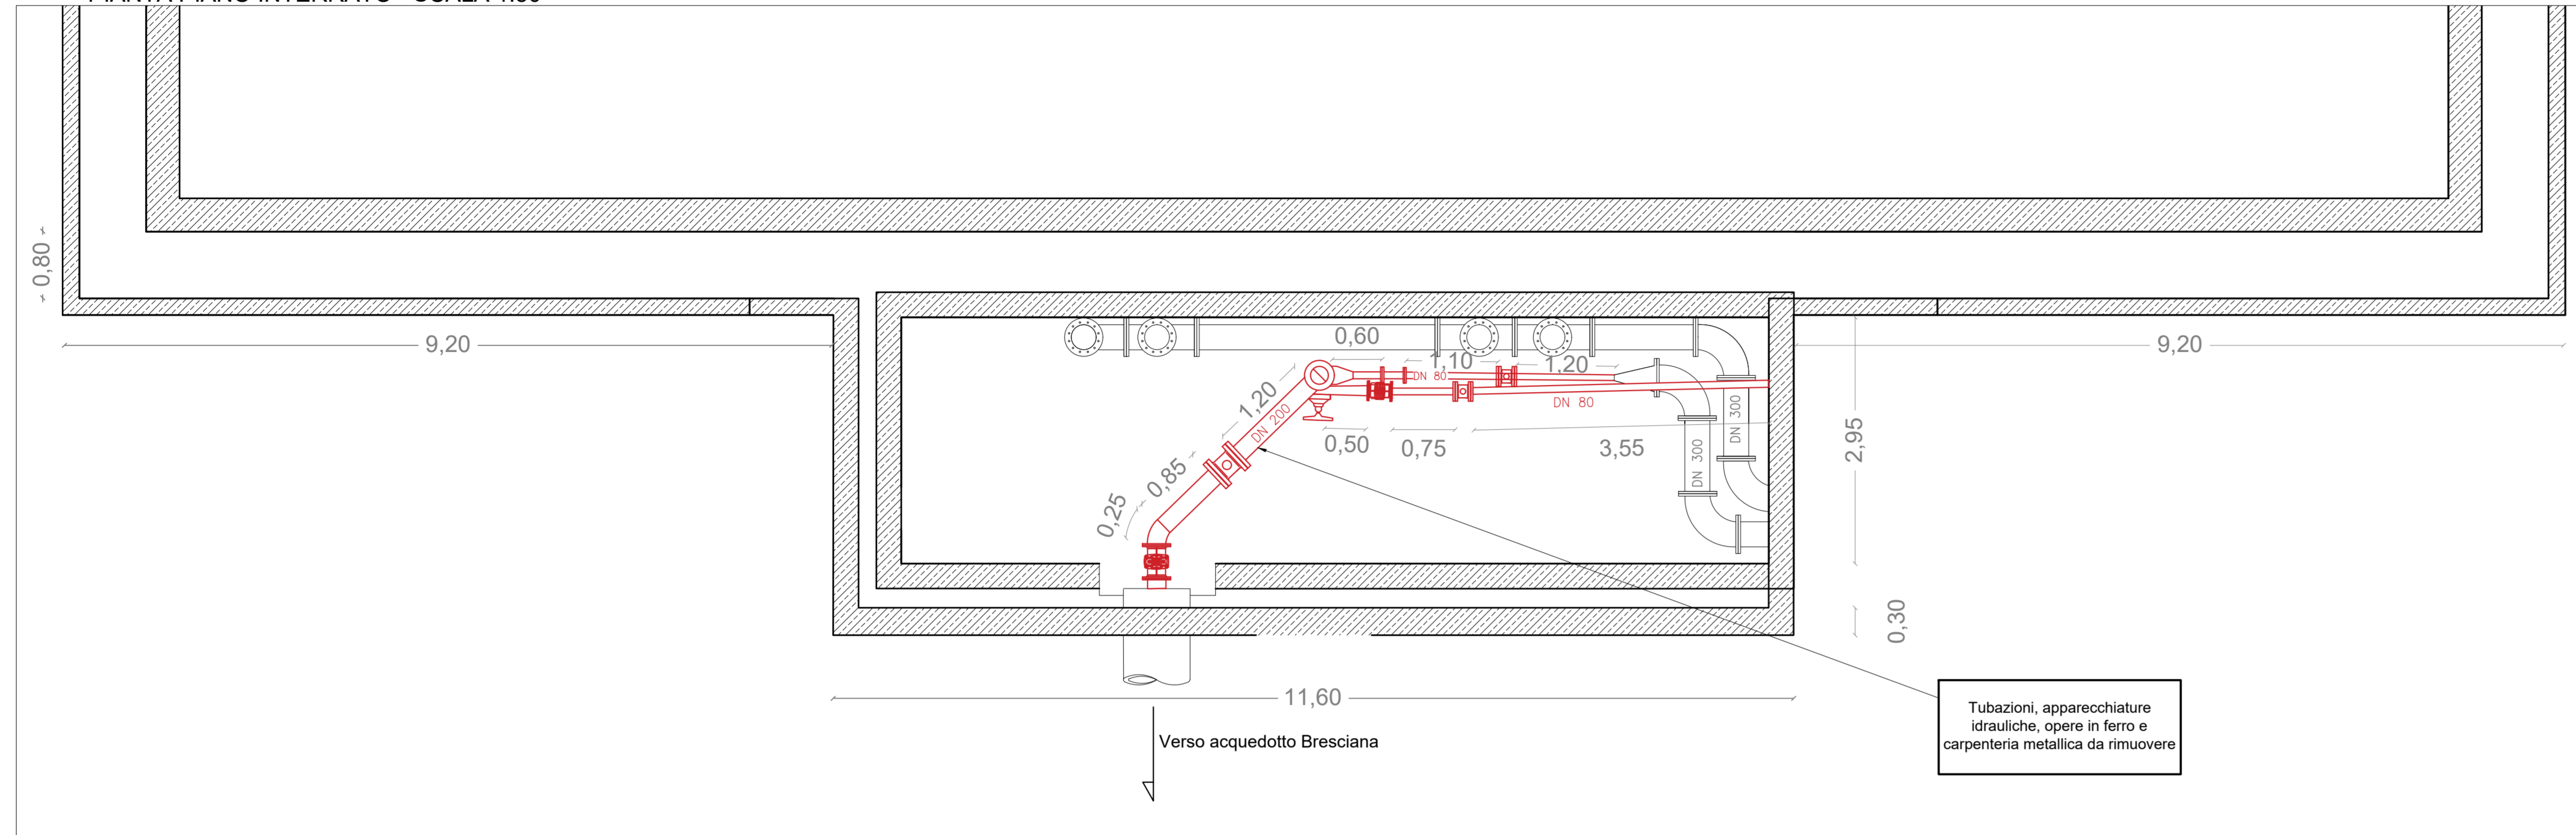

QUADRO DI UNIONE (Stralcio IGM Carta Tecnica Regionale della Sicilia) SCALA 1:250.000



PIANTA PRIMO PIANO - SCALA 1:50

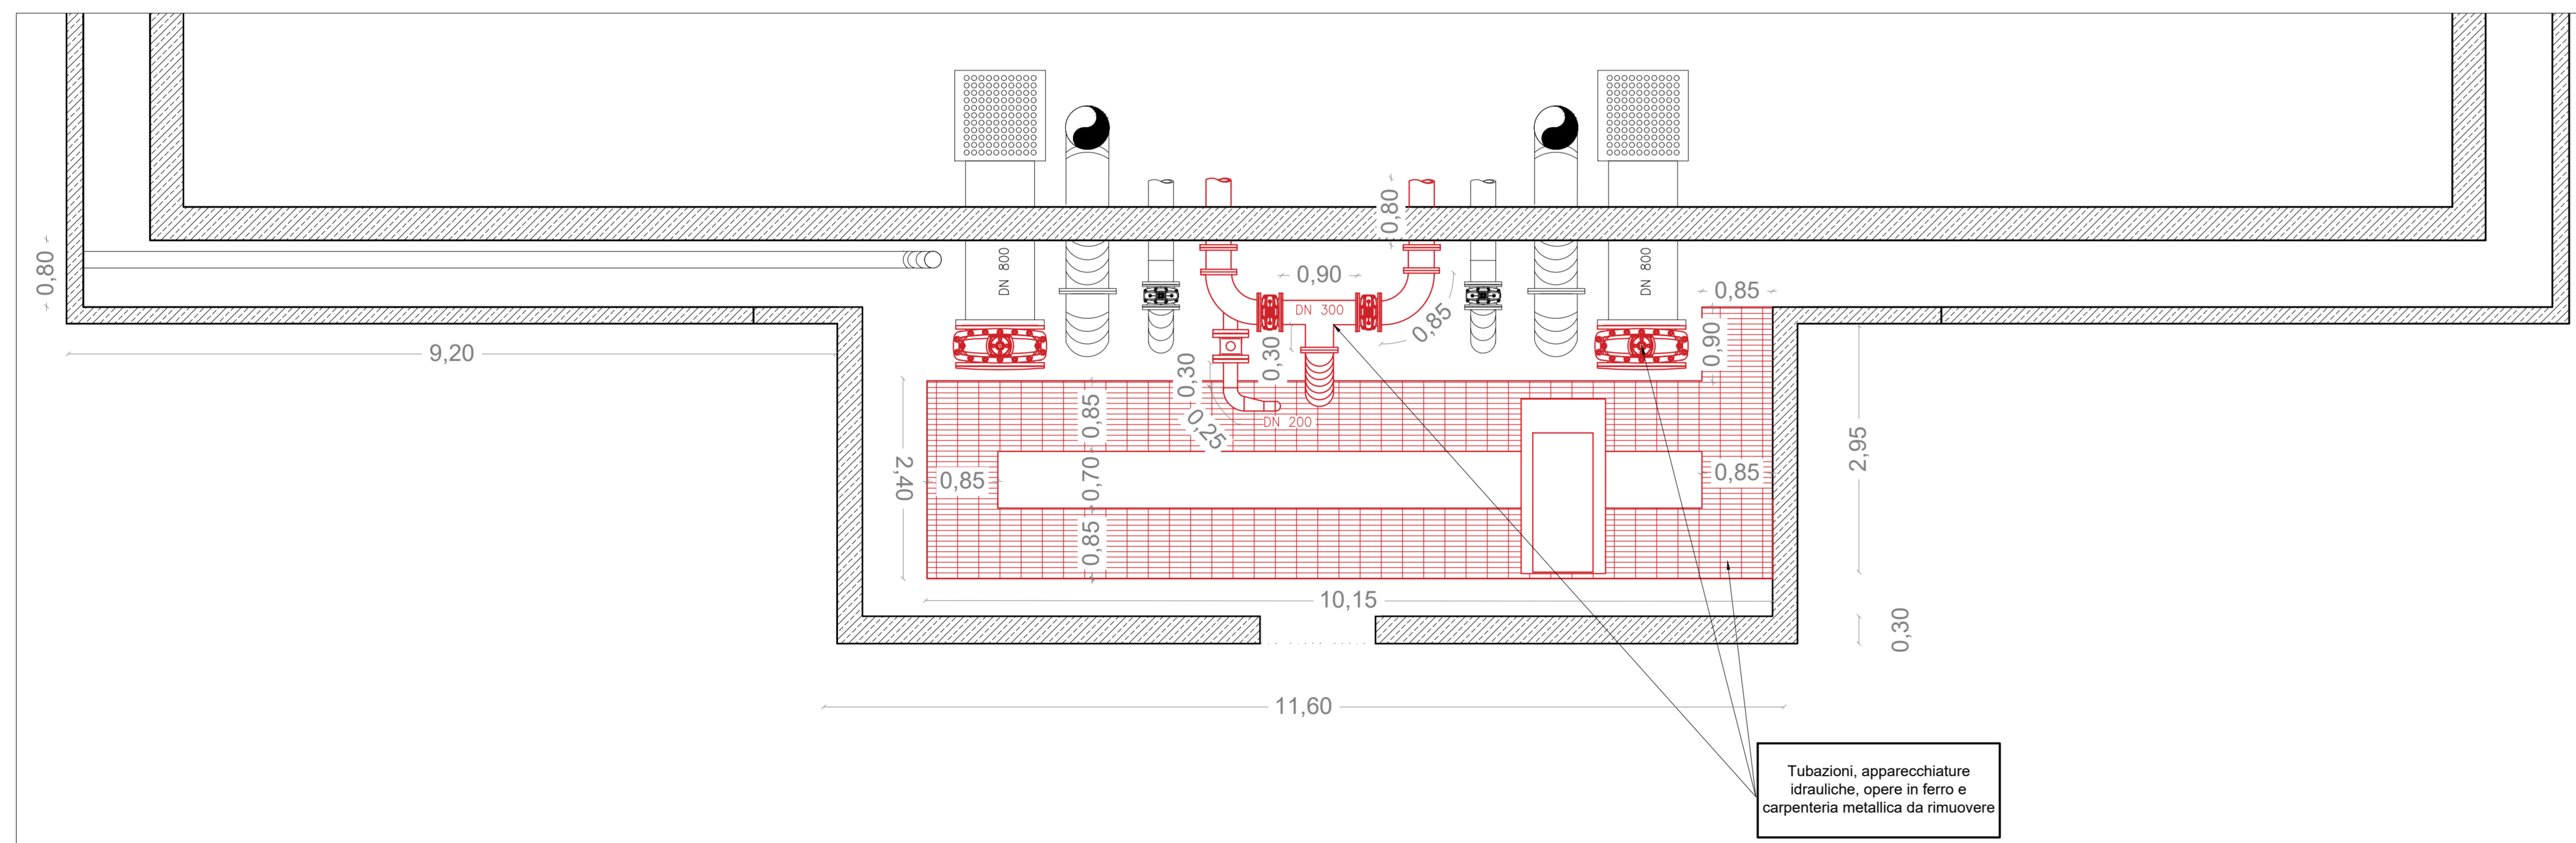

PIANTA GENERALE - SCALA 1:500



<p>Interventi per il potenziamento del sistema idrico della Sicilia sud - occidentale</p> <p>Adduzione da Montescuro ovest per Mazara, Petrosino, Marsala</p>															
<p>PROGETTO ESECUTIVO</p>		<p>CUP: C21B2101282001 PNRR-M2C4-1.1-A2-53</p>													
<p>IMPRESSE ESECUTRICI:</p> <p>(Mandatario) INGALLUNA Via del Grande Archivio n°12 80138 Napoli Tel. 081 423903 info@ingalluna.it</p> <p>(Mandatario) Idroambiente Corso Garibaldi n°259 80055 Portici (NA) Tel. 0824 947319 idroambiente@gruppoingalluna.it</p> <p>(Mandatario) CEBAT Via Angelo Barili n°6 00158 Roma Tel. 06 8508146 info@cebat.it</p>		<p>RESPONSABILE</p> <p>Alessandro Ceccoli C.E.S.A. Via Angelo Barili, 26/28 00158 Roma PINA@CESA-CEBAT.IT</p>													
<p>GRUPPO DI PROGETTAZIONE:</p> <p>COORDINAMENTO: Ing. Maurizio Carino Ing. Nicola D'Alessandro Ing. Domenico D'Alessandro (RT)</p> <p>STRUTTURE: Ing. Giuseppe Ferraro Ing. Giuseppe Limbici Ing. Mariela Carino</p> <p>IDRAULICA: Ing. Maurizio Carino Ing. Luigi Di Nanni Ing. Marina Carino Ing. Oreste Carino</p> <p>GEOLOGIA: Dott. Geol. Massimo Carino Dott. Geol. Francesco Margaria Dott. Geol. Giuseppe Salvo</p>		<p>RESPONSABILE DELLA PROGETTAZIONE: Ing. Maurizio Carino (Ordine degli Ingegneri della Prov. di Agrigento n°A628)</p> <p>IL R.U.P.: Ing. Vincenzo Sferuzza (Ordine degli Ingegneri della Prov. di Palermo n°3895)</p> <p>SICILIACQUE S.p.A. Il responsabile del procedimento: Ing. Vincenzo Sferuzza</p>													
<p>Elaborato</p> <p>SERBATOIO CAMPABELLO DI MAZARA Dismissioni area interna</p>		<p>Classe 3 ELABORATI GRAFICI DI DETTAGLIO N. Tavola 3.8.1.2</p>													
<table border="1"> <thead> <tr> <th>N°</th> <th>DESCRIZIONE</th> <th>DATA</th> </tr> </thead> <tbody> <tr> <td>1°</td> <td>emissione</td> <td>Gennaio 2024</td> </tr> <tr> <td>2°</td> <td>emissione</td> <td></td> </tr> <tr> <td>3°</td> <td>emissione</td> <td></td> </tr> </tbody> </table>		N°	DESCRIZIONE	DATA	1°	emissione	Gennaio 2024	2°	emissione		3°	emissione		<p>Formato A1+</p> <p>varie</p>	
N°	DESCRIZIONE	DATA													
1°	emissione	Gennaio 2024													
2°	emissione														
3°	emissione														