



LEGENDA

POS.	DESCRIZIONE APPARECCHIATURA	FONDAZIONE
①	TRONCINI CAVI	A0 - A1
②	SCARICATORE DI SOVRAPRESSIONE AT	A1
③	SCARICATORE DI SOVRAPRESSIONE AT	A1
④	TRASFORMATORE DI TENSIONE TV	A2
⑤	SECONDORE 110KV CON LINEE DI TORNIA	A1
⑥	INDICAZIONE 110KV	A1
⑦	TRASFORMATORE DI CORRENTE 1A 110KV	A4
⑧	ISOLAZIONE C8	A4
⑨	ISOLAZIONE C4	A12
⑩	TRASFORMATORI TR0 A12/A13/20 IN ALTERNANZA E SOSTITUIBILI	A0
⑪	MOULI DUE TRASFORMAZIONE	A11
⑫	SCARICATORE NEUTRO TRASFORMAZIONE CESTO-210	A8
⑬	SUPPORTO CAVI MT	A13

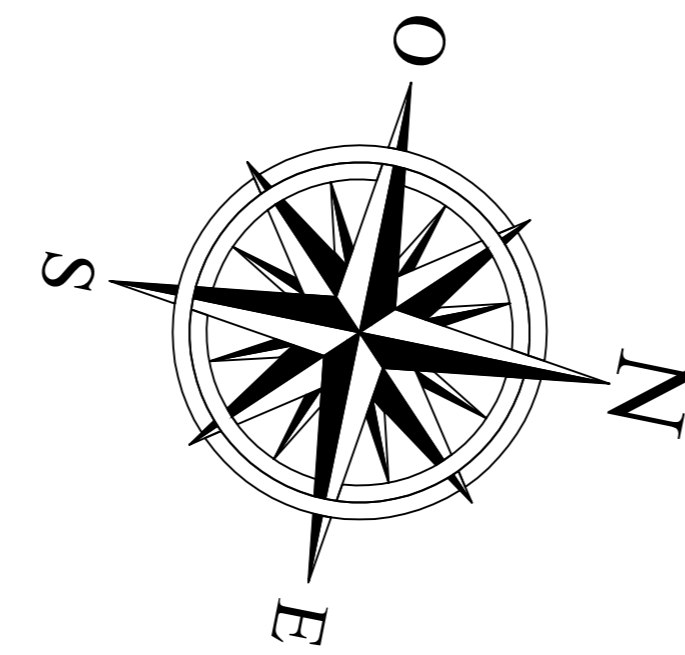


PIANTA (scala 1:200)

Stazione RTN

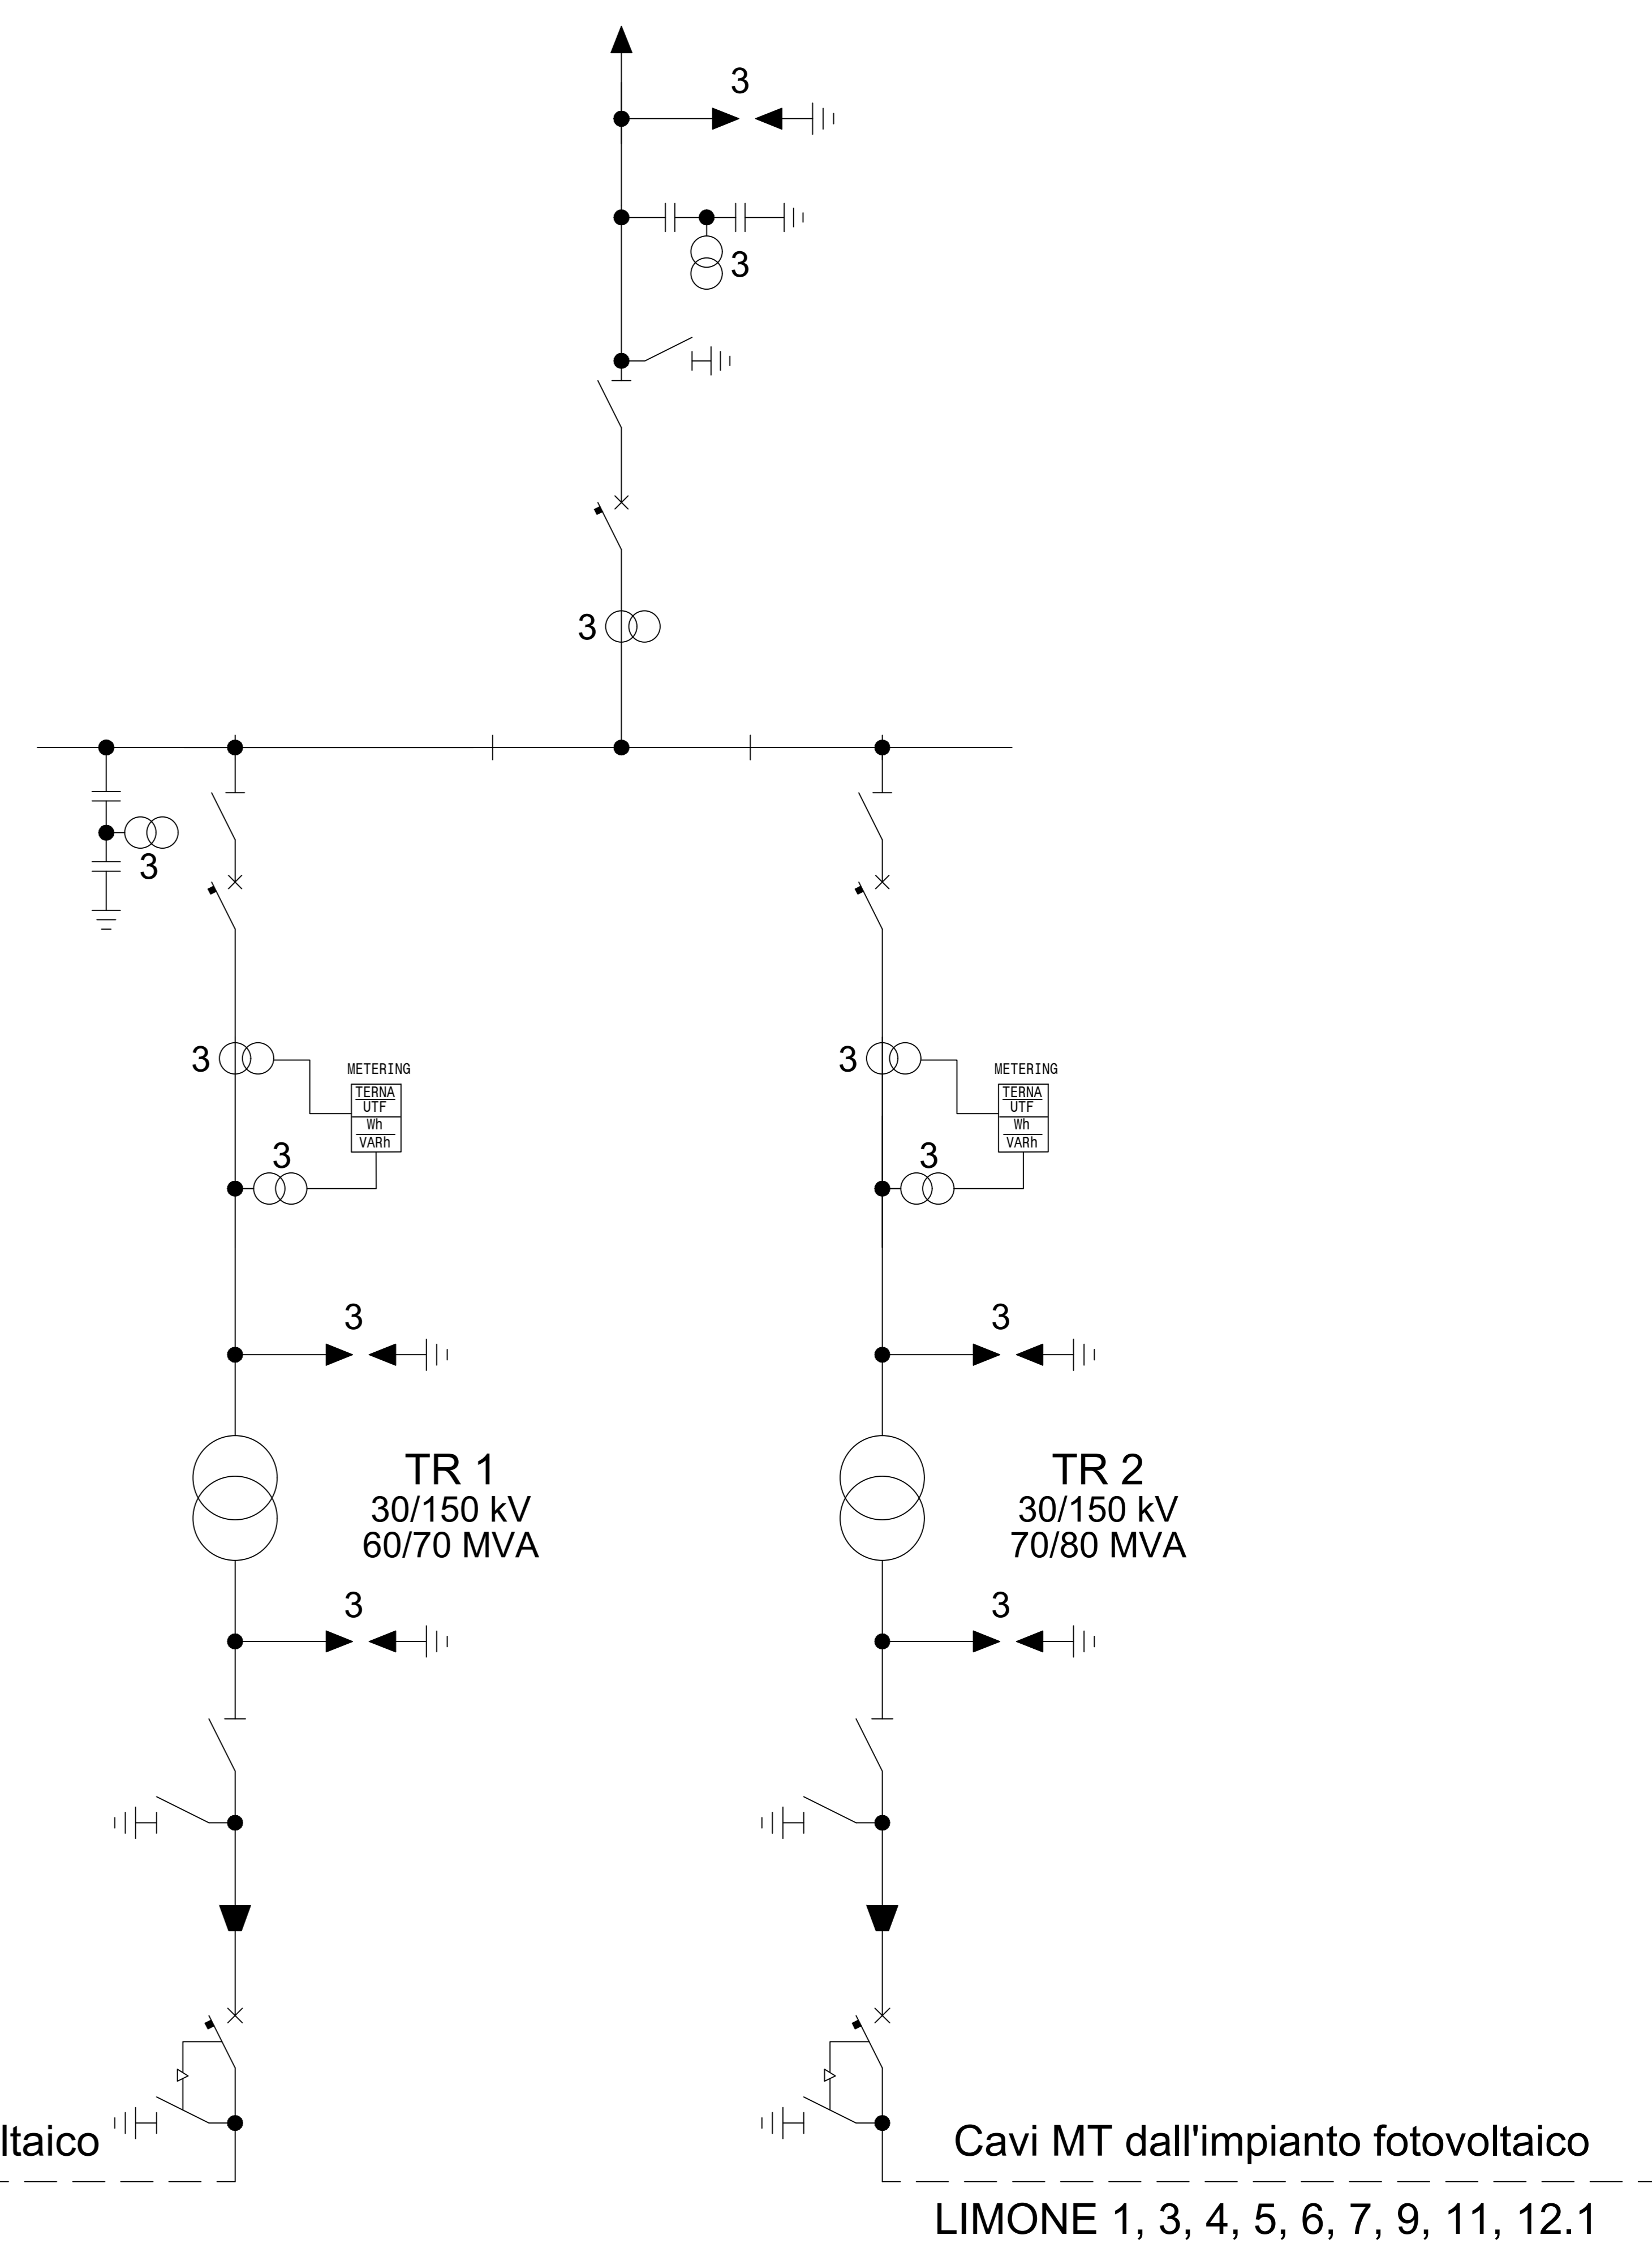


Cavi MT dall'impianto fotovoltaico
LIMONE 10.2, 10.4


Cavi MT dall'impianto fotovoltaico
LIMONE 1, 3, 4, 5, 6, 7, 9, 11, 12.1

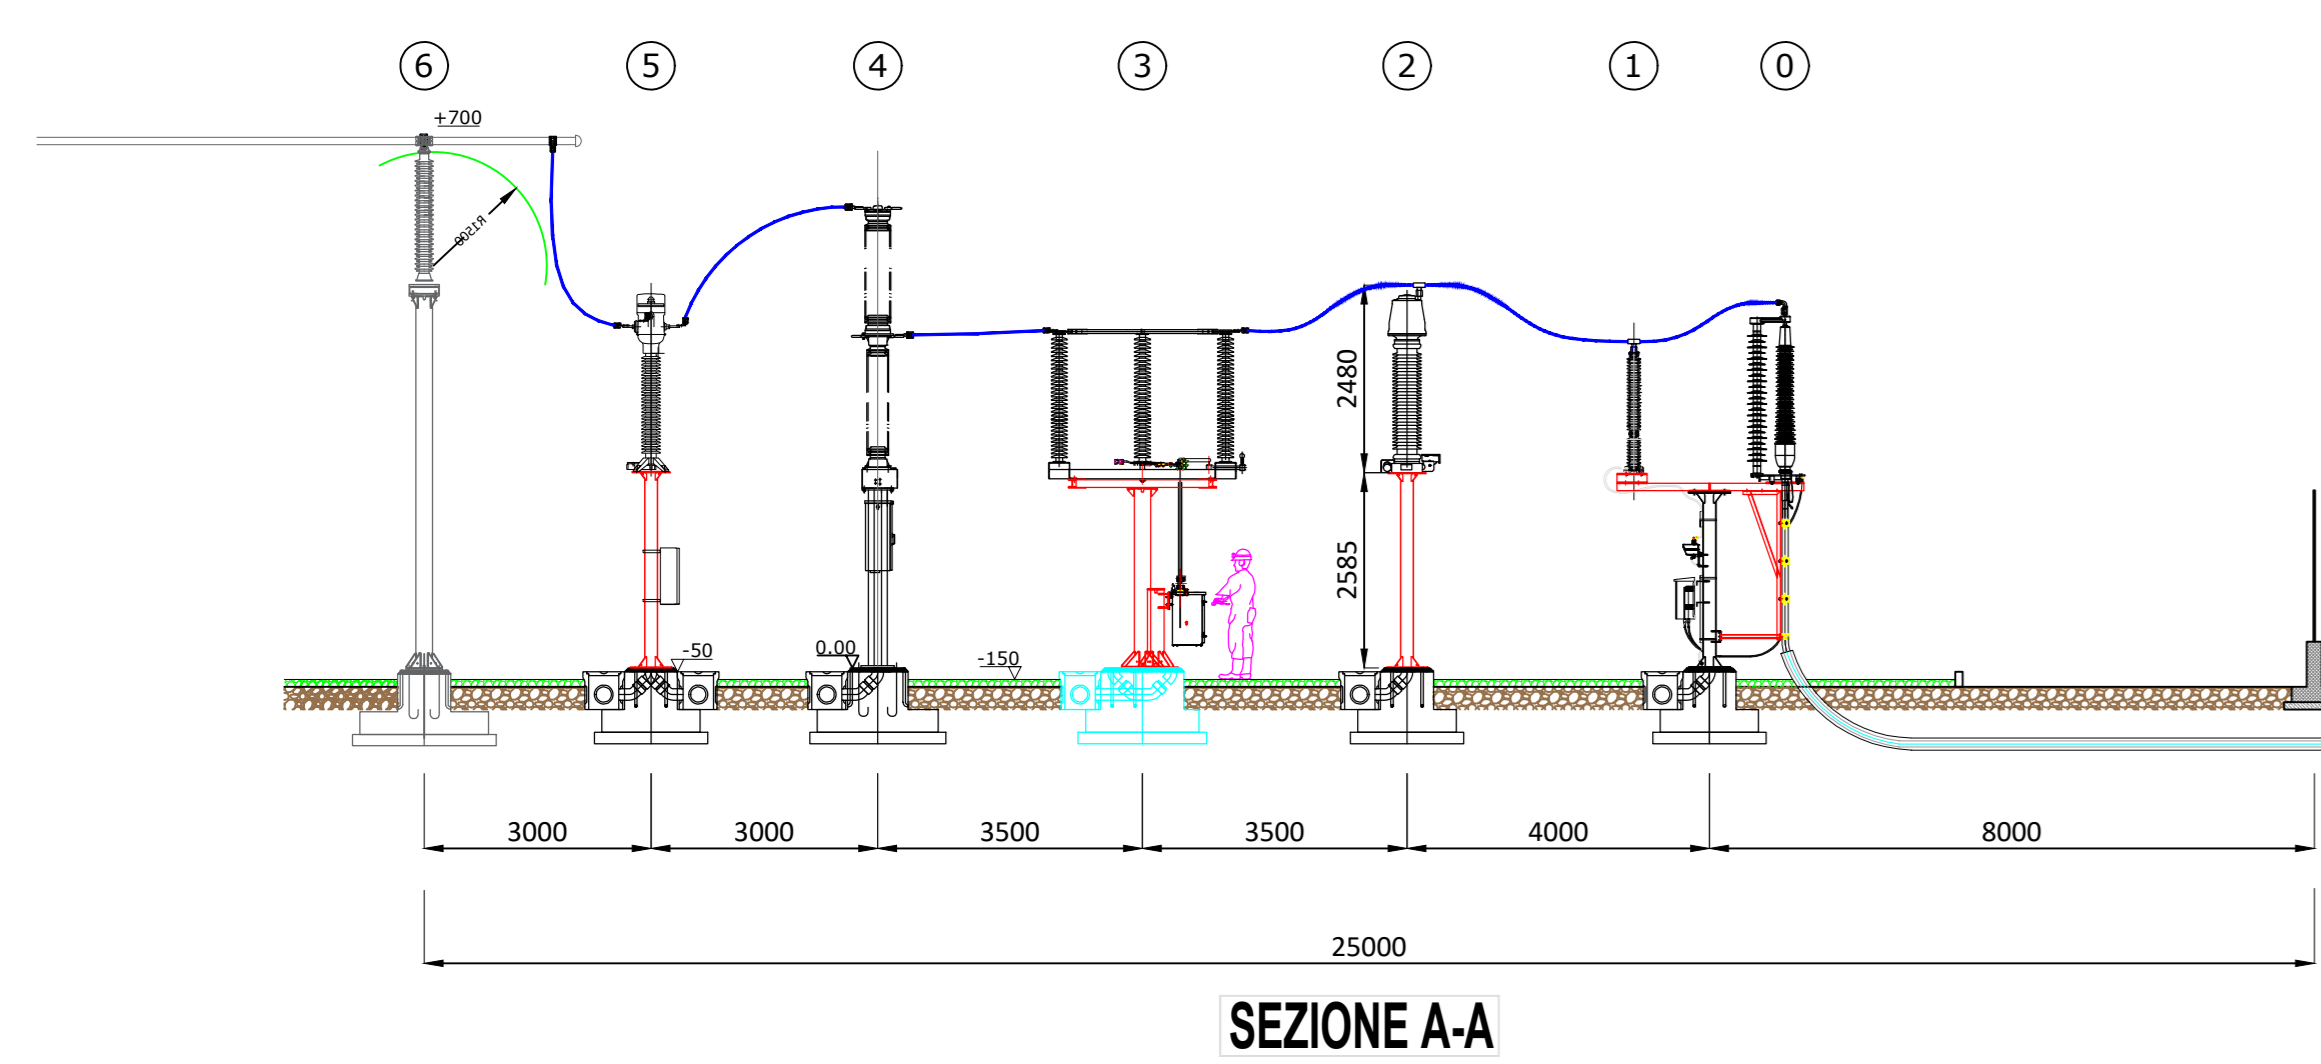

SEZIONE A-A

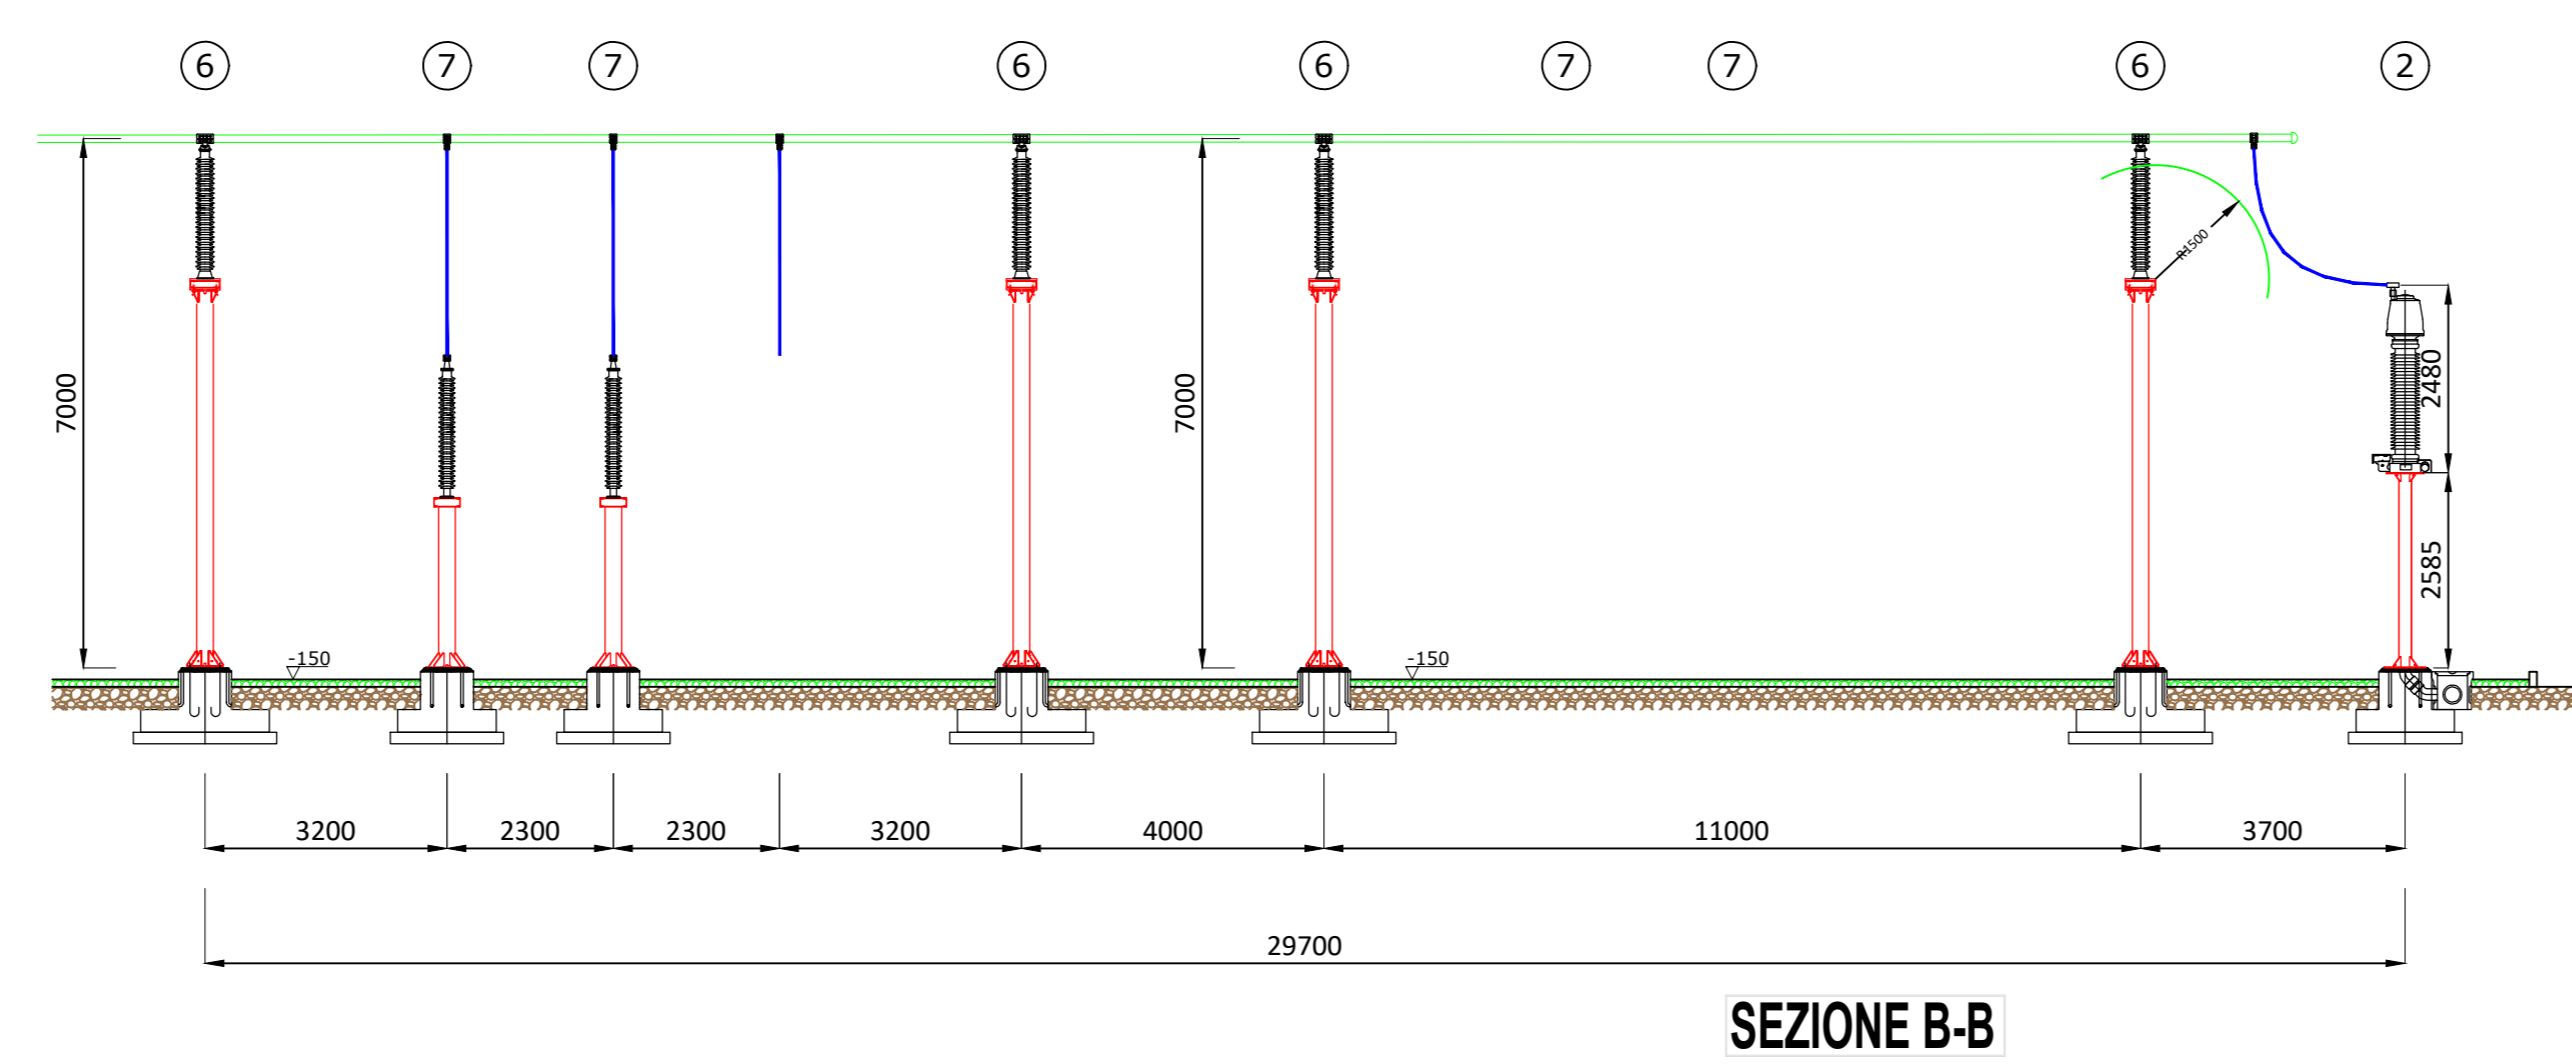

SEZIONE B-B

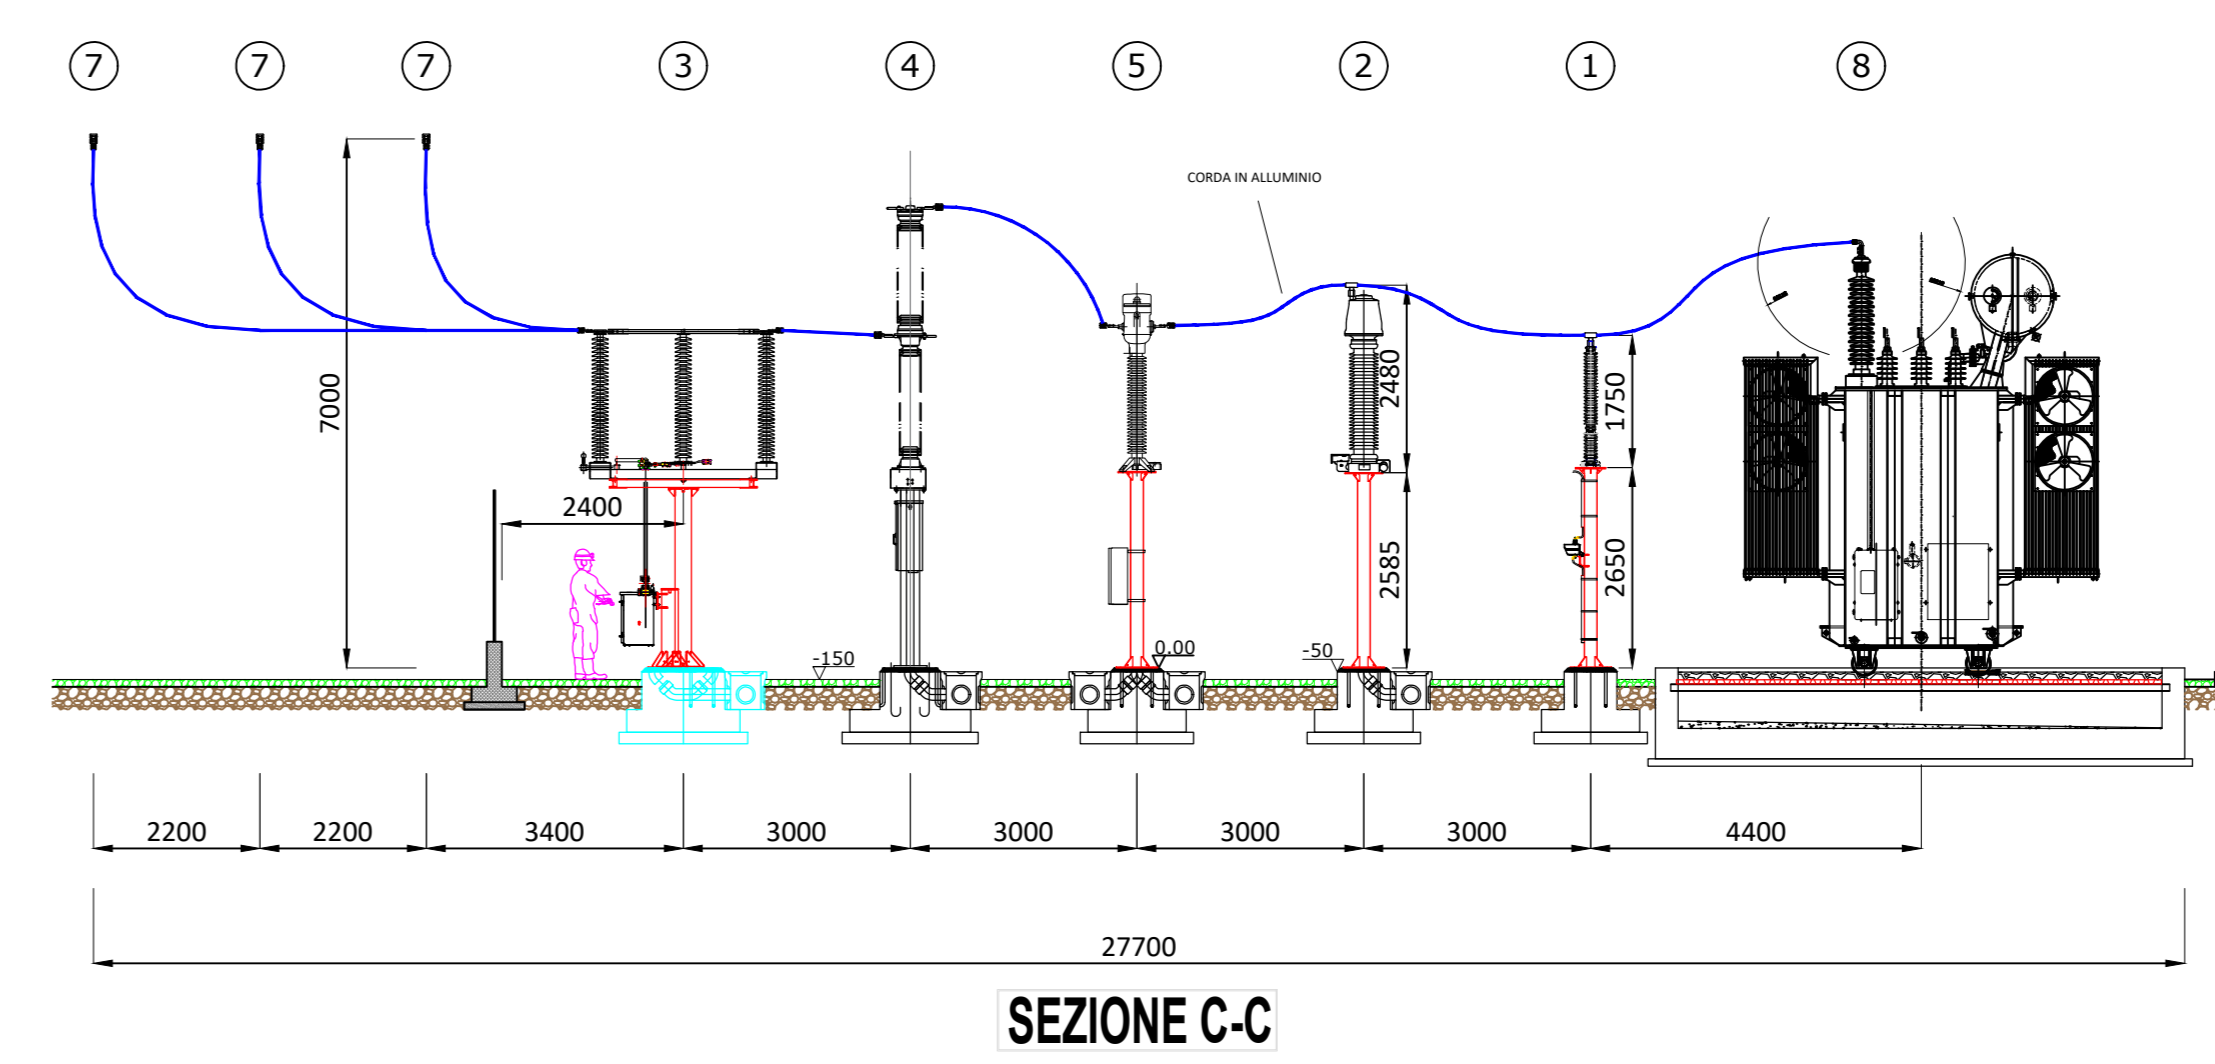

SEZIONE C-C

SEZIONE (scala 1:100)

REGIONE SICILIA		
Livello di progettazione/Level of design: Progetto Definitivo		
Oggetto/Object: PROGETTO LIMONE Realizzazione impianto agrovoltaico in area agricola		
Elaborato/Drawing: Stazione di Utente e collegamento alla rete - Planimetria Elettromeccanica, Sezioni e Unifilare		
Formato/Size: A0	Scale/Scala: varie	Codice/cod: MITEPIUATAV121S1
Date/Date: 15/03/2024	Nome file/File name: MITEPIUATAV121S1.DWG	
Revision: 00	Date: 05/05/2022	Description: Prima emissione
Revision: 01	Date: 15/03/2024	Description: Inserite opere di rete autorizzate
Commissa/Project order: Progettazione impianto fotovoltaico		
Drawn/Ing. Alessandro Daidone	Checked/Ing. Giovanni Saraceno	Approved/Ing. Giovanni Saraceno
Committente/Customer: NEREIDI S.R.L. Corso Buenos Aires 54, 20124 Milano (MI) P.IVA: 02050550892		
Progettazione e sviluppo/Planning and development: ICS S.P.A. Via Lorenzo Mascheroni, 5, 20123, Milano (MI) +39(0) 0931 999730 - P.IVA: 00485050892		
Project Manager: Ing. Raimondo Barone		

