



LEGENDA CABINA ELETTRICA	
SIMBOLO	DESCRIZIONE
	ILLUMINAZIONE 2x30 W
	LAMPADA DI EMERGENZA
	INTERRUTTORE BIPOLARE
	ESTRATTORE
	PRESA SHUKO 10 A - PRESA 2P+T
	IEC309 1P+N+PE
	IEC309 3P+N+PE
	ESTINTORE
	ESTINTORE IN BOX
	RIVELATORE FUMI OTTICO
	TERMOSTATO
	ALLARME MAGNETICO
	PULSANTE DI EMERGENZA
	ARRIVO SBARRA 36 kV
	CELLA MISURE
	CELLA AUSILIARI CABINA
	CELLA RAMO 1
	CELLA RISERVA
	CONGIUNTORE DI SBARRA
	CELLA RAMO 2
	TRASFORMATORE AUSILIARIO
	QUADRO AUSILIARIO BASSA TENSIONE
	DISPOSITIVI UPS
	QUADRO GENERATORE DIESEL
	CONTATORE FISCALE AUSILIARI
	VIDEOSORVEGLIANZA WORKSTATION
	CONDIZIONATORE ARIA

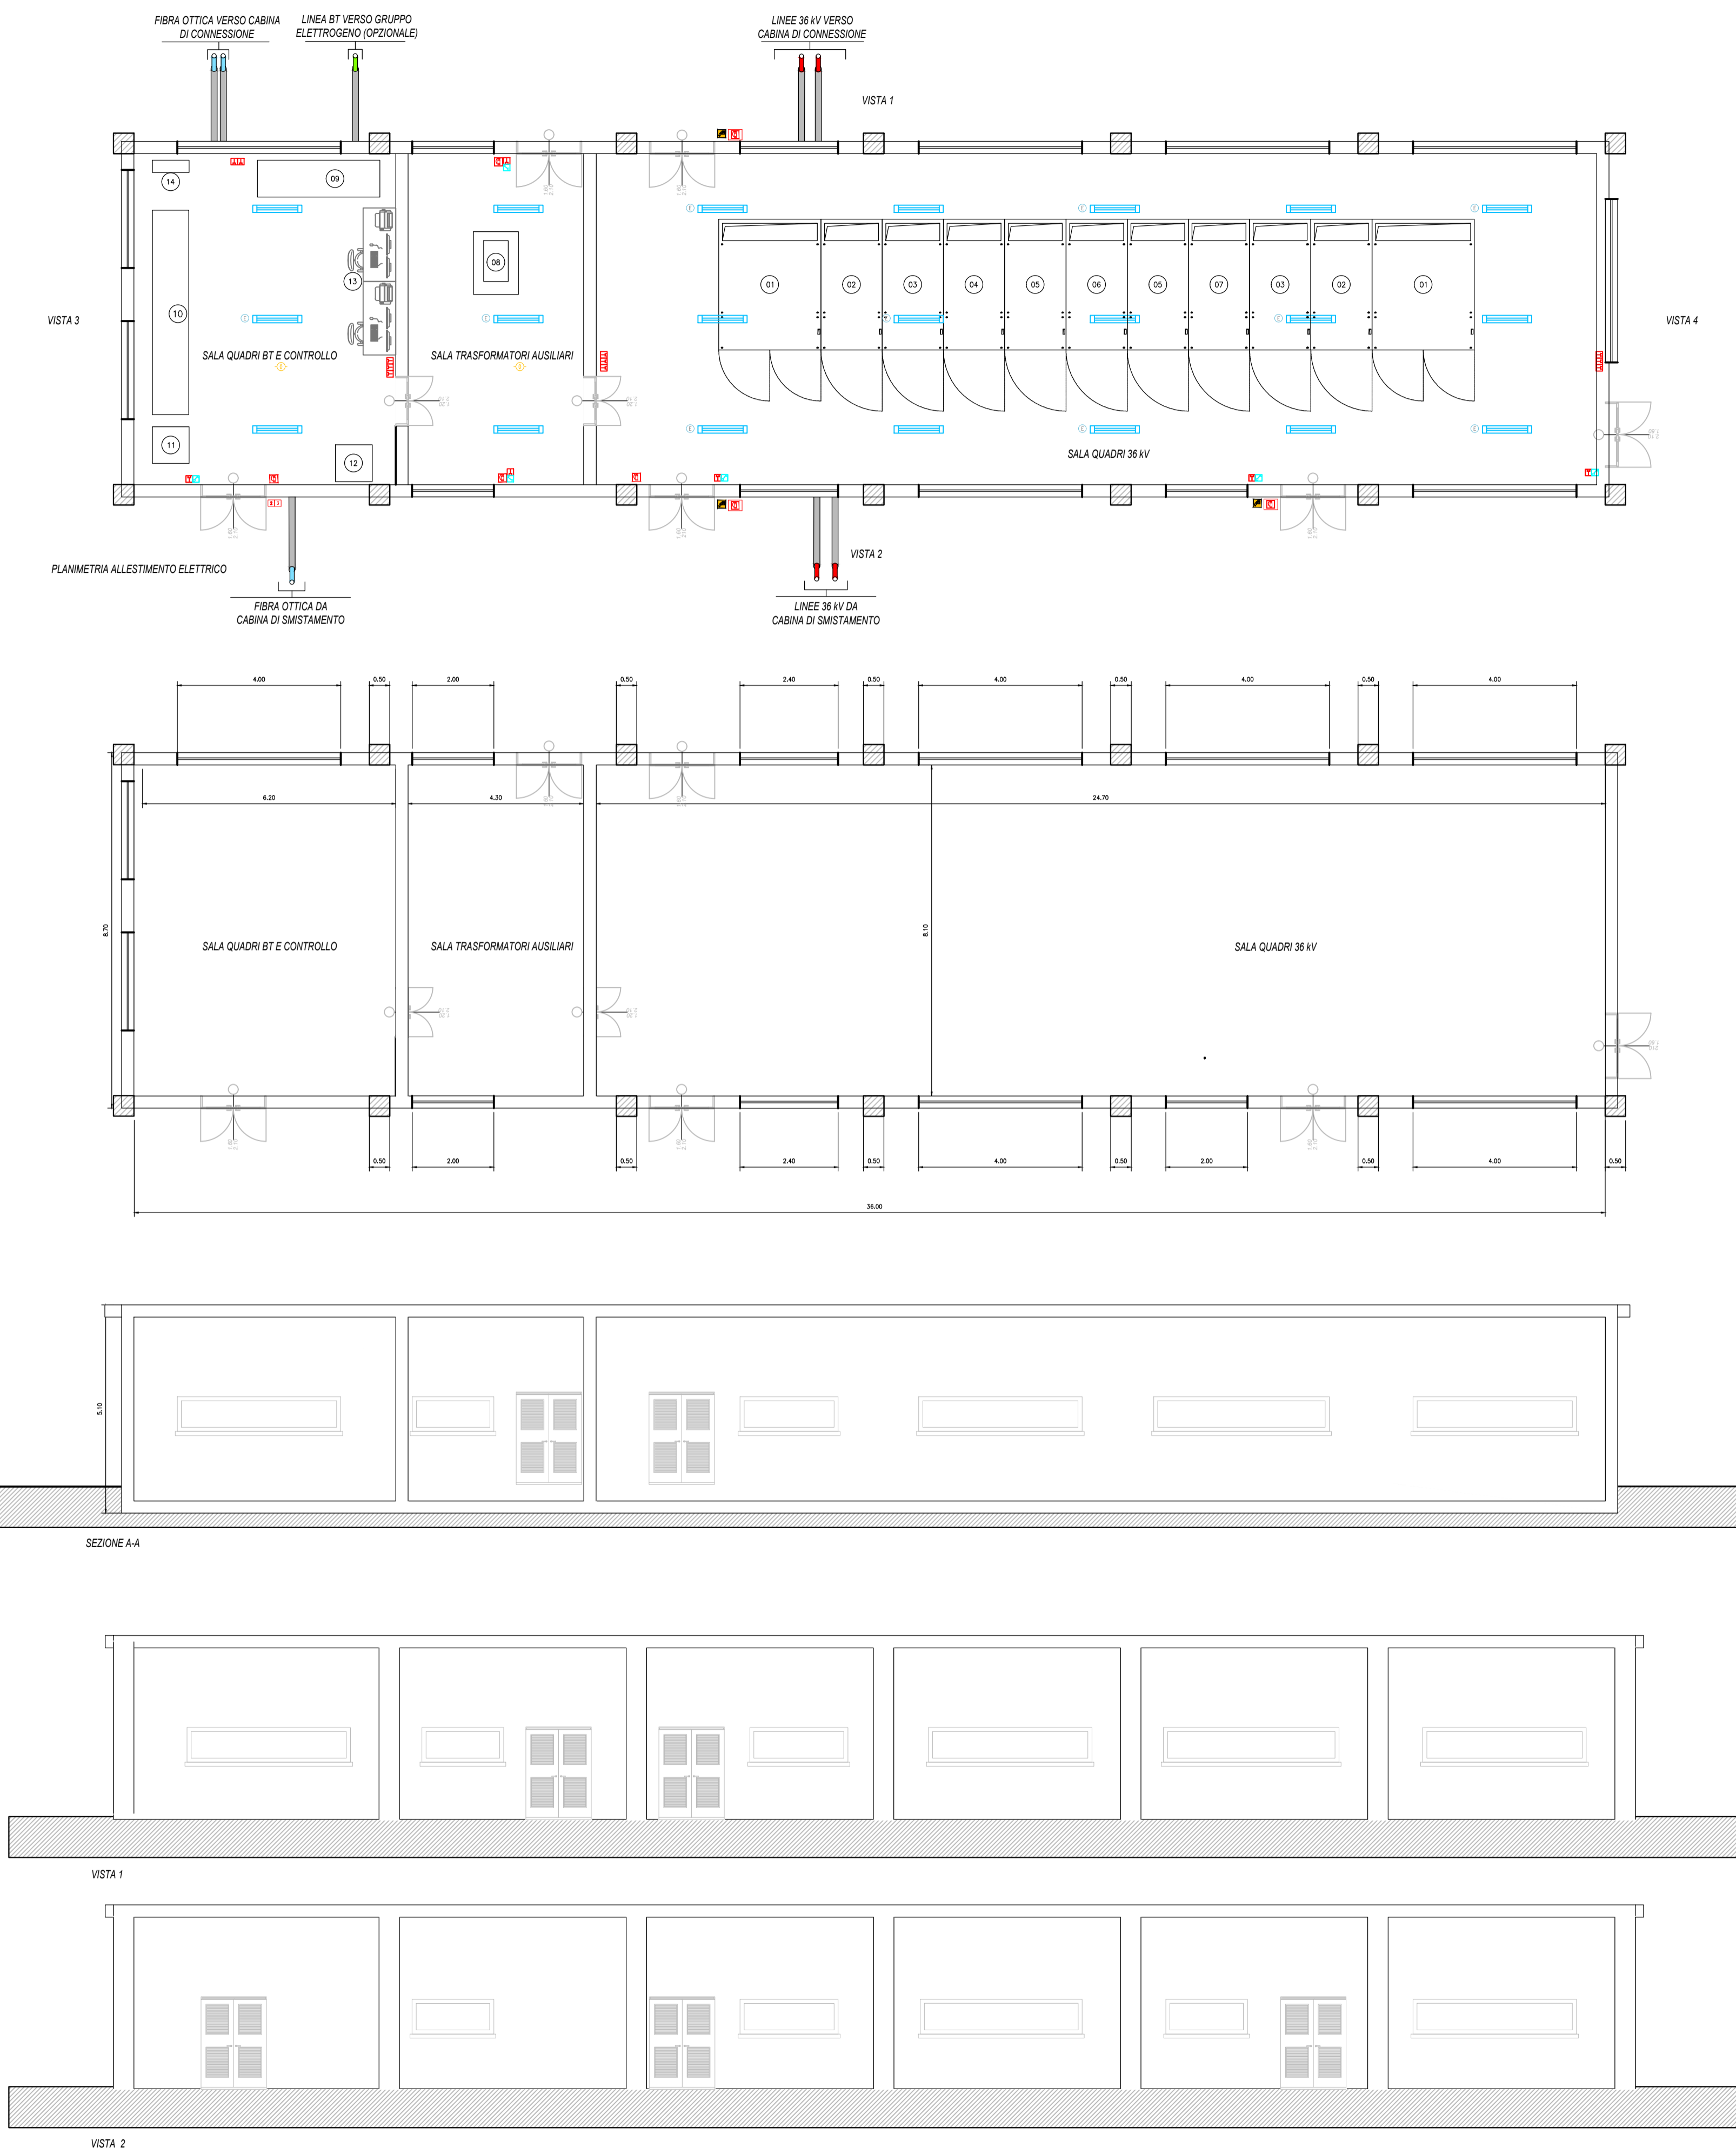

NOTE:  
 1) LE DIMENSIONI E L'ALLESTIMENTO RAPPRESENTATI SONO DA INTENDERSI COME LE MASSIME PREVISTE E SONO SUSCETTIBILI DI DIMINUIZIONE.  
 2) PER MAGGIORE DETTAGLIO FARE RIFERIMENTO ALLA TAVOLA DELLO SCHEMA ELETTRICO UNIFILARE.

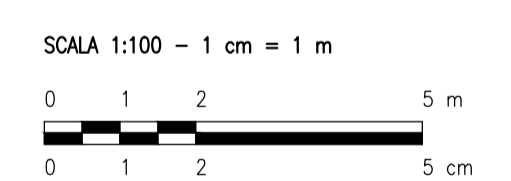

REV.	DESCRIZIONE	MP	GP	LC	DATA
0	-				04/2024

		Montano SpA Via Carlo Azeglio Fumagalli, 6 20143 Milano Milano (sede certificata ISO)   Brescia   Palermo   Cagliari   Roma   Salsomaggiore		Tel. +39 02 54118173 Fax +39 02 54129866 www.montanospa.com P.IVA 10414270156 Cap. Soc. 600.000,00 €	
Committente: Giraffe CE 3 S.r.l. Viale della Stazione, 7 39100 Bolzano (BZ) - Italia					
Progettati: ING. LAURA CONTI Iscritta all'Ordine degli Ingegneri della Provincia di Pavia al n. 1726					
Oggetto: IMPIANTO FOTOVOLTAICO A TERRA COMUNE DI OZIERI (SS)					
Titolo: CABINE ELETTRICHE - CABINA DI SEZIONAMENTO					N. Tav.: 44
No. R.: AB-IT027-08-2022-0044_CABINE ELETTRICHE - CABINA DI SEZIONAMENTO					Scala: 1:100
È VIETATA LA RIPRODUZIONE DI QUESTO DOCUMENTO SENZA PREVENTIVA AUTORIZZAZIONE SCRITTA DELLA MONTANA SPA					