


PROSPETTO INGRESSO TIPO CON RECINZIONE E MITIGAZIONE VERDE PERIMETRALE

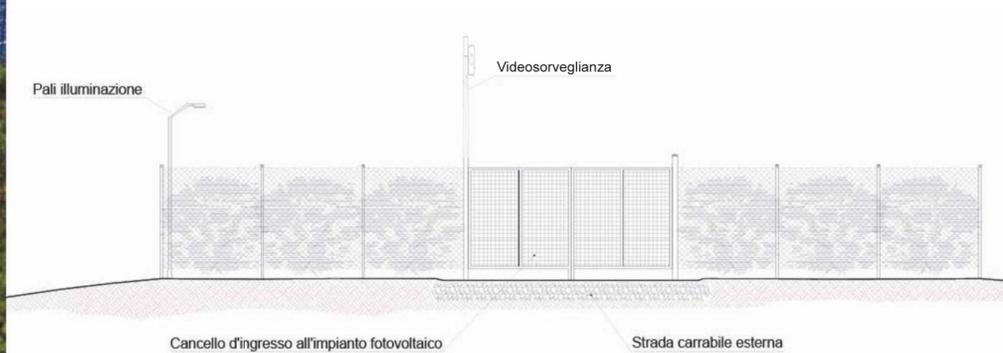

REGIONE BASILICATA

Comune di Pomarico (MT)



IMPIANTO AGRIVOLTAICO - POTENZA DI PICCO 52,50 MW - PER LA PRODUZIONE DI ENERGIA ELETTRICA ED ALLEVAMENTO DI OVINI NEL COMUNE DI POMARICO (MT) - CONTRADA SAN LORENZO

PROGETTO DEFINITIVO

- Planimetria generale con interventi di mitigazione -

Tavola: POM_FLPV_PD.06 Nome File:

Data: Luglio 2023 Scala: varie

Architettonico Strutture

Impianti Antincendio

Committente:

FLYNIS PV 25 SRL

Via Cappuccio 12 - 20121 Milano - C.F./P.IVA
12432020969 PEC: flynispv25srl@legalmail.it

Progettista:

TESEO CONSULT

ing. Vincenzo RAGAZZO
ing. Adelaide LAGUARDIA
arch. Caterina FICCO
arch. Beatrice GUIDA

Viale Salerno, 119 - 75025 Policoro (MT) tel. 0835-990000
mail: teseoconsulti@gmail.com pec: teseoconsulti@pec.it

Supervisore:

Project Manager Senior
arch. Nunzio Paolo SIMMAFARO

Collaboratori:

arch. Filippo TAVIRIO

PLANIMETRIA TIPO_ scala 1:1000

