



COMUNE DI CASTIGLIONE DELLA PESCAIA



MARINA DI PUNTA ALA S.P.A.
LOCALITA' IL PORTO SNC
PUNTA ALA - CASTIGLIONE DELLA PESCAIA (GR)
42°48',48 N - 10°44,22 E

AMPLIAMENTO DEL PORTO TURISTICO DI PUNTA ALA STRALCIO FUNZIONALE OPERE CIVILI MARITTIME

ALLEGATI AL PROGETTO DEFINITIVO

ALL7

IMPIANTI IDRAULICI ADEGUAMENTO RETE ANTINCENDIO TAVOLE

Committente

Marina di Punta Ala S.p.a.



sede legale:
Castiglione della Pescaia (GR)
Loc. Il Porto - Punta Ala

Progettazione opere marittime:


MODIMAR s.r.l. Via Monte Zebio 40 - 00195 ROMA
06.3269461 - www.modimar.it



Modimar Project S.r.l.
Via Asmara 72 - 00199 Roma

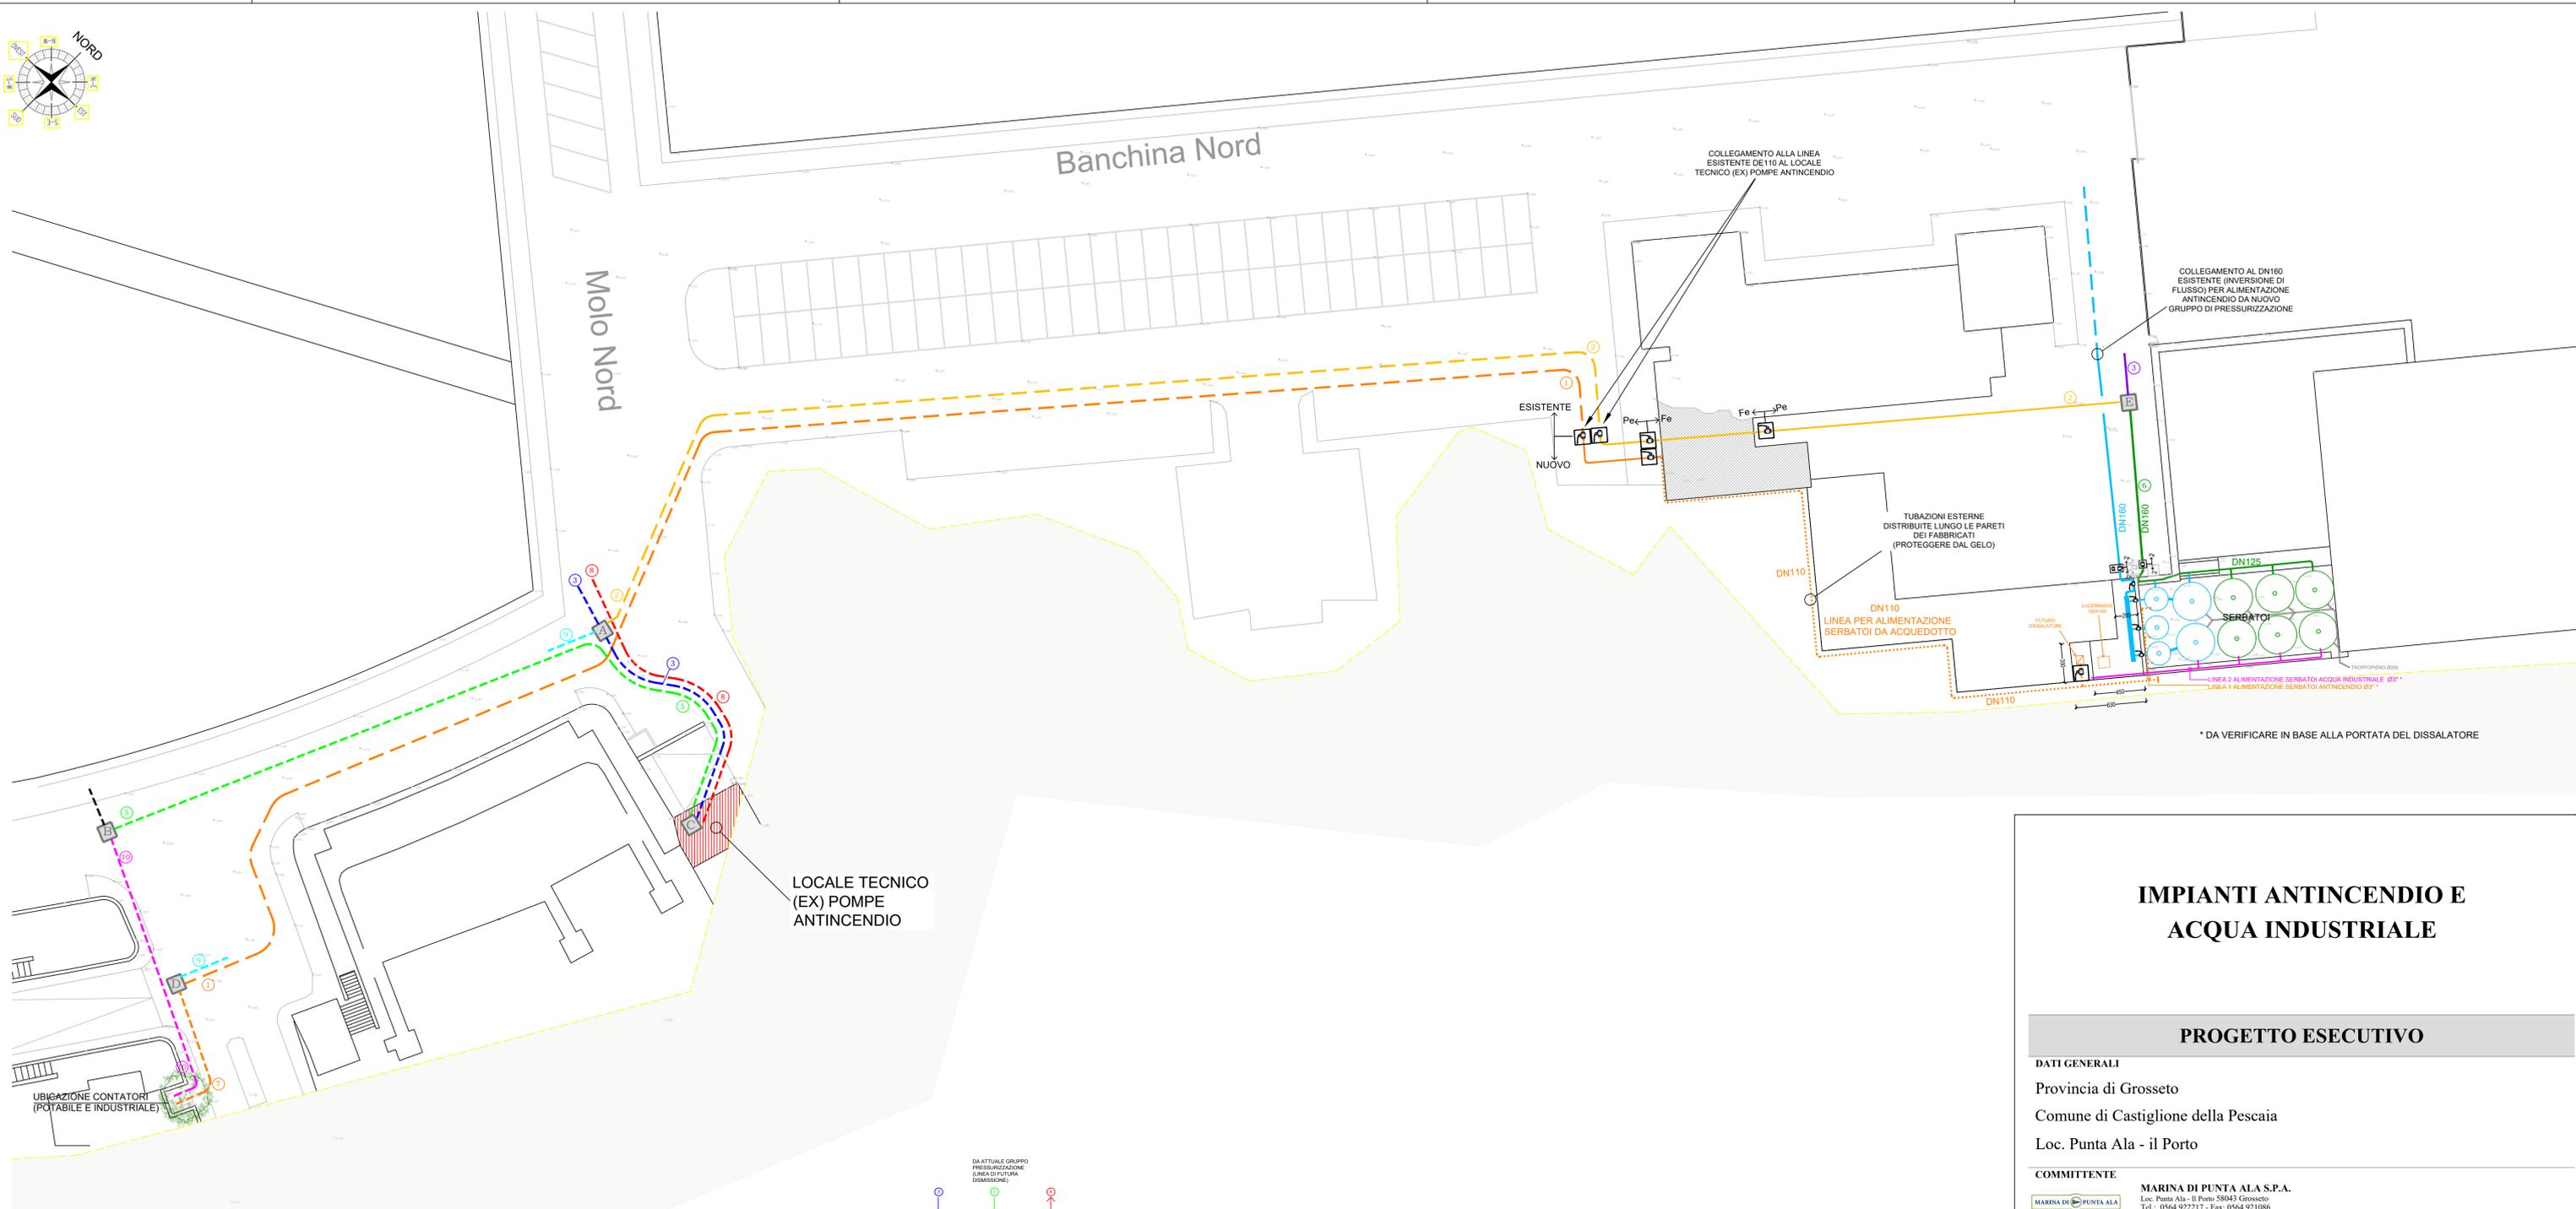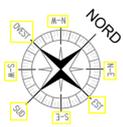

IMPIANTI ANTINCENDIO E ACQUA INDUSTRIALE

PROGETTO ESECUTIVO

DATI GENERALI

Provincia di Grosseto
Comune di Castiglione della Pescaia
Loc. Punta Ala - il Porto

COMMITTENTE

MARINA DI PUNTA ALA S.P.A.
Loc. Punta Ala - Il Porto 58043 Grosseto
Tel.: 0564 922317 - Fax: 0564 921086
Partita Iva: 00161930532

PROGETTISTI

ELITEC S.r.l. engineering
Via della Croce Rossa, n. 42 - 35129 Padova (PD)
Cod. Fisc. e Partita Iva: 04819970288

CALLEGARI S.n.c., di Callegari L. & C.
Piazza G. Martini 3/3 - 31040 Giavera del Montello (TV)
Cod. Fisc. e Partita Iva: 03571920267

CODICE COMMESSA

22007

TIPOLOGIA

IM

ELABORATO

PL

NUMERO

01

TITOLO


PLANIMETRIA RIALIMENTAZIONE IMPIANTI E PARTICOLARI

SCALA RAPPRESENTAZIONE
1:250


REV.	DATA	DESCRIZIONE	REDATTO	VERIFICATO	APPROVATO
0	30.03.2022	PRIMA EMISSIONE	L.C.	F.P.	F.P.
1	20.01.2023	MOD. SERBATOI E LINEA ANTINC.	L.C.	F.P.	F.P.
2	04.08.2023	REVISIONE	D.S.	F.P.	F.P.

IL PRESENTE DISEGNO È PROPRIETÀ AZIENDALE, LA SOCIETÀ TUTELERÀ I PROPRI DIRITTI A TERMINI DI LEGGE.


NOME FILE: 22007_PE_IM_PL_01_V2

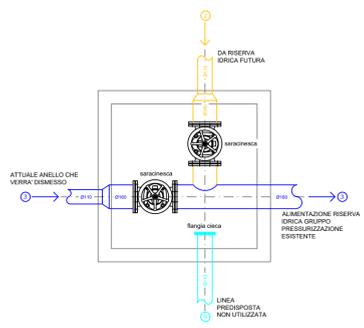


PARTICOLARE - A -

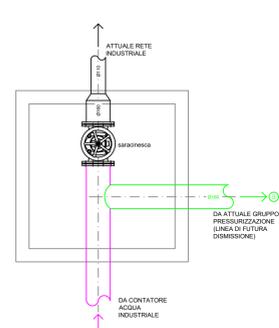


PARTICOLARE - B -

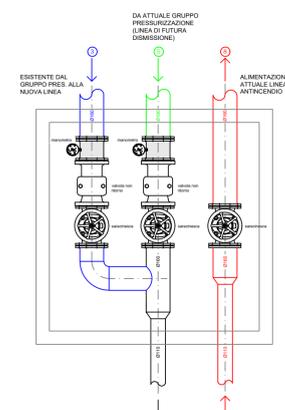


PARTICOLARE - C -

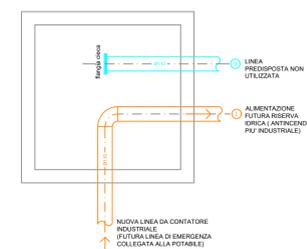

PARTICOLARE - D -

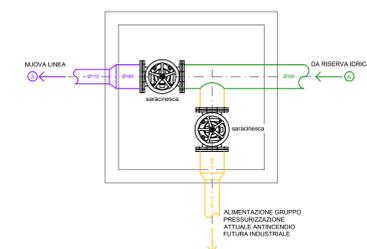


PARTICOLARE - E -

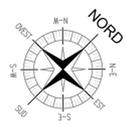


(*) DA VERIFICARE IN BASE ALLA PORTATA DEL DISSALATORE


- LINEA 2 ALIMENTAZIONE SERBATOI ACQUA INDUSTRIALE Ø3" *
- TUBAZIONE DI COLLEGAMENTO TRA (VASI COMUNICANTI)
- LINEA PER ALIMENTAZIONE SERBATOI DA ACQUEDOTTO

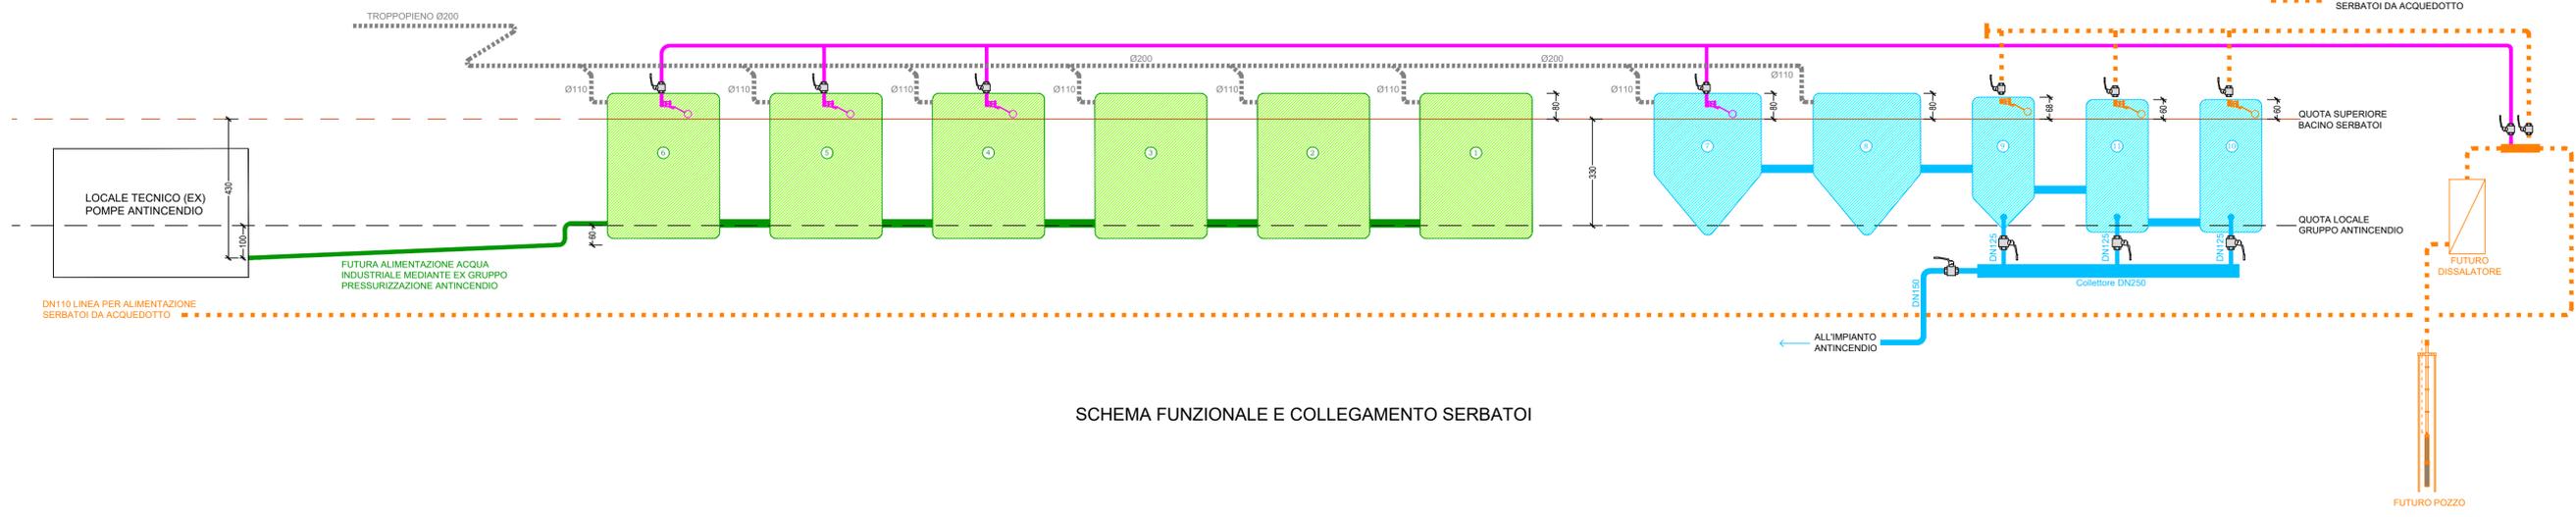

SCHEMA FUNZIONALE E COLLEGAMENTO SERBATOI

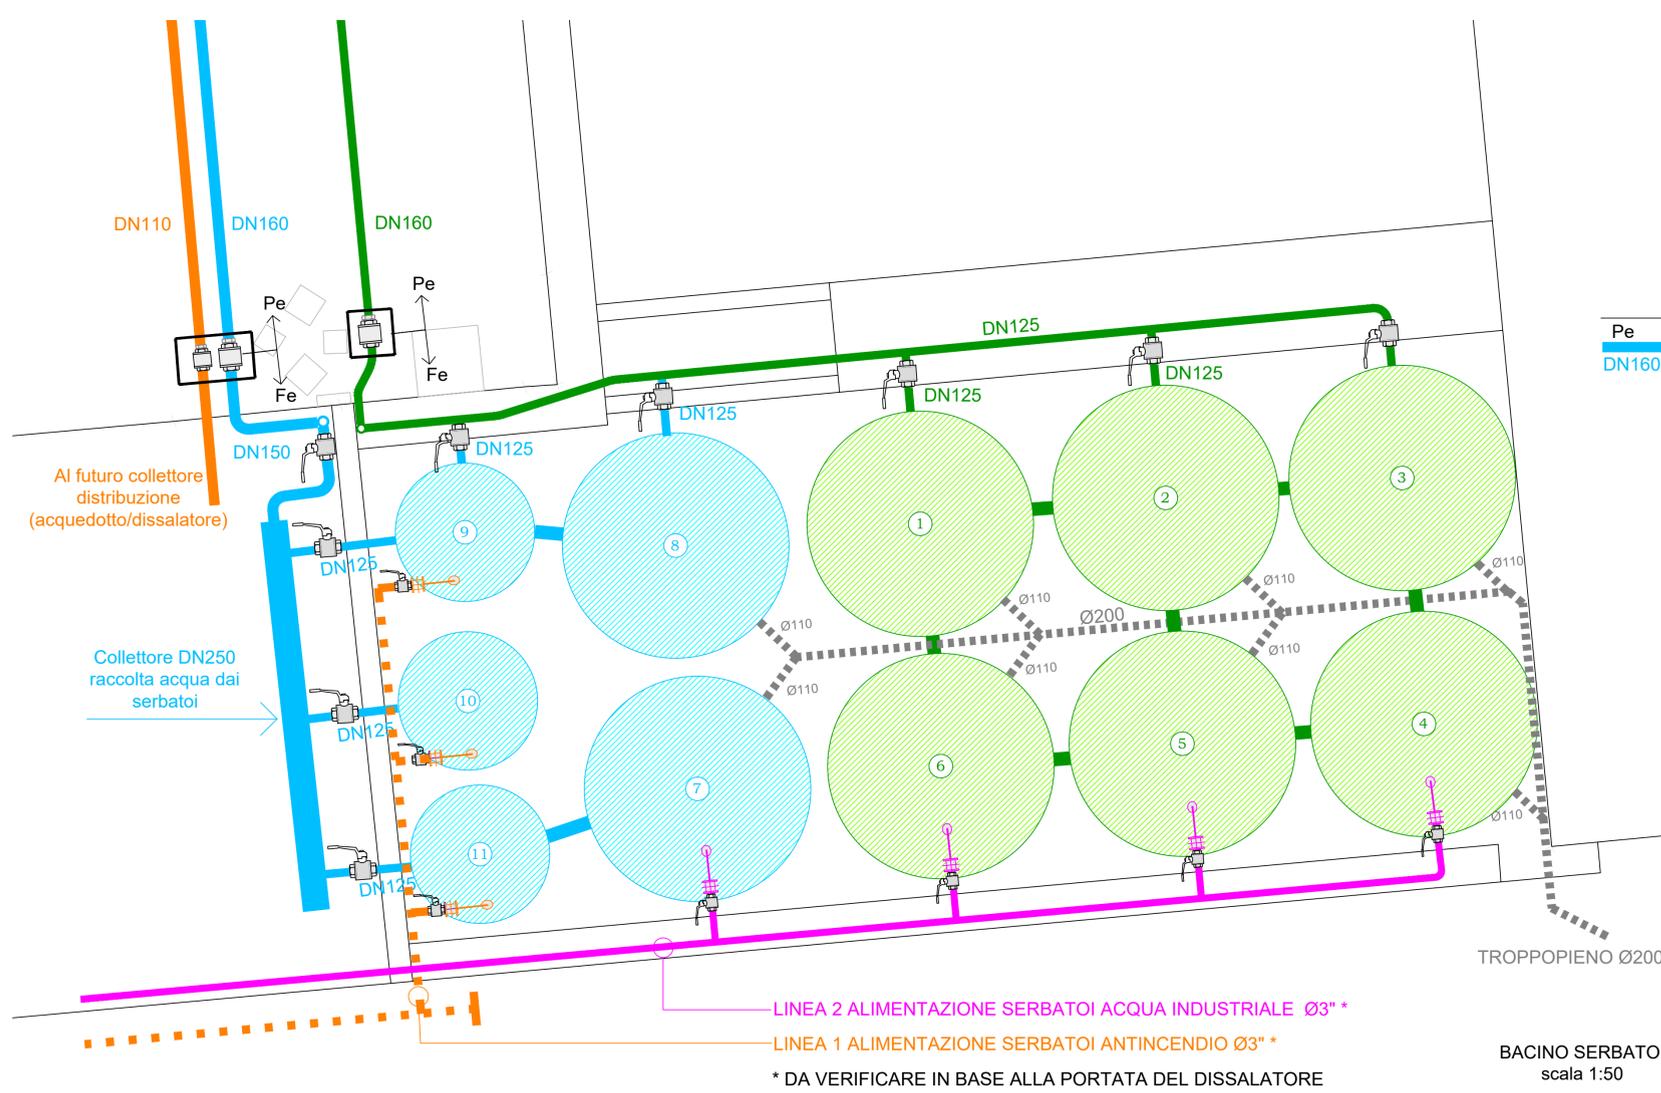

BACINO SERBATOI
scala 1:50

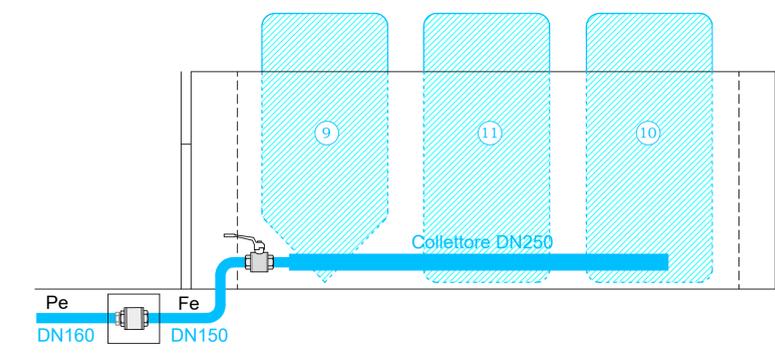

PROSPETTO LATO COLLETTORE DI RACCOLTA
LINEA ANTINCENDIO

IMPIANTI ANTINCENDIO E ACQUA INDUSTRIALE

PROGETTO ESECUTIVO

DATI GENERALI				
Provincia di Grosseto				
Comune di Castiglione della Pescaia				
Loc. Punta Ala - il Porto				
COMMITTENTE				
MARINA DI PUNTA ALA		MARINA DI PUNTA ALA S.P.A. Loc. Punta Ala - Il Porto 58043 Grosseto Tel.: 0564 922317 - Fax: 0564 921086 Partita Iva: 00161930532		
PROGETTISTI				
ELITEC S.r.l. engineering Via della Croce Rossa, n. 42 - 35129 Padova (PD) Cod. Fisc. e Partita Iva: 04819970288		CALLEGARI S.n.c. di Callegari L. & C. Piazza G. Martini 3/3 - 31040 Giavera del Montello (TV) Cod. Fisc. e Partita Iva: 03571920267		
CODICE COMMESSA	22007	TITOLO		
TIPOLOGIA	IM	SCHEMI FUNZIONALI E COLLEGAMENTI SERBATOI		
ELABORATO	PL	SCALA RAPPRESENTAZIONE		
NUMERO	02	1:50		
REV.	DATA	DESCRIZIONE	REDATTO	VERIFICATO
0	30.03.2022	PRIMA EMISSIONE	L.C.	F.P.
1	20.01.2023	MOD. SERBATOI E LINEA ANTINC.	L.C.	F.P.
2	01.08.2023	REVISIONE	D.S.	F.P.
IL PRESENTE DISEGNO È PROPRIETÀ AZIENDALE, LA SOCIETÀ TUTELERÀ I PROPRI DIRITTI A TERMINI DI LEGGE.				