

PROGETTO DEFINITIVO

PROGETTO PER LA COSTRUZIONE ED ESERCIZIO DI UN IMPIANTO AGRIVOLTAICO NECESSARIO ALLA PRODUZIONE DI ENERGIA ELETTRICA DA FONTE FOTOVOLTAICA CON ASSOCIATO IMPIANTO APIARIO E DELLE RELATIVE OPERE ED INFRASTRUTTURE CONNESSE DELLA POTENZA NOMINALE MASSIMA DI 54998 KW E POTENZA IN A.C. DI 50400 KW, SITO NEL COMUNE DI SAN PAOLO DI CIVITATE (FG)

TITOLO TAVOLA
 CONNESSIONE ALLA RETE RTN DI TERNA S.p.a. - PARTICOLARE STALLO 36kV e SEZIONE APPARECCHIATURE/IMPIANTI UTENTE E DI RTN

PROGETTAZIONE	PROPONENTE	SPAZIO RISERVATO AGLI ENTI
PROGETTISTI Ing. Nicola ROSELLI Ing. Rocco SALOME	LIMES 4 S.R.L. Milano, cap 20121 via Manzoni n.41 P.IVA 10307690965	
PROGETTISTI PARTI ELETTRICHE Per.Ind. Alessandro CORTI		
CONSULENZE E COLLABORAZIONI Arch. Gianluca DI DONATO Dott. Massimo MACCHIAROLA Ing. Elvio MURETTA Archeol. Gerardo FRATIANNI Geol. Vito PLESCIA		

4.2.9_19	FILE B4X9J9 4.2.9_19 CONNESSIONE ALLA RETE RTN DI TERNA S.p.a. - PARTICOLARE STALLO 36kV e SEZIONE APPARECCHIATURE/IMPIANTI UTENTE E DI RTN	CODICE PROGETTO B4X9J9	SCALA 1:25.000 - 1:5.000
----------	--	---------------------------	-----------------------------

REVISIONE	DATA	DESCRIZIONE REVISIONE	REDATTO	VERIFICATO	APPROVATO
A	26/06/2023	EMISSIONE	SALOME	LIMES4	LIMES4
B					
C					
D					
E					
F					


Tutti i diritti sono riservati. E' vietata qualsiasi utilizzazione, totale o parziale, senza previa autorizzazione

LEGENDA

- PERIMETRO CAMPO AGRIVOLTAICO
- LINEA CAVO 36kV
- POWER STATION
- CABINA DI CAMPO 36kV
- VANO TECNICO
- VIABILITA' INTERNA
- AREA FUTURA SOTTOSTAZIONE TERNA 150 KV
- STRINGA CAMPO FOTOVOLTAICO




COROGRAFIA GENERALE - SCALA 1:25.000

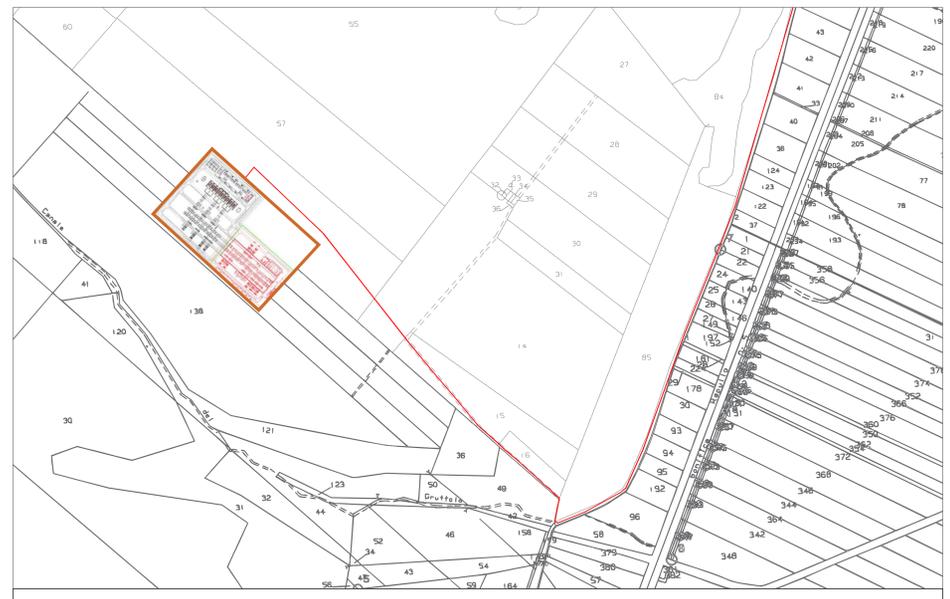


CONNESSIONE ALLA RETE RTN DI TERNA SU BASE CATASTALE - SCALA 1:5.000



CONNESSIONE ALLA RETE RTN DI TERNA SU BASE ORTOFOTO - SCALA 1:5.000

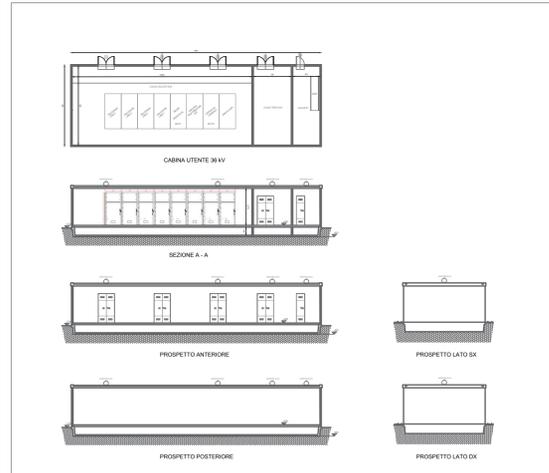


PARTICOLARE CABINA ELETTRICA GENERALE DI CAMPO (USCITA CAVO A 36kV) - SCALA 1:200

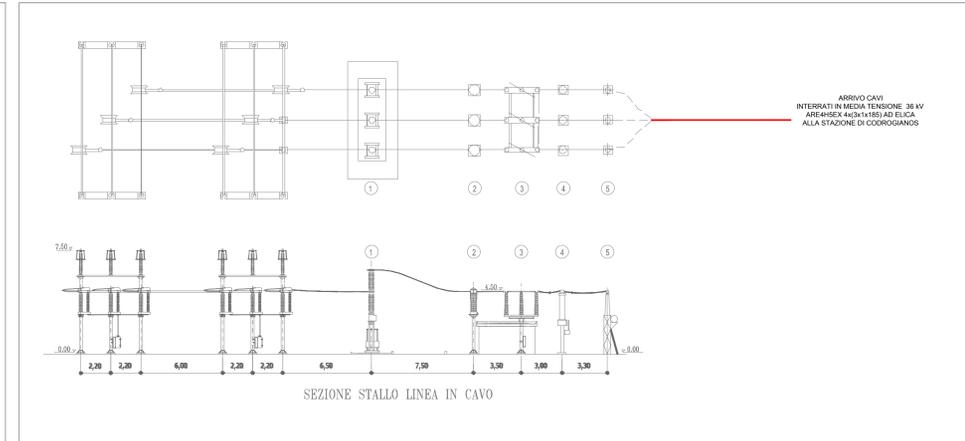

ITEM	DESCRIPTION	Q.TY
1	MV 36KV CIRCUIT BREAKER	1
2	MV 36KV CURRENT TRASFORMER	3
3	MV 36KV LINE / GROUND ROTARY DISCONNECTOR	1
4	MV 36KV VOLTAGE TRASFORMER	3
5	MV 36KV OUTDOOR TERMINATION FOR 150KV SINGLE-CORE XLPE-CABLE	3

PARTICOLARE STALLO LINEA 36kV - SCALA 1:200

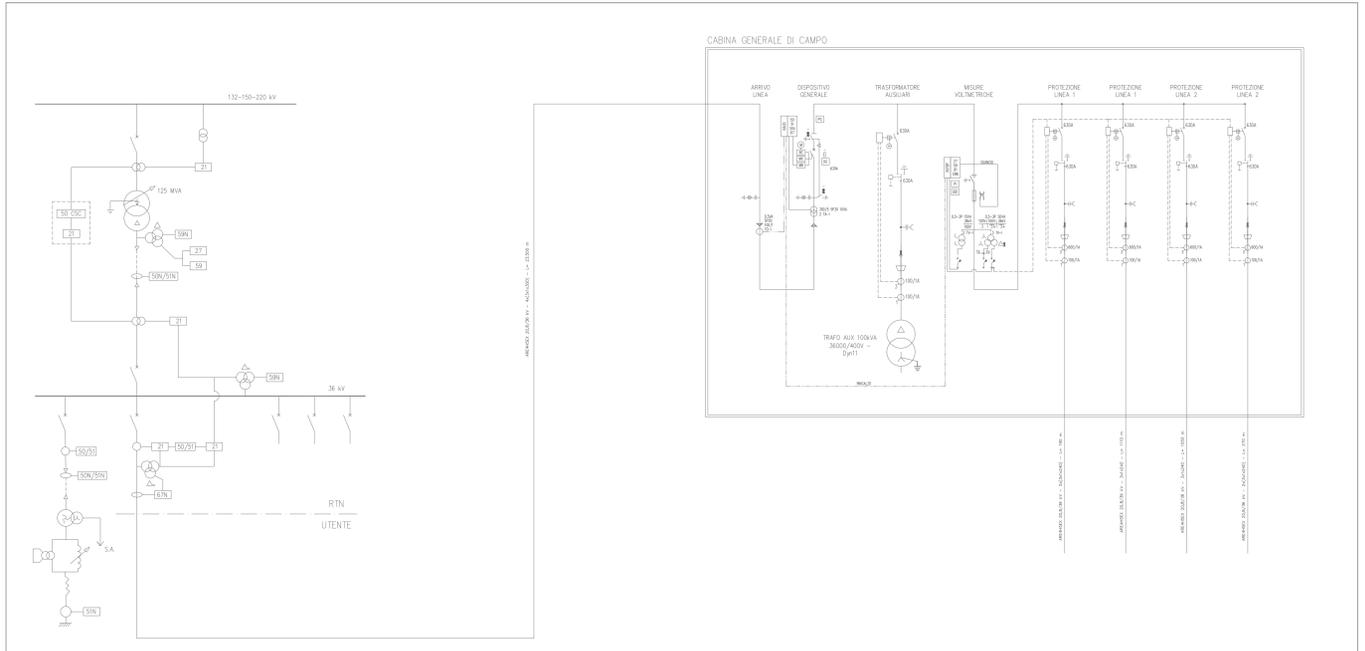

SCHEMA ELETTRICO UNIFILARE