


| LEGENDA |                                   |
|---------|-----------------------------------|
|         | INGRESSO TERMINAZIONE AT          |
|         | AUTOTRASFORMATORE                 |
|         | INTERRUTTORE                      |
|         | SEZIONATORE DI M.A.T.             |
|         | SEZIONATORE                       |
|         | SEZIONATORE COMBINATO LINEA/TERRA |
|         | SCARICATORE                       |
|         | TRASFORMATORE DI CORRENTE         |
|         | TRASFORMATORE DI TENSIONE         |

# Stazione Elettrica 380/150kV "Rotello"

| LEGENDA |                                   |
|---------|-----------------------------------|
|         | Nuova sezione 150 kV              |
|         | Nuova Sezione 380 kV              |
|         | Area esistente Stazione Elettrica |

## SEZIONE 380 kV

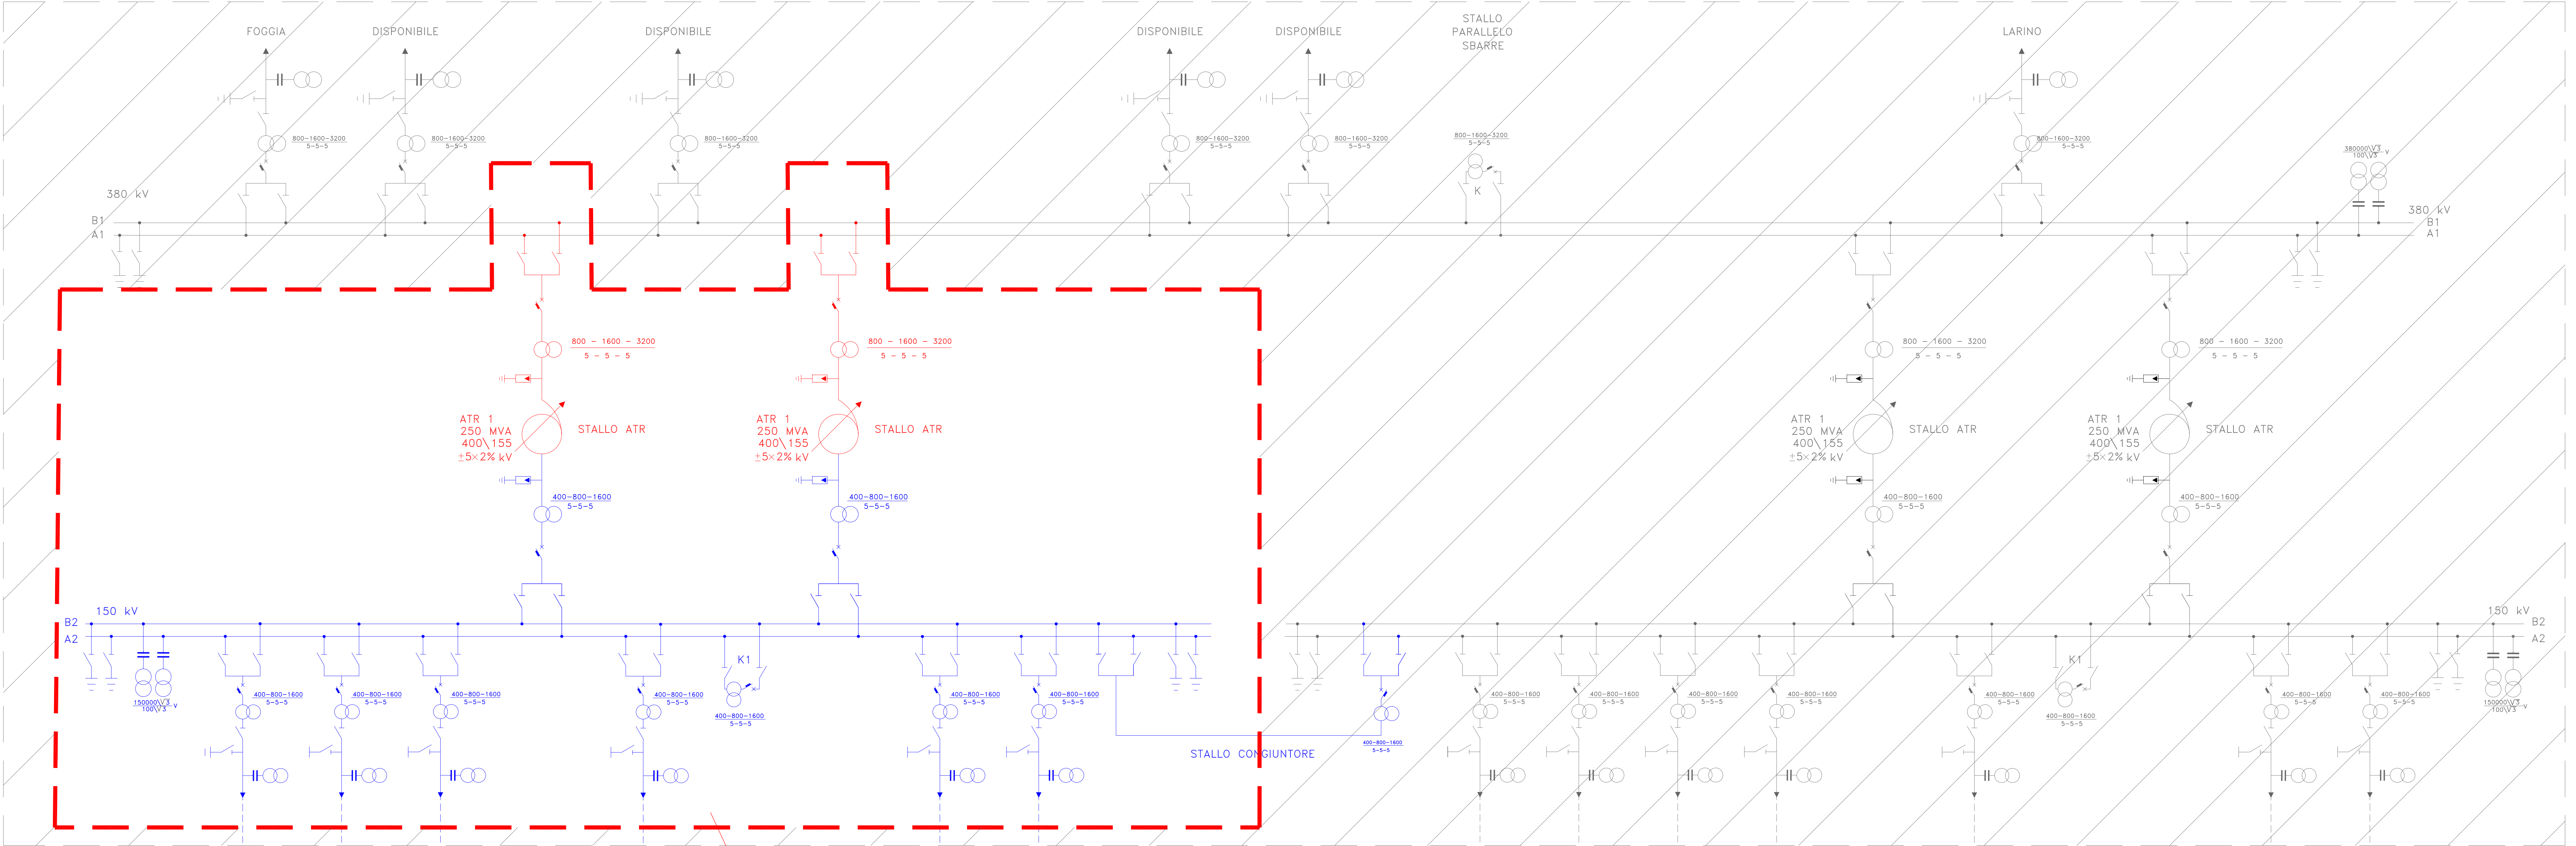

## SEZIONE 150 kV

Ampliamento SE Rotello

|                         |      |                                                                                        |                |                |                |
|-------------------------|------|----------------------------------------------------------------------------------------|----------------|----------------|----------------|
| 01 02/07/2021           |      | Emissione finale                                                                       | SCS Ingegneria | SCS Ingegneria | SCS Ingegneria |
| 00 19/05/2021           |      | Prima emissione                                                                        | SCS Ingegneria | SCS Ingegneria | SCS Ingegneria |
| REV.                    | DATE | DESCRIPTION                                                                            | DRAWN          | CHECKED        | APPROVED       |
| CONTRATTORE/PROGETTISTA |      | PROJECT: IMPIANTO EOLICO DELLA POTENZA COMPLESSIVA 48 MW, COMUNE DI SERRACAPRIOLA (FG) |                |                |                |
| F.A.E. NAME:            |      | GRE.EEC.D.00.IT.W.15228.00.114.01                                                      |                |                |                |
| CLASSIFICATION:         |      | FORMAT:                                                                                | SCALE:         | PLOT SCALE:    | SHEET:         |
| WIND FARM               |      | A0                                                                                     | -              | 1:1            | 1 d/1          |
| UTILIZATION SCOPE:      |      | TITLE: SCHEMA UNIFILARE GENERALE DELLE OPERE DI AMPLIAMENTO SE ROTELLO                 |                |                |                |
| Progetto Ampliamento SE |      |                                                                                        |                |                |                |
| VALIDATION              |      |                                                                                        |                |                |                |
| VALIDATED BY:           |      |                                                                                        |                |                |                |
| VERIFIED BY:            |      |                                                                                        |                |                |                |
| COLAUDATA/VERIF.        |      |                                                                                        |                |                |                |
|                         |      | CODE                                                                                   |                |                |                |
|                         |      | GROUP                                                                                  | FUNCTION       | TYPE           | PLANT          |
|                         |      | GRE.EEC.D.00                                                                           | ITW15228.00    | 114.01         |                |