



 






 



C.DA BUGLIA SOTTANA

LEGENDA

-  Recinzione
-  Area pavimentata cantine/vasche pozzo Irminio 6
-  Area pensilina di carico Autobotte
-  Area attrezzatura LPT
-  Pozzetti sottoservizi
-  Pozzo Irminio 6
-  Linea di produzione pozzo IRM 6 (Olio/Acqua/Gas)
-  Linea Olio (a valle della separazione)
-  Linea Acqua di produzione (a valle della separazione)
-  Linea Gas (a valle della separazione)
-  Linea Antincendio
-  Monitor antincendio

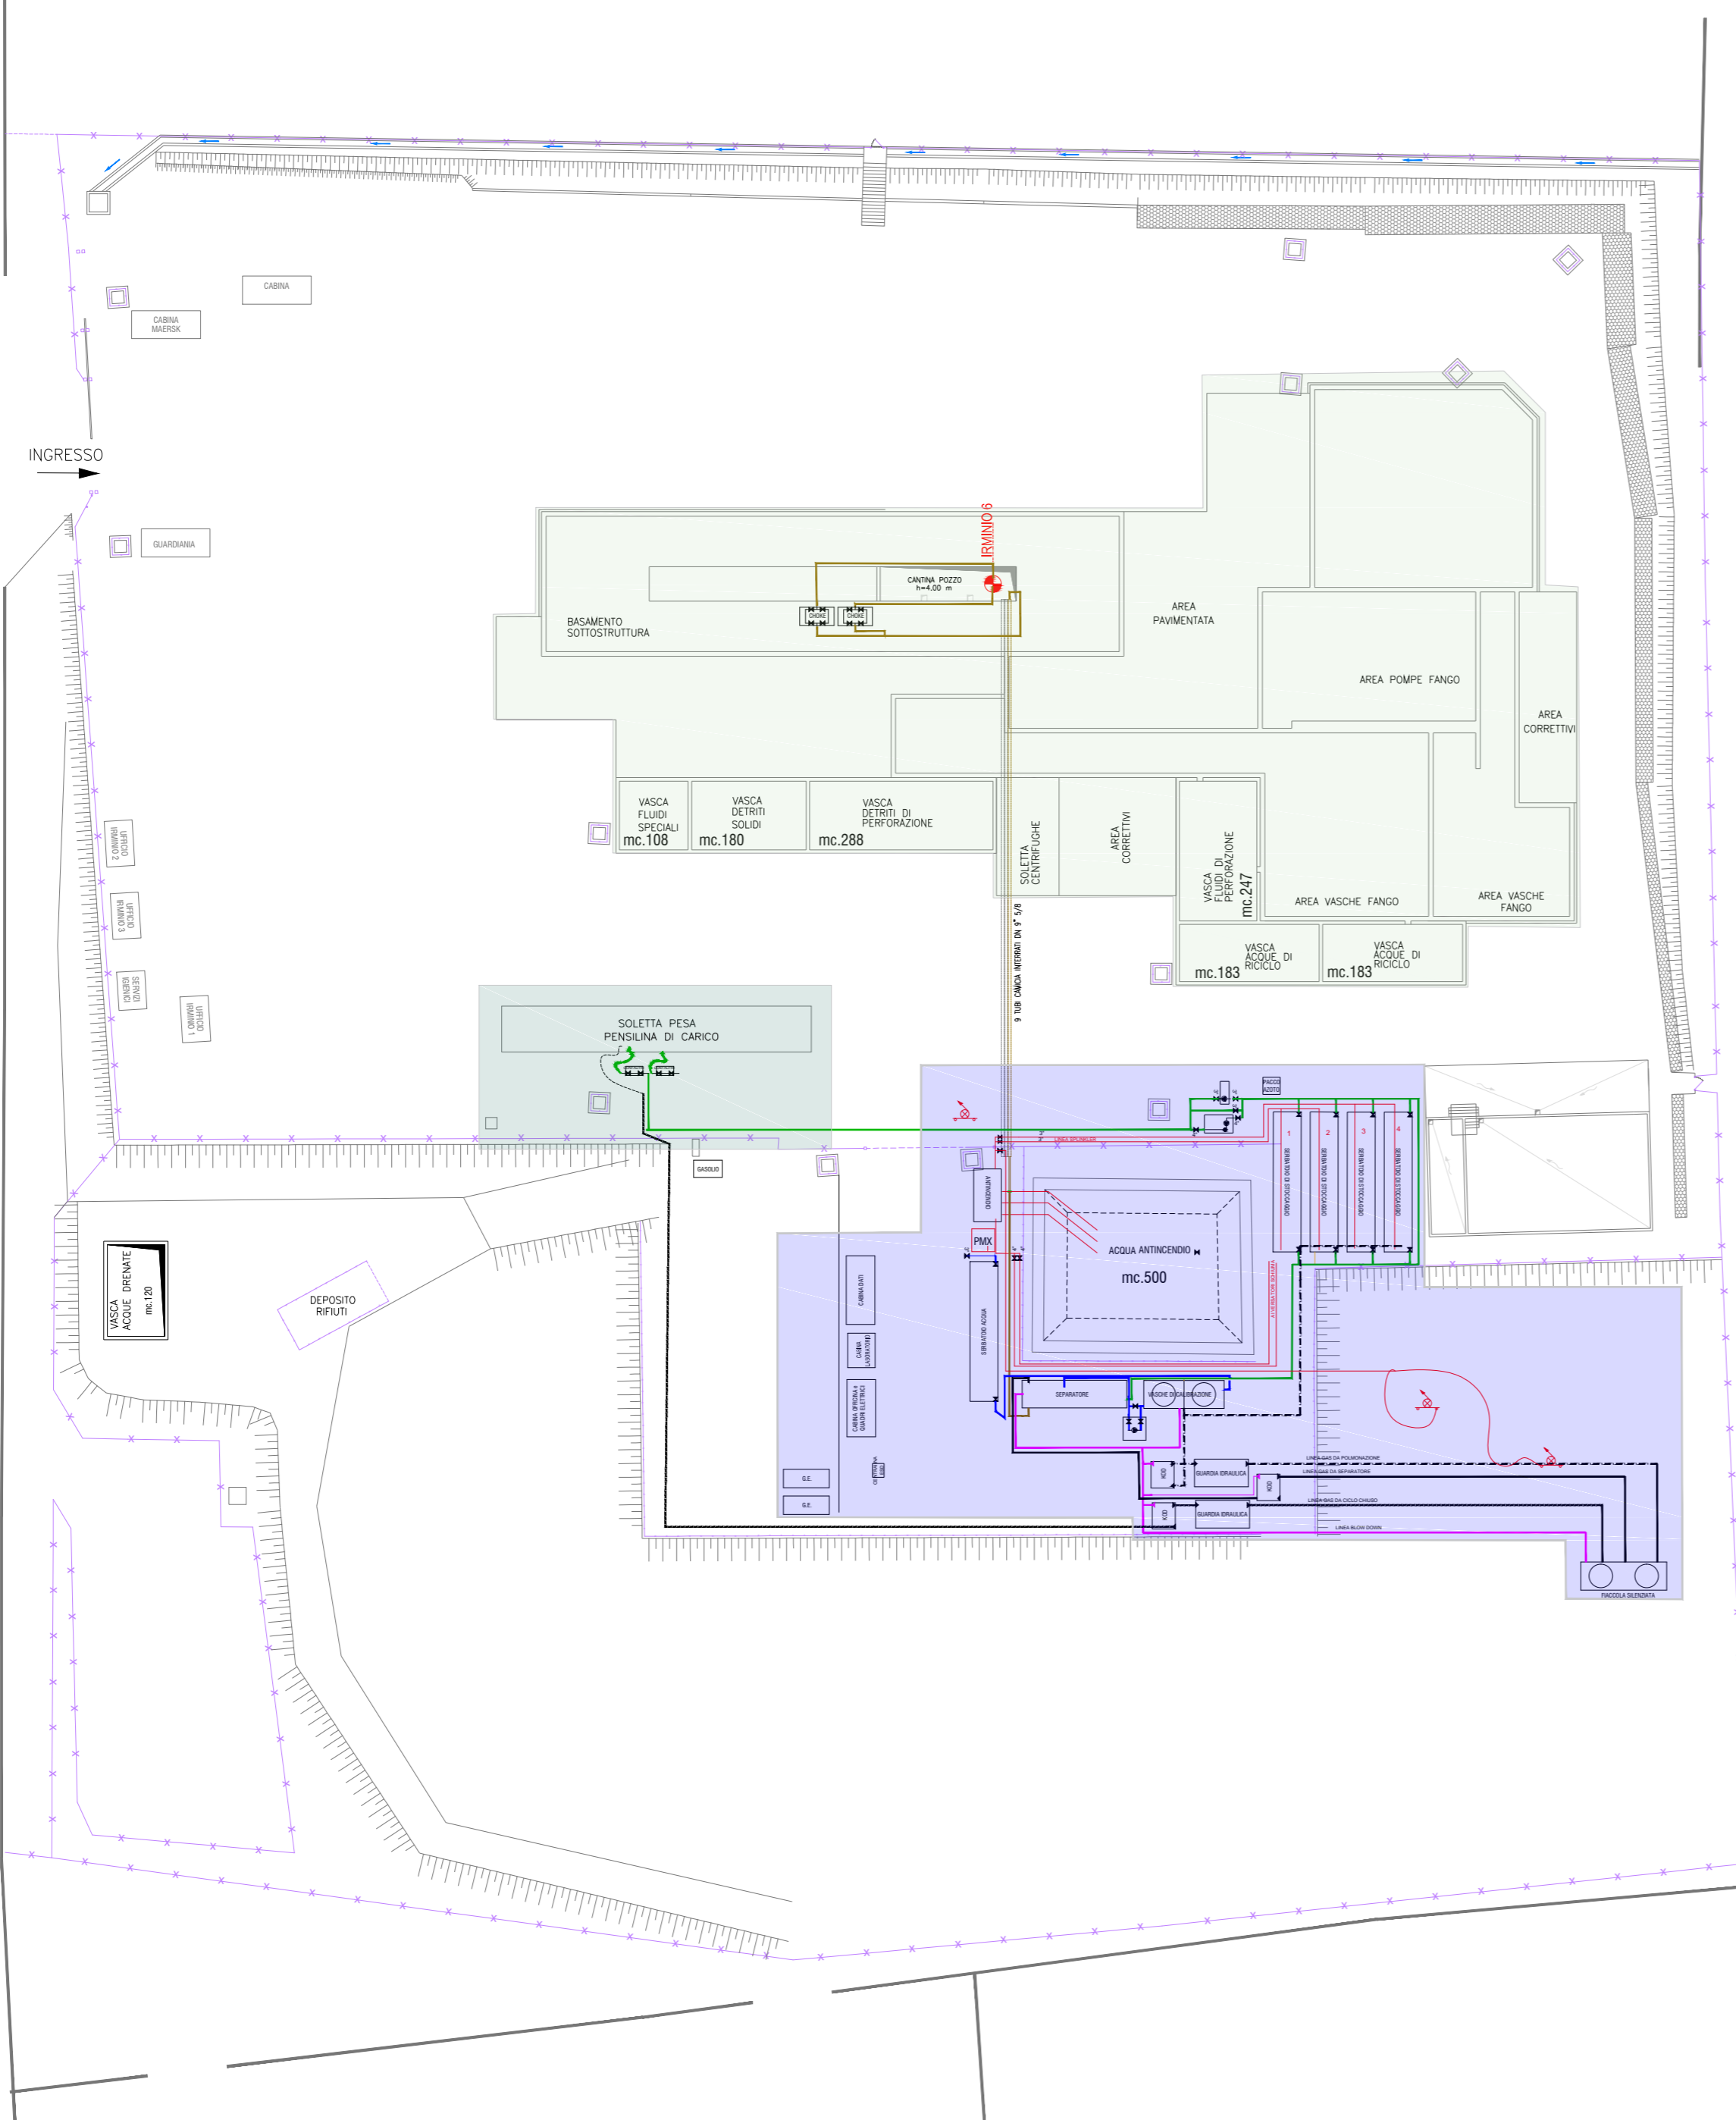

3					
2					
1					
Rev.	Data	Oggetto revisione	Diseg.to	Contr.to	Approv.to
IRMINIO S.r.l.					
Progetto: PERFORAZIONE POZZO IRMINIO 6ST (Side Track) ED ESECUZIONE PROVA DI LUNGA DURATA LPT					
Oggetto disegno: LAYOUT STATO ATTUALE AREA DI PROGETTO			Sito installazione: C.DA BUGLIA SOTTANA RAGUSA		
n° Disegno: IRM-0223-PBS-PL-01			Timbro:		
Scala: 1: 500	Formato: A2				
S.W.O. n°:	Data: 01/04/2024				
File:	Disegno di proprietà IRMINIO S.r.l. è vietata la riproduzione anche parziale o la cessione a terzi senza previa autorizzazione ai sensi della vigente Legislazione in materia.				Copyright Reserved