
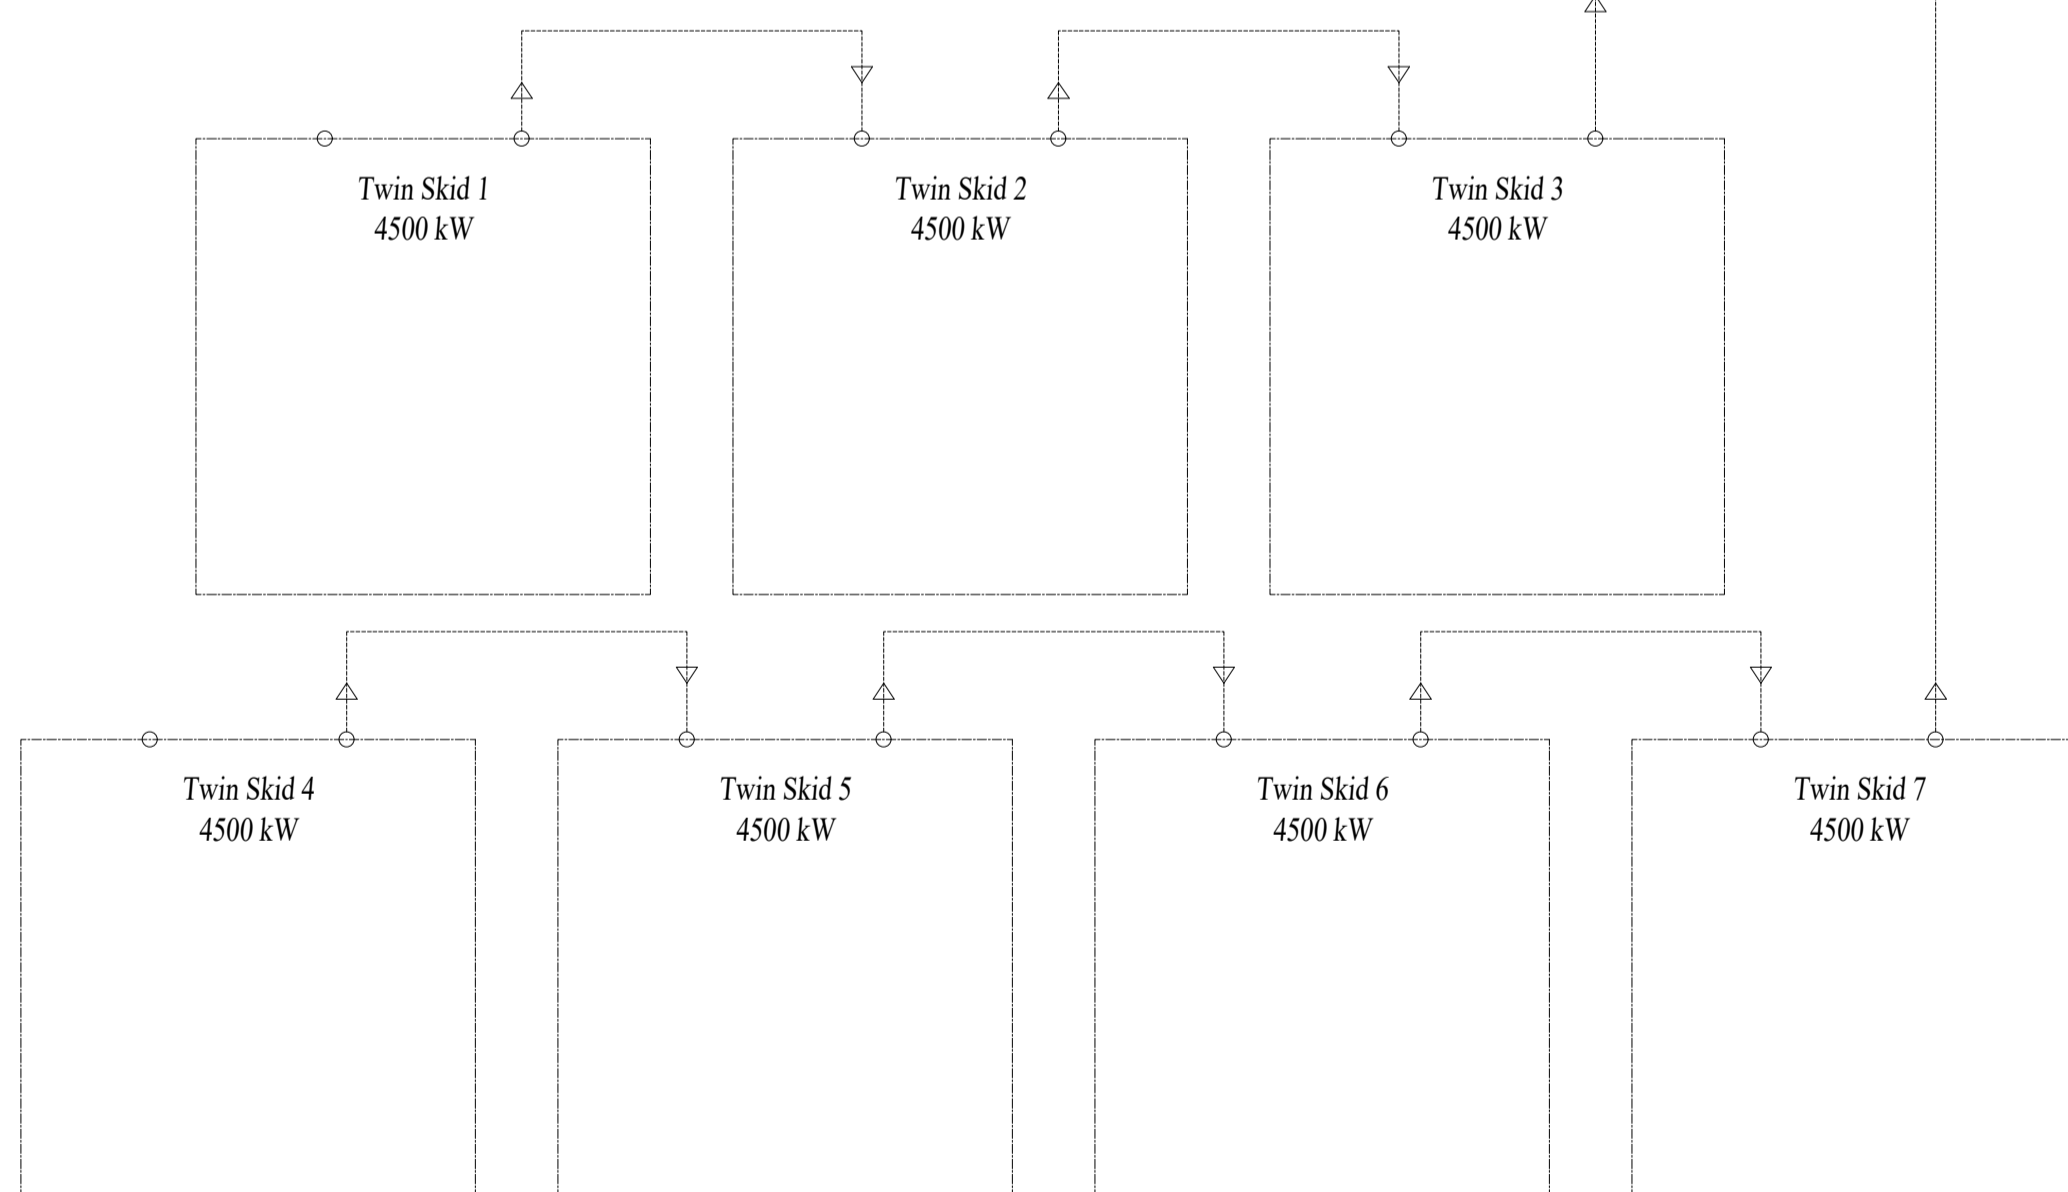


EXT 36kV A CABINA DI CONSEGNA

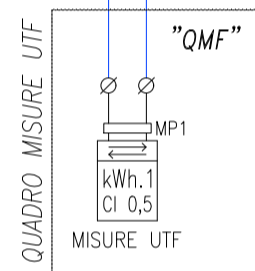

CITTA' DI CASTELLUCCIO DEI SAURI
 prov. di Foggia
 REGIONE PUGLIA

Impianto Agrivoltaico "Tamariceto"
 della potenza di 54,473 MW in DC

PROGETTO DEFINITIVO

COMMITTENTE:
axpo **URBA - I 130117 S.R.L.**
 Via G. Giullini, 2
 20123 Milano (MI)
 email PEC: urba130117@legalmail.it

PROGETTAZIONE:
TEKNE SOCIETA DI INGEGNERIA
 TERME srl
 Via Vincenzo Gobetti, 11 - 78123 ANDRIA
 Tel +39 0883 553714 - 552841 - Fax +39 0883 552915
 www.gruppotekne.it e-mail: conatti@gruppotekne.it

PROGETTISTA:
 Dott. Ing. Renato Pertuso
 (Direttore Tecnico)

LEGALE RAPPRESENTANTE:
 Dott. Renato Mansi



PD **SCHEMA UNIFILARE GENERALE BESS** Tavola: **IE07**
 File name: TKA695\DW\PROGETTO\SCHEMATE\BESS\IE07.dwg

PROGETTO DEFINITIVO	Redatto: G. POLICASTRO	Verificato: G. PERTUSO	Approvato: R. PERTUSO	Scala: 1:2000	Protocollo Tekne:
Data 1 ^a emissione: Febbraio 2024					
REVISIONI:					
1					
2					
3					
4					