



### ZONA SERVIZI A scala 1:50

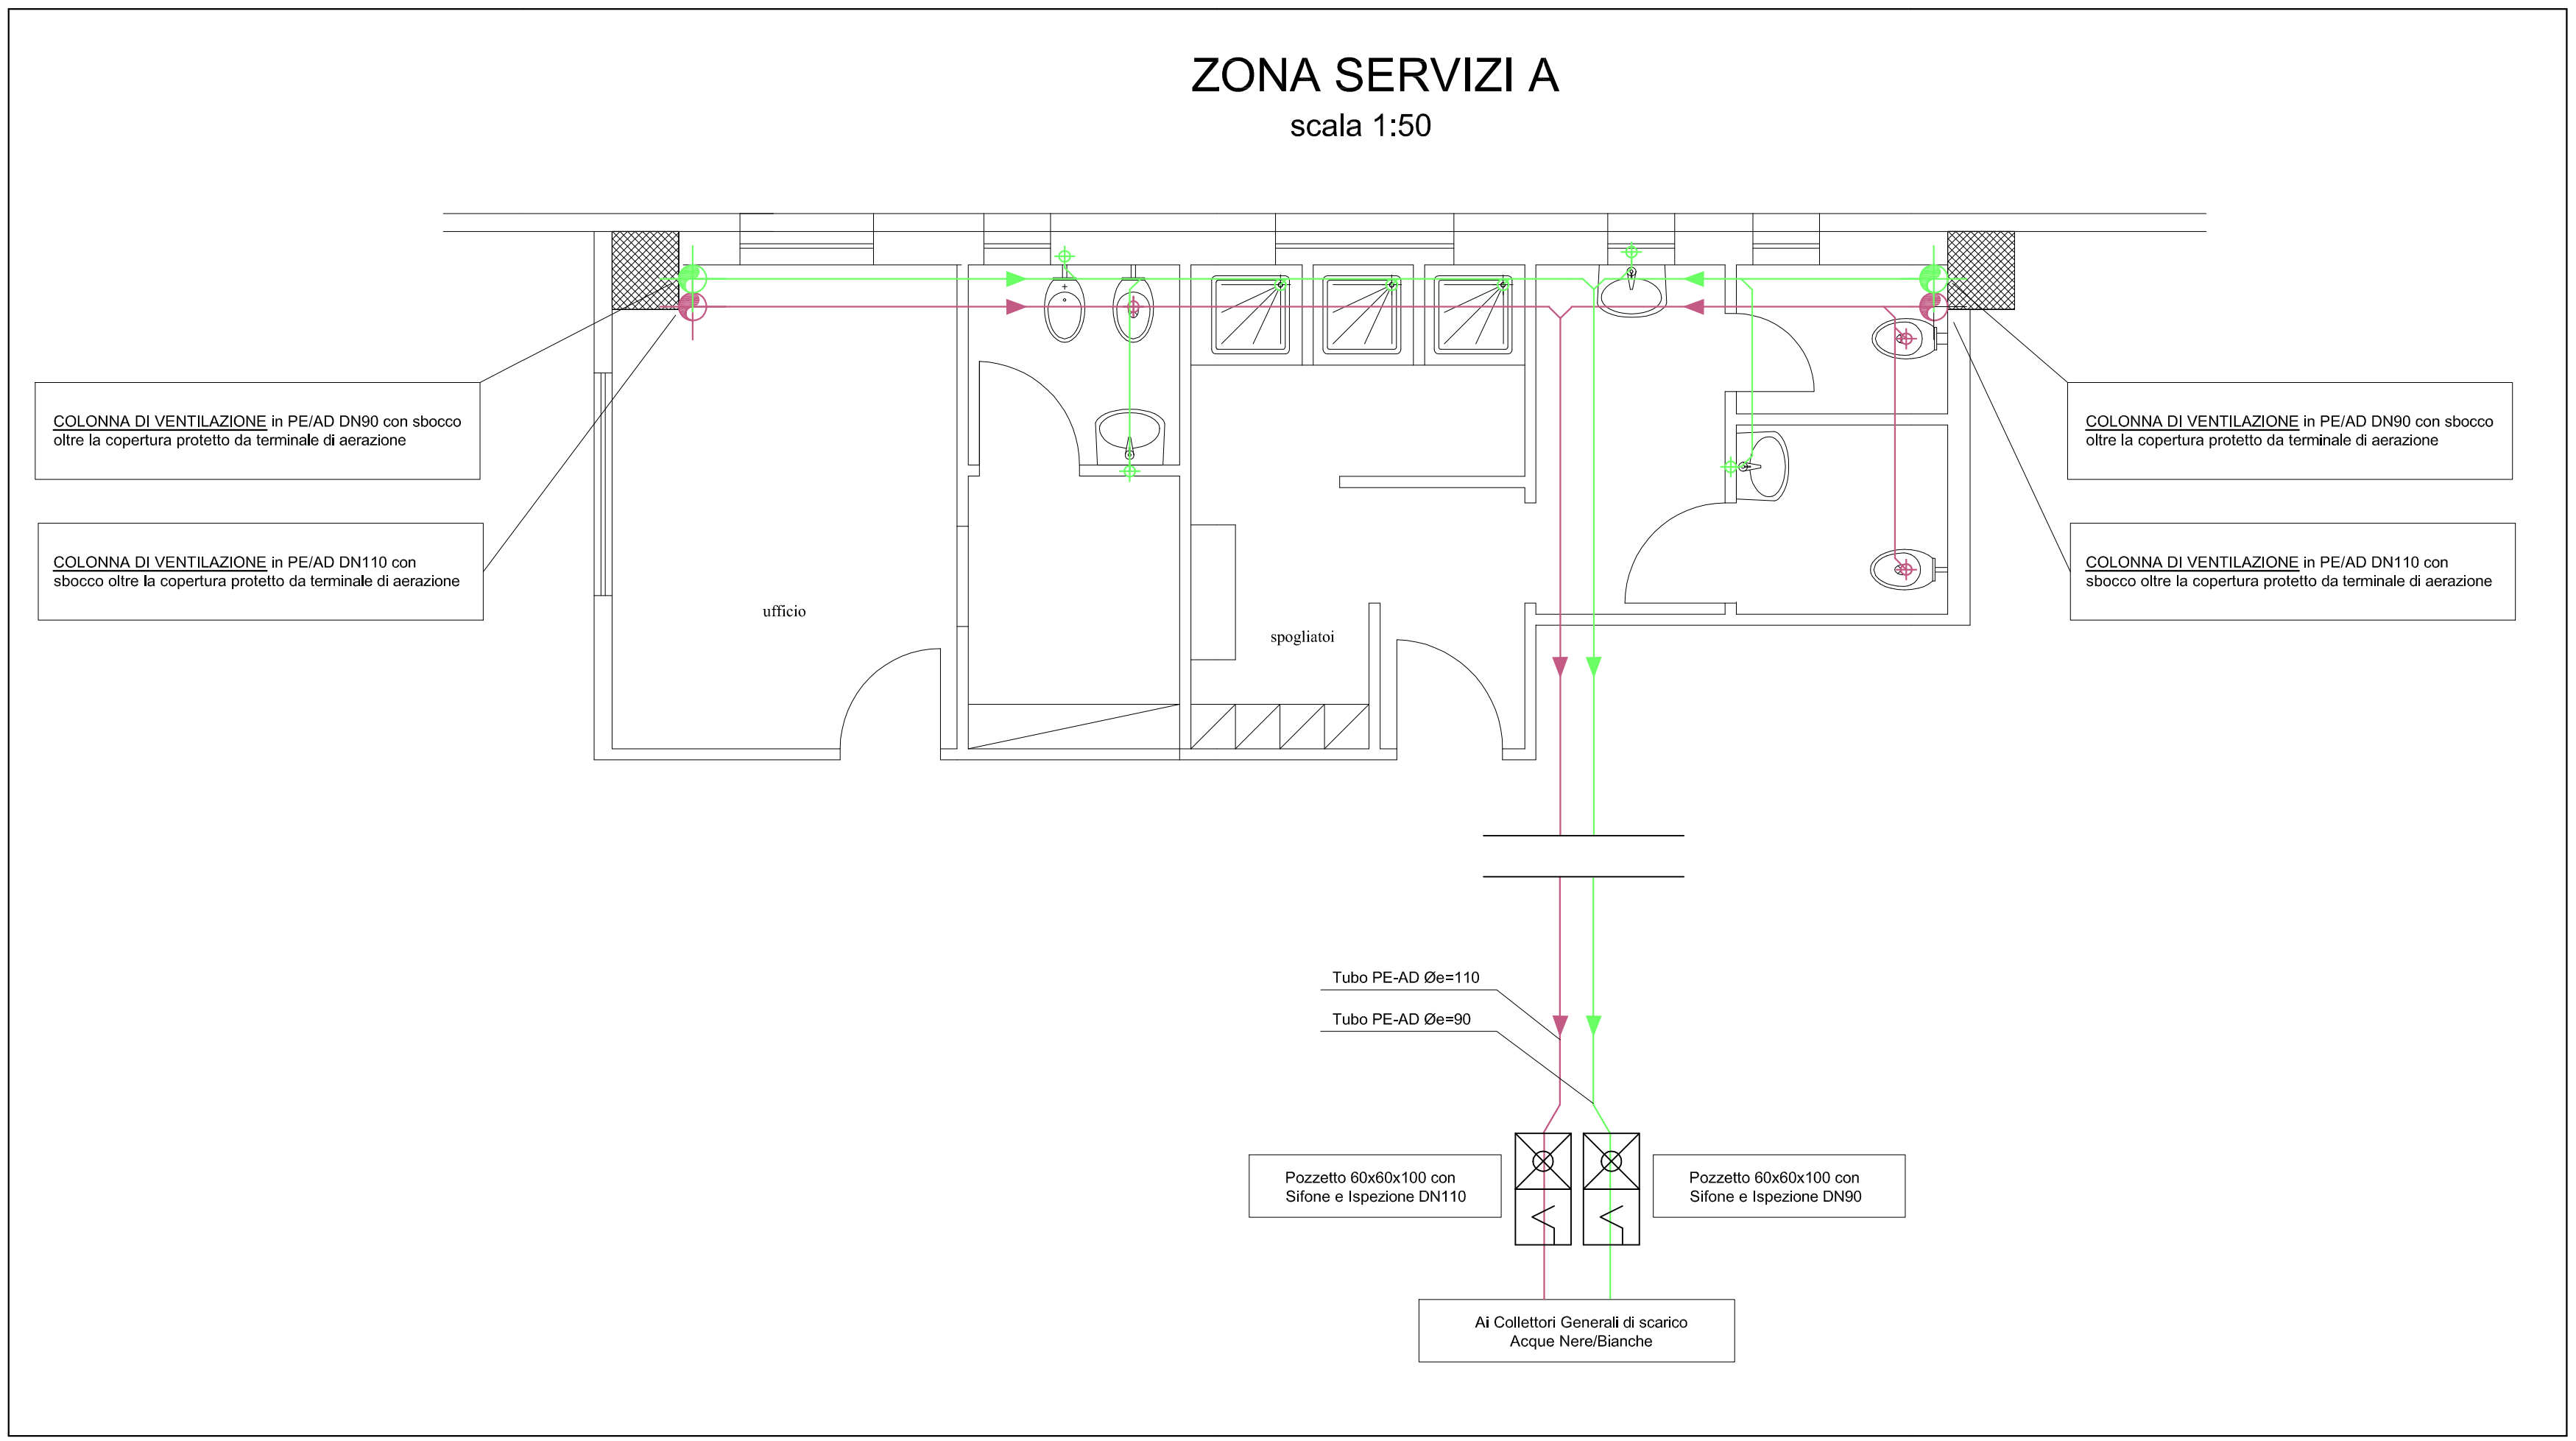

### PIANTA PIANO TERRA scala 1:500

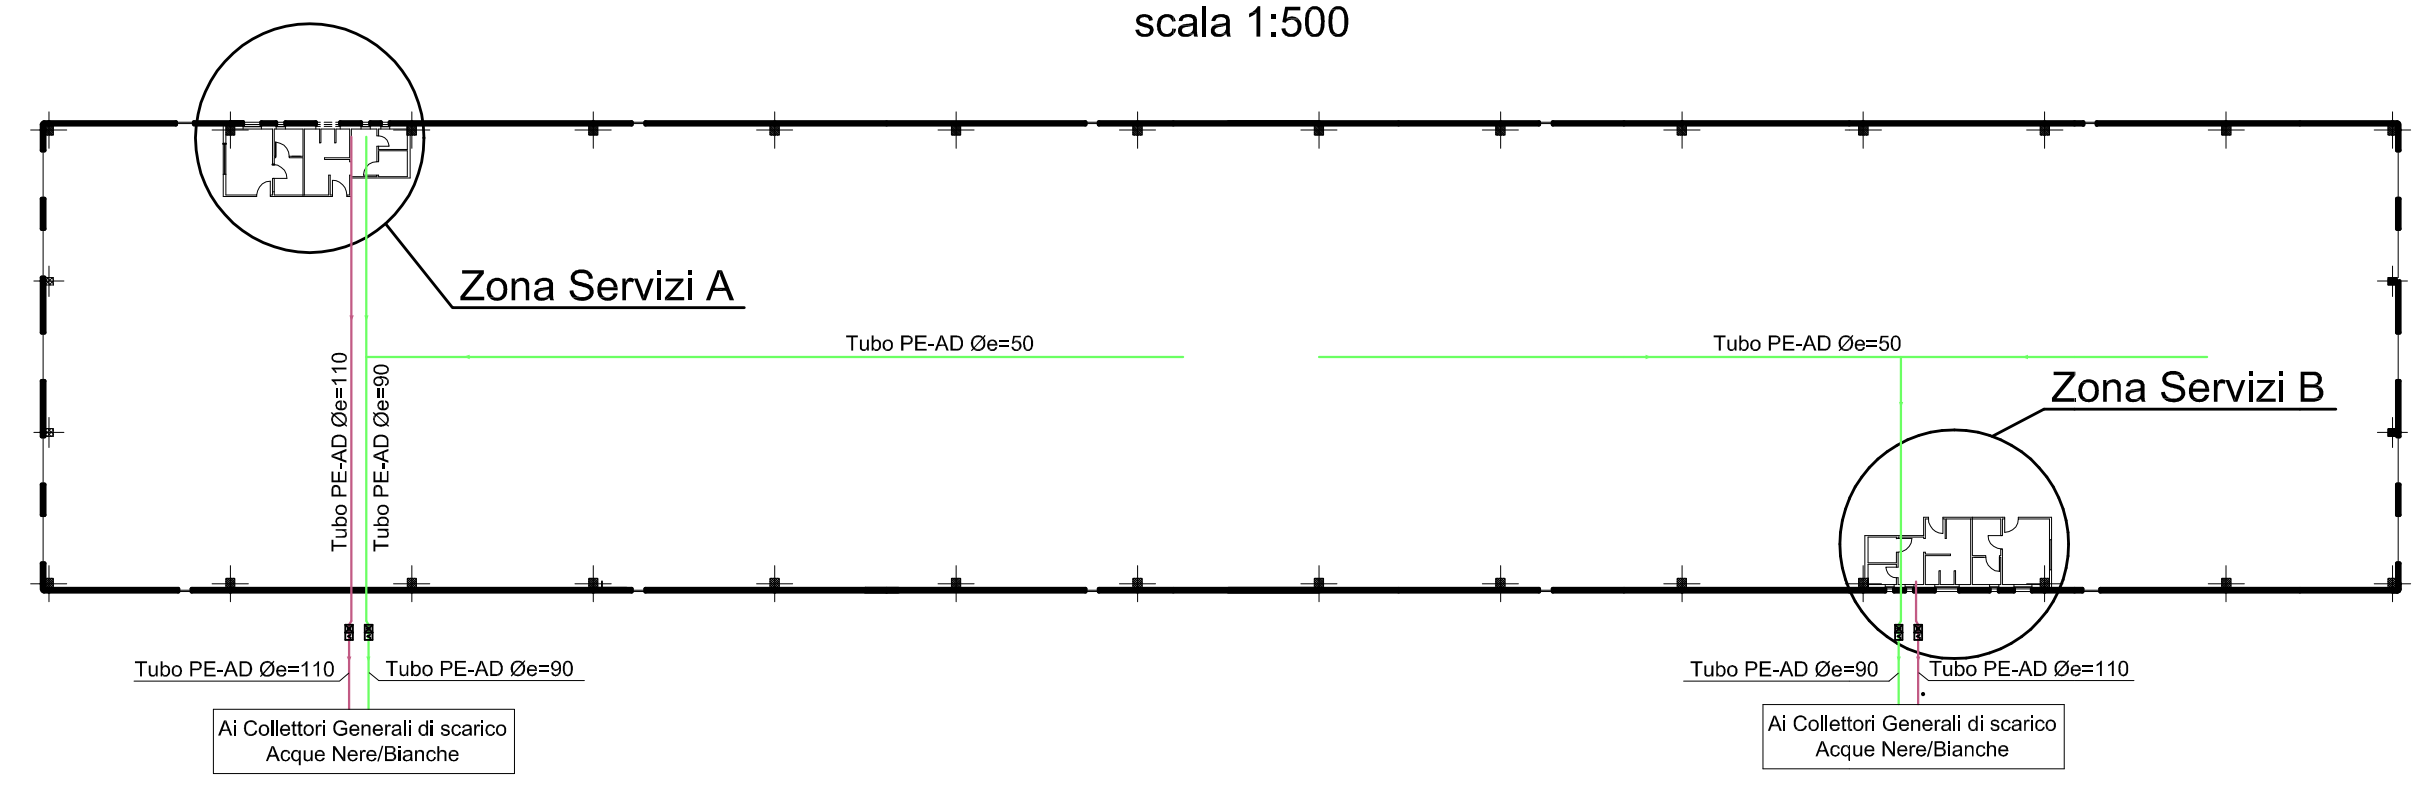



#### LEGENDA

TABELLA ATTACCHI APPARECCHI SANITARI E UNITA' DI SCARICO				
DESCRIZIONE	SCARICO	ACQUA CALDA	ACQUA FREDDA	U.S.
WC	DN 110	/	1/2"	4
WC Disabili	DN 110	1/2"	1/2"	4
Bidet	DN 90	1/2"	1/2"	2
Lavabo	DN 90	1/2"	1/2"	1
Piatto doccia	DN 90	1/2"	1/2"	2

#### NOTE

- Tubazione in PE-AD tipo GEBERIT
- Pendenza minima Tubazioni 1%
- Le colonne verticali di Scarico e Ventilazione saranno provviste ogni 5m di punto fisso con bracciale scorrevole e manicotto di dilatazione
- Gli scarichi a pavimento nelle celle dovranno essere senza sifone.

### ZONA SERVIZI B scala 1:50

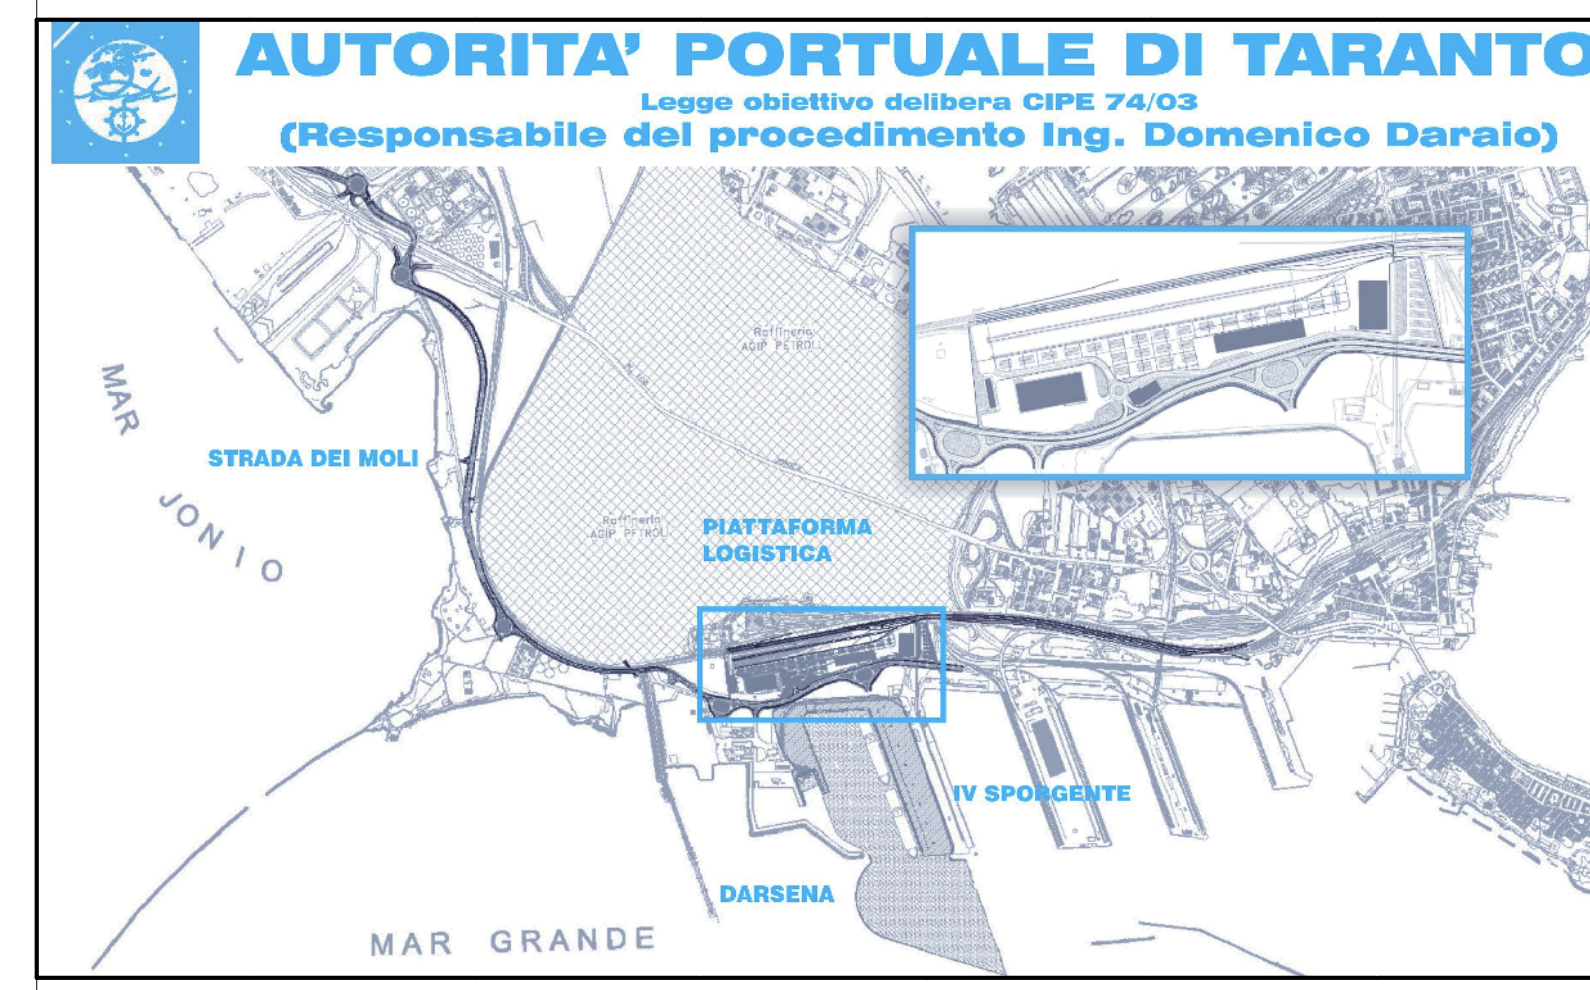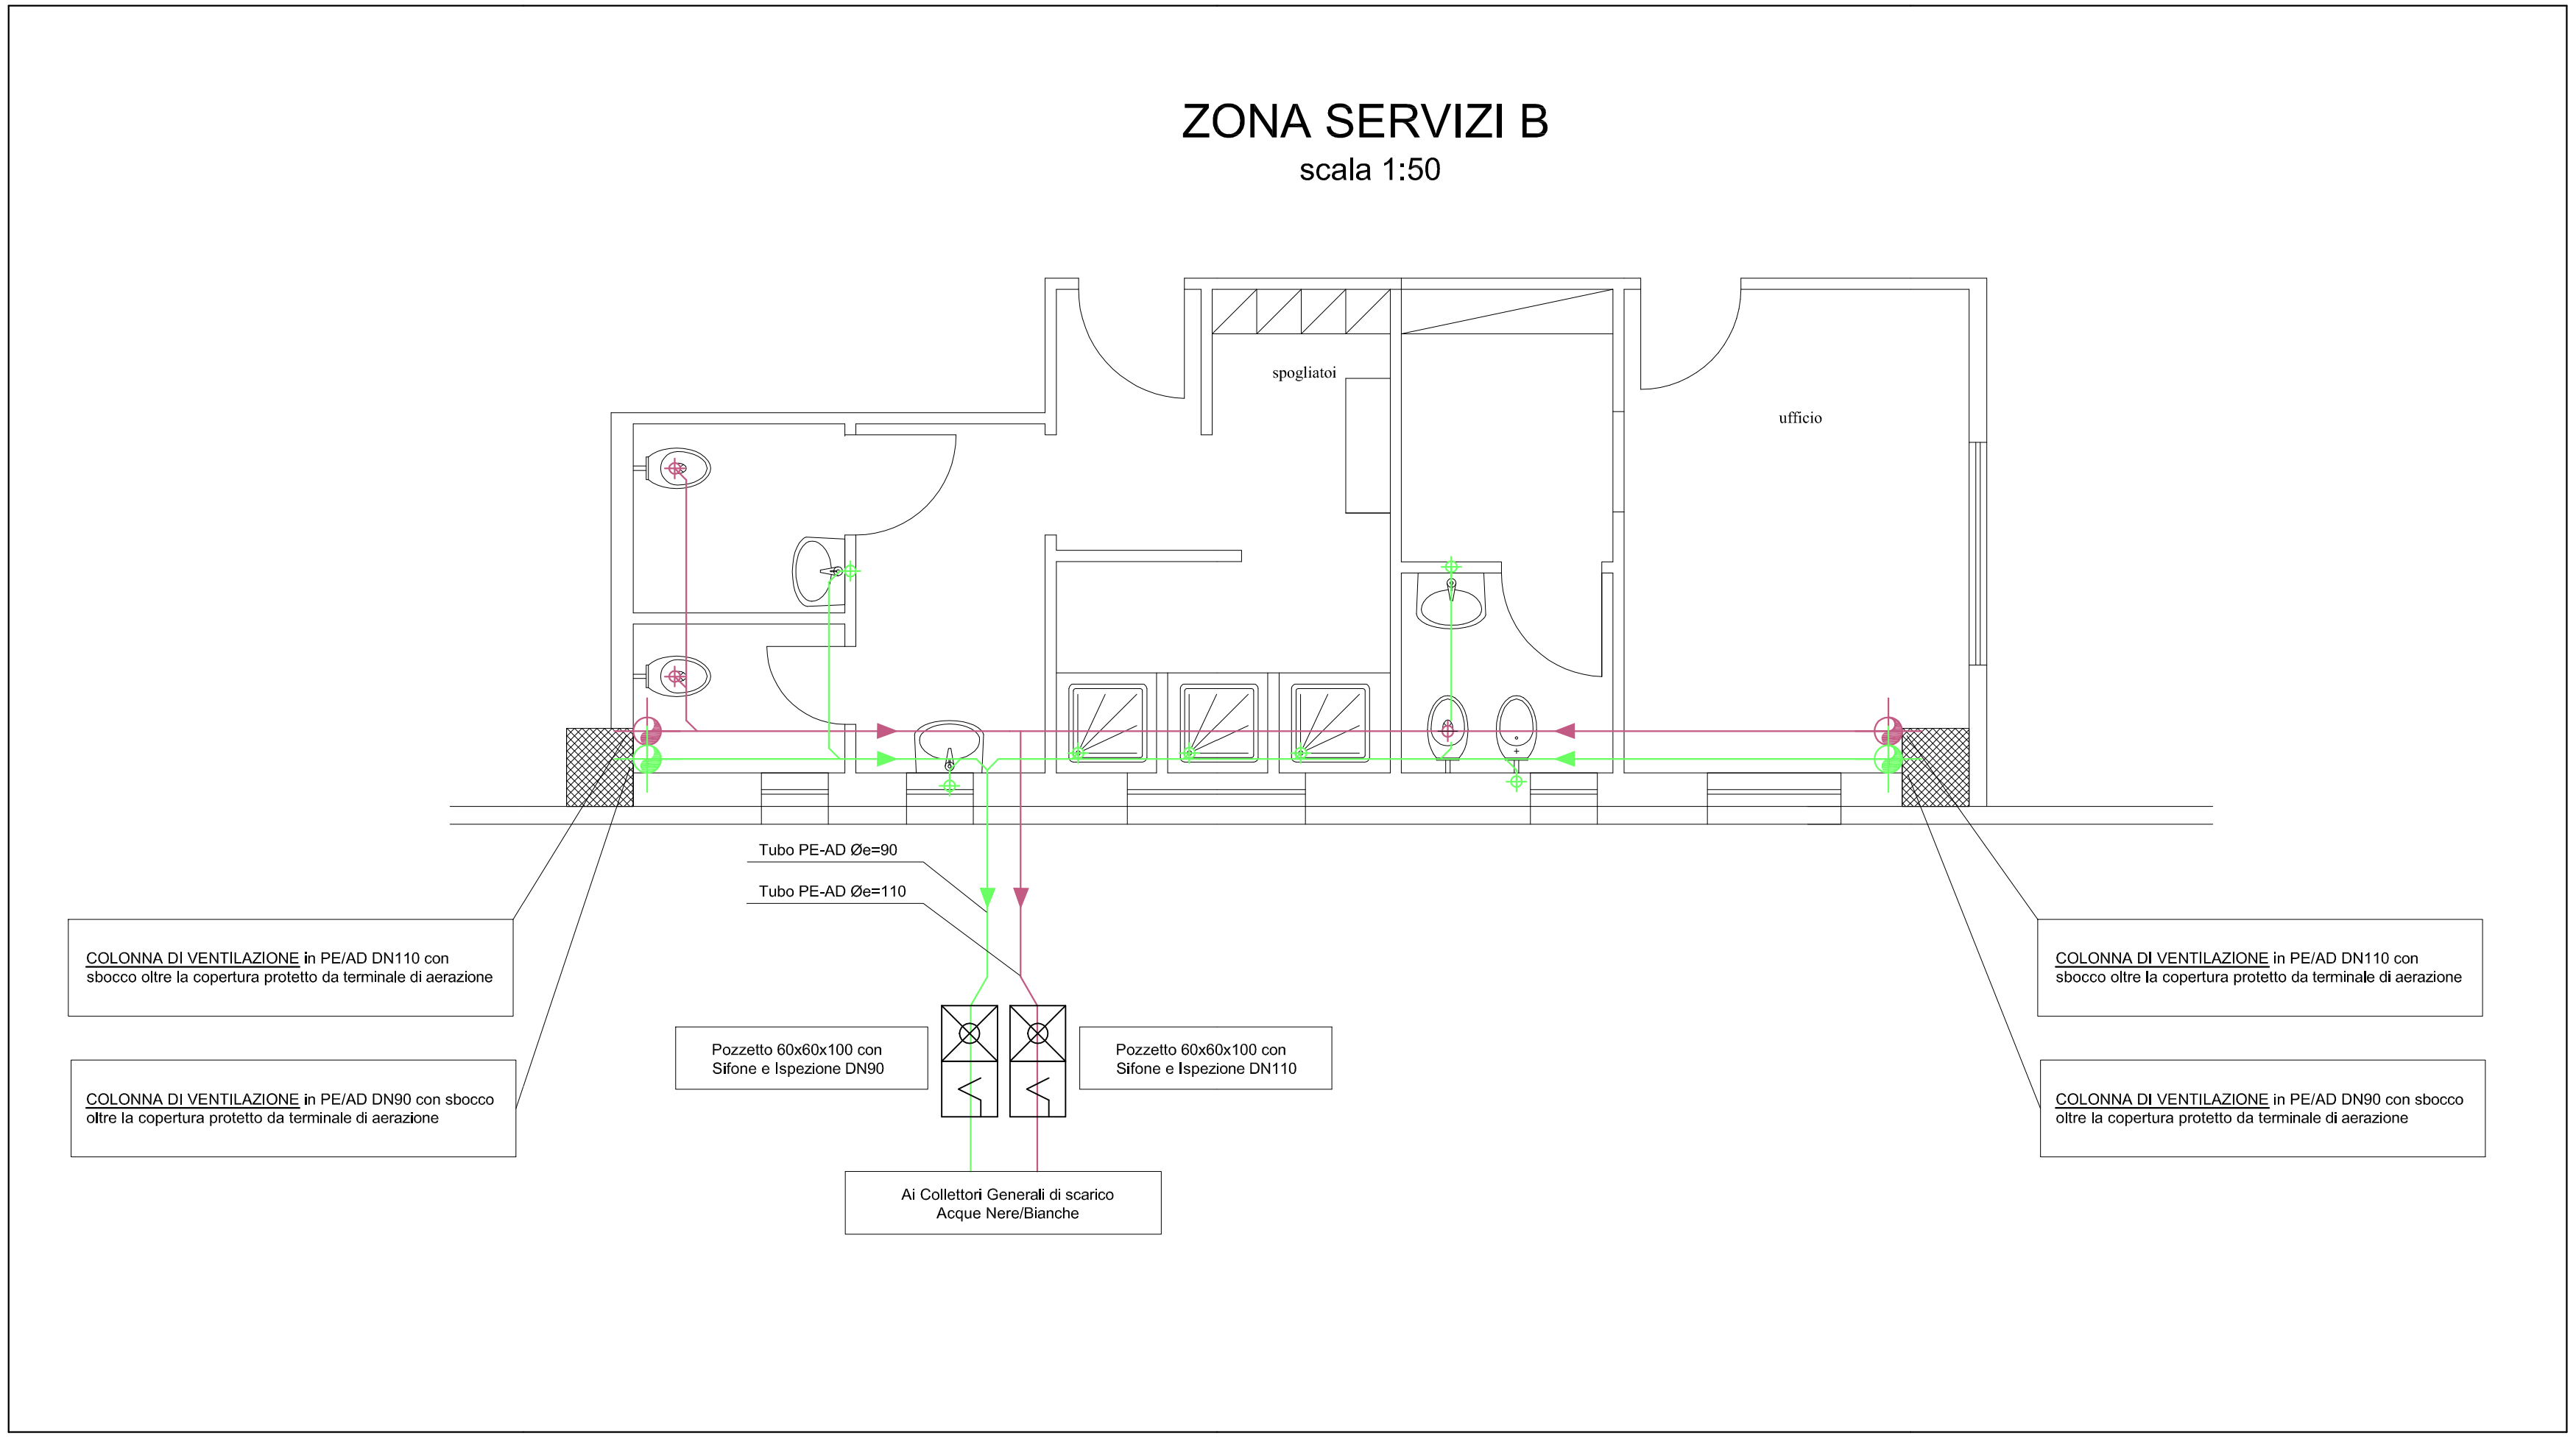

01	29-09-2006	Prima emissione	L. Florio	A. Panizza	G. Geddo
revisone	data	descrizione revisione	disegnato	verificato	approvato

**SOCIETA' DI PROGETTO:**

**TARANTO LOGISTICA S.p.A.**

**AUTORITA' PORTUALE TARANTO**

**PIASTRA PORTUALE DI TARANTO**

Progettista

**SINA**

Consulenti Progettisti

**PROFERT S.R.L.**  
INGEGNERIA E SISTEMI

progetti e ambiente  
Il Direttore Tecnico (Dot. Ing. Andrea PANIZZA)

Disegno n°

123-700 E 1 U.C.G. 1 7.3.6

Titolo

**PROGETTO DEFINITIVO  
PIATTAFORMA LOGISTICA  
DEPOSITO A TEMPERATURA AMBIENTE  
RETE DI SCARICO FOGNARIO**