


PIANTA PIANO TERRA
SCALA 1:200

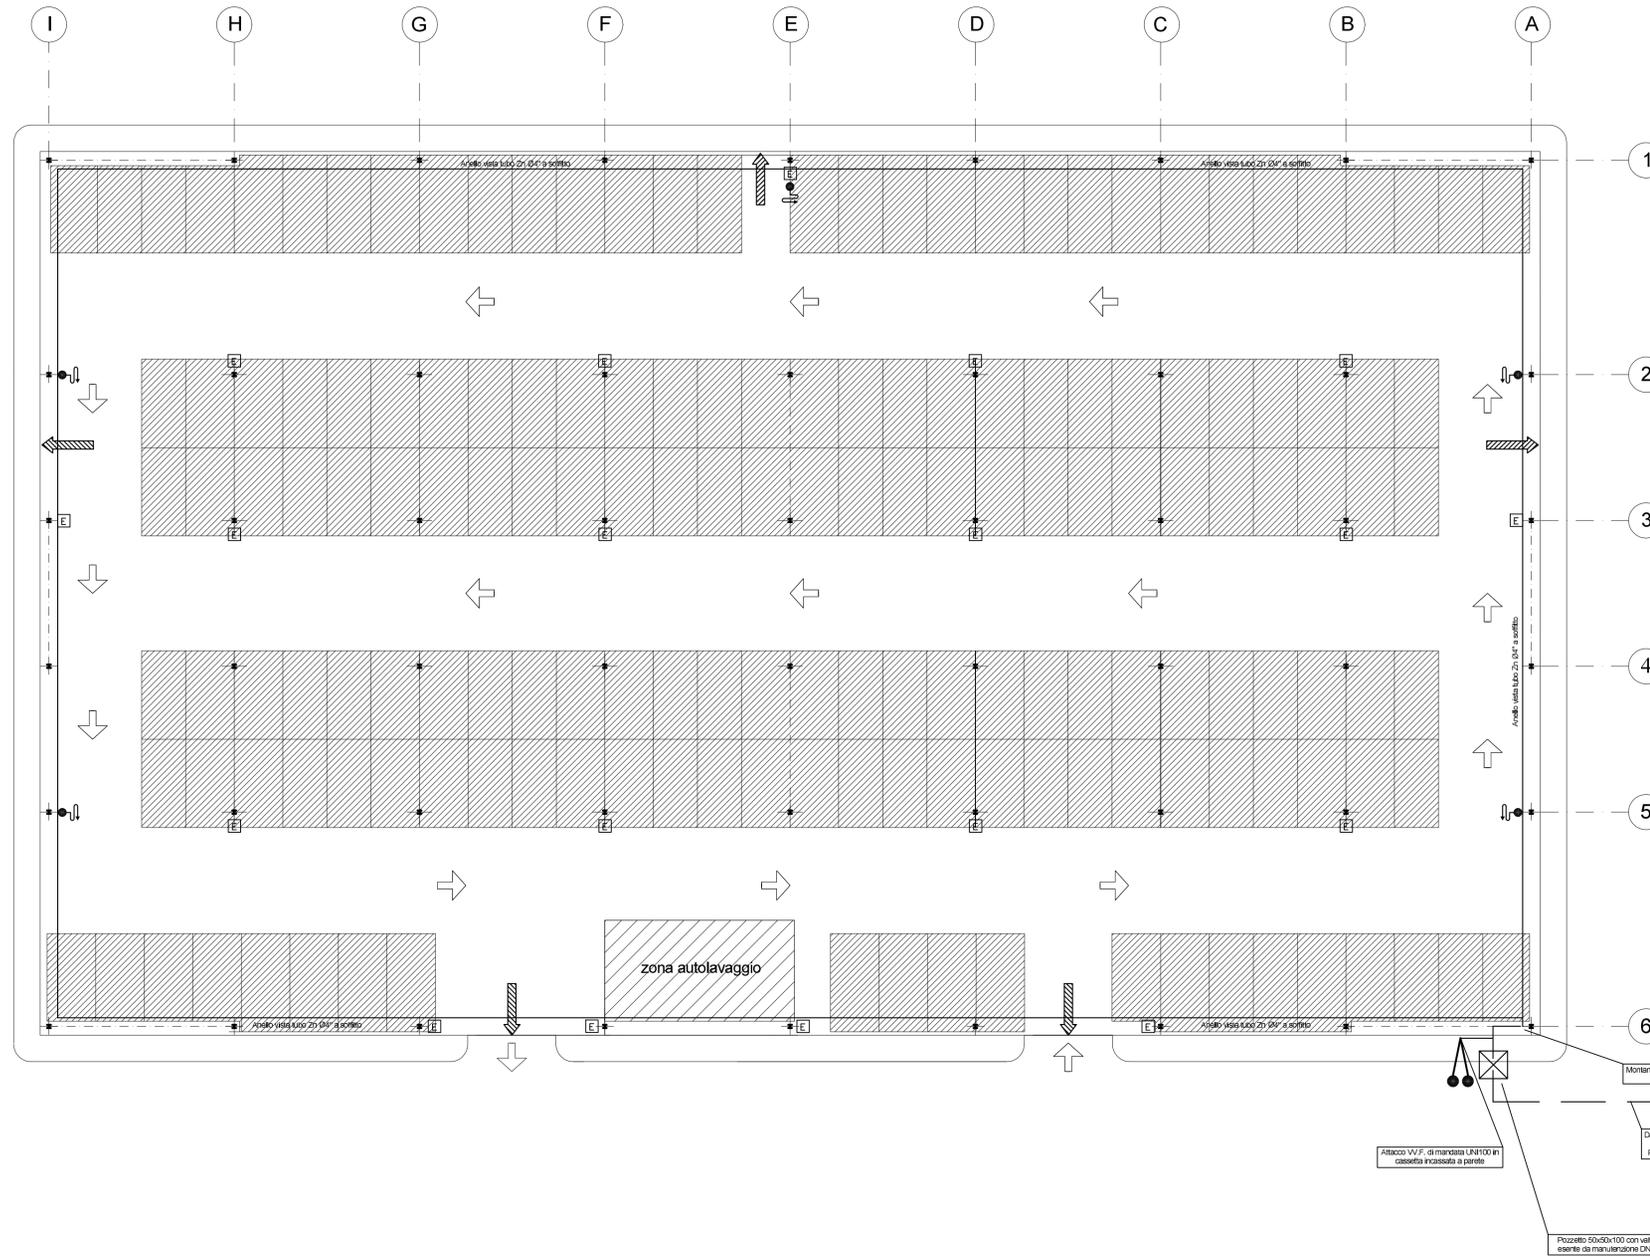


LEGENDA :

- ESTINTORE PORTATILE A POLVERE da 6 Kg (21A-89BC)
- IDRANTE A MURO UNI-45 POSTO IN CASSETTA CON CANNA IN NYLON GOMMATA diam.1-1/2" L=25m E LANCIA A CONO REGOLABILE
- ATTACCO DI MANDATA PER AUTOPOMPA DN80 - 2xUNI70
- PERCORSO DI ESODO VERSO L'ALTO
- PERCORSO DI ESODO ORRIZZONTALE
- PERCORSO DI ESODO VERSO IL BASSO
- VIABILITÀ INTERNA

NOTE:

IL SISTEMA DI USCITE DI SICUREZZA VERIFICA PERCORSI INFERIORI A 40m

- NELL'AUTORIMESSA SONO PRESENTI:
- 1 IDRANTE OGNI 50 VEICOLI PER UN TOTALE DI 5 IDRANTI
 - 1 ESTINTORE OGNI 5 VEICOLI PER I PRIMI 20, 1 ESTINTORE OGNI 10 VEICOLI PER I SUCCESSIVI PER UN TOTALE DI 19 ESTINTORI

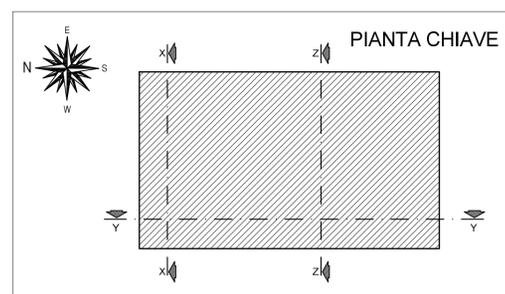

01	29/09/2006	Prima emissione	A.Casarino	A.Panizza	G.Geddo
00	31/05/2006	Emissione in bozza	A.Casarino	A.Panizza	G.Geddo
revisone	data	descrizione revisione	disegnato	verificato	approvato

SOCIETA' DI PROGETTO:
TARANTO LOGISTICA S.p.A.



AUTORITA' PORTUALE TARANTO

Progettista
SINA

Consulenti Progettisti

Progetto n°
123-700 E, 1, U.C.G., 1, 7.4.3

Titolo
**PROGETTO DEFINITIVO
PIATTAFORMA LOGISTICA
AUTORIMESSA
ANTINCENDIO - IMPIANTO IDRICO MANUALE**