

LEGGENDA:

- CBP - Cabina di Piazzale
- TF - Torre Faro
- ASC - Gru di Piazzale
- ARMG - Gru Terminale Ferroviario
- UNL-R - Gru di Banchina
- AdSP - Autorità di Sistema Portuale
- X..X-F - Cavo in Fibra Ottica
- X..X-C - Cavo di Controllo

- K-... Chiosco Rete LAN
- C.. Colonna citofono

DOCUMENTI DI RIFERIMENTO:

- 21_08_PE_R509 - Elenco cavi
- 21_08_PE_TP13 - Planimetria Cavidotti
- 21_08_PE_TP14 - Distribuzione planimetrica Circuiti elettrici MT
- 21_08_PE_TP15 - Distribuzione Planimetrica Circuiti elettrici BT
- 21_08_PE_TP17 - Distribuzione Planimetrica Circuiti elettrici impianto di illuminazione
- 21_08_PE_TP18 - Cavidotti BT - Planimetria e Sezioni
- 21_08_PE_TP19 - Cavidotti Fibre Ottiche - Planimetria e Sezioni
- 21_08_PE_TP20 - Cavidotti MT - Planimetria e Sezioni

NOTE:

**LA SPEZIA
CONTAINER TERMINAL**

PORTO DI LA SPEZIA
AMPLIAMENTO TERMINAL RAVANO

PROGETTO ESECUTIVO

TITOLO ELABORATO

**IMPIANTO ELETTRICO
DISTRIBUZIONE PANIMETRICA
FIBRE OTTICHE - CAVI CONTROLLO (GRU) - Fg. 1 di 3**

CODICE ELABORATO

21 08 PE TP16 01

SCALA

1:1000

Rev.	Data	Causale
0	05/05/2023	Emissione finale per verificatore
1	08/01/2024	Aggiornamento elaborato
2		
3		

IL COMMITTENTE

LSCT S.p.A.
Via San Bernardino, 20
19126, La Spezia (SP)
CF 0007260115 - P.IVA 0809020114

IL PROGETTISTA

Modimar Project S.r.l.
Via Assara, 72 - 00199 Roma (RM)
P. IVA 16016151009

GES - Geotechnical Engineering Service S.r.l.
Via Sando Totti, 77/A - 60131 Ascona (AN)
P. IVA 02528410420

GeoEquipe - Studio Tecnico Associato
Via Sando Perini, 55 - 63029 Tolentino (MC)
P. IVA 0807500432

Disegnato:

e-Engineering

Controllato:



A. Sanzone

Approvato:

M. Tartaglini

Dimensioni foglio: A1

Note:

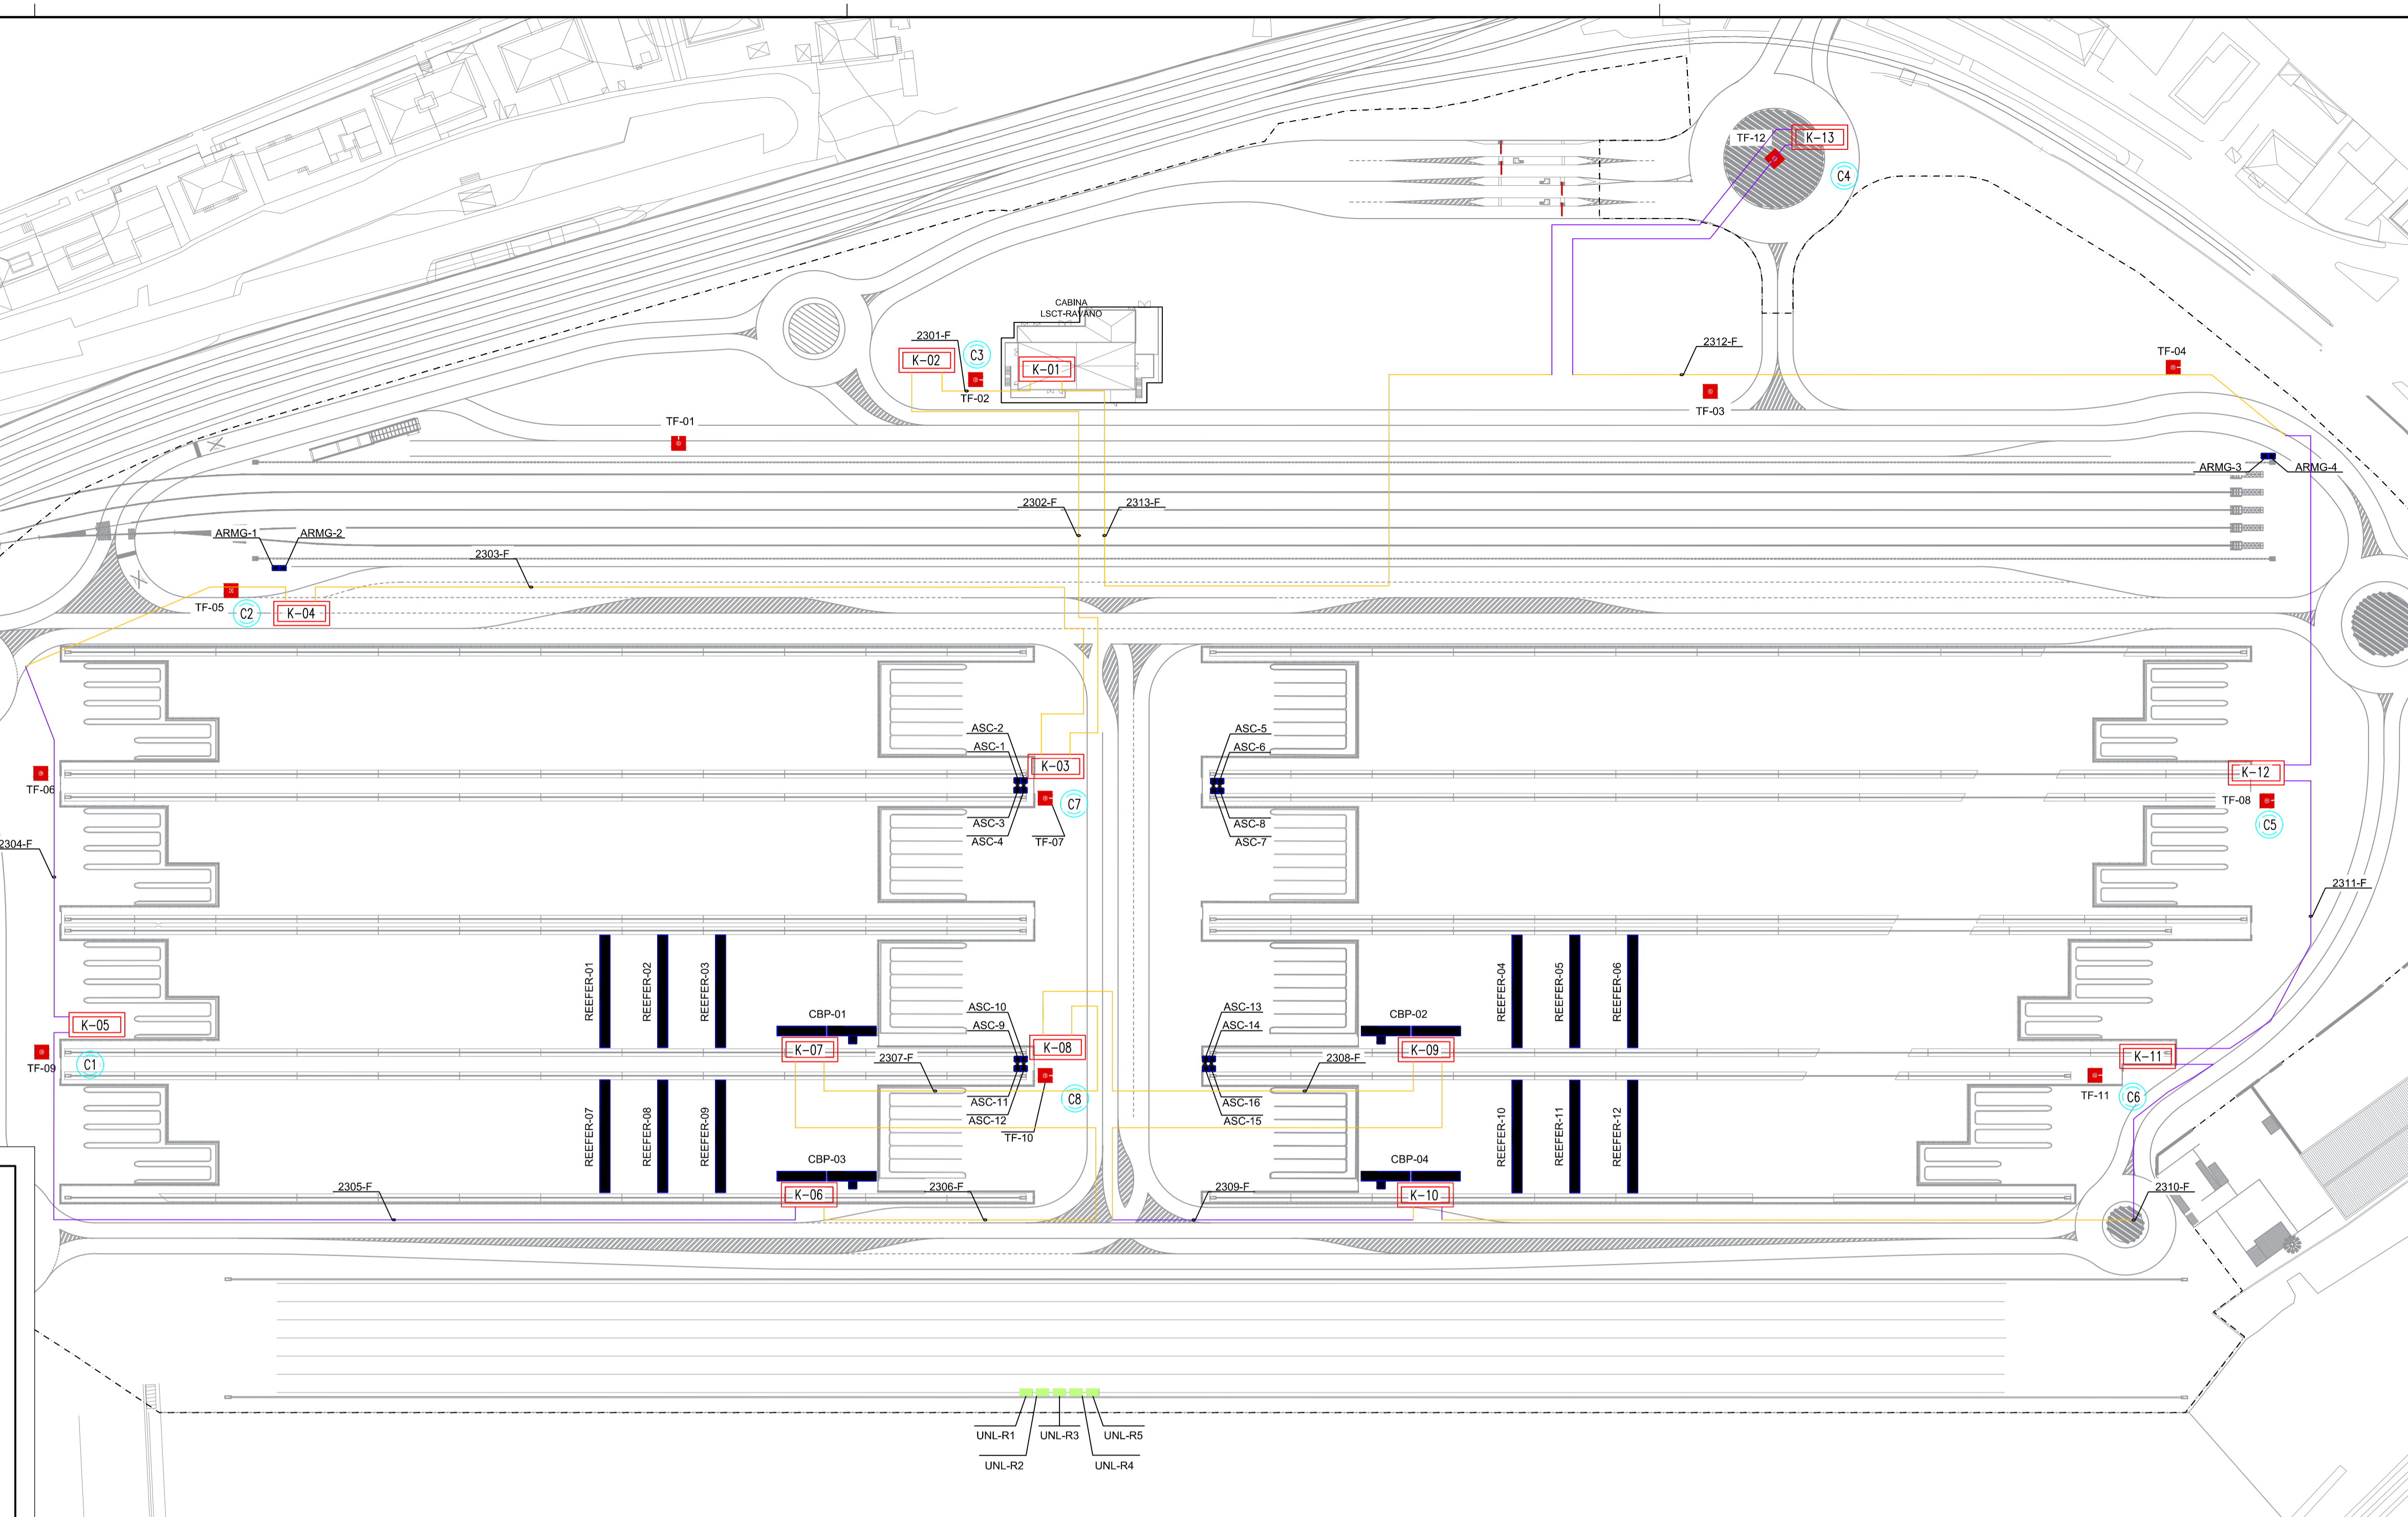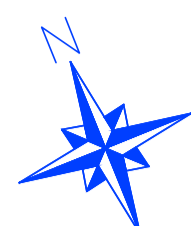

LSCT LA SPEZIA CONTAINER TERMINAL

Autorità di Sistema Portuale del Mar Ligure Orientale Porti di Spezia e Porto di Cambré



PROGETTO ESECUTIVO

TITOLO ELABORATO
**IMPIANTO ELETTRICO
 DISTRIBUZIONE PANIMETRICA
 FIBRE OTTICHE (LAN) - Fg. 2 di 3**

CODICE ELABORATO: 21_08_PE_TP16_01
 SCALA: 1:1000

Rev.	Data	Causale
0	05/05/2023	Emissione finale per verificatore
1	08/01/2024	Aggiornamento elaborato
2		
3		

IL COMMITTENTE

LSCT S.p.a.
 Via San Bernardino, 20
 19126, La Spezia (SP)
 CF 000729015 - P.IVA 080902014

IL PROGETTISTA

Modimar Project S.r.l.
 Via Assara, 72 - 00199 Roma (RM)
 P. IVA 10016151009

Geotechnical Engineering Service S.r.l.
 Via Sando Torri, 7/A - 60131 Ascona (AN)
 P. IVA 02528430420

GeoEQUIPE - Studio Tecnico Associato
 Via Sando Petrosi, 55 - 63029 Tolentino (MC)
 P. IVA 00837500432

Disegnato:	Controllato:	Approvato:
e-Engineering	A. Sanzone	M. Tartaglini

Note:

LEGENDA:

- CBP - Cabina di Piazzale
- TF - Torre Faro
- ASC - Gru di Piazzale
- ARMG - Gru Terminale Ferroviario
- UNL-R - Gru di Banchina
- AdSP - Autorità di Sistema Portuale
- X..X-F - Cavo in Fibra Ottica
- X..X-C - Cavo di Controllo



K-... Chiosco Rete LAN

C.. Colonna citofono

DOCUMENTI DI RIFERIMENTO:

- 21_08_PE_R509 - Elenco cavi
- 21_08_PE_TP13 - Planimetria Cavidotti
- 21_08_PE_TP14 - Distribuzione planimetrica Circuiti elettrici MT
- 21_08_PE_TP15 - Distribuzione Planimetrica Circuiti elettrici BT
- 21_08_PE_TP17 - Distribuzione Planimetrica Circuiti elettrici impianto di illuminazione
- 21_08_PE_TP18 - Cavidotti BT - Planimetria e Sezioni
- 21_08_PE_TP19 - Cavidotti Fibre Ottiche - Planimetria e Sezioni
- 21_08_PE_TP20 - Cavidotti MT - Planimetria e Sezioni

NOTE:

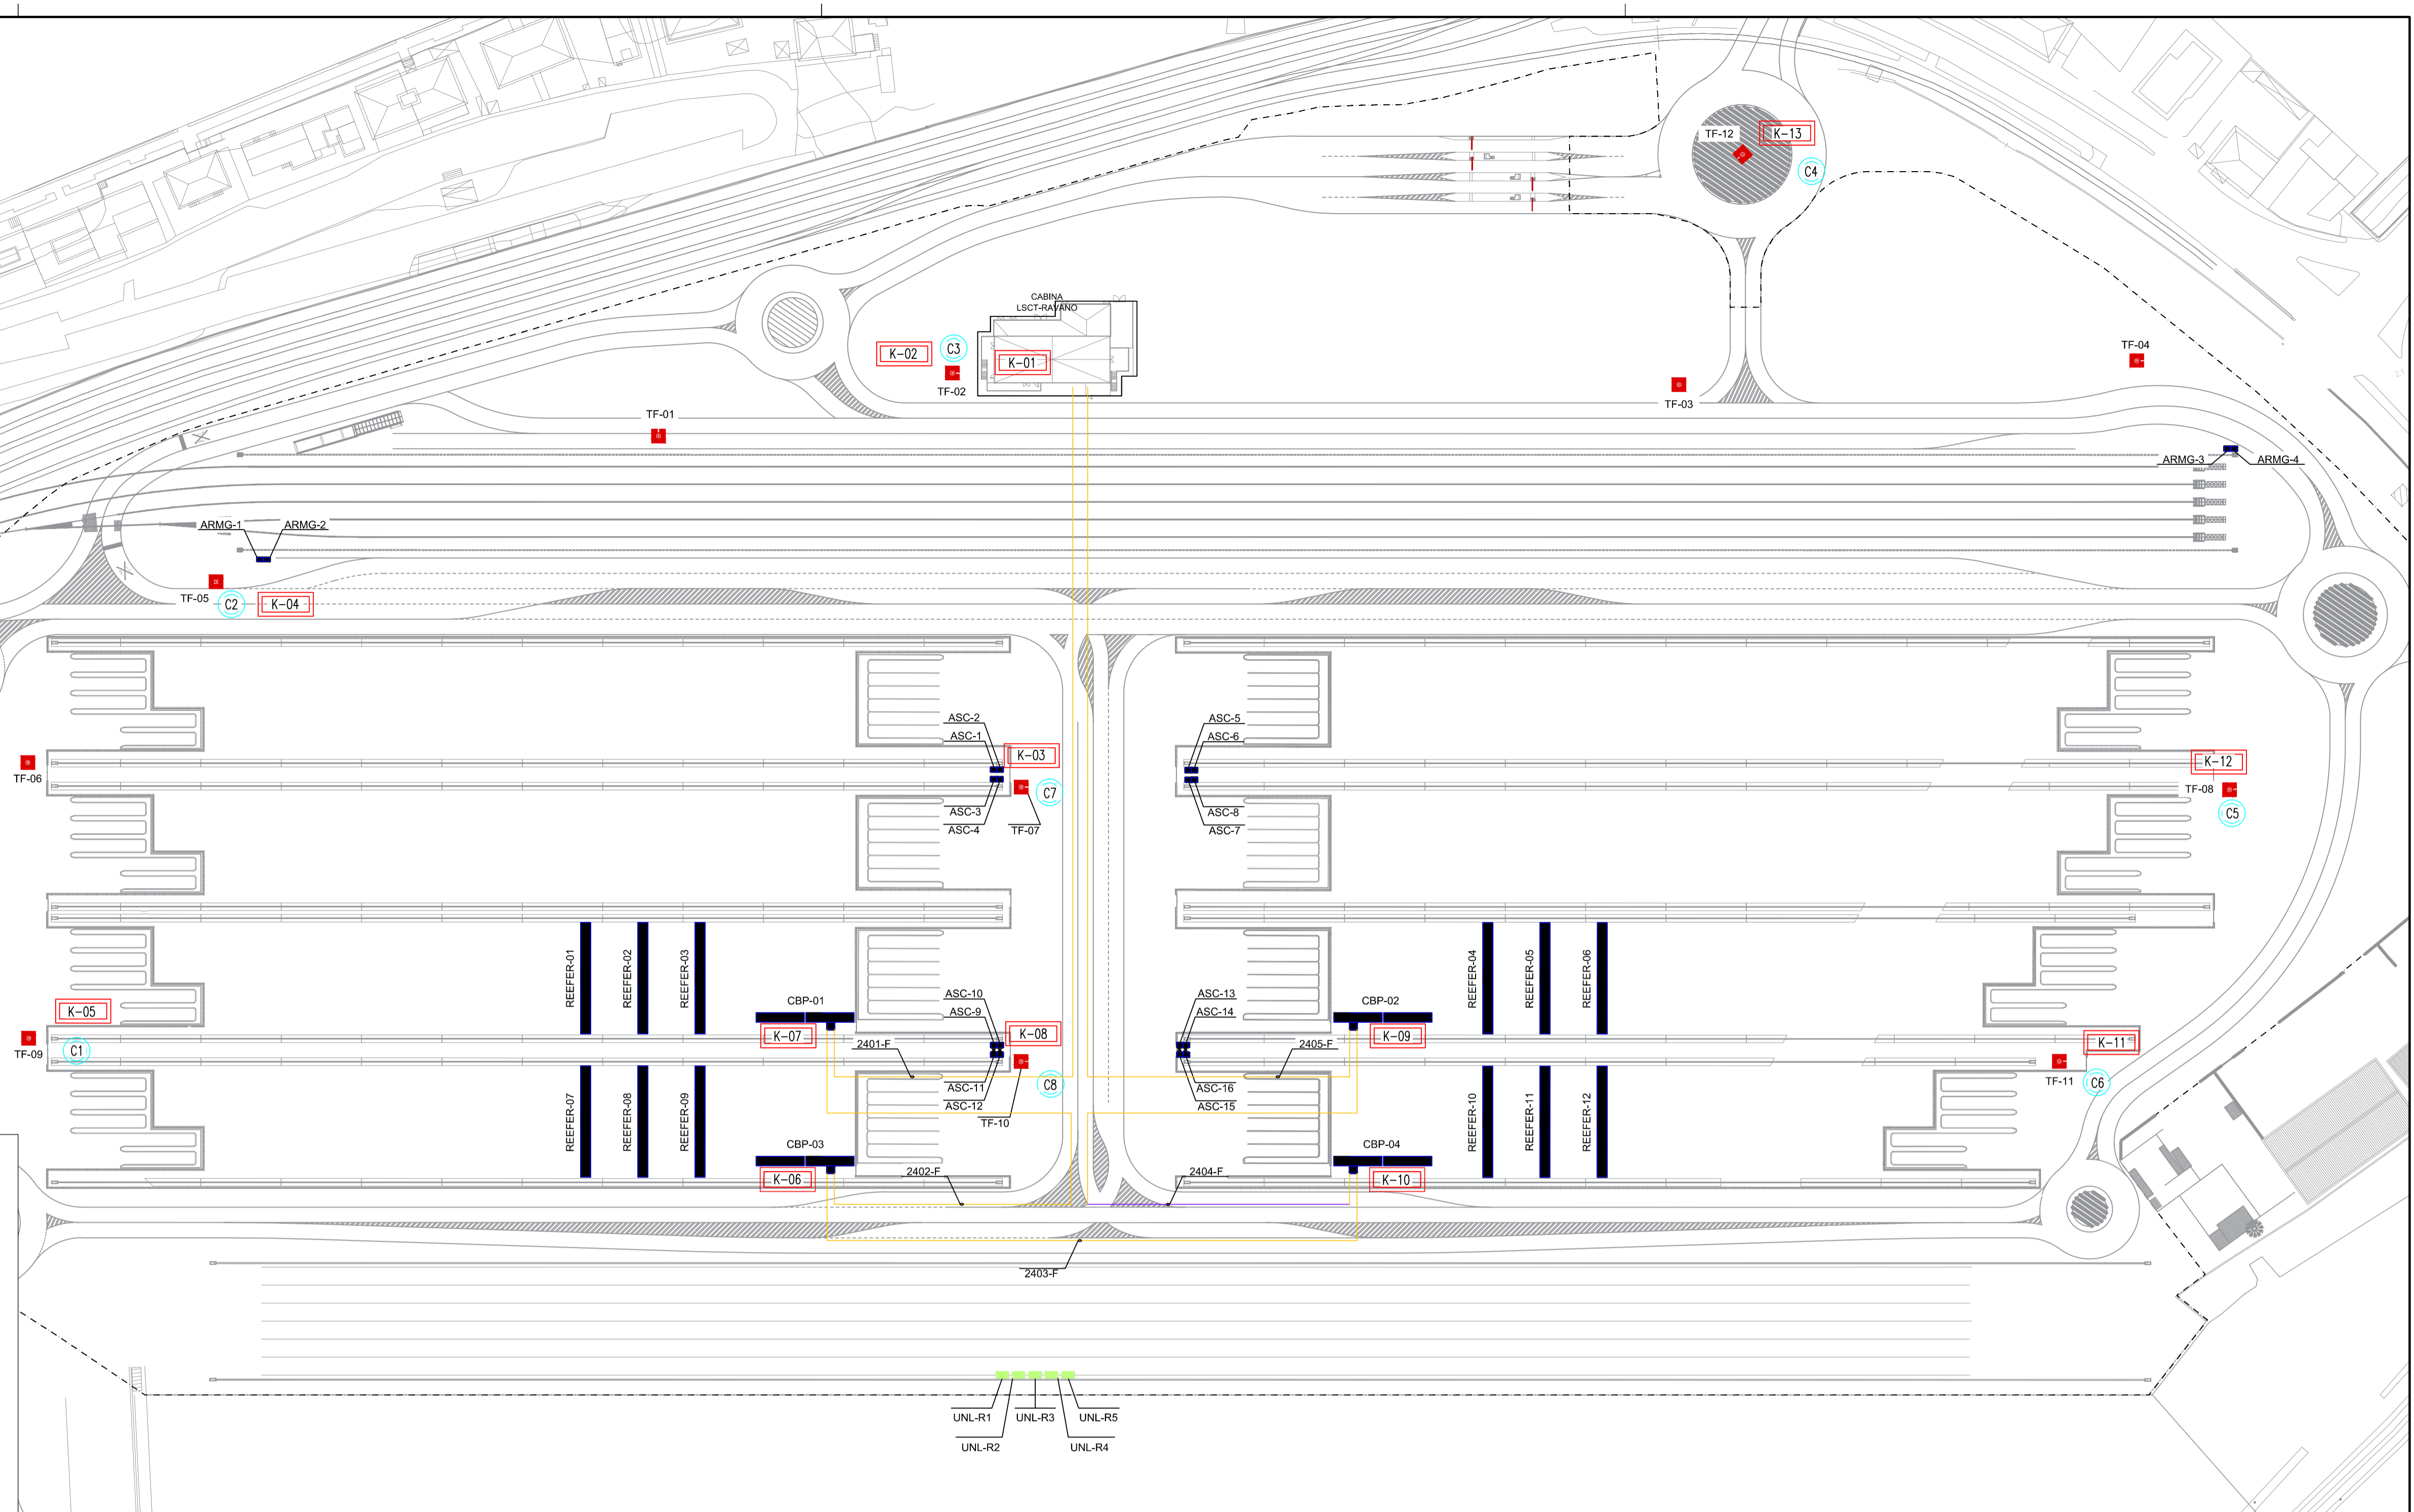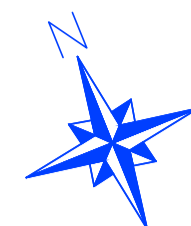

LA SPEZIA CONTAINER TERMINAL

Autorità di Sistema Portuale del Mar Ligure Orientale Porti di Spezia e Porto di Cambré



PROGETTO ESECUTIVO

TITOLO ELABORATO
**IMPIANTO ELETTRICO
DISTRIBUZIONE PANIMETRICA
FIBRE OTTICHE (SCADA) - Fg. 3 di 3**

CODICE ELABORATO
21 08 PE TP16 01

SCALA
1:1000

Rev.	Data	Causale
0	05/05/2023	Emissione finale per verificatore
1	08/01/2024	Aggiornamento elaborato
2		
3		

IL COMMITTENTE

IL PROGETTISTA

Modimar Project S.r.l.
Via Assisina, 72 - 00199 Roma (RM)
P. IVA 16016151009

Geotechnical Engineering Service S.r.l.
Via Sando Toriti, 7/A - 60131 Ancona (AN)
P. IVA 02528430420

GeoEquipe - Studio Tecnico Associato
Via Sando Toriti, 55 - 63029 Tolentino (MC)
P. IVA 0817500432

Disegnato:	Controllato:	Approvato:
e-Engineering	A. Sanzone	M. Tartaglino

Note:

LEGGENDA:

- CBP - Cabina di Piazzale
- TF - Torre Faro
- ASC - Gru di Piazzale
- ARMG - Gru Terminale Ferroviario
- UNL-R - Gru di Banchina
- AdSP - Autorità di Sistema Portuale
- X..X-F - Cavo in Fibra Ottica
- X..X-C - Cavo di Controllo

K-... Chiosco Rete LAN

C.. Colonna citofono

DOCUMENTI DI RIFERIMENTO:

- 21_08_PE_R509 - Elenco cavi
- 21_08_PE_TP13 - Planimetria Cavidotti
- 21_08_PE_TP14 - Distribuzione planimetrica Circuiti elettrici MT
- 21_08_PE_TP15 - Distribuzione Planimetrica Circuiti elettrici BT
- 21_08_PE_TP17 - Distribuzione Planimetrica Circuiti elettrici impianto di illuminazione
- 21_08_PE_TP18 - Cavidotti BT - Planimetria e Sezioni
- 21_08_PE_TP19 - Cavidotti Fibre Ottiche - Planimetria e Sezioni
- 21_08_PE_TP20 - Cavidotti MT - Planimetria e Sezioni

NOTE: