




4 Arc.2
1 : 50

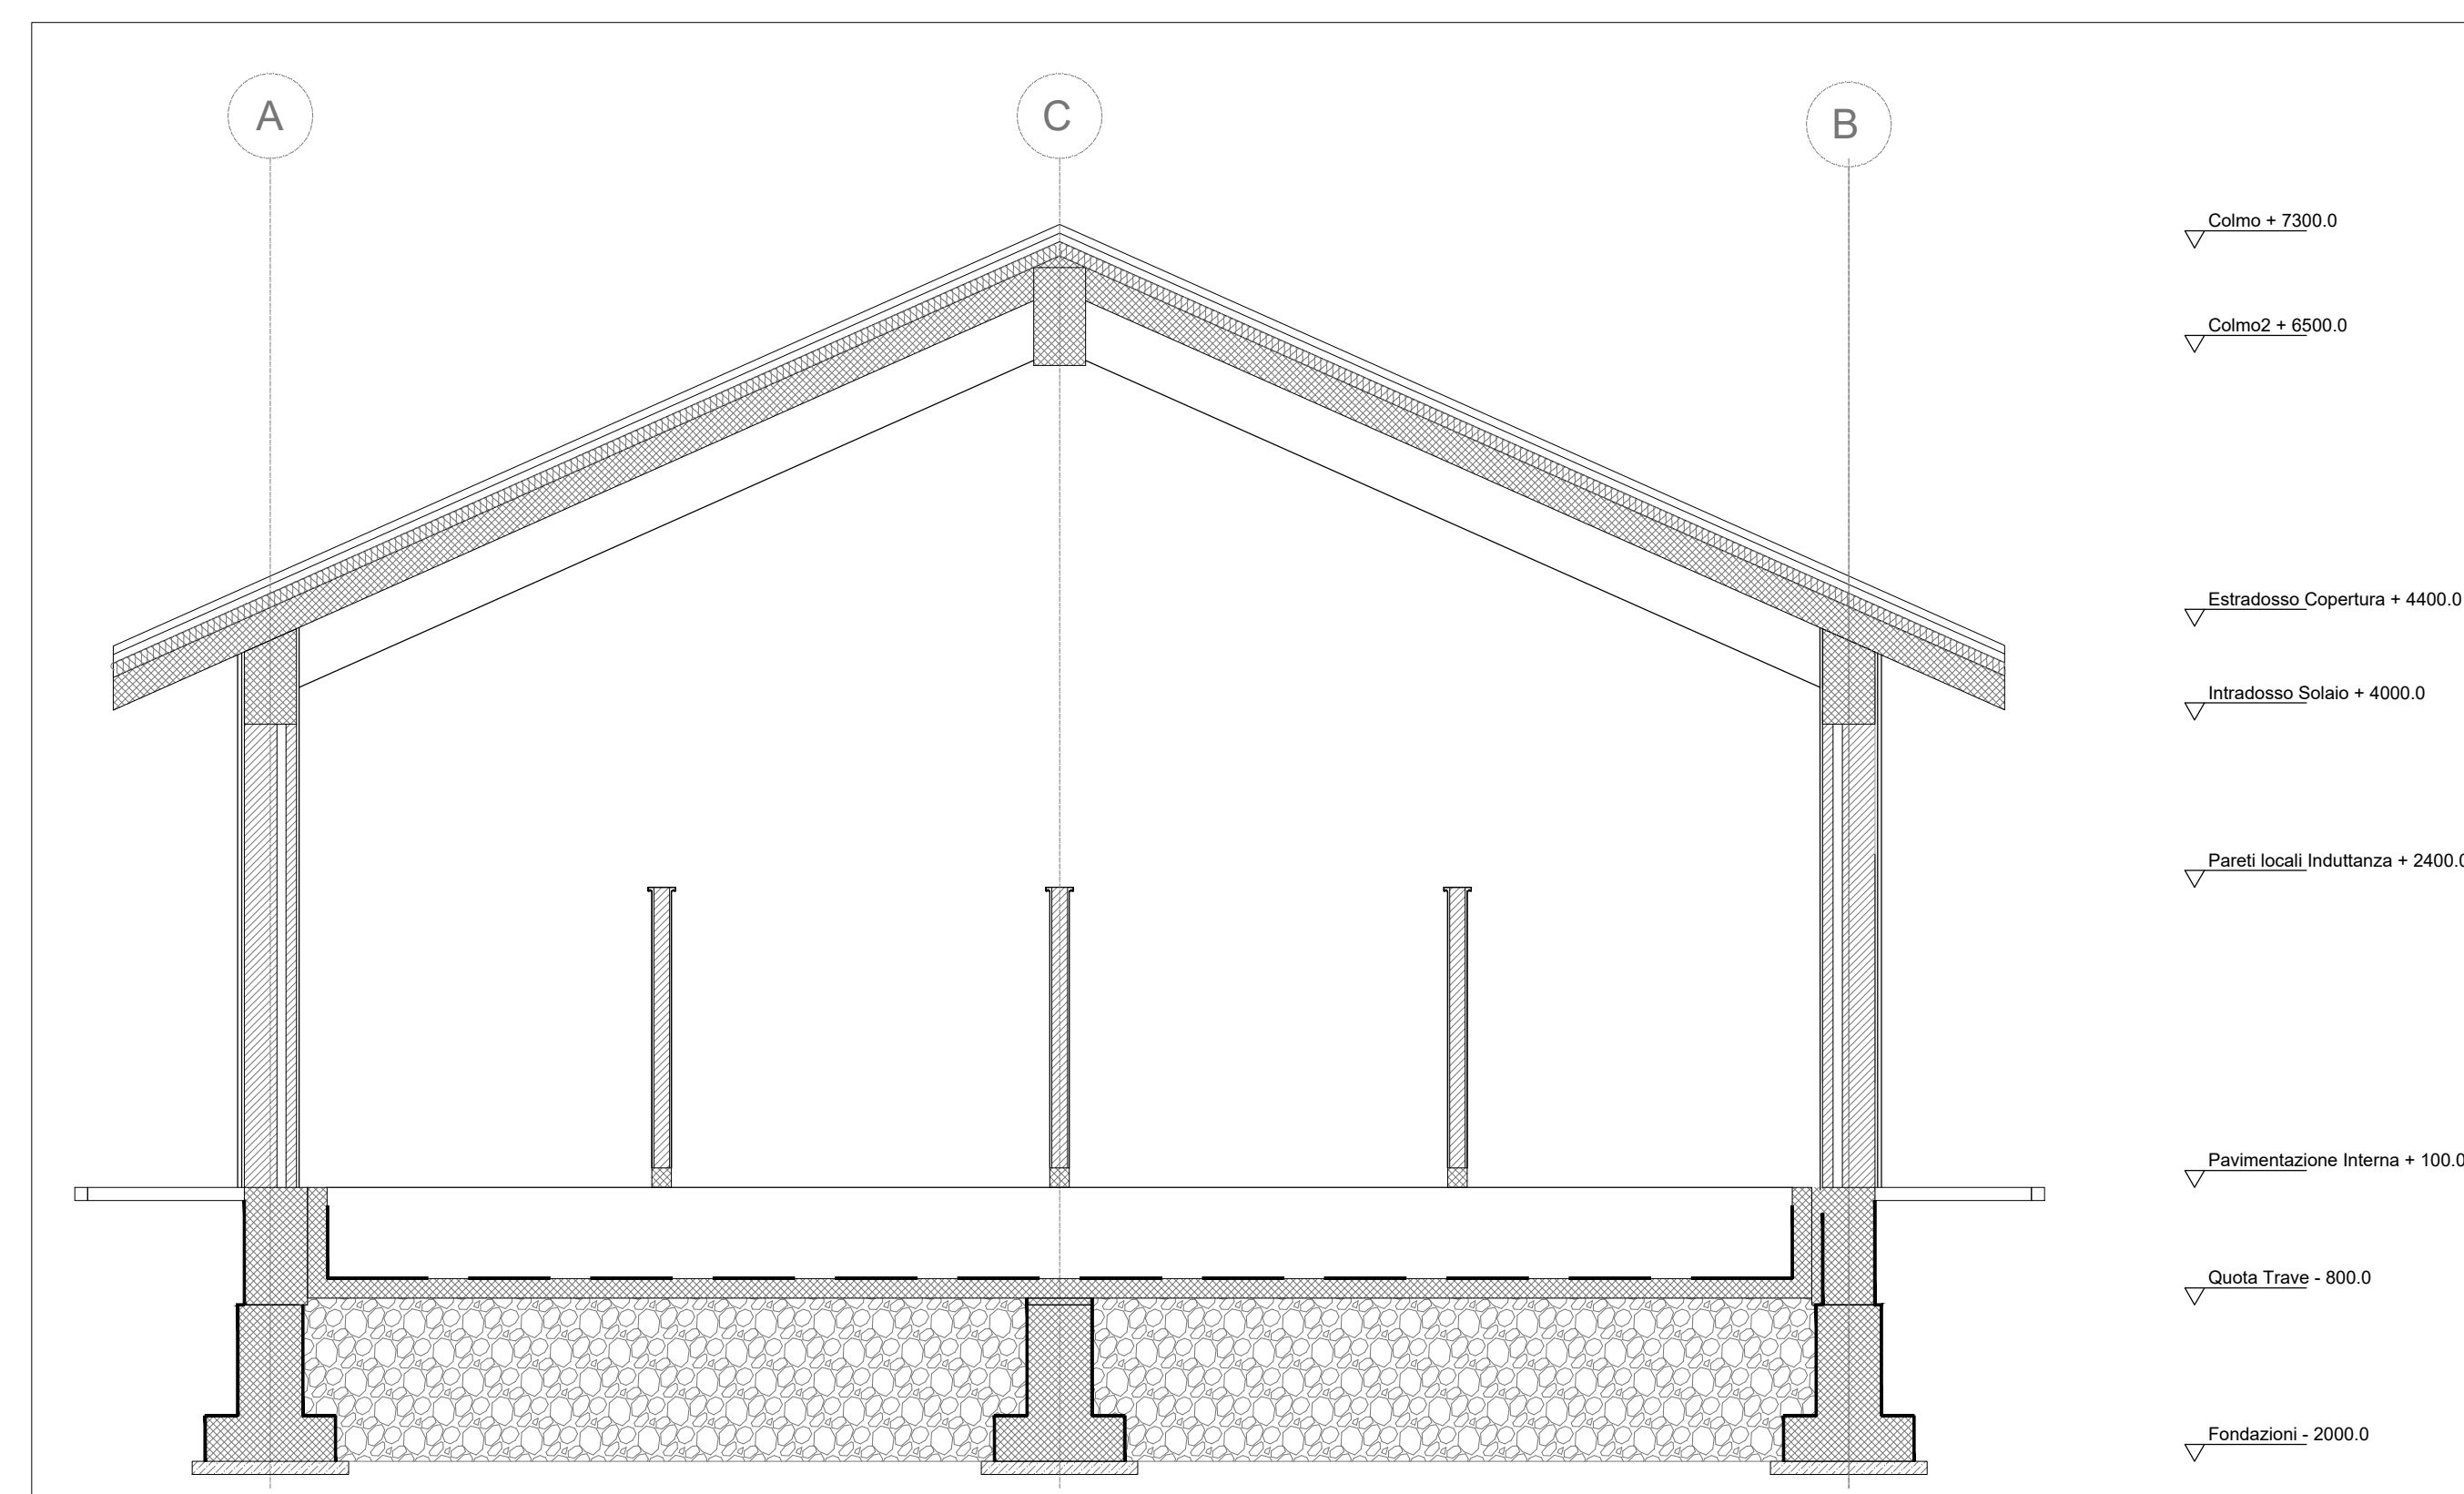


5 Arc.3
1 : 50

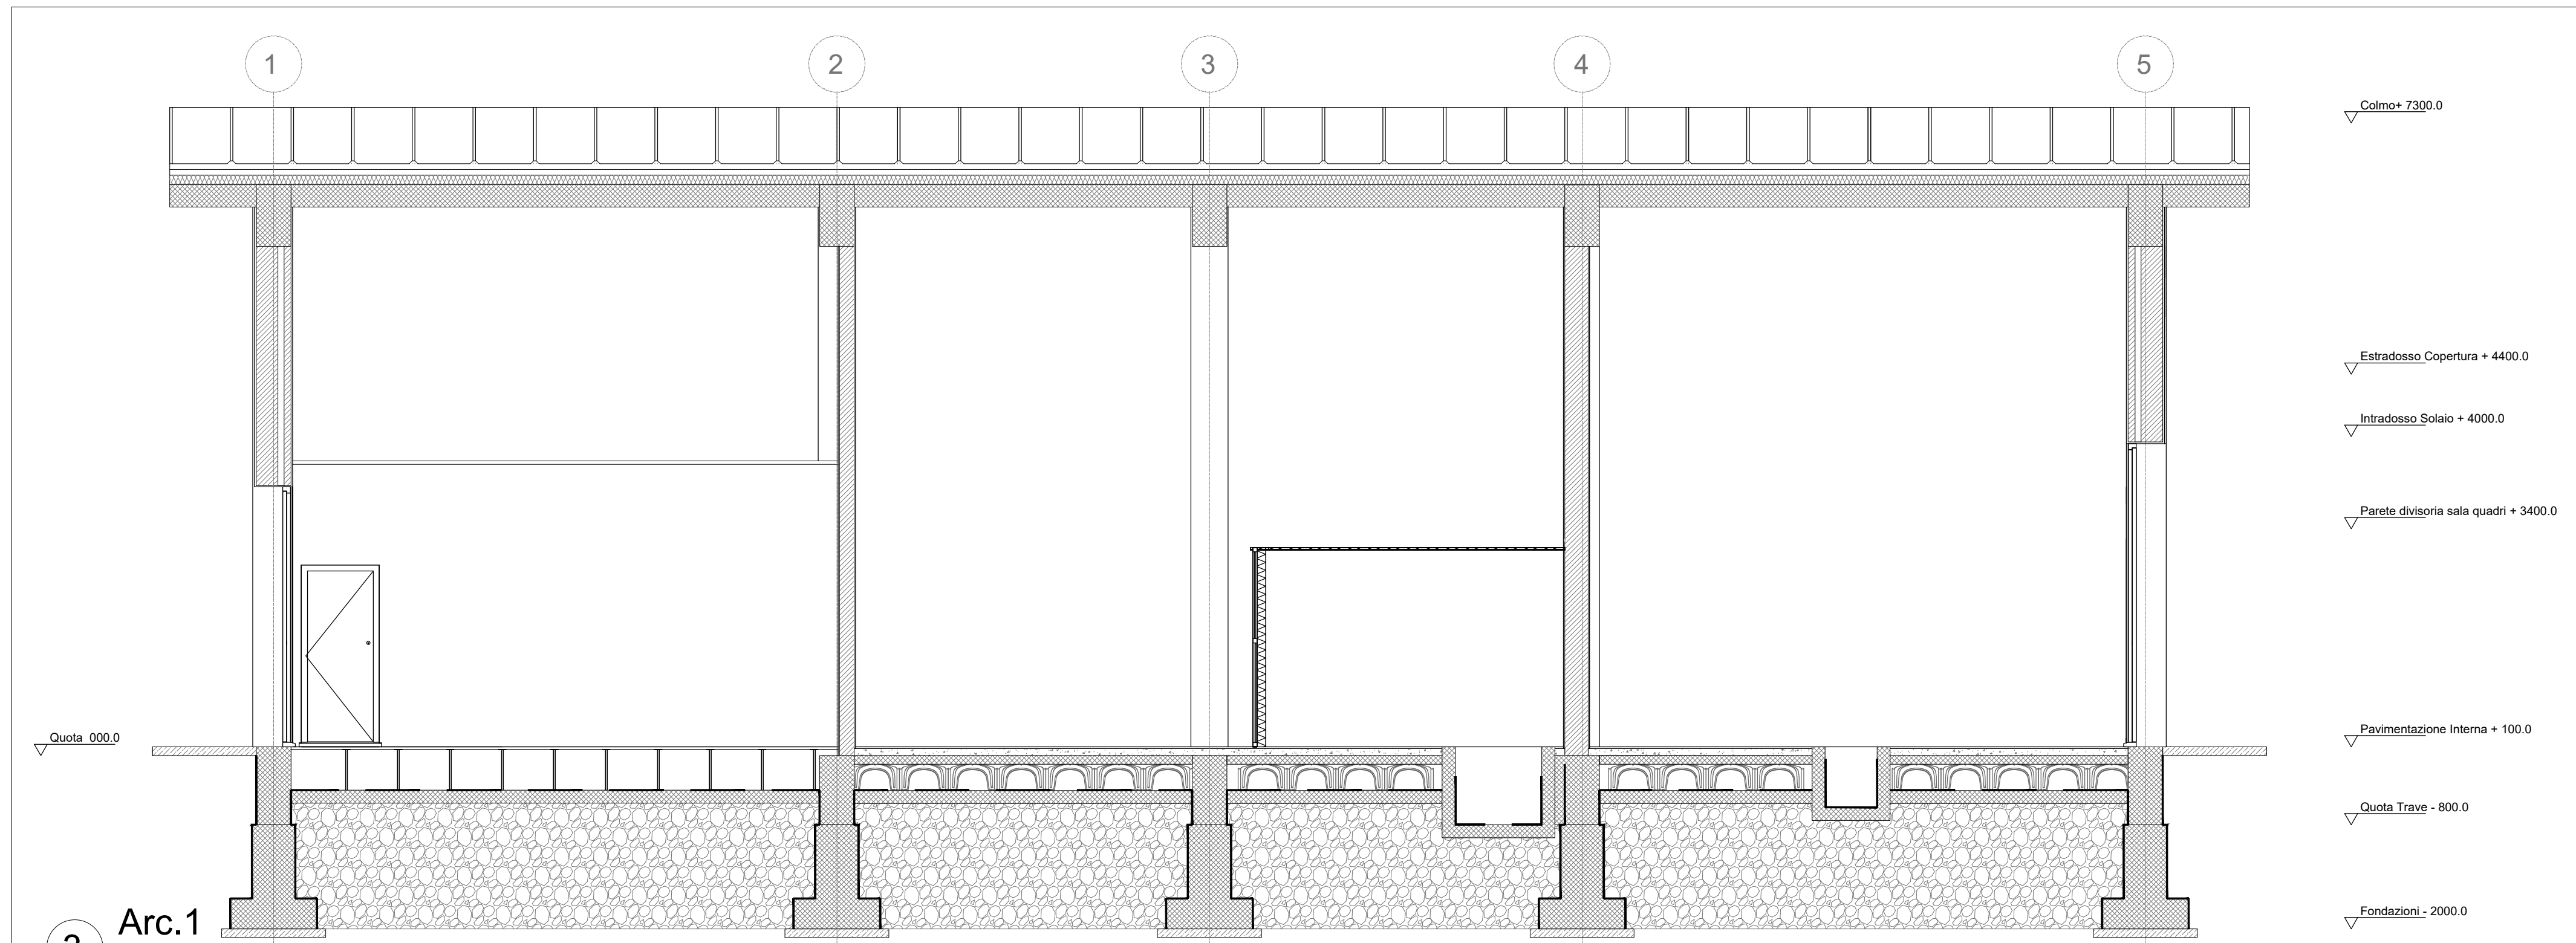

3 Arc.1

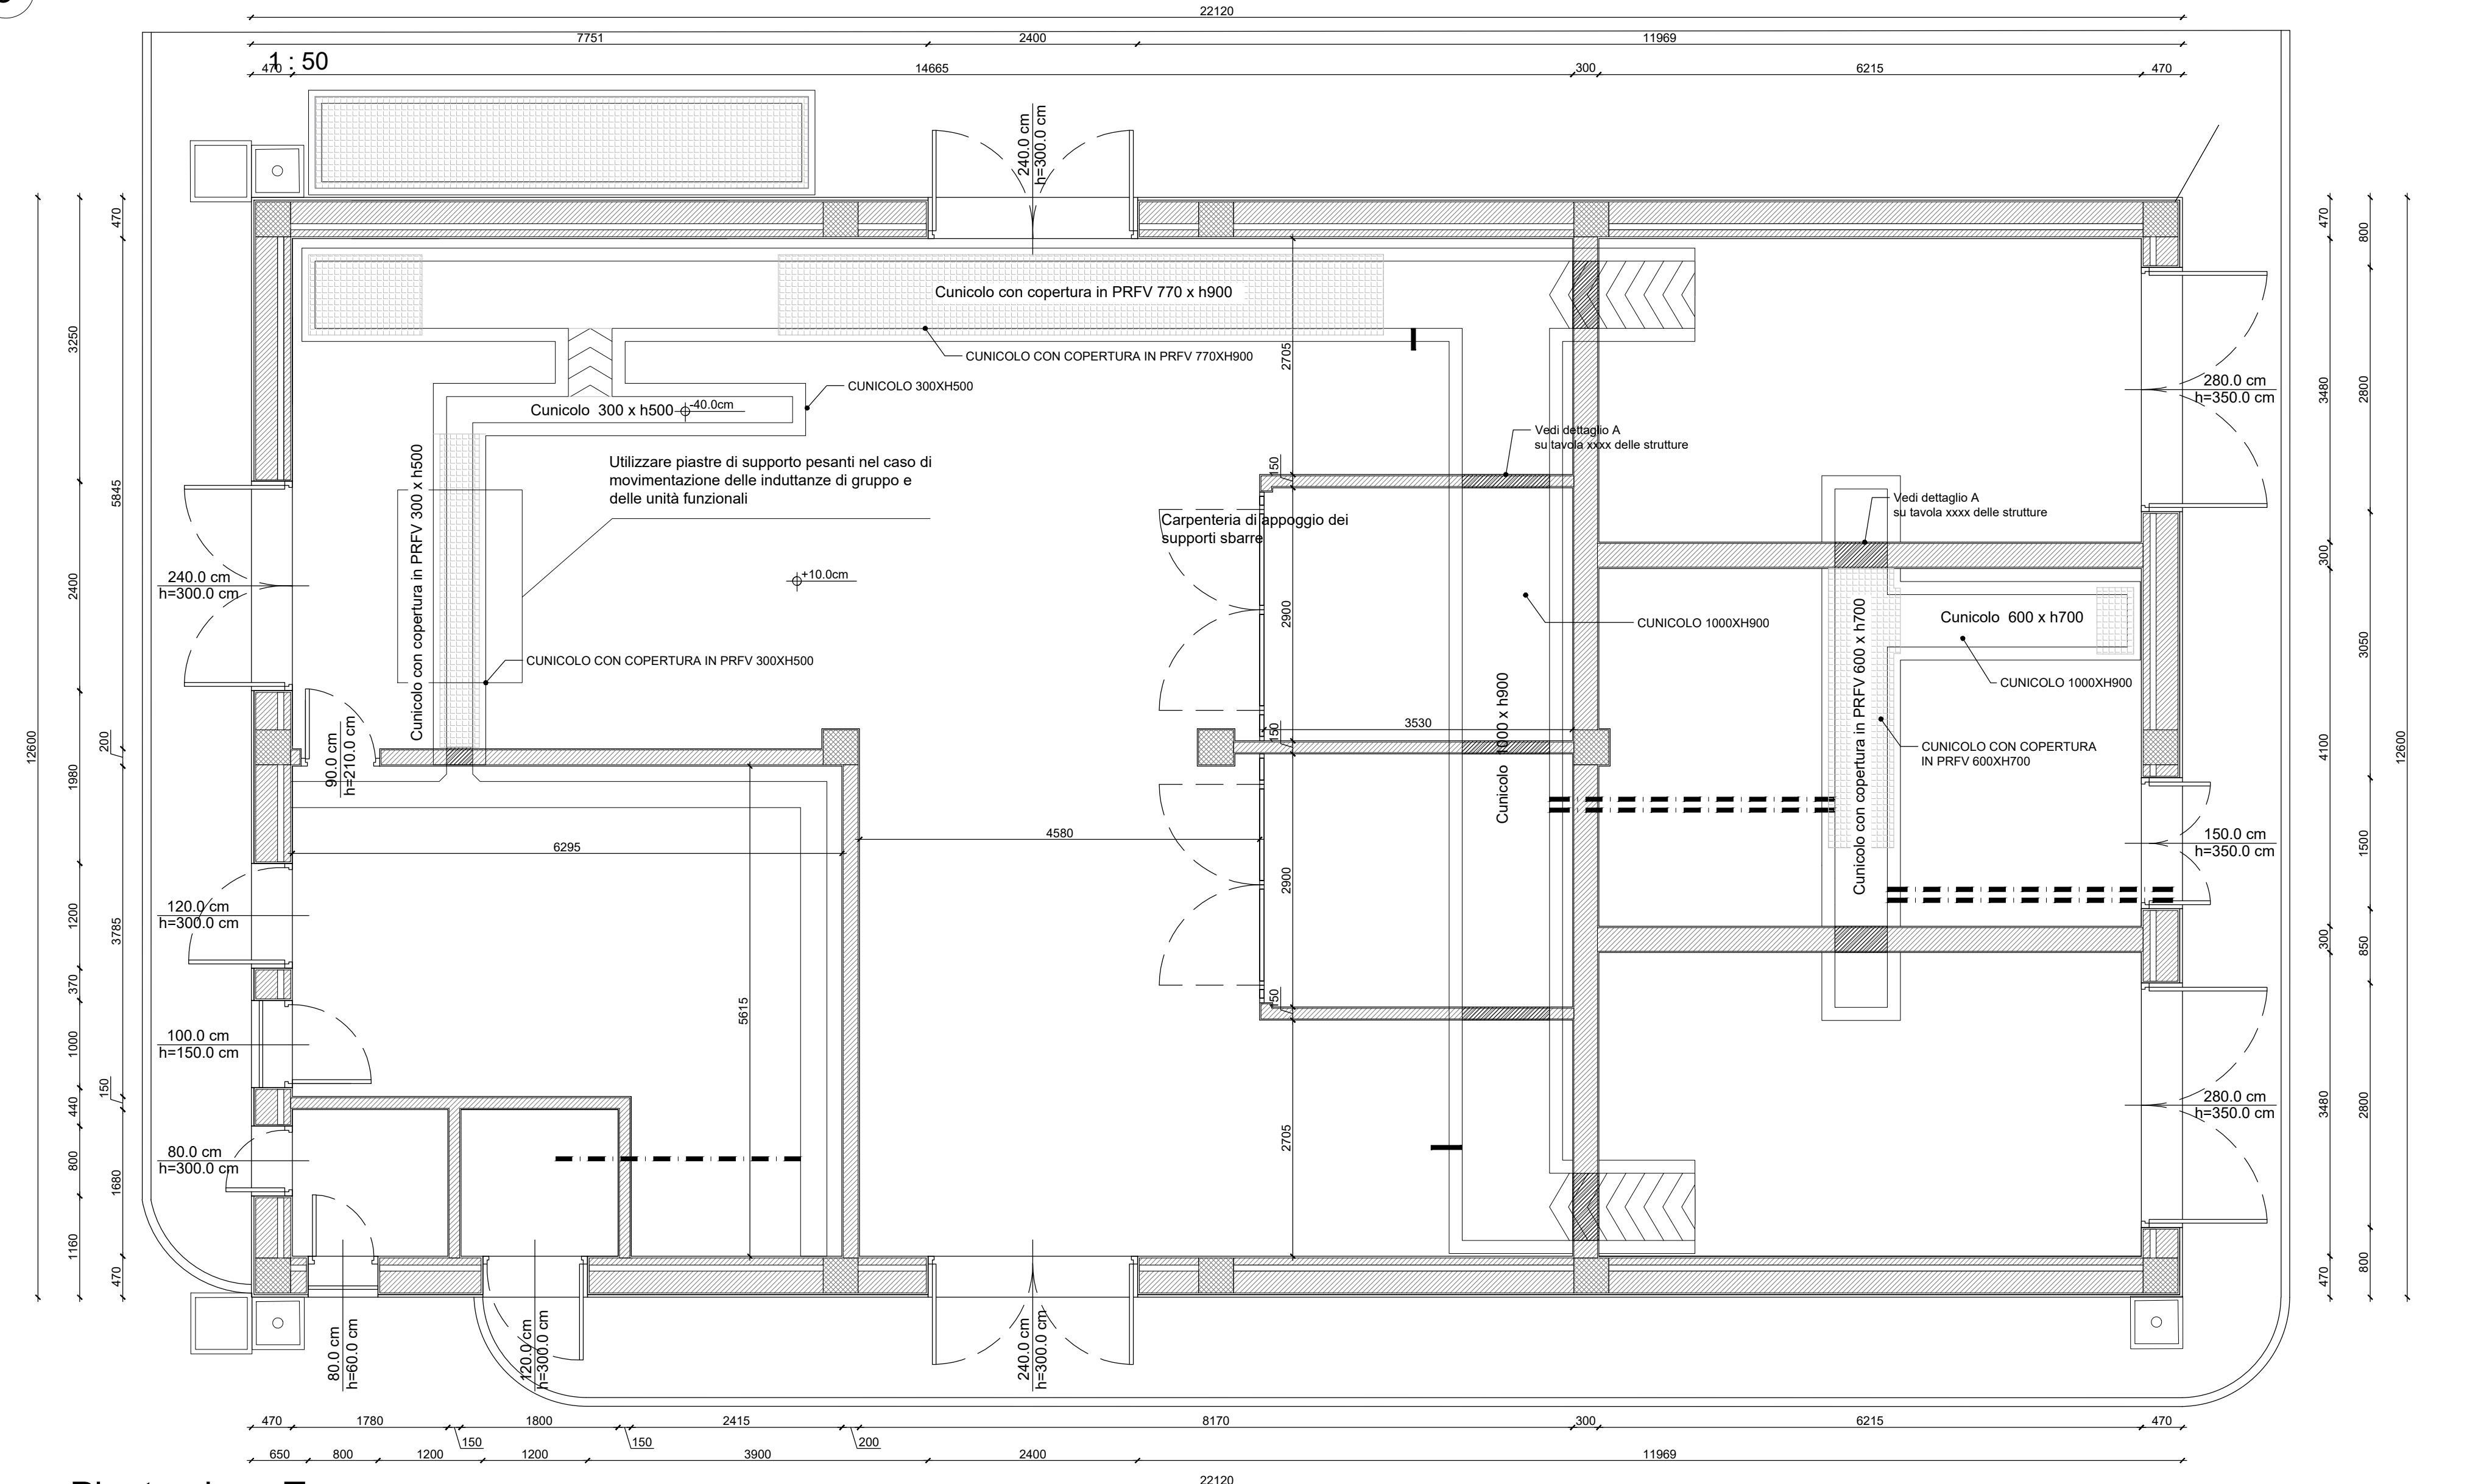

1 Pianta piano Terra
1 : 50

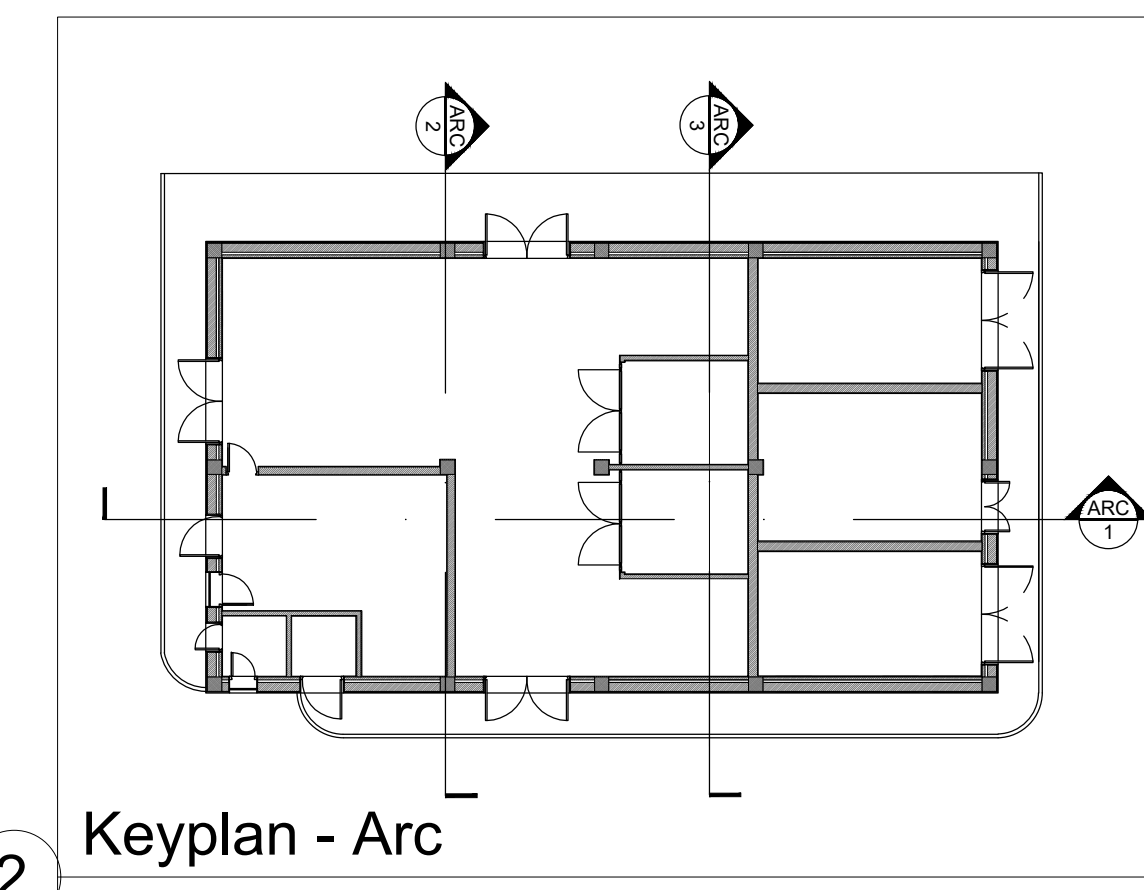

2 Keyplan - Arc
1 : 200

Documenti di Riferimento Civili	
Nome della tavola	Numero della tavola
Fabbricato SSE Caldonazzo - Pianta Fondazioni	I00700EZZPBFA0200001A
Fabbricato SSE Caldonazzo - Armatura fondazioni	I00700EZZB8BFA0200001A
Fabbricato SSE Caldonazzo - Pianta Elevazioni	I00700EZZPBFA0200002A
Fabbricato SSE Caldonazzo - Dettagli elevazione	I00700EZZPBFA0200003A
Fabbricato SSE Caldonazzo - Armatura pilastri	I00700EZZB8BFA0200002A
Fabbricato SSE Caldonazzo - Armatura travate	I00700EZZB8BFA0200003A
Fabbricato SSE Caldonazzo - Quote e caratteristiche ambienti	I00700EZZPBFA0200004A
Fabbricato SSE Caldonazzo - Architettonico	I00700EZZPBFA0200005A
Fabbricato SSE Caldonazzo - Prospetti	I00700EZZPBFA0200006A
Fabbricato SSE Caldonazzo - Abaco infissi	I00700EZZQXFA0200001A
Fabbricato SSE Caldonazzo - Abaco murature e pavimenti	I00700EZZQXFA0200002A

Note:
- Le quote sono espresse in millimetri se non espressamente indicato

COMMITTENTE

PROGETTAZIONE ESECUTIVA

PROGETTO ESECUTIVO

ELETRIFICAZIONE TRENTO - BASSANO DEL GRAPPA

LOTTO 1:
TRATTA TRENTO - BORGO VALSUGANA EST

8 - Trazione Elettrica - Sottostazioni Elettriche

8.3 - Sottostazione Elettrica Caldonazzo - SE02

Fabbricato SSE Caldonazzo - Architettonico

SCALA: 1:50

IL PROGETTISTA

Infranet srl - IFR
sede legale: Via Marsala, 41 - 00161 - Roma
PEC: Infranet.pro@legalmail.it
Codice Fiscale e P. IVA: 09995550484

COMMESSA	LOTTO	FASE	ENTE	TIPO	DISCIPLINA	PROGR.	REV.
I007	00	E	ZZ	PB	FA0200	005	A

REV.	DESCRIZIONE	REDATTO	DATA	VERIFICATO	DATA	APPROVATO	DATA
A	EMISSIONE	M. CIVIERO	10/5/2024	A.TREFFILETTI	10/5/2024	P. RONDINONE	10/5/2024