
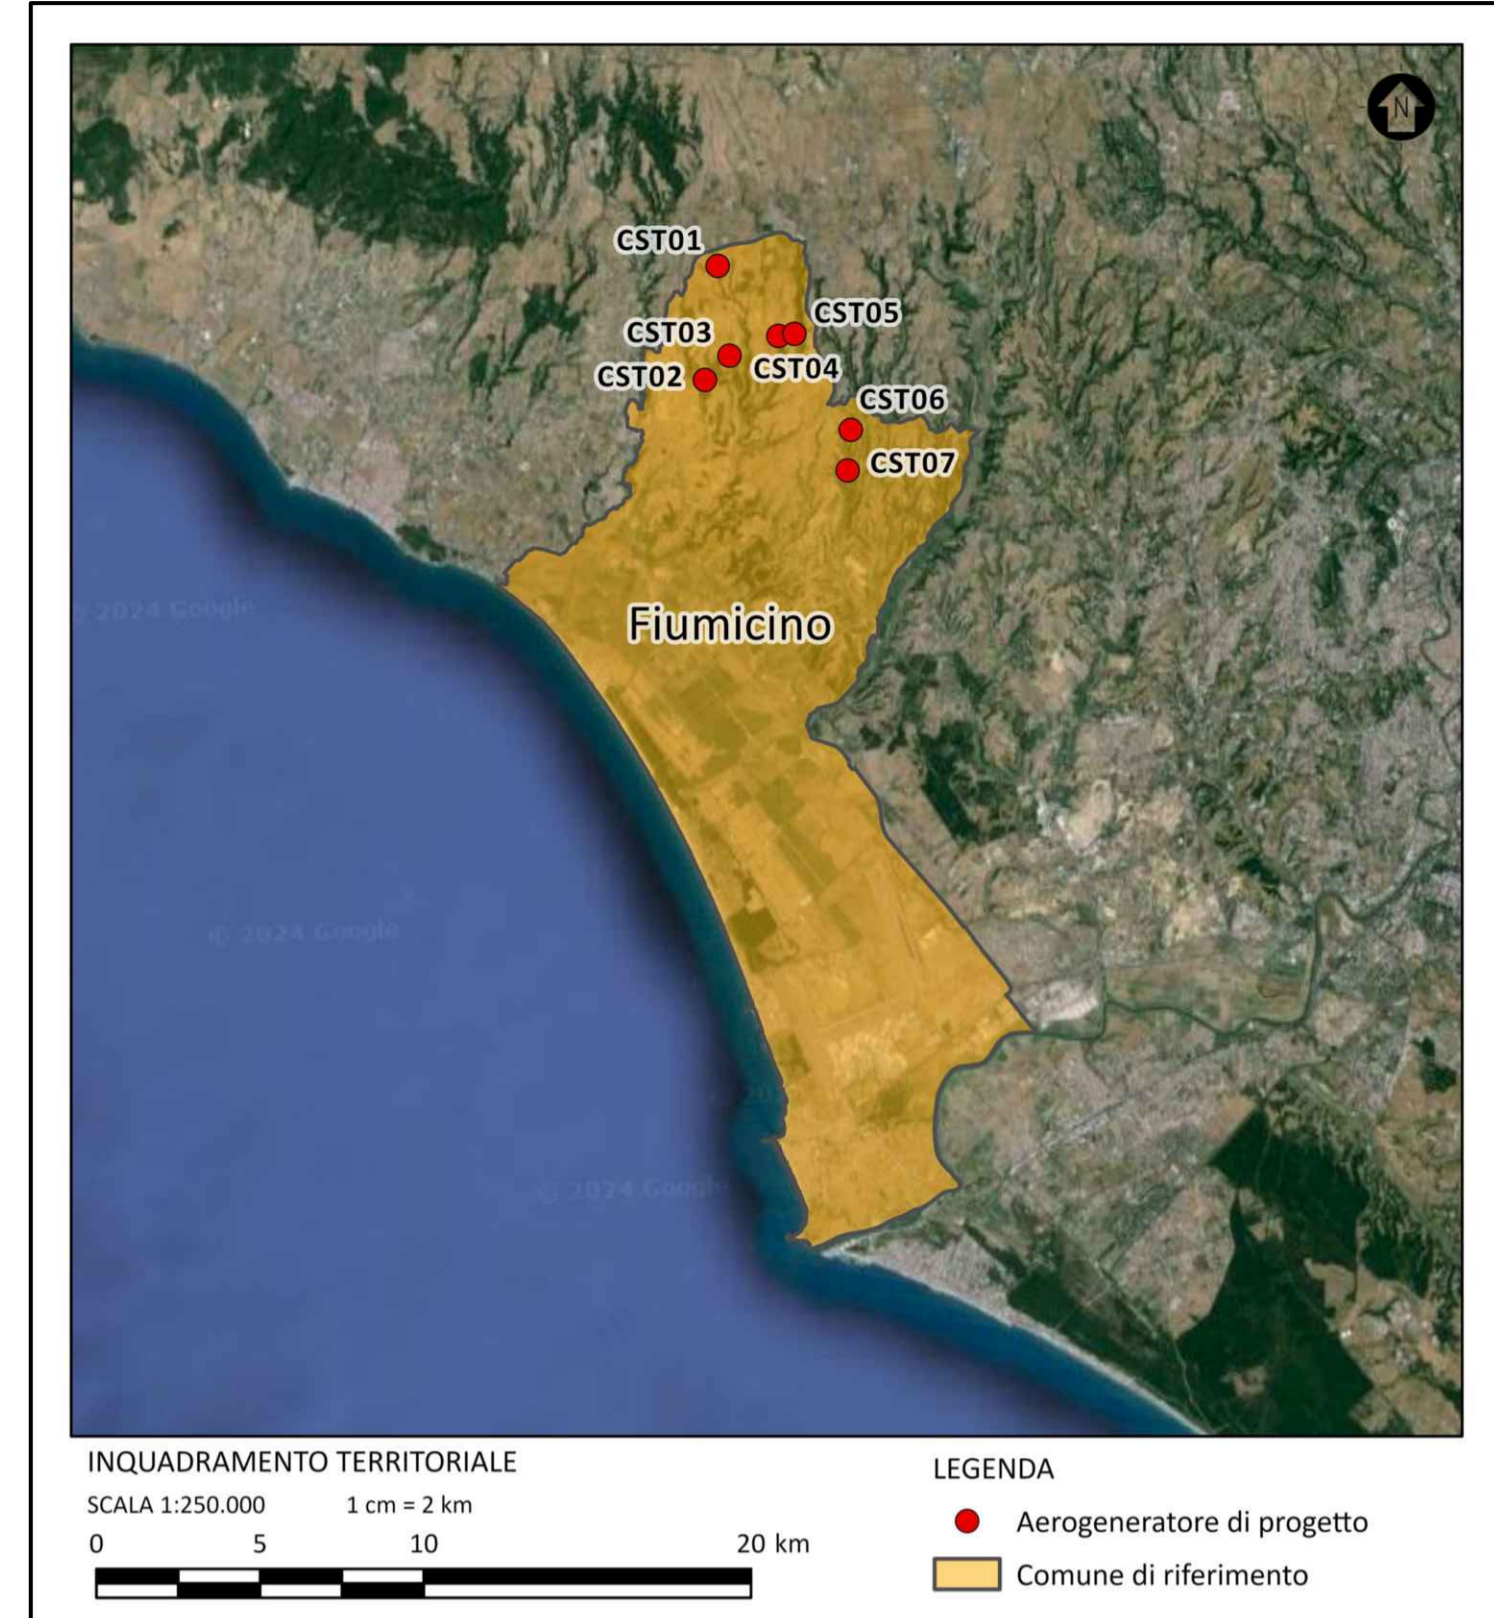
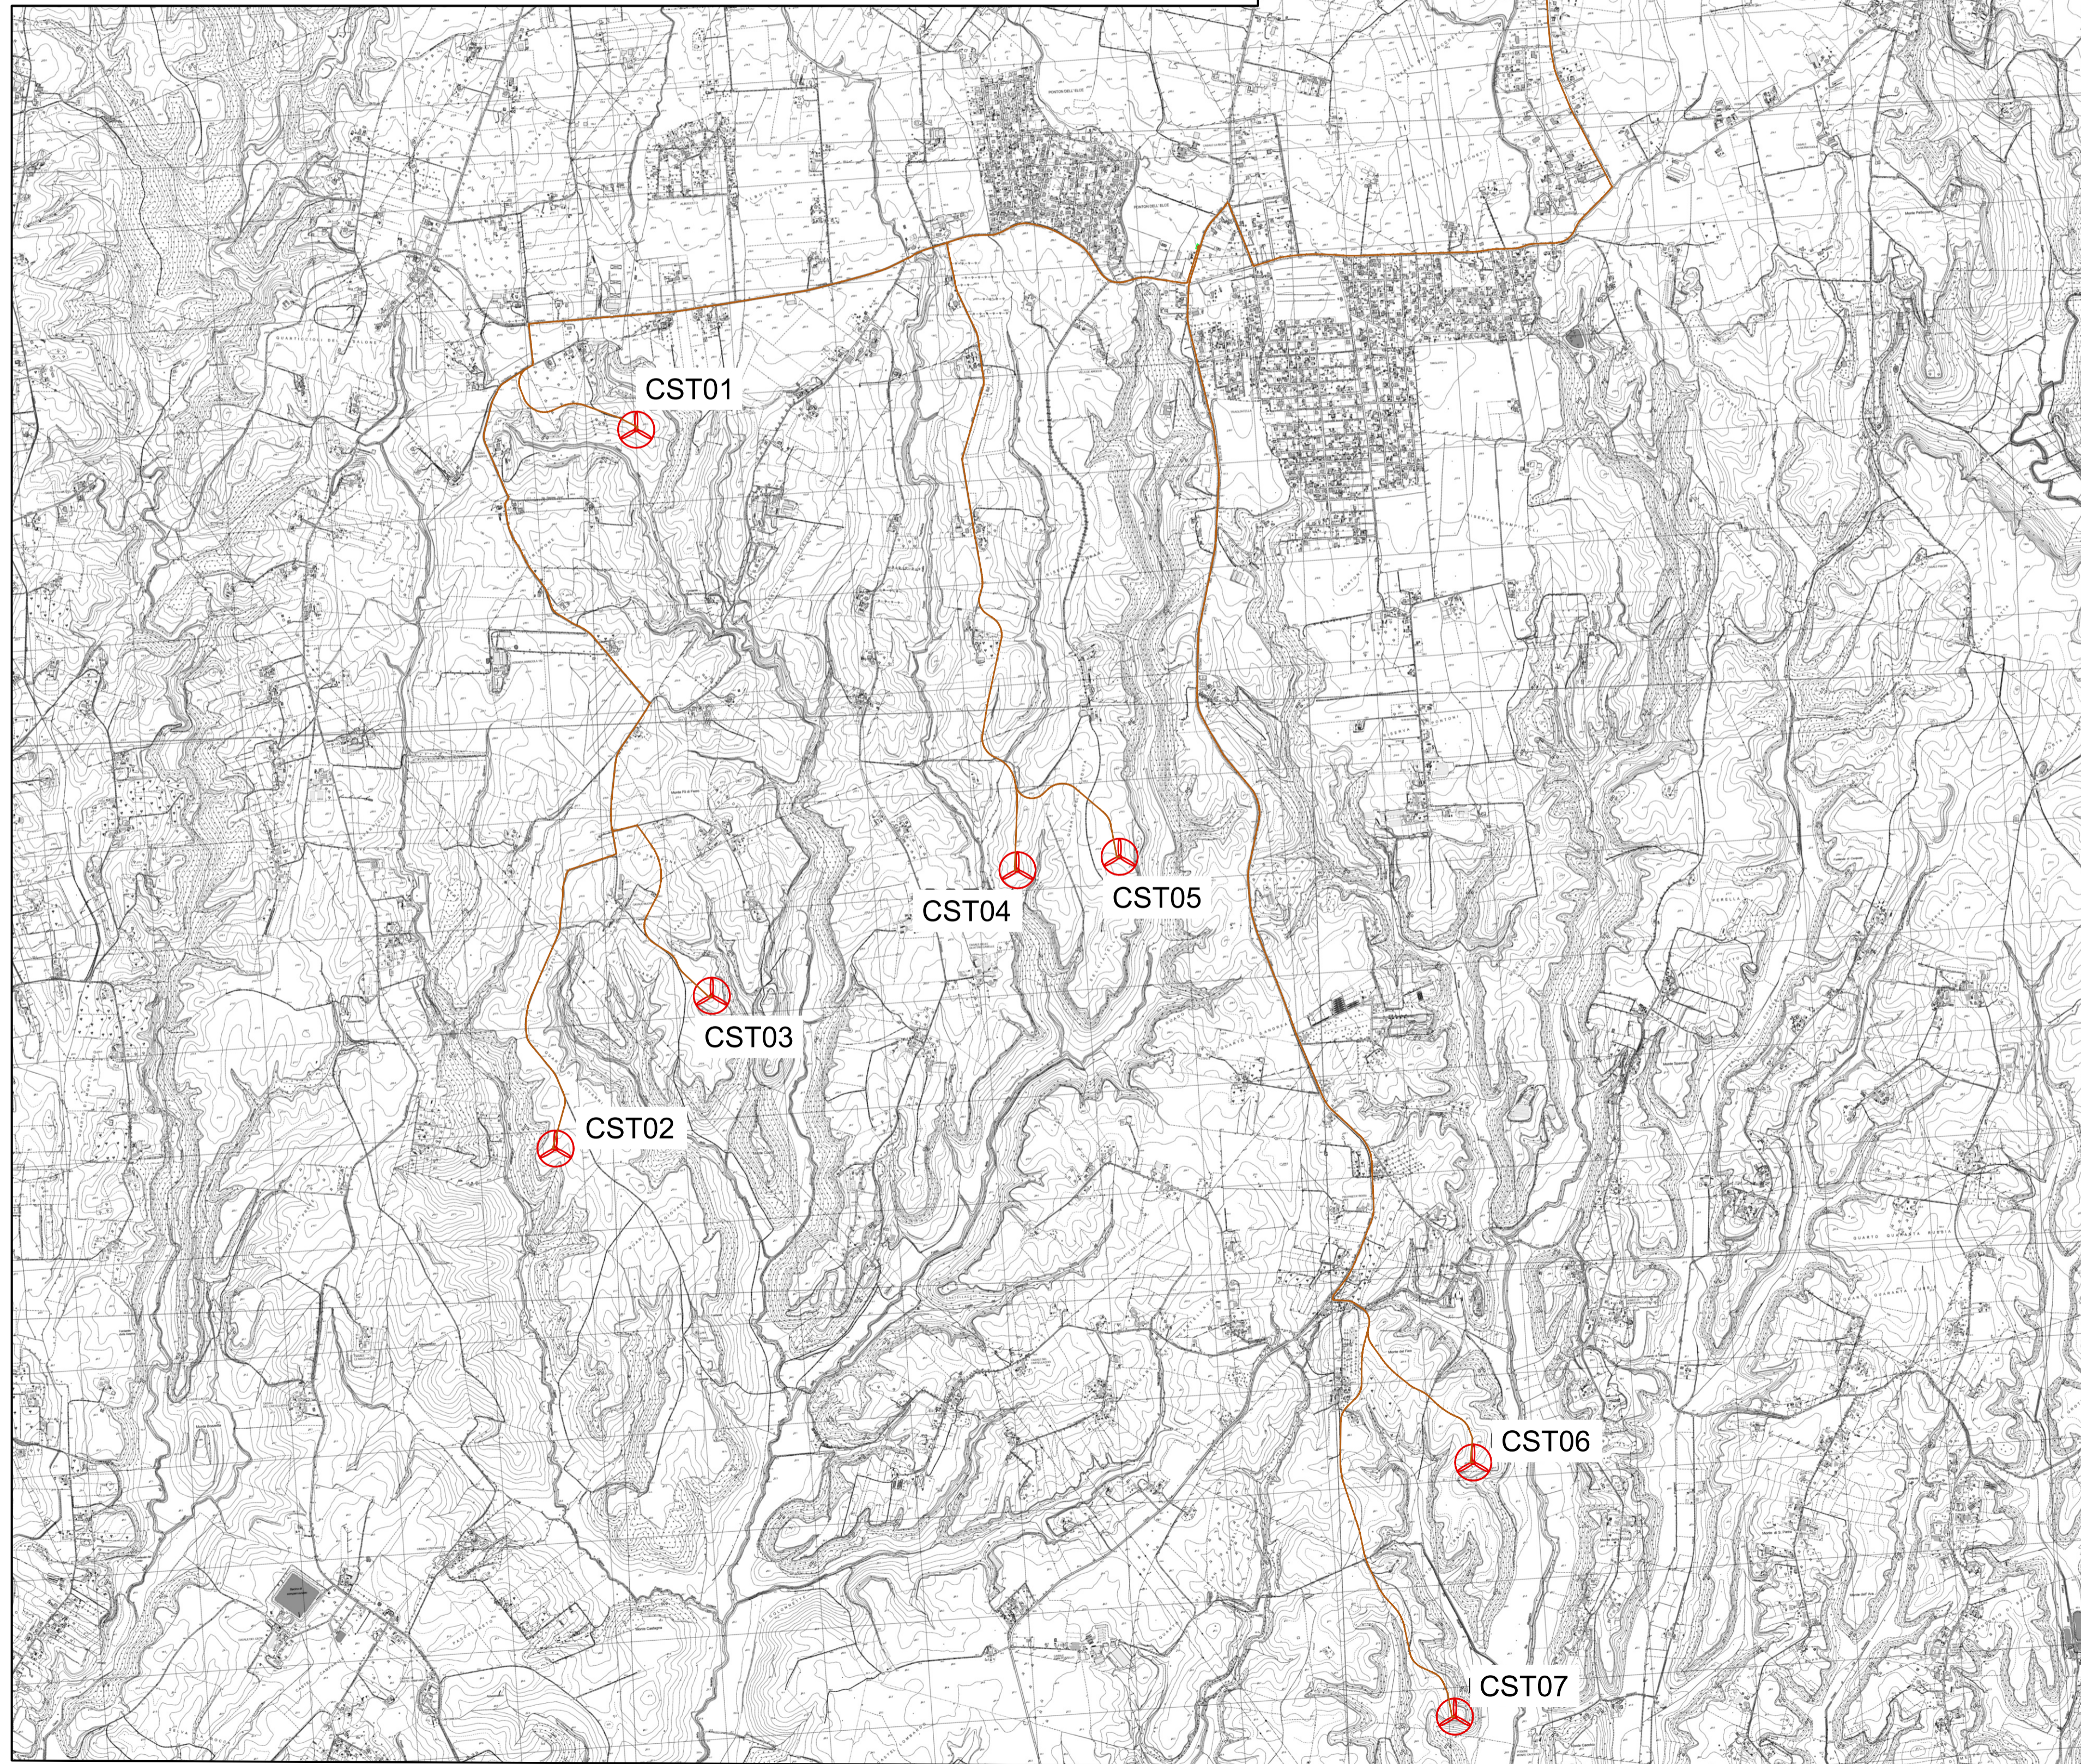


TIPICO FONDAZIONE AEROGENERATORE

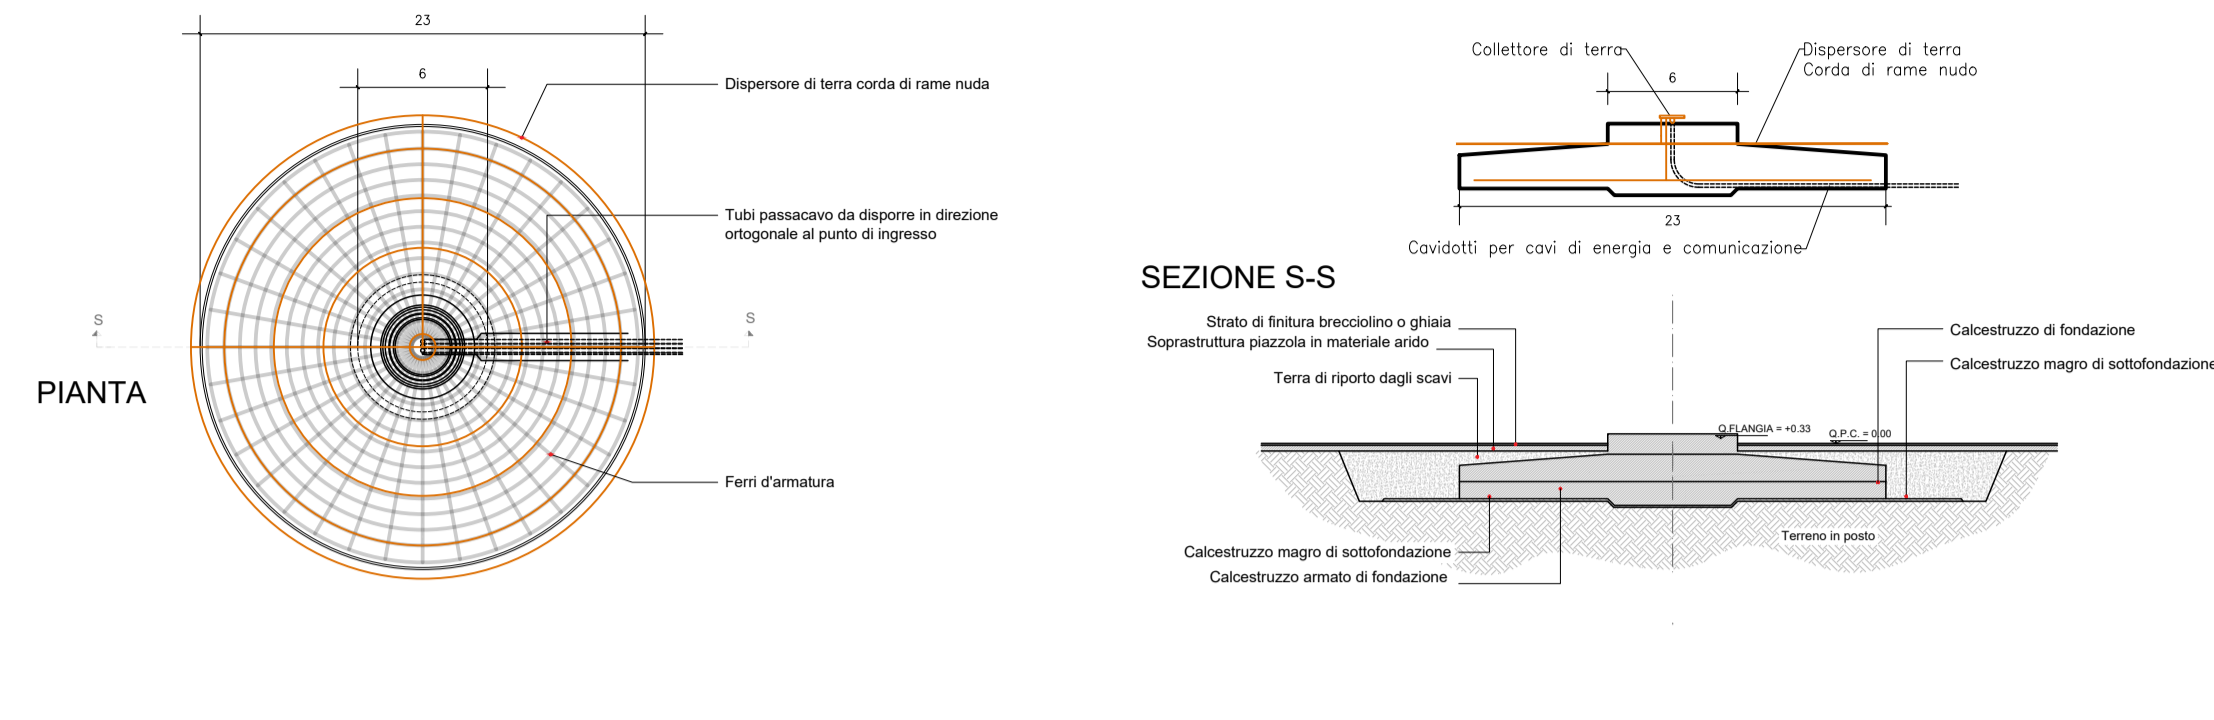




LEGENDA

	AREA DI PROPRIETA'		CONTAINER MAGAZZINO
	RECINZIONE		CONTAINER UFFICIO/CONTROLLO IMPIANTO
	FASCIA DI MITIGAZIONE		ASSEMBLATO BATTERIE
	PERCORSO ANTINCENDIO		TRASFORMATORE ISOLA BESS
	ACCESSO AREA IMPIANTO		SISTEMA DI CONTROLLO
	GRUPPO ELETTROGENO 150 KV		TRASFORMATORE AUX

0		MP	EL	LC	05/2024
REV.	DESCRIZIONE	DISEGN.	CONTROL.	APPROV.	DATA

		Montana S.p.A. Via Carlo Azeglio 6 20158 Milano Tel: +39025418873 Fax: +39025422890 www.montanaindustria.com Milano Padova Roma Salerno Napoli Bari Catania	
Committente: 		SKI W A4 S.R.L. Via Caradosso, 9 - 20123, Milano (MI) C.F. 12655760960	
Progettista: ING. LAURA CONTI iscritta all'Ordine degli Ingegneri della Provincia di Pavia al n. 3726			
Oggetto: WIND FARM "CASTELLACCIO" - IMPIANTO EOLICO DA 46,2 MW E SISTEMA DI ACCUMULO DA 18 MW Comune di Fiumicino (RM)			
Titolo: PLANIMETRIA RETE DI TERRA - IMPIANTO EOLICO			N. Tav. R15_T04.1
N. RI: 2800_S100_CST_PFT_R15_T04_REV0_LAYOUT IMPIANTO DI TERRA			Scala: 1:20.000
E' VIETATA LA RIPRODUZIONE DI QUESTO DOCUMENTO SENZA PREVENTIVA AUTORIZZAZIONE SCRITTA DELLA MONTANA SPA			

TIPOICO RETE DI TERRA ISOLA BESS

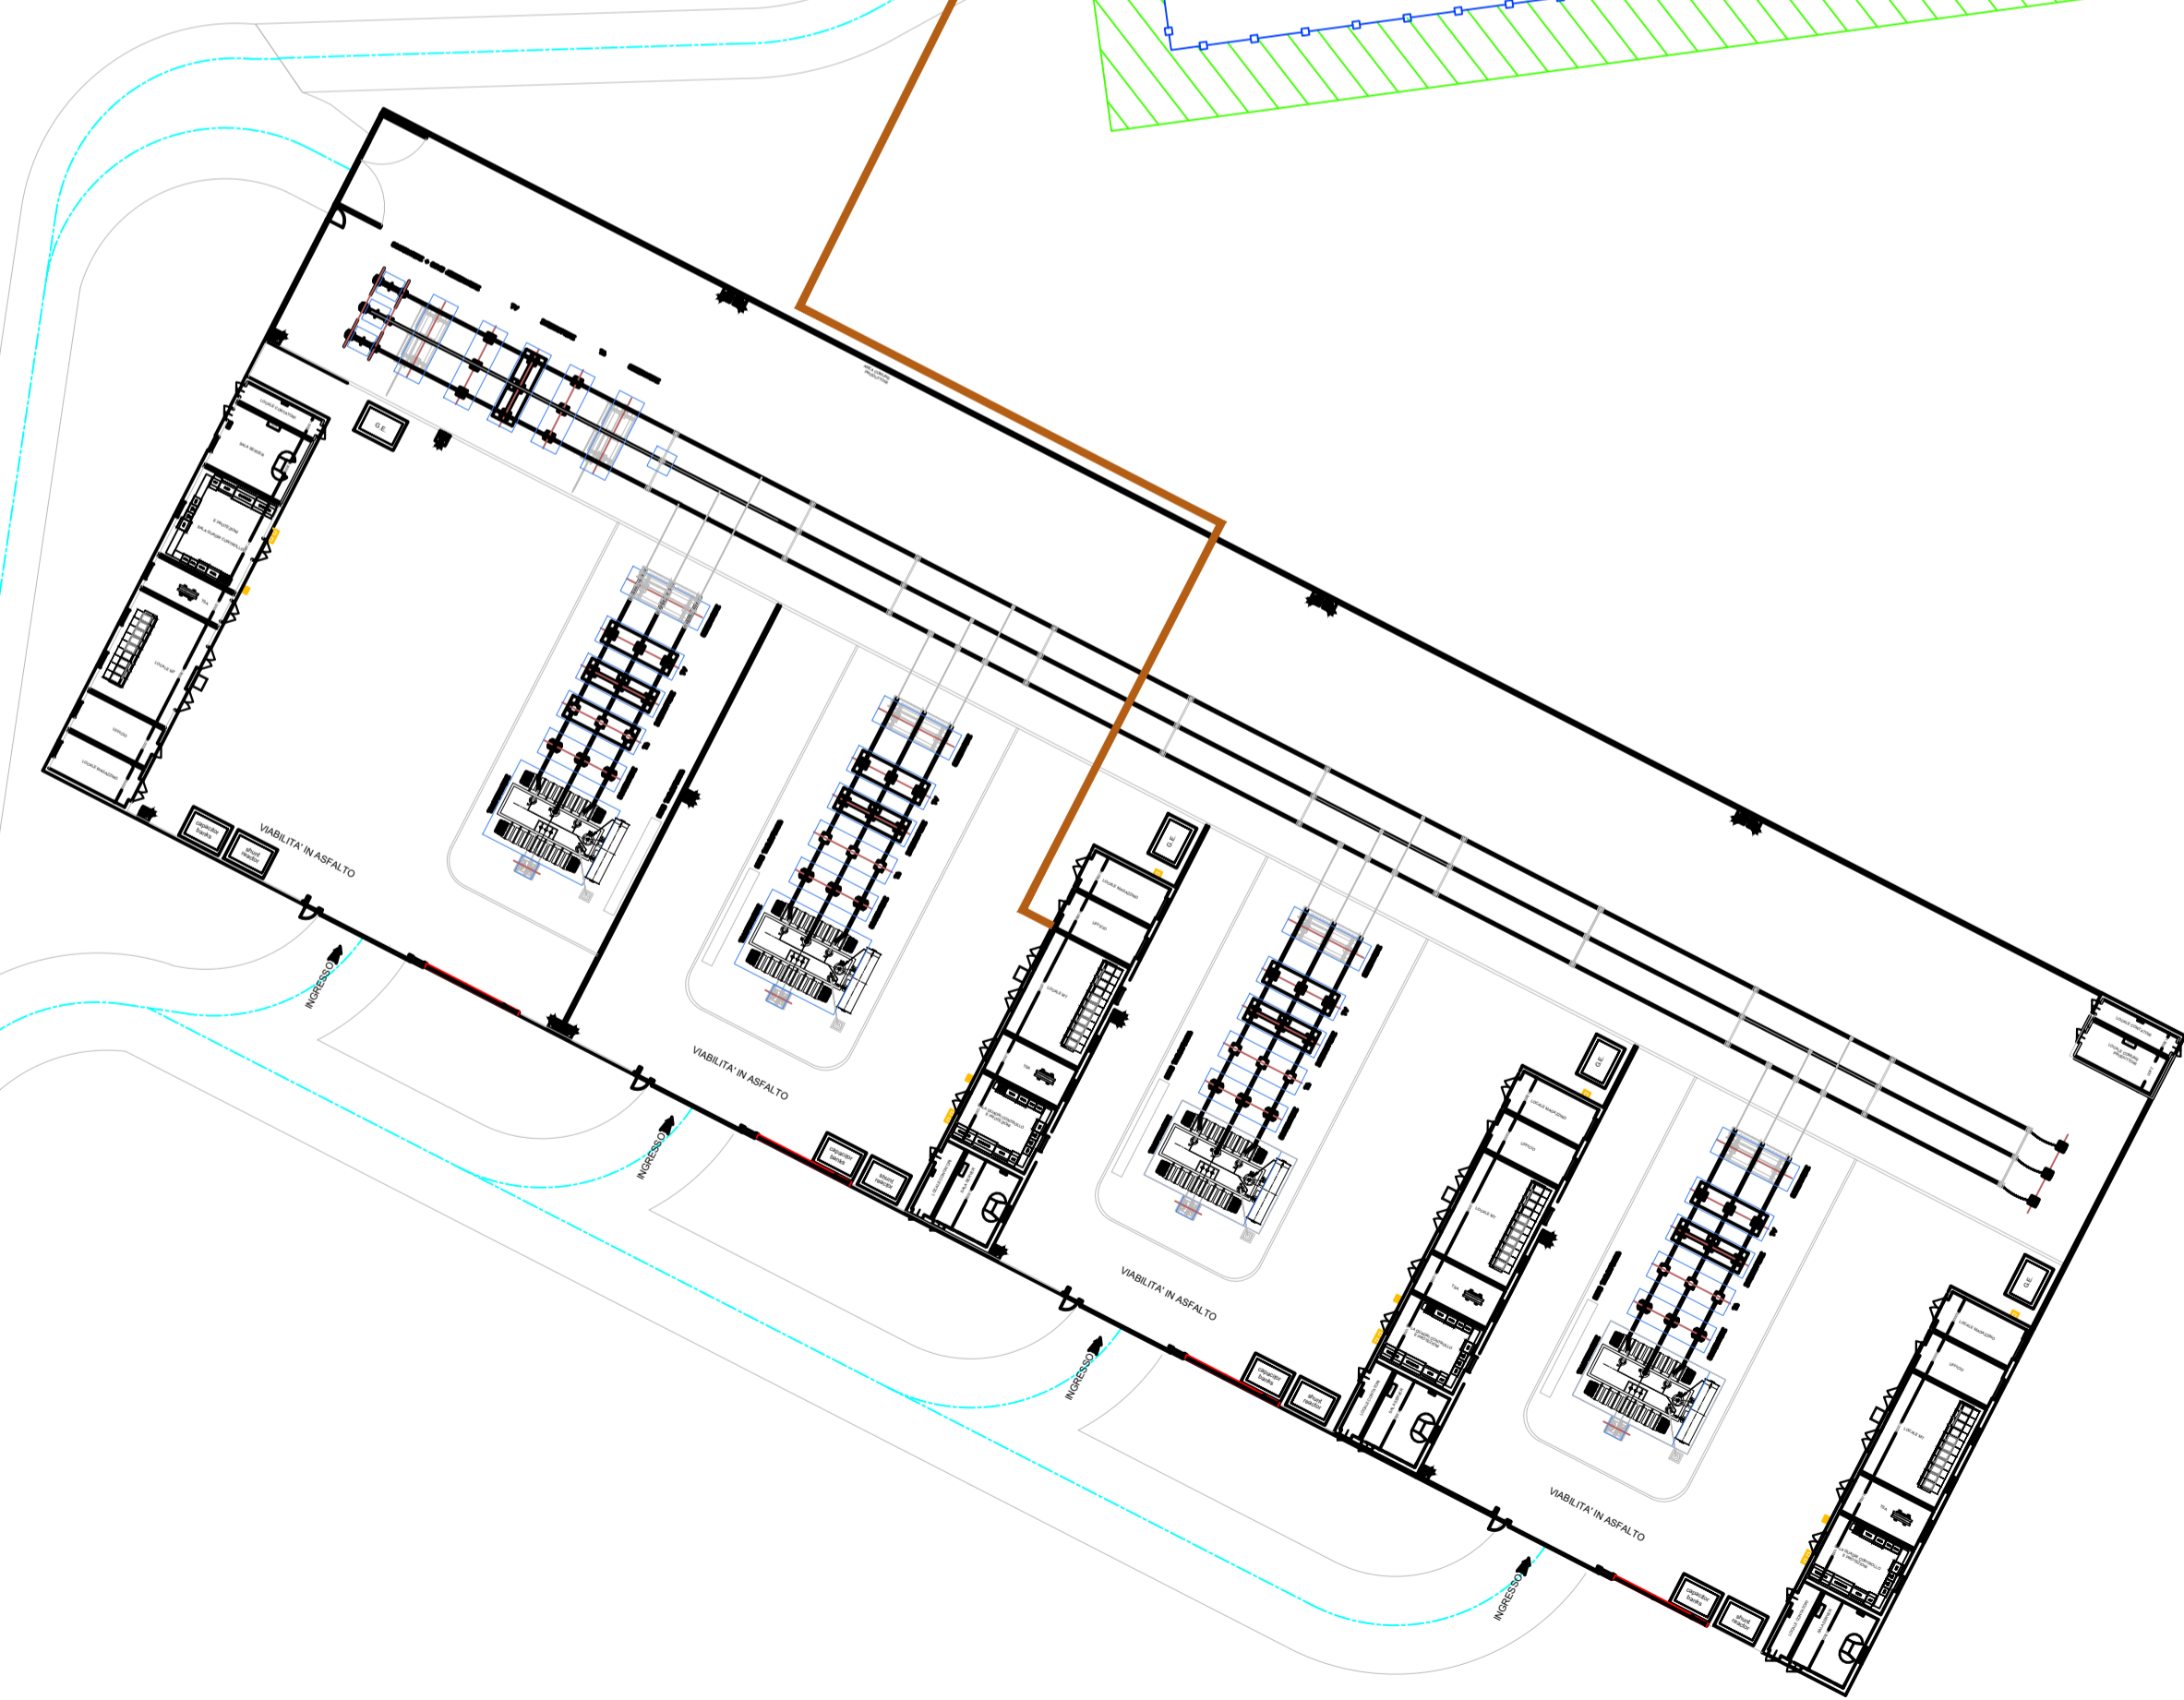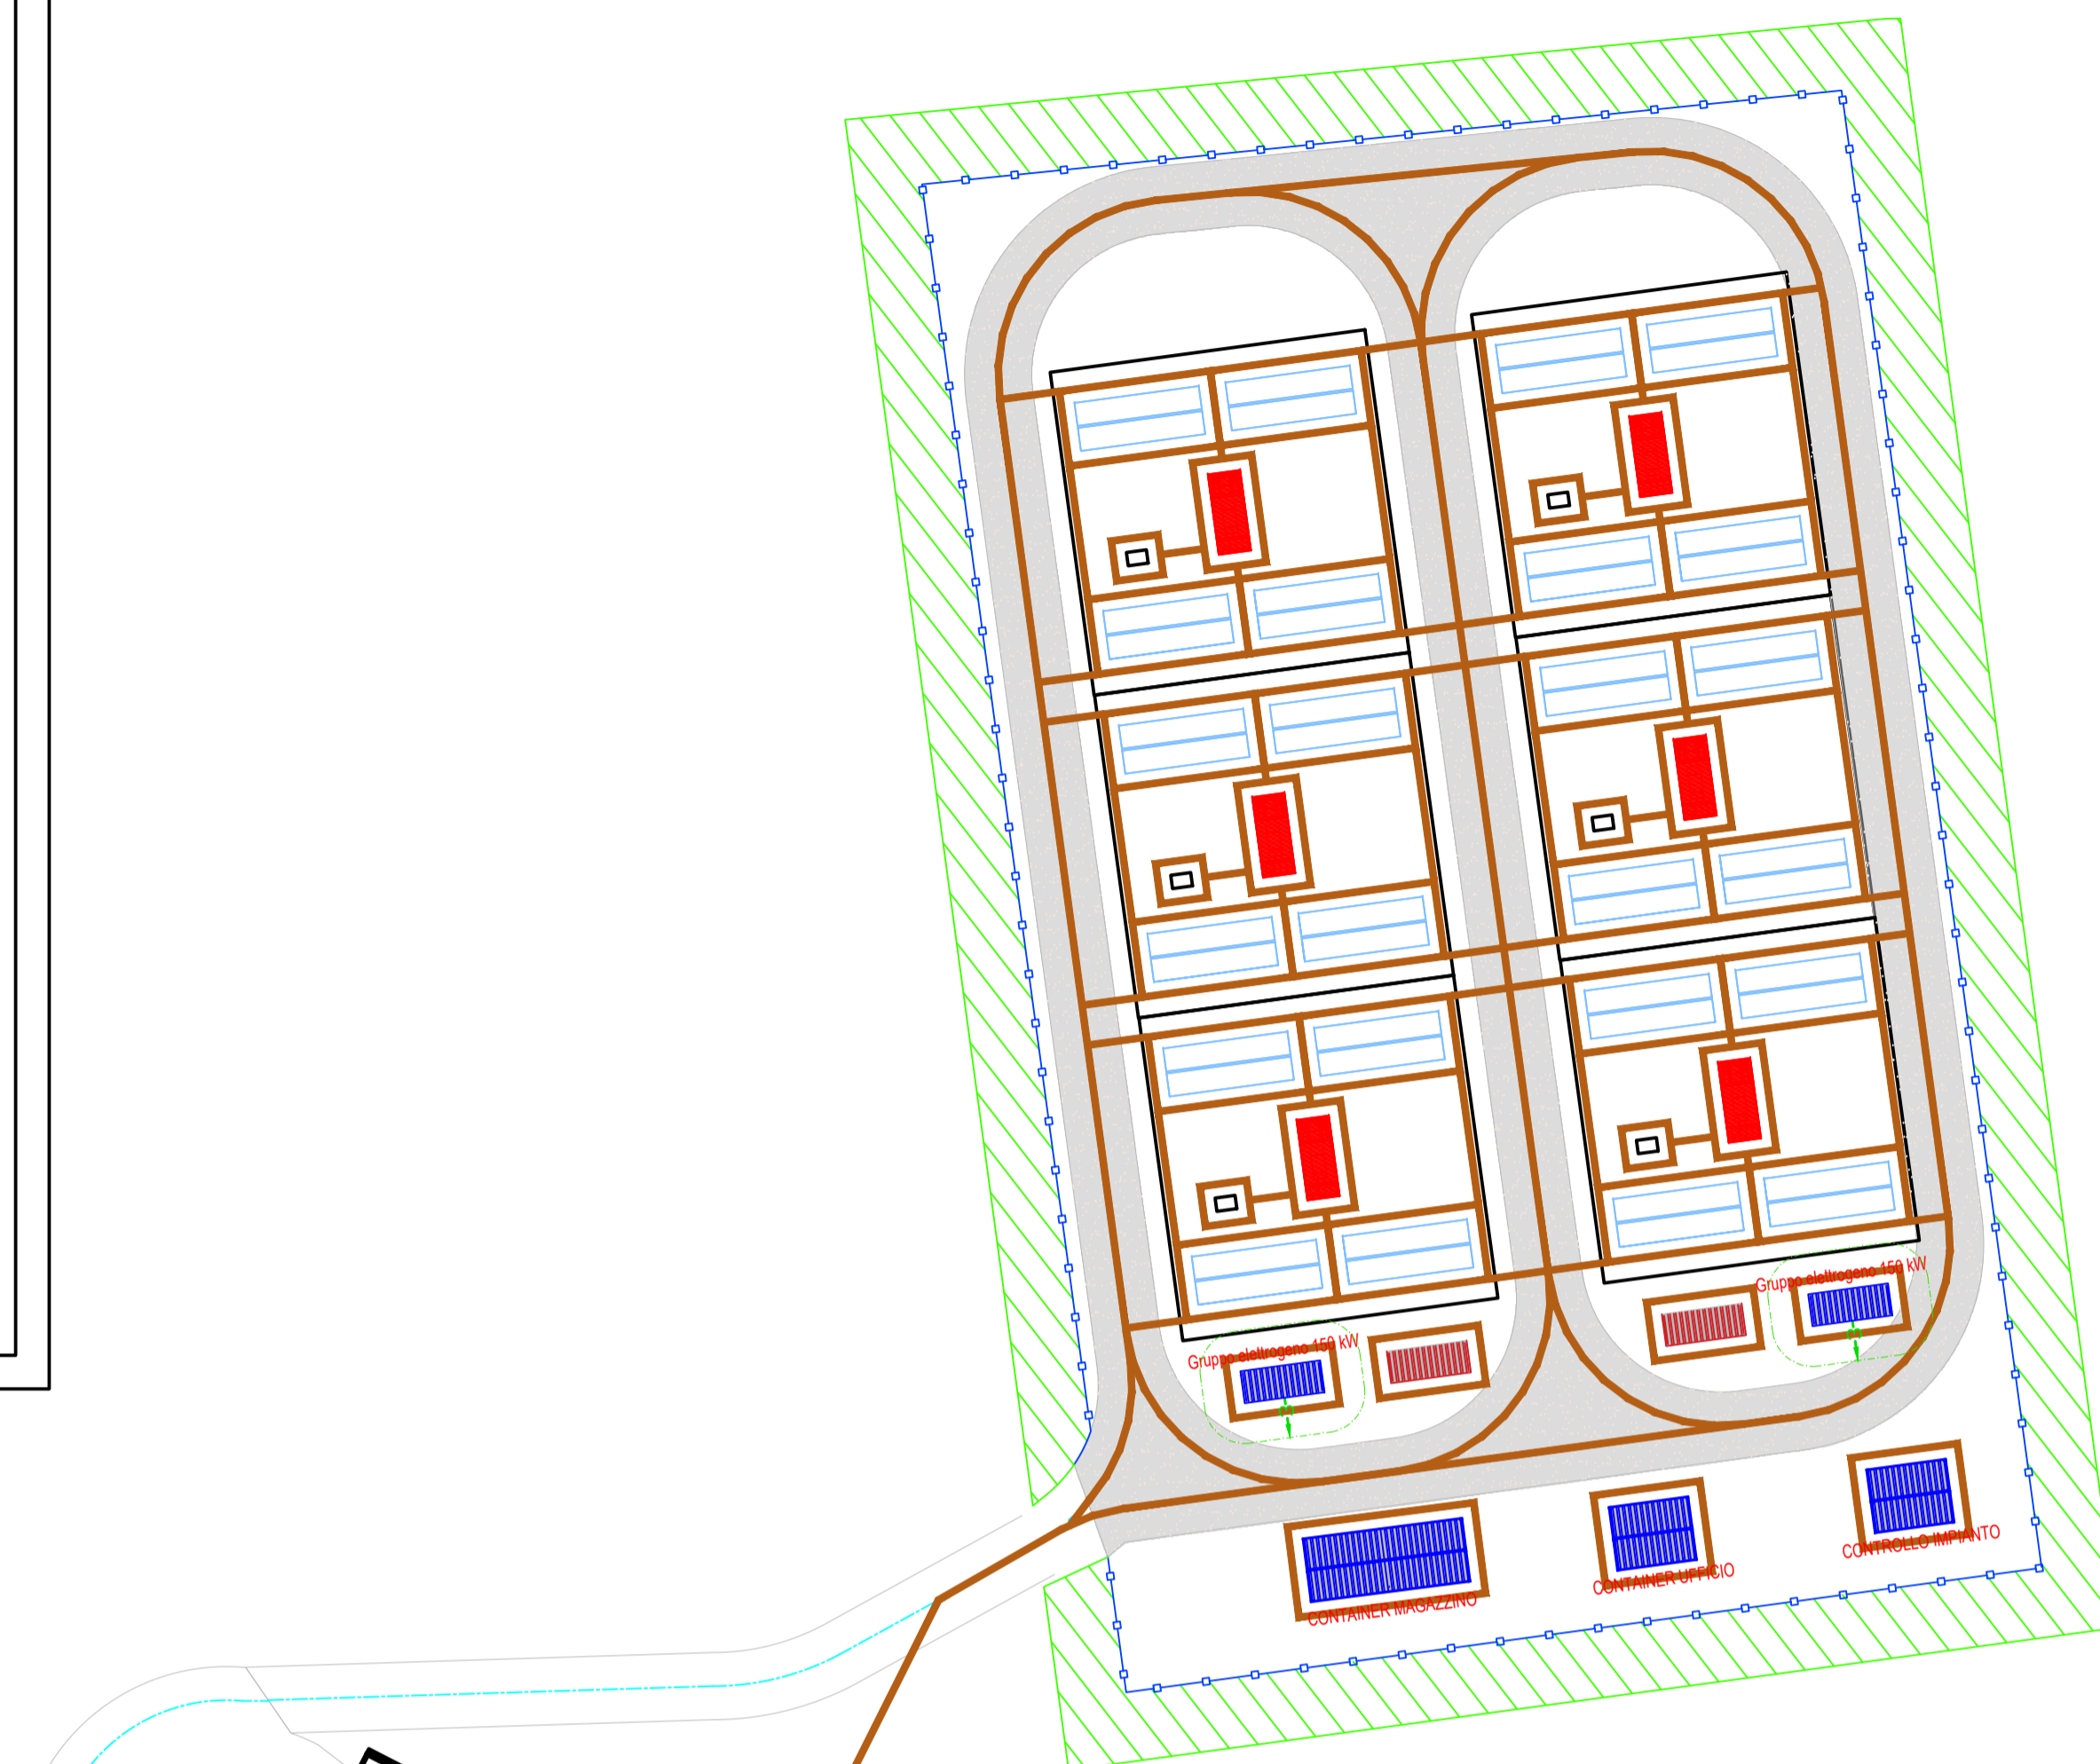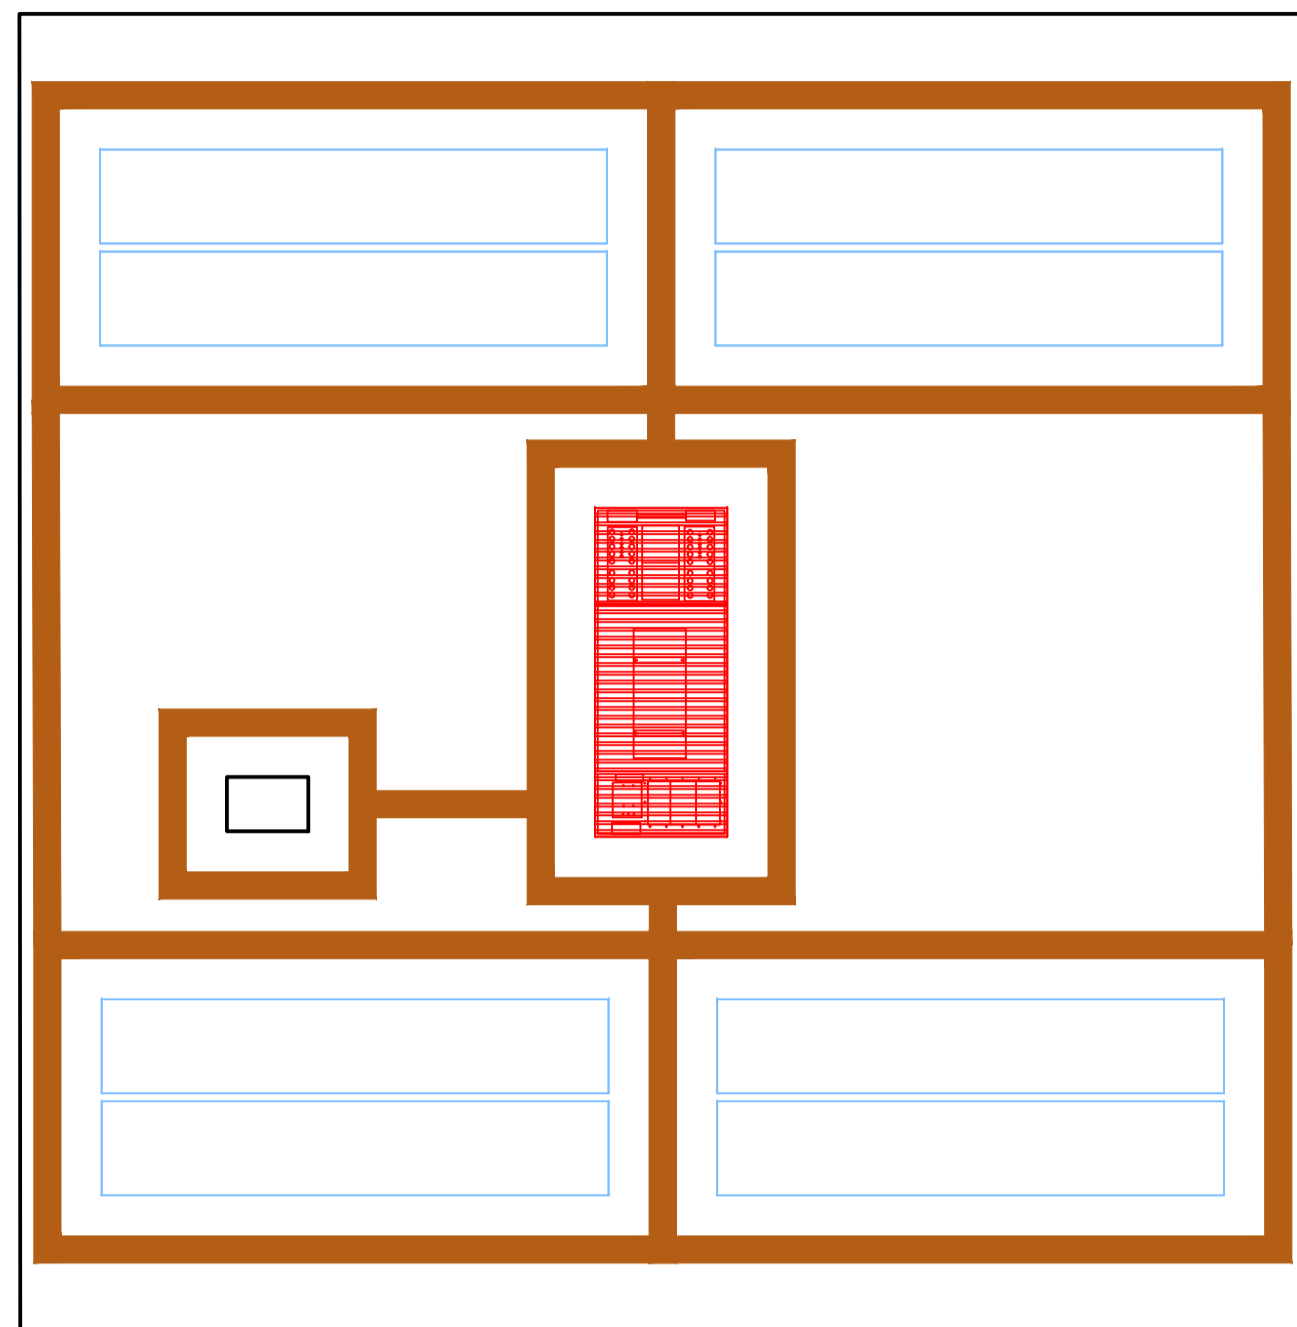

INQUADRAMENTO TERRITORIALE
 SCALA 1:250.000 1 cm = 2 km
 0 5 10 20 km

LEGENDA
 ● Aerogeneratore di progetto
 ■ Comune di riferimento

- LEGENDA**
- AREA DI PROPRIETA'
 - RECINZIONE
 - ▨ FASCIA DI MITIGAZIONE
 - ▨ PERCORSO ANTINCENDIO
 - ➔ ACCESSO AREA IMPIANTO
 - GRUPPO ELETTROGENO 150 KV
 - CONTAINER MAGAZZINO
 - CONTAINER UFFICIO/CONTROLLO IMPIANTO
 - ▭ ASSEMBLIATO BATTERIE
 - TRASFORMATORE ISOLA BESS
 - SISTEMA DI CONTROLLO
 - TRASFORMATORE AUX

REV.	DESCRIZIONE	DESIGN.	CONTROL.	APPROV.	DATA
0		MP	EL	LC	05/2024

Montana
 Via Caradosso, 9 - 20123, Milano (MI)
 C.F. 12655760960

Comittente: **Statkraft**
 SKI W A4 S.R.L.
 Via Caradosso, 9 - 20123, Milano (MI)
 C.F. 12655760960

Progettista: **ING. LAURA CONTI**
 iscritta all'Ordine degli Ingegneri della Provincia di Pavia al n. 1726

Objetto: **WIND FARM "CASTELLACCIO" - IMPIANTO EOLICO DA 46,2 MW
 E SISTEMA DI ACCUMULO DA 18 MW
 Comune di Fiumicino (RM)**

Tavola: **PLANIMETRIA RETE DI TERRA - IMPIANTO BESS** N. Tav. **R15_T04.2**

N. Ril. 2800_S100_CST_PFE_R15_T04_REV0_LAYOUT IMPIANTO DI TERRA Scala 1:500

E' VIETATA LA RIPRODUZIONE DI QUESTO DOCUMENTO SENZA PREVENTIVA AUTORIZZAZIONE SCRITTA DELLA MONTANA SPA