

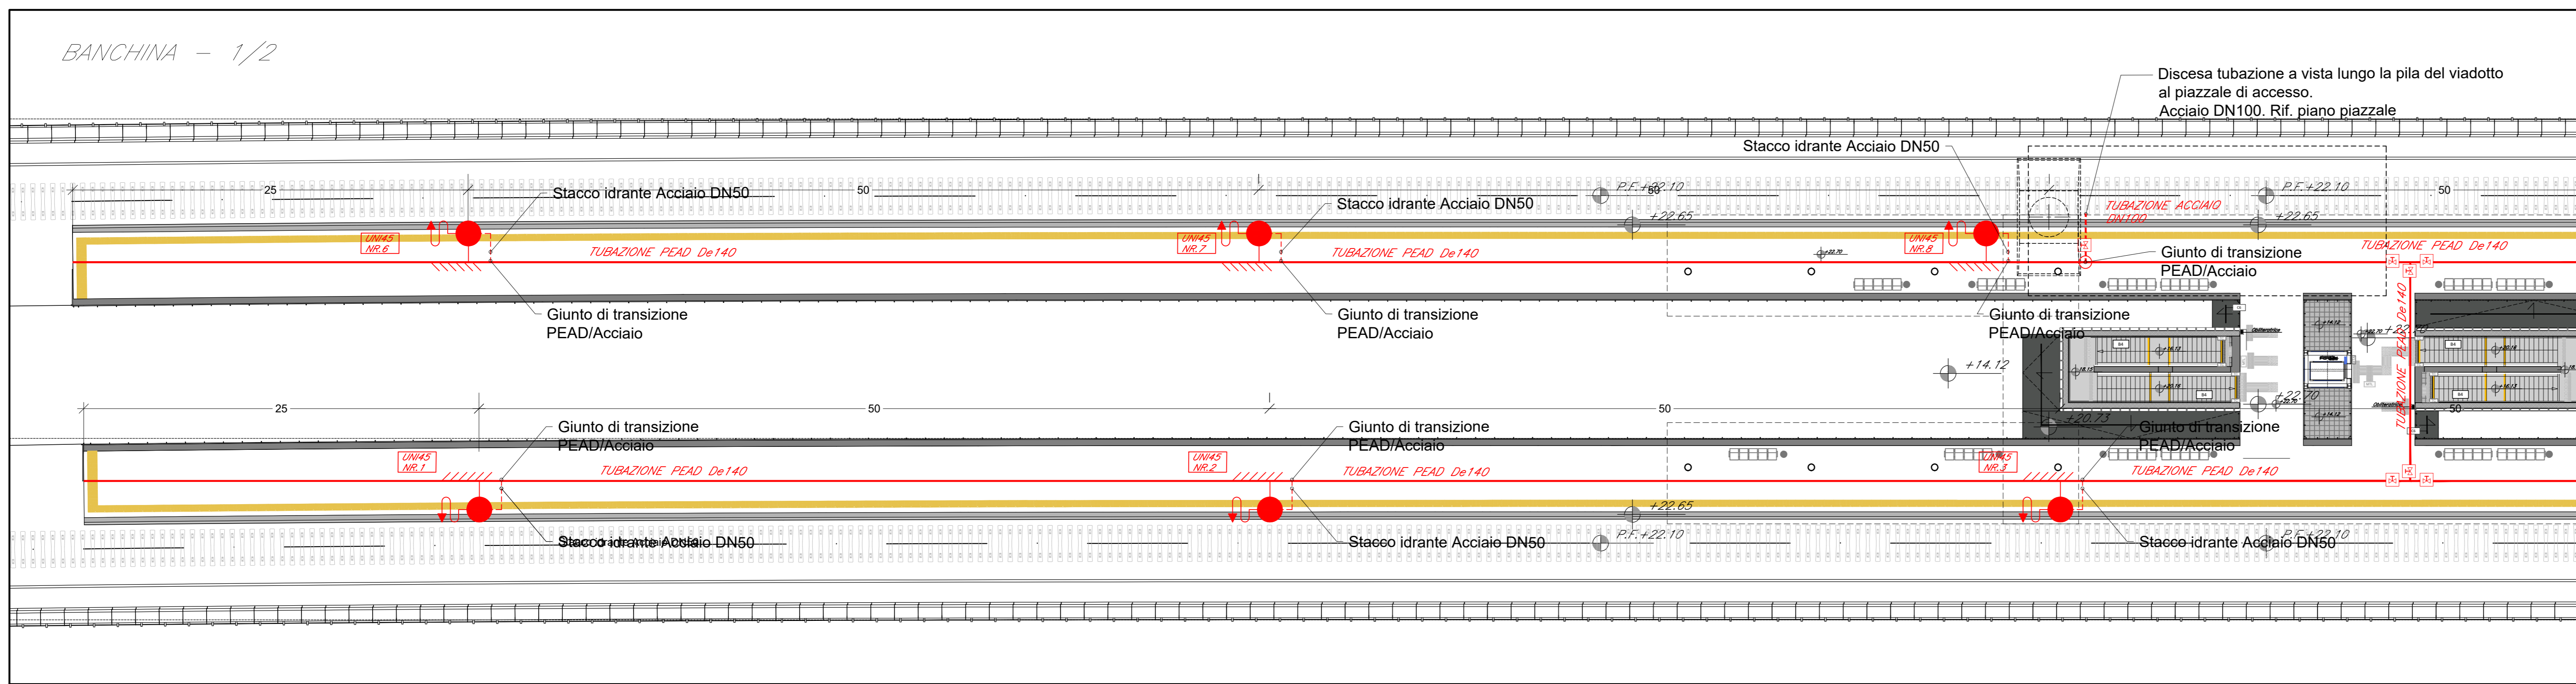
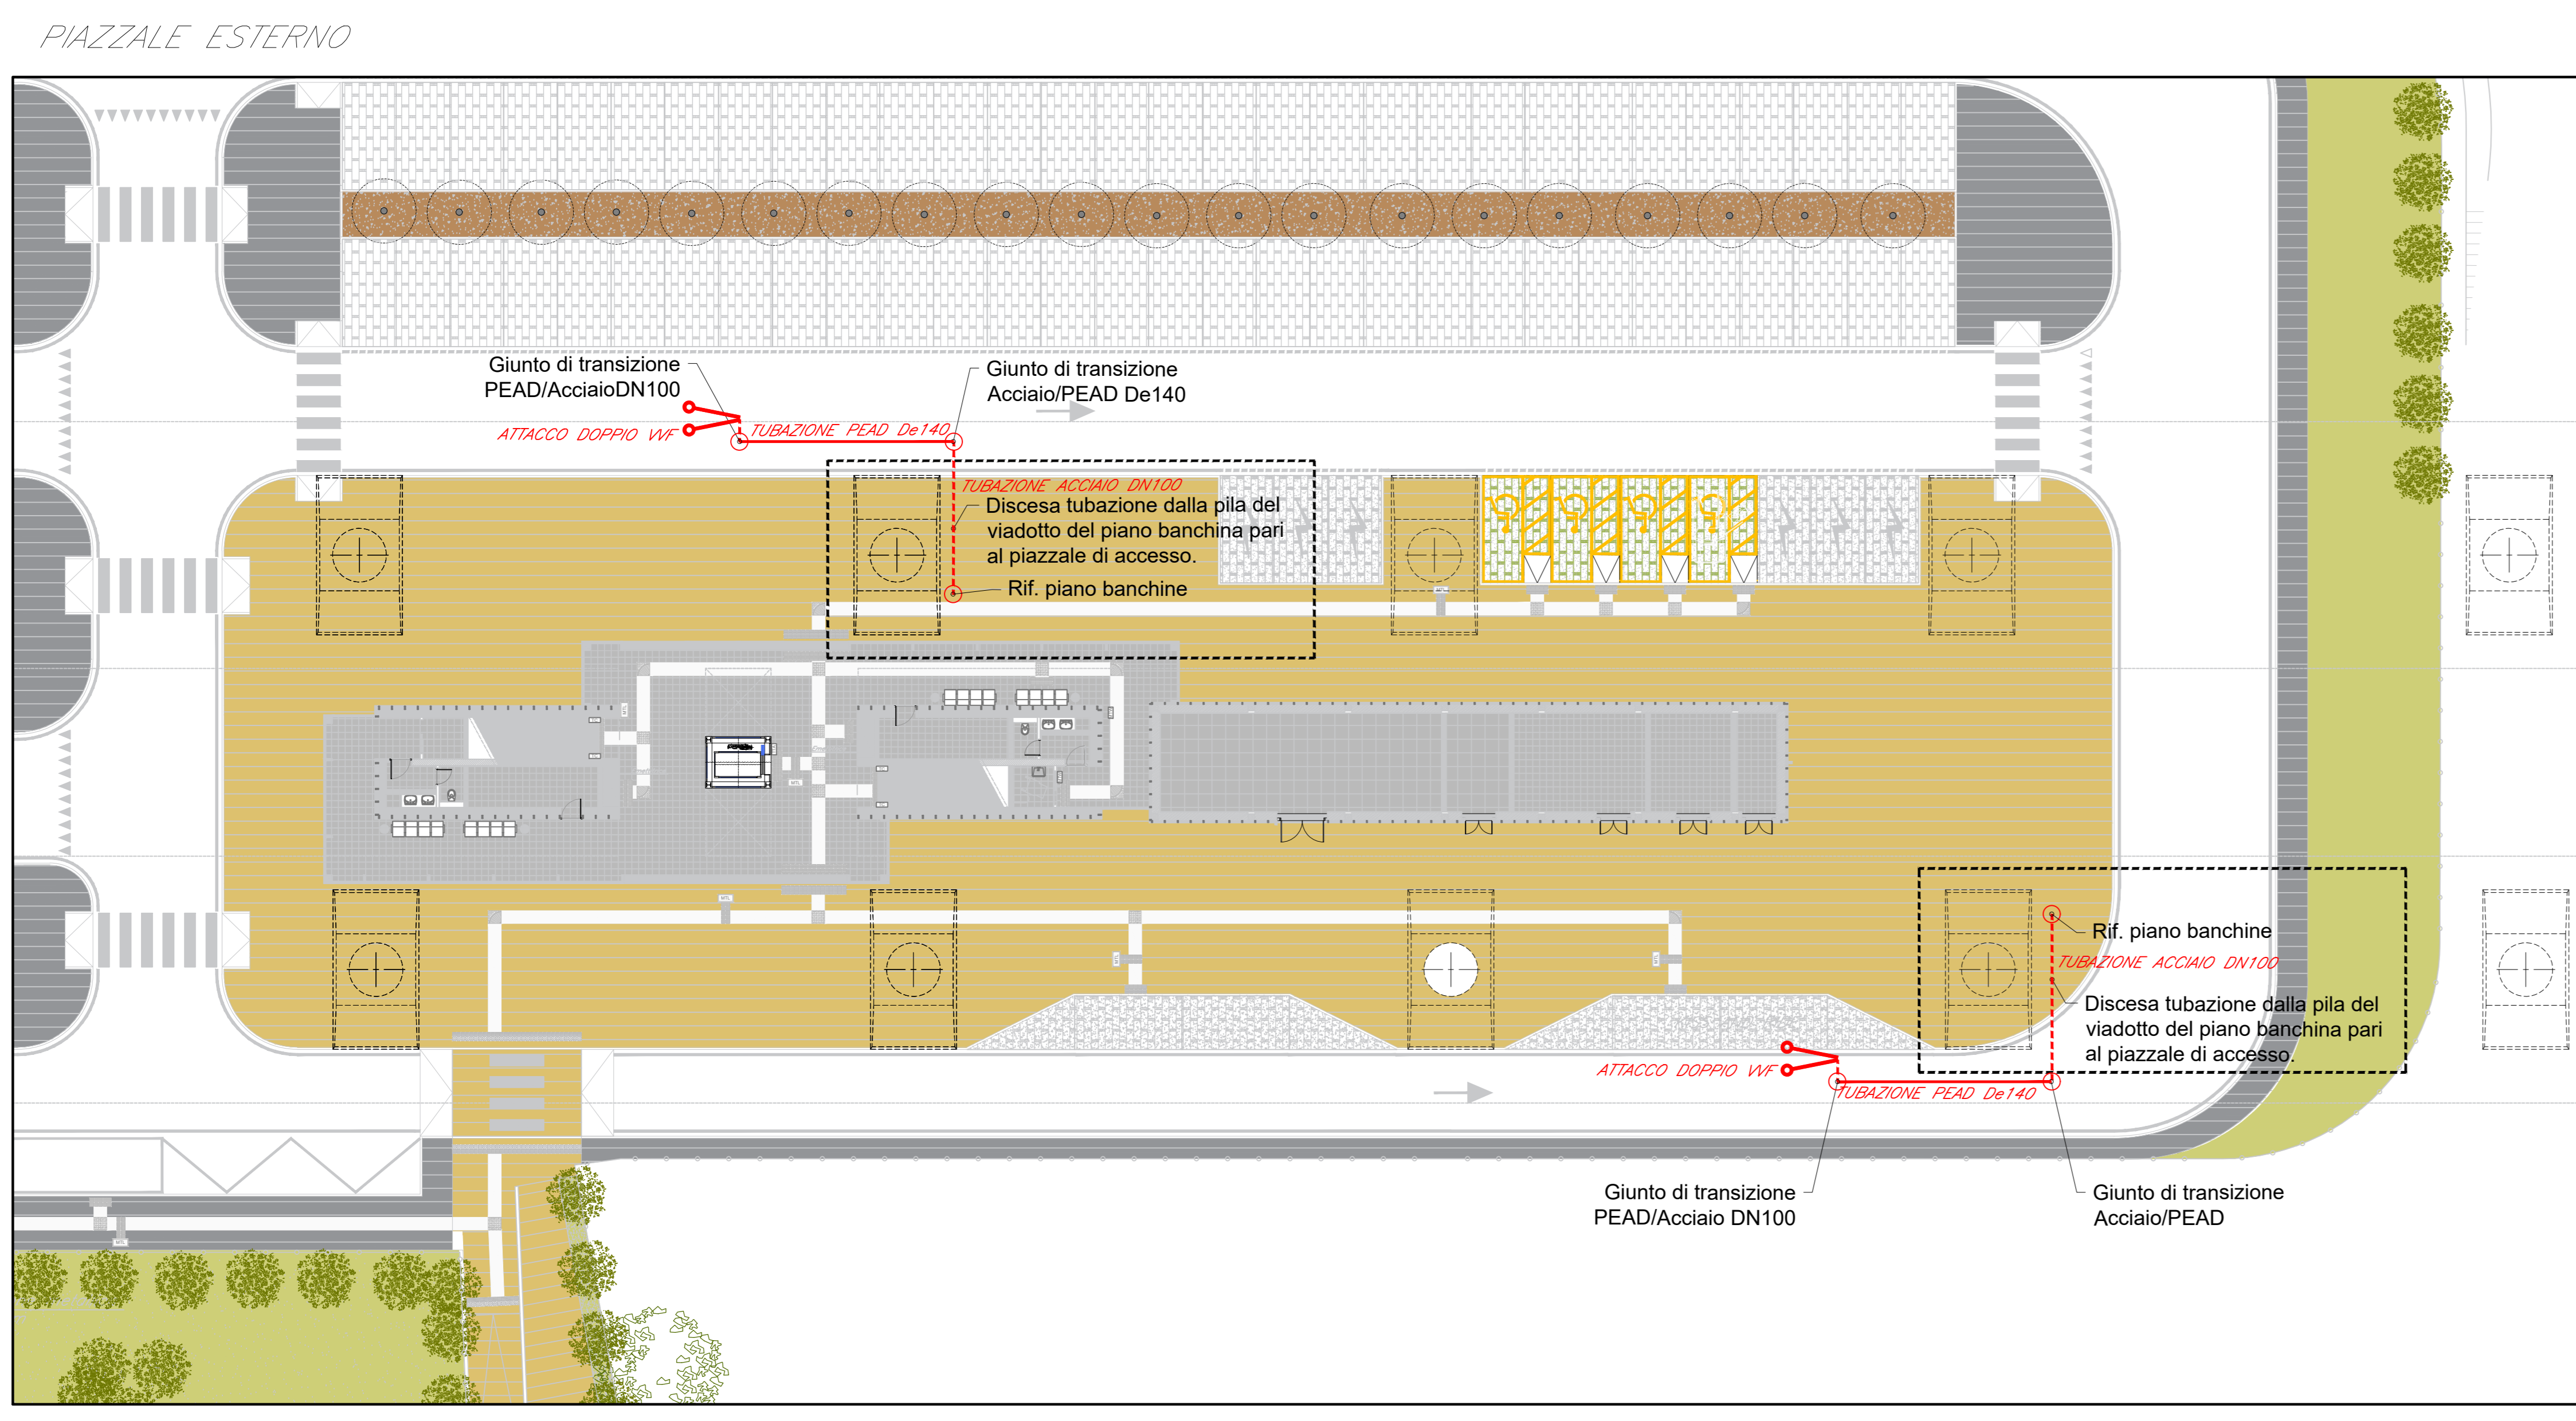


BANCHINA - 1/2

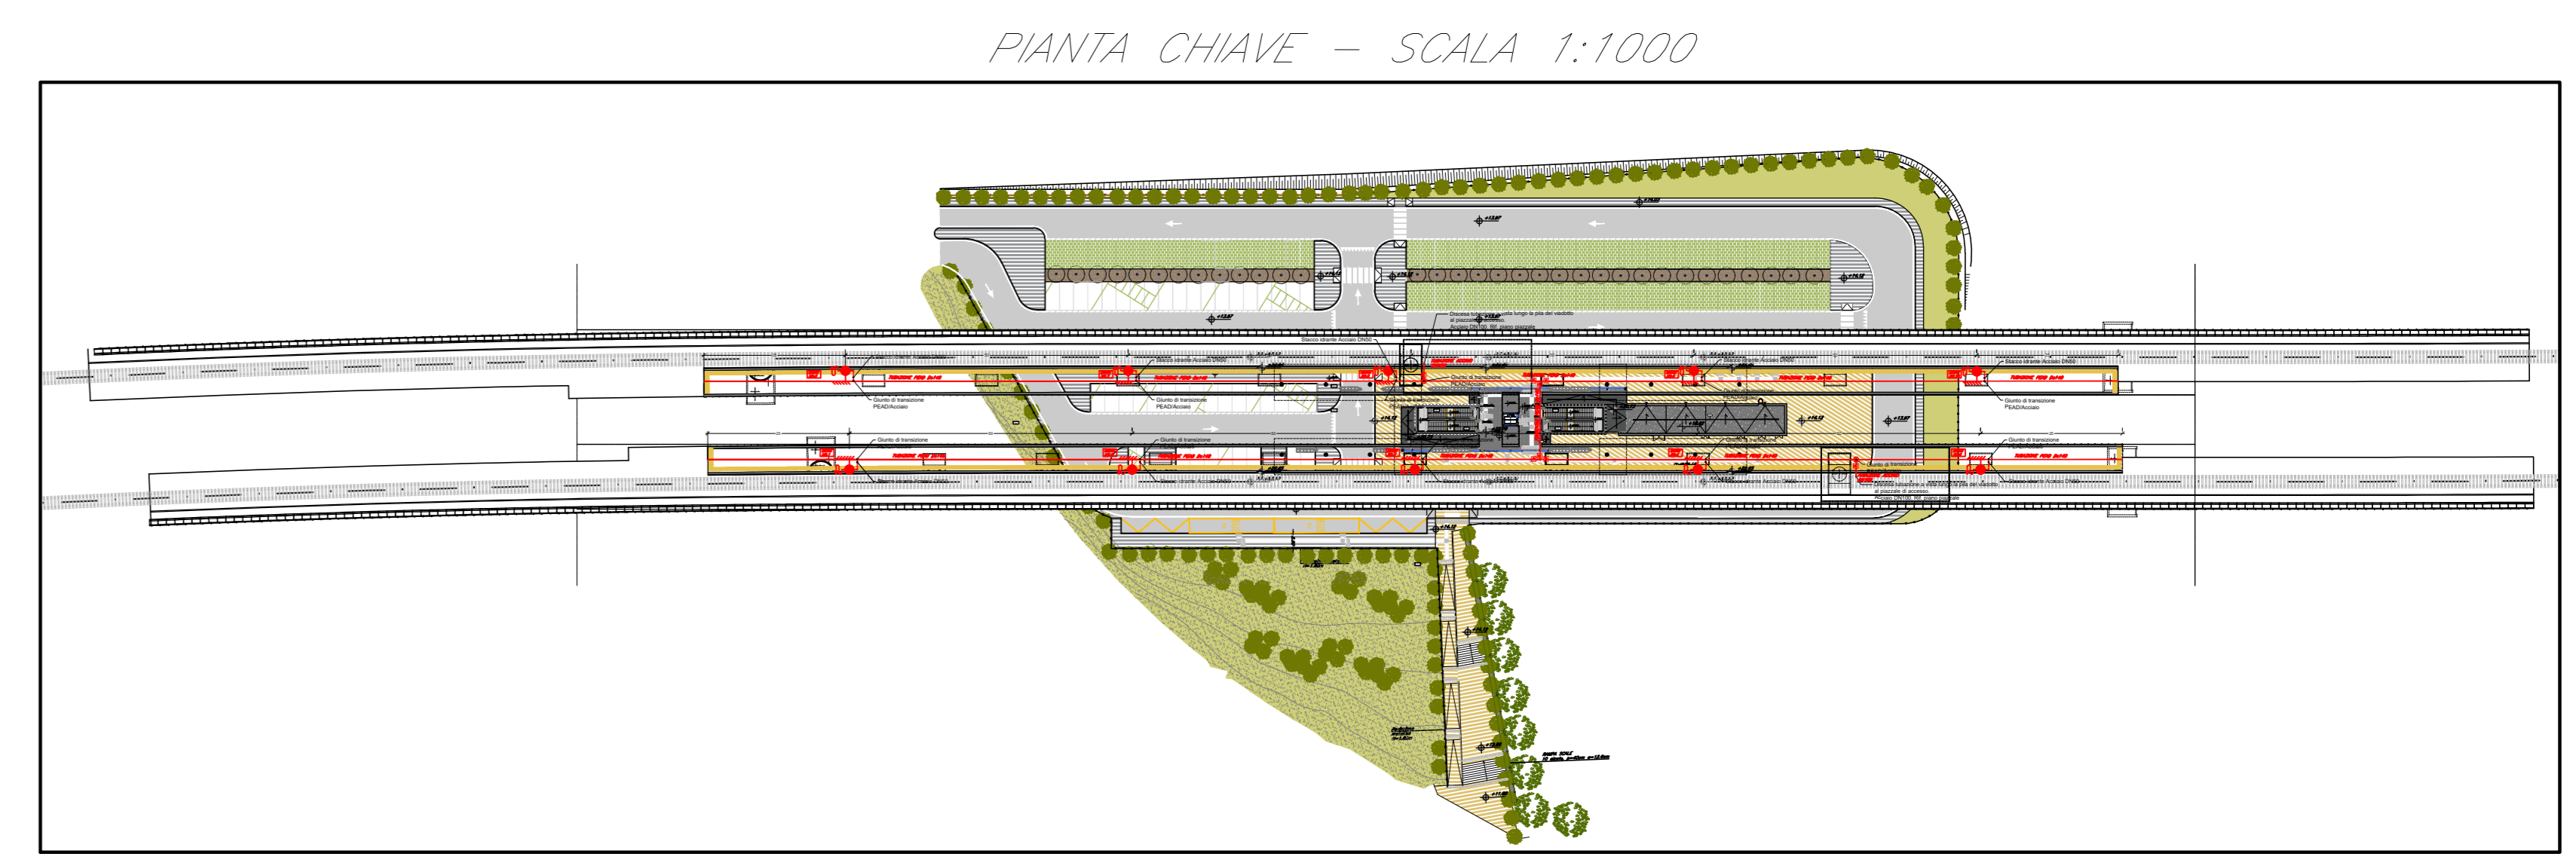

LEGGENDA

Elemento	Descrizione
	Idrante UNI45 in cassetta in acciaio inox con tubazione flessibile e lancia
	Pozzetto 600x600 mm con valvola di intercettazione normalmente aperta
	Gruppo attacco di mandata per autopompa con 2 attacchi UNI70 su DN100 in accordo alla UNI10779
	Tubazione in PEAD
	Tubazione in Acciaio zincato e verniciato

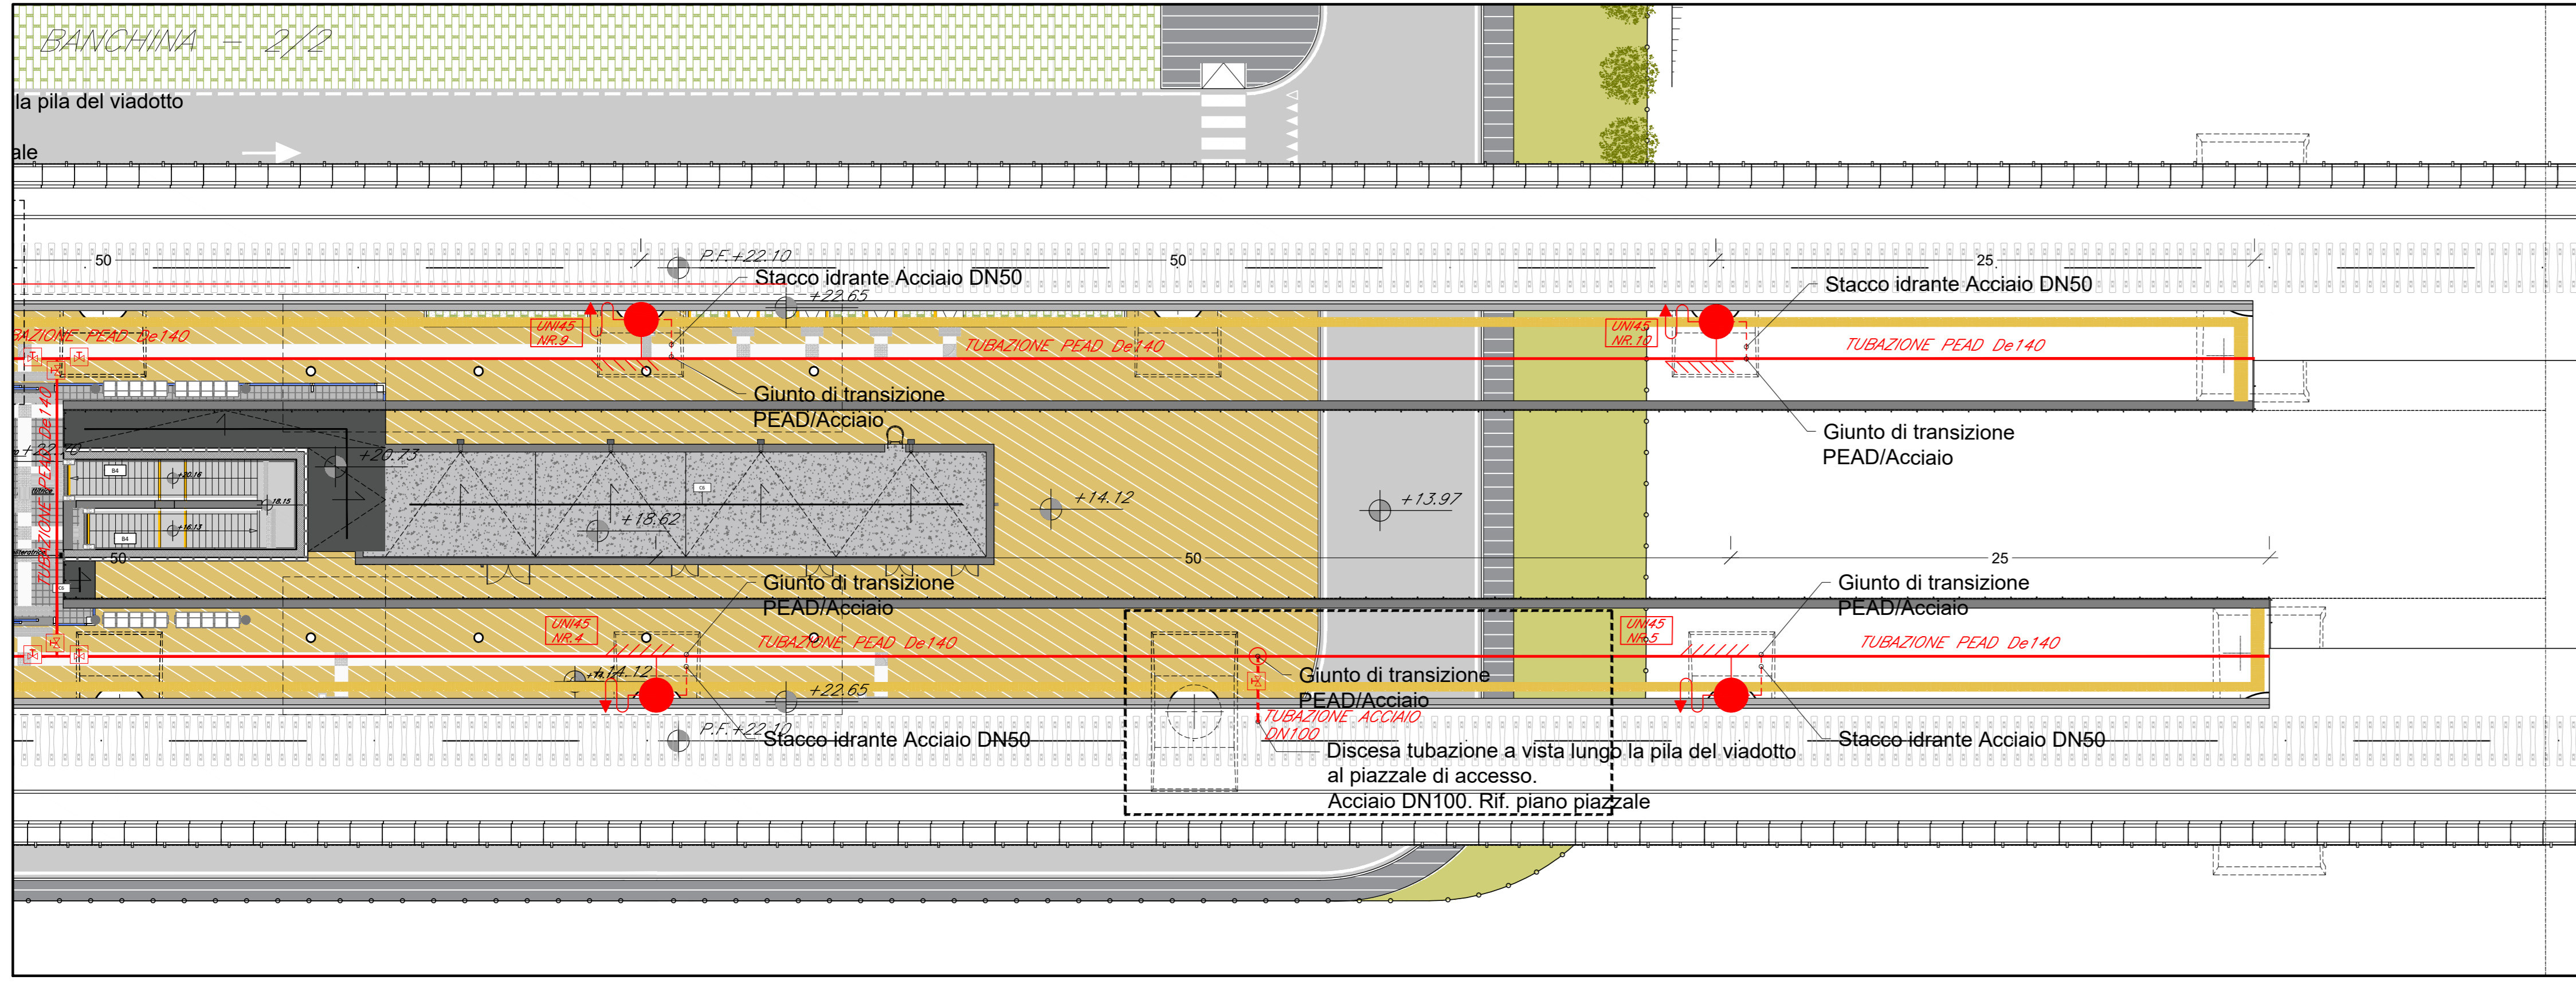

COMMITTENTE: **RFI**
RETE FERROVIARIA ITALIANA
 GRUPPO FERROVIE DELLO STATO ITALIANE

PROGETTAZIONE: **ITALFERR**
 GRUPPO FERROVIE DELLO STATO ITALIANE

U.O. IMPIANTI INDUSTRIALI E TECNOLOGICI

PROGETTO DEFINITIVO

RADDOPPIO DELLA LINEA GENOVA - VENTIMIGLIA

TRATTA FINALE LIGURE - ANDORA

FERMATA PIETRA LIGURE

IMPIANTO IDRICO ANTINCENDIO

LAYOUT IMPIANTISTICO E DISPOSIZIONE IDRANTI A SECCO

SCALA: 1:200

Rev.	Descrizione	Redatto	Data	Verificato	Data	Approvato	Data	Autorizzato Data
A	Emisione definitiva	F. Ripoli	01/2022	G. Zilva	01/2022	G. Fabbri	01/2022	A. Falaschi 01/2022

FILE: IV00017PSAD102001A.dwg n. Elab.: