



F.V. - PIANTA LIVELLO ACCESSI - SCALA 1:100 - USCITA GASTALDI

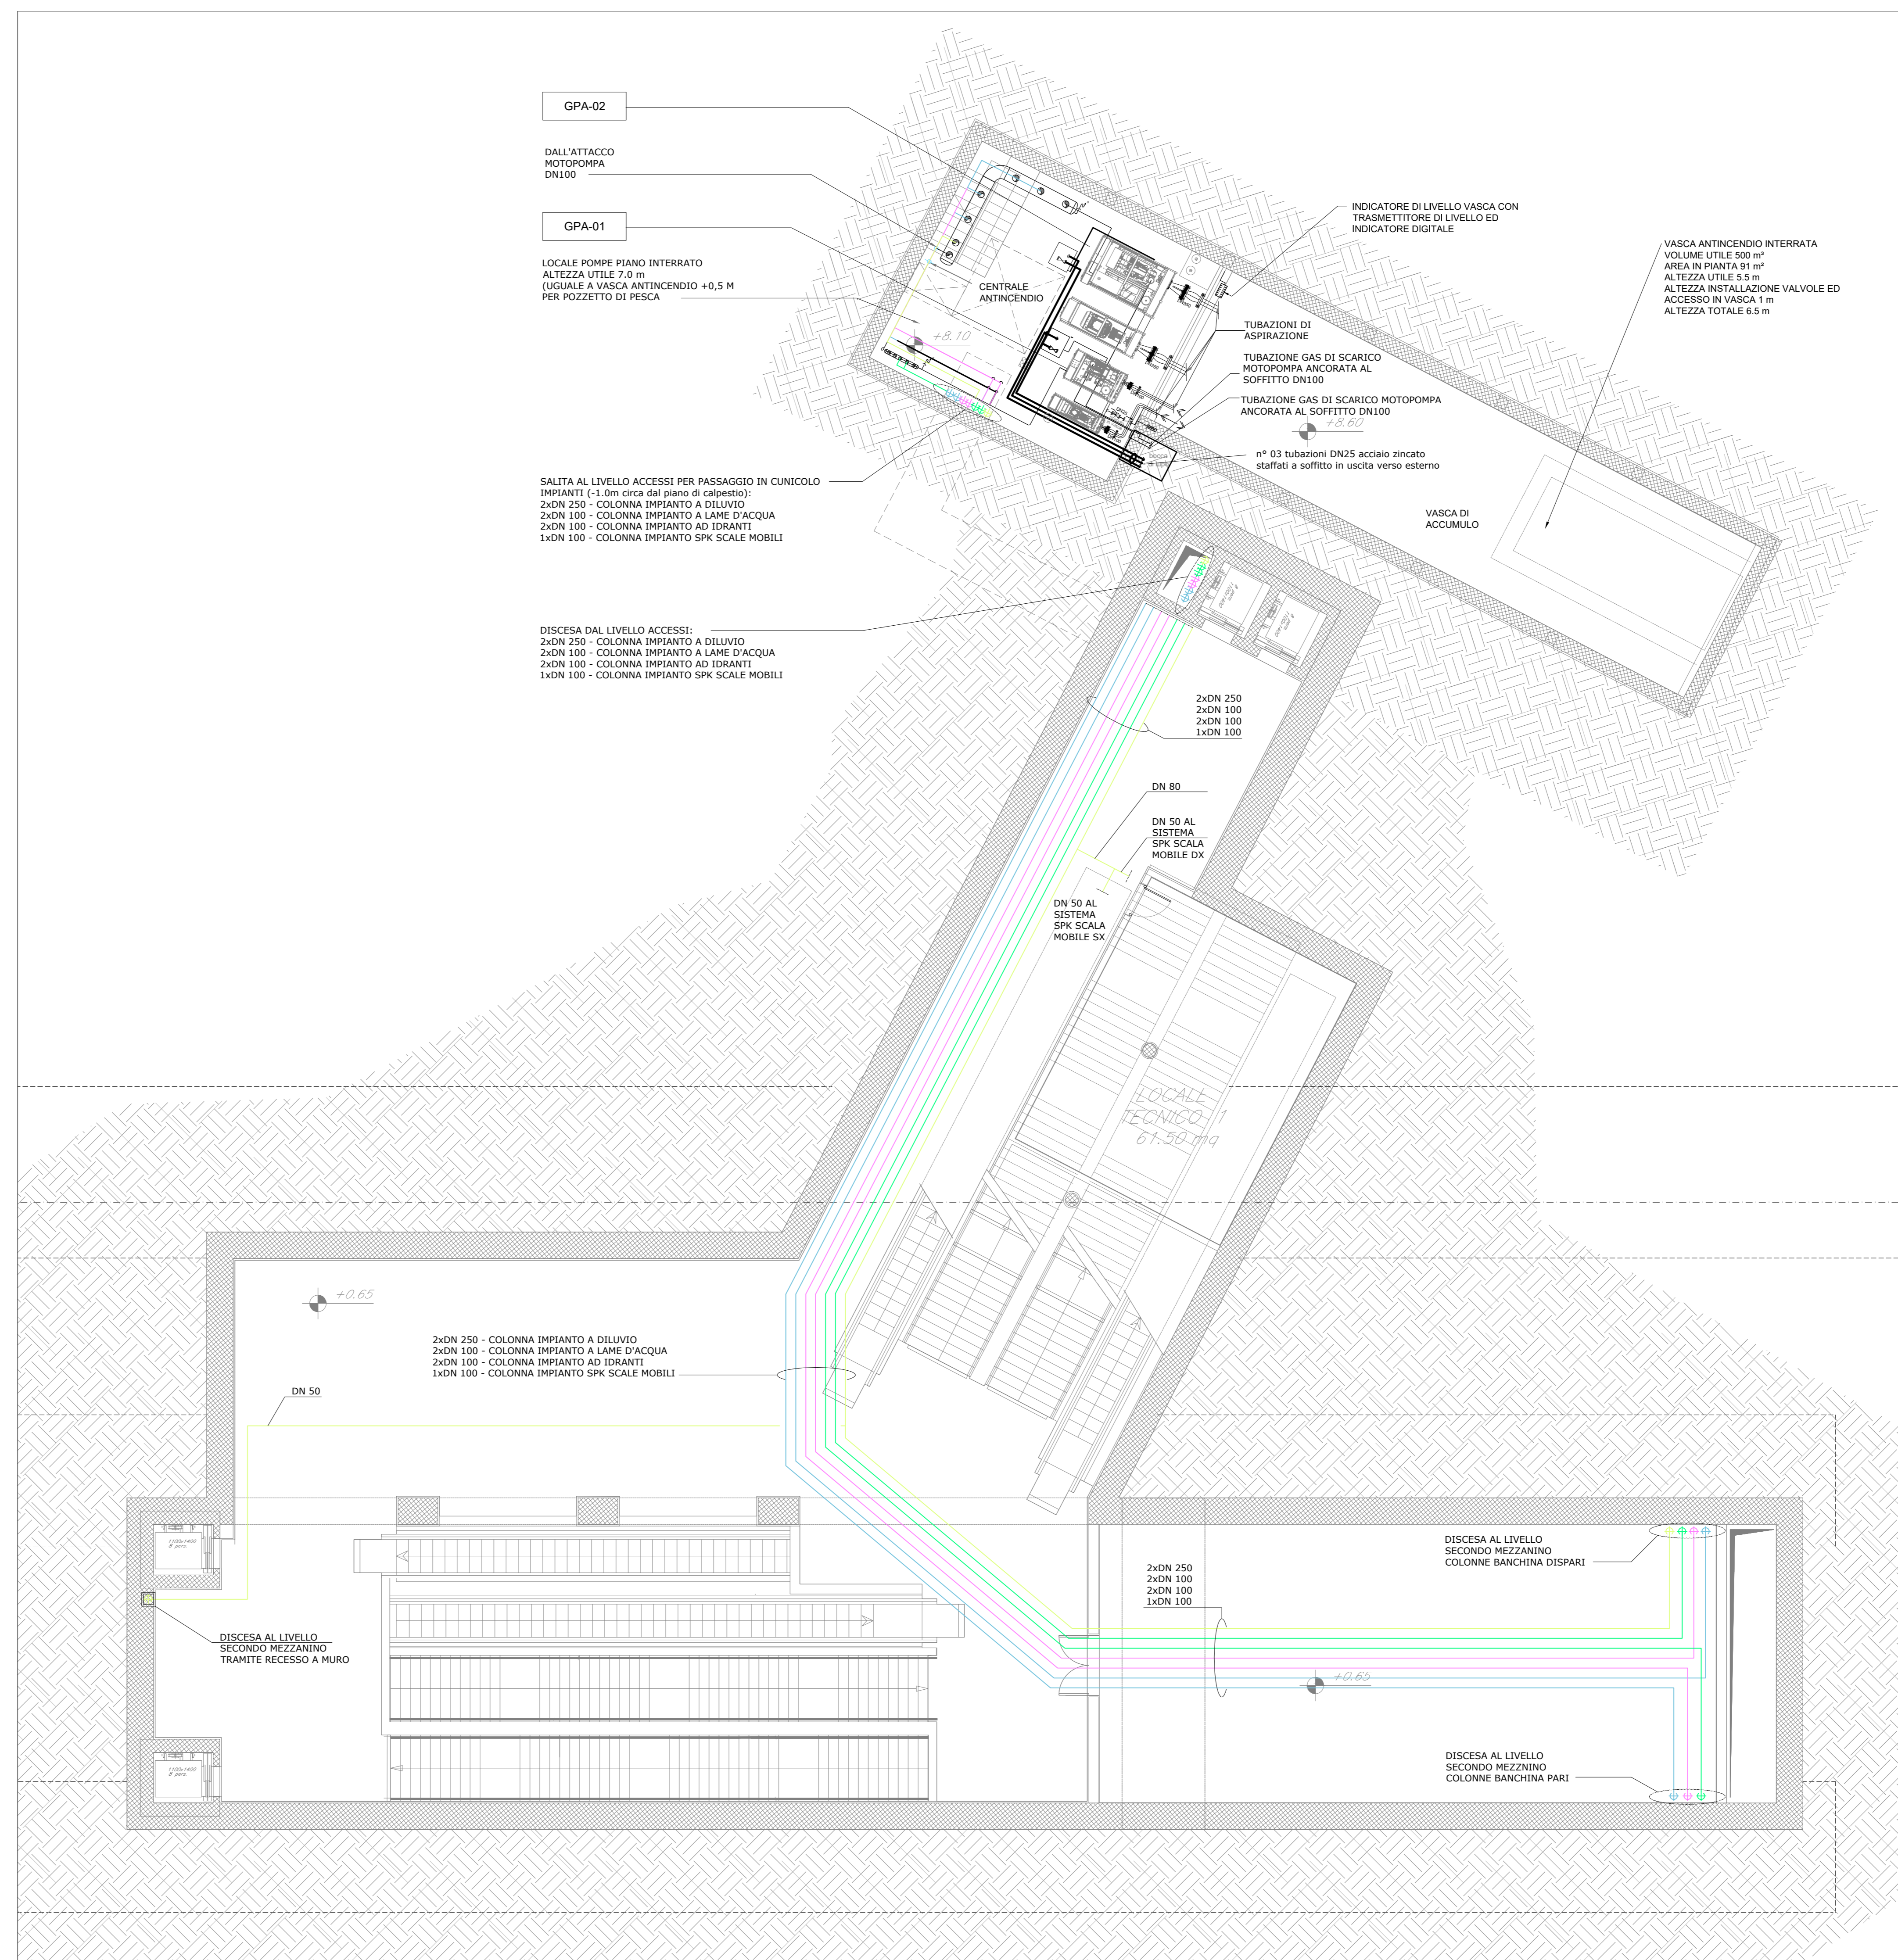

F.V. - PIANTA LIVELLO PRIMO MEZZANINO - SCALA 1:100 - USCITA GASTALDI

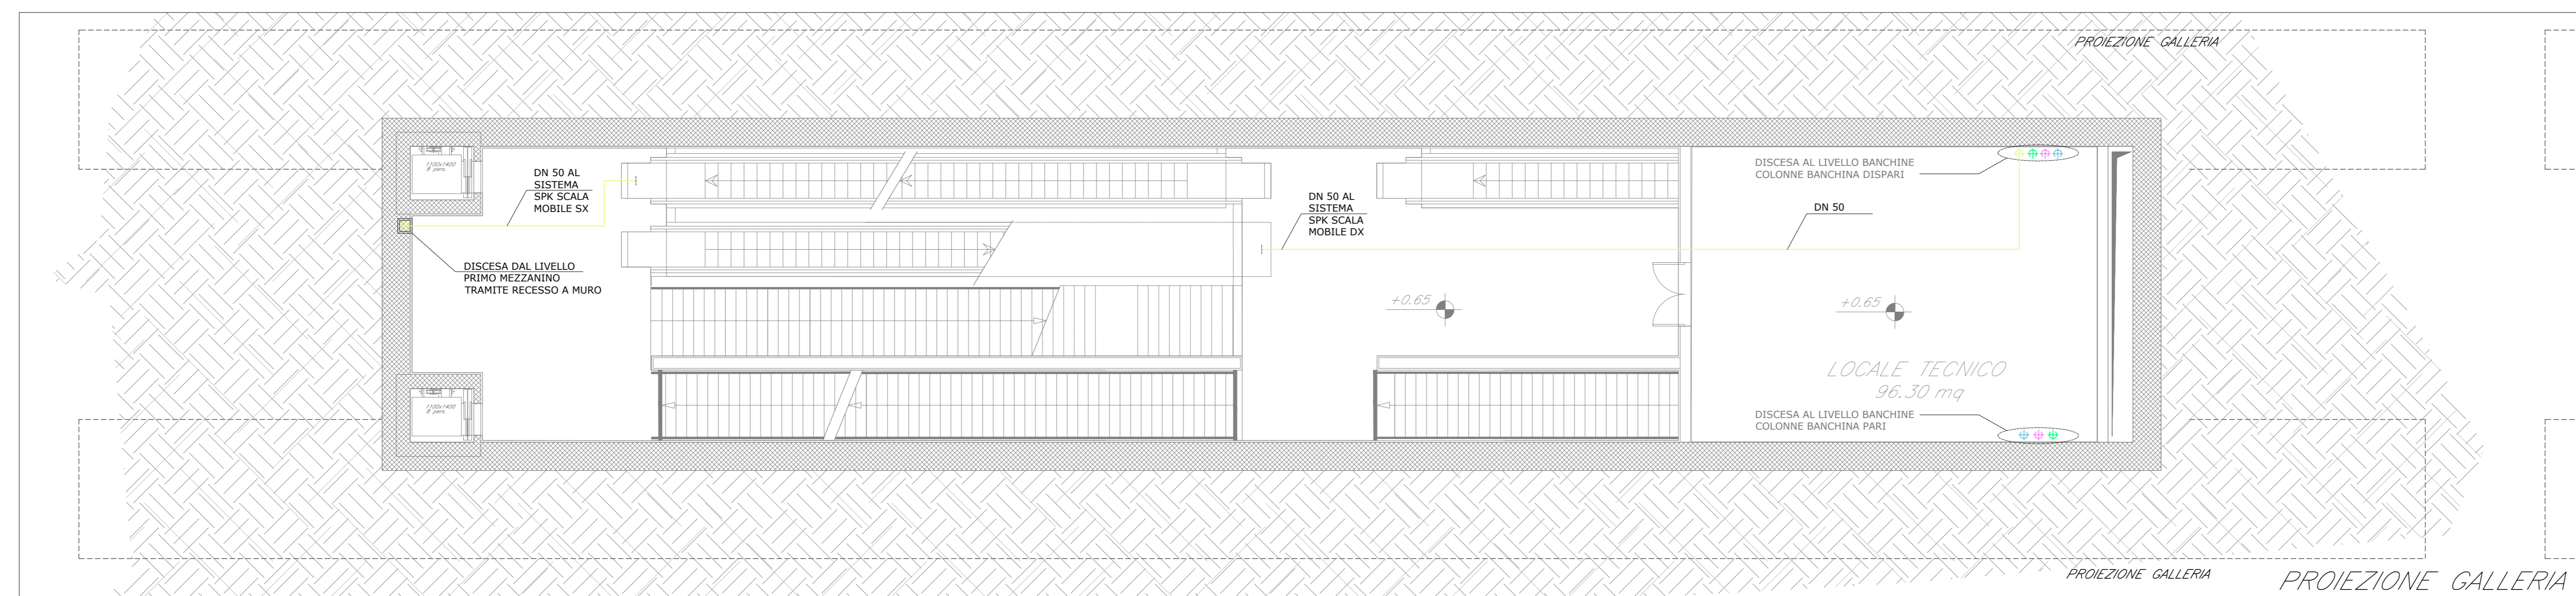


F.V. - PIANTA LIVELLO SECONDO MEZZANINO - SCALA 1:100 - USCITA GASTALDI

### LEGENDA

**GPA-01** GRUPPO DI PRESSURIZZAZIONE IMPIANTO AD IDRANTI  
 PORTATA 48 MCH  
 PREVAL. - 90 MT C.A.  
 COSTITUITO DA:  
 1 ELETTROPOMPA - POT. ELETTR. ASS. 30 KW  
 1 MOTOPOMPA - POT. MOTORE 26.5 KW  
 1 ELETTROPOMPA DI COMPENSAZIONE - POT. ELETTR. ASS. 1.1 KW

**GPA-02** GRUPPO DI PRESSURIZZAZIONE IMPIANTO A LAMA D'ACQUA  
 E IMPIANTO A DILUVIO  
 PORTATA 420 MCH  
 PREVAL. - 50 MT C.A.  
 COSTITUITO DA:  
 1 ELETTROPOMPA - POT. ELETTR. ASS. 90 KW  
 1 MOTOPOMPA - POT. MOTORE 100 KW  
 1 ELETTROPOMPA DI COMPENSAZIONE - POT. ELETTR. ASS. 1.1 KW

— TUBAZIONE IMPIANTO A LAMA D'ACQUA  
 — TUBAZIONE IMPIANTO A DILUVIO  
 — TUBAZIONE IMPIANTO AD IDRANTI DELLA FERMATA  
 — TUBAZIONE IMPIANTO SPK SCALE MOBILI  
 — COLONNA MONTANTE

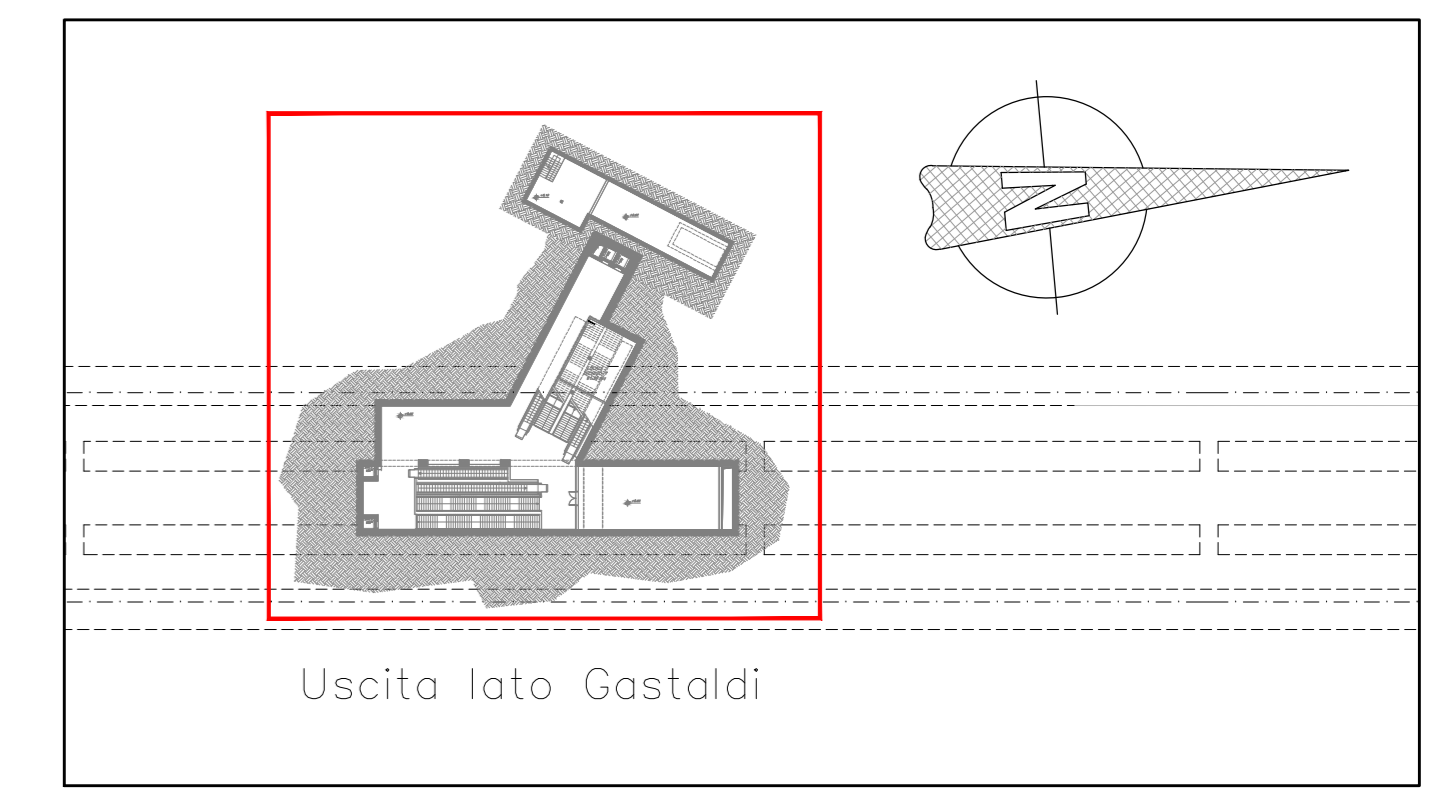

PIANTA CHIAVE - SCALA 1:1000

COMMITTENTE: **RFI** **GRUPPO FERROVIARIO ITALIANA** **GRUPPO FERROVIE DELLO STATO ITALIANE**

PROGETTAZIONE: **ITALFERR** **GRUPPO FERROVIE DELLO STATO ITALIANE**

**U.O. IMPIANTI INDUSTRIALI E TECNOLOGICI**

**PROGETTO DEFINITIVO**

**RADDOPPIO DELLA LINEA GENOVA - VENTIMIGLIA**

**TRATTA FINALE LIGURE - ANDORA**

**FERMATATA ALASSIO**

**IMPIANTO IDRICO ANTINCENDIO**

**LAYOUT IMPIANTISTICO E DISPOSIZIONE APPARECCHIATURE - USCITA GASTALDI**

**LIVELLO ACCESSI, PRIMO E SECONDO MEZZANINO**

SCALA: **Varie**

Rev.	Descrizione	Redatto	Data	Verificato	Data	Approvato	Data	Autorizzato	Data
A	Emissione esecutiva	[Firma]	01/2022	[Firma]	01/2022	[Firma]	01/2022	[Firma]	01/2022

File: IV0100D17PZAI0402001A.dwg n. Etab.: