


- LEGENDA**
- Armadio stradale in vetroresina a due scomparti: scomparto contatore ENEL e scomparto Quadro Elettrico completo di interruttori e apparecchiature di manovra, protezione e comando
 - Centro luminoso costituito da apparecchio di illuminazione LED rettangolare tipo "Hulla GMR" o similare su palo di altezza 6 m
 - Apparecchio di illuminazione da incasso a parete tipo "MaxiMargin Wall Ghidini" o similare
 - Apparecchio di illuminazione a LED a pavimento
 - Pozzetto di derivazione

COMUNE DI CASTRIGNANO DEL CAPO
 Provincia di Lecce

LAVORI DI MIGLIORAMENTO DELLA VIABILITA' E RIQUALIFICAZIONE DELL'AREA PORTUALE SULLA FASCIA DI S. M. DI LEUCA

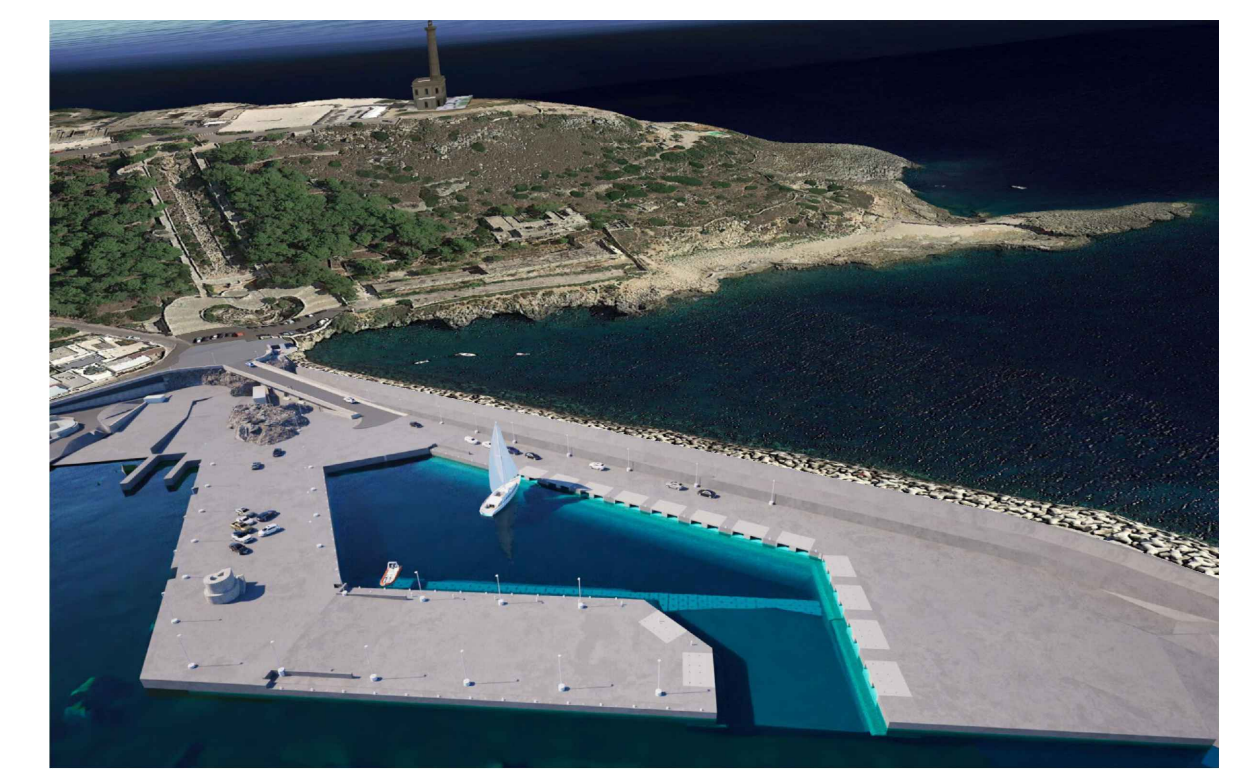

- PROGETTO DEFINITIVO -

| | | | | | | | | | | |
|---|--------------|-------------|-----------------|------------------|----------------|-----------------|--------------------|--------|--|--|
| 5 | | | | | | | | | | |
| 4 | | | | | | | | | | |
| 3 | | | | | | | | | | |
| 2 | | | | | | | | | | |
| 1 | | | | | | | | | | |
| 0 | Gennaio 2024 | MDePascalis | LLepore | PStasi | PStasi | Prima Emissione | | | | |
| Em./Rev. | Data | Red./Dis. | Verificato (RP) | Controllato (DT) | Approvato (DG) | Descrizione | | | | |
| Redazione grafica: ETACONS S.r.l. - P.ta S.G. dei Fiorentini n.1 - 73100 LECCE - Tel:0832331418/7 - E-Mail: mail@etacons.it | | | | | | | Cod. N°: | E407-D | | |
| Titolo dell'allegato | | | | | | | Allegato n. | IE-02 | | |
| IMPIANTO ELETTRICO SCHEMA PLANIMETRICO ILLUMINAZIONE ESTERNA | | | | | | | Scala | 1:500 | | |
| | | | | | | | Progettazione: | | | |

SCHEMA PLANIMETRICO IMPIANTO ELETTRICO ILLUMINAZIONE ESTERNA - Scala 1:500