


LEGENDA				
POS.	Q.TA'	DESCRIZIONE	MQ TOT.	P. P.
①	1	Guardiana	28	-
②	1	Punto consegna Enel	-	-
③	1	Cabina trasformazione MT/BT	-	-
④	1	Gruppo elettrogeno	-	-
5.0	1	Ufficio a 2 piani (Affidatario)	770	-
5.1	1	Ufficio a 2 piani (RFI / ITALFERR)	192,5	-
		Ufficio a 2 piani (D.L.)	192,5	-
		Ufficio a 2 piani (C.G.)	385	-
⑥	1	Mensa	673	242
⑦	1	Infermeria	22	-
⑧	8	Alloggi 2 piani 40 posti	5344	320
⑨	1	Locale lavanderia e servizi campo	92	-
⑩	1	Club e formazione professionale	232	-
⑪	1	Magazzino manutenzione campo	92	-
⑫	113	Parcheeggi	-	-

LEGENDA	
	CENTRALE DI ACCUMULO E SOLLEVAMENTO RETE ANTINCENDIO
	ADDUZIONE DA RETE AQUEDOTTO PEAD DE 110 PN10
	IDRANTE A COLONNA UNI 70
	POZZETTO CON VALVOLE DI SEZIONAMENTO
	CONTATORE GENERALE
	POZZETTO CON DISPOSITIVO DI SCARICO
	POZZETTO CON DISPOSITIVO DI SFILATO

N.B. - VERIFICARE GLI ALLACCI CON I COSTRUTTIVI FORNITI DAL PREFABBRICATORE

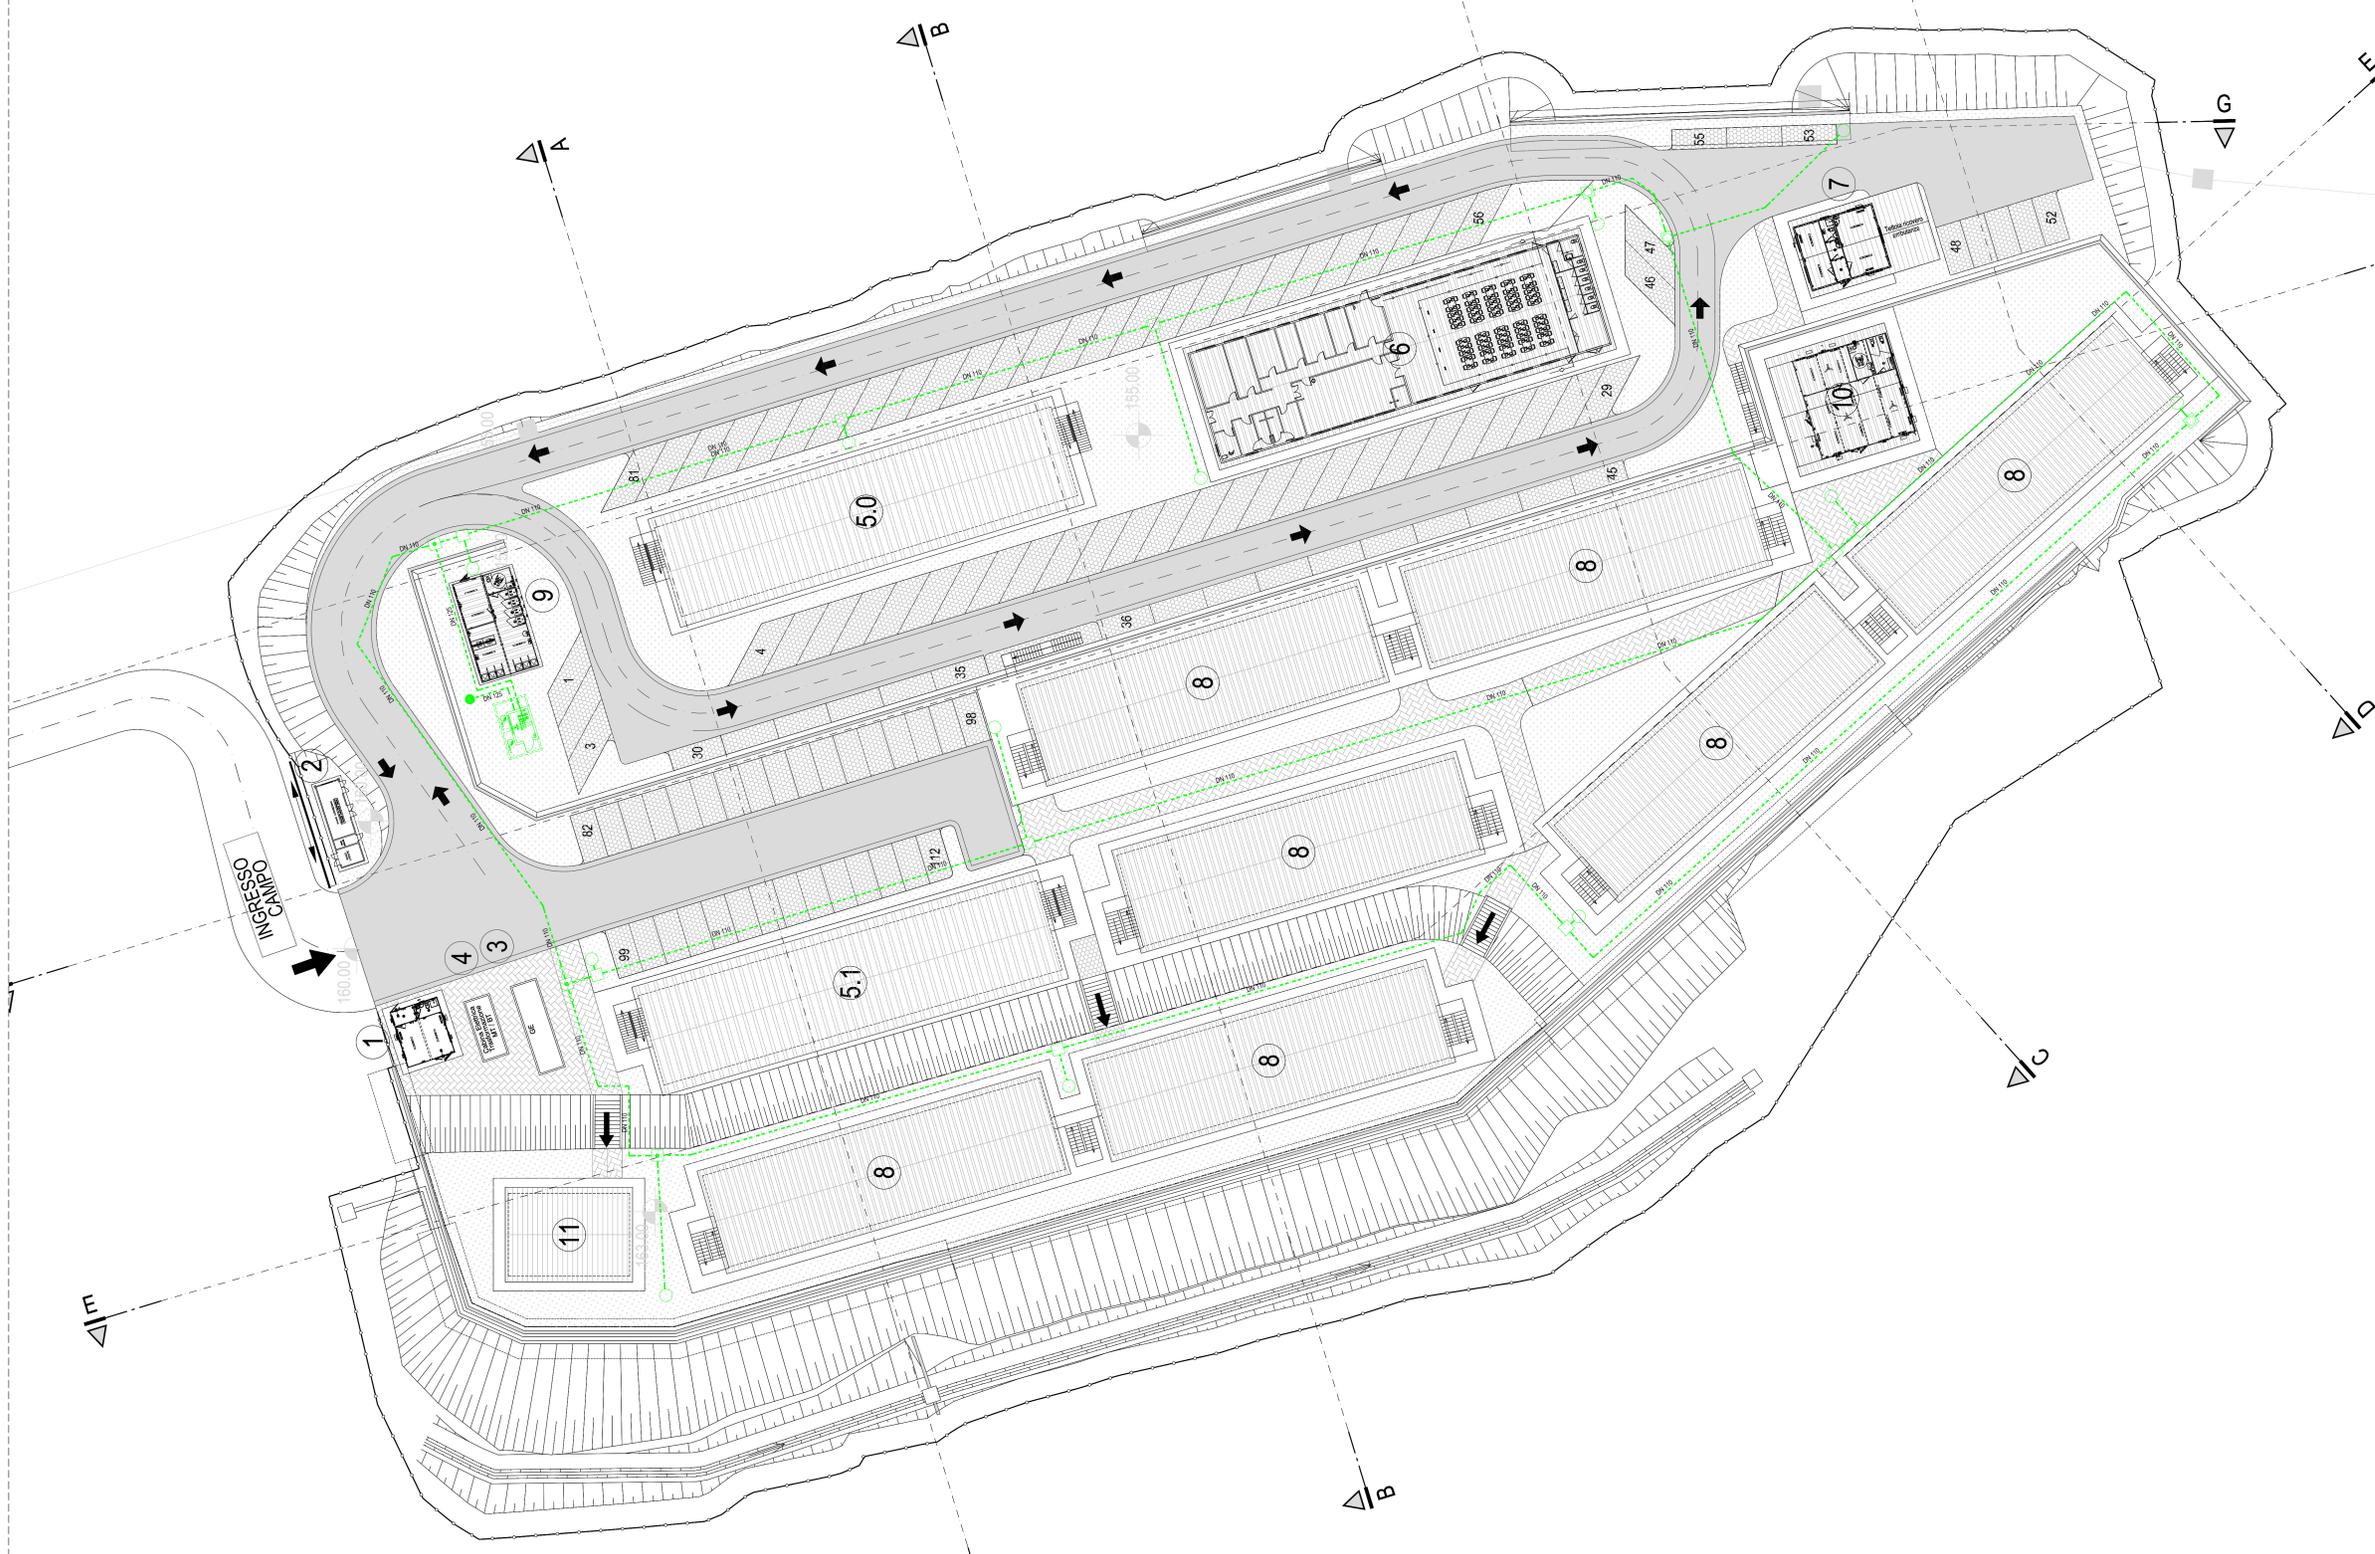

COMMITTENTE: RFI - RETE FERROVIARIA ITALIANA - GRUPPO FERROVIE DELLO STATO ITALIANE

ALTA SORVEGLIANZA: ITALFERR - GRUPPO FERROVIE DELLO STATO ITALIANE

GENERAL CONTRACTOR: COCIV - Consorzio Costruttori Integrati Valchi

INFRASTRUTTURE FERROVIARIE STRATEGICHE DEFINITE DALLA LEGGE OBIETTIVO N.443/01

TRATTA A.V./A.C. TERZO VALICO DEI GIOVI

PROGETTO ESECUTIVO

CAMPO BASE CRAVASCO CBL5

PLANIMETRIA RETE ANTINCENDIO

GENERAL CONTRACTOR: Consorzio **Cociv** Ing. P.P. Marcheselli

DIRETTORE LAVORI: _____

SCALA: 1:250

COMMESSA	LOTTO	FASE	ENTE	TIPO DOC.	OPER./DISCIPLINA	PROGR.	REV.
IG51	00	E	CV	PZ	CA0501	004	A

PROGETTAZIONE

Rev.	Descrizione emissione	Redatto	Data	Verificato	Data	Progettista	Data	IL PROGETTISTA
A00	Prima Emissione	COCIV	28/01/2014	COCIV	28/01/2014	[Signature]	31/01/2014	

Nome File: 101104-ECUP2-CBL5-004A00
CUP: F81H000000000