


PAVIMENTAZIONE TIPO 1:100

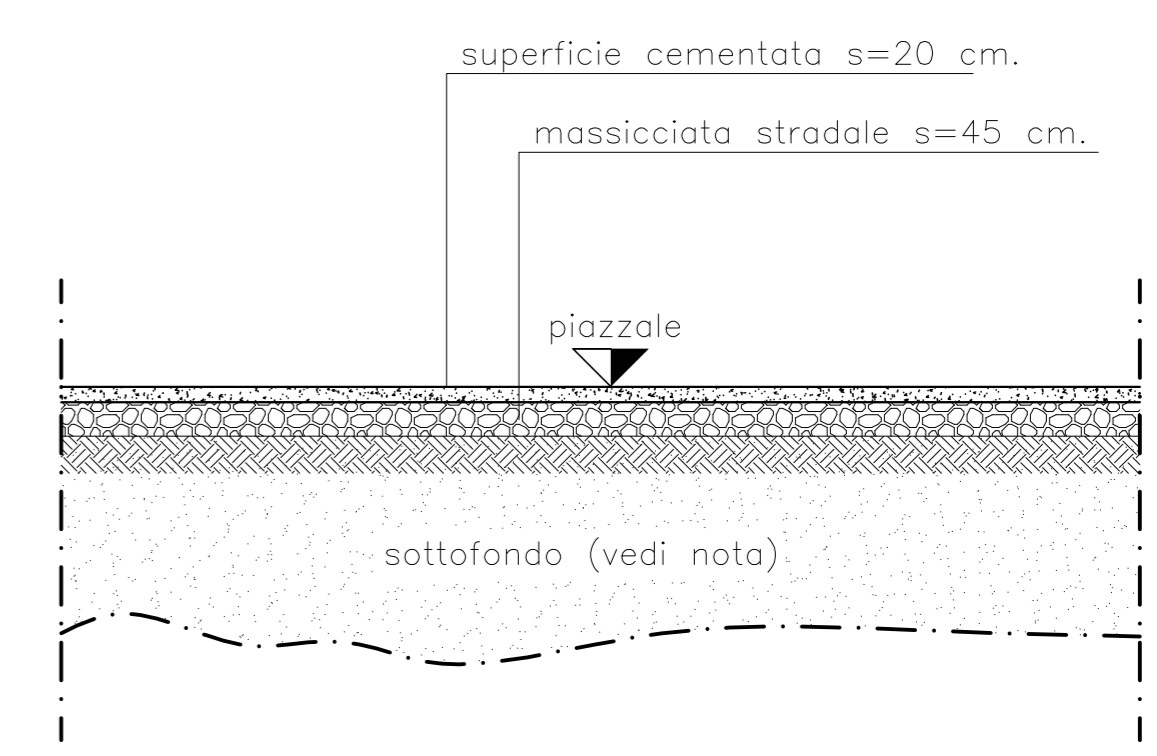


NOTA A: IL SOTTOFONDO DOVRA' AVERE UNA PORTANZA MINIMA DI 600 daN/cmq.



LEGENDA INSTALLAZIONI

- | | | | |
|----|---|----|---|
| 1 | Guardiana | 13 | Ufficio |
| 2 | Punto di consegna Enel | 14 | Vasca di prima pioggia piazzale |
| 3 | Cabina trasformazione MT / BT | 15 | Container deposito attrezzature |
| 4 | Gruppo elettrogeno | 16 | Serbatoio antincendio + acqua industriale e gruppo di pompaggio |
| 5 | Setti per deposito inerti | 17 | Officina |
| 6 | Impianto lavaroute | 18 | Vasca di disoleazione acque di officina |
| 7 | Impianto di betonaggio | 19 | Depositi olii usati |
| 8 | Deposito additivi | 20 | Depositi olii nuovi |
| 9 | Impianto produzione vapore per riscaldamento inerti | 21 | Deposito bombole ossigeno |
| 10 | Lavaggio autobetoniere | 22 | Deposito bombole acetilene |
| 11 | Impianto trattamento acque betonaggio | 23 | Magazzino |
| 12 | Servizi igienici | 24 | Deposito magazzino |
| | | 25 | Laboratorio |


RECINZIONE A MAGLIA SCIOLTA
SCALA 1:20
VISTA FRONTALE

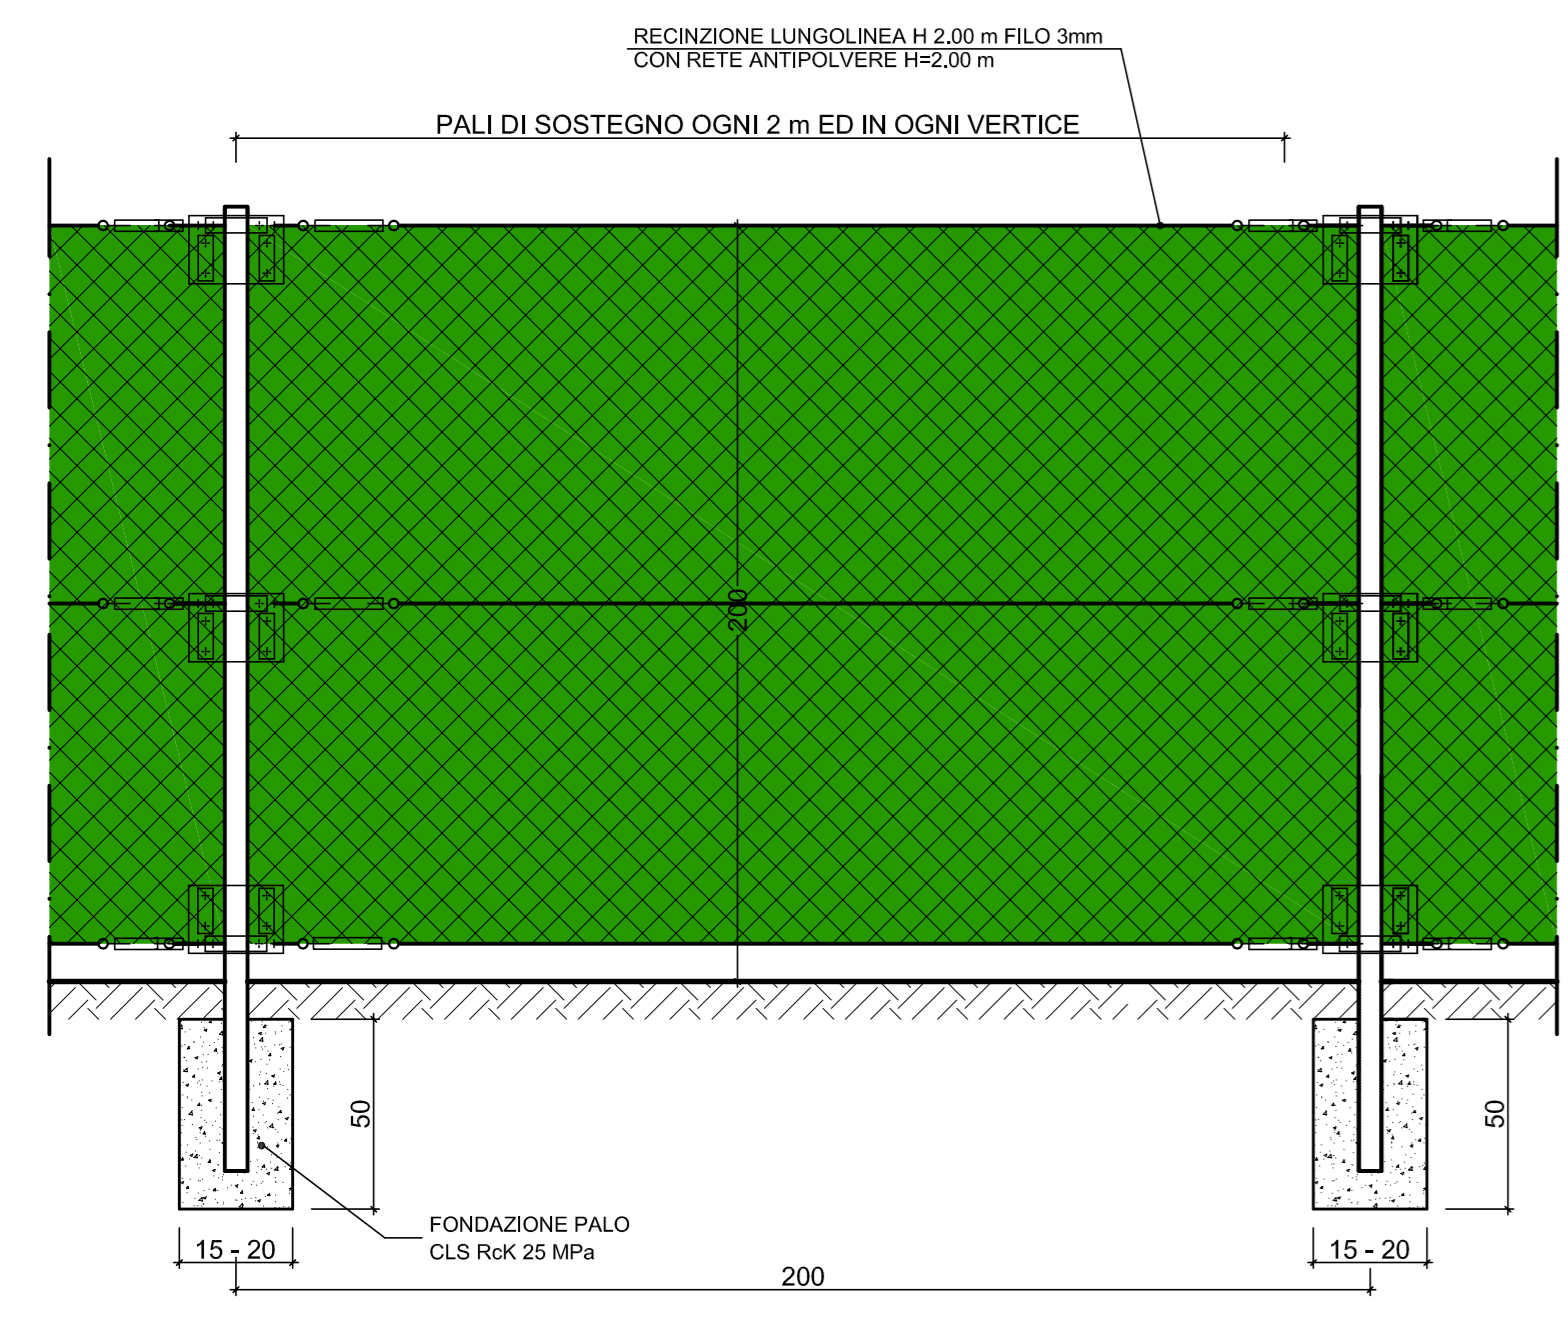


CANCELLO PASSO CARRABILE
SCALA 1:20
VISTA FRONTALE

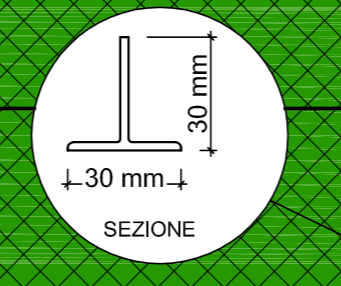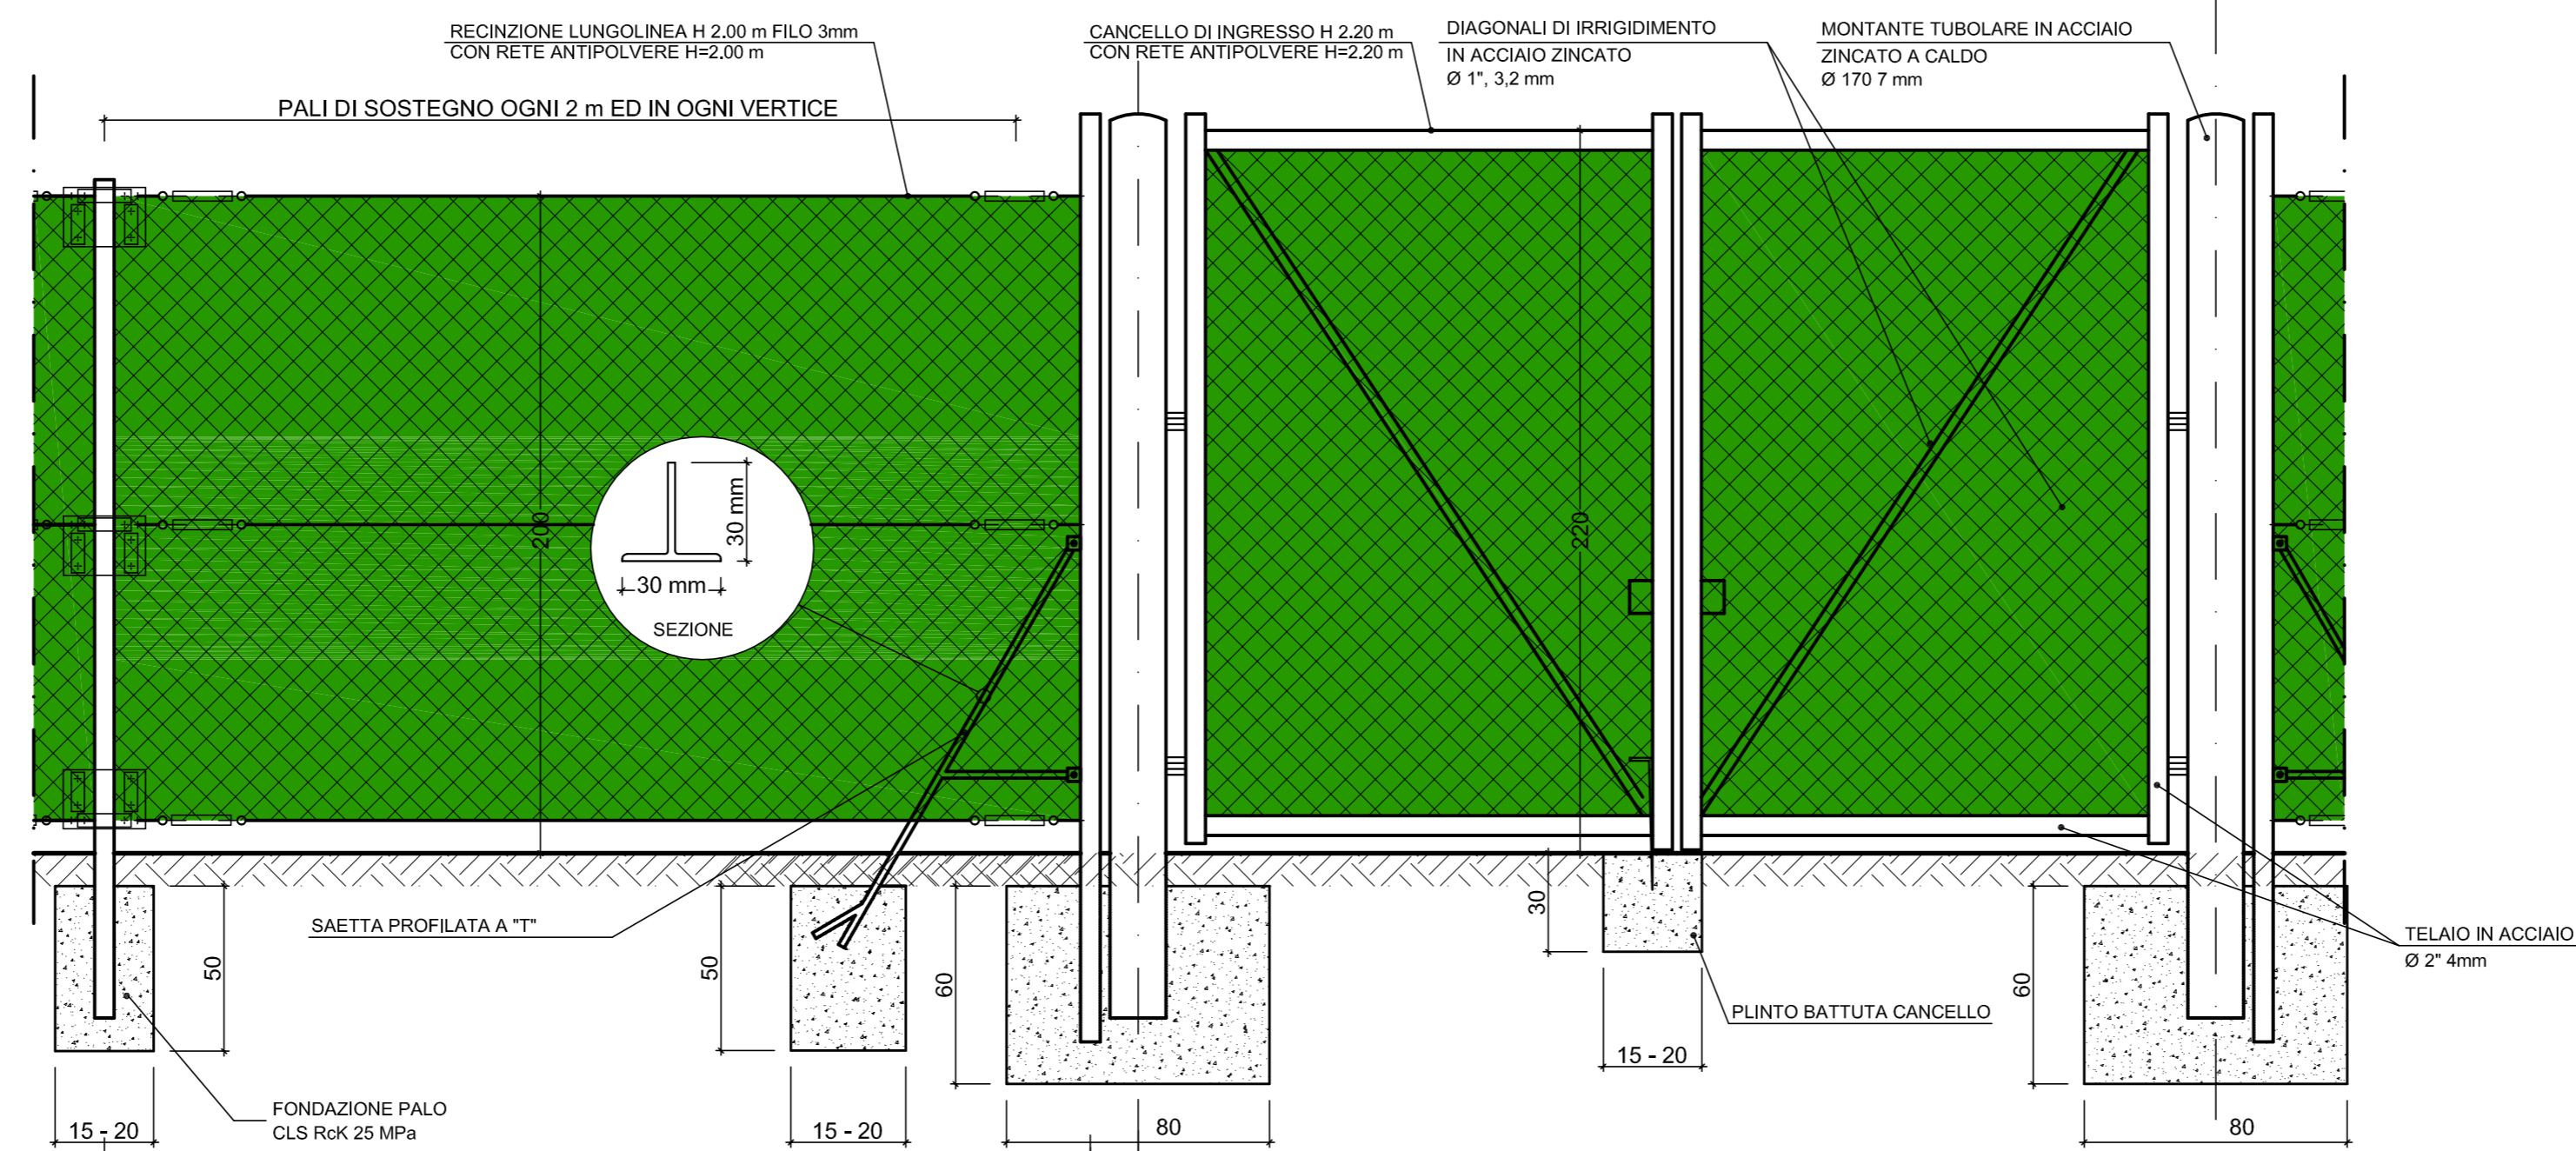

PIANTA

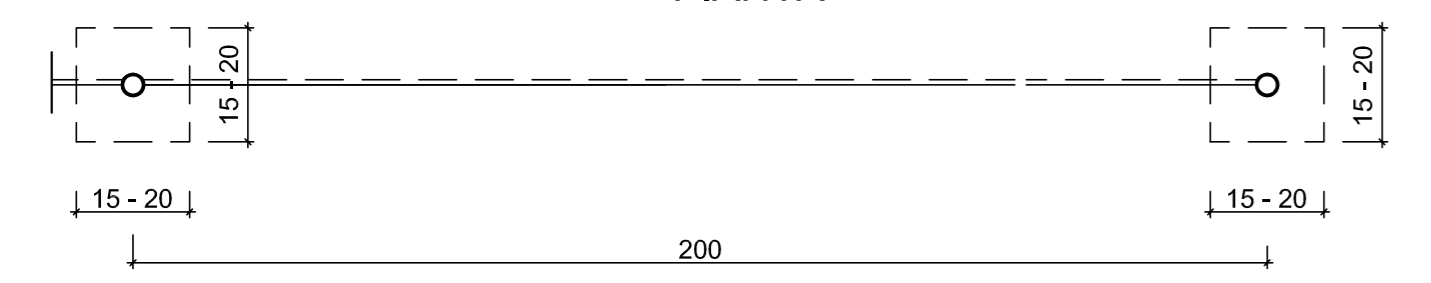

PIANTA

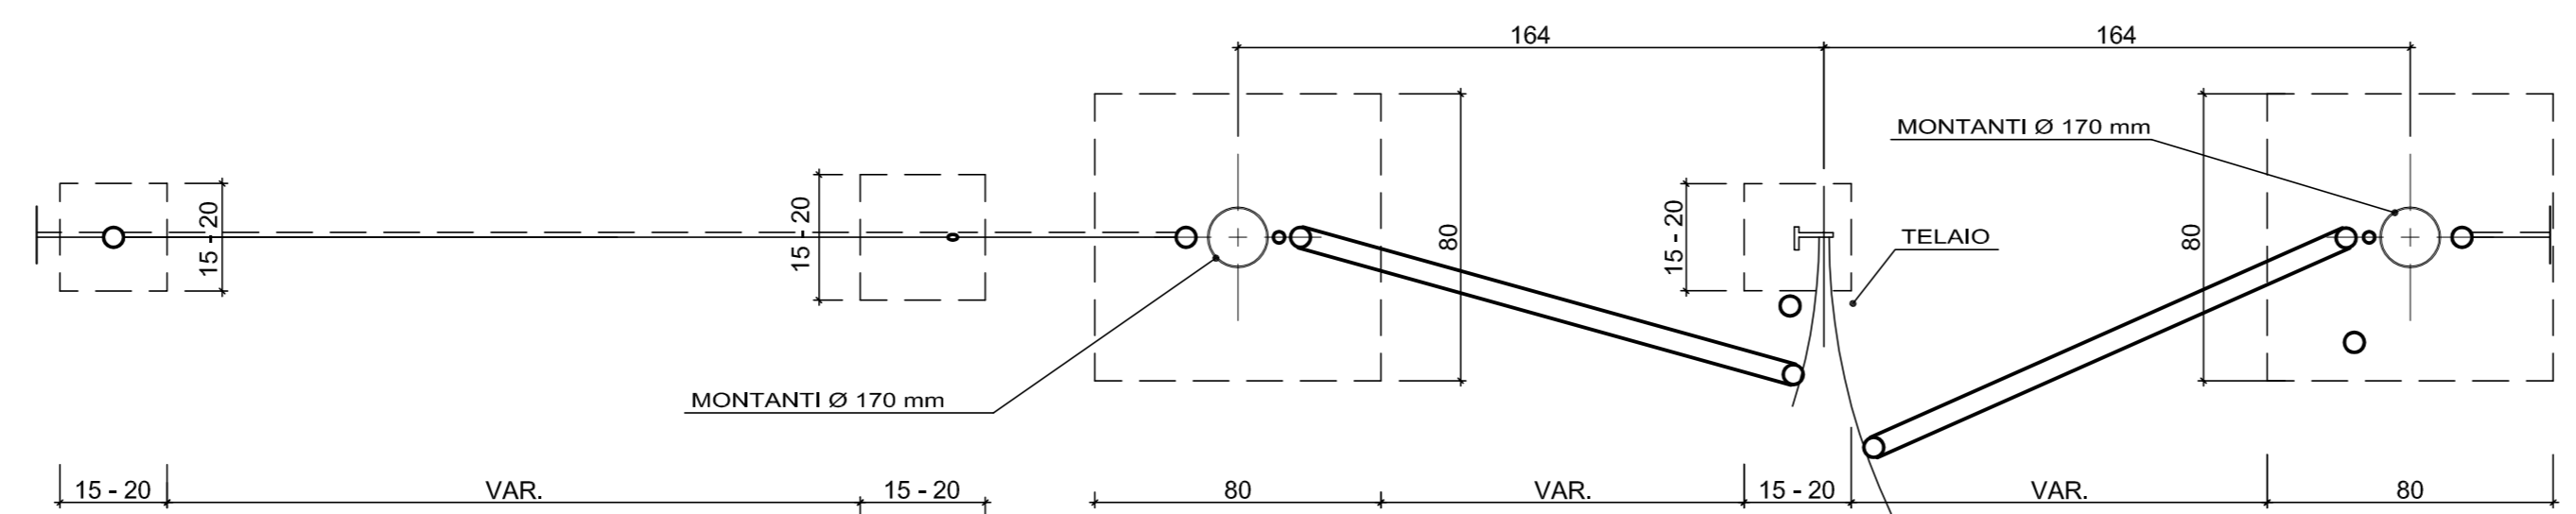

COMMITTENTE:



ALTA Sorveglianza:



GENERAL CONTRACTOR:



INFRASTRUTTURE FERROVIARIE STRATEGICHE DEFINITE DALLA LEGGE OBIETTIVO N.443/01

TRATTA A.V./A.C. MILANO - GENOVA. TERZO VALICO DEI GIOVI

PROGETTO ESECUTIVO

CSP1 - CAMPO SERVIZI CASTAGNOLA
PARTICOLARI COSTRUTTIVI - RECINZIONE E CANCELLO
FASE 1

GENERAL CONTRACTOR Consorzio Cociv Ing. P.P. Marcheselli		DIRETTORE LAVORI		SCALA: 1:250				
COMMESSA IG 5 1	LOTTO 0 0	FASE E	ENTE CV	TIPO DOC. BZ	OPERA/DISCIPLINA CA 2 9 0 1			
PROGETTAZIONE		PROGR. 0 0 1	REV. A					
Rev.	Descrizione emissione	Redatto	Data	Verificato	Data	Progettista Integratore	Data	IL PROGETTISTA
A00	Prima Emissione	COCIV	29/01/2014	COCIV	29/01/2014	A. Palomba	31/01/2014	
		n. Elab.		Nome File: I02100001-02-CA2901-01-A00 CLUP: F81H8200000008				