

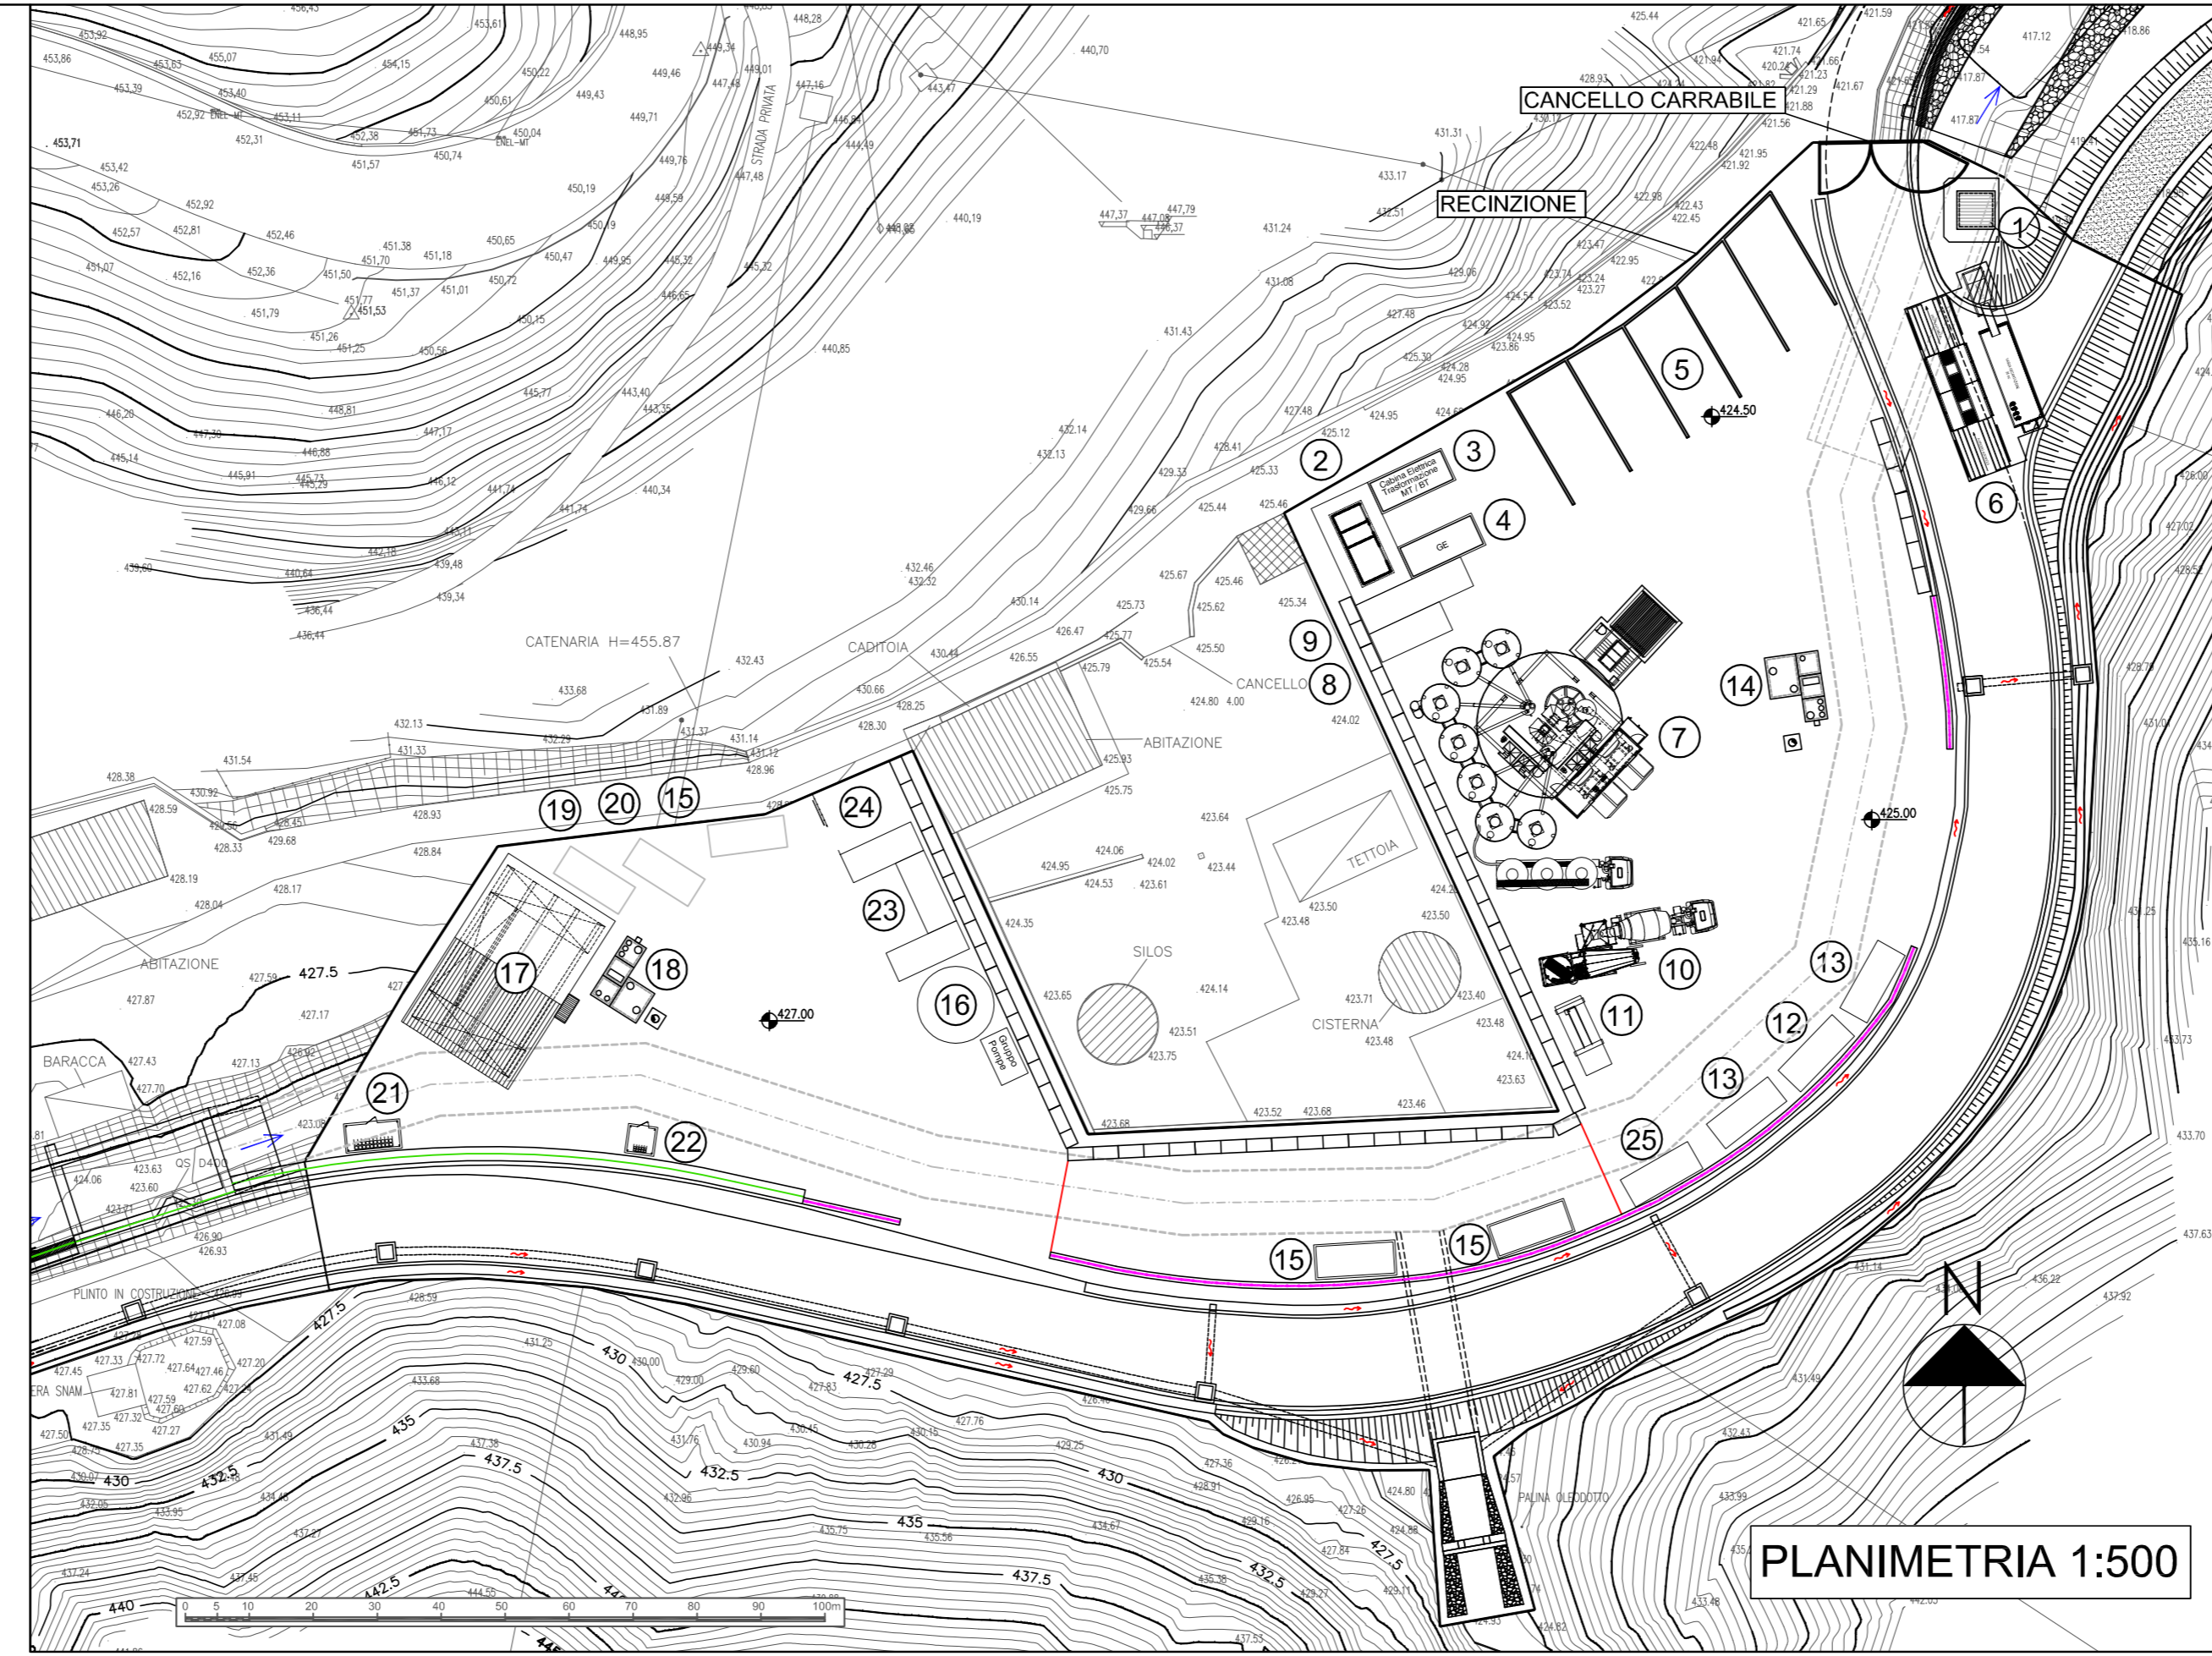


RECINZIONE A MAGLIA SCIOLTA
SCALA 1:20
VISTA FRONTALE

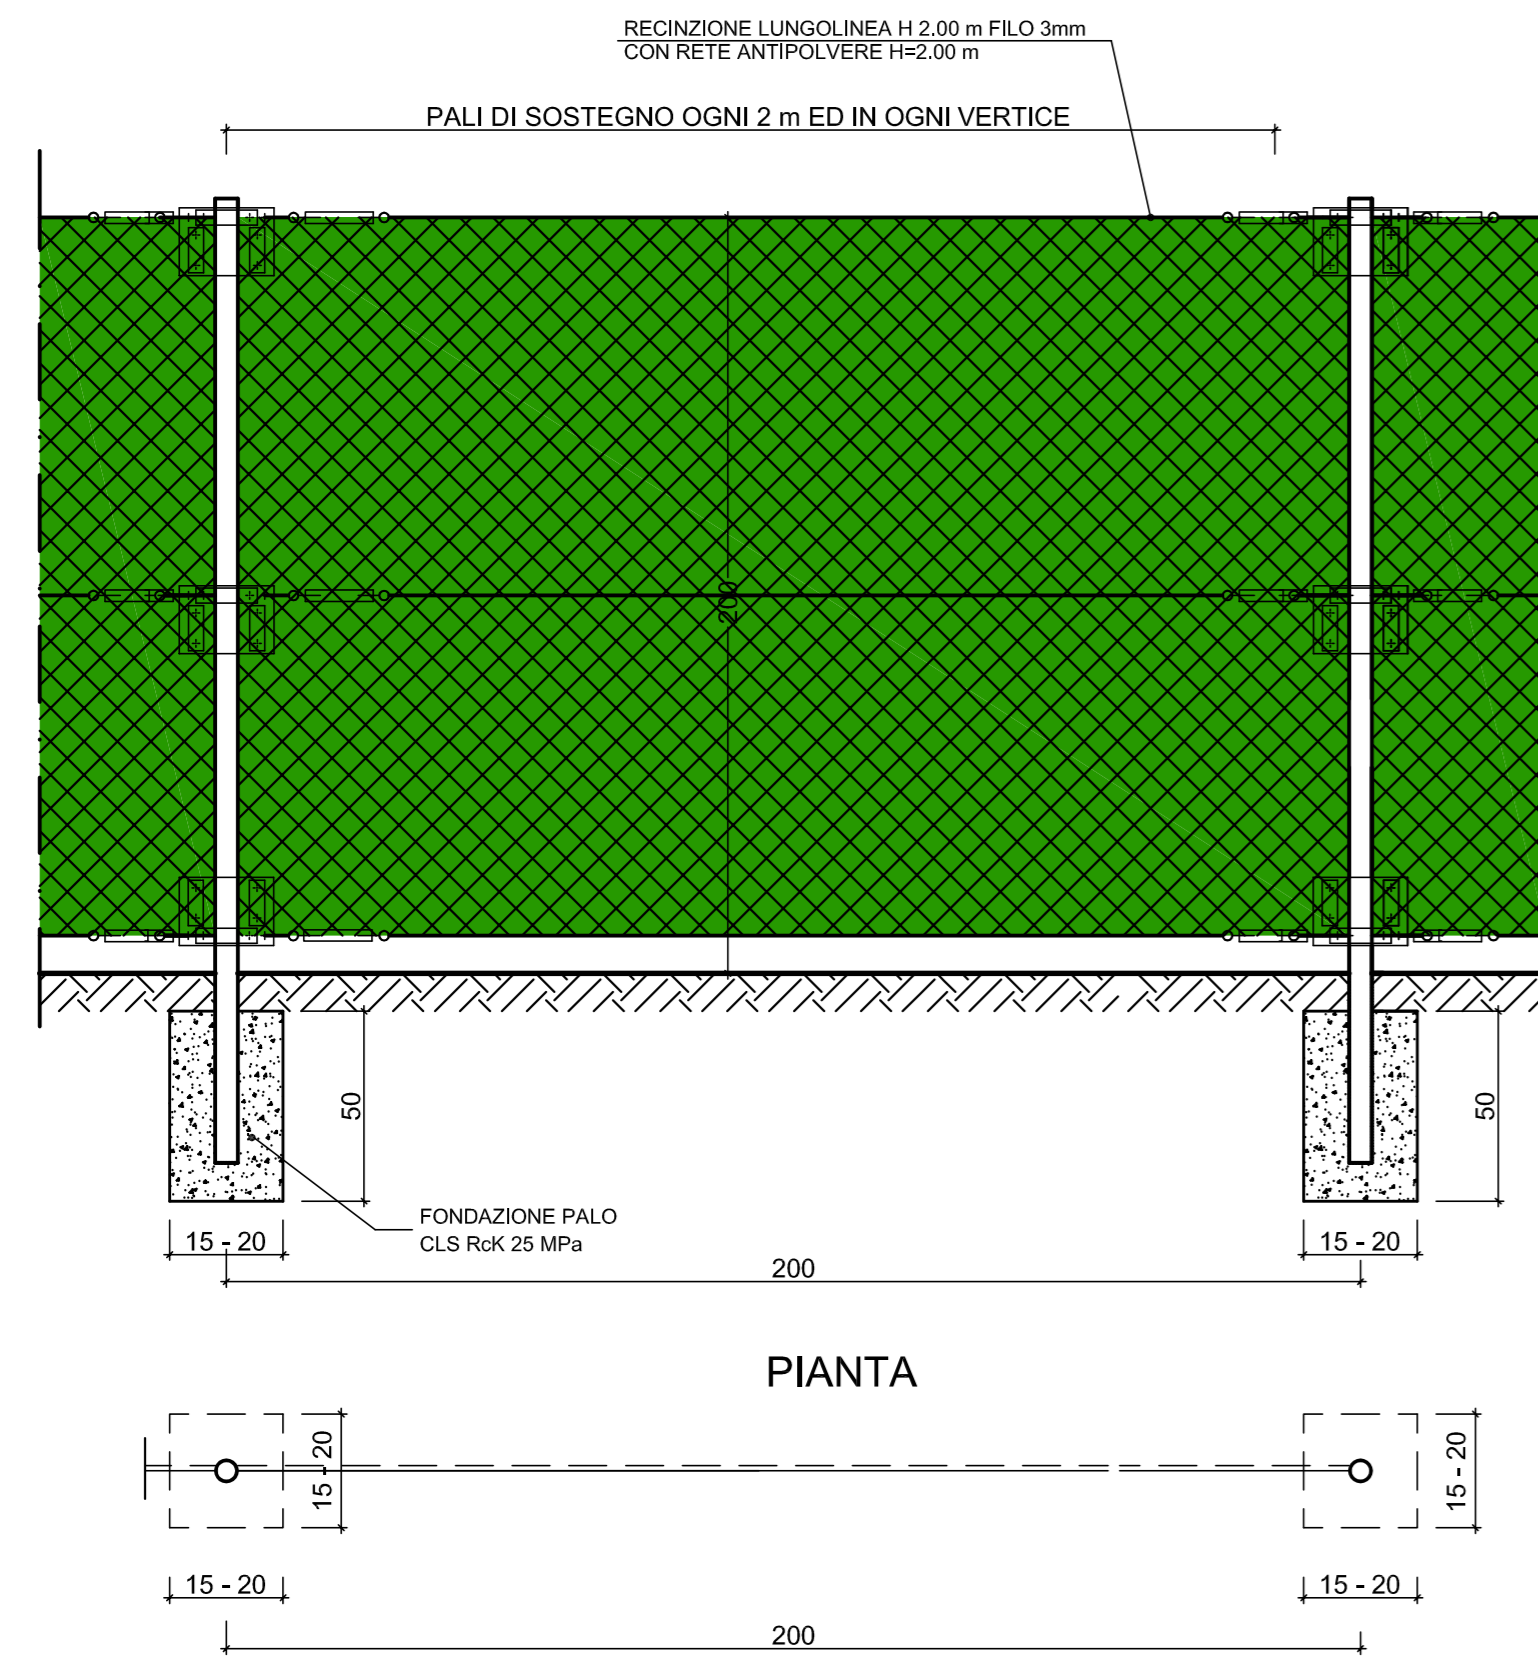

PAVIMENTAZIONE TIPO 1:100

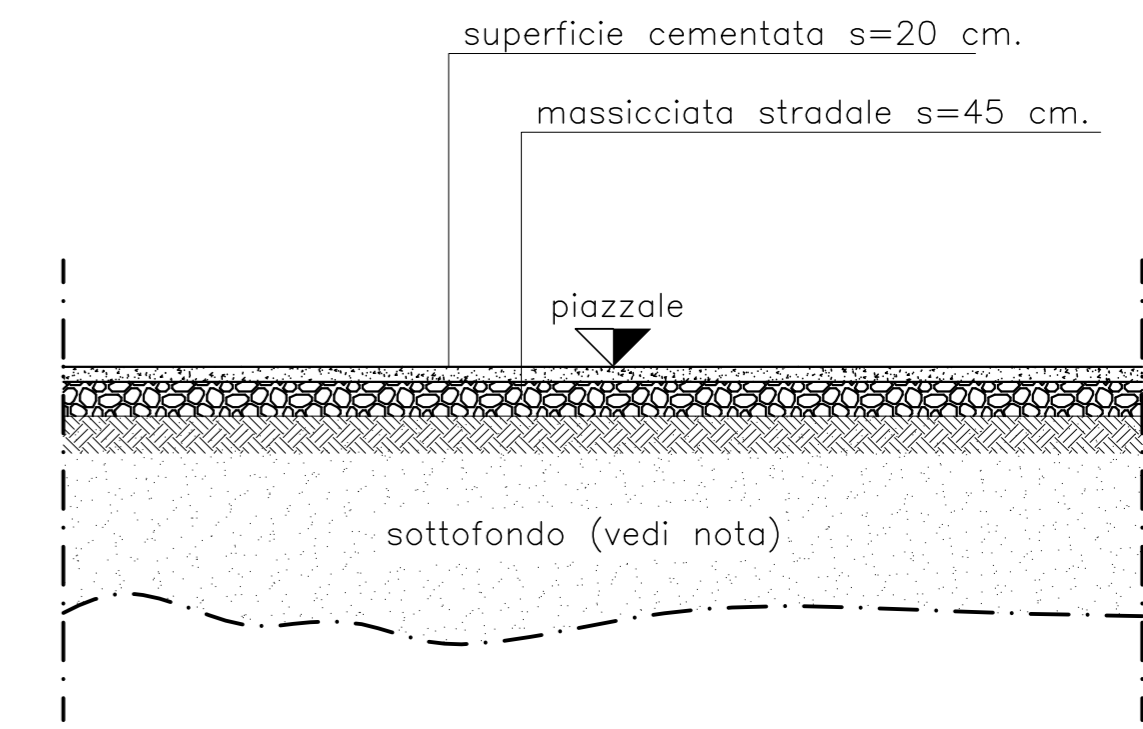


NOTA A: IL SOTTOFONDO DOVRA' AVERE UNA PORTANZA MINIMA DI 600 daN/cm².


LEGENDA INSTALLAZIONI

1	Guardiana	13	Ufficio
2	Punto di consegna Enel	14	Vasca di prima pioggia piazzale
3	Cabina trasformazione MT / BT	15	Container deposito attrezzature
4	Gruppo elettrogeno	16	Serbatoio antincendio + acqua industriale e gruppo di pompaggio
5	Setti per deposito inerti	17	Officina
6	Impianto lavar ruote	18	Vasca di disoleazione acque di officina
7	Impianto di betonaggio	19	Depositi olii usati
8	Deposito additivi	20	Depositi olii nuovi
9	Impianto produzione vapore per riscaldamento inerti	21	Deposito bombole ossigeno
10	Lavaggio autobetoniere	22	Deposito bombole acetilene
11	Impianto trattamento acque betonaggio	23	Magazzino
12	Servizi igienici	24	Deposito magazzino
		25	Laboratorio

CANCELLO PASSO CARRABILE
SCALA 1:20
VISTA FRONTALE

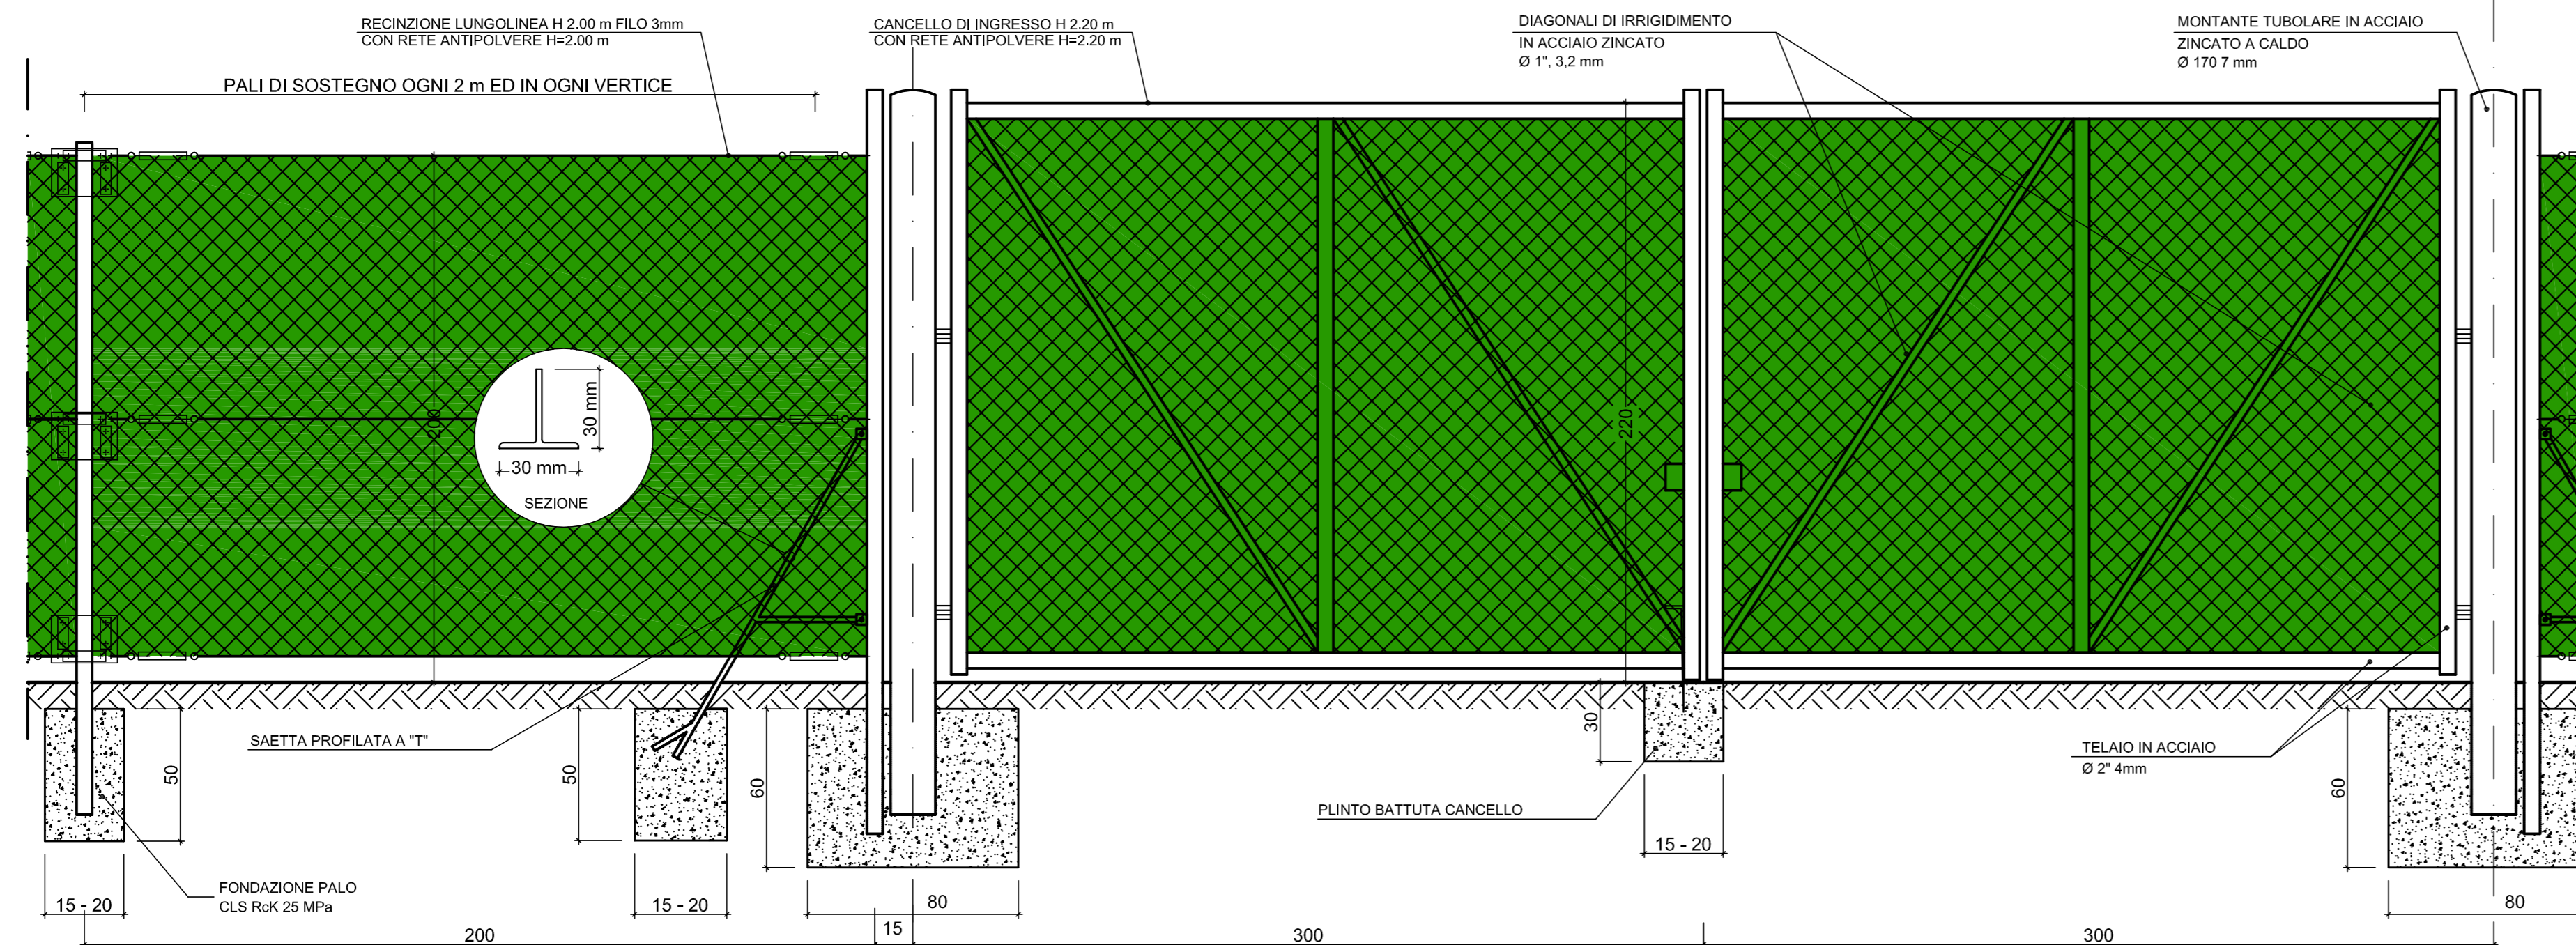

PIANTA

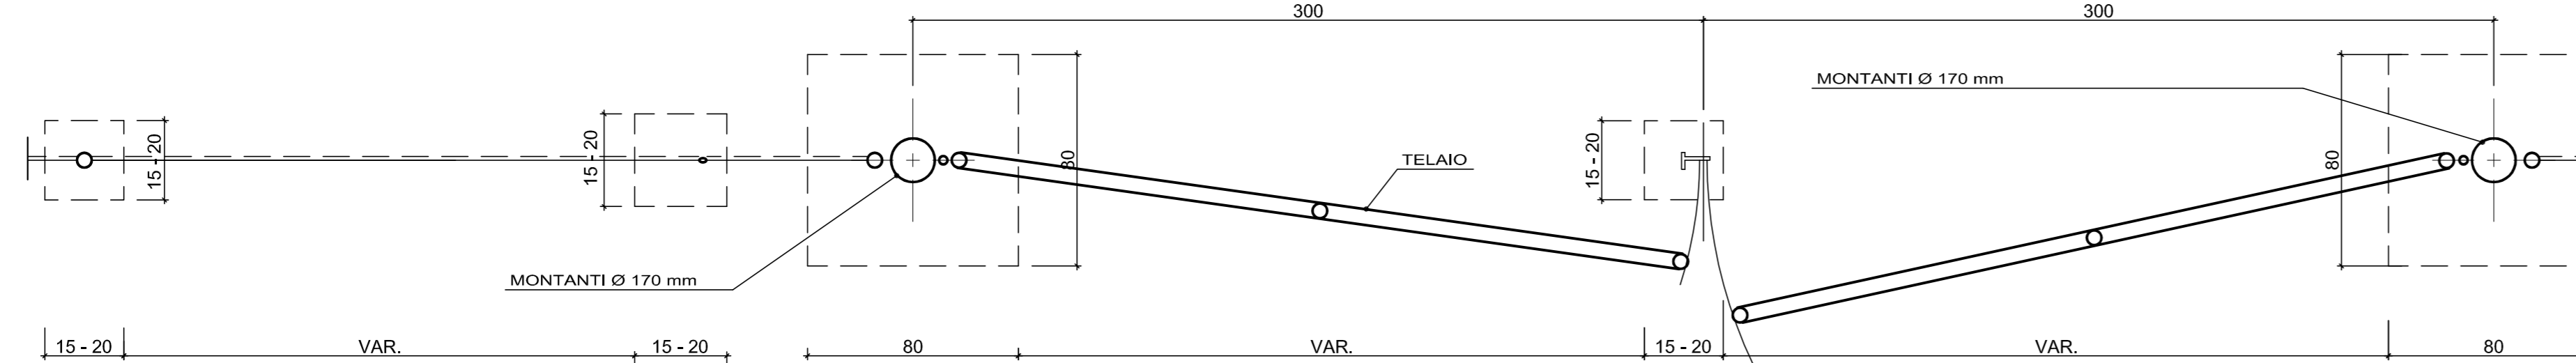

COMMITTENTE:



ALTA SORVEGLIANZA:



GENERAL CONTRACTOR:



INFRASTRUTTURE FERROVIARIE STRATEGICHE DEFINITE DALLA LEGGE OBIETTIVO N.443/01

TRATTA A.V./A.C. MILANO - GENOVA. TERZO VALICO DEI GIOVI

PROGETTO ESECUTIVO

CSP1 - CAMPO SERVIZI CASTAGNOLA
PARTICOLARI COSTRUTTIVI - RECINZIONE E CANCELLO
FASE 2

GENERAL CONTRACTOR Consorzio Cociv Ing. P.P. Marcheselli		DIRETTORE LAVORI		SCALA: 1:250	
COMMESSA I G 5 1	LOTTO 0 0	FASE E	ENTE C V	TIPO DOC. B Z	OPERA/DISCIPLINA C A 2 9 0 1
PROGETTAZIONE		PROGR. 0 0 2	REV. A		
Rev.	Descrizione emissione	Redatto	Data	Verificato	Data
A00	Prima Emissione	COCIV	29/01/2014	COCIV	29/01/2014
n. Elab.		Nome File: I021082CIV-02-CA2901-002-A00 CLP: F81H8200000008			