
 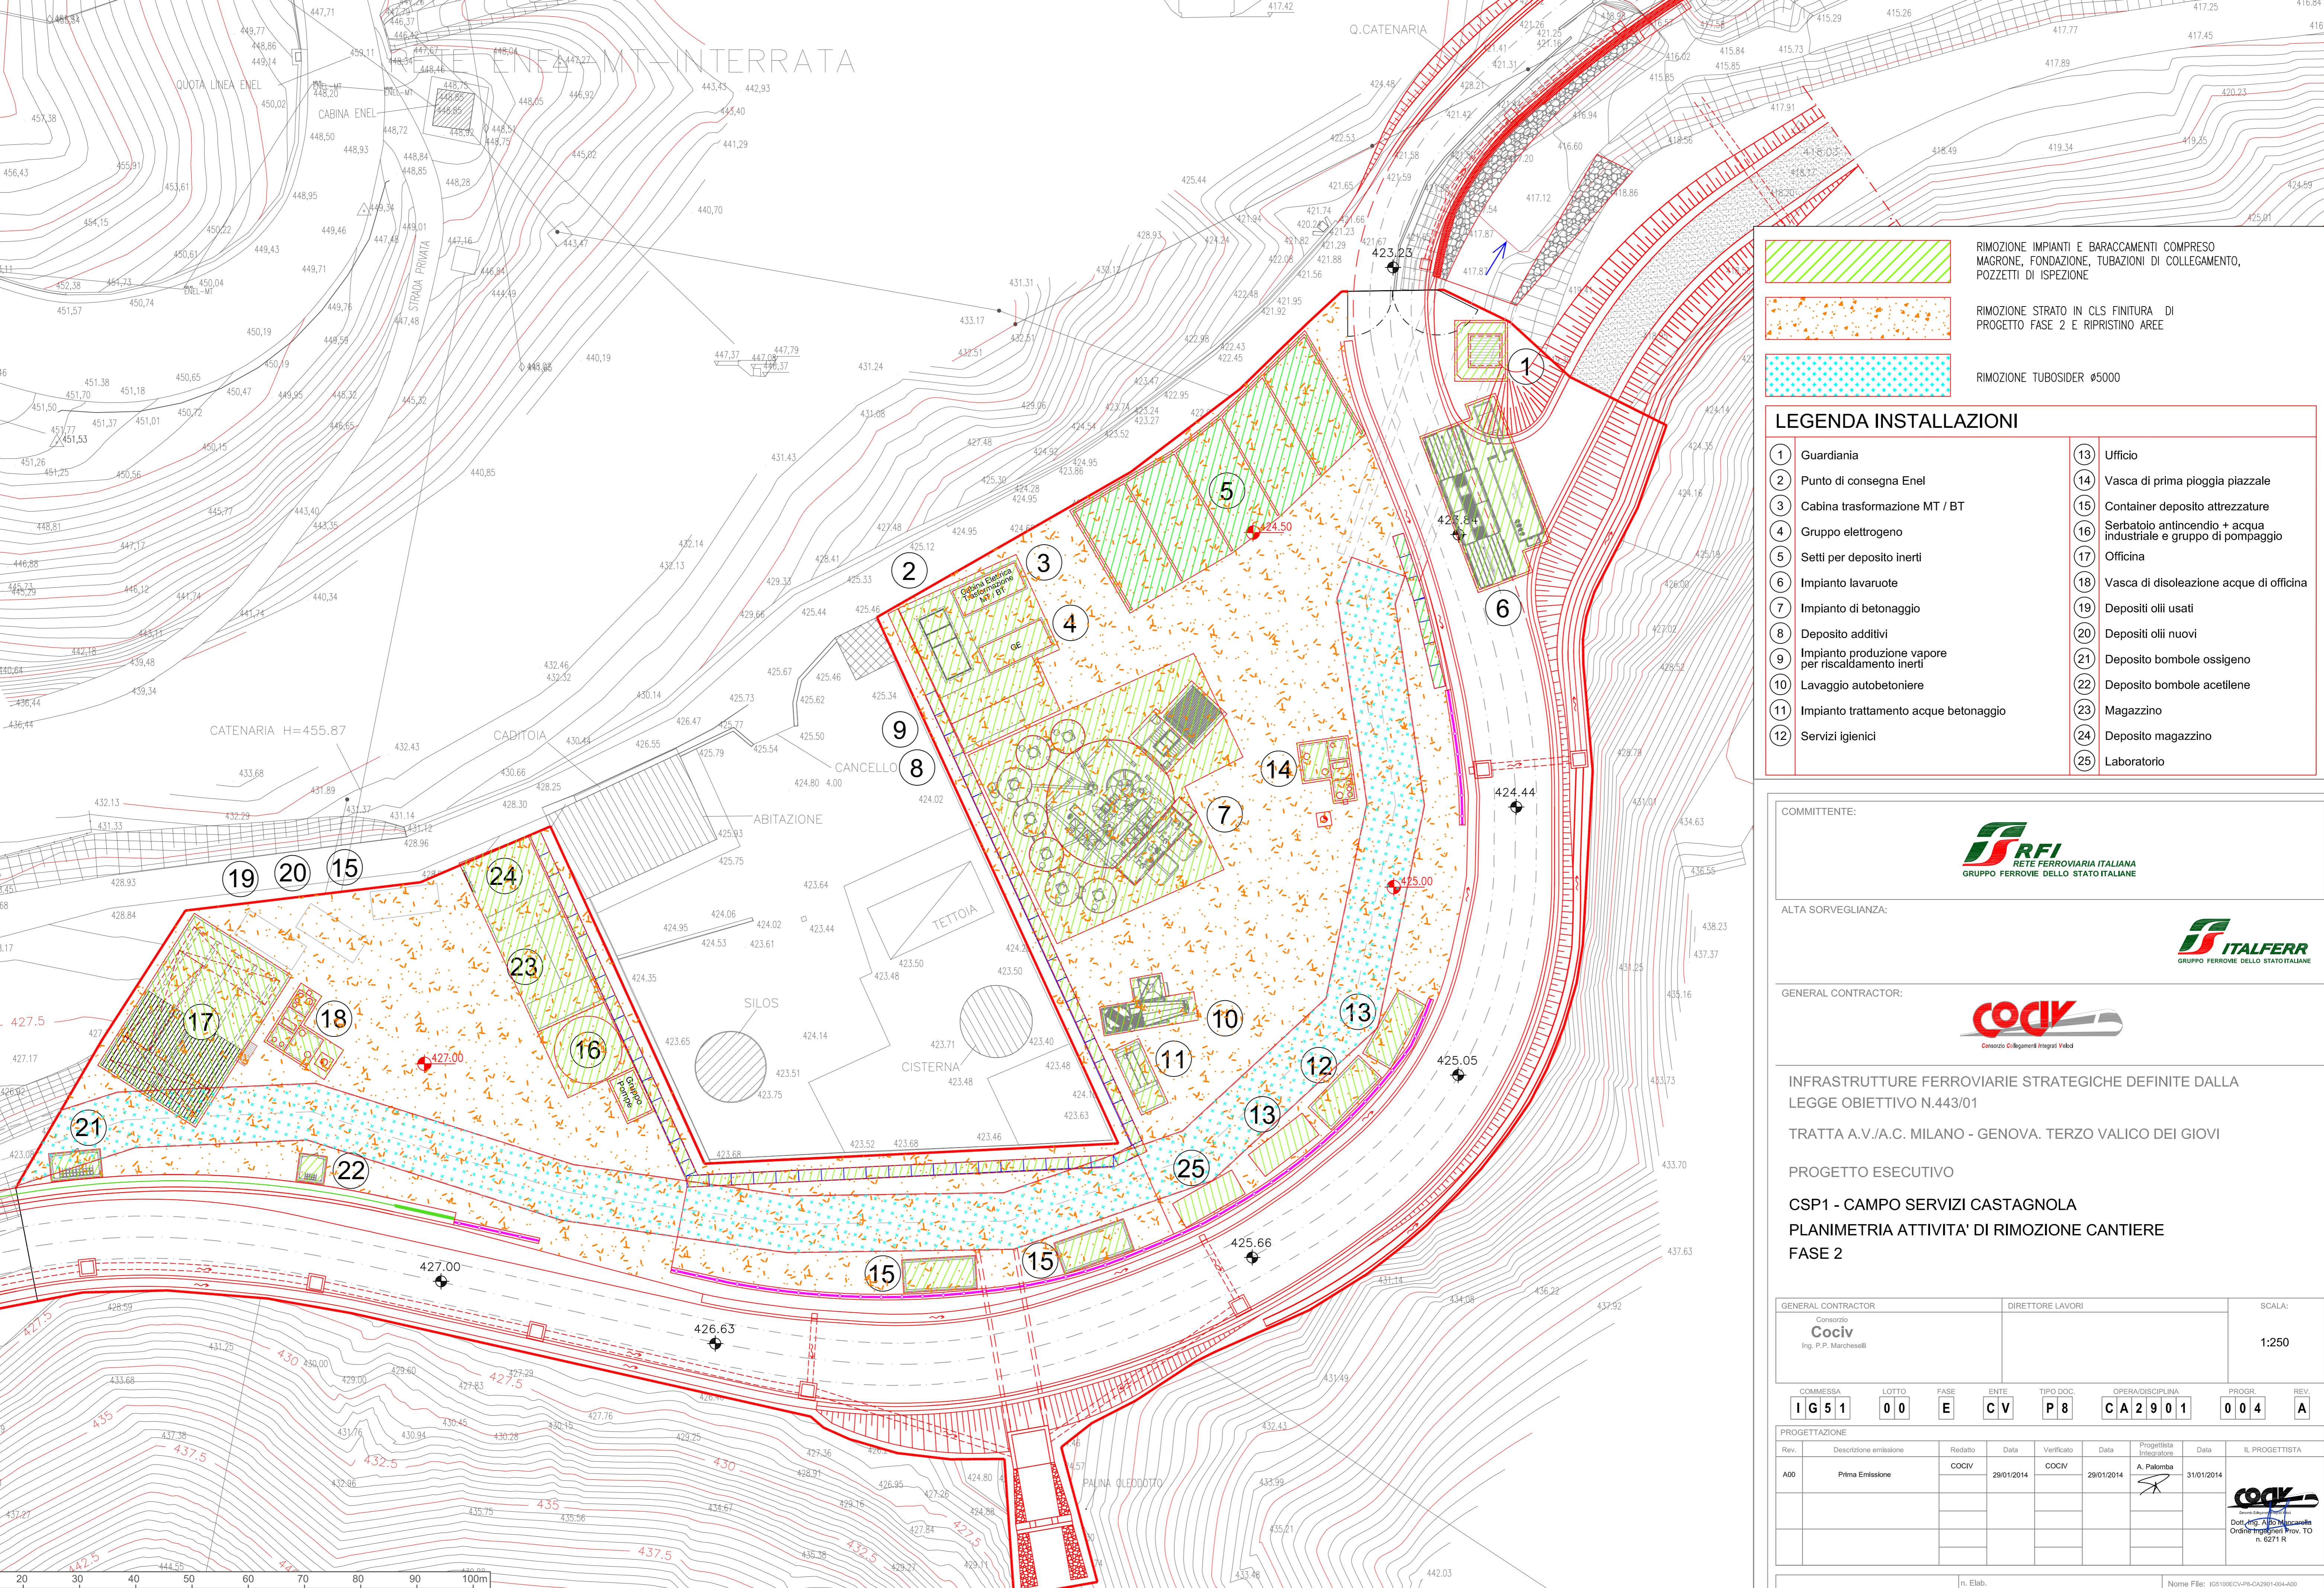

 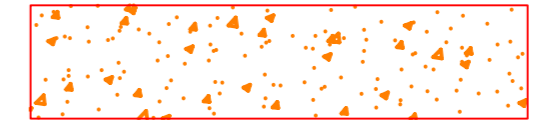


PLANIMETRIA RIMOZIONI DI CANTIERE 1:250



LEGENDA RIMOZIONI

-  RIMOZIONE IMPIANTI E BARACCAMENTI COMPRESO MAGRONE, FONDAZIONE, TUBAZIONI DI COLLEGAMENTO, POZZETTI DI ISPEZIONE
-  RIMOZIONE STRATO IN CLS FINITURA DI PROGETTO FASE 2 E RIPRISTINO AREE
-  RIMOZIONE TUBOSIDER Ø5000

LEGENDA INSTALLAZIONI

1 Guardiania	13 Ufficio
2 Punto di consegna Enel	14 Vasca di prima pioggia piazzale
3 Cabina trasformazione MT / BT	15 Container deposito attrezzature
4 Gruppo elettrogeno	16 Serbatoio antincendio + acqua industriale e gruppo di pompaggio
5 Setti per deposito inerti	17 Officina
6 Impianto lavaruote	18 Vasca di disoleazione acque di officina
7 Impianto di betonaggio	19 Depositi oli usati
8 Deposito additivi	20 Depositi oli nuovi
9 Impianto produzione vapore per riscaldamento inerti	21 Deposito bombole ossigeno
10 Lavaggio autobetoniere	22 Deposito bombole acetilene
11 Impianto trattamento acque betonaggio	23 Magazzino
12 Servizi igienici	24 Deposito magazzino
	25 Laboratorio

COMMITTENTE:



ALTA SORVEGLIANZA:



GENERAL CONTRACTOR:



INFRASTRUTTURE FERROVIARIE STRATEGICHE DEFINITE DALLA LEGGE OBIETTIVO N.443/01

TRATTA A.V./A.C. MILANO - GENOVA. TERZO VALICO DEI GIOVI

PROGETTO ESECUTIVO

CSP1 - CAMPO SERVIZI CASTAGNOLA

PLANIMETRIA ATTIVITA' DI RIMOZIONE CANTIERE FASE 2

GENERAL CONTRACTOR ConSORZIO Cociv Ing. P.P. Marcheselli	DIRETTORE LAVORI	SCALA: 1:250
COMMESSA I G 5 1	LOTTO 0 0	FASE E
ENTE C V	TIPO DOC. P 8	OPERA/DISCIPLINA CA 2 9 0 1
PROGR. 0 0 4	REV. A	

Rev.	Descrizione emissione	Redatto	Data	Verificato	Data	Progettista Integratore	Data	IL PROGETTISTA
A00	Prima Emissione	COCV	29/01/2014	COCV	29/01/2014	A. Palomba	31/01/2014	 Dott. Ing. Aldo Mancavella Ordine Ingegneri Prov. TO n. 6271 R

n. Elab. _____ Nome File: I2102020049-CA2011-004-A00
CLUP: F81H82000000008