
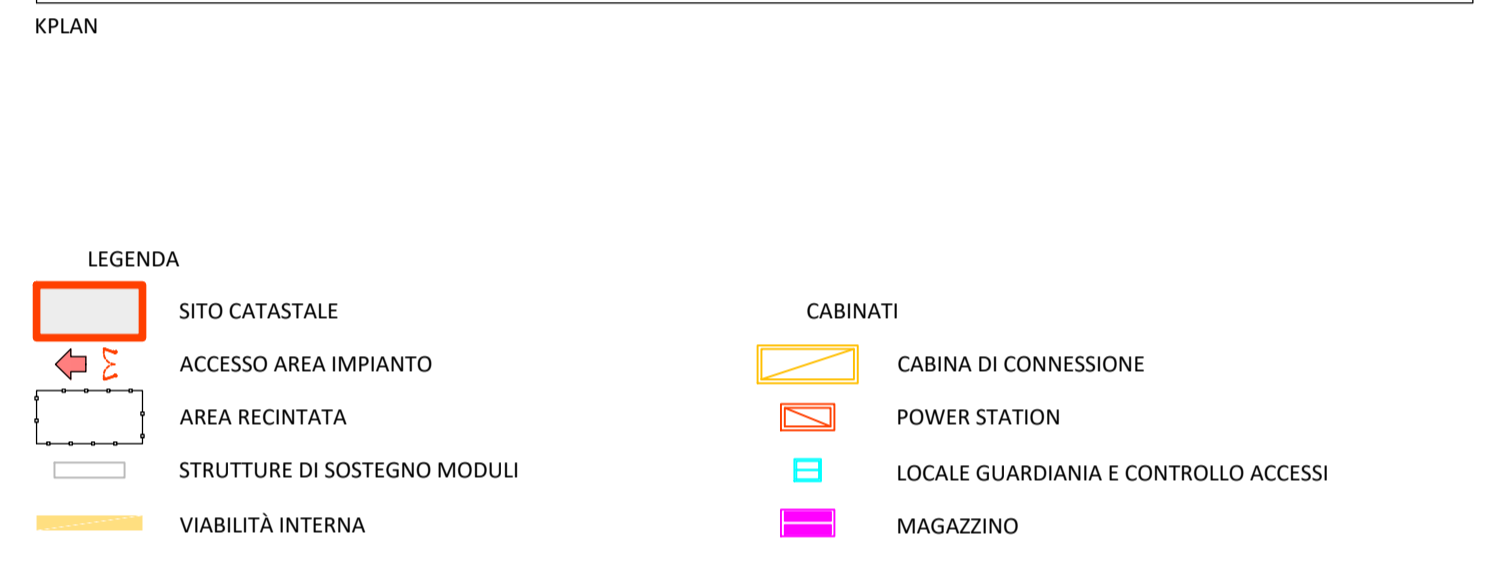


VISTA 2

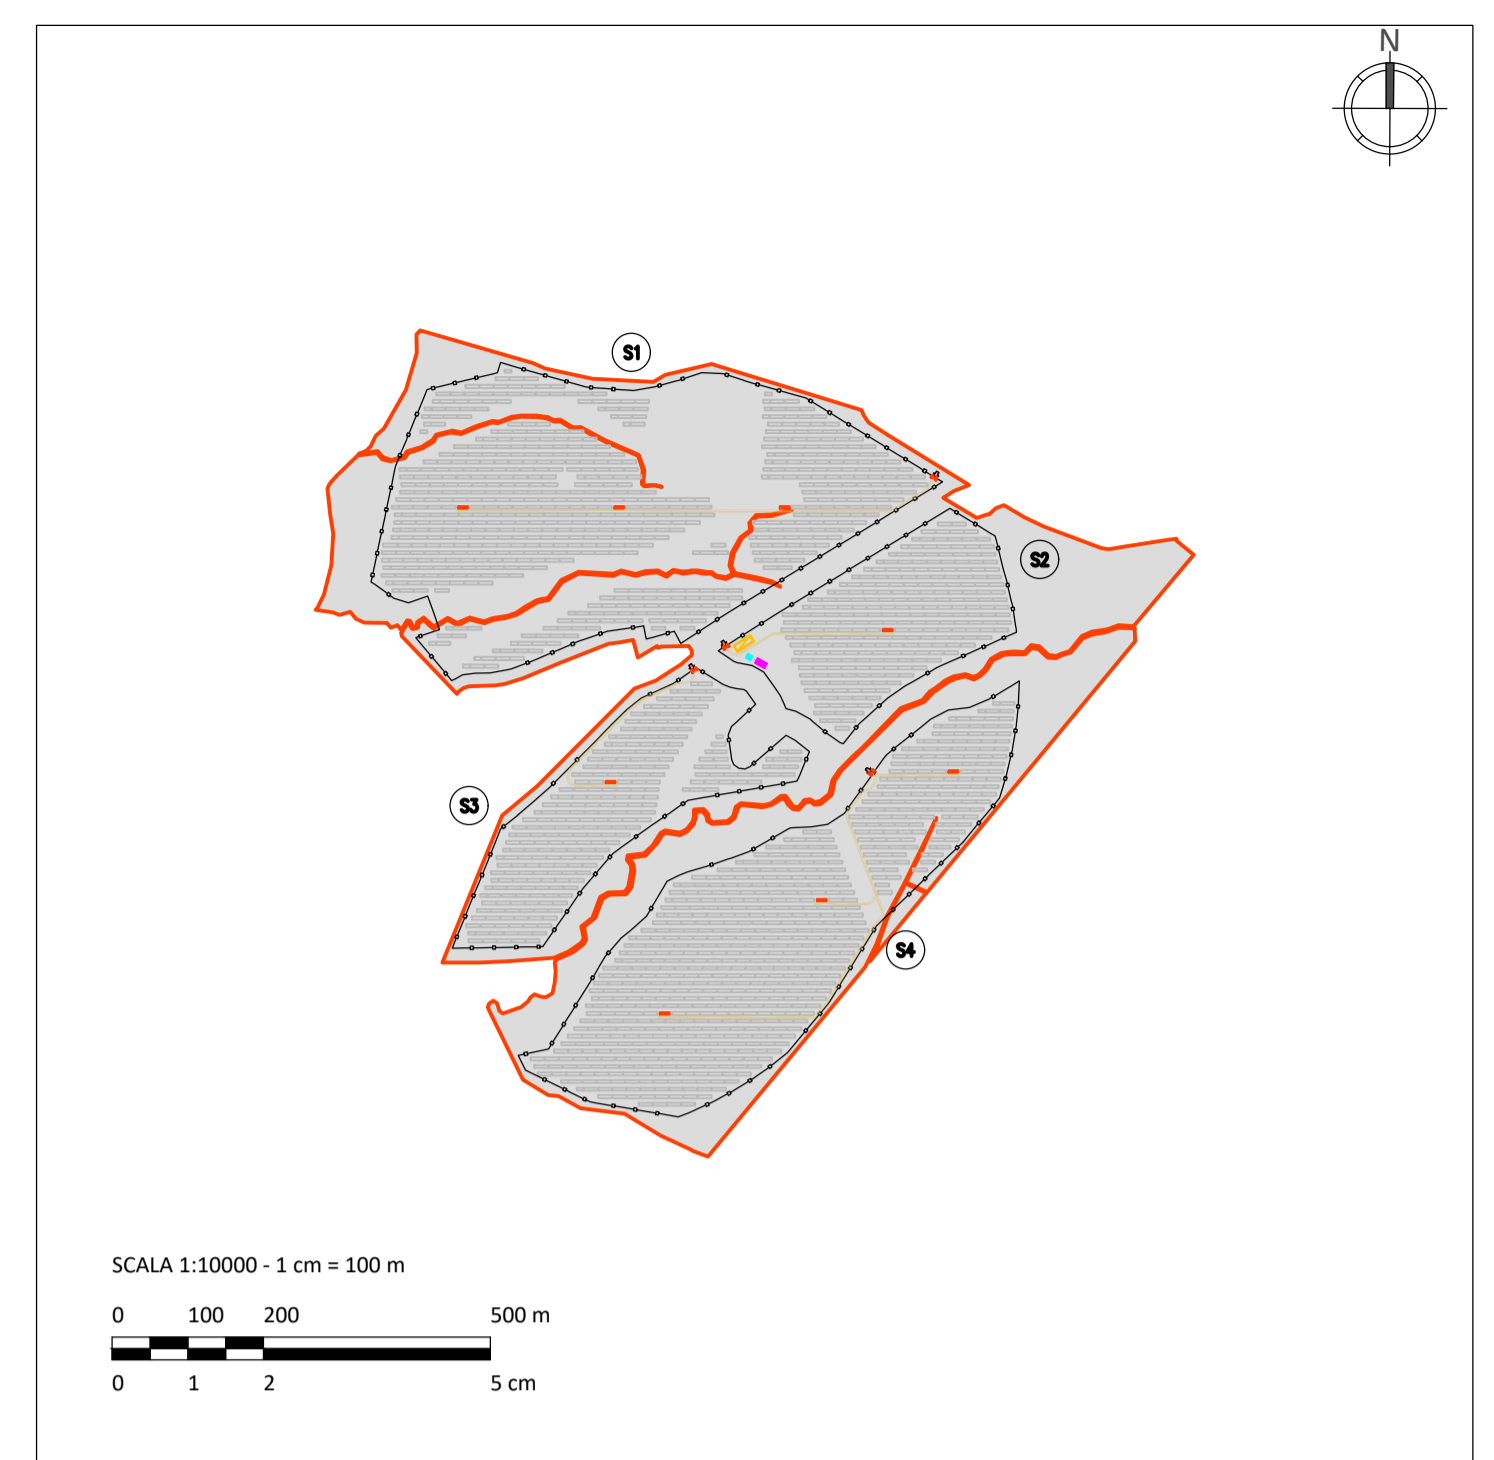

LEGENDA CABINA ELETTRICA DI CONNESSIONE


SIMBOLO	DESCRIZIONE
[Linea blu]	ILLUMINAZIONE 2x30 W
[Lampadina]	LAMPADA DI EMERGENZA
[Interruttore]	INTERRUTTORE BIPOLARE
[Estrattore]	ESTRATTORE
[Presadoppia]	PRESA SHUKO 10 A - PRESA 2P+T
[Interruttore 2]	IEC309 1P+N+PE
[Interruttore 3]	IEC309 3P+N+PE
[Estintore]	ESTINTORE
[Estintore in box]	ESTINTORE IN BOX
[Rivelatore]	RIVELATORE FUMI OTTICO
[Termostato]	TERMOSTATO
[Allarme magnetico]	ALLARME MAGNETICO
[Pulsante]	PULSANTE DI EMERGENZA
[01]	ARRIVO QUADRO 36 kV
[02]	CELLA MISURE
[03]	CELLA AUSILIARI CABINA
[04]	CELLA RAMO 1
[05]	CELLA RAMO 2
[06]	CELLA RAMO 3
[07]	CELLA RIFASAMENTO
[08]	CELLA SHUNT REACTORS
[09]	CELLA RISERVA (OPZIONALE)
[10]	QUADRO RIFASAMENTO
[11]	QUADRO SHUNT REACTORS
[12]	TRASFORMATORE AUSILIARIO
[13]	QUADRO AUSILIARIO BASSA TENSIONE
[14]	DISPOSITIVI UPS
[15]	QUADRO GENERATORE DIESEL
[16]	CONTATORE FISCALE AUSILIARI
[17]	CONTATORE FISCALE IMPIANTO
[18]	VIDEOSORVEGLIANZA WORKSTATION + SCADA
[19]	CONDIZIONATORE ARIA

NOTE:
 1) LE DIMENSIONI E L'ALLESTIMENTO RAPPRESENTATI SONO DA INTENDERSI COME LE MASSIME PREVISTE E SONO SUSCETTIBILI DI DIMINUZIONE.
 2) PER MAGGIORE DETTAGLIO FARE RIFERIMENTO ALLA TAVOLA DELLO SCHEMA ELETTRICO UNIFILARE.



M.Piscedda	S.Adami	Prima emissione	0	07/2024
REDATTO	APPROVATO	DESCRIZIONE	REV.	DATA



LUGLIO 2024
GREEN FROGS VECCHIENNA S.R.L.
 IMPIANTO AGRIVOLTAICO IN AREA IDONEA
 COLEGATO ALLA RTN
 DI POTENZA NOMINALE PARI A 34,00 MWp
 DENOMINATO "VECCHIENNA" SITO NEL
 COMUNE DI CATELNUOVO DI VAL DI CECINA (PI)

Istanza di VIA - art.23, Titolo III - D.Lgs. 152/2006 e s.m.i.

TAVOLA NUMERO 11
SCALA 1:50
PARTICOLARE CABINE ELETTRICHE
CABINA DI CONNESSIONE

Progettista
 Corrado Pluchino/Ord. Ing. Prov. MI n. 27174 - Sez. A

Coordinamento
 Stefano Adami

Codice elaborato
 3162_6245_VE_VIA_T11_ROQ_CABINE ELETTRICHE CABINA DI CONNESSIONE

Montana S.p.A.
 Via Angiolo Carlo Fumagalli 6, 20143 Milano
 Tel. +39 02 54 11 81 73 | Fax. +39 02 54 12 98 90
 Milano (Sede Certificata ISO) | Brescia | Palermo | Cagliari | Roma | Siracusa

C.F. e P.IVA 10414270156
 Cap.Soc. 600.000,00 €
 www.montanambiente.com