


LEGENDA
CONTROSOFFITTO

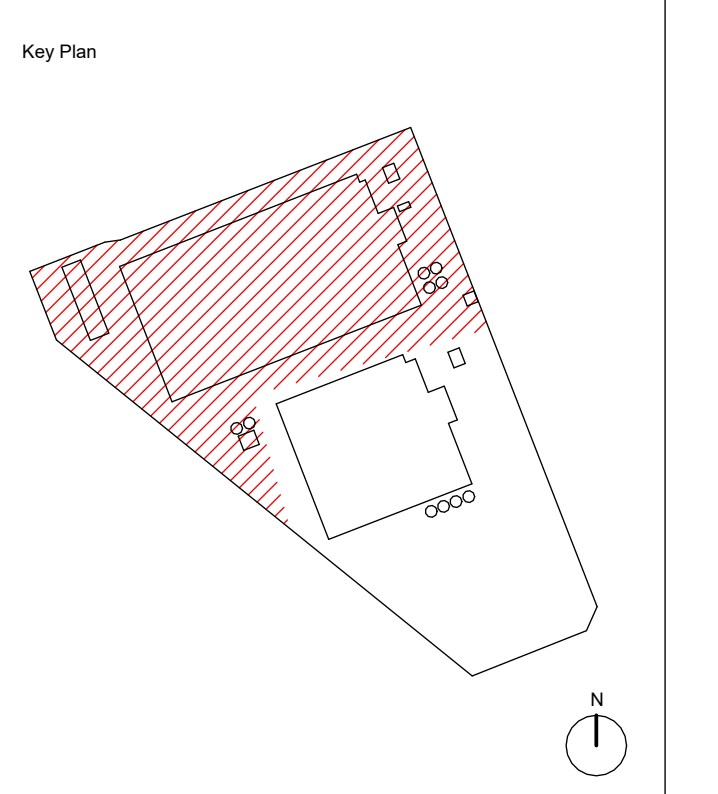

Rev.	Data	Descrizione
00	04/10/2024	Finalizzazione di progetto ambientale

1 Pianta Piano Mezzanino 1
1:200

Comune di Rho
Comune di Pero
Progettazione masterplan, Progettazione architettonica, Progettazione ingegneristica
ARUP
Arup Italia S.p.A.
Corso Sella, 1 - 20122 Milano, Italia
+39 02 7601 5000
+39 02 7601 5001
www.arup.com

Consulenti specializzati:
Progettazione ingegneristica
Studio Mistretta & Co.
Via Cassanese, 10 - 20145 Milano
+39 02 50000111
+39 02 50000112
+39 02 50000113
+39 02 50000114
+39 02 50000115
+39 02 50000116
+39 02 50000117
+39 02 50000118
+39 02 50000119
+39 02 50000120
+39 02 50000121
+39 02 50000122
+39 02 50000123
+39 02 50000124
+39 02 50000125
+39 02 50000126
+39 02 50000127
+39 02 50000128
+39 02 50000129
+39 02 50000130

Comitatario
Amazon Data Services Italy S.R.L.
Progetto
Progetto di Data Center (Edificio A) in via Michelangelo Buonarroti n. SNC all'interno del Permisso di Costruire n.233/2022 e Progetto di Data Center (Edificio B) in via Sempione 230 all'interno del Permisso di Costruire n.0035/2022

Fase progettuale:
Valutazione di impatto ambientale
Tipo Elaborato:
STATO DI PROGETTO - Edificio A Piano Mezzanino 1

Scala:
1:200
Disegnata:
Architetto:
Appr. del No:
2022/20-00
Tit. No:
R-A-DD-PL-M1-91

By: C/Arch/APP
SCORFIONI
Rev:
00