
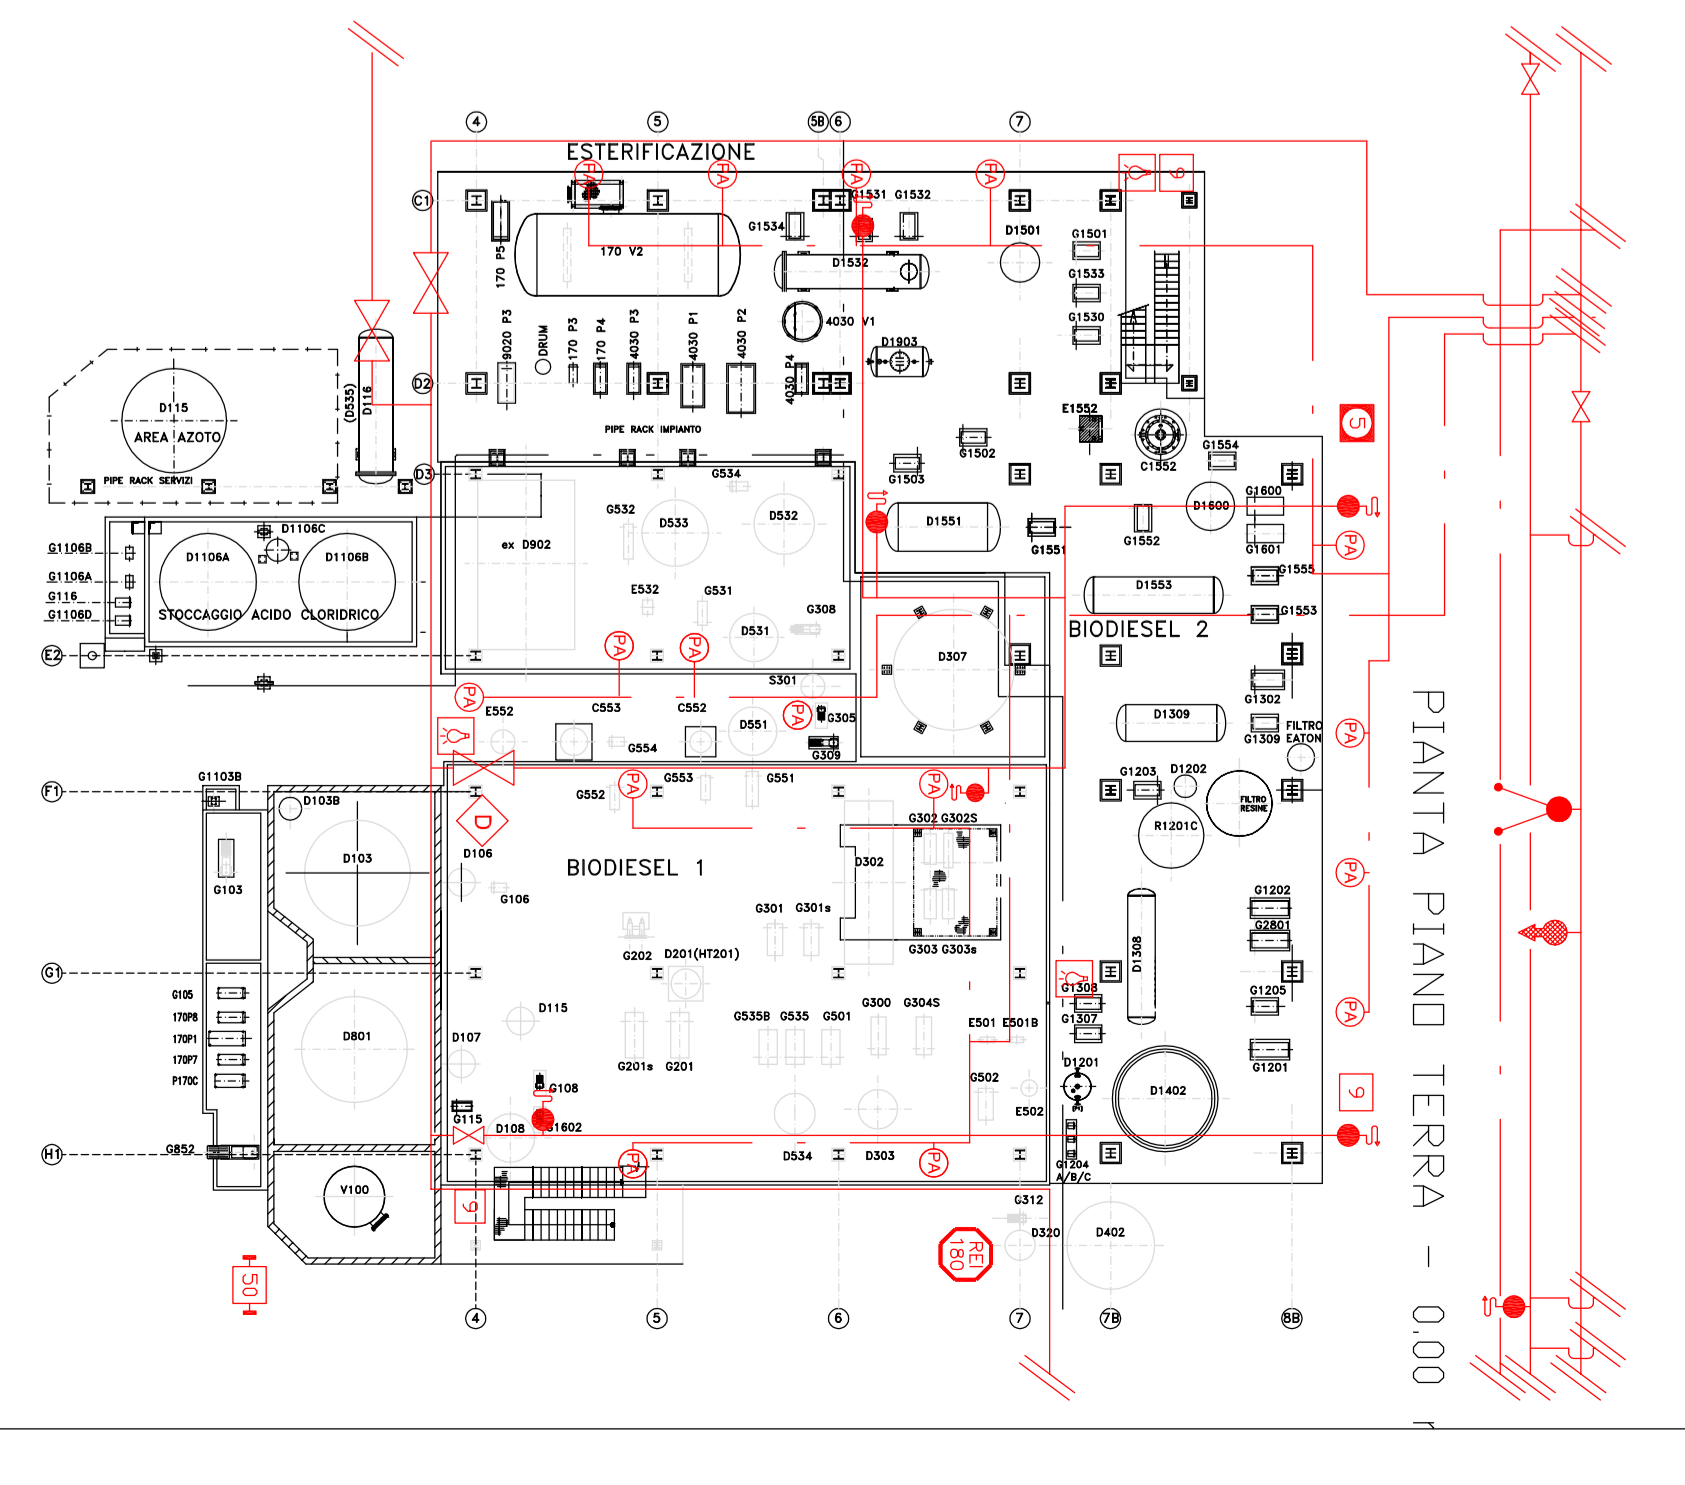
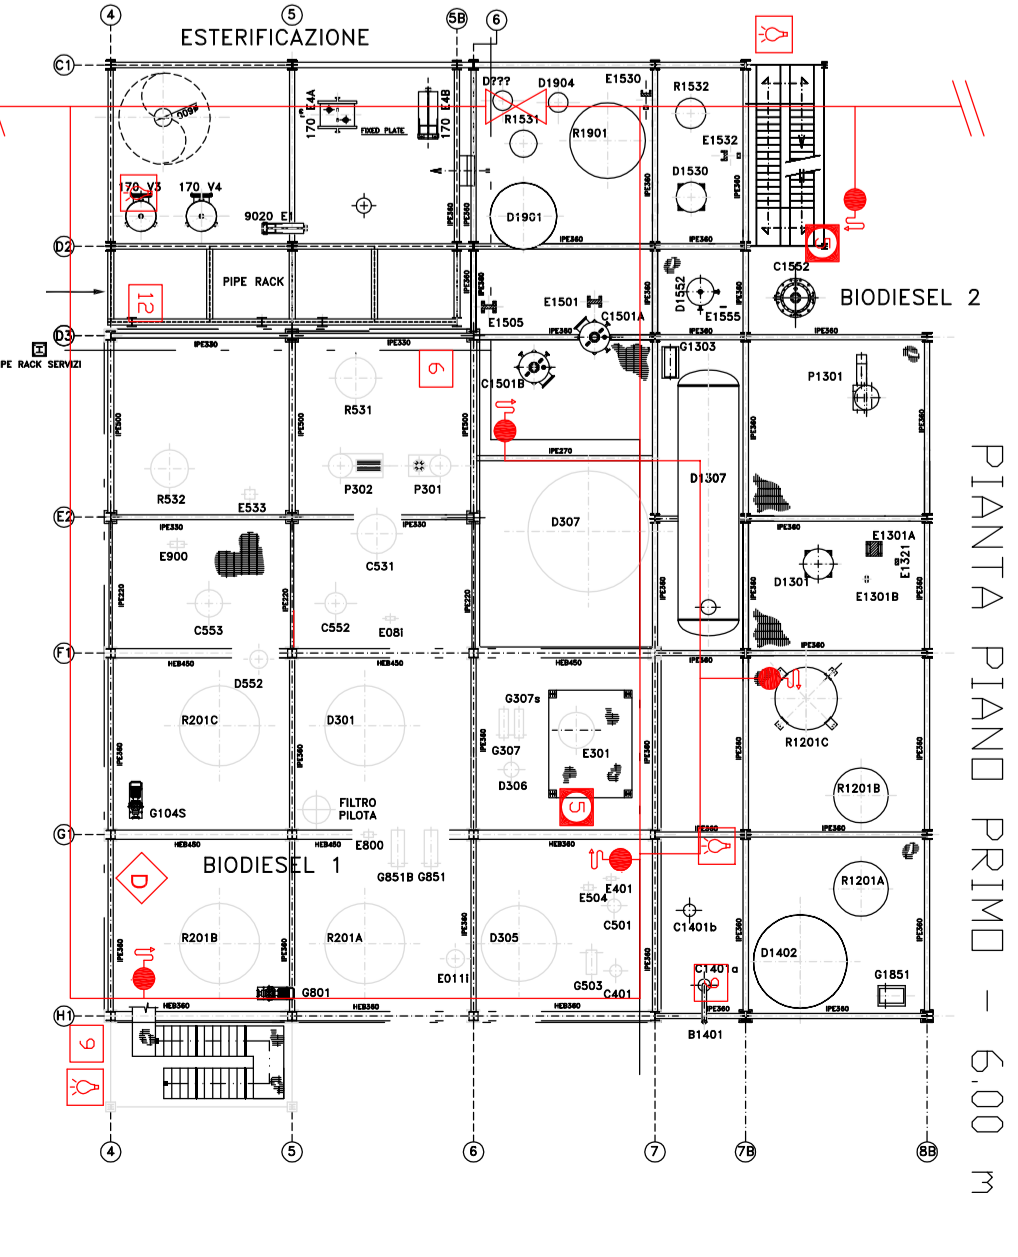
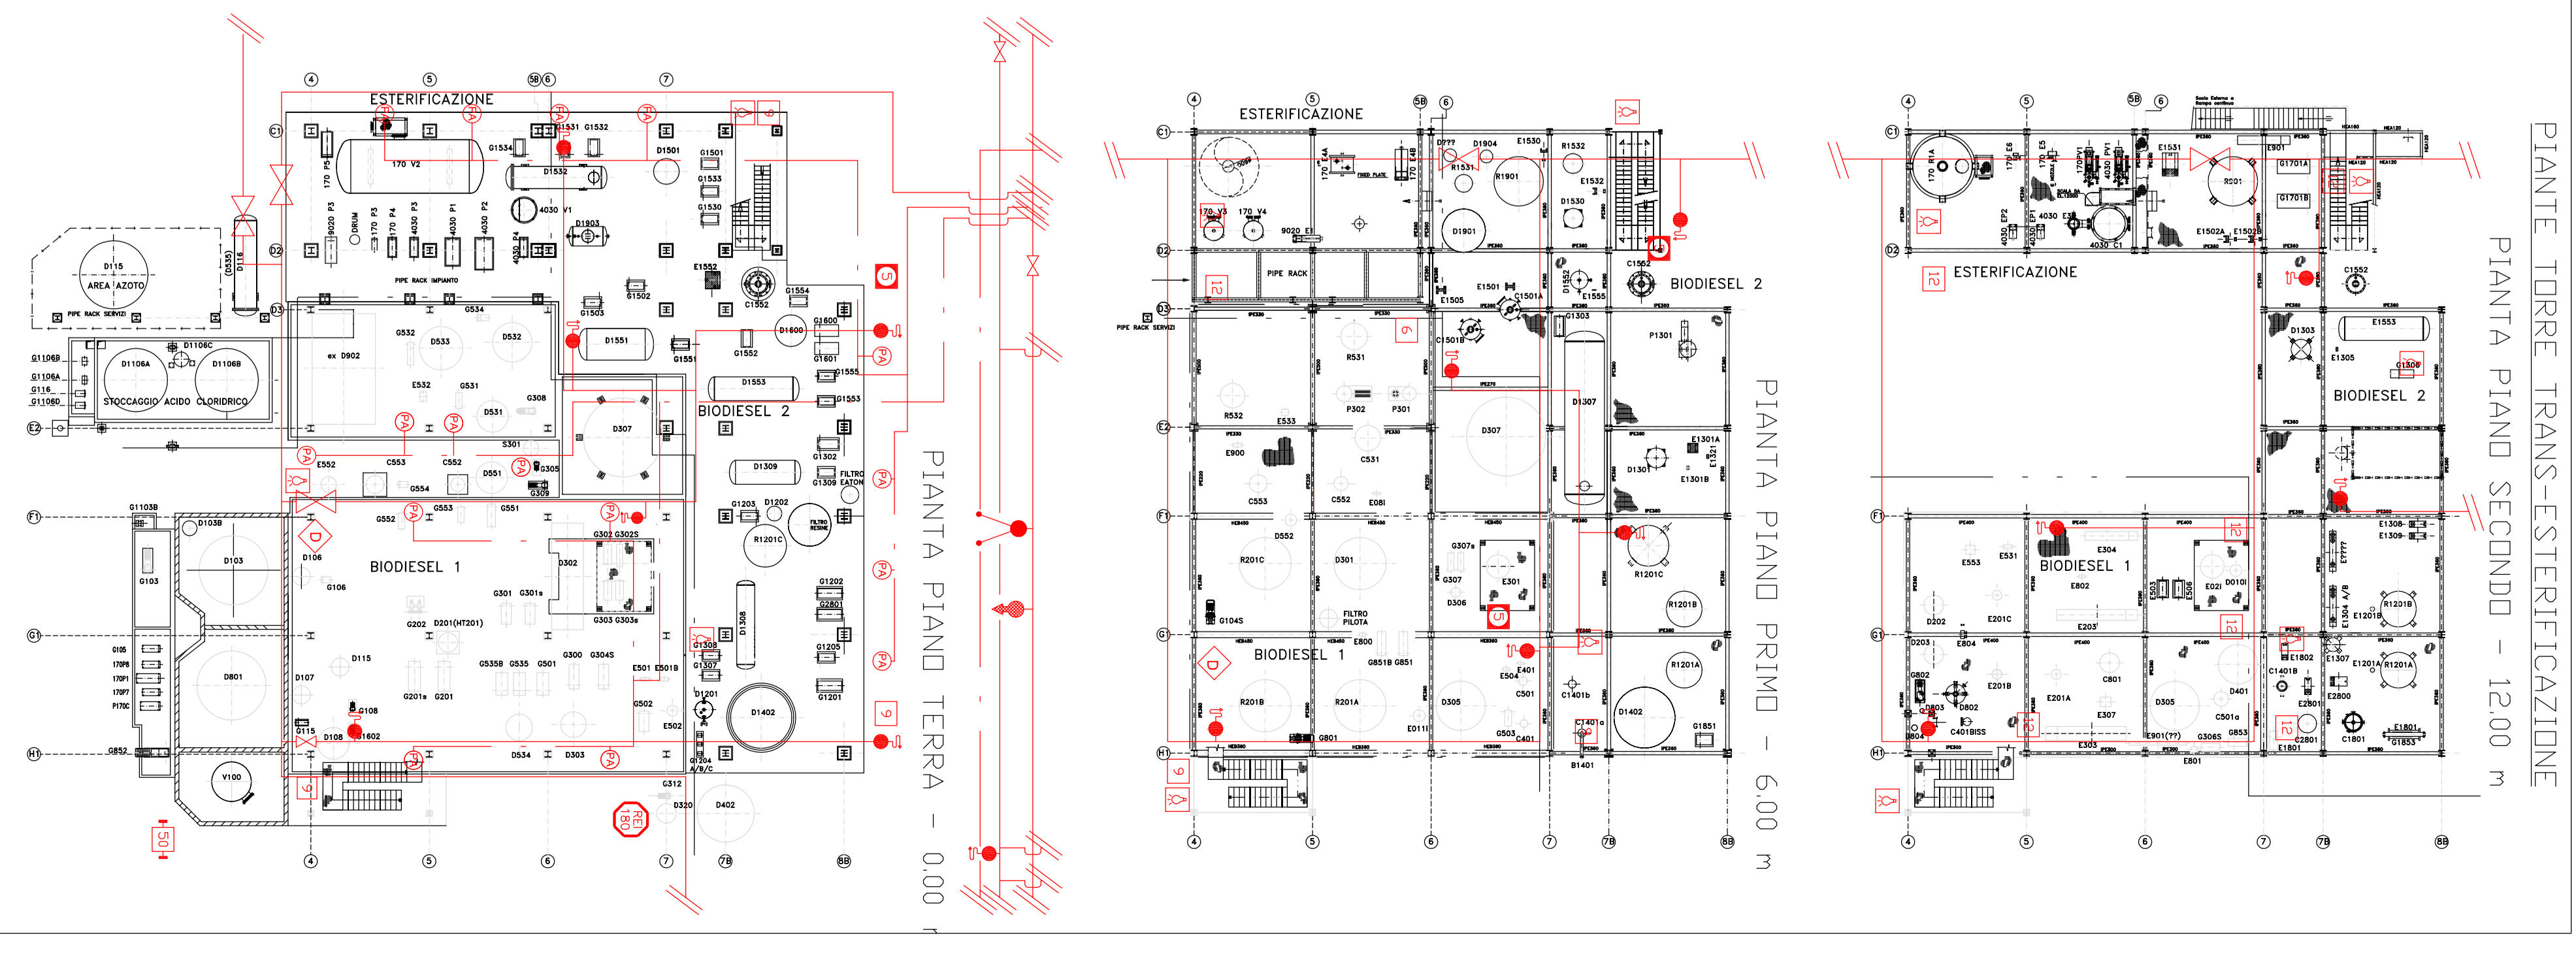
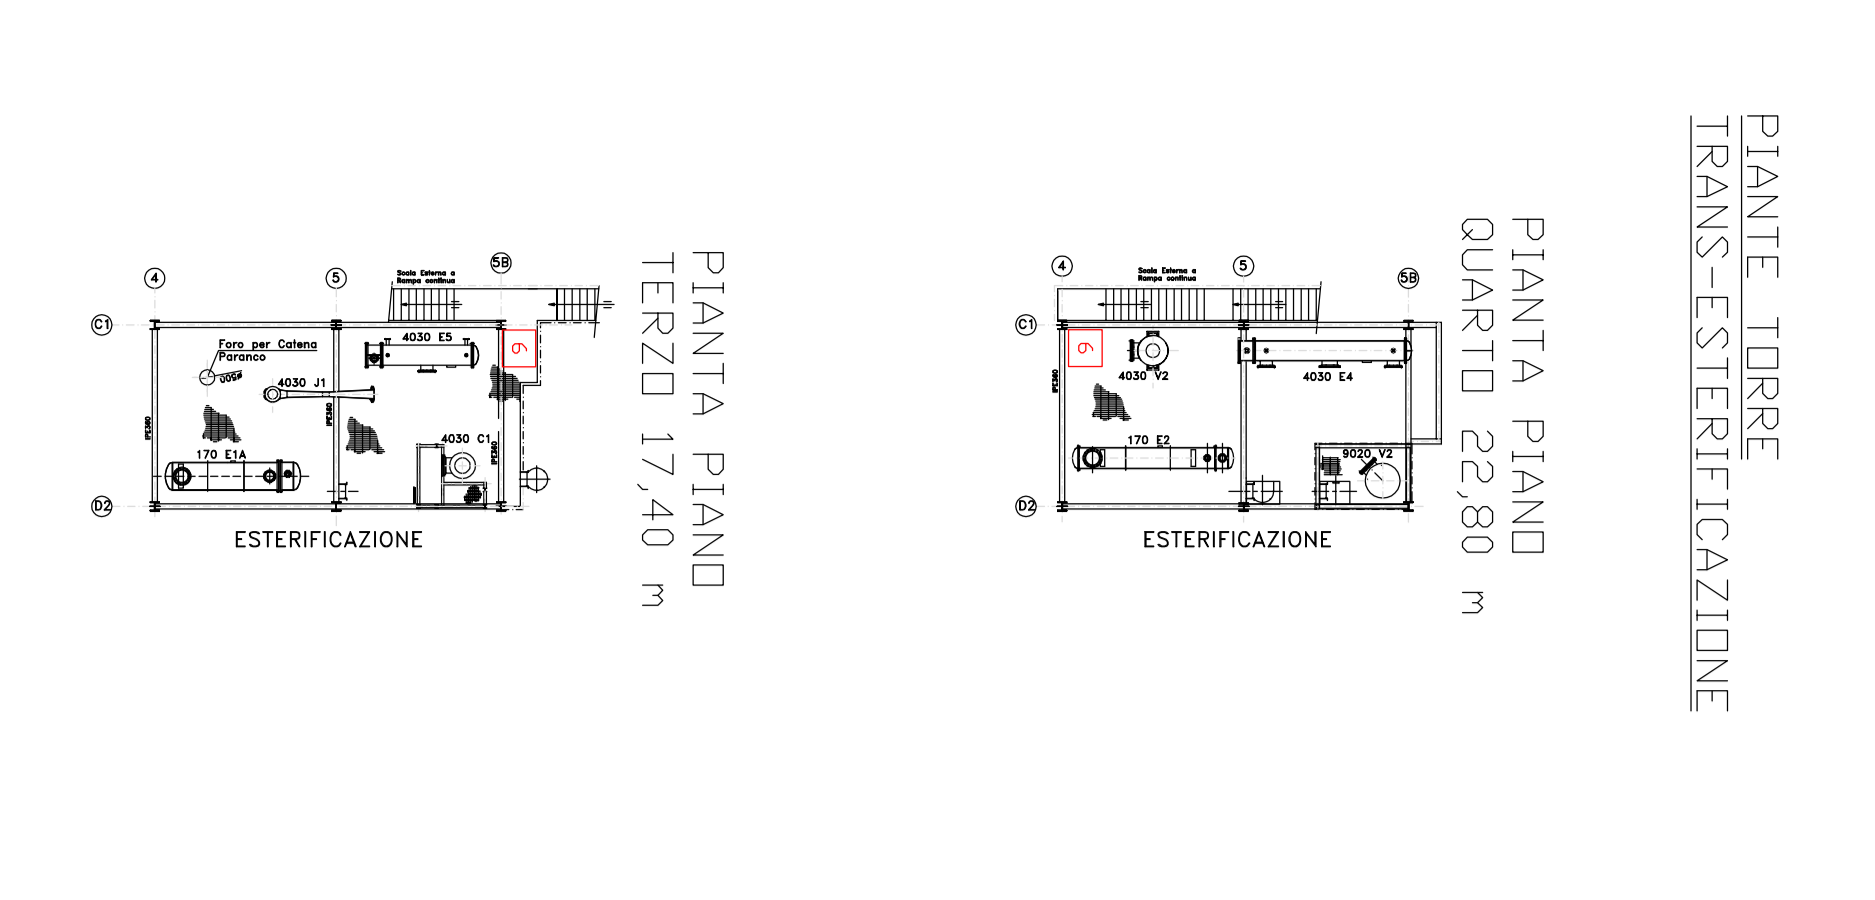
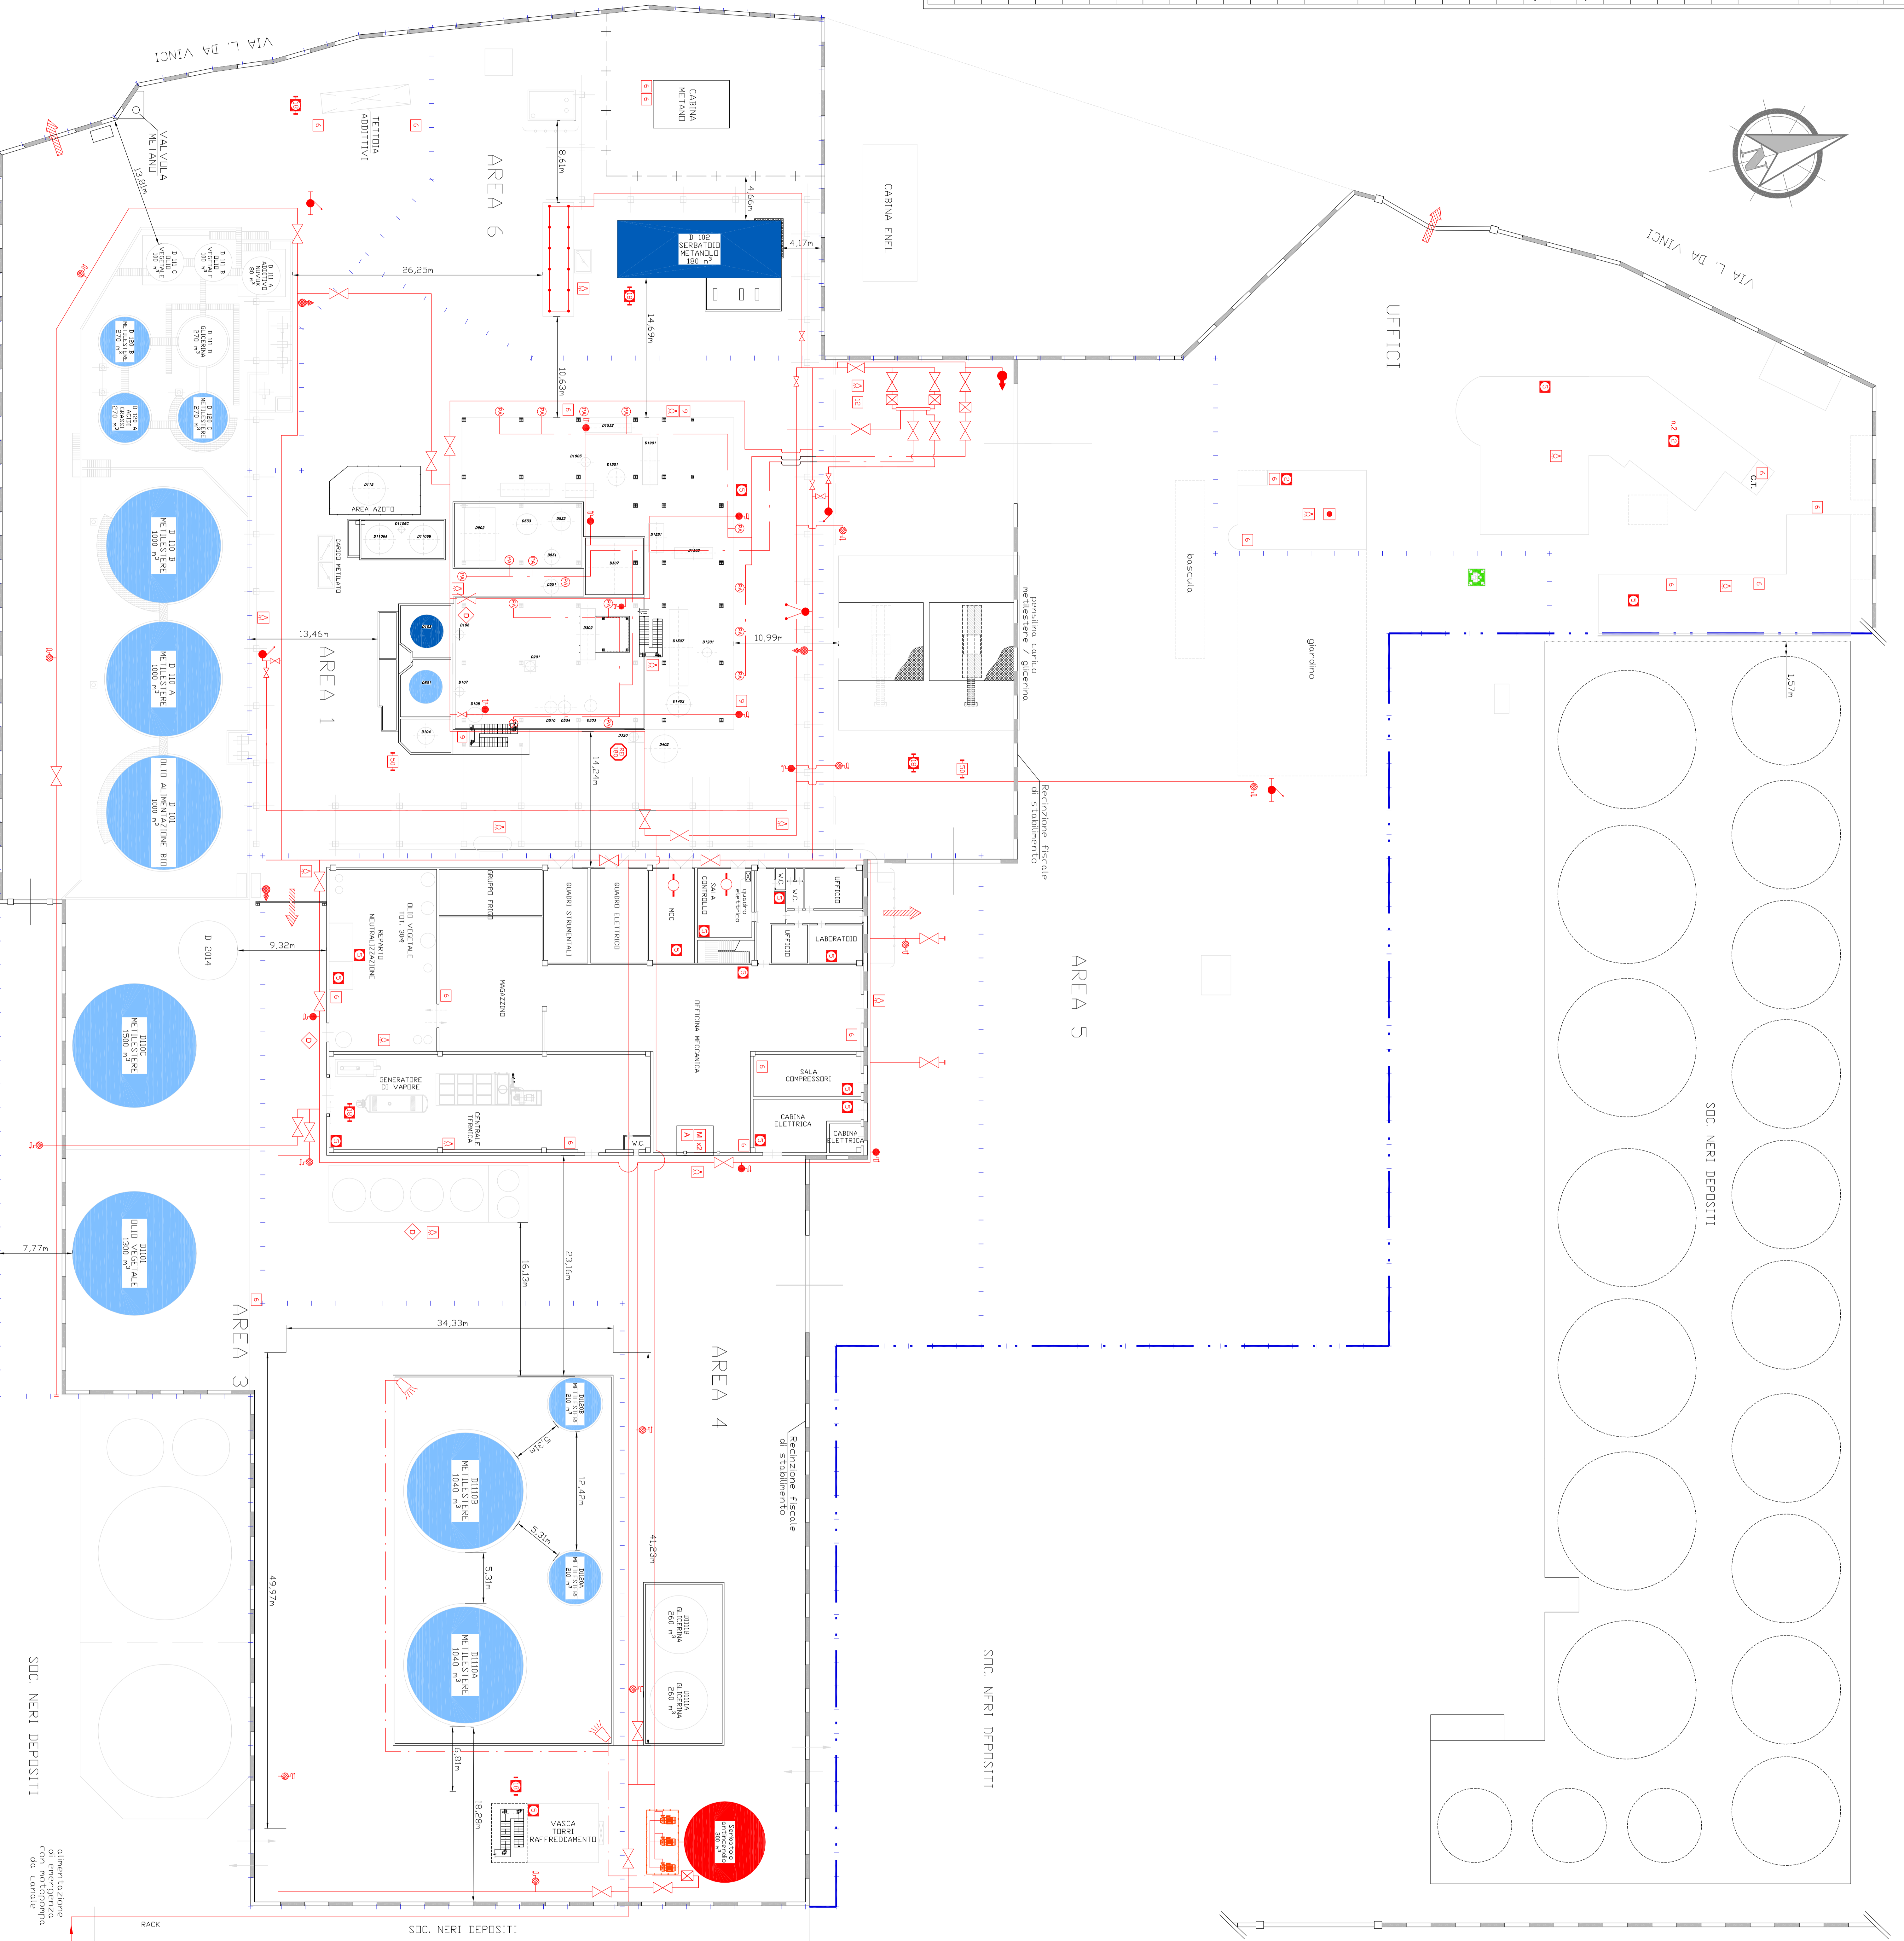


LEGENDA	
	Impianto pioggia
	Tubazione schiumogeno
	Tubazione acqua antincendio
	Lance fisse per schiuma
	Idrante soprassuolo
	Idrante a muro DN 45
	Idrante a muro DN 70
	Monitor acqua schiuma
	Attacco doppio motorpompa VVVF
	Estintore portatile a CO2 da X Kg
	Estintore portatile polvere da X Kg
	Estintore correlato a CO2 da X Kg
	Estintore correlato a polvere da X Kg
	Monitor acqua correlato
	Maschera antigas
	Autorespiratore
	Doccia lavavocchi esistente
	Luci illuminazione di emergenza
	Resistenza al fuoco
	Impianto di allarme
	Impianto automatico di rilevazione
	Rovesciatore di schiuma
	Serbatoio schiuma
	Vie di uscita
	Punto di raduno per emergenza
	Confine proprietà Soc. Navadi
	Individuazione Area
	Recinzione Fiscale
	Confine aree interne
LEGENDA SERBATOI	
	Cat. A
	Cat. B
	Cat. C
	DII vegetali
	Acqua - Imp. Antincendio

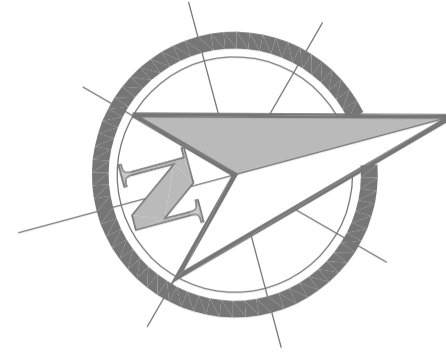

MASOL CONTINENTAL BIOFUEL S.R.L.
STABILIMENTO DI LIVORNO

PROGETTO DEFINITIVO

REALIZZAZIONE TERZA DI LINEA DI PRODUZIONE BIODIESEL

COORDINAMENTO PROGETTISTI: **ambiente**
Ingegneria ambientale e laboratori

PROGETTISTA SPECIALISTA: **ambiente**
Ingegneria ambientale e laboratori

Planimetria Impianto Antincendio Esistente

CODICE ELABORATO: BIOS-03.03 REVISIONE: 0 SCALA: 1:250