
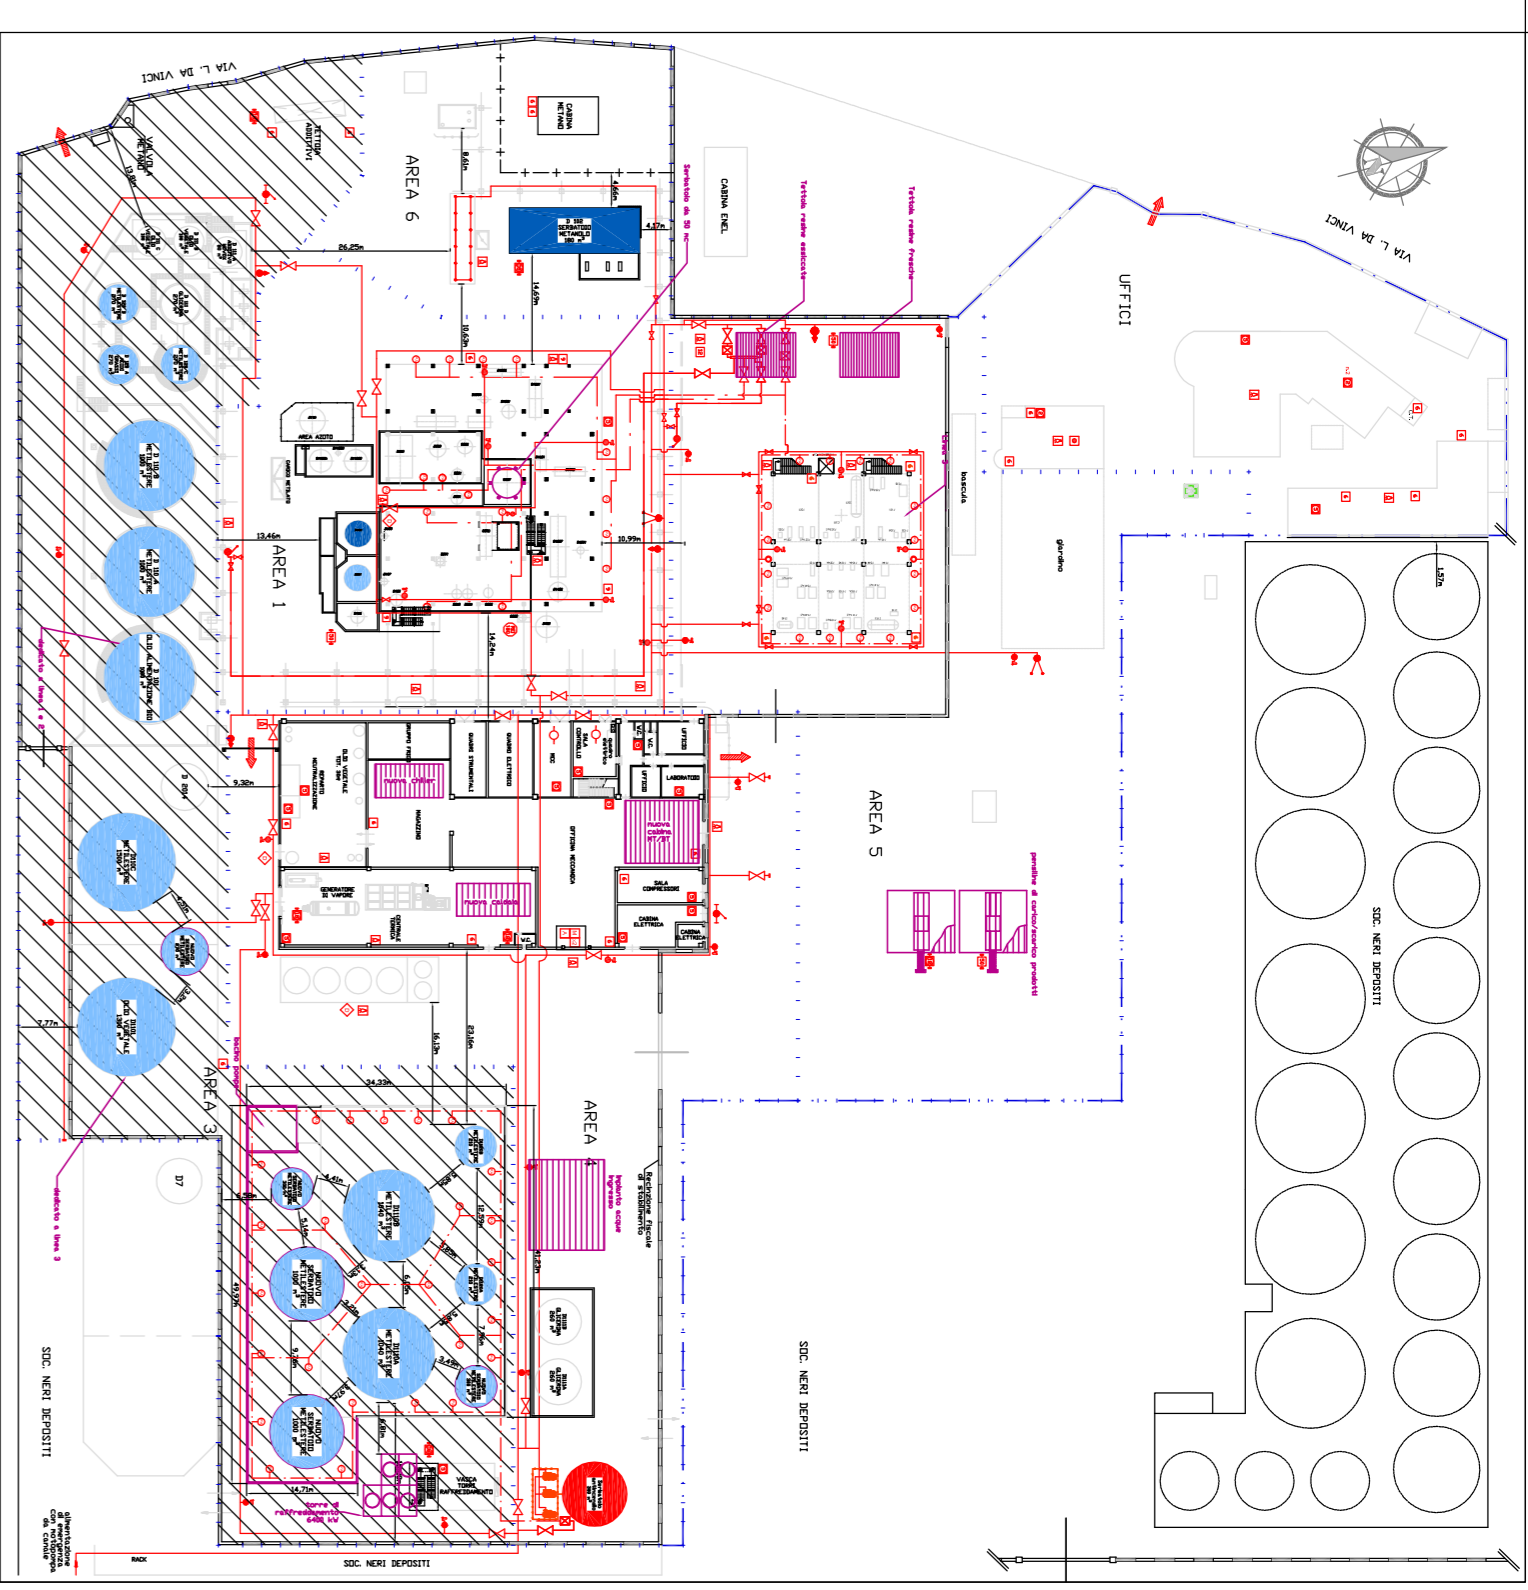


LEGENDA	
	Impianto pioggia
	Tubazione schiumogeno
	Tubazione acqua antincendio
	Lance fisse per schiuma
	Idrante soprasuolo
	Idrante a muro DN 45
	Idrante a muro DN 70
	Monitor acqua schiuma
	Attacco doppio motopompa VVF
	Estintore portatile a CO2 da X Kg.
	Estintore portatile polvere da X Kg.
	Estintore carrello a CO2 da X Kg.
	Estintore correl. a polvere da X Kg.
	Monitor acqua correlato
	Maschera antigas
	Autorespiratore
	Doccia lavaocchi esistente
	Luci illuminazione di emergenza
	Resistenza al fuoco
	Impianto di allarme
	Impianto automatico di rilevazione
	Rovesciatore di schiuma
	Serbatoio schiuma
	Vie di uscita
	Punto di raduno per emergenza
	Confine proprietà Soc. Novool
	Individuazione Area
	Recluzione fiscale
	Confine aree interne
LEGENDA SERBATOI	
	Cat. A
	Cat. B
	Cat. C
	DII vegetali
	Acqua - Imp. Antincendio

Area 3 - Area di stoccaggio Biodiesel (ipotesi di ampliamento)

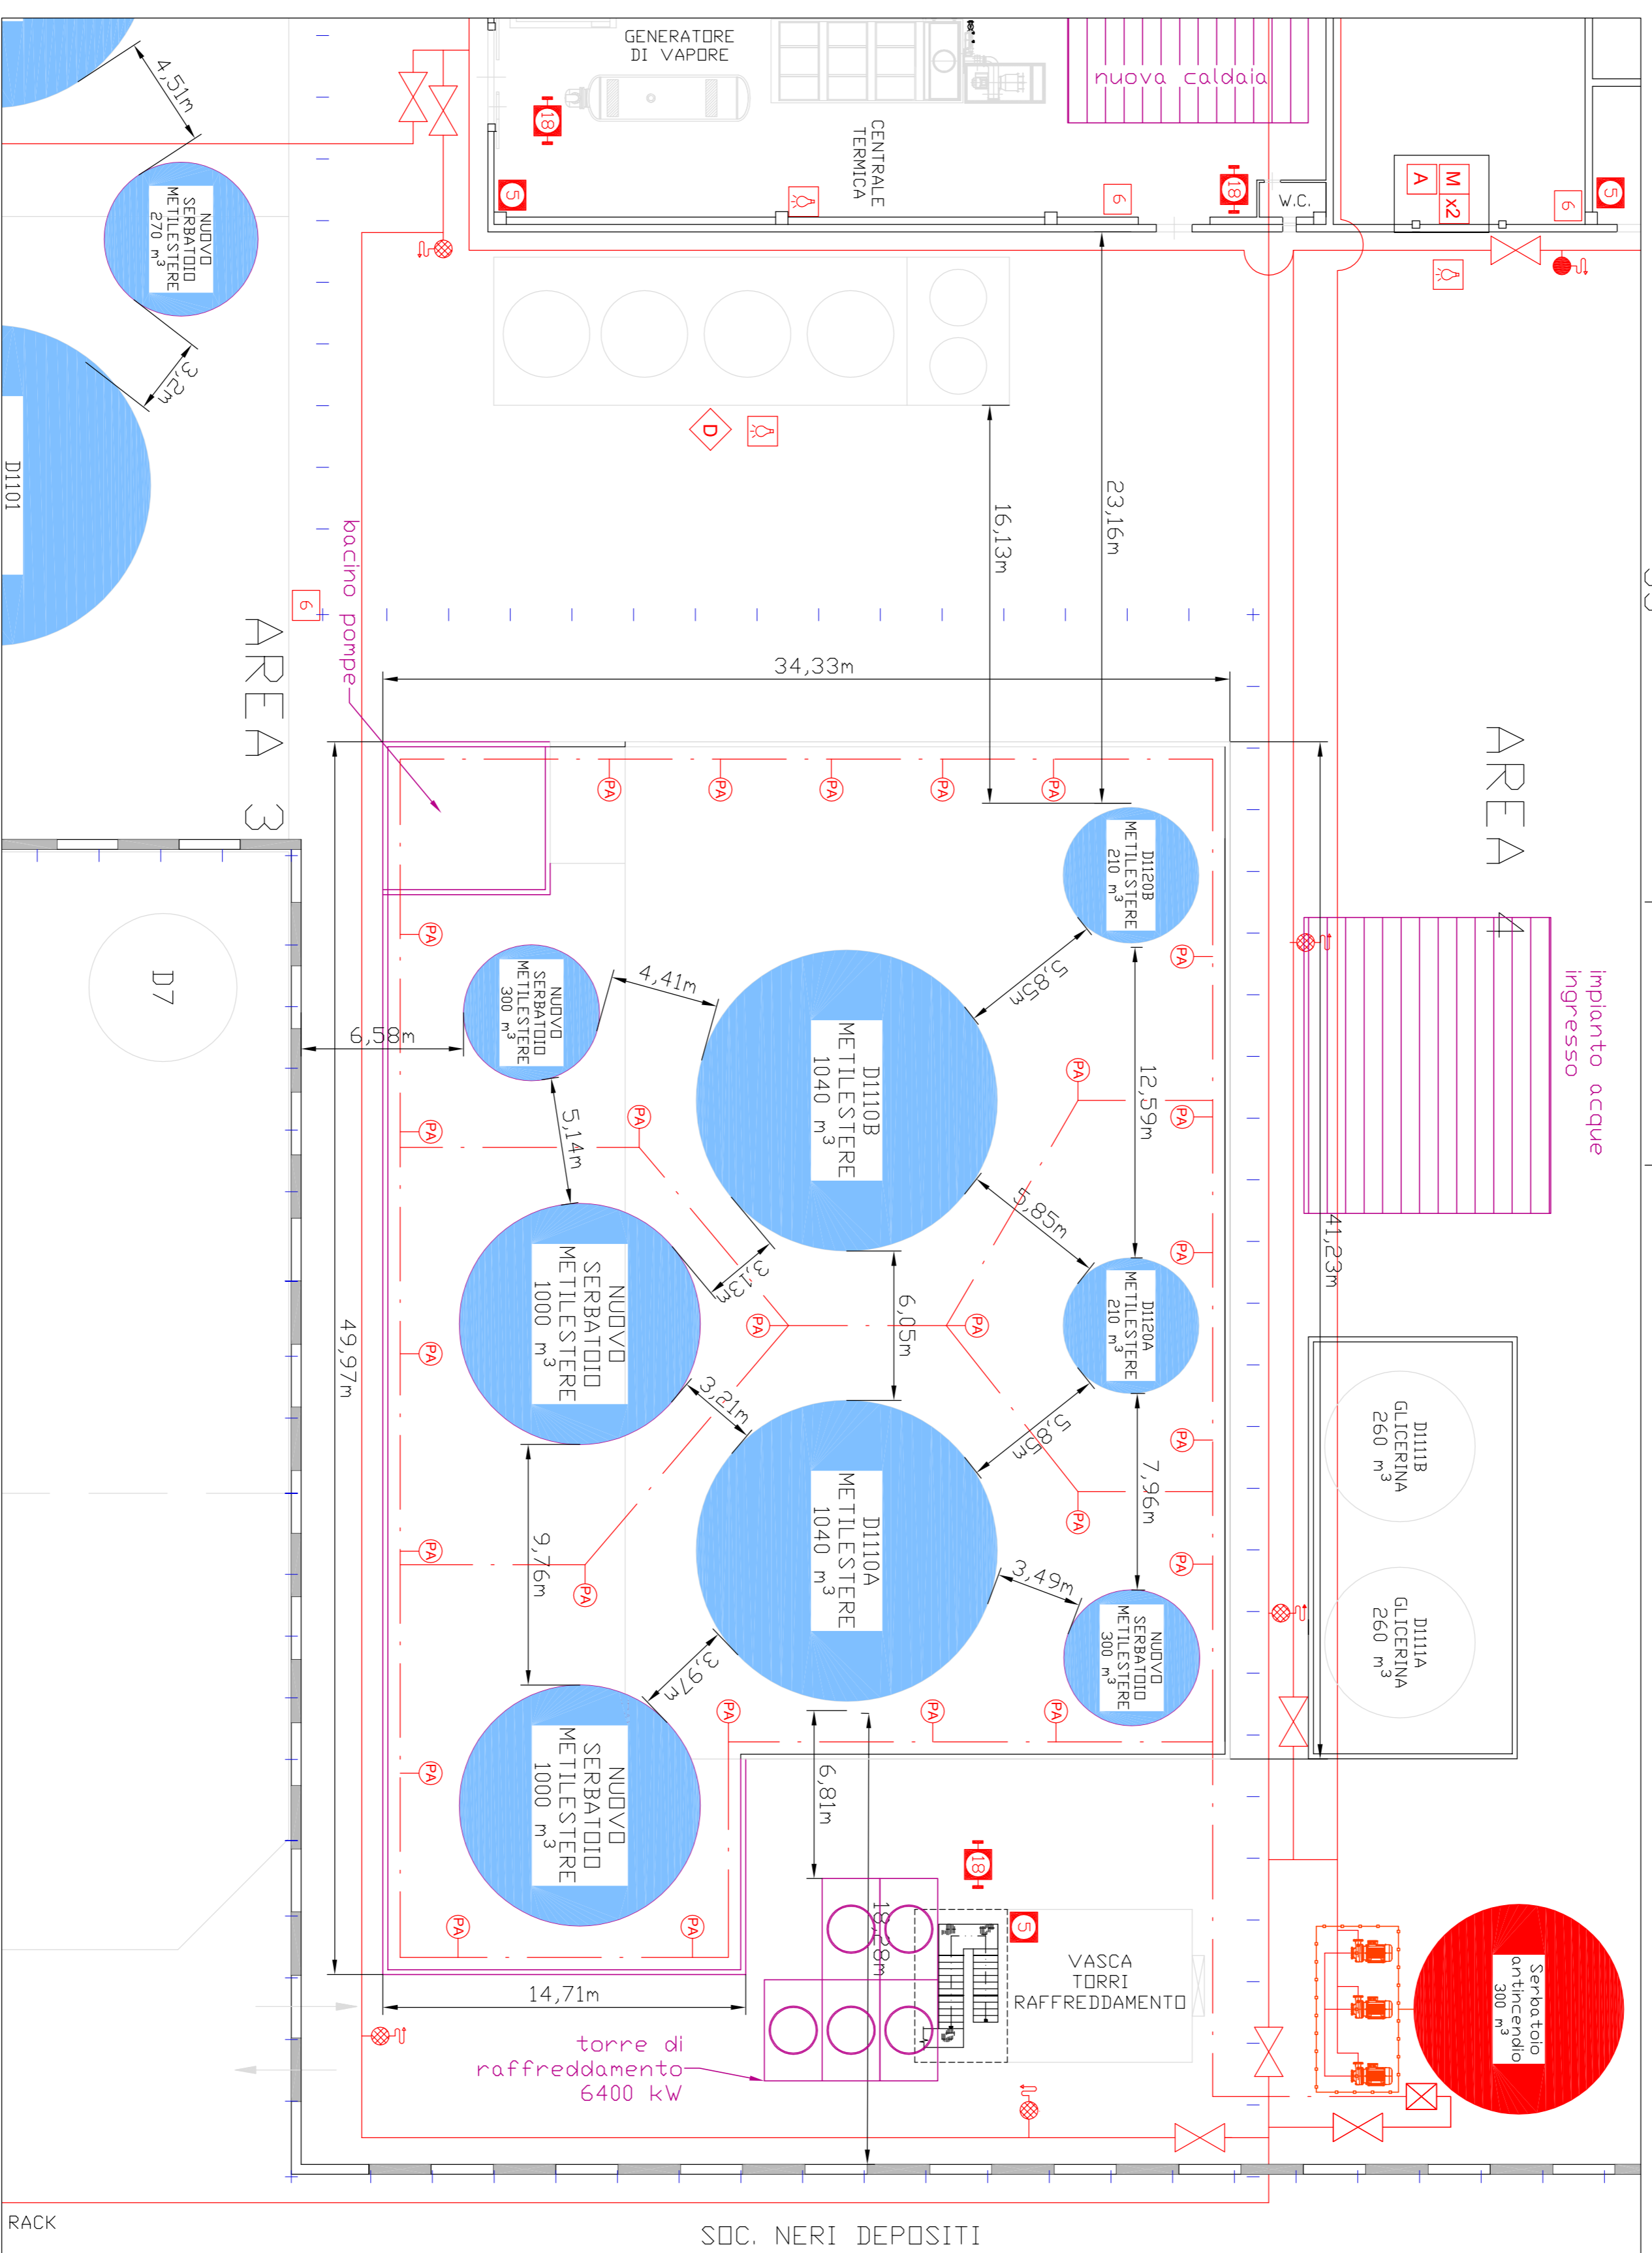

**MASOL CONTINENTAL BIOFUEL S.R.L.**  
STABILIMENTO DI LIVORNO

**PROGETTO DEFINITIVO**

**REALIZZAZIONE TERZA DI LINEA DI  
PRODUZIONE BIODIESEL**

COORDINAMENTO PROGETTISTI:



PROGETTISTA SPECIALISTA:



Impianto Antincendio - Area 3 - Serbatoi

CODICE ELABORATO: BIO3-03.08

REVISIONE: 0

SCALA: 1:200