

COMMITENTE:



ALTA SOREVEGLIANZA:



GENERAL CONTRACTOR:



INFRASTRUTTURE FERROVIARIE STRATEGICHE DEFINITE DALLA
LEGE OBBIETTIVO N.443/01

TRATTA A.V./A.C. TERZO VALICO DEI GIOVI
PROGETTO ESECUTIVO

CA 20 - CANTIERE OPERATIVO MORIASSI E RADIMERO COP4

PARTICOLARI RECINZIONE E CANCELLI DI INGRESSO

GENERAL CONTRACTOR

Gruppo
COCIV
Ing. A. Padellaro

DIRETTORE LAVORI

SCALF.
VARIE

CONSEGNA	LOTTO	FASE	ENTE	PROG.DOC.	OPERAZIONE/PAN.	PROG.	REG.
I G 5 1	0 0	E	C V I	B Z	C A 2 0 B 1	0 0 4	A


PROGETTAZIONE	Realizzato	Data	Verificato	Data	Progettista	Data	Il Progettista
A00	Prima Emissione	COCIV	COCIV	10/11/2014	A. Padellaro	10/11/2014	[Firma]

Nome Firma: [Firma]
COCIV-151167200000008


LEGENDA

- 1) Officina
- 2) Deposito olii nuovi
- 3) Deposito olii usati
- 4) Magazzino
- 5) Uffici
- 6) Servizi igienici
- 7) Vasca di disinfezione acque di lavaggio officina
- 8) Deposito bombole ossigeno
- 9) Deposito bombole acetilene
- 10) Vasca di prima pioggia lato sx
- 11) Vasca di prima pioggia lato dx
- 12) Elettrocompressori
- 13) Box attrezzature
- 14) Fossa biologica tipo Imhoff
- 15) Spogliatoi e docce
- 16) Pesa a raso e cabina operatore
- 17) Lavanuole
- 18) Distributore carburante
- 19) Locale primo soccorso
- 20) Area deposito materiali
- 21) Area per caratterizzazione terre e rocce da scavo (~ 1700 mc)
- 22) Guardiana
- 23) Containere dotazioni di sicurezza
- 24) Impianto trattamento acque
- 25) Serbatoio gasolio per gruppo elettrogeno
- 26) Impianto di bonifica (eventuale)
- 27) Impianto riscaldamento inerti
- 28) Serbatoio additivi
- 29) Setti stoccaggio inerti
- 30) Impianto lavaggio betoniere
- 31) Trattamento acque di betonaggio
- 32) Serbatoio acqua industriale/antincendio completo di gruppo di pompaggio
- 33) Impianto di ventilazione
- 34) Containere per inverter
- 35) Cabina punto consegna Enel
- 36) Cabina elettrica (C1)
- 37) Cabina elettrica (CGE)
- 38) Cabina elettrica (C2)
- 39) Gruppi elettrogeni
- 40) Cabina elettrica (C3)
- 41) Pozzo
- 42) Laboratorio
- 43) Cabina elettrica (C4)


PLANIMETRIA 1:1000

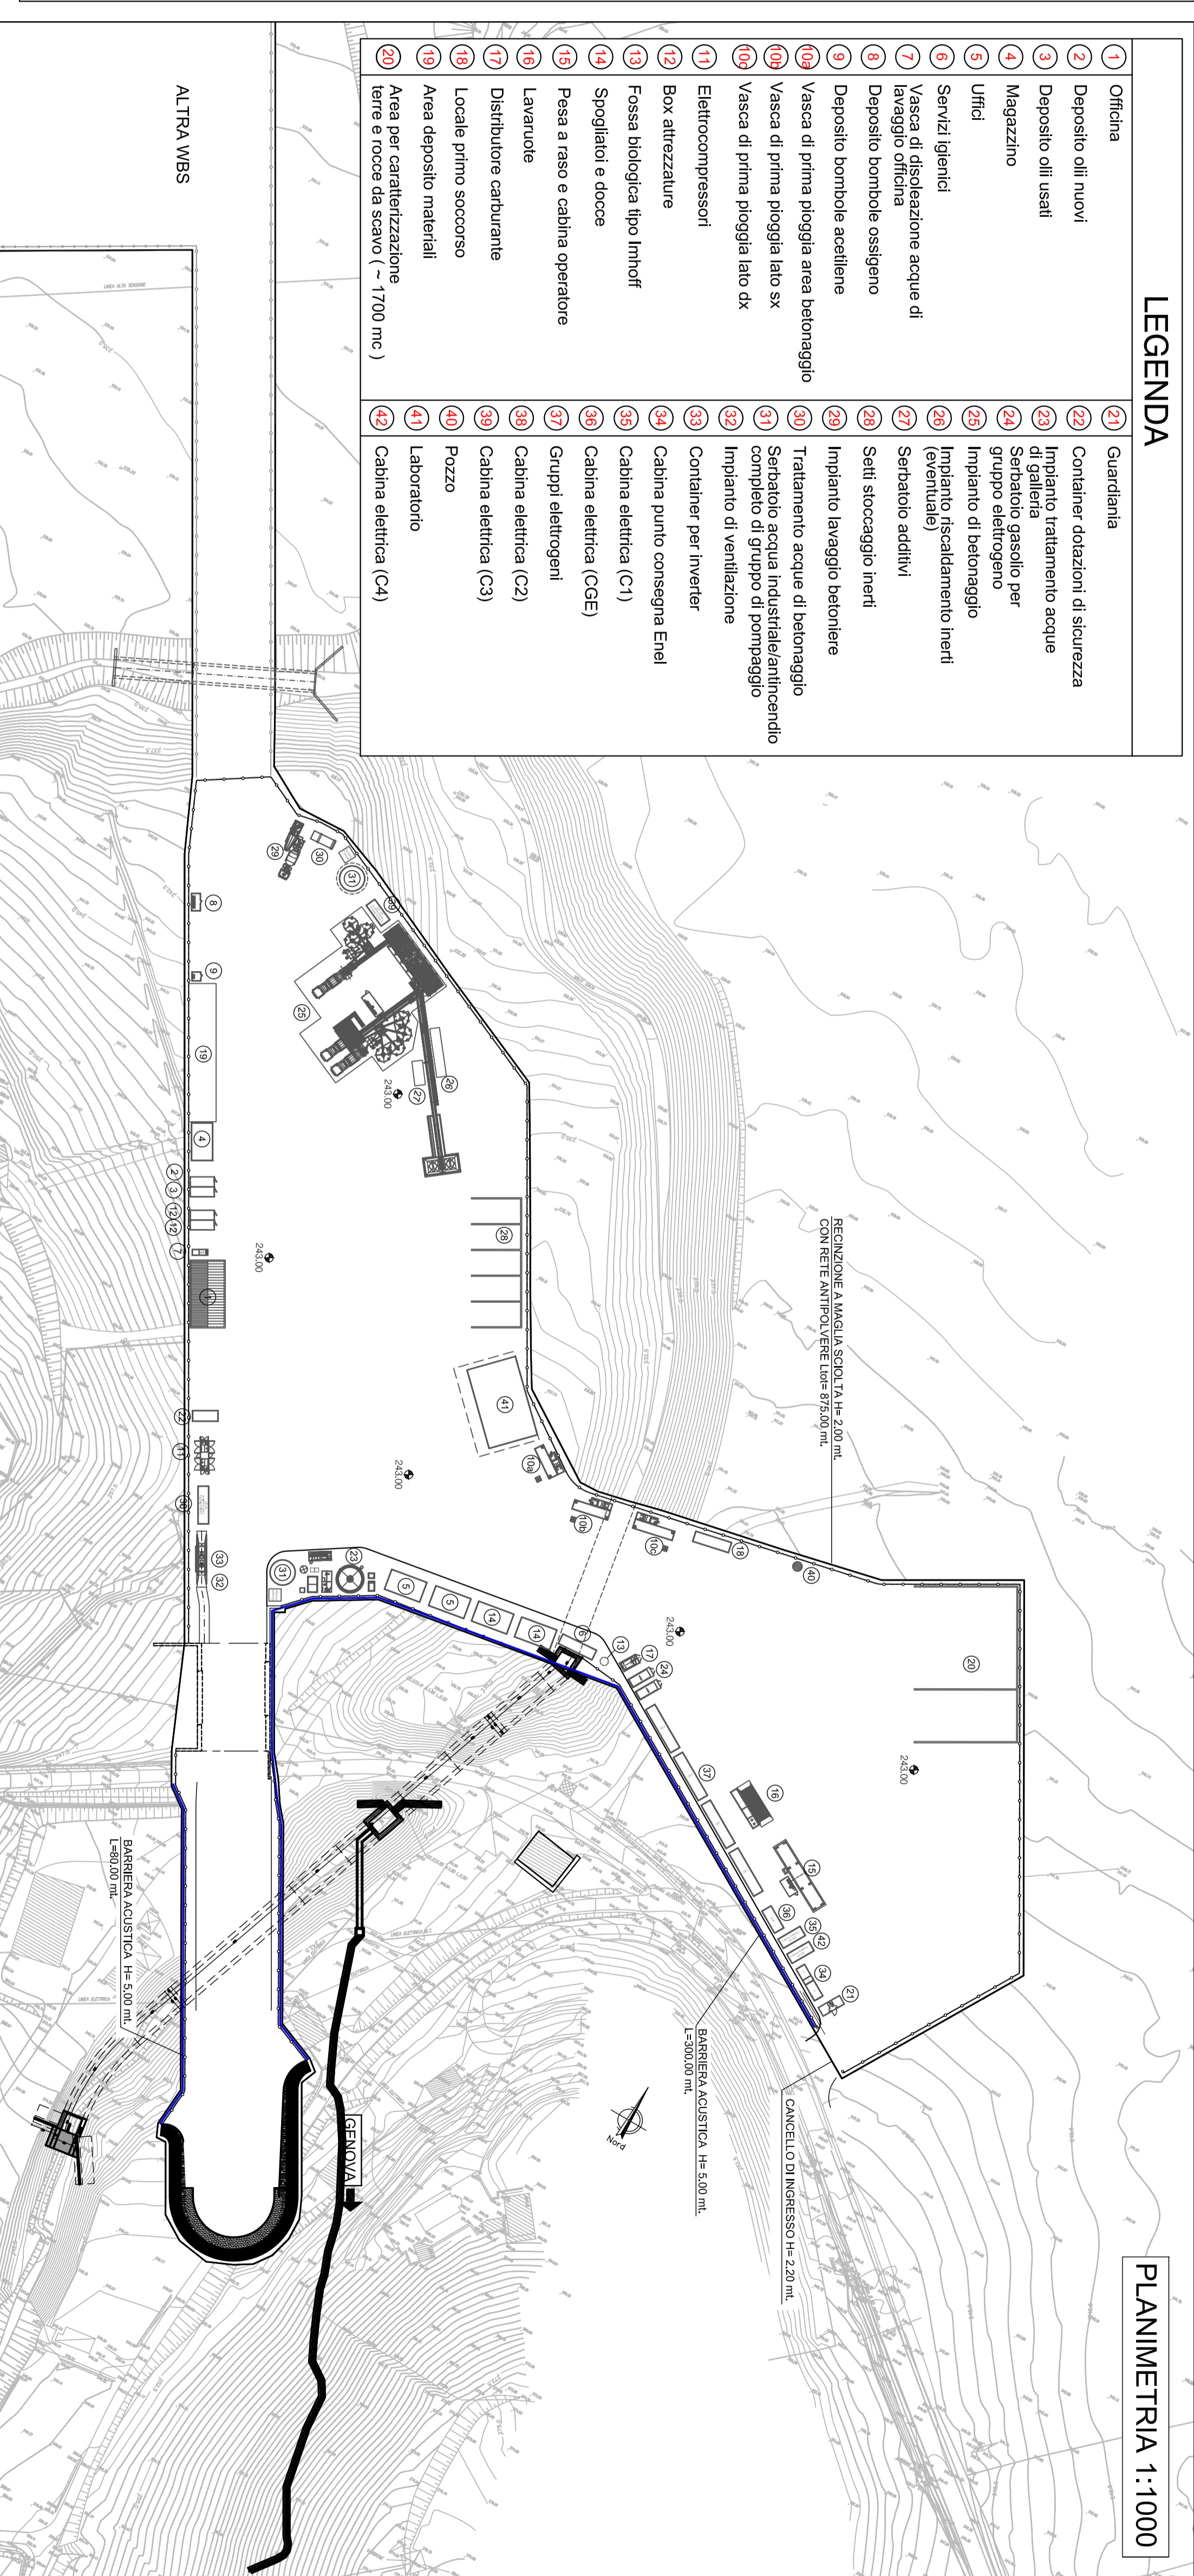


RECINZIONE A MAGLIA SCIOLTA E CANCELLO PASSO CARRABILE scala 1:20

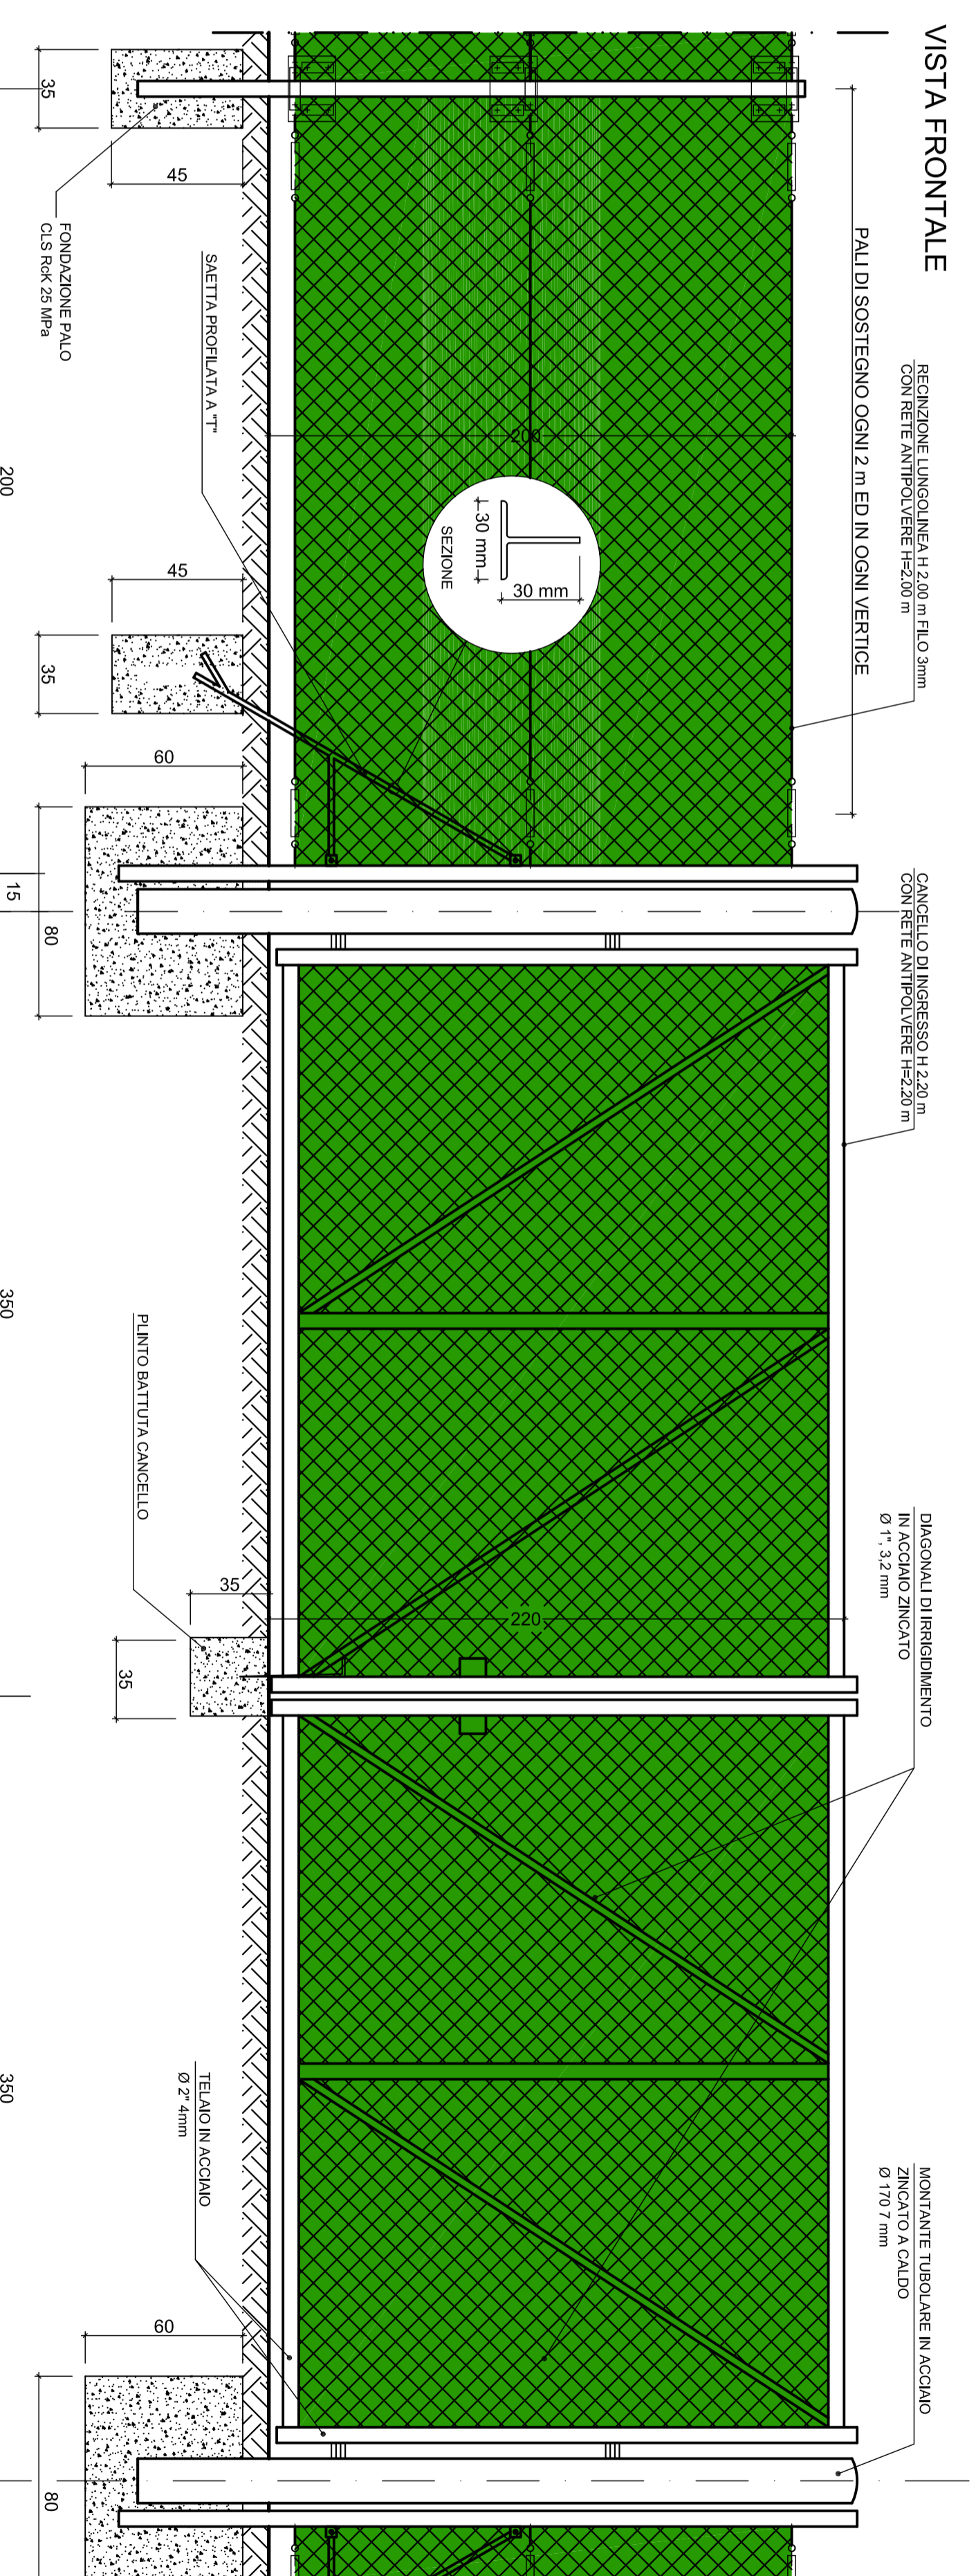

PIANTA

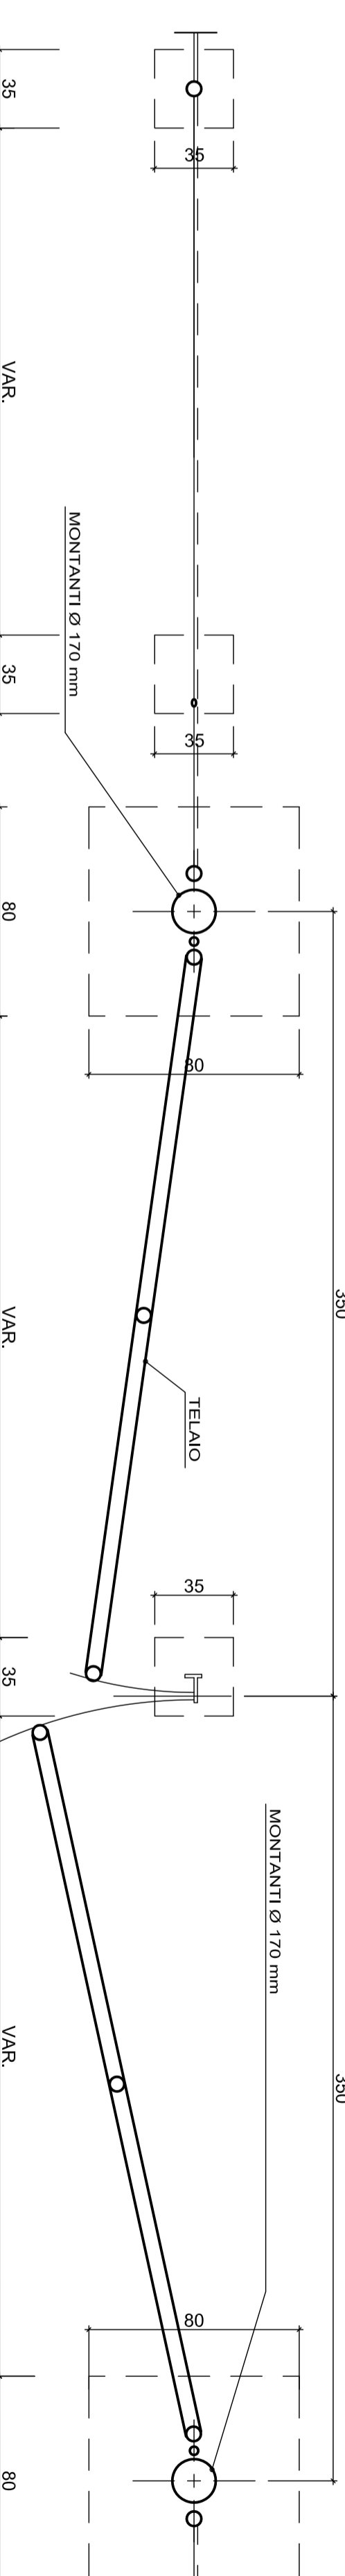

VISTA FRONTALE

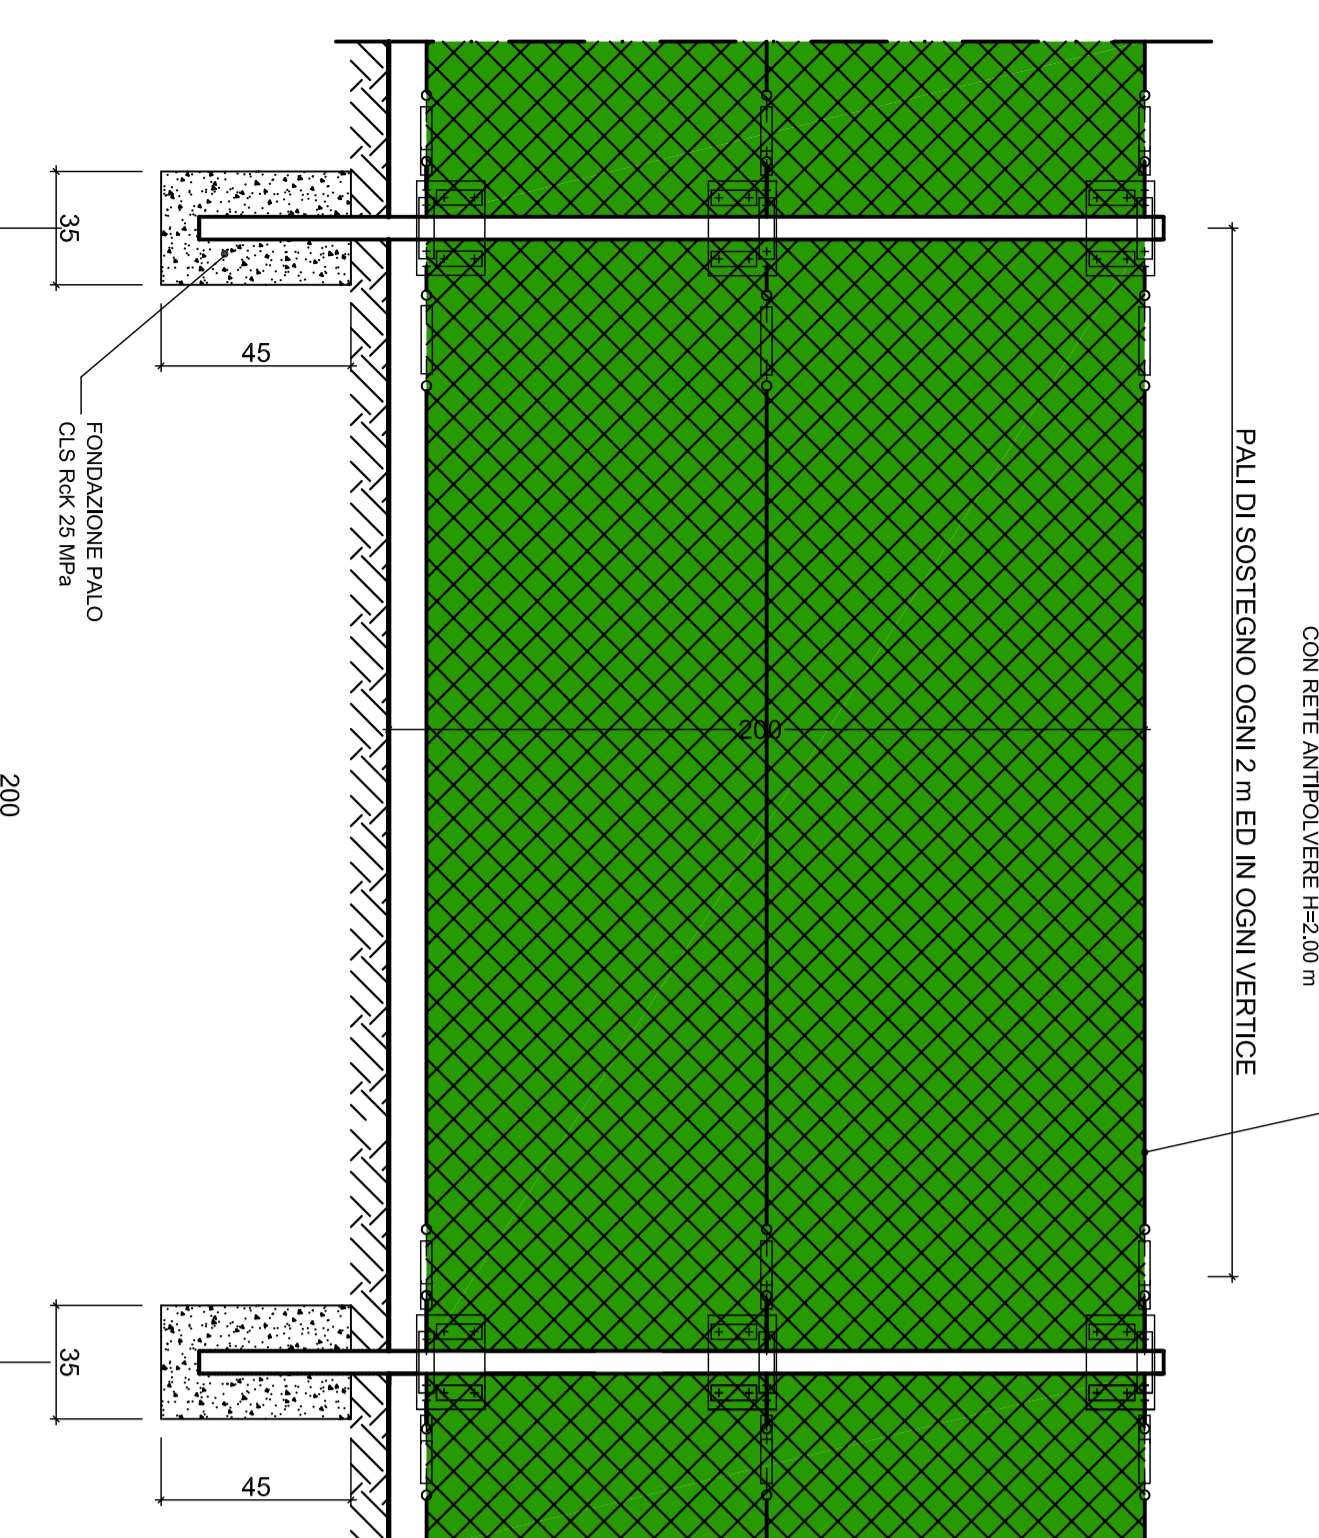

PIANTA

