


PLANIMETRIA APPROVATA DAL CIPE

LEGENDA

POS.	DESCRIZIONE	POS.	DESCRIZIONE
(A)	Lavaggio gomme	(A)	Infermeria
(B)	Cabina di consegna ENEL	(B)	Container medicale (camera iperbarica)
(C)	Deposito additivi	(C)	Deposito oli usati
(D)	Setti di carico/scarico inerti	(D)	Deposito oli nuovi
(E)	Impianto di betonaggio completo di insonorizzazione	(E)	Rampa officina (manutenzione/lavaggio)
(F)	Cisterne additivi	(F)	Deposito attrezzature
(G)	Impianto riscaldamento inerti	(G)	Officina
(H)	Impianto trattamento H2O di betonaggio	(H)	Impianto trattamento H2O officina
(I)	Rampa per lavaggio betoniere/piattine malta	(I)	Eliporto
(J)	Punto di rifornimento locomotori	(J)	Lay-out ferroviario
(K)	Gru pivot per movimentazione piattine malta	(K)	Sili deposito smarino TBM con vasca di emergenza
(L)	Laboratori	(L)	Area stoccaggio concii invert
(M)	Servizi igienici	(M)	Carro ponte 14 m portata 35 t
(N)	Officina riparazione utensili TBM	(N)	Area stoccaggio segmenti
(O)	Deposito smarino by-pass	(O)	Magazzino nastro smarino
(P)	Pesa a ponte	(P)	Ventilatori 2x75 kW
(Q)	Magazzino	(Q)	Area parcheggio
(R)	Area deposito magazzino	(R)	Ufficio
(S)	Deposito bombole ossigeno/acetilene	(S)	Punto di rifornimento veicoli
(T)	Impianto trattamento H2O galleria/piazzale	(T)	Barriera antirumore
(U)	Stazione aria compressa	(U)	Seratoio H2O industriale (con gruppo pressurizzazione)
(V)	Locale gruppi elettrogeni-cabine di trasf. MT/BT	(V)	Gruppo antincendio (seratoio e gruppo pressurizzazione)
(W)	Impianto trattamento acque nere	(W)	Depolveratori per sili deposito smarino
(X)	Spogliatoi	(X)	Impianto trattamento H2O (torri evaporative)
(Y)	Docce	(Y)	Guardiana
(Z)	Ufficio COCIV	(Z)	

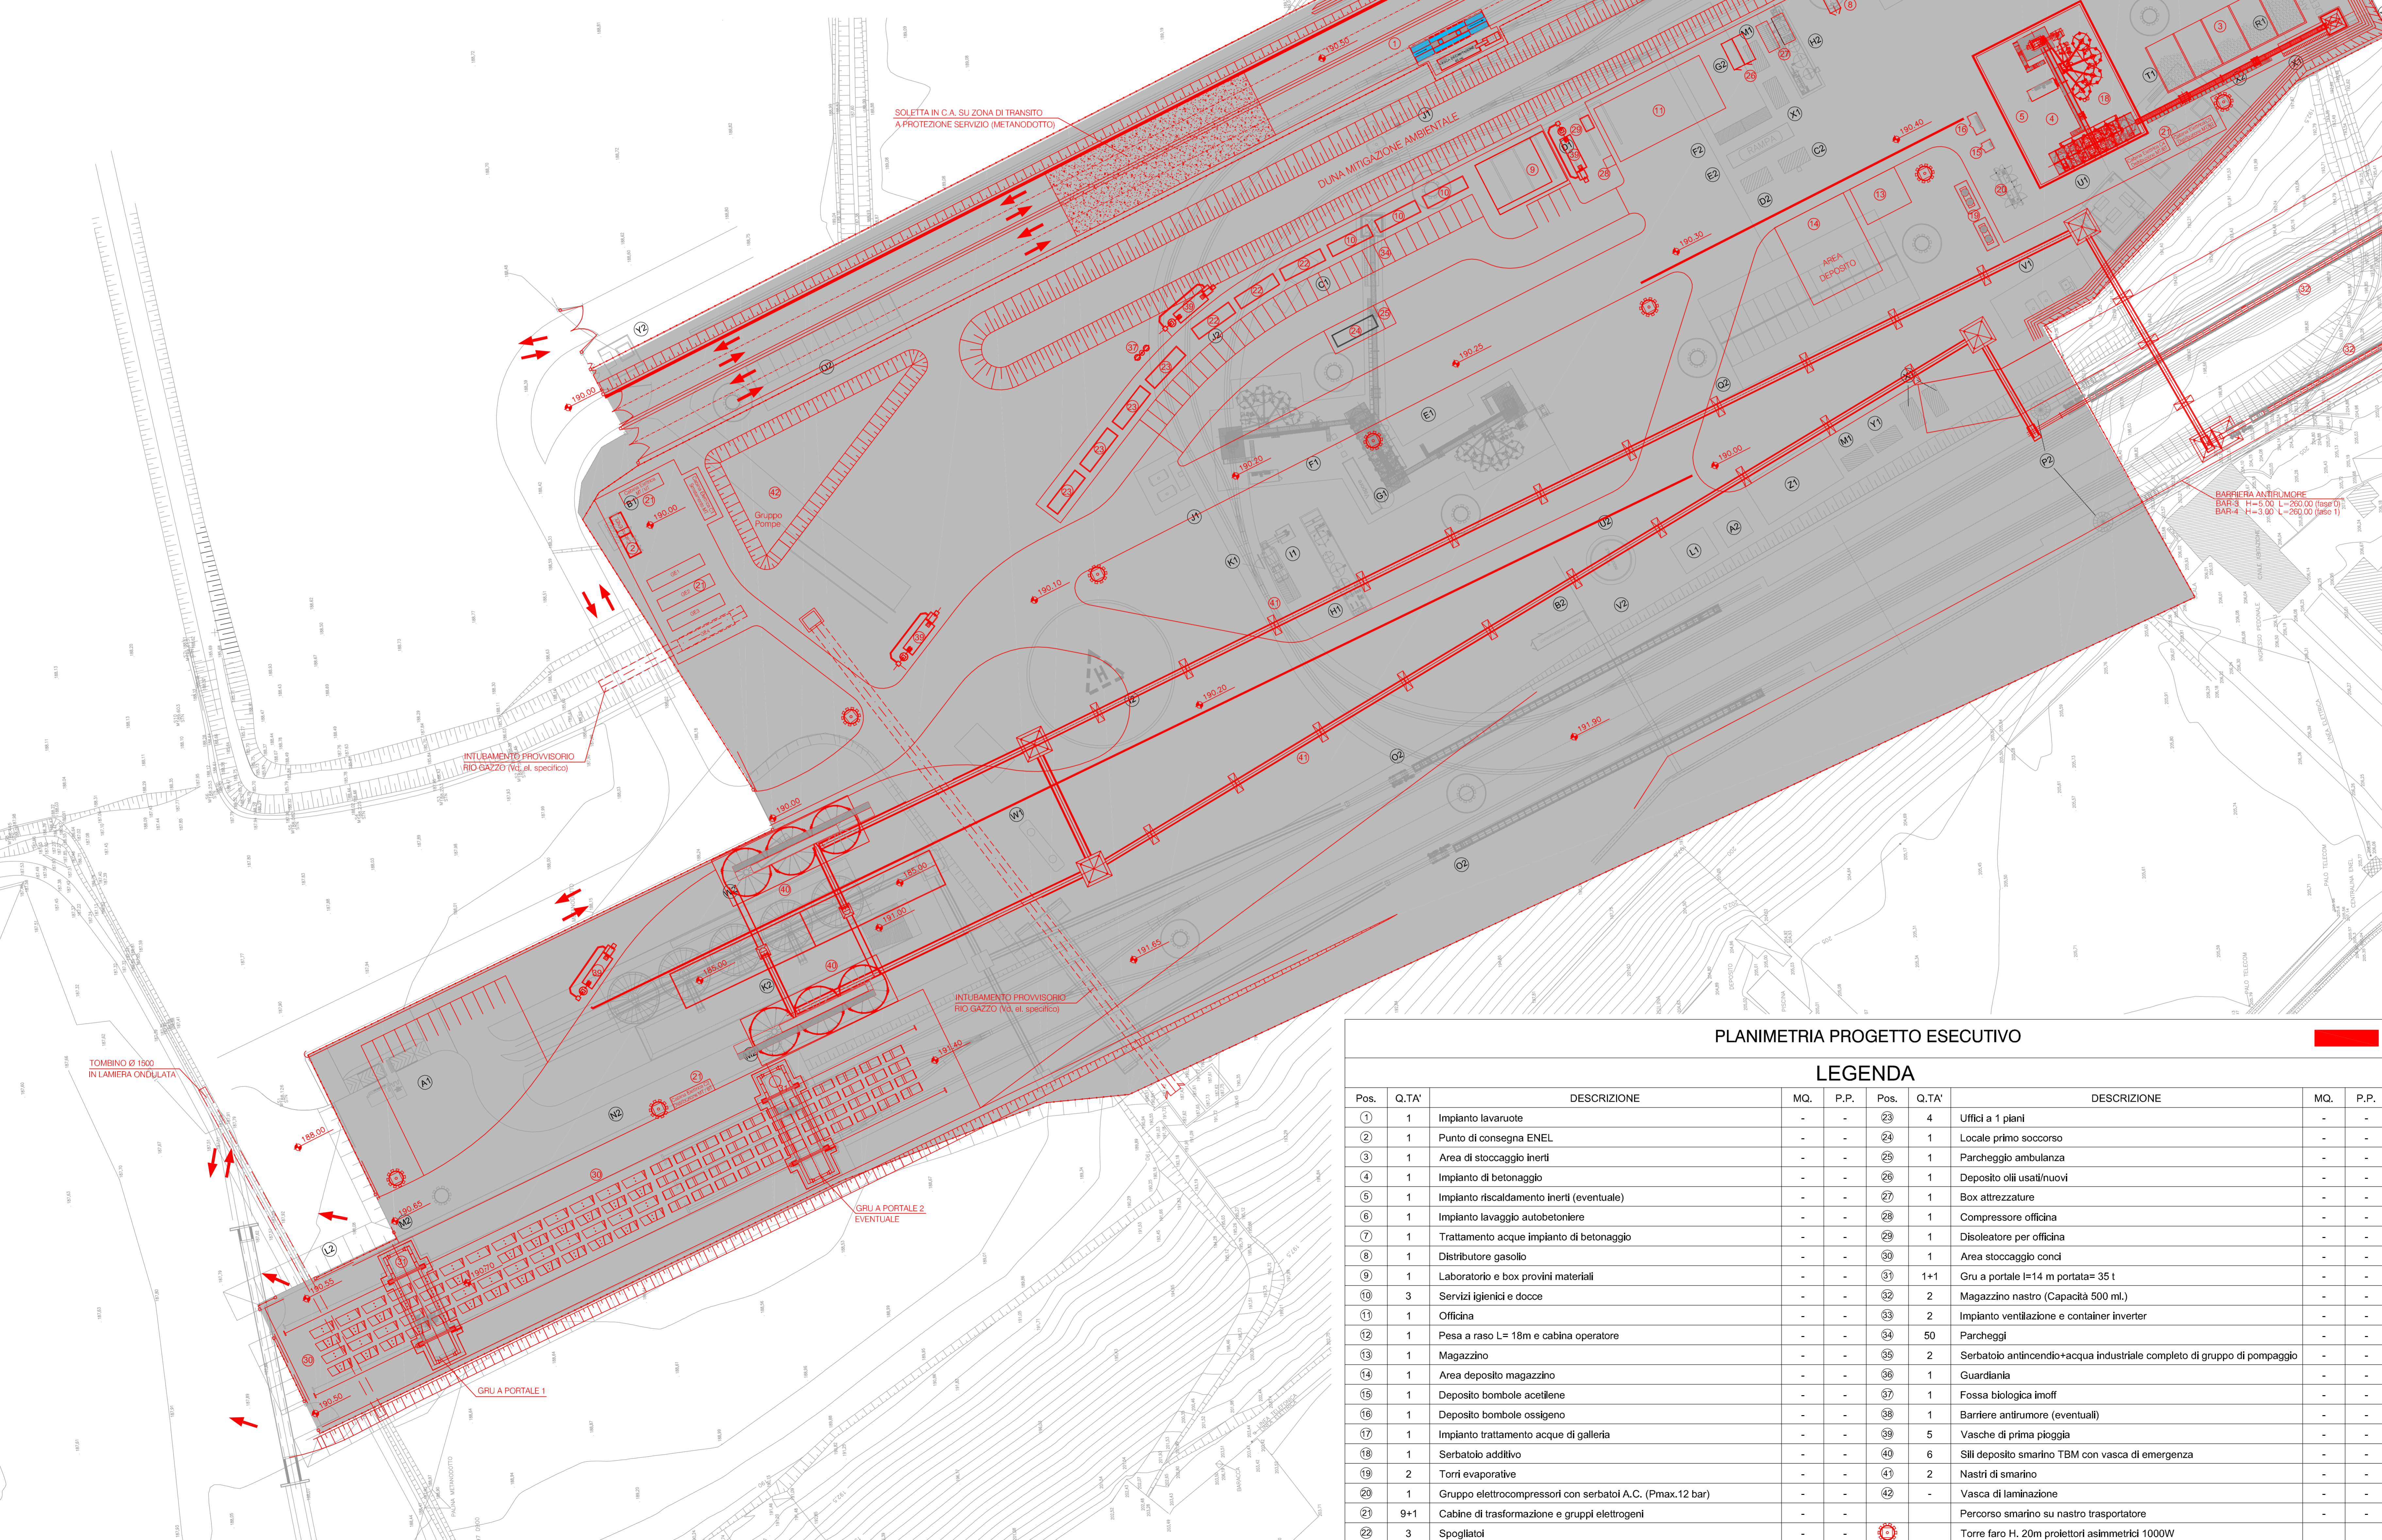

PLANIMETRIA PROGETTO ESECUTIVO

LEGENDA

Pos.	Q.TA'	DESCRIZIONE	MQ.	P.P.	Pos.	Q.TA'	DESCRIZIONE	MQ.	P.P.
1	1	Impianto lavaruote	-	-	23	4	Uffici a 1 piani	-	-
2	1	Punto di consegna ENEL	-	-	24	1	Locale primo soccorso	-	-
3	1	Area di stoccaggio inerti	-	-	25	1	Parcheggio ambulanza	-	-
4	1	Impianto di betonaggio	-	-	26	1	Deposito oli usati/nuovi	-	-
5	1	Impianto riscaldamento inerti (eventuale)	-	-	27	1	Box attrezzature	-	-
6	1	Impianto lavaggio autobetoniere	-	-	28	1	Compressore officina	-	-
7	1	Trattamento acque impianto di betonaggio	-	-	29	1	Disoleatore per officina	-	-
8	1	Distributore gasolio	-	-	30	1	Area stoccaggio concii	-	-
9	1	Laboratorio e box provini materiali	-	-	31	1+1	Gru a portale 14 m portata= 35 t	-	-
10	3	Servizi igienici e docce	-	-	32	2	Magazzino nastro (Capacità 500 ml.)	-	-
11	1	Officina	-	-	33	2	Impianto ventilazione e container inverter	-	-
12	1	Pesa a raso L= 18m e cabina operatore	-	-	34	50	Parcheggi	-	-
13	1	Magazzino	-	-	35	2	Seratoio antincendio+acqua industriale completo di gruppo di pompaggio	-	-
14	1	Area deposito magazzino	-	-	36	1	Guardiana	-	-
15	1	Deposito bombole acetilene	-	-	37	1	Fossa biologica imoff	-	-
16	1	Deposito bombole ossigeno	-	-	38	1	Barriera antirumore (eventuali)	-	-
17	1	Impianto trattamento acque di galleria	-	-	39	5	Vasche di prima pioggia	-	-
18	1	Seratoio additivo	-	-	40	6	Sili deposito smarino TBM con vasca di emergenza	-	-
19	2	Torri evaporative	-	-	41	2	Nastri di smarino	-	-
20	1	Gruppo elettrocompressori con seratoi A.C. (Pmax.12 bar)	-	-	42	-	Vasca di laminazione	-	-
21	9+1	Cabine di trasformazione e gruppi elettrogeni	-	-			Percorso smarino su nastro trasportatore	-	-
22	3	Spogliatoi	-	-			Torre faro H. 20m proiettori asimmetrici 1000W	-	-

COMMITTENTE: **RFI** RETE FERROVIARIA ITALIANA GRUPPO FERROVIE DELLO STATO ITALIANE

ALTA Sorveglianza: **ITALFERR** GRUPPO FERROVIE DELLO STATO ITALIANE

GENERAL CONTRACTOR: **COCIV** Gruppo CCBernardi Integrati s.p.a.

INFRASTRUTTURE FERROVIARIE STRATEGICHE DEFINITE DALLA LEGGE OBIETTIVO N.443/01

TRATTA A.V./A.C. TERZO VALICO DEI GIOVI PROGETTO ESECUTIVO

CAMPO NOVI LIGURE COP7 PLANIMETRIA DI SOVRAPPOSIZIONE PROGETTO DEFINITIVO - DELIBERA CIPE

GENERAL CONTRACTOR: **Cociv** Ing. A. Pirella

DIRETTORE LAVORI: [Blank]

SCALA: 1:500

COMMESSA	LOTTO	FASE	ENTE	PRO.DOC.	OPERA/DESCRIZIONE	PROGR.	REV.
IG51	00	E	CV	P8	CA2301	003	A

Rev.	Descrizione	Redatto	Data	Verificato	Data	Progettista	Data	IL PROGETTISTA
ADD	Plana Estrazione	COCIV	29/10/2014	COCIV	29/10/2014	A. Pirella	31/10/2014	COCIV

Nome File: 19140-00000001
CIP: 19140000000000000000