


PROVINCIALE

STRADA

STRADA COMUNALE FOSSATO

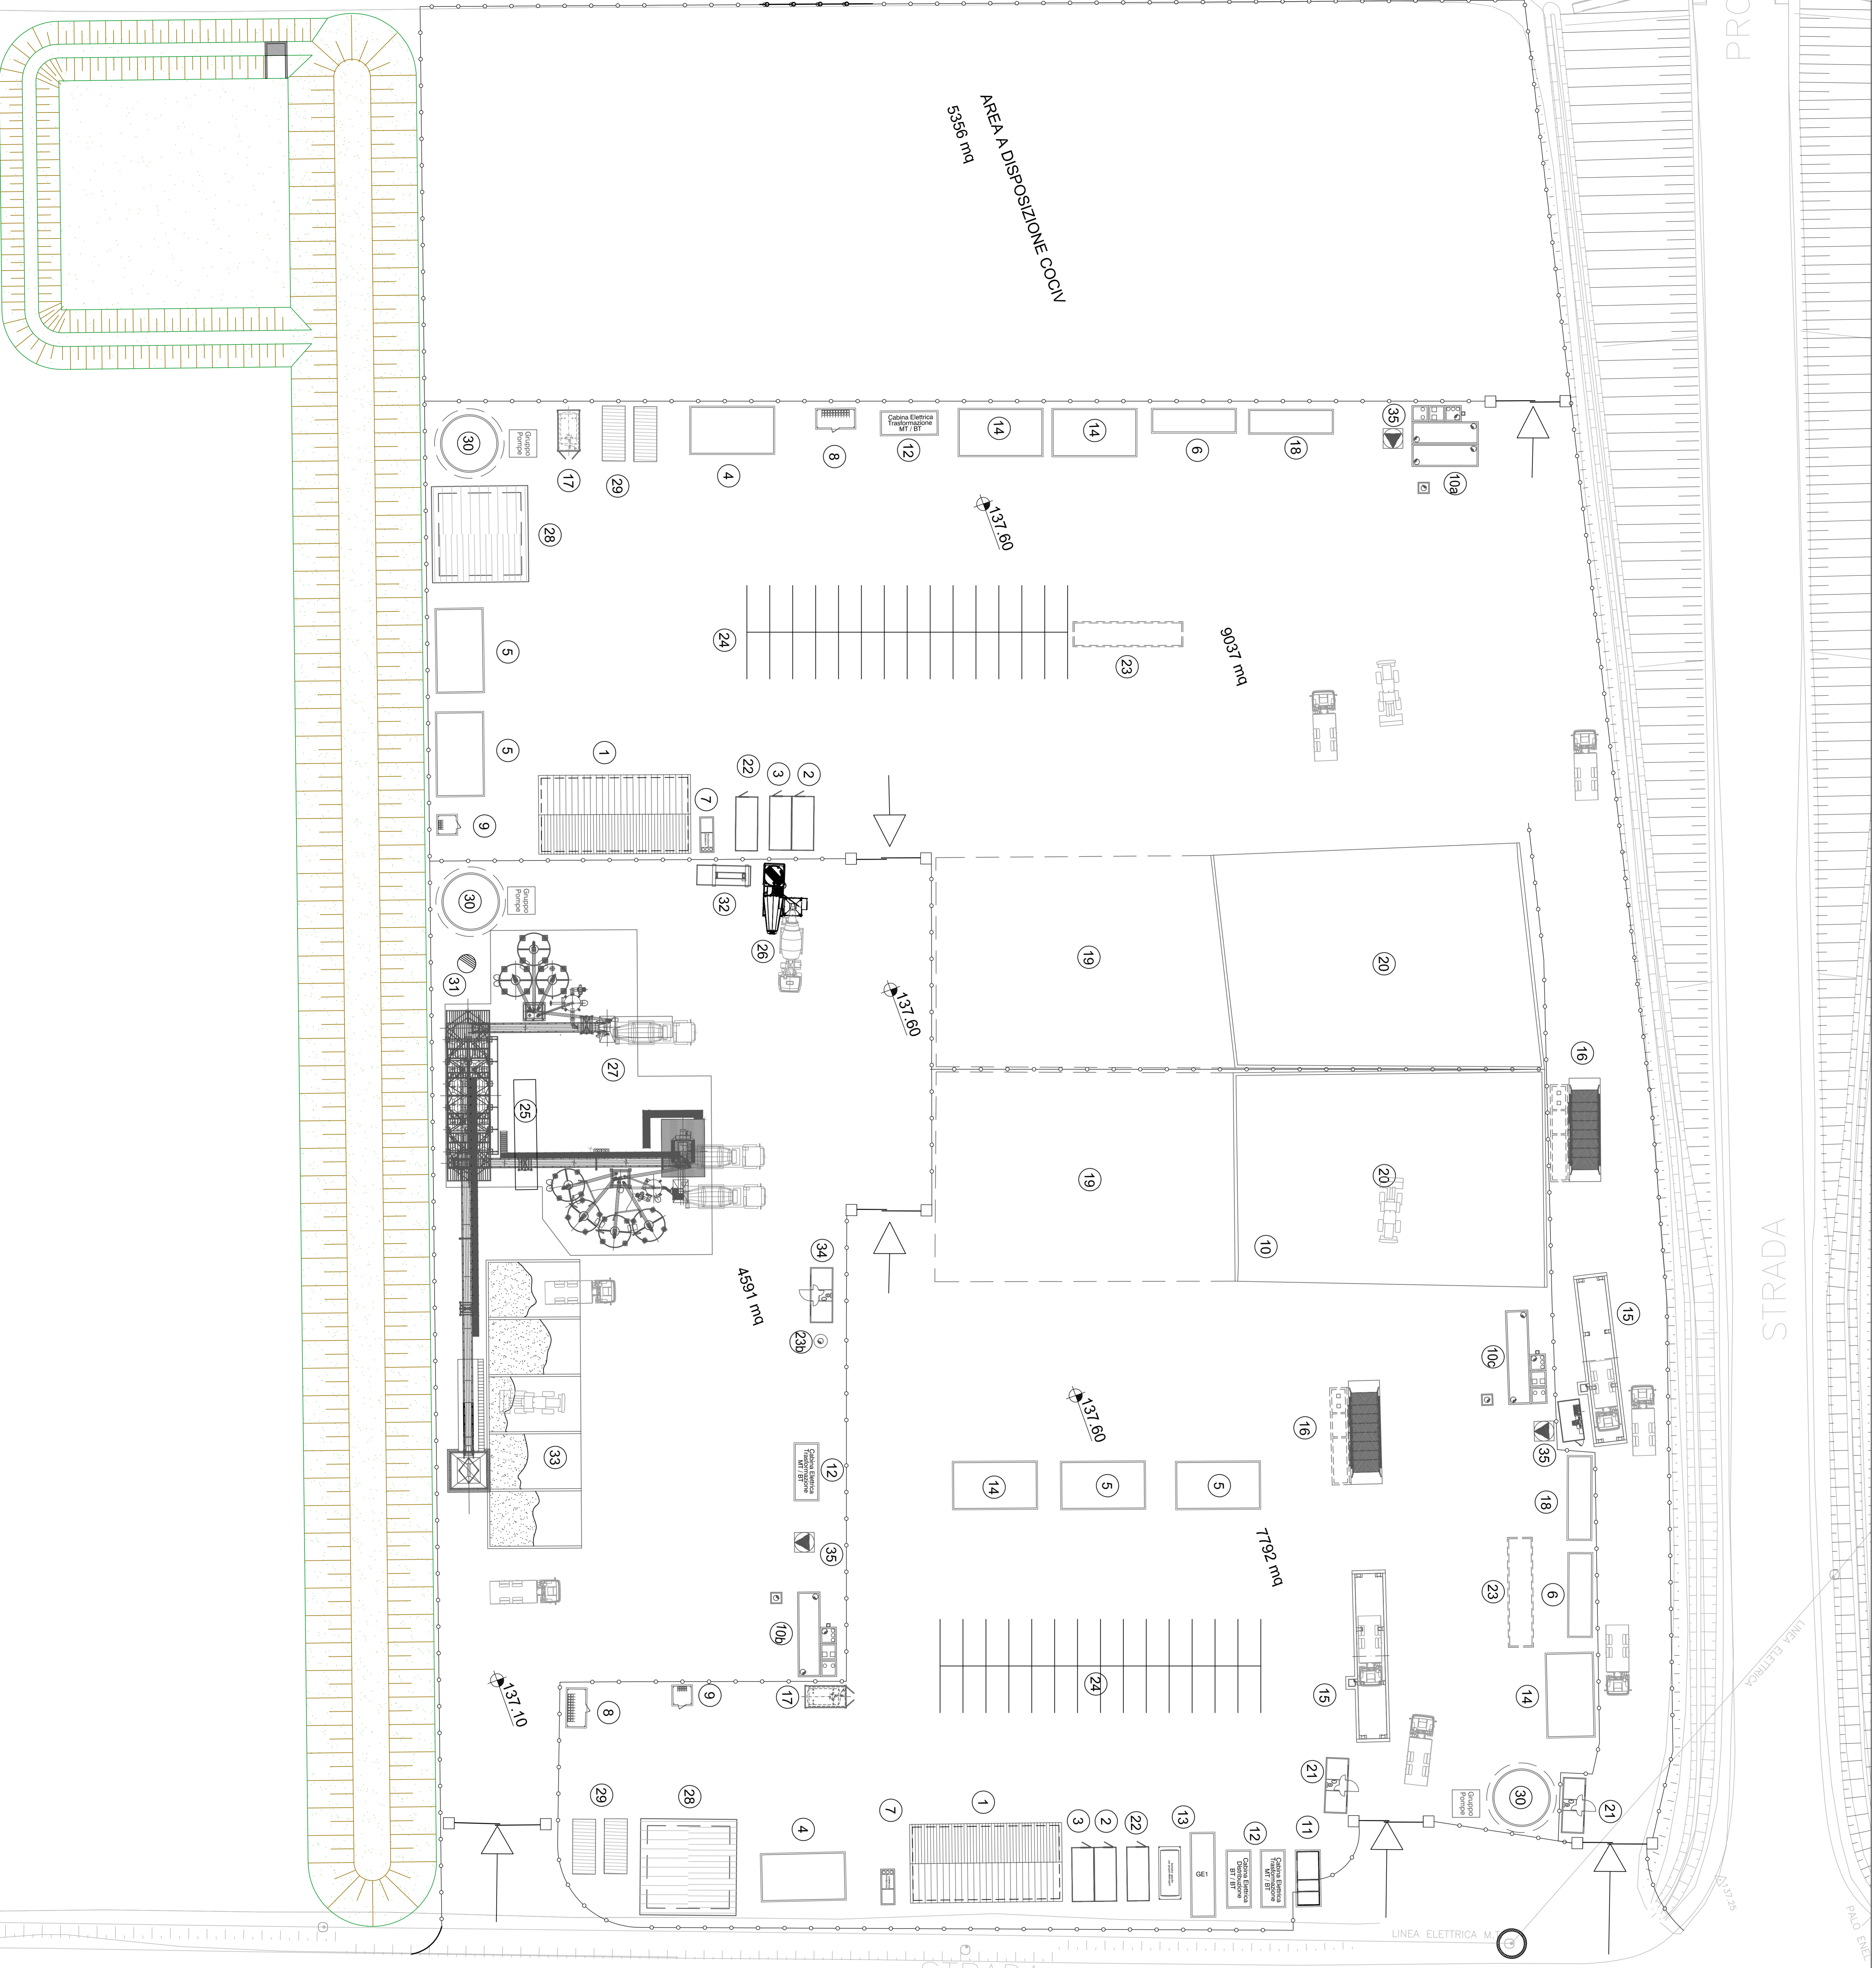

LEGENDA

Pos.	Descrizione
1	Ufficio
2	Deposito olii nuovi
3	Deposito olii usati
4	Magazzino
5	Uffici
6	Servizi igienici
7	Vasca di dislocazione acque di lavaggio officina
8	Deposito bombole ossigeno
9	Deposito bombole azoto
10a	Vasca di prima pioggia area ovest
10b	Vasca di prima pioggia area betonaggio
10c	Vasca di prima pioggia area est
11	Cabina punto consegna Enel
12	Cabine di trasformazione
13	Gruppo elettrogeno ed eventuale serbatoio gasolio
14	Spogliatoi e docce
15	Pesa a raso e cabina operatore
16	Lavaruote
17	Distributore carburante
18	Locale primo soccorso
19	Deposito materiali di servizio
20	Area per caratterizzazione terre e rocce da scavo (~1400 mc)
21	Guardiana
22	Container dotazioni di sicurezza
23	Fossa biologica Imhoff
24	Fossa biologica Imhoff area betonaggio
26	Parcheggi
25	Impianto riscaldamento inerti (eventuale)
27	Impianto lavaggio autobetoniere
28	Laboratorio e box provini materiali
29	Box attrezzature
30	Serbatoio acqua industriale/antincendio completo di gruppo di pompaggio
31	Pozzo per rifornimento idrico
32	Trattamento acque betonaggio
33	Stoccaggio inerti
34	Ufficio betonaggio
35	Stazione di sollevamento acque meteoriche

COMMITTENTE:

ALTA SUPERTECNOLOGIA

IRFI INFRASTRUTTURE FERROVIARIE ITALIANE
GRUPPO FERROVIARIE STRADE SPINELLI ITALIANE

ITALFERR
GRUPPO FERROVIARIE STRADE SPINELLI ITALIANE

GENERAL CONTRACTOR:

COCV
CONTRATTI OPERATIVI COCV

INFRASTRUTTURE FERROVIARIE STRATEGICHE DEFINITE DALLA
 LEGGE OBBLIGATIVA N.44/01
 TRATTA A V/A C. TERZO VALICO DEI GIOVI
 PROGETTO ESECUTIVO

CA 26 - CANTIERE OPERATIVO GERBIDI COP10
 PLANIMETRIA LAYOUT DI CANTIERE

GENERAL CONTRACTOR: **COCV** No. 26 Milano

SCALE: 1:250

COMPLESSO: IGI511 **PAESE:** NO **PRODOTTORE:** E **CONTOGGIANTI:** P8 **PROGETTORE:** CA21001 **REDAZIONE:** 002 **VERIFICA:** A

PROGETTISTI: IGI511 **PAESE:** NO **PRODOTTORE:** E **CONTOGGIANTI:** P8 **PROGETTORE:** CA21001 **REDAZIONE:** 002 **VERIFICA:** A

PROGETTISTI: IGI511 **PAESE:** NO **PRODOTTORE:** E **CONTOGGIANTI:** P8 **PROGETTORE:** CA21001 **REDAZIONE:** 002 **VERIFICA:** A

PROGETTISTI: IGI511 **PAESE:** NO **PRODOTTORE:** E **CONTOGGIANTI:** P8 **PROGETTORE:** CA21001 **REDAZIONE:** 002 **VERIFICA:** A

PROGETTISTI: IGI511 **PAESE:** NO **PRODOTTORE:** E **CONTOGGIANTI:** P8 **PROGETTORE:** CA21001 **REDAZIONE:** 002 **VERIFICA:** A