


PLANIMETRIA
SCALA 1:200

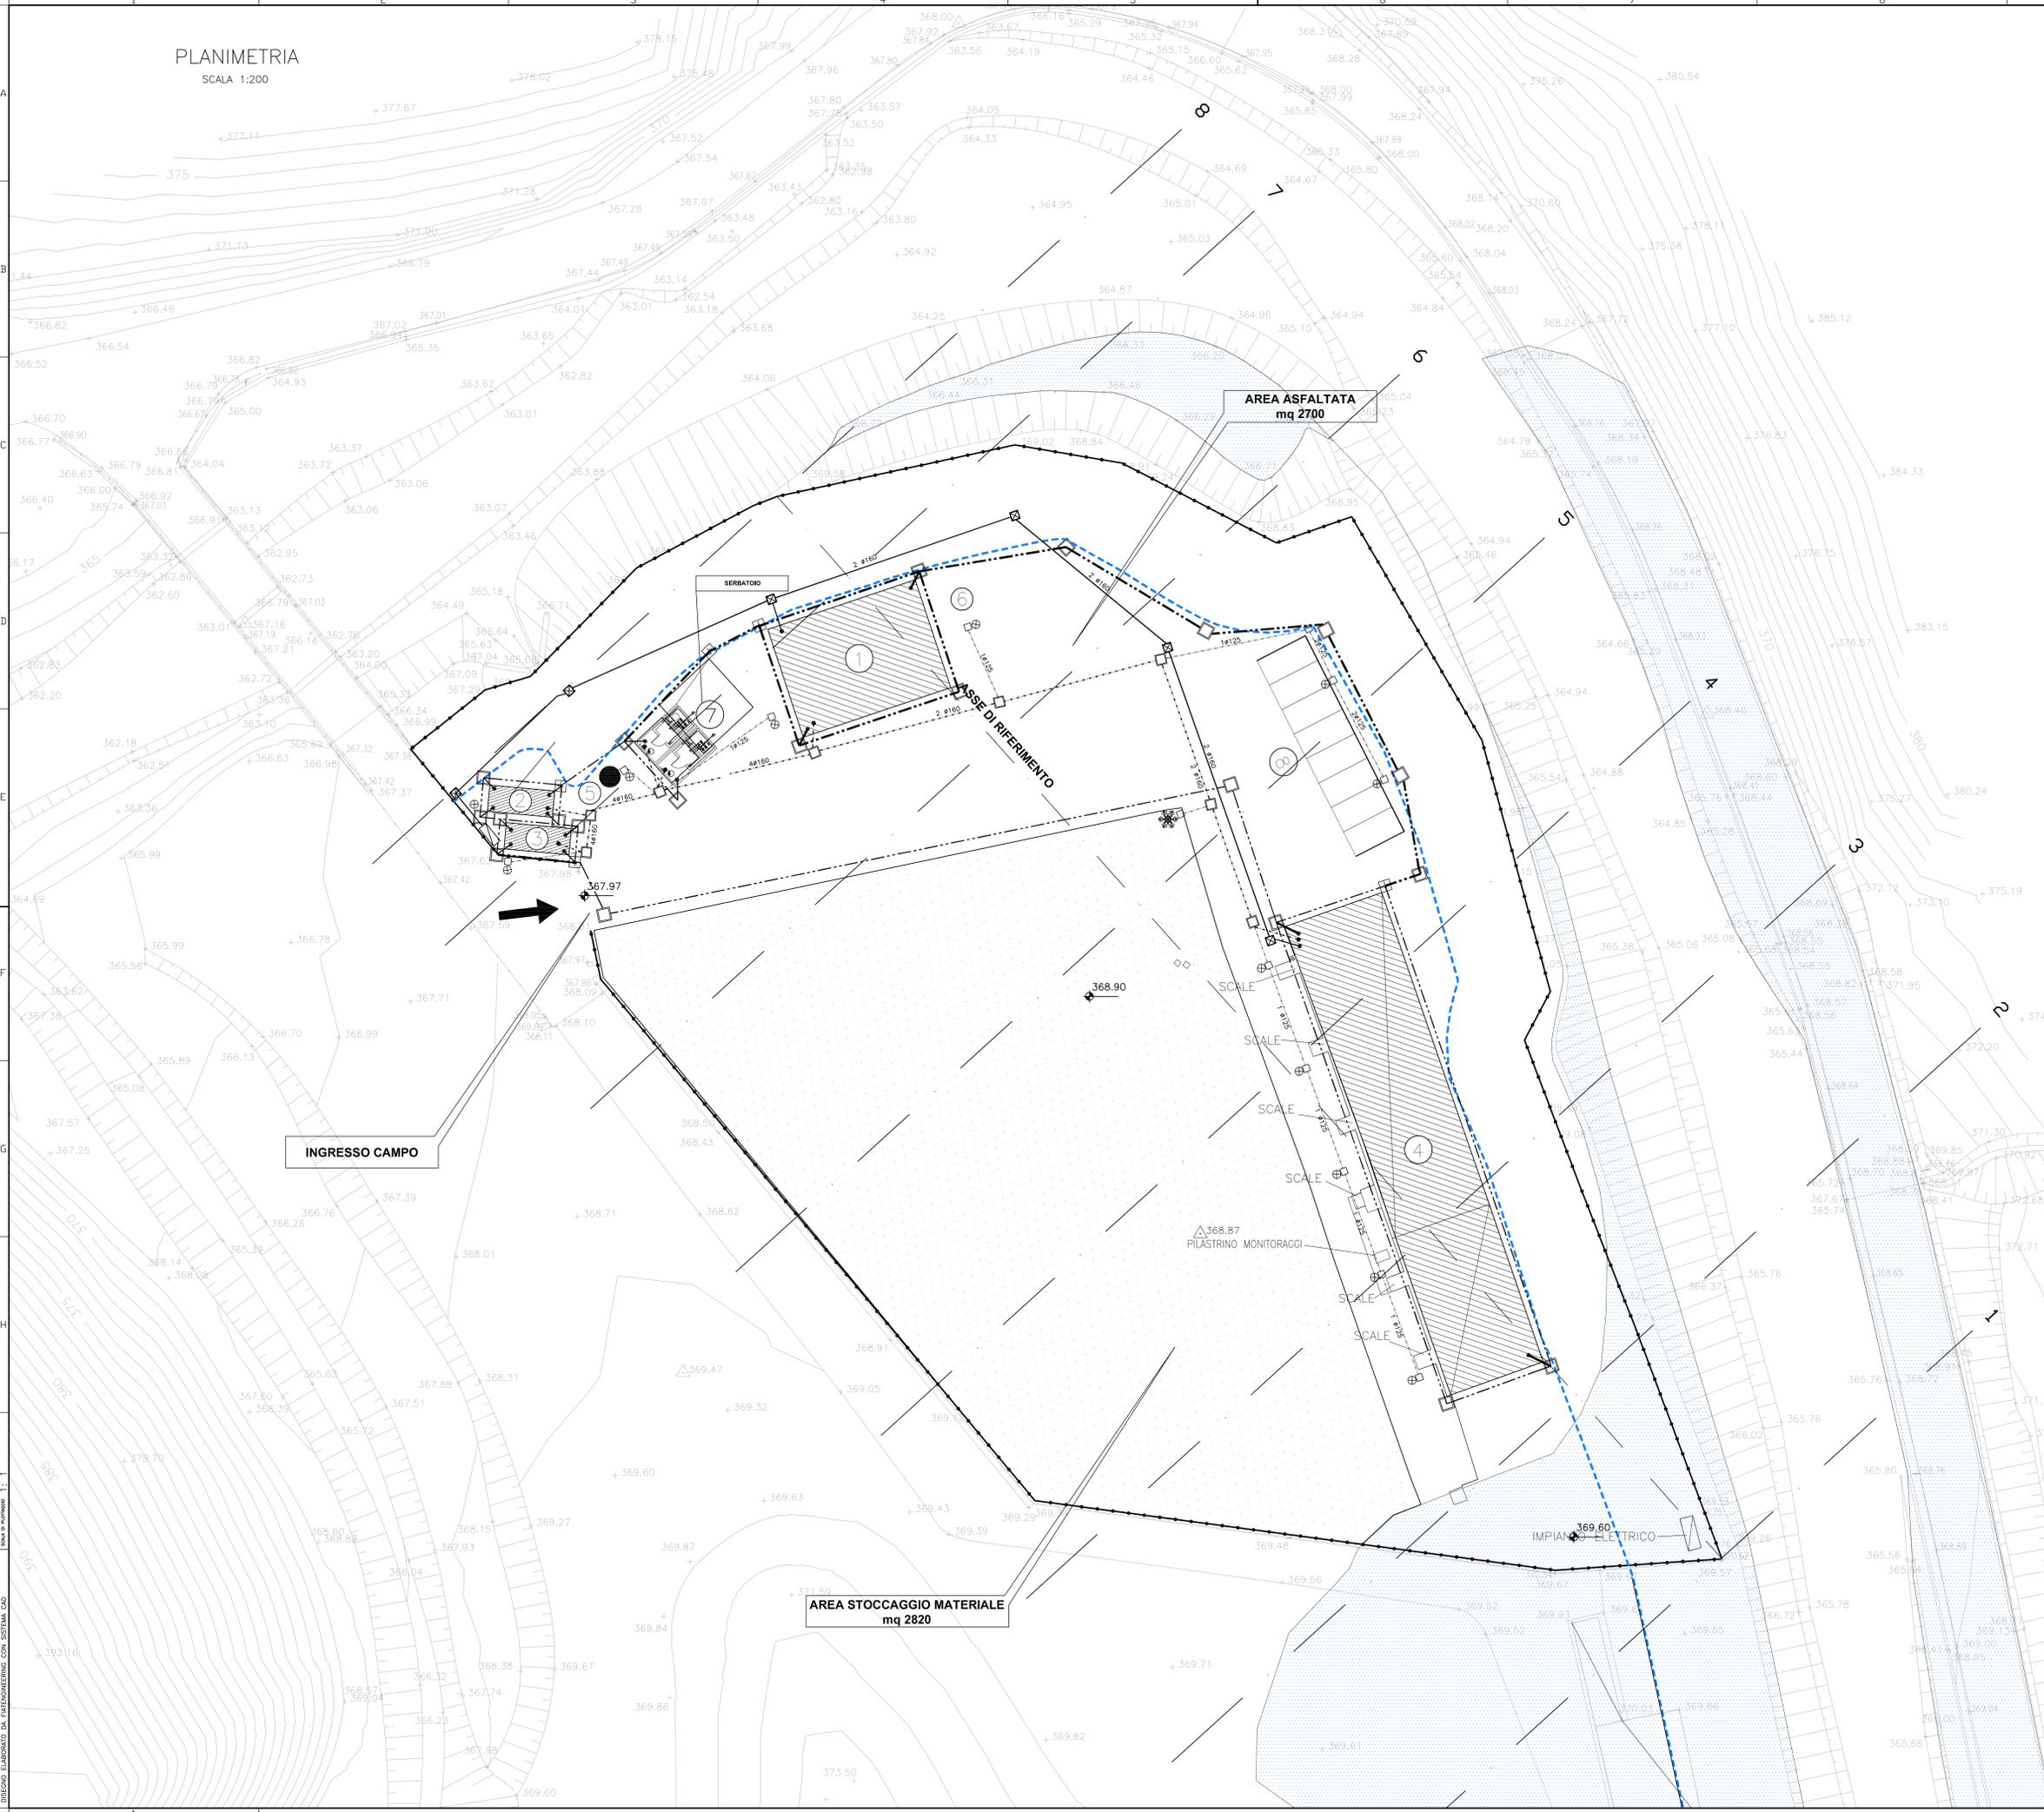

CANTIERE DI SERVIZIO CSP3

POS.	DESCRIZIONE FABBRICATI E MANUFATTI	SUP.(mq)
1	MAGAZZINO	148,00
2	GRUPPO ELETTROGENO	45,76
3	CABINA ENEL	41,76
4	UFFICI DI SERVIZIO	428,10
5	FOSSA BIOLOGICA IMHOFF	-
6	VASCA ACQUE DI PRIMA PIOGGIA	-
7	VASCA DI ACCUMULO E RILANCIO ACQUA IDROPOTABILE ED ANTINCENDIO	-
8	PARCHEGGI	100,00

SUP. TOTALE CANTIERE 7.392 mq

LEGENDA

RECINZIONE COSTITUITA DA RETE METALLICA ZINCATO PLASTIFICATA

AREA DI STOCCAGGIO MATERIALI **AREA ASFALTATA**

AREA ESONDABILE

--- --- --- LIMITE FASCIA DI RISPETTO FLUVIALE

IMPIANTO ELETTRICO

--- --- --- FORZA MOTRICE M.T./B.T. TUBAZIONE IN PVC #120/160

● --- --- ALLACCIAMENTO FORZA MOTRICE

□ Puzzone di ispezione in calcestruzzo dimensioni Ø140mm

MESSA A TERRA

--- --- --- TRECCIA DI MESSA A TERRA

--- --- --- ALLACCIAMENTO MESSA A TERRA

□ Puzzone di ispezione in calcestruzzo dimensioni 50x50x50 cm

IMPIANTO ILLUMINAZIONE

--- --- --- ILLUMINAZIONE TUBAZIONE IN PVC #125

⊗ Diffusore sferico con lampada MH125W su palo in polietilene h.t.f. 300cm

□ Puzzone di ispezione in calcestruzzo dimensioni 30x30cm con chiusura scorrevole in ghisa sferoidale

⊗ Torre fano con lampada JH1000W su palo in Acciaio h.t.f. 20m

IMPIANTO TELEFONICO

--- --- --- ALLACCIAMENTO PUBBLICA UTENZA TELEFONICA

--- --- --- RETE TELEFONICA n.2 TUBAZIONI IN PVC #125mm

□ Puzzone telefonico in calcestruzzo dimensioni 60x60x60 cm

□ Armadio telefono 200x100 cm

COMMITTENTE:

ALTA SORVEGLIANZA:

GENERAL CONTRACTOR:

INFRASTRUTTURE FERROVIARIE STRATEGICHE DEFINITE DALLA LEGGE OBIETTIVO N.443/01

TRATTA A.V./A.C. TERZO VALICO DEI GIOVI

PROGETTO ESECUTIVO

CANTIERE DI SERVIZIO VAL LEMME CSP3

Reti Elettrica, Telefonica, Terra, Illuminazione Esterna

COMMESSA	LOTTO	FASE	ENTE	TIPO DOC	OPERAZIONE/OPERA	PROG.	REV.
IG51	00	E	CV	P9	CA3101	009	A

PROGETTAZIONE	REDAZIONE	VERIFICA	PROPRIETA' INGENGERIA	PROGETTISTA
ADD	Prima Emissione	26/11/2014	COCIV	A. Palmieri

h. Est. Nome File: 801-004-COCIV-CA3101-000848 CUP: F81H2200000008