
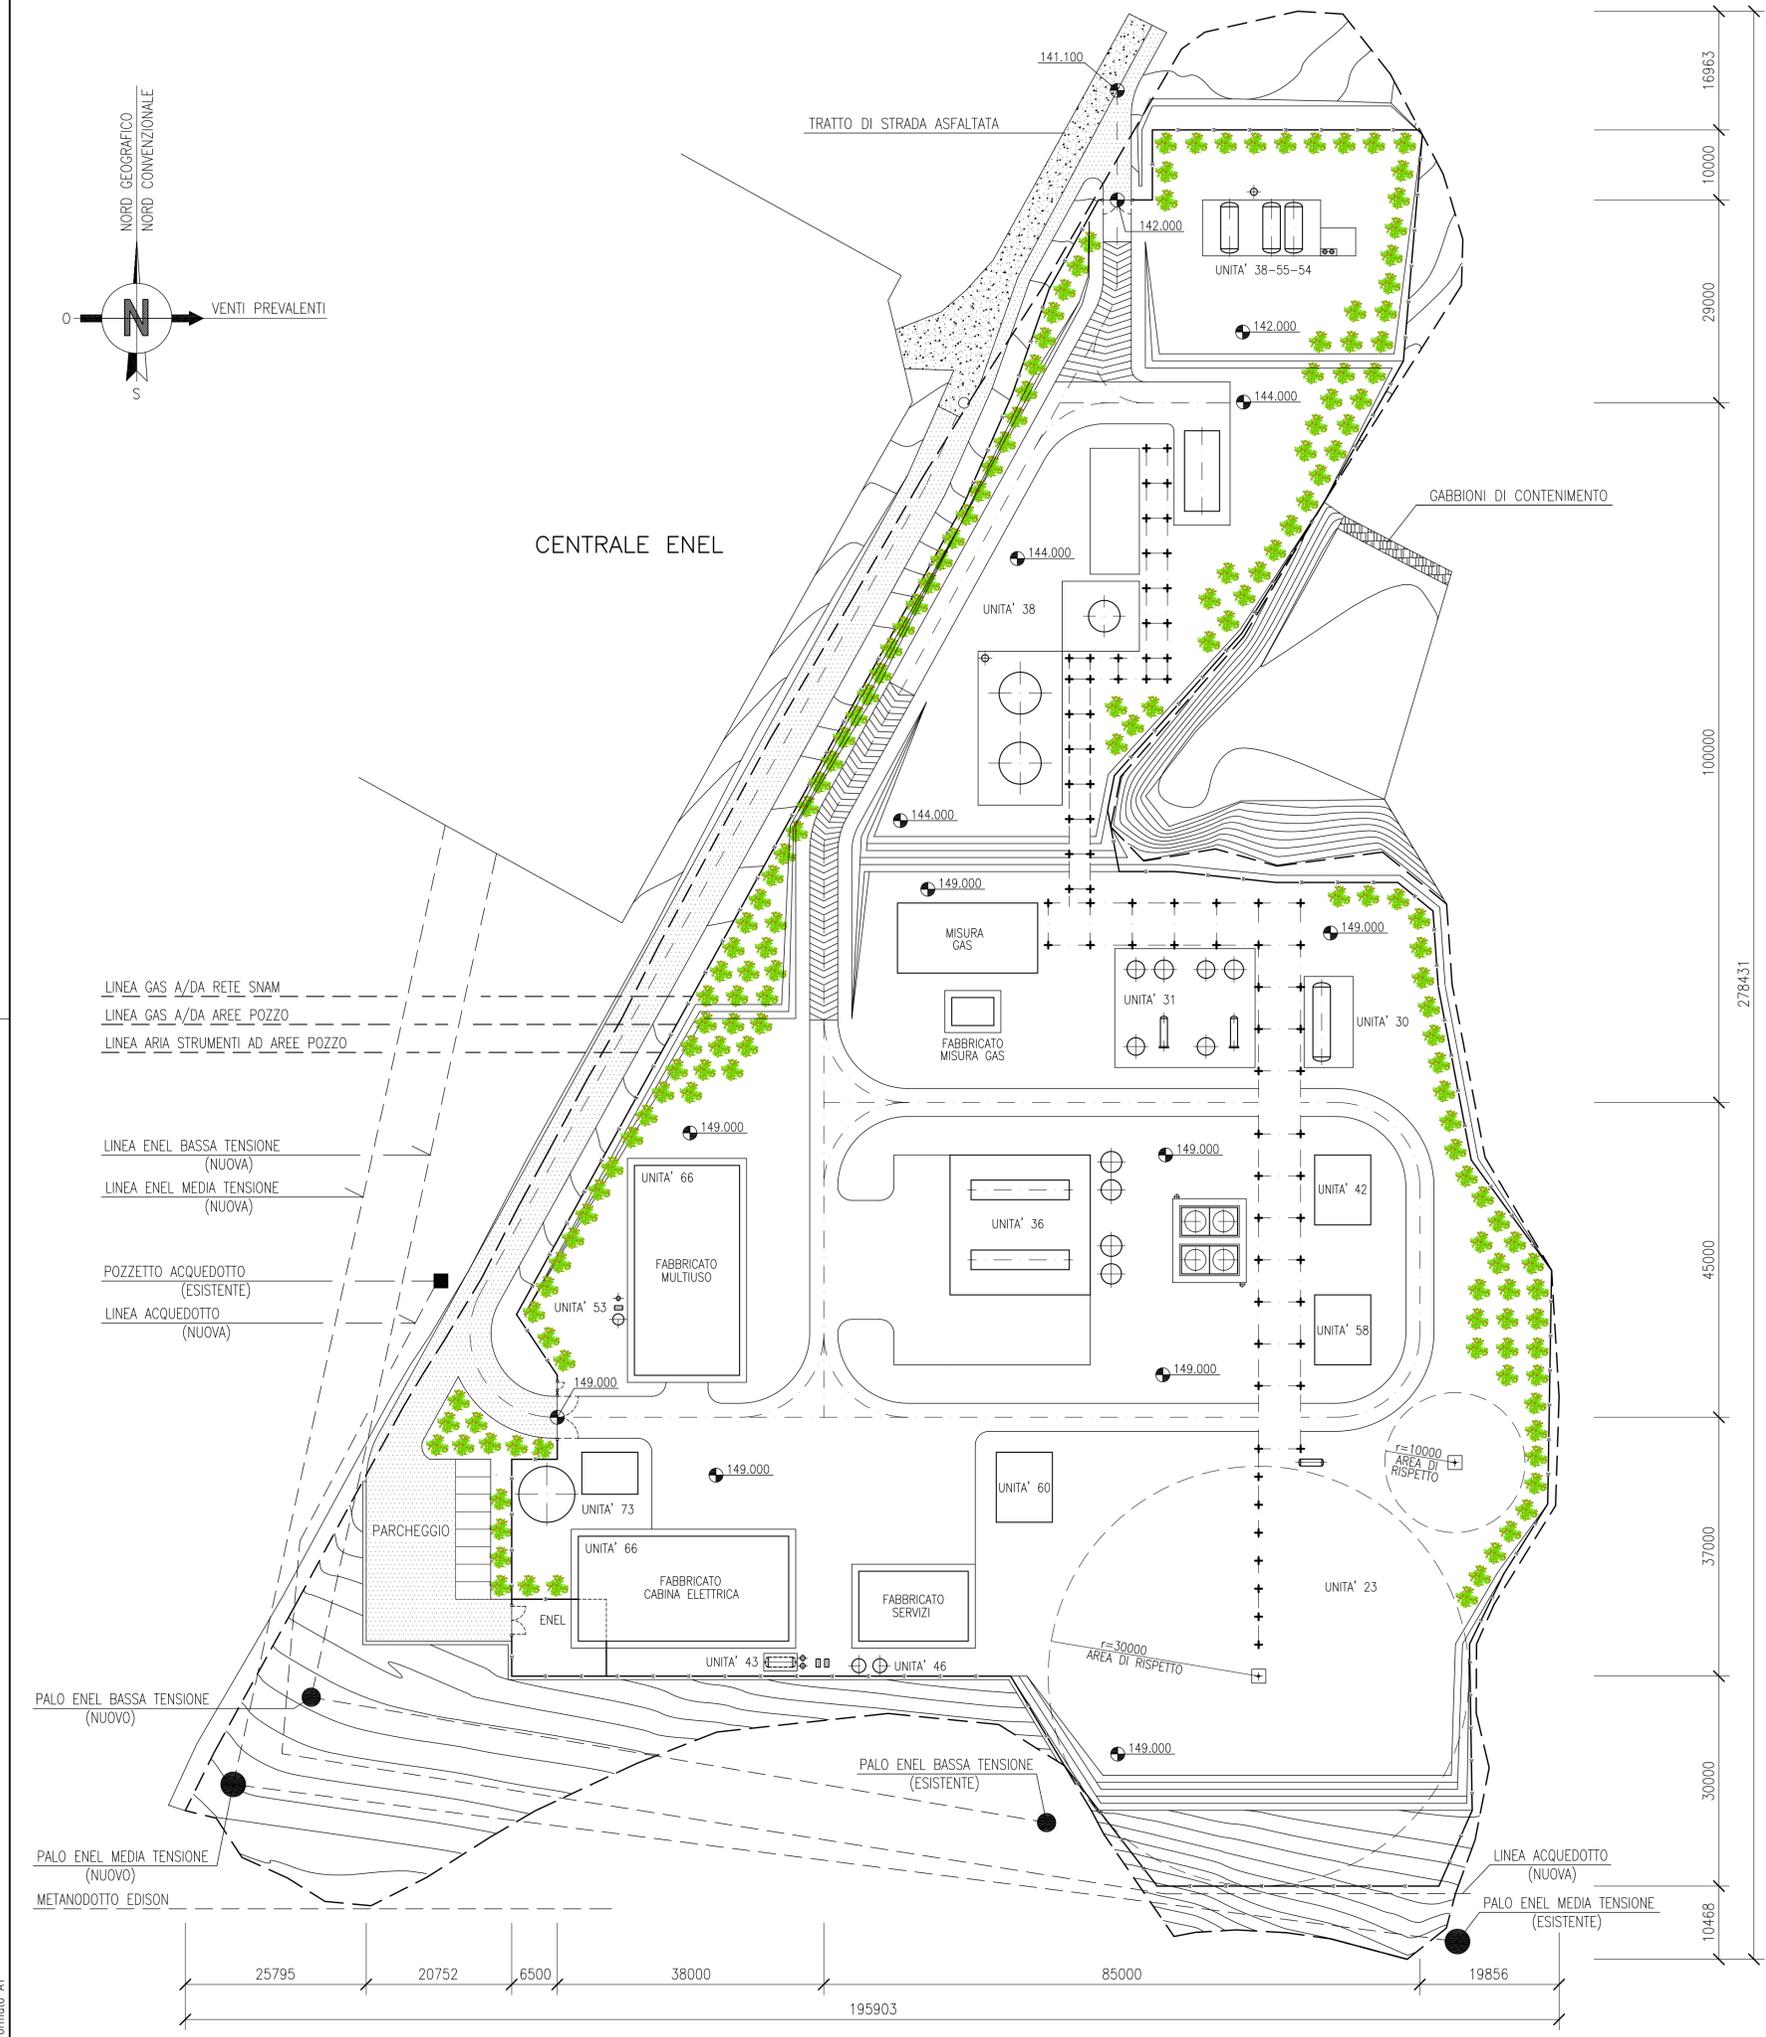


Documenti di riferimento	Numero documento
-	-
-	-
-	-

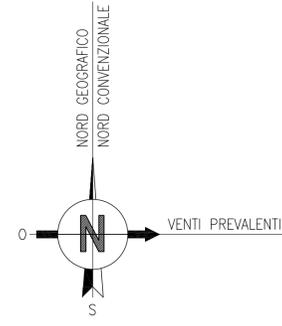

ELENCO APPARECCHIATURE							
SIGLA	DESCRIZIONE	Q.TA'	NOTE	SIGLA	DESCRIZIONE	Q.TA'	NOTE
UNITA' 30 - SEPARAZIONE GAS E MISURA GAS AI/DAI POZZI				UNITA' 46 - ARIA COMPRESSA			
30VS001	SLUG CATCHER	1		46KC001A/B	COMPRESSORE ARIA	2	
				46XX002	TRATTAMENTO ARIA	1	
				46VB001	POLMONE ARIA COMPRESSA	1	
				46VB002	POLMONE ARIA STRUMENTI	1	
UNITA' 31 - DISIDRATAZIONE GAS E MISURA GAS A/DA SRG				UNITA' 48 - GENERAZIONE EE DI EMERGENZA			
31VN101	FILTRO SEPARATORE	1		48EG001	GENERATORE DI EMERGENZA	1	
31VN201	FILTRO SEPARATORE	1		48TA001	SERBATOIO GIORNALIERO GASOLIO	1	
31VE101	COLONNA DI DISIDRATAZIONE	1					
31VE201	COLONNA DI DISIDRATAZIONE	1					
31HA101	SCAMBIATORE GAS-TEG	1					
31HA201	SCAMBIATORE GAS-TEG	1					
31VN102	FILTRO RECUPERO TEG	1					
31VN202	FILTRO RECUPERO TEG	1					
UNITA' 36 - COMPRESSIONE GAS				UNITA' 53 - ACQUA DOLCE			
36VN101	SEPARATORE DI ASPIRAZIONE	1		53TA001	SERBATOIO ACQUA POTABILE	1	
36VN201	SEPARATORE DI ASPIRAZIONE	1		53VB001	AUTOCLAVE ACQUA SERVIZI	1	
36KA101	COMPRESSORE CENTRIFUGO	1		53PA001	POMPA AUTOCLAVE	1	
36KA201	COMPRESSORE CENTRIFUGO	1					
36HC101	SCAMBIATORE AD ARIA	1					
36HC201	SCAMBIATORE AD ARIA	1					
36VN102	SEPARATORE DI MANDATA	1					
36VN202	SEPARATORE DI MANDATA	1					
UNITA' 38 - RIGENERAZIONE TEG				UNITA' 54 - DRENAGGI SEMIOLEOSI			
38XX101/102	RIGENERATORE TEG	1		54TA001	SERBATOIO STOCCAGGIO DRENAGGI SEMIOLEOSI	1	
38TA001	SERBATOIO DI STOCCAGGIO TEG VERGINE	1		54TH001	VASCA RACCOLTA ACQUE DI PRIMA PIOGGIA	1	
38TA002	SERBATOIO DI STOCCAGGIO TEG UMIDO	1		54PH001	POMPA RILANCIO DRENAGGI SEMIOLEOSI	1	
38TA003	SERBATOIO DI STOCCAGGIO TEG RIGENERATO	1		54PH002A/B	POMPA RILANCIO ACQUE DI PRIMA PIOGGIA	2	
38TA004	SERBATOIO DI STOCCAGGIO DRENAGGI GLICOLATI	1		54PH003	POMPA DRENAGGI SEMIOLEOSI	1	
38HN001	RISCALDATORE ELETTRICO	1					
38HN002	RISCALDATORE ELETTRICO	1					
38HN003	RISCALDATORE ELETTRICO	1					
38VH001	DEGASATORE TEG	1					
38CK103A/B	FILTRO TEG RIGENERATO	2					
38CK203A/B	FILTRO TEG RIGENERATO	2					
38PA001A/B	POMPA CARICA TEG VERGINE	2					
38PA102A/B	POMPA TEG A RIGENERATORE	2					
38PB103A/B	POMPA RILANCIO TEG	2					
38PB203A/B	POMPA RILANCIO TEG	2					
38PH004	POMPA DRENAGGI GLICOLATI	1					
UNITA' 42 - GAS COMBUSTIBILE				UNITA' 55 - DRENAGGI DI PROCESSO/OLEOSI			
42VC001	FILTRO SEPARATORE	1		55TA001	SERBATOIO STOCCAGGIO DRENAGGI OLEOSI	1	
42HM001	RISCALDATORE ELETTRICO	1		55VH001	DEGASATORE ACQUE DI PROCESSO	1	
42VB001	POLMONE GAS COMBUSTIBILE	1		55PH001	POMPA RILANCIO DRENAGGI OLEOSI	1	
UNITA' 43 - GASOLIO COMBUSTIBILE				UNITA' 58 - RECUPERO EFFLUENTI GASSOSI			
43TA001	SERBATOIO STOCCAGGIO GASOLIO	1		58VB001	SEPARATORE ASPIRAZIONE	1	
43CL001A/B	FILTRO A COALESCENZA	2		58KB001A/B	COMPRESSORE	2	
43PA001A/B	POMPA TRASFERIMENTO GASOLIO	2		58HC001A/B	SCAMBIATORE AD ARIA	2	
				58VB002	SEPARATORE CONDENSATI	1	
				58PA001A/B	POMPA CIRCOLAZIONE ACQUE OLEOSE	2	
UNITA' 46 - ARIA COMPRESSA				UNITA' 60 - AZOTO			
				60KC001A/B	COMPRESSORE ARIA	2	
				60XX001	PACKAGE ESSICCATORE ARIA	1	
				60XX002	PACKAGE ESTRAZIONE AZOTO	1	
				60VB001	POLMONE ARIA ESSICATA	1	
				60VB002	POLMONE AZOTO	1	
UNITA' 66 - VENTILAZIONE E CONDIZIONAMENTO				UNITA' 73 - ACQUA/SCHIUMA ANTINCENDIO			
66XX001	IMPIANTO ARIA CONDIZIONATA FABBRICATO MULTIUSO	1		73TA001	SERBATOIO STOCCAGGIO ACQUA ANTINCENDIO	1	
66XX002	IMPIANTO ARIA CONDIZIONATA CABINA ELETTRICA	1		73PA001	POMPA ANTINCENDIO A GASOLIO	1	
				73PA002	POMPA ANTINCENDIO ELETTRICA	1	
				73PA003	POMPA JOCKEY	1	
				73VB001	AUTOCLAVE	1	

- NOTE**
- 1 - TUTTE LE DIMENSIONI SONO IN MILLIMETRI
 - 2 - TUTTE LE ELEVAZIONI SONO RIFERITE ALLA QUOTA 0,000 LIVELLO MARE
 - 3 - - - - - LIMITE DI PROPRIETA'
 - 4 - - - - - LIMITE D'IMPIANTO

Rev.	Data	Descrizione	Compilato	Controllato	Approvato	Approvazione Cliente
02	05-10-07	REVISIONE GENERALE - EMISSIONE FINALE	PV	VO	AP	-
01	24-09-07	EMISSIONE FINALE	PV	VO	AP	-
00	28-06-07	EMISSIONE PER APPROVAZIONE	PV	VO	AP	-

BASIS ENGINEERING Srl

Progetto: **CAMPO DI GROTTOLE - FERRANDINA**

Titolo: **CENTRALE DI TRATTAMENTO E COMPRESSIONE GAS PLANIMETRIA DISPOSIZIONE APPARECCHIATURE**

Numero documento: **407D10-10-PIP-LY-04100** Foglio di: **01** di **01**

Rev. 00 01 02 * * *

Scala: **1:500**

GEOGATOCK

Nome File: 407D10-10-PIP-LY-04100_Rev02.dwg