

ALLEGATO 1.D.2


**DISEGNO BECHTEL LIMITED No. 24624-004-LP-102,
“RETE ANTINCENDIO E LOCALIZZAZIONE IDRANTI”, REV. A**

**DISEGNO BECHTEL LIMITED No. 24624-004-LP-104,
“LOCALIZZAZIONE IMPIANTI DI SICUREZZA E PROTEZIONE”, REV. A**

**DISEGNO D'APPOLONIA No. 02-307-M05-00,
“PLANIMETRIA GENERALE SCHEMA RETE IDRANTI”,
REV. 0**

**DISEGNO BECHTEL LIMITED No. 24624-004-LP-106,
“SCHEMA TIPICO ALIMENTAZIONE E DISTRIBUZIONE
ACQUA ANTINCENDIO”, REV. A**

GLI IDRANTI SONO LOCALIZZATI OGNI 60m LUNGO IL PONTE. DUE MONITORI ANTINCENDIO SONO LOCALIZZATI IN POSIZIONE ELEVATA SUL MOLO DI ATTRACCO.

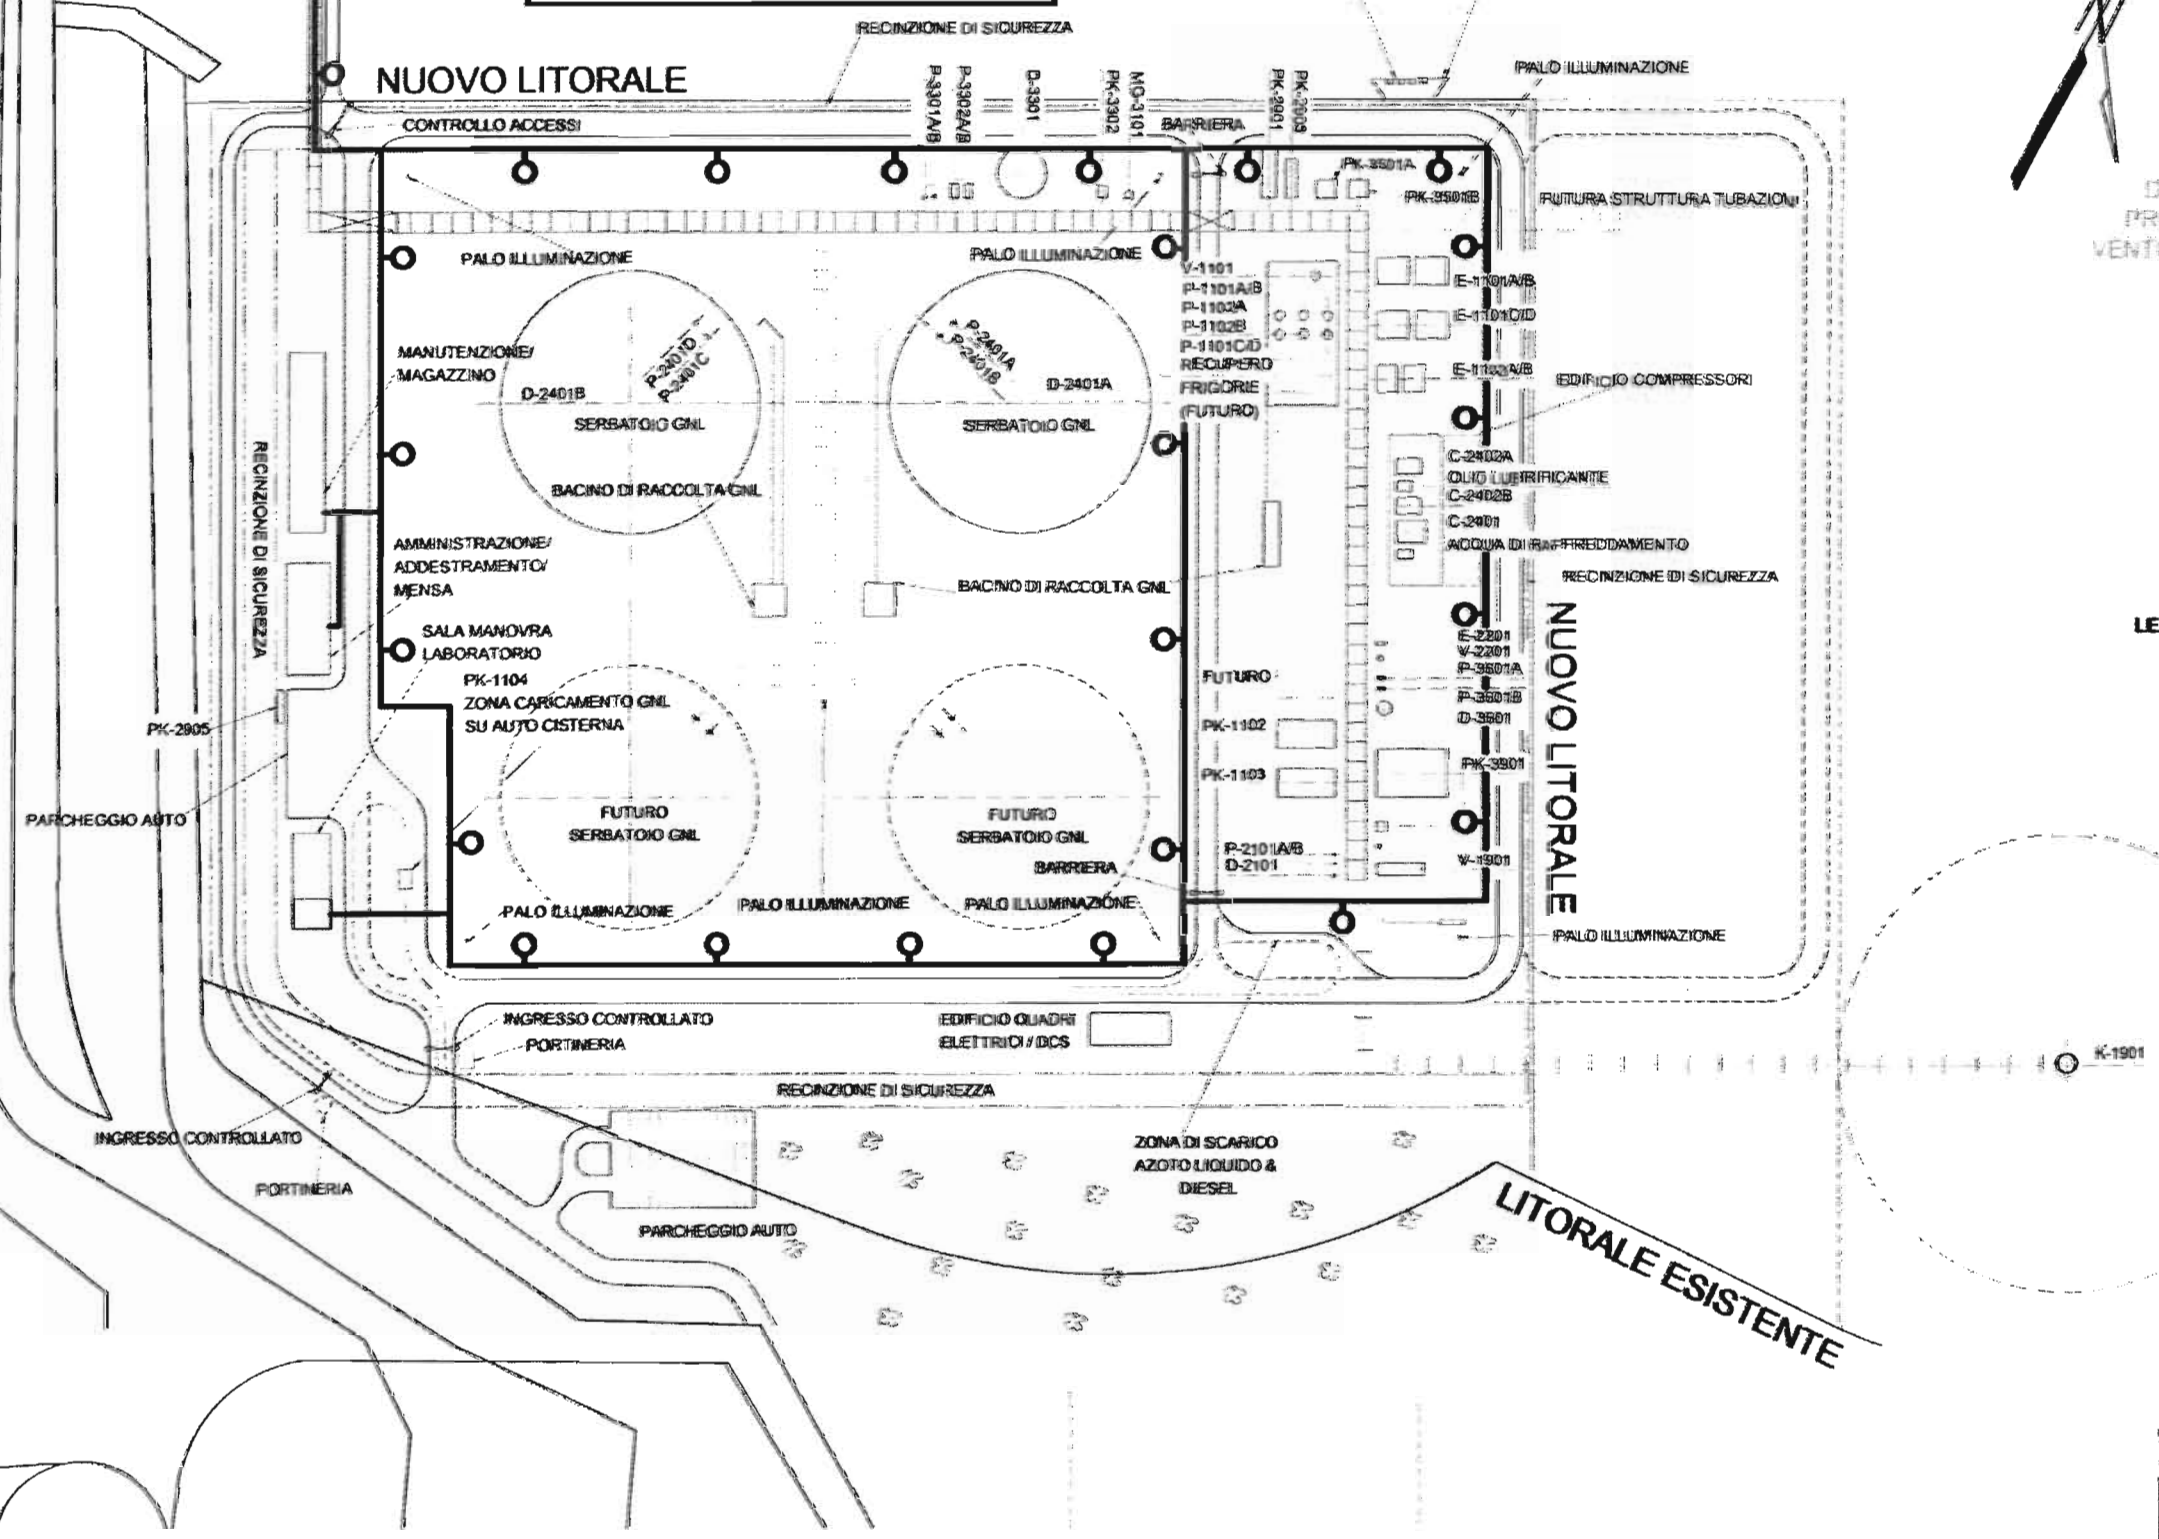

LEGENDA:
 ○ IDRANTE

STUDIO DI PROGETTAZIONE	
BG Group	
BECHTEL LIMITED	
TERMINALE GNL DI BRINDISI	
RETE ANTINCENDIO E LOCALIZZAZIONE IDRANTI	
24624-004	24624-004-LP-102
	A

CABINE ANTINCENDIO DI TIPO "A" SONO LOCALIZZATE OGNI DUE IDRANTI LUNGO IL PONTILE. UNA CABINA OGNI QUATTRO E' DI TIPO "B". UNA CABINA TIPO "B" E' LOCALIZZATA SUL MOLO DI ATTRACCO.



- LEGENDA:
- A** No. 2 MANICHETTE ANTINCENDIO.
No. 1 LANCIA ACQUA.
No. 1 LANCIA SCHIUMOGENO E RELATIVI ACCESSORI.
No. 2 CONTENITORE DI COMPOSTO SCHIUMOGENO DA 20 LITRI.
No. 2 ESTINTORI A POLVERE DA 9 Kg.
 - B** COME SOPRA CON ATTREZZATURA DI PRONTO SOCCORSO E BARELLA.
 - DOCCIA DI EMERGENZA.
 - MANICA A VENTO

NOTA 1

NOTA 1.
AREA MANUTENZIONE / MAGAZZINO / AMMINISTRAZIONE / MENSA, SALA CONTROLLO E LABORATORIO SARANNO DOTATI DI ESTINTORI PORTATILI E, OVE NECESSARIO, DOCCE DI EMERGENZA.

NOTA 2

NOTA 2.
EDIFICIO QUADRI ELETTRICI E DI CONTROLLO SARANNO DOTATI DI IMPIANTI FISSI A GAS INERTI ED ESTINTORI.




STUDIO DI PROGETTAZIONE	
BG Group	
BECHTEL LIMITED	
TERMINALE GNL DI BRINDISI	
LOCALIZZAZIONE IMPIANTI DI SICUREZZA E PROTEZIONE	
24624-004	24624-004-LP-104

TK-1
SERBATOIO DI ACQUA ANTINCENDIO

P-1A/B
POMPA ANTINCENDIO
NORMALMENTE FUNZIONANTE
(MOTORE ELETTRICO)

P-2
POMPA ANTINCENDIO
(MOTORE ELETTRICO)

P-3
POMPA ANTINCENDIO
(MOTORE DIESEL)

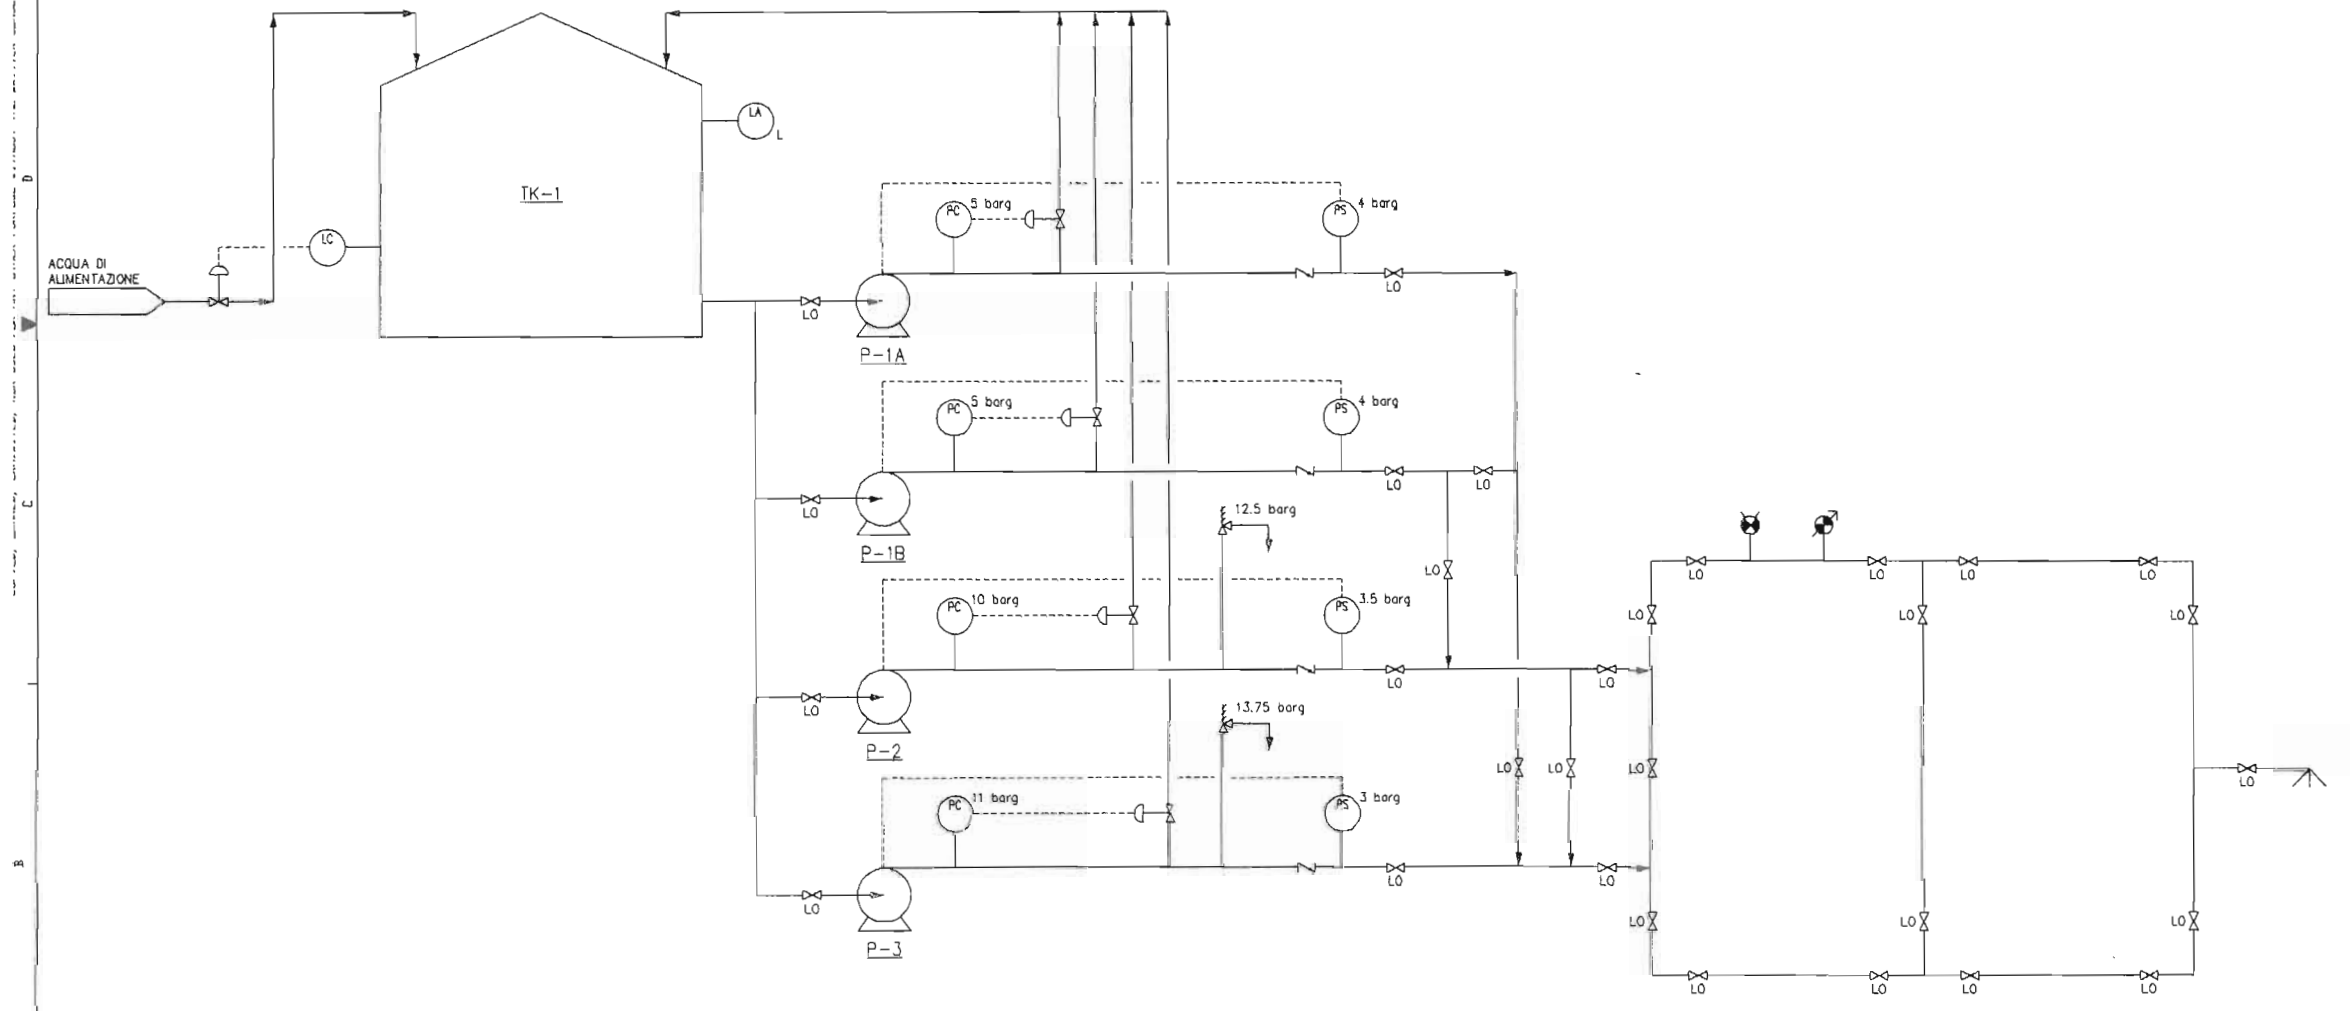

LEGENDA

- PS INTERRUTTORE PRESSIONE.
- PC CONTROLLORE PRESSIONE
- LC CONTROLLORE LIVELLO
- LA ALLARME LIVELLO
- LO VALVOLA APERTA
- IDRANTE
- RILEVATORE
- UCELLO ANTINCENDIO


REV	DATE	DESCRIPTION	BY	CHKD	APP	PER	BGT
SCALE:			CHECKED:		DRAWN:		

BG Group
BECHTEL LTD.

PROJECT TITLE:
TERMINALE GNL DI BRINDISI

DRAWING TITLE:
DIAGRAMMA DI FLUSSI DI PROCESSO
SCHEMA TIPICO ALIMENTAZIONE E DISTRIBUZIONE
ACQUA ANTINCENDIO

JOB NO.	DRAWING NO.	REV
24624-004	LP-106	A

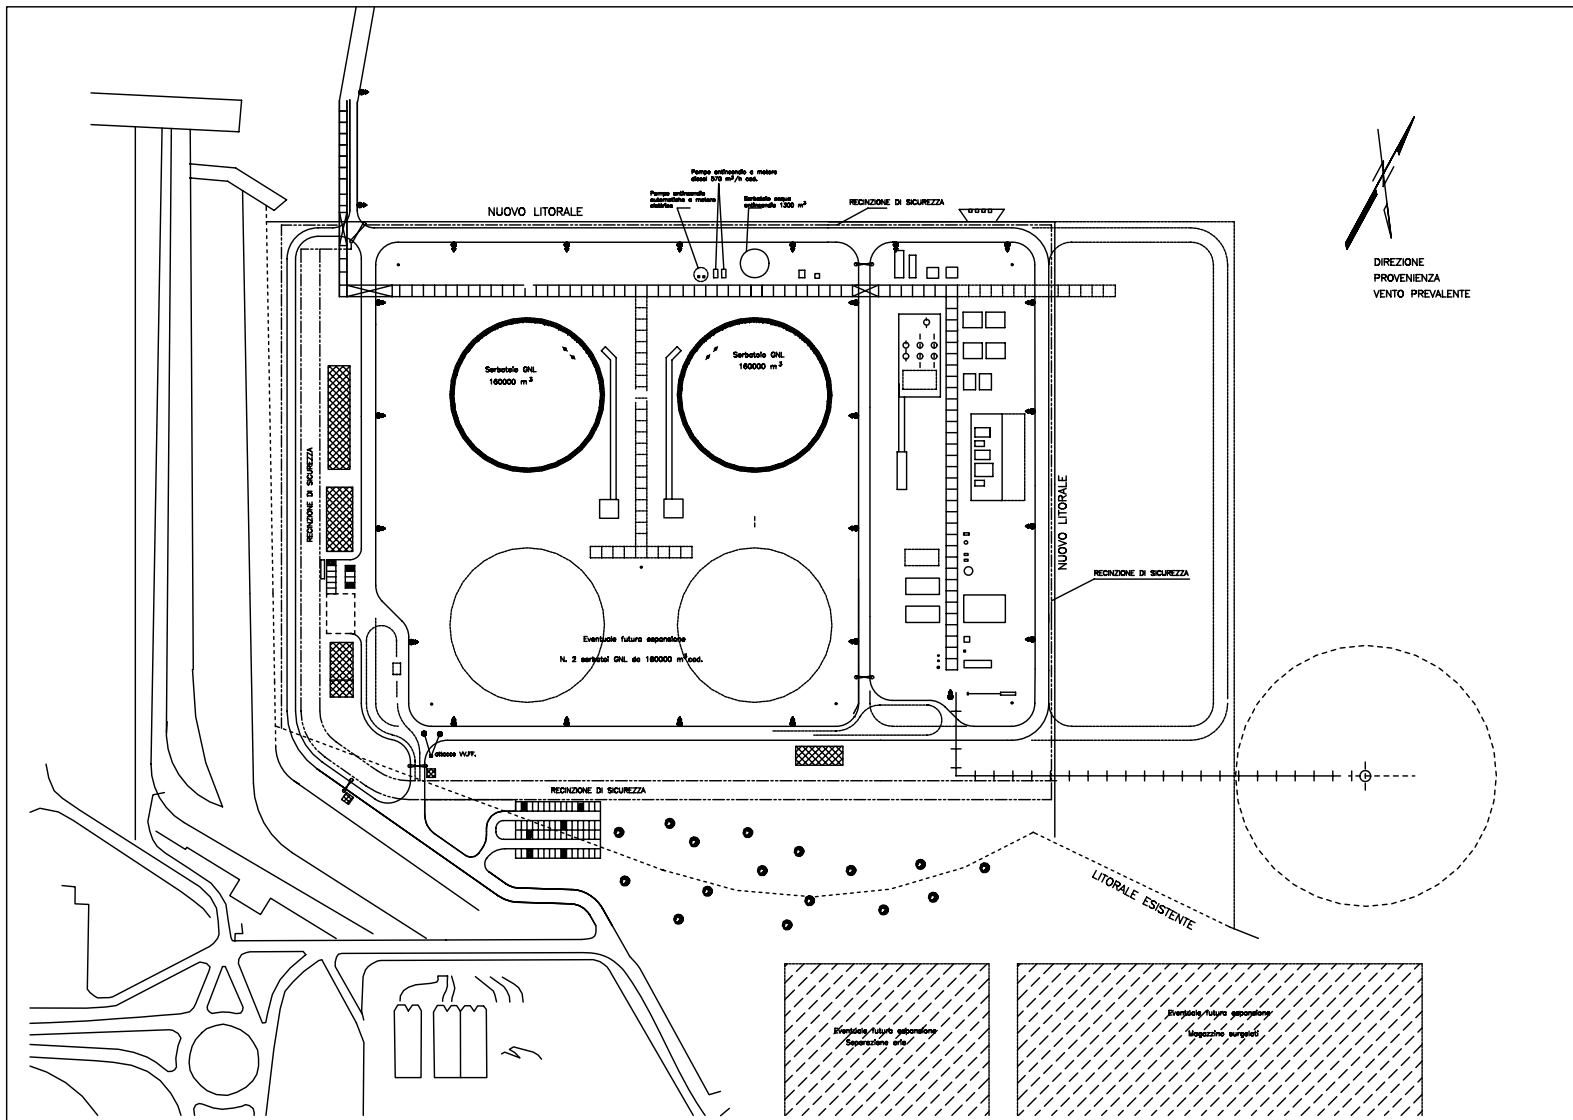

NOTA
 VEDERE I CAMBII INCHIT.LIMITED
 No. 2484-044-P-001 "RETE ANTINCENDIO E LOCALIZZAZIONE IDRANTI"
 No. 2484-044-P-004 "LOCALIZZAZIONE IMPIANTI DI SICUREZZA E PROTEZIONE"

LEGENDA
 — FUTURA INSTALLAZIONE

CD	PROV. DI	PROV. DI	PROV. DI	PROV. DI	PROV. DI	PROV. DI
01	02	03	04	05	06	07
DAPPOLONIA		BRITISH GAS ITALIA S.p.A.				
Via San Marco, 10 - 20146 Milano, Italia Tel. +39 02 262 26111 - Fax +39 02 262 26112 E-mail: info@dappolonia.it		PRODOTTORE TERMINALE GNL DI BRINDISI				
TITOLO/TITOLO						
PLANIMETRIA GENERALE SCHEMA RETE IDRANTI						
PROV. DI	PROV. DI	PROV. DI	PROV. DI	PROV. DI	PROV. DI	PROV. DI
01	02	03	04	05	06	07
ES-007-008-00				0	3	