


**ALLEGATO 1.D.1.10.1**

**PLANIMETRIA DEI SISTEMI ANTINCENDIO**

# DEPOSITO BITUME


USCITA STABILIMENTO

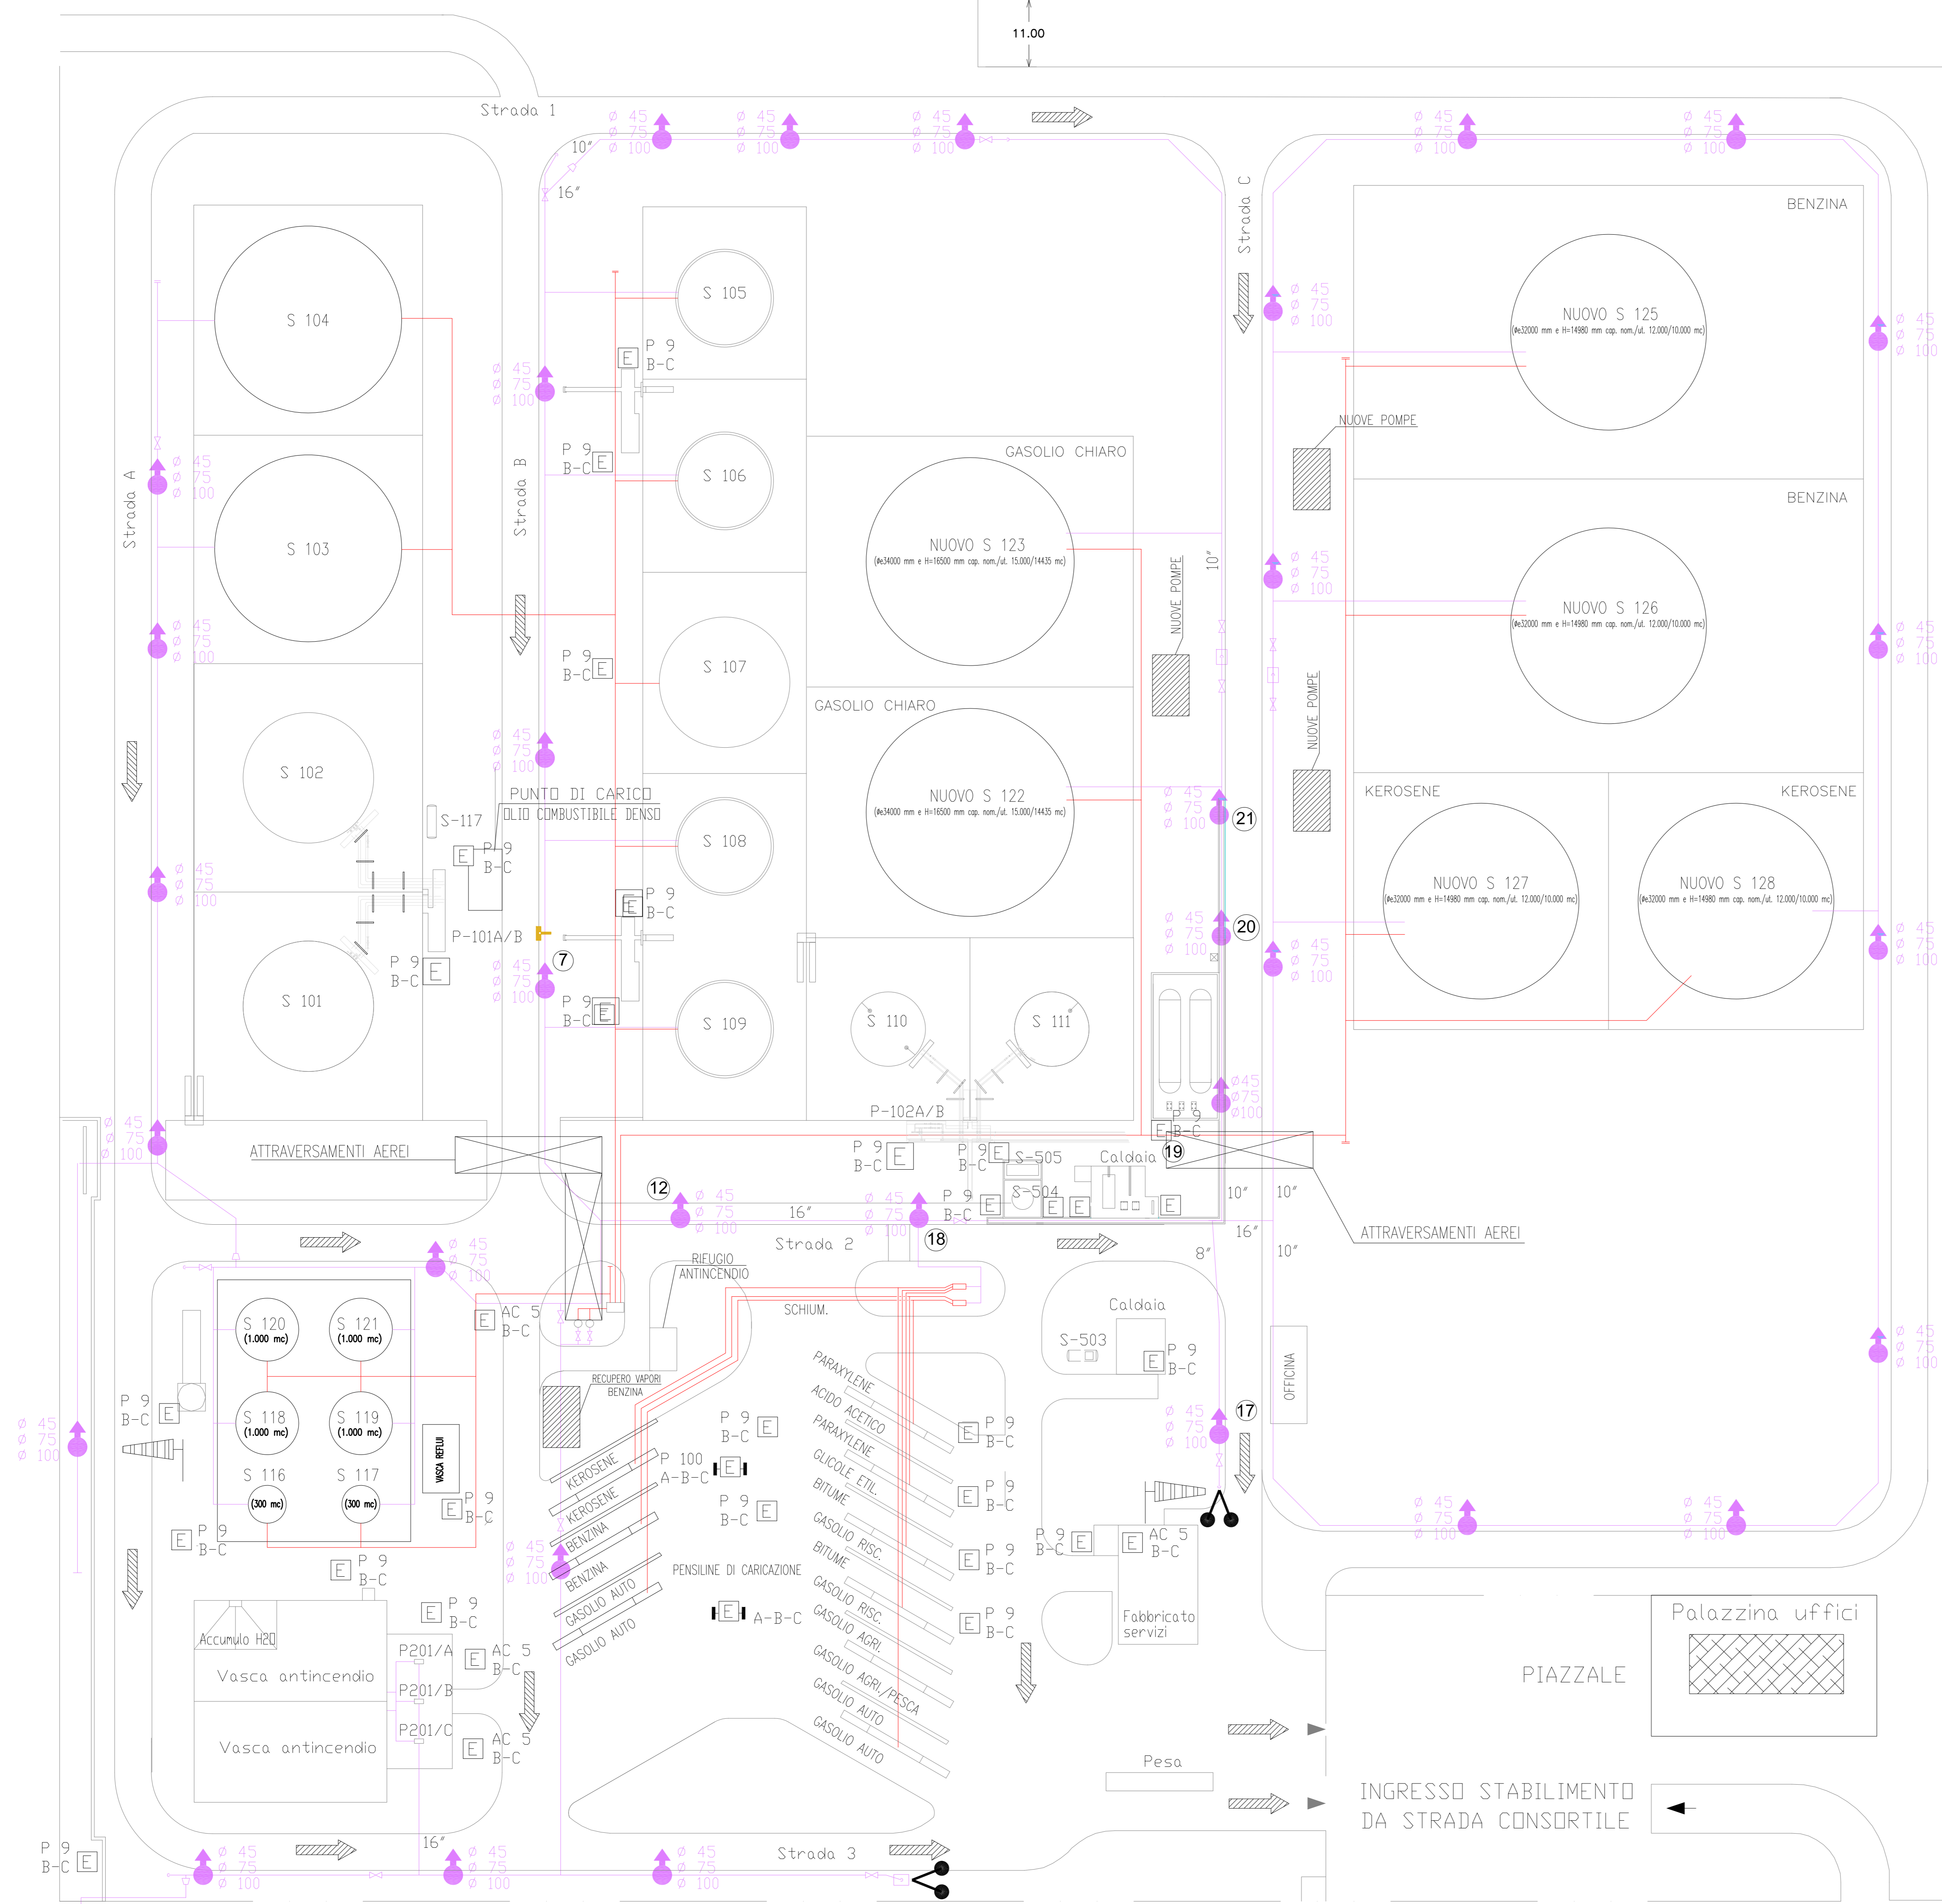

**LEGENDA**

- LINEA SCHIUMA ANTINCENDIO
- LINEA H<sub>2</sub>O ANTINCENDIO
- ⊕ IDRANTI SOPRASUOLO
- ☒ ESTINTORE PORTATILE
- ☒ ESTINTORE CARRELLATA
- ➡ VIA DI USCITA
- MANICA A VENTO
- DISTANZA DI PROTEZIONE
- ⚡ ATTACCO V.V.F. UNI 70
- 🚒 SPINGARDINA ORIENTABILE MONTATA SU CARRELLO MOBILE

INQUADRAMENTO E PLANIMETRIA GENERALE STABILIMENTO IVI PETROLIFERA S.p.A. (SCALA 1:100)

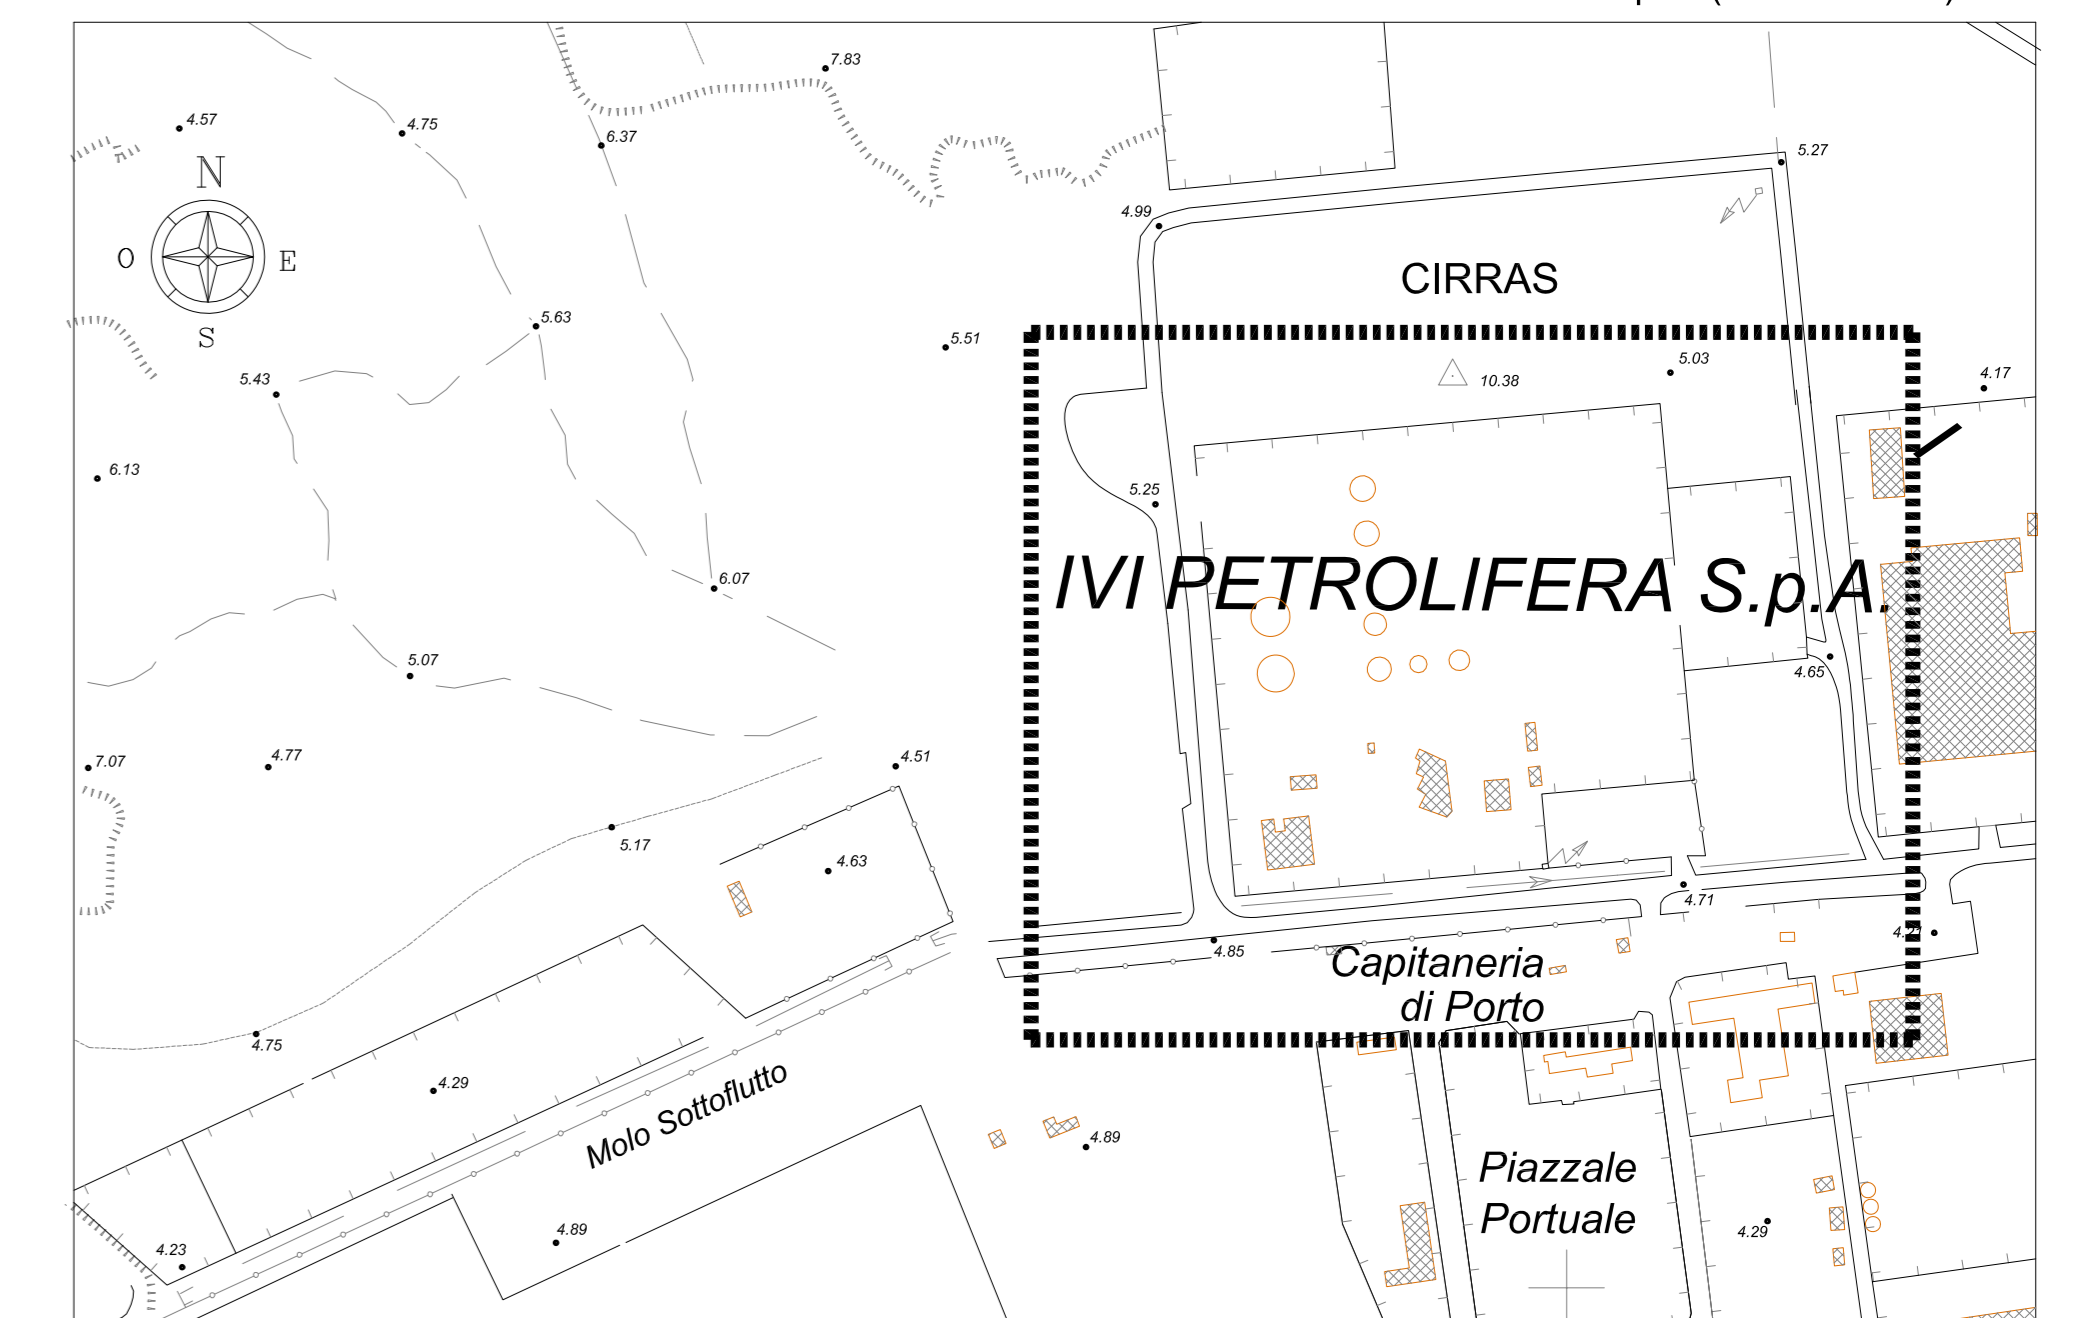

REV.	DATA	DESCRIZIONE	STABILIMENTO	DISegnATO	CONTR.	APPR.
0	08.03.14	EMISSIONE e PREVENZIONE INCENDI				
			STABILIMENTO			
			IMPIANTO			
			DEPOSITO			

STUDIO	IVI PETROLIFERA S.p.A.	IVI - S. GIUSTA	SOCIETA' DI INGEGNERIA
Dot. Ing. A. Fiori	Località Cirras - 07026 Santa Giusta Tel. 0783/95164 - Fax. 0783/97767	DEPOSITO	STUDIO FIORI
DESCRIZIONE DISEGNO	MISURE PREVENZIONE INCENDI PLANIMETRIA GENERALE DEPOSITO		
DIS.	CB - 019 - 2014	FOGLIO	SCALA
		1 di 1	1:500